


PLANTA BAIXA - GINÁSIO POLIESPORTIVO 2 - TÉRREO
 ÁREA: 1.675,00m²
 ESCALA: 1:100

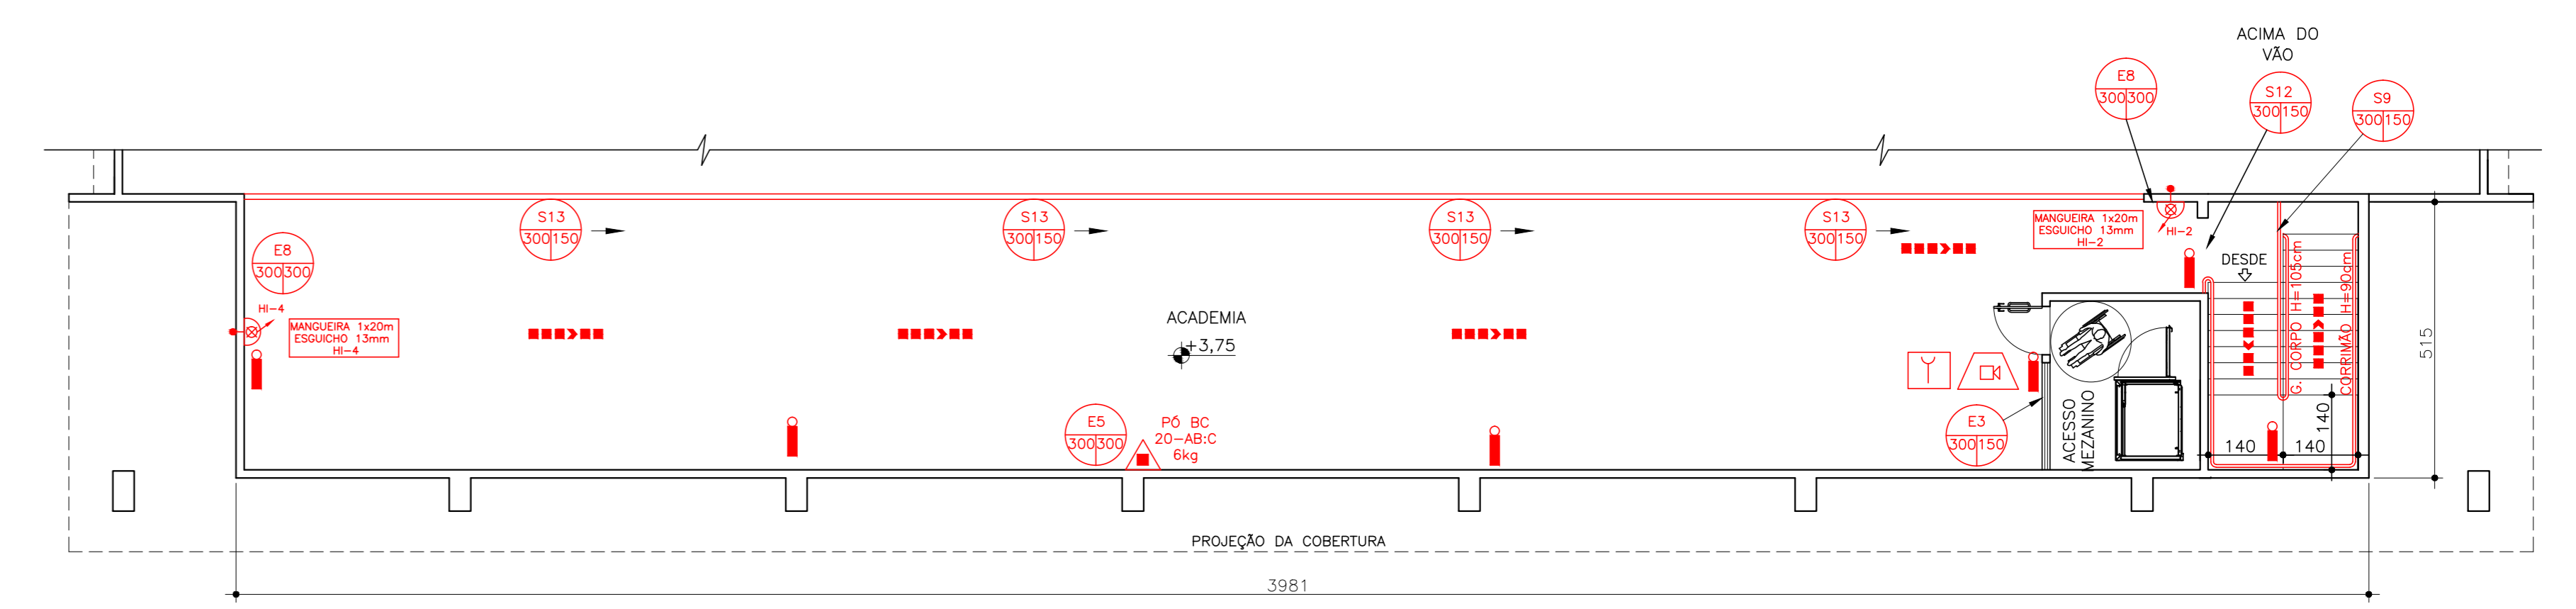


PLANTA BAIXA - GINÁSIO POLIESPORTIVO 2 - MEZANINO
 ÁREA: 211,00m²
 ESCALA: 1:100

QUADRO DE ÁREAS		
GINÁSIO POLIESPORTIVO 1 - 1º PAVTO		2.642,00m ²
GINÁSIO POLIESPORTIVO 1 - TERREO 1		580,00m ²
GINÁSIO POLIESPORTIVO 1 - TERREO 2		731,00m ²
GINÁSIO POLIESPORTIVO 2 - 1º PAVTO		1.675,00m ²
GINÁSIO POLIESPORTIVO 2 - TERREO		211,00m ²
VESTIÁRIO MASCULINO		77,00m ²
VESTIÁRIO FEMININO		77,00m ²
ESPORTARIA		58,00m ²
CHURRASQUEIRA		43,00m ²
CANTINA		23,00m ²
BANHEIRO PNE		12,00m ²
ÁREA TOTAL		6.133,00m ²

SIMBOLOGIA	
	EXTINTOR CARGA DE PÓ BC 6kg
	EXTINTOR CARGA DE PÓ ABC 6kg
	EXTINTOR DE CARGA D'ÁGUA AP-2A 10 LITROS
	PONTO DE ILUMINAÇÃO DE EMERGÊNCIA
	DIREÇÃO DO FLUXO DA ROTA DE FUGA
	SALIDA FINAL DA ROTA DE FUGA
	AVISADOR SONORO TIPO SIRENE
	ACIONADOR MANUAL DO SISTEMA DE DETECÇÃO E ALARME
	RESERVA DE INCÊNDIO
	HIDRANTE SIMPLES
	BÔMBEA DE INCÊNDIO
	HIDRANTE DE RECALQUE SEM VÁLVULA DE REENÇÃO



PLANTA DE COBERTURA DOS HIDRANTES
 ESCALA: 1:500

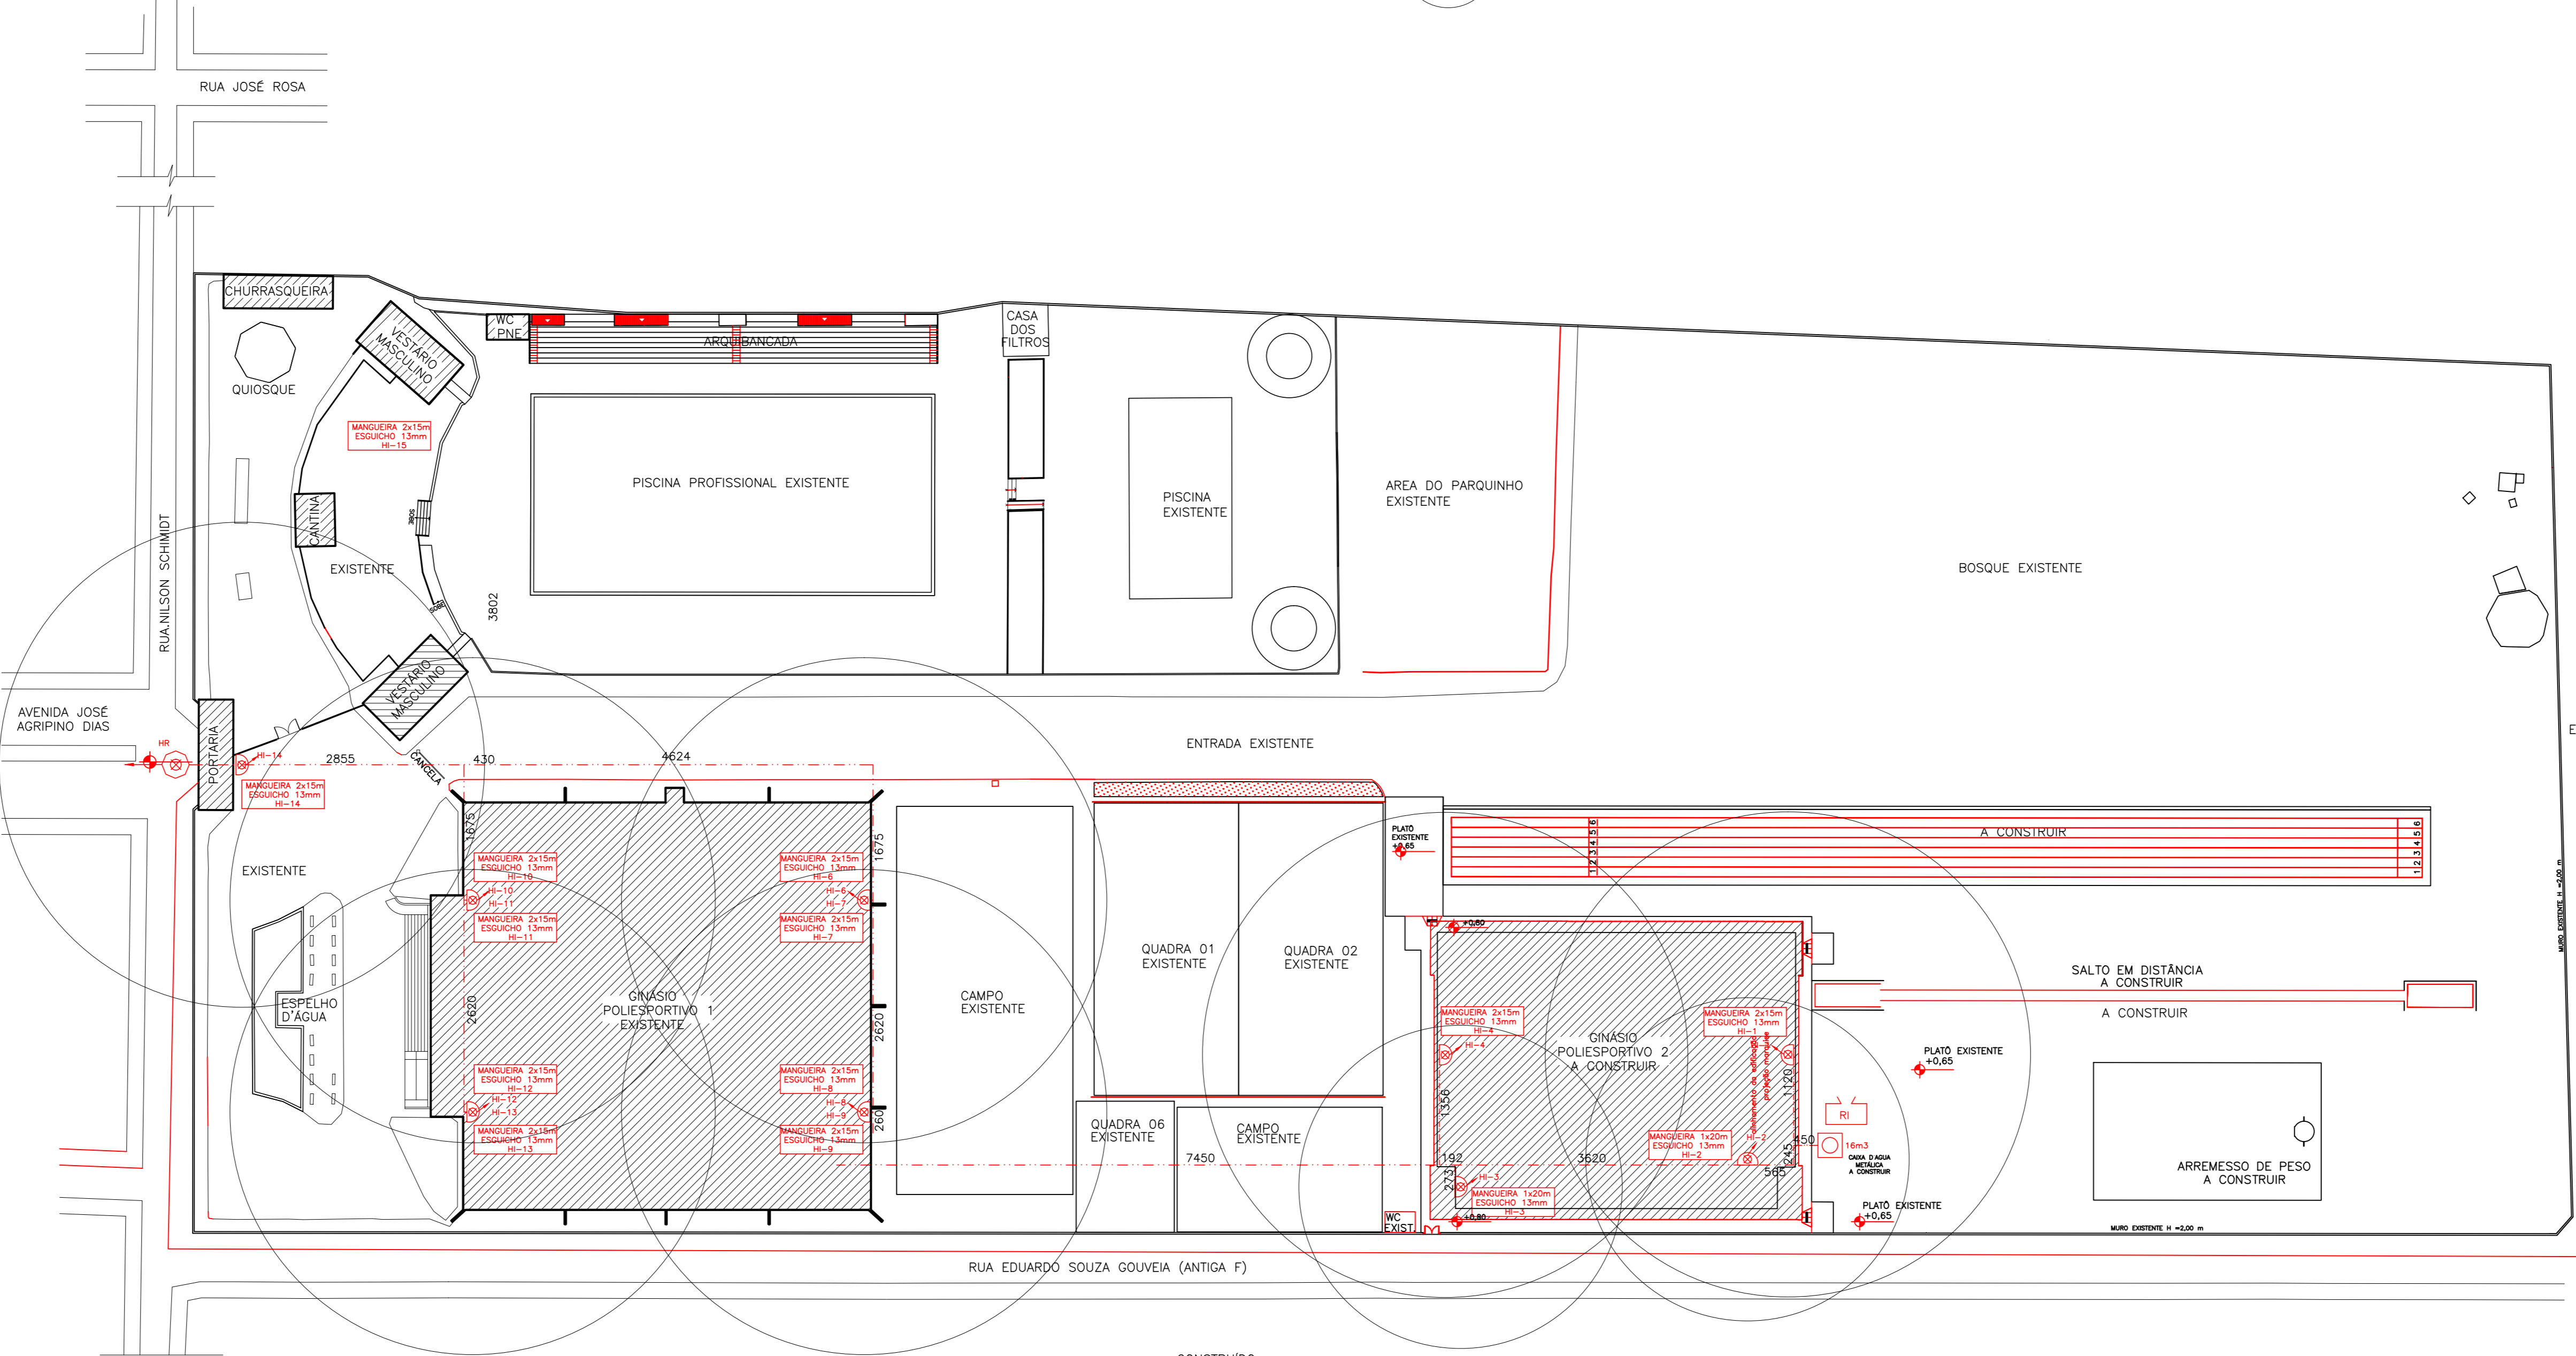

NOTA

CLASSIFICAÇÃO	APLICADO	ARQUIVO
a		
b		
c		
DATA	EXECUT.	VISTO
		APROV.

ALTERAÇÕES

PROPRIETÁRIO/RESPONSÁVEL PELO USO
 PREFEITURA MUNICIPAL DE POUSO ALEGRE - PRAÇA DE ESPORTES
 CNPJ 18675983/0001-21
 ENDEREÇO DA EDIFICAÇÃO
 RUA NILSON SCHMIDT S/Nº
 BAIRRO JARDIM OLÍMPICO
 CEP 37.500-000 POUSO ALEGRE - MG

ONEPP
 CONSULTORIA
 RUA FRANK WOLFF GODOY
 18670963/0001-21
 LUIZ CARLOS
 DATA: JUNHO / 2015

PREFEITURA MUNICIPAL DE POUSO ALEGRE
 PRAÇA DE ESPORTES
 PROJETO DE SEGURANÇA CONTRA INCÊNDIO E PÂNICO
 PROJETO TÉCNICO

ESCALA	INDICADA
Nº	04
FOLHA	04 de 04