




PROJETO DE PREVENÇÃO E COMBATE A INCÊNDIO E PÂNICO - CONSTRUÇÃO DA UBS DO BAIRRO MORUMBI
ESCALA INDICADA

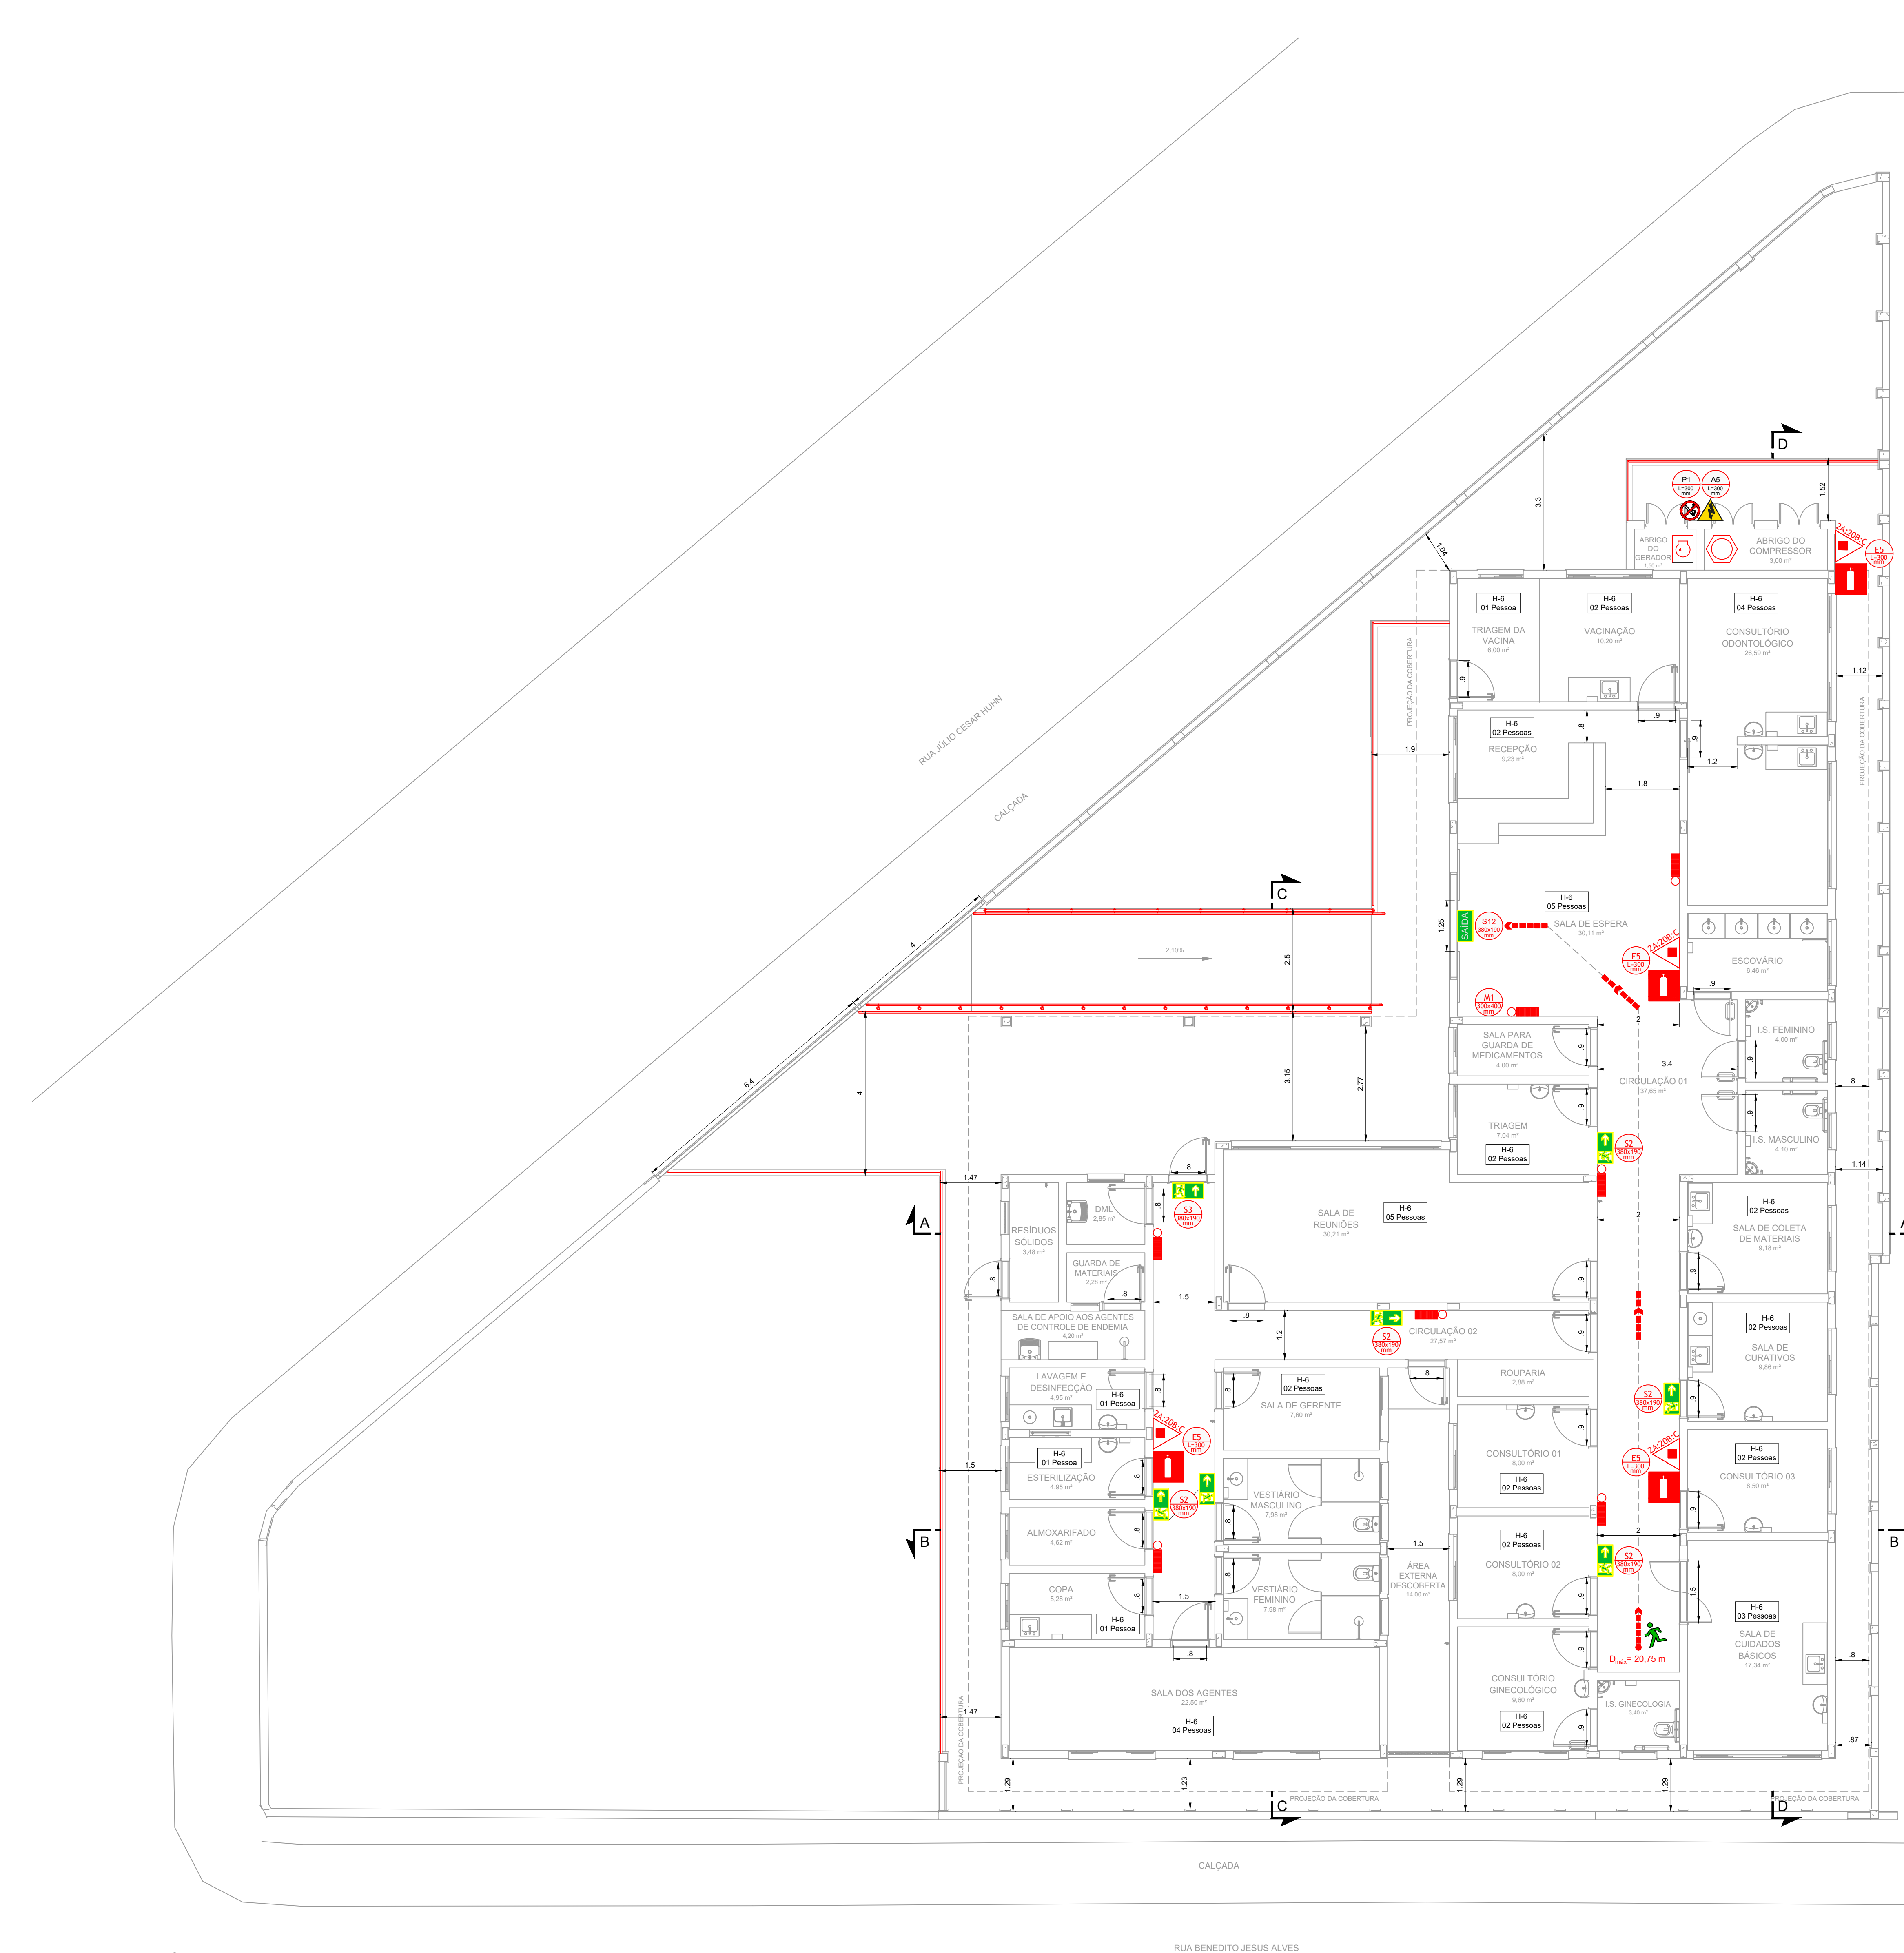


PLANTA BAIXA - TÉRREO
Escala: 1:75

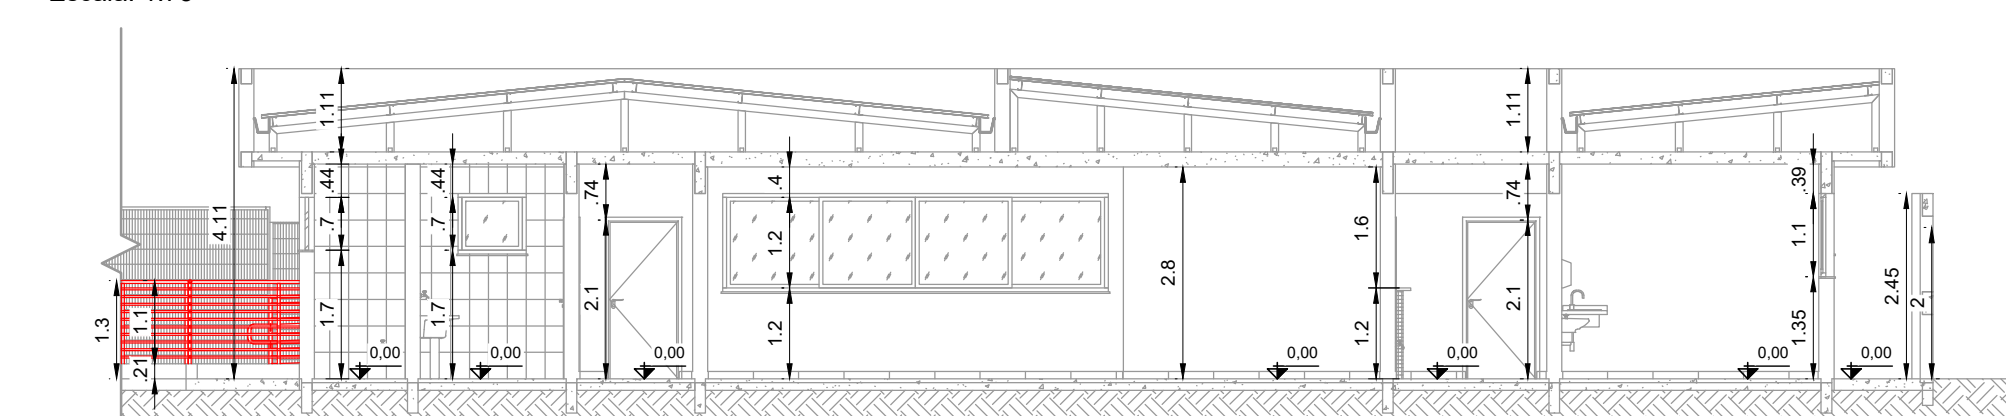


CORTE AA
Escala: 1:100

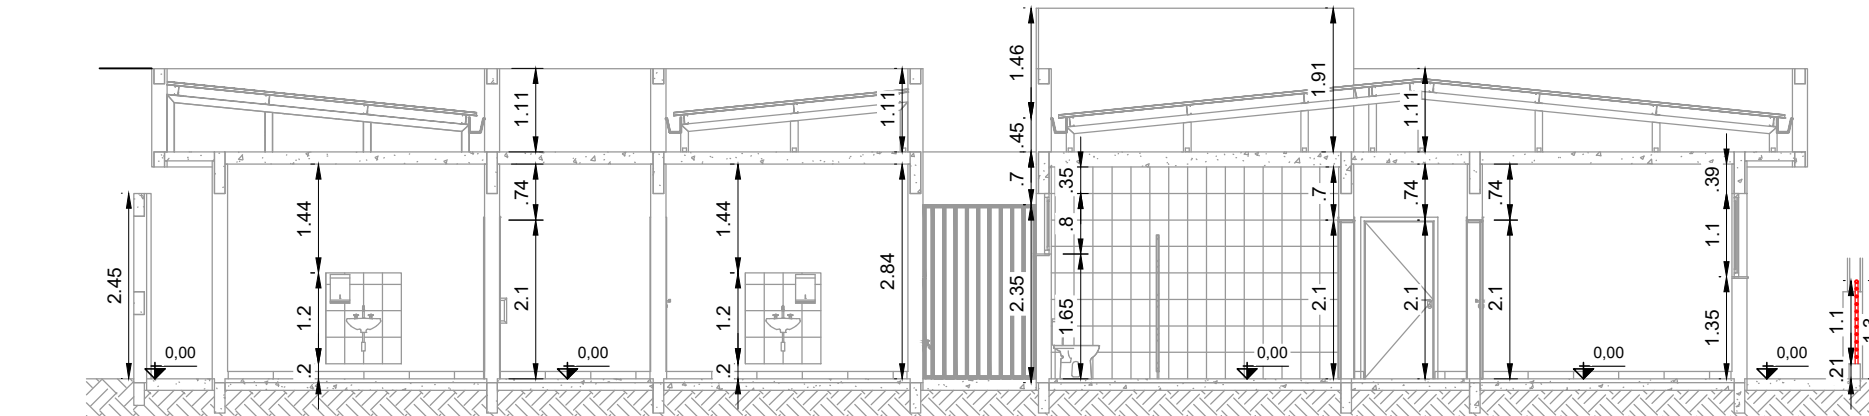


CORTE BB
Escala: 1:100

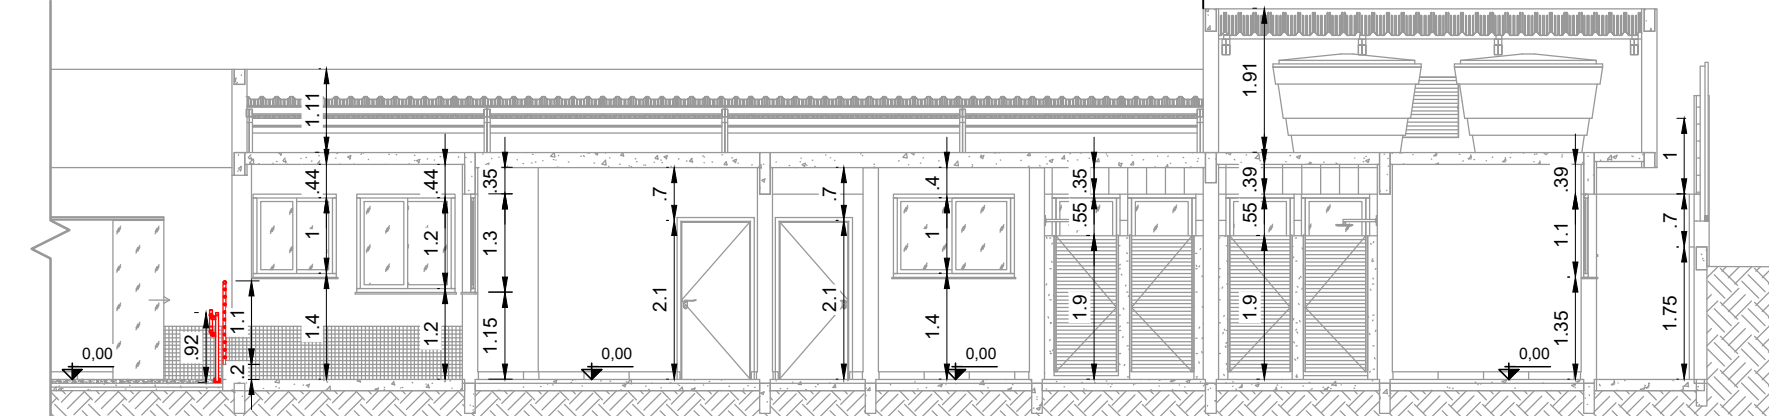


CORTE CC
Escala: 1:100

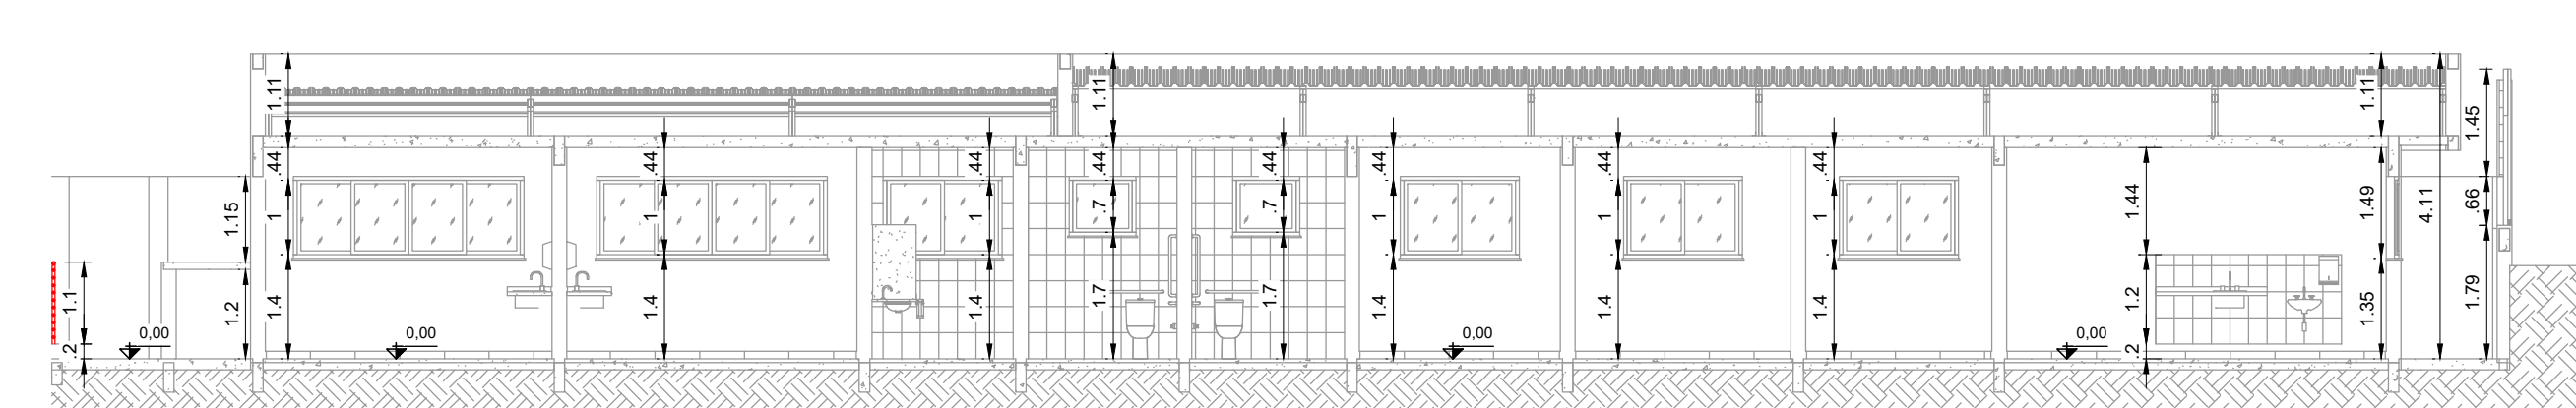




CORTE DD
Escala: 1:100

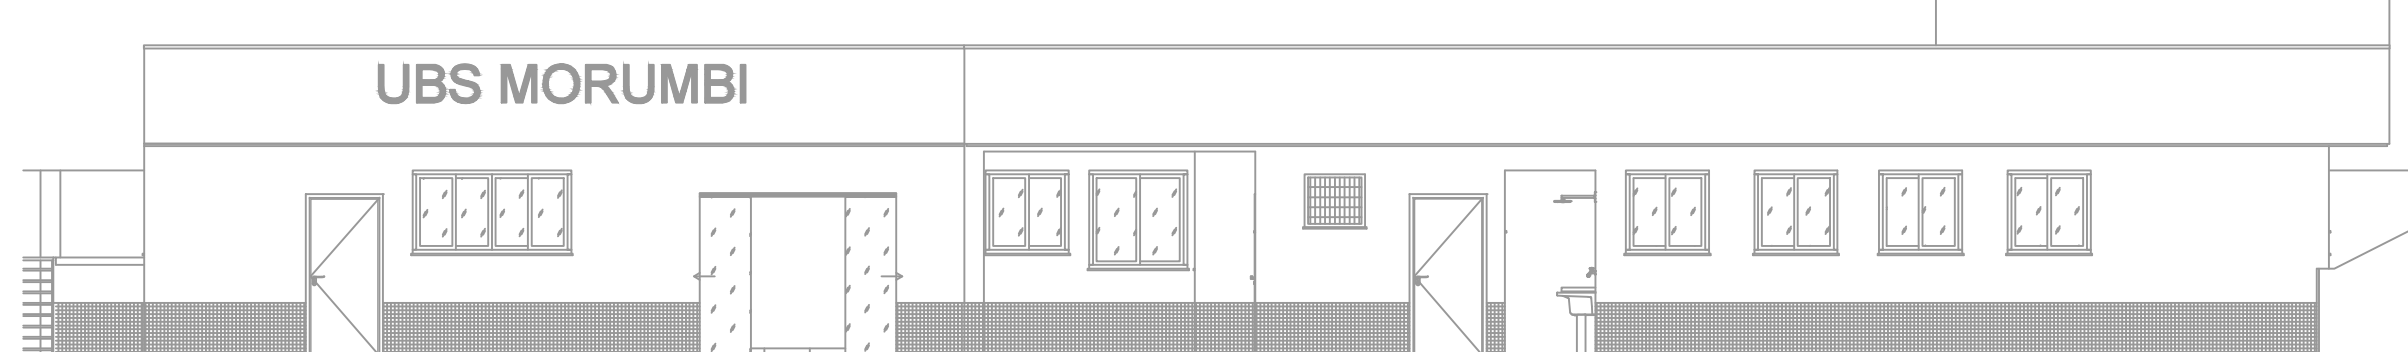

FACHADA
Escala: 1:100

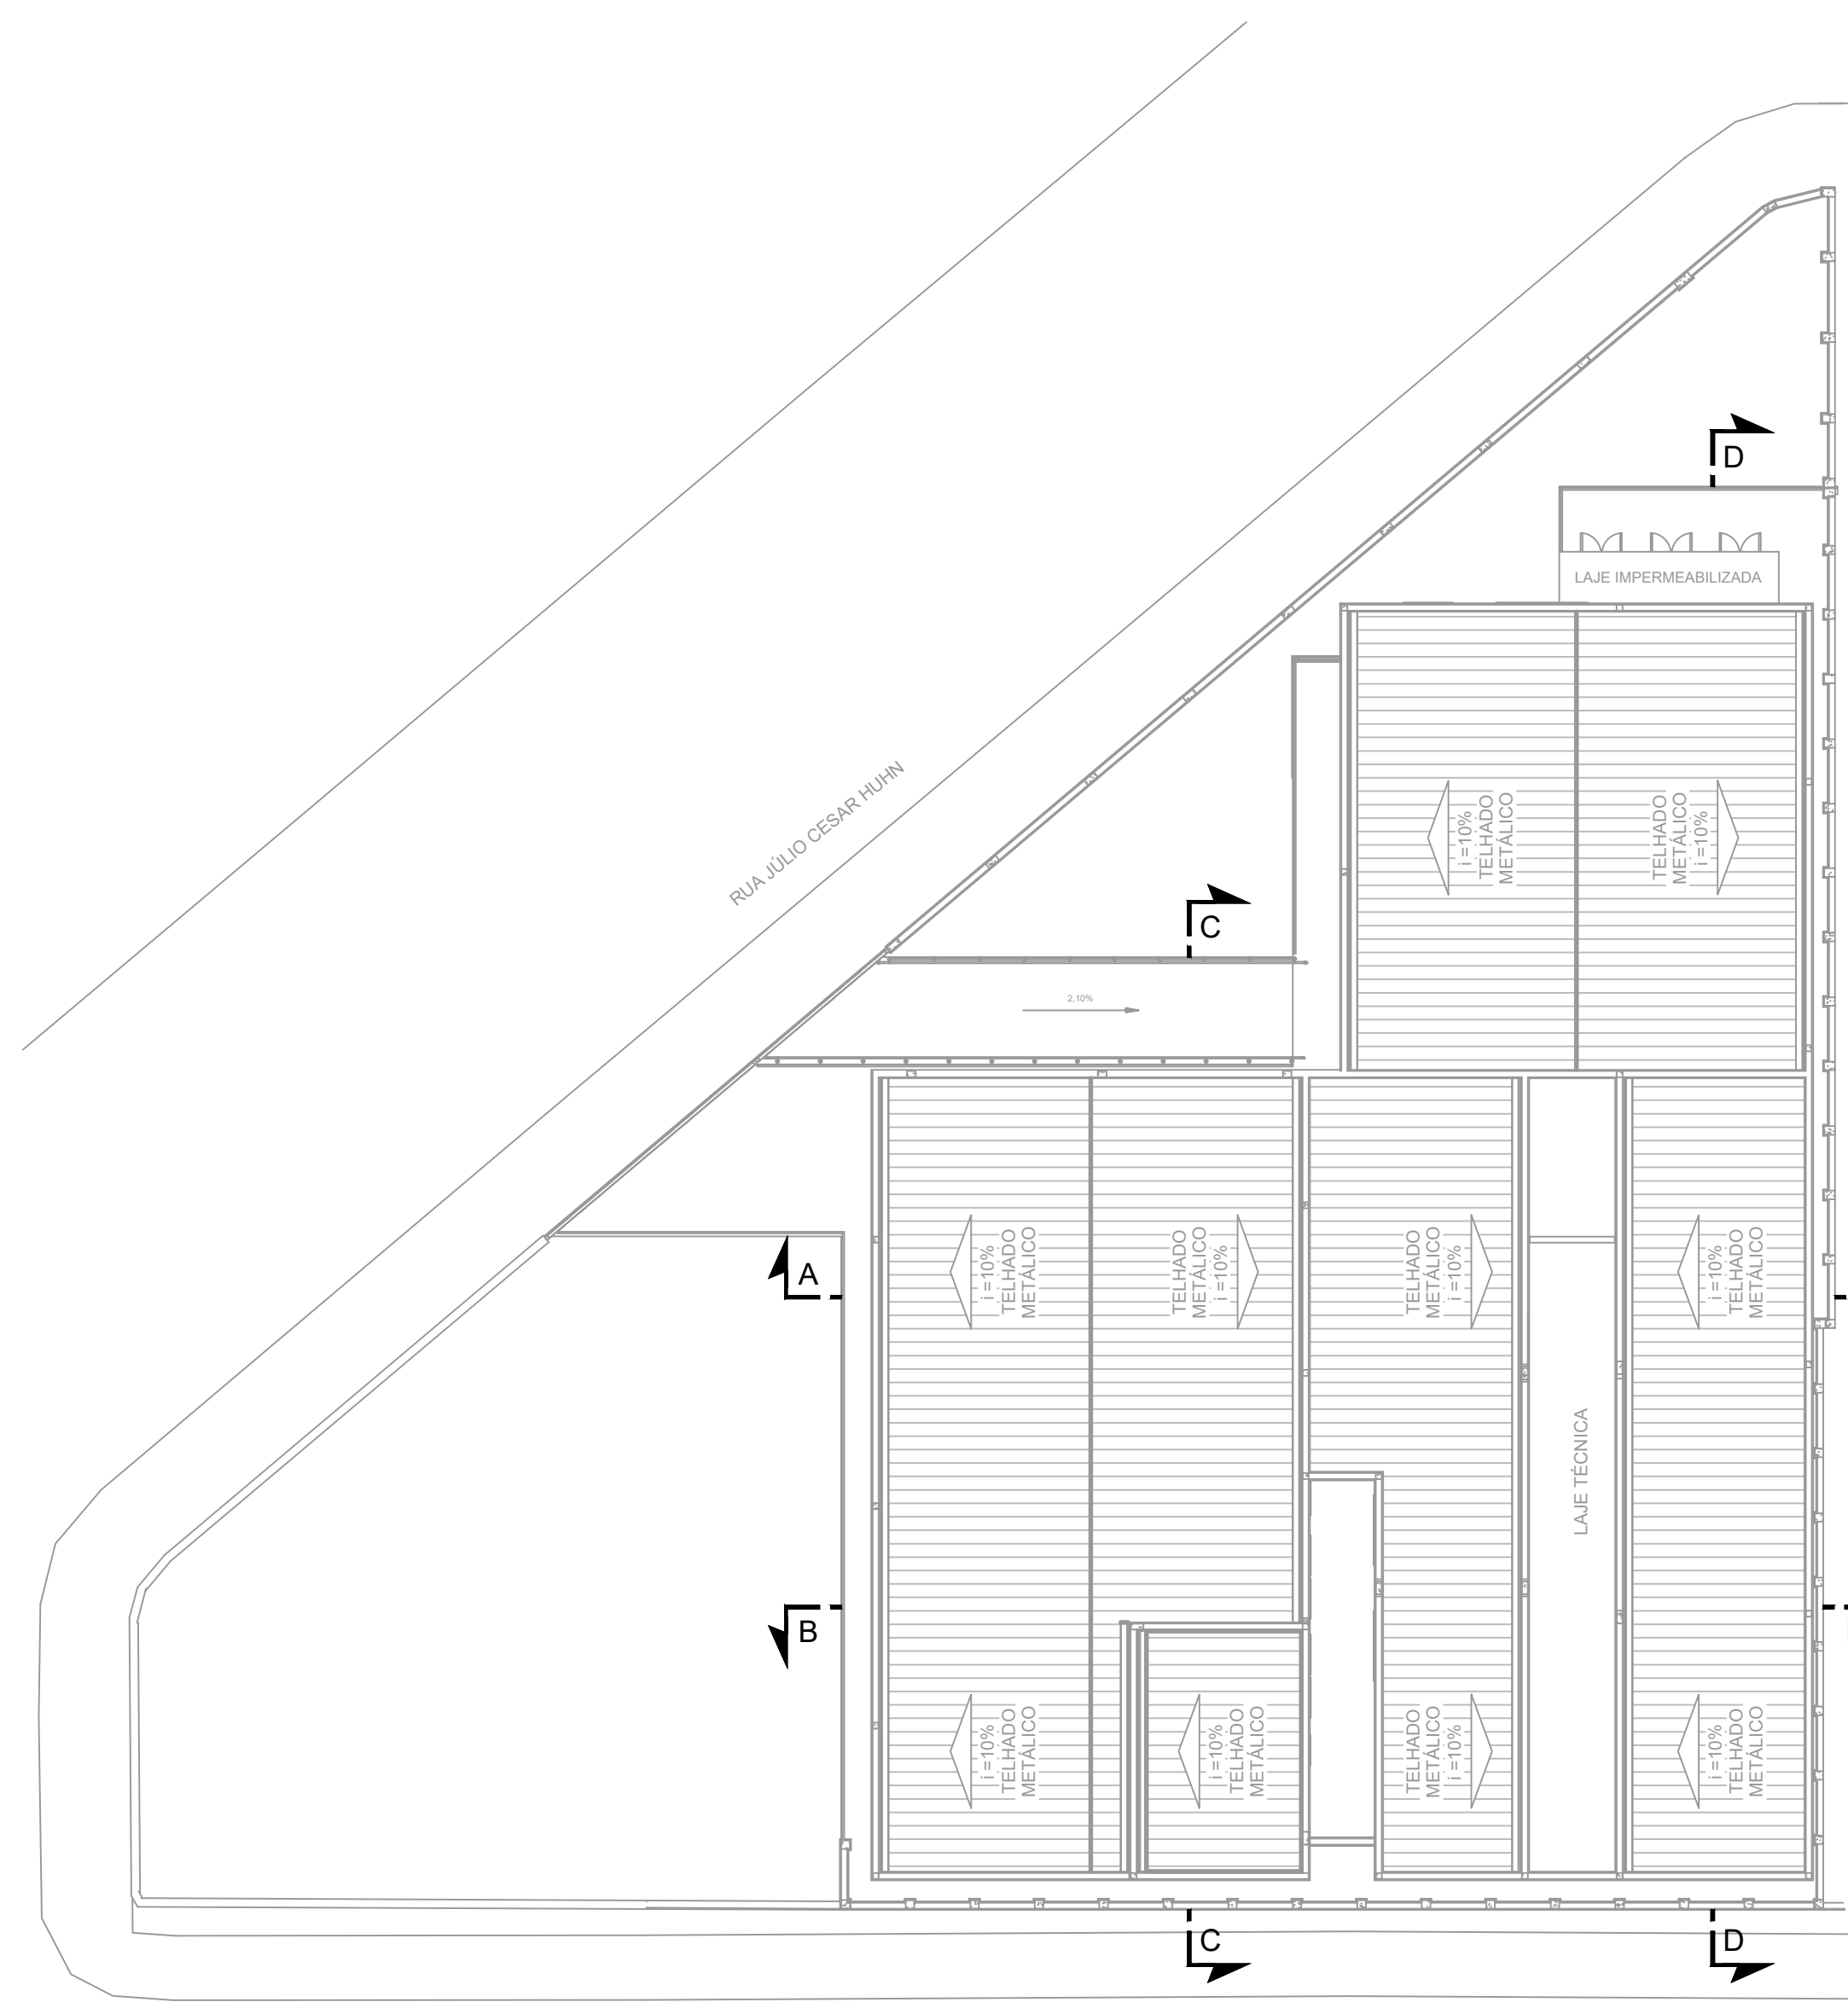

PLANTA BAIXA - COBERTURA
Escala: 1:150

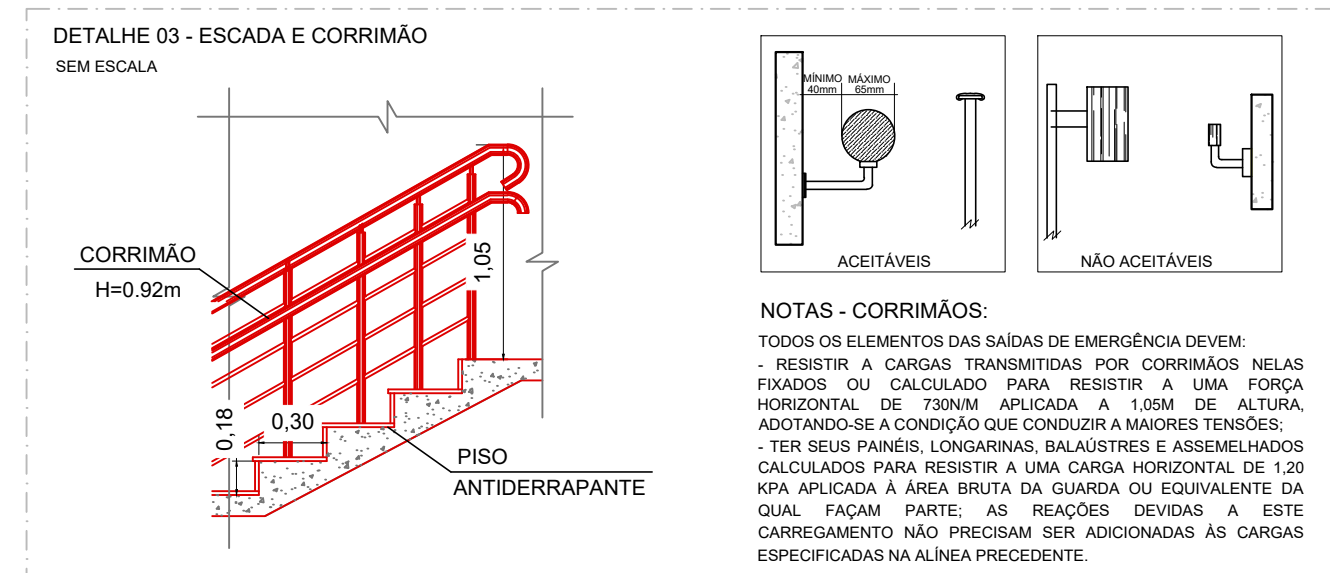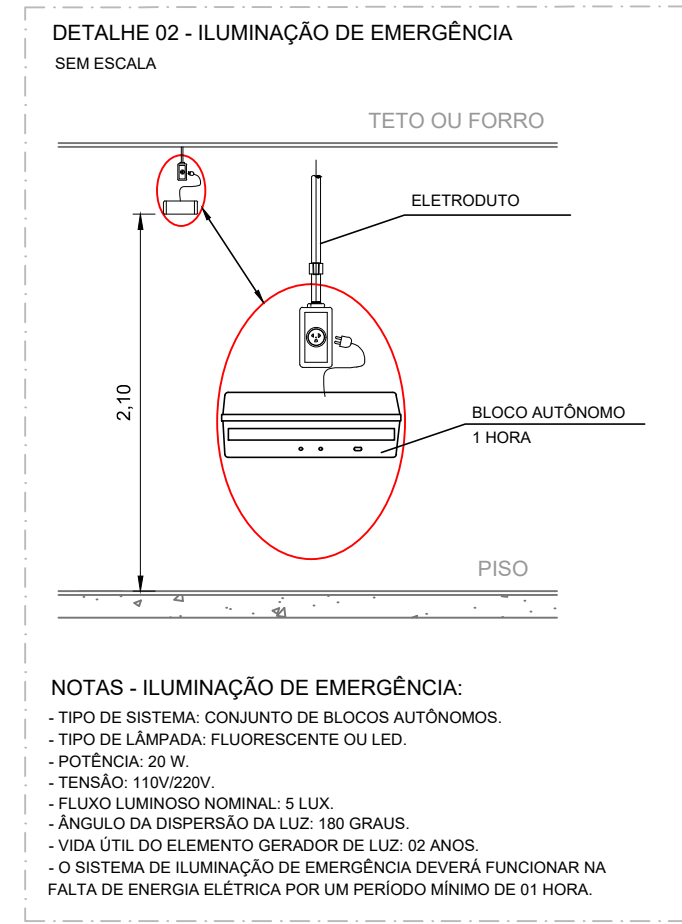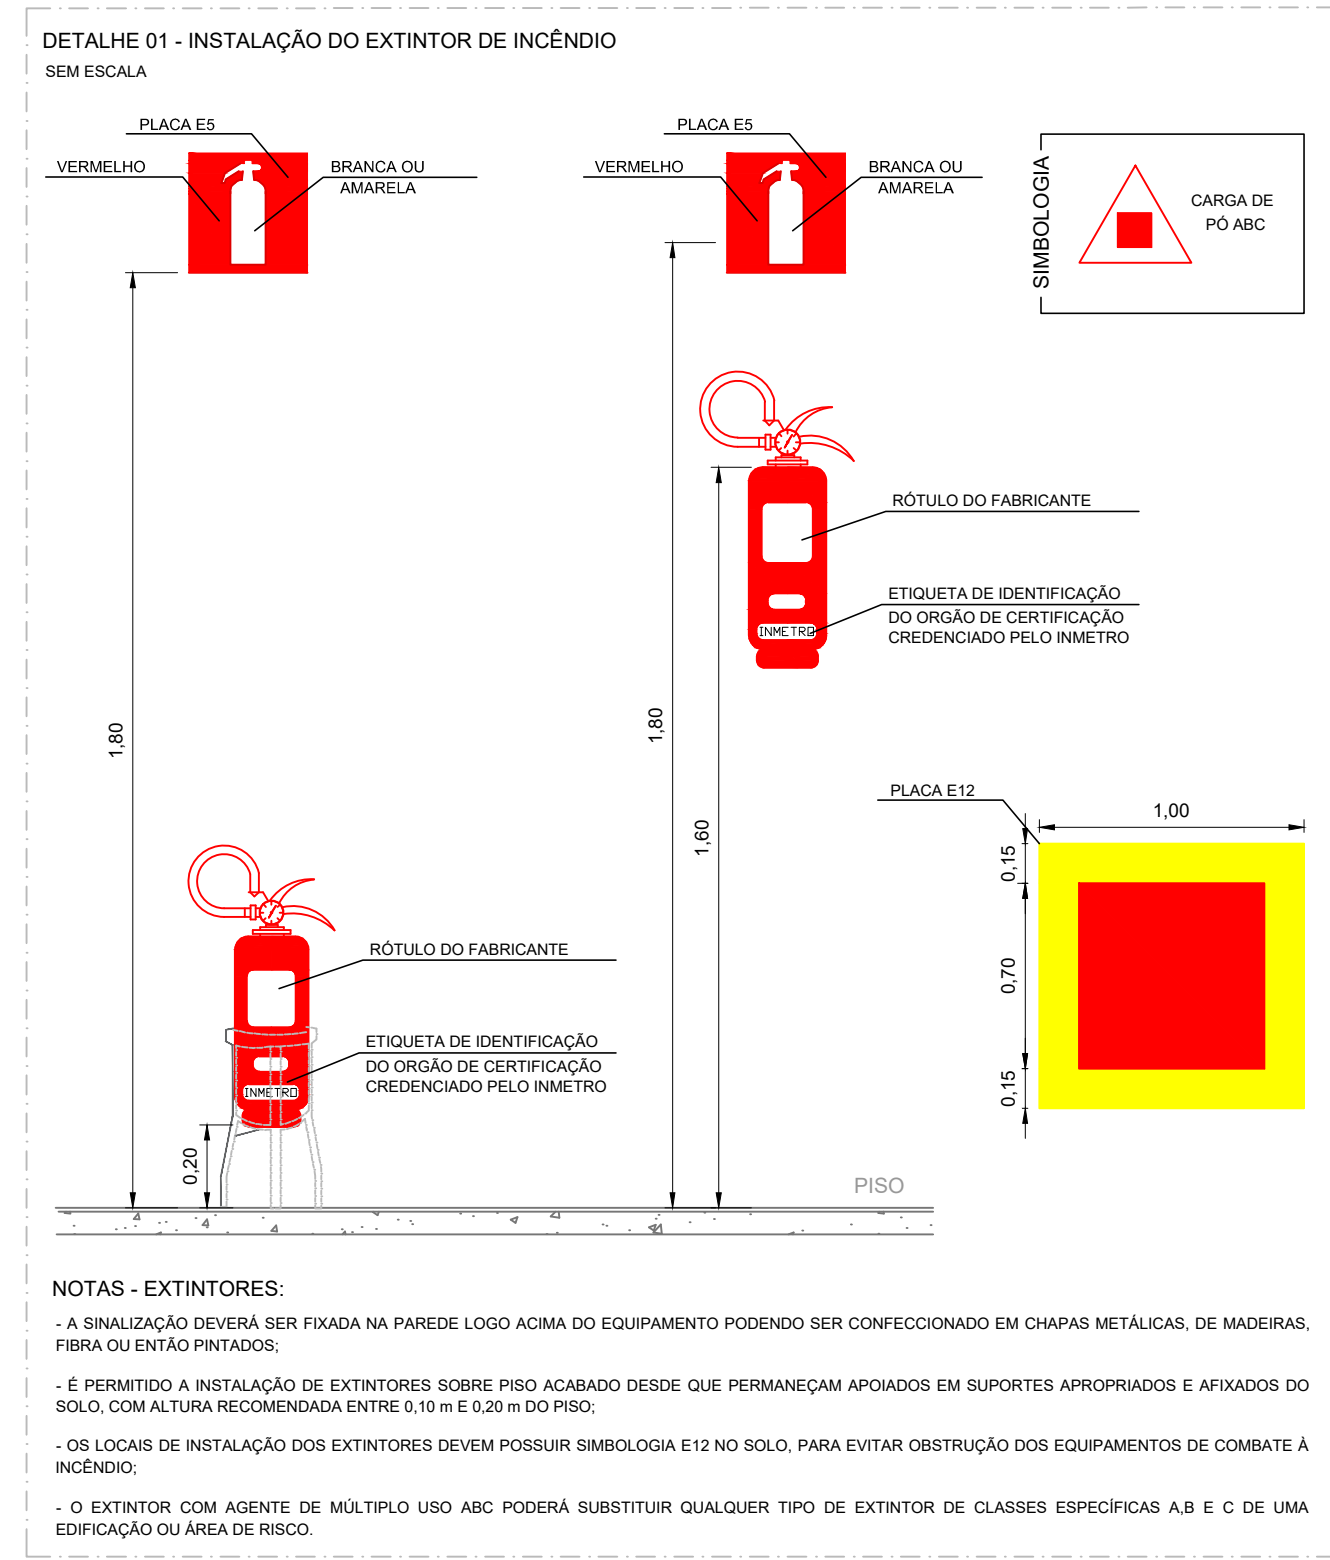

QUADRO INFORMATIVO DE MEDIDAS DE SEGURANÇA				
INFORMATIVO - MEDIDAS DE SEGURANÇA				
EXTINTORES		04 UNIDADES - CARGA DE PÓ ABC 2A 20B C CONFORME IT-18		
ILUMINAÇÃO DE EMERGÊNCIA		07 UNIDADES CONFORME IT-13		
ALARME E DETECÇÃO		NÃO SE APLICA		
HIDRANTES		NÃO SE APLICA		
SINALIZAÇÃO DE EMERGÊNCIA		19 UNIDADES CONFORME IT-15		
BRIGADA DE INCÊNDIO		NÃO SE APLICA		
CLASSIFICAÇÃO				
GRUPO	Ocupação	Divisão	Descrição	Exemplos
H	Serviço de Saúde e Institucional	H - 6	CLÍNICAS MÉDICAS E CONSULTÓRIOS (EM GERAL, TODOS SEM INTERNAÇÃO)	UNIDADE BÁSICA DE SAÚDE
CARGA DE INCÊNDIO - IT 09				
Ocupação/uso	Descrição	Divisão	Carga de Incêndio em MJ/m²	
Serviço de Saúde e Institucional	CLÍNICAS MÉDICAS E CONSULTÓRIOS EM GERAL (TODOS SEM INTERNAÇÃO)	H - 6	200	
CLASSIFICAÇÃO DAS EDIFICAÇÕES E ÁREAS DE RISCO QUANTO A CARGA DE INCÊNDIO				
Risco	CARGA DE INCÊNDIO MJ/m²			
BAIXO	200			
CONTROLE DE MATERIAIS DE ACABAMENTO E REVESTIMENTO				
PISO	ACABAMENTO	NÃO SE APLICA		
	REVESTIMENTO	NÃO SE APLICA		
PAREDE	ACABAMENTO	NÃO SE APLICA		
	REVESTIMENTO	NÃO SE APLICA		
TETO E FORRO	REVESTIMENTO	NÃO SE APLICA		

SIMBOLOGIA PARA A SINALIZAÇÃO DE EMERGÊNCIA						
SINALIZAÇÃO DE PROIBIÇÃO						
CÓDIGO	INSTALADOS	IDENTIF.	SÍMBOLO	SIGNIFICADO	FORMA E COR	APLICAÇÃO
P1	01	P1 (02 Pessoas)		PROIBIDO FUMAR	SÍMBOLO: CIRCULAR FUNDO BRANCO PICTOGRAMA: CIGARRO EM CIGARILHEIRA PICTOGRAMA: CIGARRO EM CIGARILHEIRA PICTOGRAMA: CIGARRO EM CIGARILHEIRA	TODOS OS LUGARES ONDE FUMAR PODE AUMENTAR O RISCO DE INCÊNDIO
SINALIZAÇÃO DE ALERTA						
A5	01	A5 (02 Pessoas)		CUIDADO, RISCO DE CHOQUE ELÉTRICO	SÍMBOLO: TRIÂNGULO FUNDO AMARELO PICTOGRAMA: RAIO EM CÍRCULO PICTOGRAMA: RAIO EM CÍRCULO PICTOGRAMA: RAIO EM CÍRCULO	PRÓXIMO ÀS INSTALAÇÕES ELÉTRICAS QUE OFERECER RISCO DE CHOQUE
SINALIZAÇÃO DE ORIENTAÇÃO E SALVAMENTO						
CÓDIGO	INSTALADOS	IDENTIF.	SÍMBOLO	SIGNIFICADO	FORMA E COR	APLICAÇÃO
S2	06	S2 (02 Pessoas)		SAÍDA DE EMERGÊNCIA	PLACA COM SIMBOLOGIA RETANGULAR, FUNDO VERDE E FOTOLUMINESCENTE	INDICAÇÃO DE UMA SAÍDA DE EMERGÊNCIA
S3	01	S3 (02 Pessoas)		SAÍDA DE EMERGÊNCIA	PLACA COM SIMBOLOGIA RETANGULAR, FUNDO VERDE E FOTOLUMINESCENTE	INDICAÇÃO DE UMA SAÍDA DE EMERGÊNCIA A SER FICADA ACIMA DA PORTA, PARA INDICAR SEU ACESSO
S12	01	S12 (02 Pessoas)		SAÍDA DE EMERGÊNCIA	SÍMBOLO: RETANGULAR FUNDO VERDE MENSAGEM: SAÍDA	INDICAÇÃO DA SAÍDA DE EMERGÊNCIA COM OU SEM COMPLEMENTAÇÃO DO PICTOGRAMA FOTOLUMINESCENTE (SETA OU IMAGEM, AMBOS)
SINALIZAÇÃO DE EQUIPAMENTOS DE COMBATE A INCÊNDIO						
CÓDIGO	INSTALADOS	IDENTIF.	SÍMBOLO	SIGNIFICADO	FORMA E COR	APLICAÇÃO
E5	04	E5 (02 Pessoas)		EXTINTOR DE INCÊNDIO	SÍMBOLO: QUADRADA FUNDO VERMELHO PICTOGRAMA: FOTOLUMINESCENTE	INDICAÇÃO DE LOCALIZAÇÃO DOS EXTINTORES DE INCÊNDIO
E12	04	E12 (02 Pessoas)		EXTINTOR DE INCÊNDIO	SÍMBOLO: QUADRADA FUNDO VERMELHO PICTOGRAMA: FOTOLUMINESCENTE	INDICAÇÃO DE LOCALIZAÇÃO DOS EQUIPAMENTOS DE COMBATE A INCÊNDIO
SINALIZAÇÃO COMPLEMENTAR						
CÓDIGO	INSTALADOS	IDENTIF.	SÍMBOLO	SIGNIFICADO	FORMA E COR	APLICAÇÃO
M1	01	M1 (02 Pessoas)		VER DETALHE SINALIZAÇÃO CONTRA INCÊNDIO NA ESPECIFICAÇÃO	SÍMBOLO: QUADRADA OU RETANGULAR FUNDO VERDE MENSAGEM: INDICANDO NÚMERO DO PAVIMENTO	NA ENTRADA PRINCIPAL DA EDIFICAÇÃO

 



 


CÁLCULO DE SAÍDAS PARA ACESSOS E DESCARGAS
 $N = 4580 = 0,75$ unidades de passagem. Logo, $N < 2$
 $L = 1,10$ metros.


CÁLCULO DE SAÍDAS PARA ESCADAS E RAMPAS
 $N = 4545 = 1,00$ unidades de passagem. Logo, $N < 2$
 $L = 1,10$ metros.

CÁLCULO DE SAÍDAS PARA PORTAS
 $N = 45100 = 0,45$ unidades de passagem. Logo, $N < 2$
 $L = 1,10$ metros.

QUADRO DE ÁREAS

ÁREA TERRENO	971,32 m²
ÁREA A CONSTRUIR	518,21 m²

LEGENDA SÍMBOLOS GRÁFICOS		
ITEM	INSTALADOS	SÍMBOLO
CARGA DE PÓ ABC	04	
ILUMINAÇÃO DE EMERGÊNCIA	07	
ILUMINAÇÃO DE EMERGÊNCIA	07	
SINALIZAÇÃO DE ROTA DE FUGA	01	
PISO DO FLUXO DA ROTA DE FUGA	01	
DIREÇÃO DO FLUXO DA ROTA DE FUGA	01	
FINAL DA ROTA DE FUGA	01	

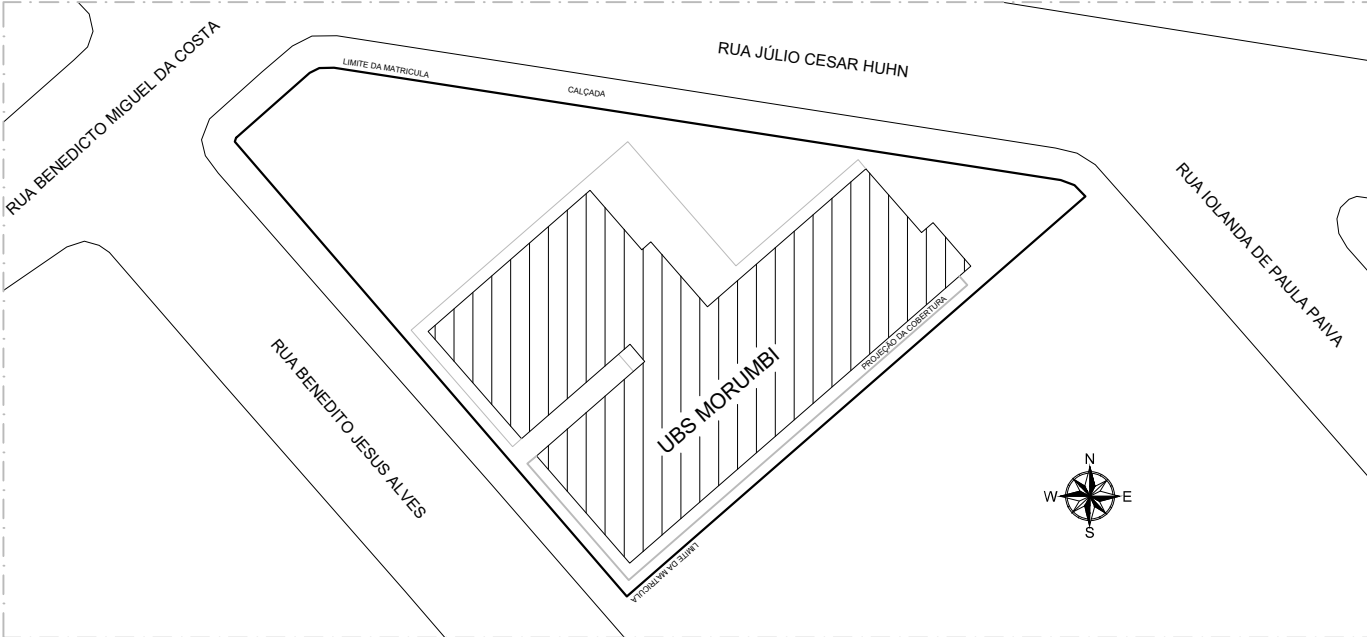

PLANTA BAIXA - SITUAÇÃO
Escala: 1:500

- NOTAS
- MEDIDAS E NÍVEIS EM METROS;
 - VERIFICAR DETALHES PARA INSTALAÇÃO DOS ELEMENTOS DE SEGURANÇA;
 - ALTERAÇÕES NESTE PROJETO SOMENTE COM AUTORIZAÇÃO EXPRESSA DA EMPRESA PROJETISTA;

- REFERÊNCIAS:
- PLANILHA DE QUANTITATIVOS;
 - MEMORIAL DESCRITIVO E ESPECIFICAÇÕES TÉCNICAS.

REV. 02	20/05/25	ADAPTAÇÃO DE PROJETO APÓS ANÁLISE DO ESTADO	D
REV. 01	13/09/24	ALTERAÇÕES CONFORME SOLICITAÇÕES DA VIGILÂNCIA SANITÁRIA NO PROJ. ARQUITETÔNICO	D
REV. 00	01/11/23	VERSÃO INICIAL	R
REVISÃO DATA	DESCRIÇÃO		
CLIENTE			
			
Prefeitura Municipal de Pouso Alegre			
PROJETO		COORDENAÇÃO DE PROJETOS	
		DENIS DE SOUZA SILVA CREA-MG-127.216/D	
Rua Cel. Joaquim Francisco - nº 341 Barro Velho CEP 37511-062 - Itajubá MG Tel: (35) 2143-6007 www.dacengenharia.com.br		ALOISIO C. FERREIRA CREA-MG-87.132/D	
		RESPONSÁVEL TÉCNICO	
		RAFAEL B. CARREIRA CAU 05415541-5	
EMPENHAMENTO			
CONSTRUÇÃO DA UBS DO BAIRRO MORUMBI			
ENDEREÇO		DISCIPLINA	
RUA JÚLIO CESAR HUNH, BAIRRO MORUMBI		PPCIP	
POUSO ALEGRE - MINAS GERAIS		FASE DO PROJETO	
ASSUNTO		EXECUTIVO	
PLANTA BAIXA - TÉRREO, COBERTURA E SITUAÇÃO		FOLHA Nº	
CORTES E FACHADAS		ÚNICA	
DETALHES, TABELAS E NOTAS			
DATA INICIAL	01/11/2023	ARQUIVO	DAC-PPCIP-MR-PE-INC-R02.DWG
INDICADA		REVISÃO	