



PLANTA BAIXA DA COBERTURA

ESCALA 1:25

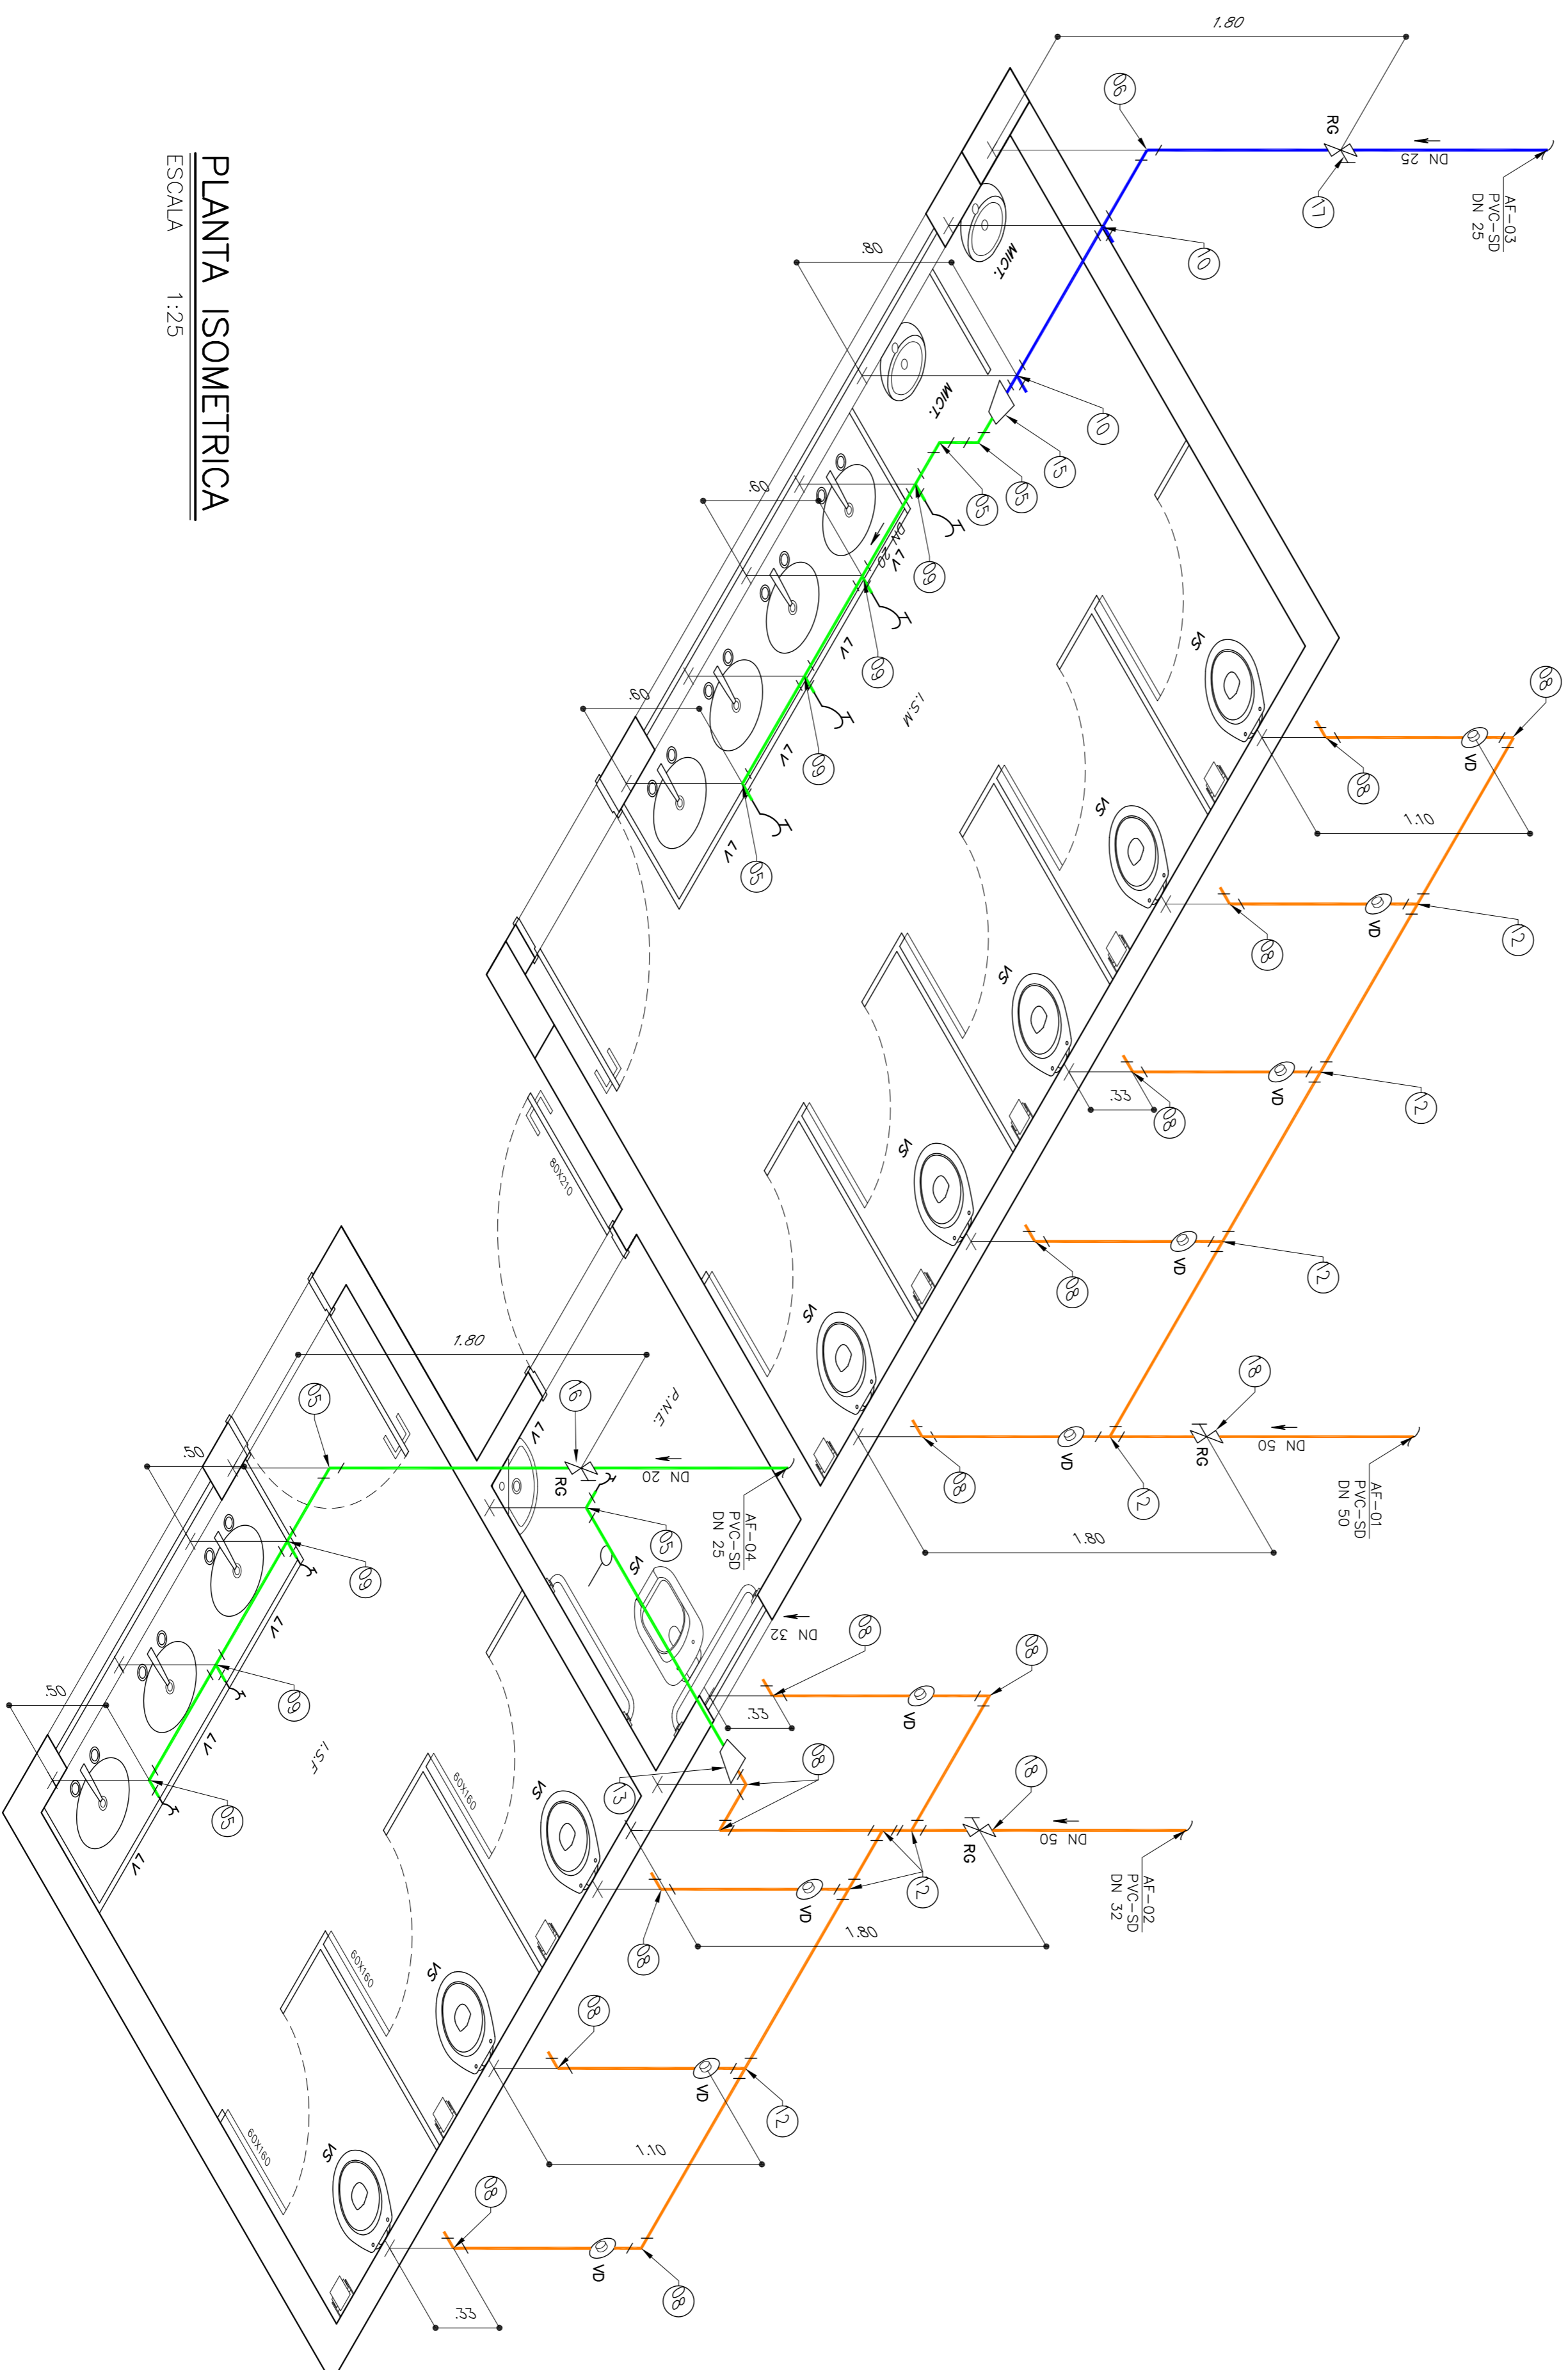

PLANTA ISOMETRICA

ESCALA 1:25

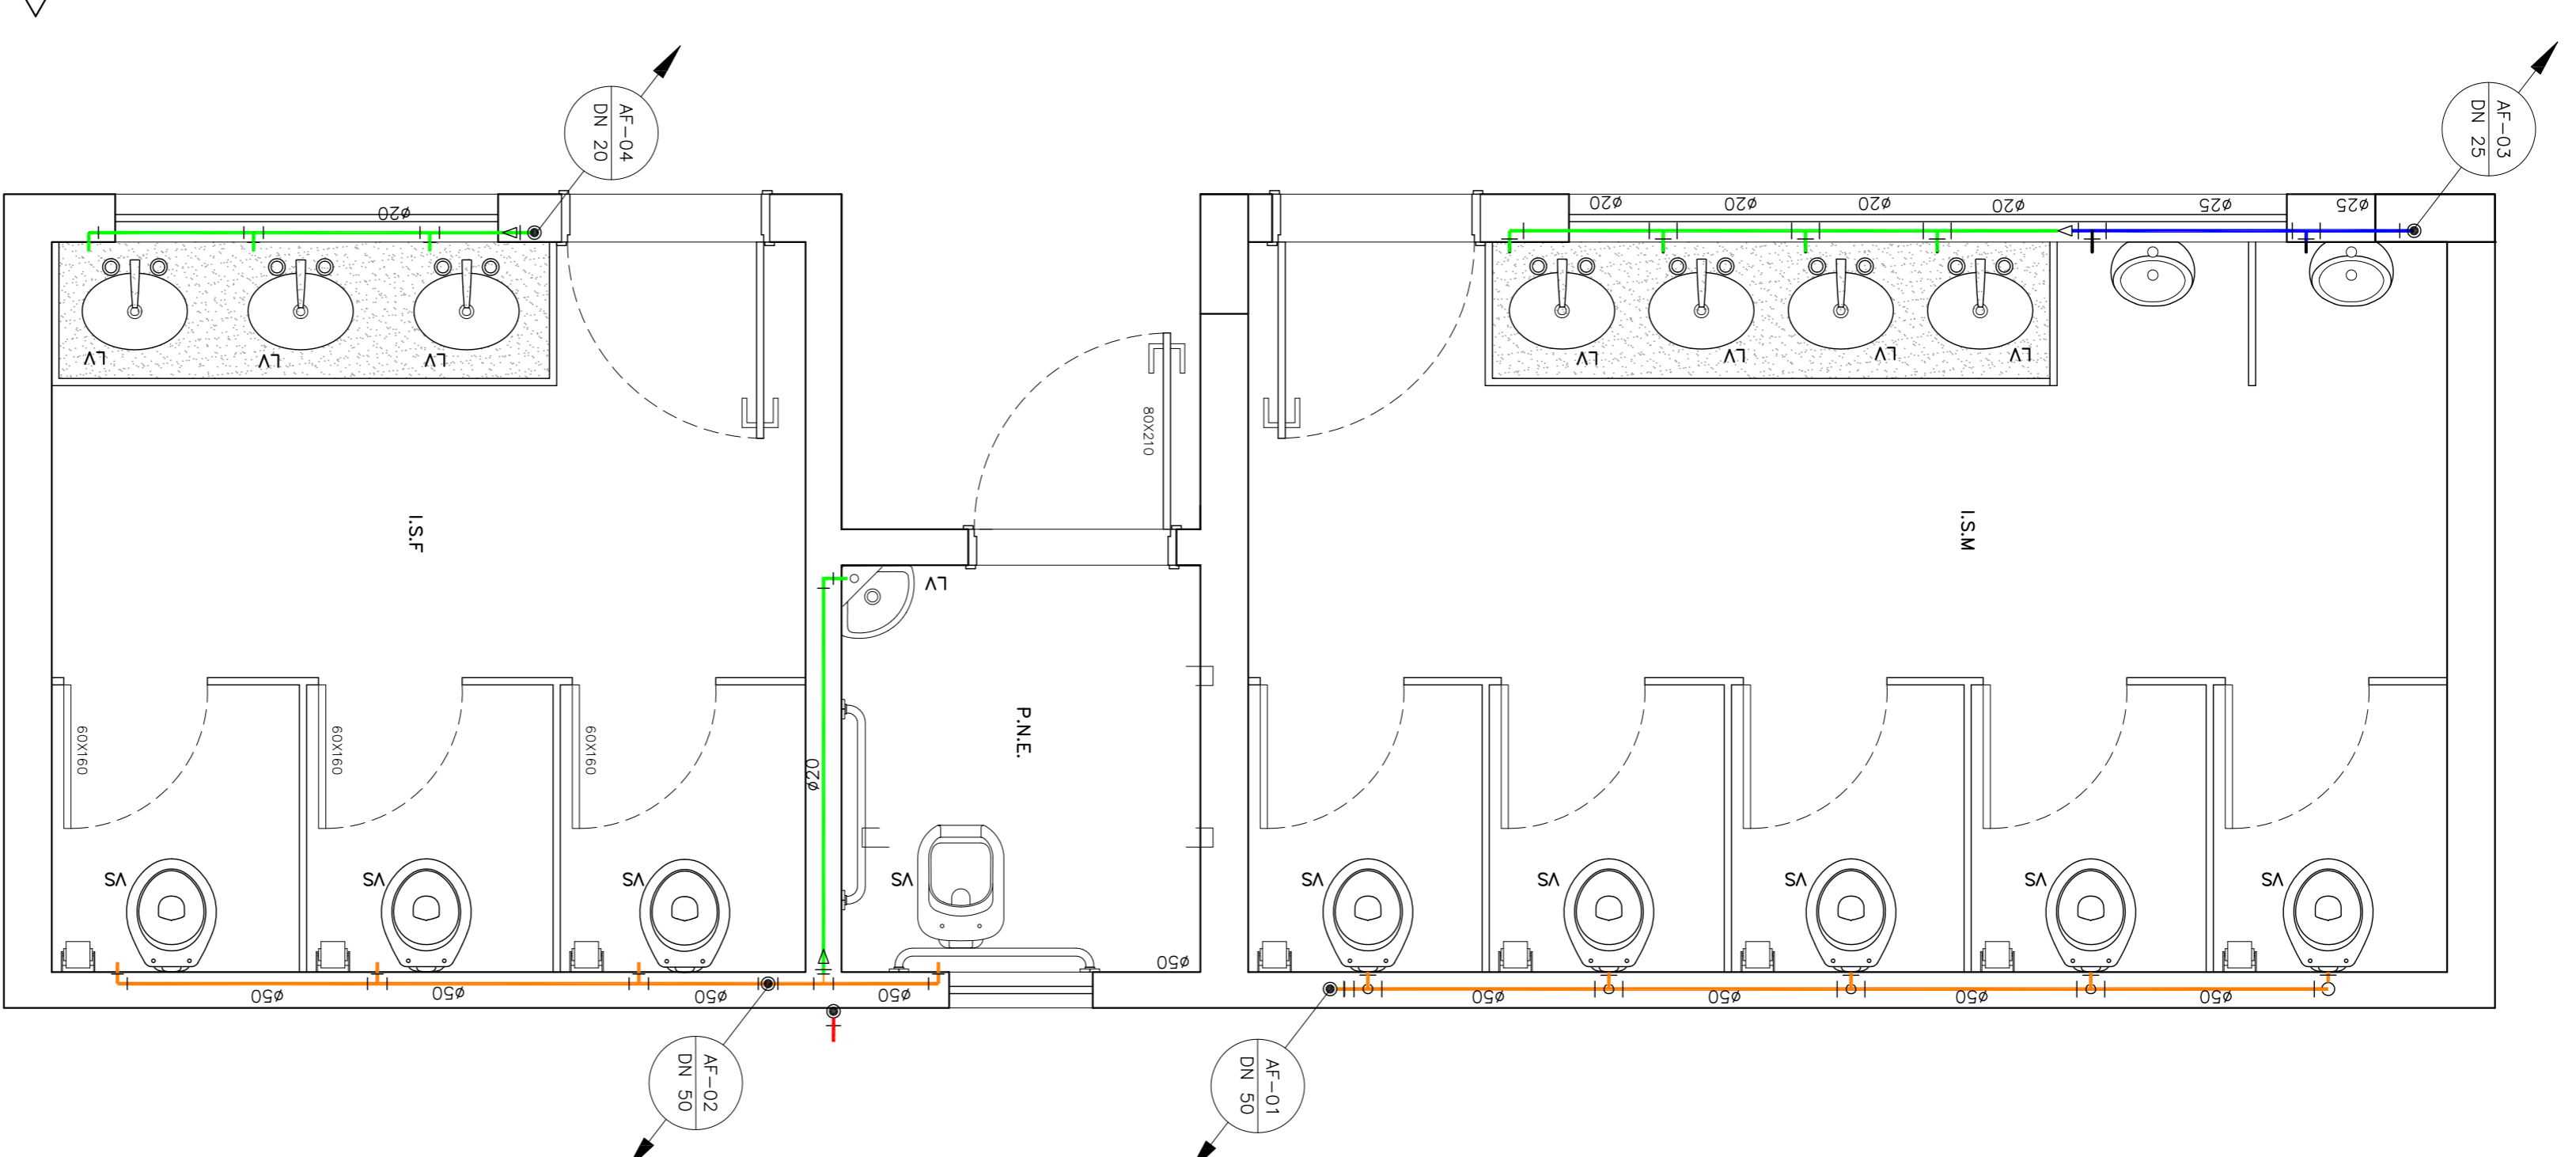

PLANTA BAIXA

ESCALA 1:25

Legenda - Água fria	
	Tubo PVC Sald DN20
	Tubo PVC Sald DN25
	Tubo PVC Sald DN32
	Tubo PVC Sald DN50
	Tubo PVC Sald DN80
	Tubo PVC Sald DN95
	Indicação das colunas de água fria
	Tubulação que sobe
	Tubulação que desce
	Indicação do fluxo de água
	Caixa para Hidrômetro
	Torneira da bola
	Curvo de 90°
	Curvo de 45°
	Joelho de 90°
	Joelho de 90° virado para cima
	Joelho de 90° virado para baixo
	Tê de 90°
	Tê 90° virado para baixo
	Tê 90° virado para cima
	Registro de gaveta

LEGENDA DOS PONTOS DE UTILIZAÇÃO			
SÍMBOLO	DESCRIÇÃO	Q. SAÍDA DO PONTO	ALTURA
LV	LAVATÓRIO	20	0,80
RG	REGISTRO DE GAVETA	---	1,80
VS	VASO SANITÁRIO	50	0,33
VO	VALVULA DE DESCAÇA	50	1,10
BS	VALVULA DE DESCAÇA/PNE	50	1,00
MIC	MICRÔMETRO	20	0,80
BBD	BERBEDOURO	20	0,60

NOTAS :

CLASSIFICAÇÃO

APLICAÇÃO

ARQUIVO

CLASSIFICAÇÃO	APLICAÇÃO	ARQUIVO
a		
b		
c		
DATA	EXECUT. VISIT. APROV.	
ALTERAÇÕES		

ONENPP

CONSULTORIA

PREFEITURA MUNICIPAL DE POUSO ALEGRE

CEMA

PROJETO DE ABASTECIMENTO DE ÁGUA
PLANTA ISOMÉTRICA E TABELA DE QUANTIDADES

ESCALA INDICADA

01

FOLHA 11 DE 17

ARQ.