






PLANTA BAIXA TÉRREO  
Escala: 1:100

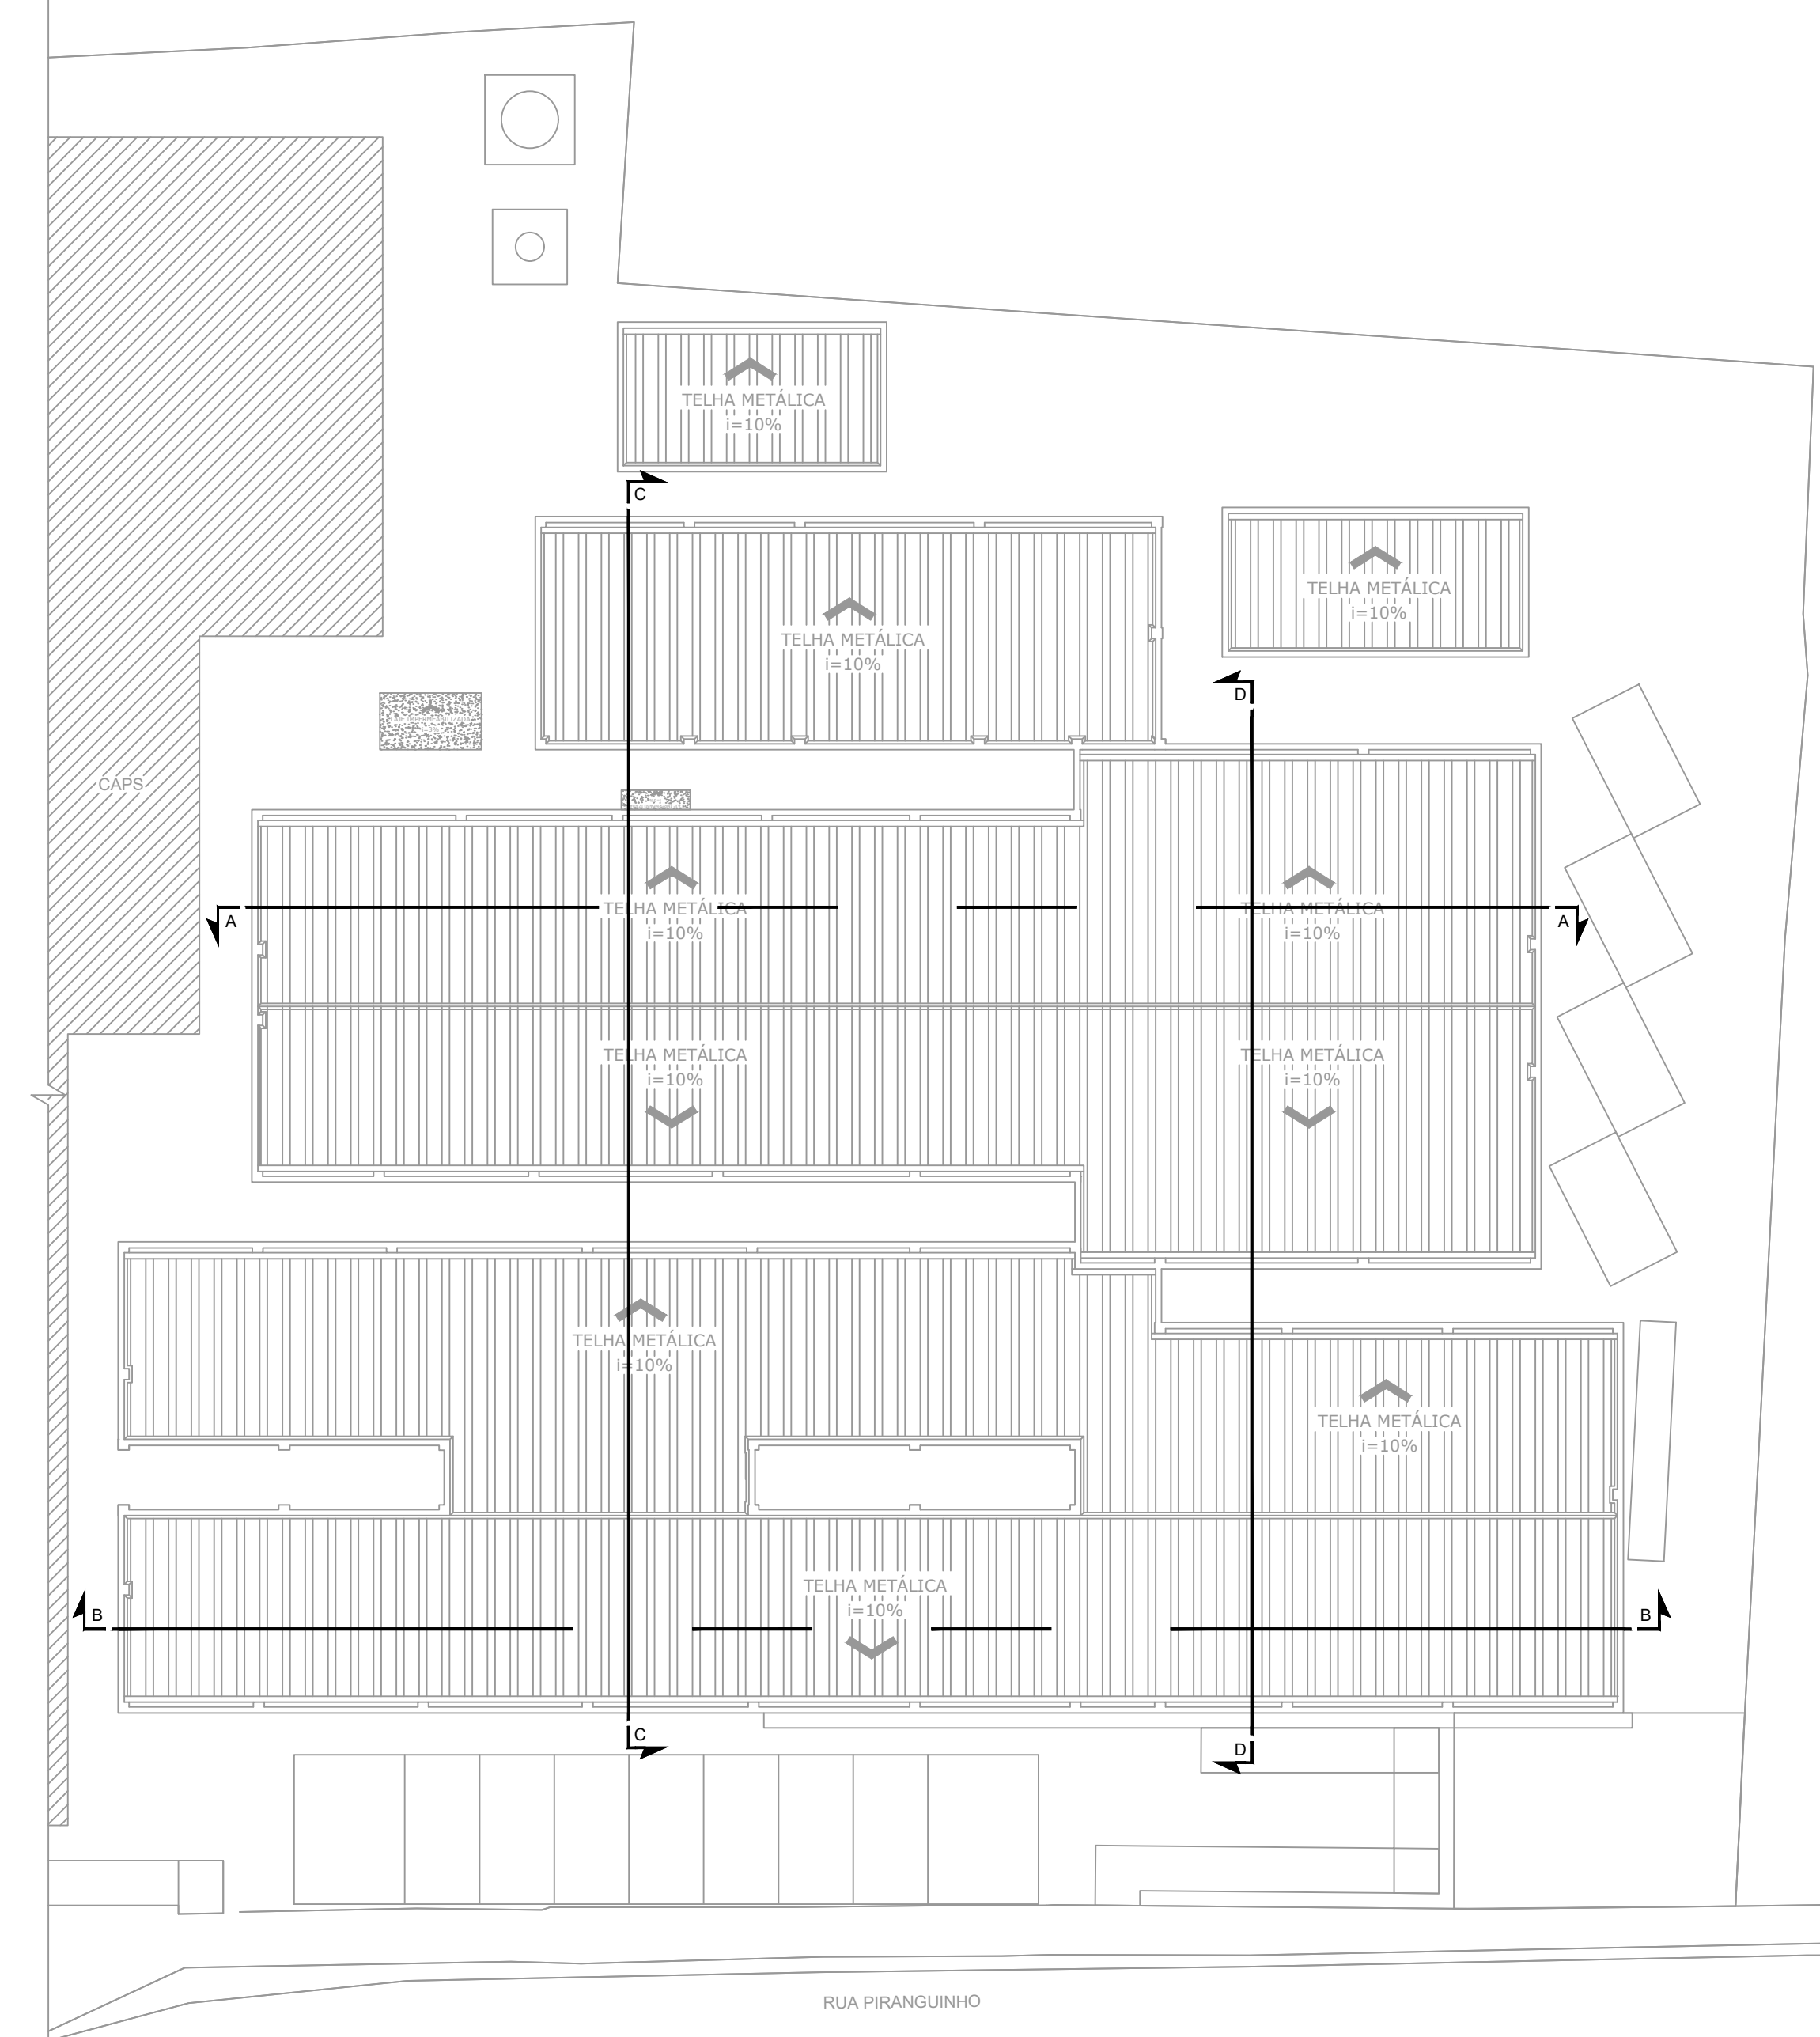


PLANTA BAIXA COBERTURA  
Escala: 1:200

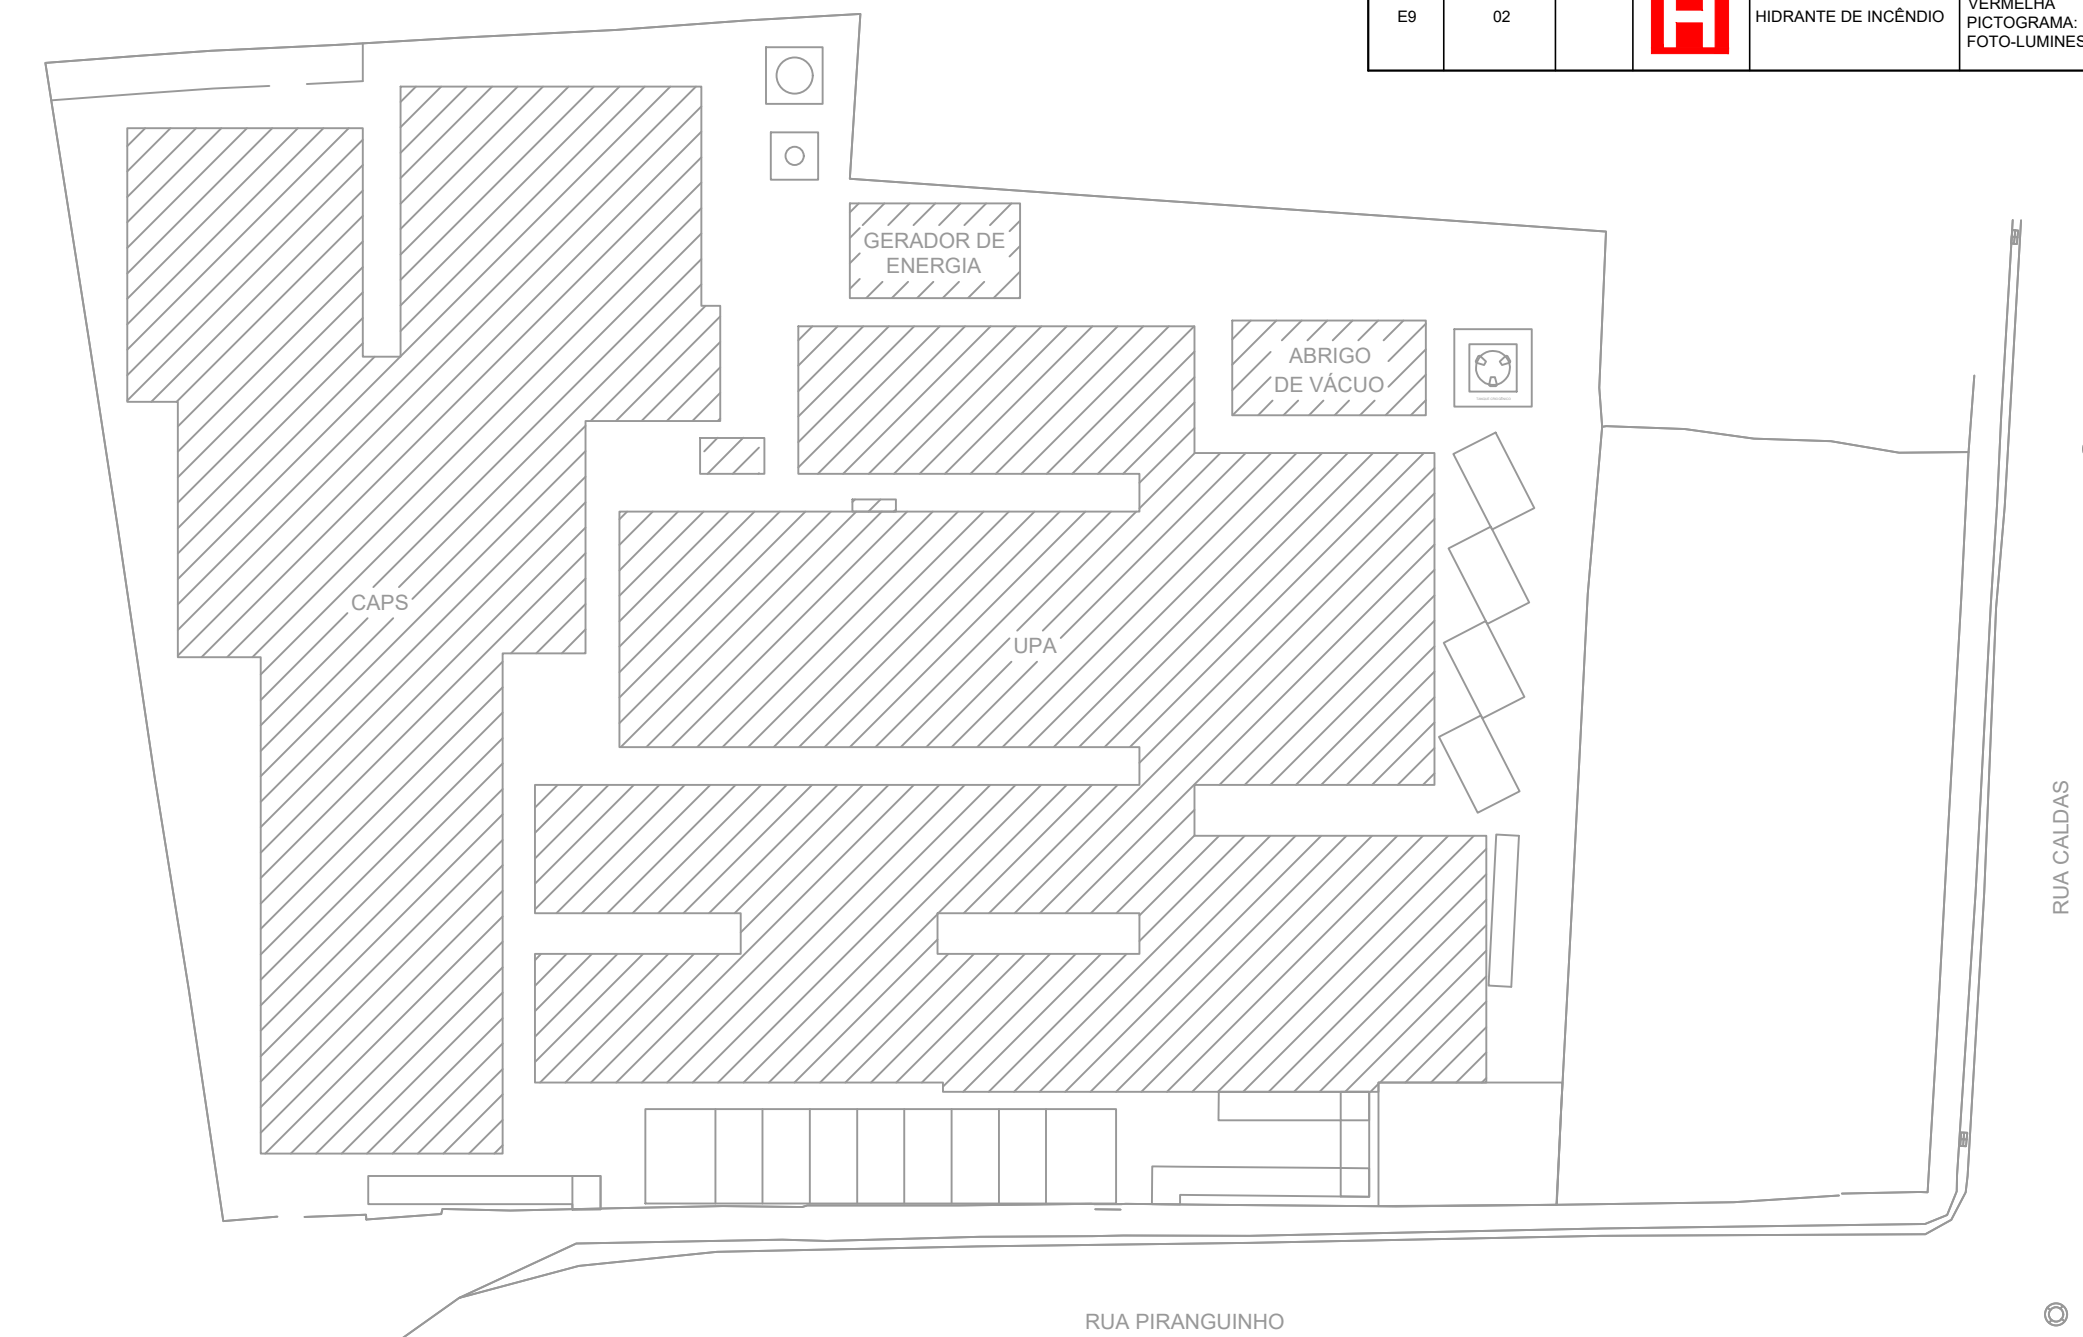


PLANTA BAIXA SITUAÇÃO  
Escala: 1:400

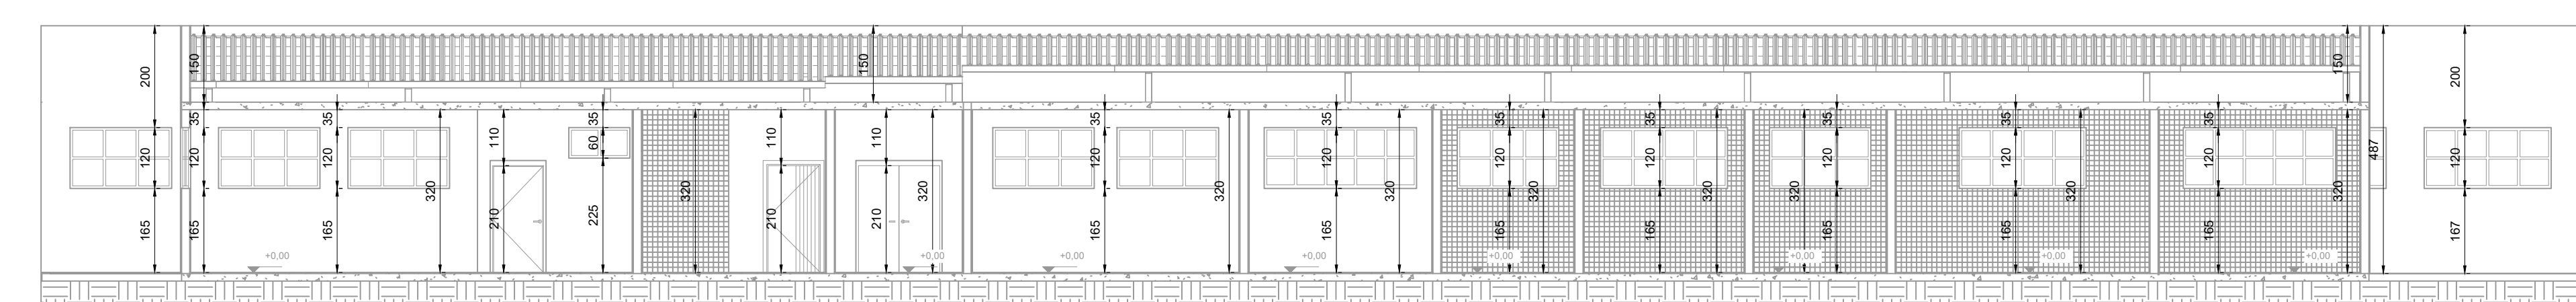


CORTE AA  
Escala: 1:100

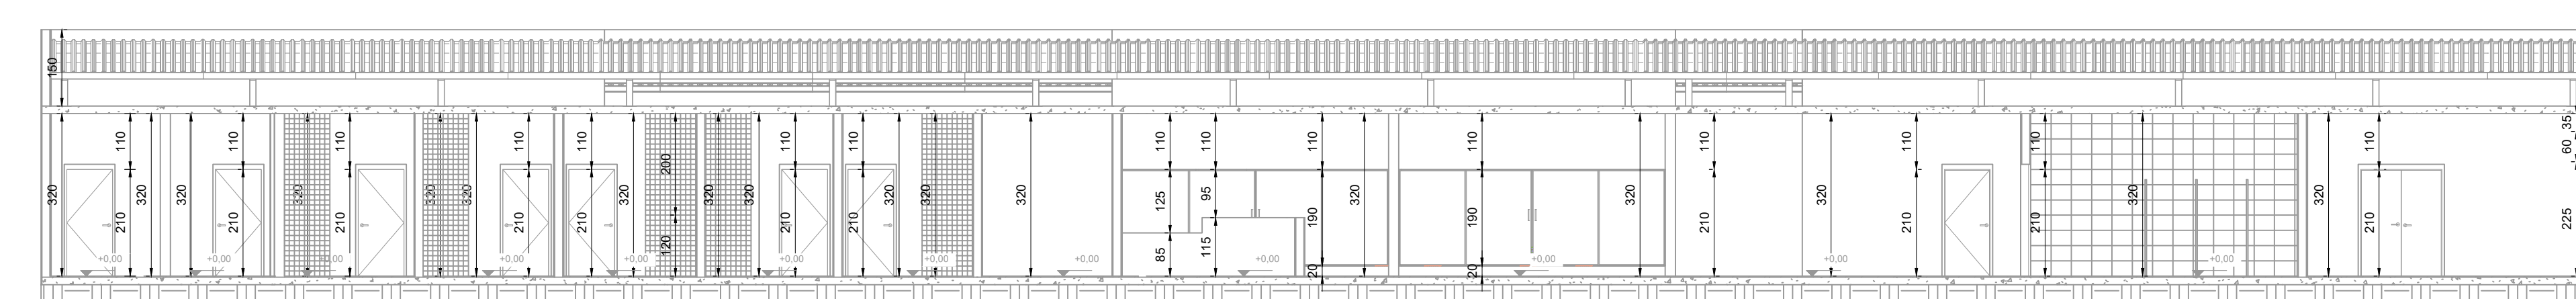


CORTE BB  
Escala: 1:100

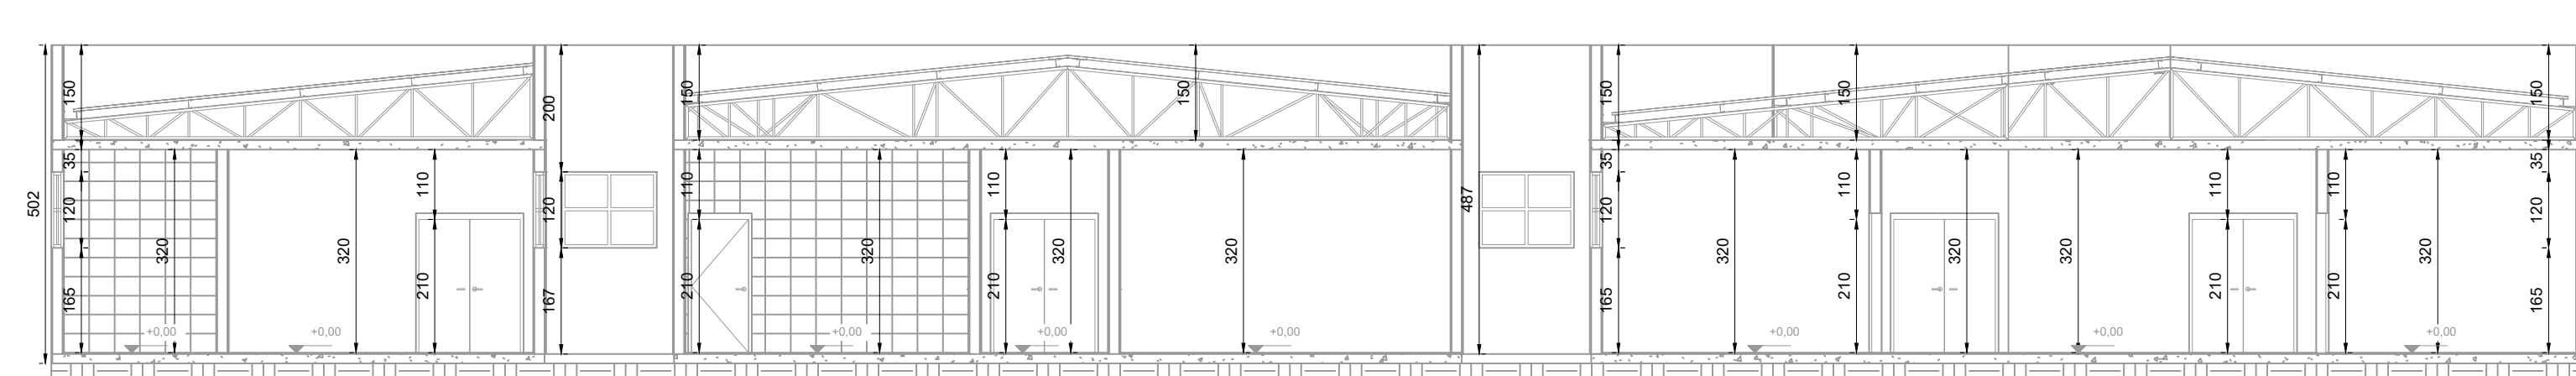

CORTE CC  
Escala: 1:100

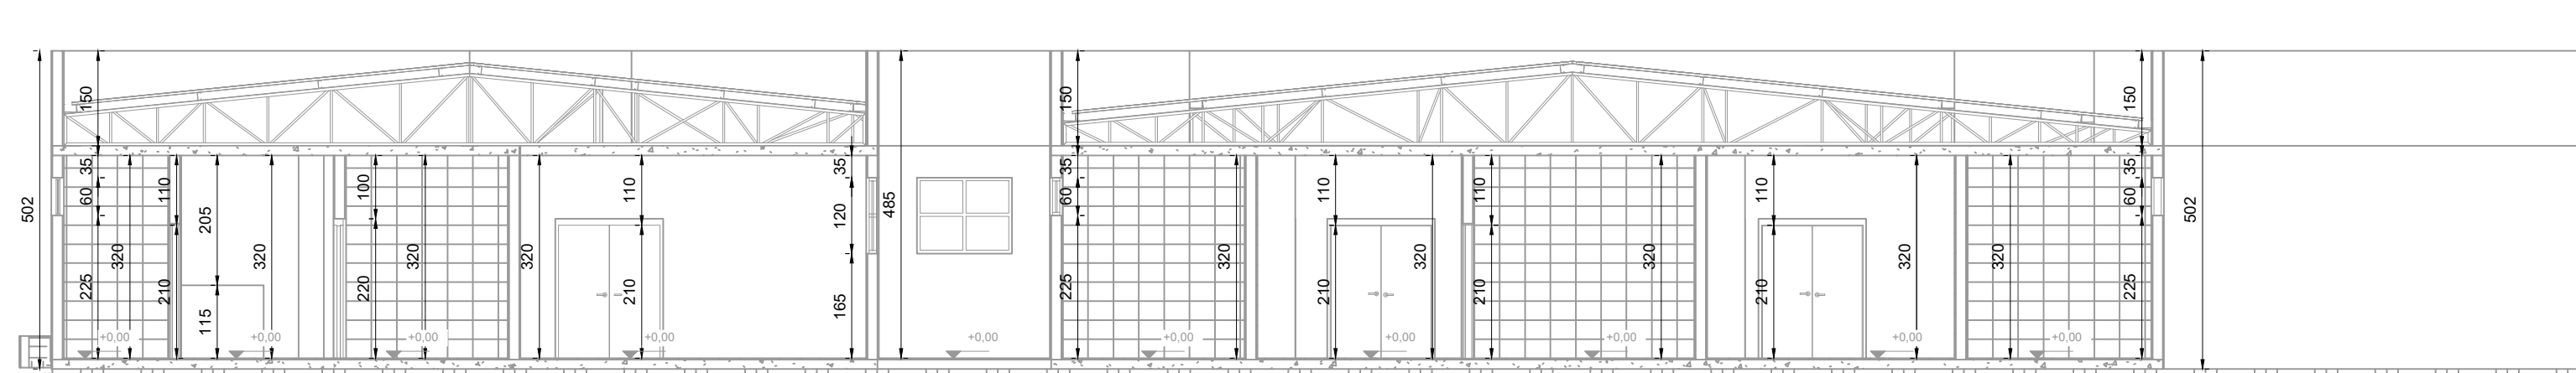

CORTE DD  
Escala: 1:100

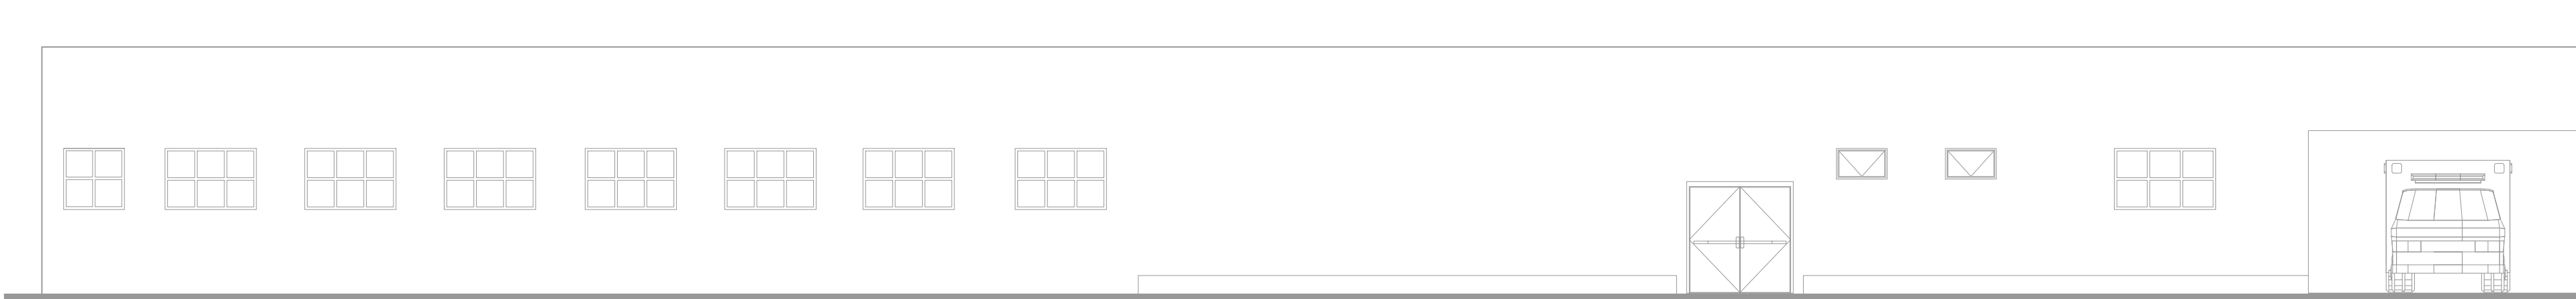

FACHADA  
Escala: 1:100

CODIGO	INSTALADO	CENTRO	SÍMBOLO	SIGNIFICADO	FORMA E COR	APLICAÇÃO
02	17			EXTINTOR DE INCÊNDIO	EXTINTOR DE INCÊNDIO	INDICAÇÃO DE LOCALIZAÇÃO DO EXTINTOR DE INCÊNDIO
03	18			EXTINTOR DE INCÊNDIO	EXTINTOR DE INCÊNDIO	INDICAÇÃO DE LOCALIZAÇÃO DO EXTINTOR DE INCÊNDIO
04	19			EXTINTOR DE INCÊNDIO	EXTINTOR DE INCÊNDIO	INDICAÇÃO DE LOCALIZAÇÃO DO EXTINTOR DE INCÊNDIO
05	20			EXTINTOR DE INCÊNDIO	EXTINTOR DE INCÊNDIO	INDICAÇÃO DE LOCALIZAÇÃO DO EXTINTOR DE INCÊNDIO
06	21			EXTINTOR DE INCÊNDIO	EXTINTOR DE INCÊNDIO	INDICAÇÃO DE LOCALIZAÇÃO DO EXTINTOR DE INCÊNDIO
07	22			EXTINTOR DE INCÊNDIO	EXTINTOR DE INCÊNDIO	INDICAÇÃO DE LOCALIZAÇÃO DO EXTINTOR DE INCÊNDIO
08	23			EXTINTOR DE INCÊNDIO	EXTINTOR DE INCÊNDIO	INDICAÇÃO DE LOCALIZAÇÃO DO EXTINTOR DE INCÊNDIO
09	24			EXTINTOR DE INCÊNDIO	EXTINTOR DE INCÊNDIO	INDICAÇÃO DE LOCALIZAÇÃO DO EXTINTOR DE INCÊNDIO
10	25			EXTINTOR DE INCÊNDIO	EXTINTOR DE INCÊNDIO	INDICAÇÃO DE LOCALIZAÇÃO DO EXTINTOR DE INCÊNDIO
11	26			EXTINTOR DE INCÊNDIO	EXTINTOR DE INCÊNDIO	INDICAÇÃO DE LOCALIZAÇÃO DO EXTINTOR DE INCÊNDIO
12	27			EXTINTOR DE INCÊNDIO	EXTINTOR DE INCÊNDIO	INDICAÇÃO DE LOCALIZAÇÃO DO EXTINTOR DE INCÊNDIO
13	28			EXTINTOR DE INCÊNDIO	EXTINTOR DE INCÊNDIO	INDICAÇÃO DE LOCALIZAÇÃO DO EXTINTOR DE INCÊNDIO
14	29			EXTINTOR DE INCÊNDIO	EXTINTOR DE INCÊNDIO	INDICAÇÃO DE LOCALIZAÇÃO DO EXTINTOR DE INCÊNDIO
15	30			EXTINTOR DE INCÊNDIO	EXTINTOR DE INCÊNDIO	INDICAÇÃO DE LOCALIZAÇÃO DO EXTINTOR DE INCÊNDIO
16	31			EXTINTOR DE INCÊNDIO	EXTINTOR DE INCÊNDIO	INDICAÇÃO DE LOCALIZAÇÃO DO EXTINTOR DE INCÊNDIO
17	32			EXTINTOR DE INCÊNDIO	EXTINTOR DE INCÊNDIO	INDICAÇÃO DE LOCALIZAÇÃO DO EXTINTOR DE INCÊNDIO
18	33			EXTINTOR DE INCÊNDIO	EXTINTOR DE INCÊNDIO	INDICAÇÃO DE LOCALIZAÇÃO DO EXTINTOR DE INCÊNDIO
19	34			EXTINTOR DE INCÊNDIO	EXTINTOR DE INCÊNDIO	INDICAÇÃO DE LOCALIZAÇÃO DO EXTINTOR DE INCÊNDIO
20	35			EXTINTOR DE INCÊNDIO	EXTINTOR DE INCÊNDIO	INDICAÇÃO DE LOCALIZAÇÃO DO EXTINTOR DE INCÊNDIO
21	36			EXTINTOR DE INCÊNDIO	EXTINTOR DE INCÊNDIO	INDICAÇÃO DE LOCALIZAÇÃO DO EXTINTOR DE INCÊNDIO
22	37			EXTINTOR DE INCÊNDIO	EXTINTOR DE INCÊNDIO	INDICAÇÃO DE LOCALIZAÇÃO DO EXTINTOR DE INCÊNDIO
23	38			EXTINTOR DE INCÊNDIO	EXTINTOR DE INCÊNDIO	INDICAÇÃO DE LOCALIZAÇÃO DO EXTINTOR DE INCÊNDIO
24	39			EXTINTOR DE INCÊNDIO	EXTINTOR DE INCÊNDIO	INDICAÇÃO DE LOCALIZAÇÃO DO EXTINTOR DE INCÊNDIO
25	40			EXTINTOR DE INCÊNDIO	EXTINTOR DE INCÊNDIO	INDICAÇÃO DE LOCALIZAÇÃO DO EXTINTOR DE INCÊNDIO
26	41			EXTINTOR DE INCÊNDIO	EXTINTOR DE INCÊNDIO	INDICAÇÃO DE LOCALIZAÇÃO DO EXTINTOR DE INCÊNDIO
27	42			EXTINTOR DE INCÊNDIO	EXTINTOR DE INCÊNDIO	INDICAÇÃO DE LOCALIZAÇÃO DO EXTINTOR DE INCÊNDIO
28	43			EXTINTOR DE INCÊNDIO	EXTINTOR DE INCÊNDIO	INDICAÇÃO DE LOCALIZAÇÃO DO EXTINTOR DE INCÊNDIO
29	44			EXTINTOR DE INCÊNDIO	EXTINTOR DE INCÊNDIO	INDICAÇÃO DE LOCALIZAÇÃO DO EXTINTOR DE INCÊNDIO
30	45			EXTINTOR DE INCÊNDIO	EXTINTOR DE INCÊNDIO	INDICAÇÃO DE LOCALIZAÇÃO DO EXTINTOR DE INCÊNDIO
31	46			EXTINTOR DE INCÊNDIO	EXTINTOR DE INCÊNDIO	INDICAÇÃO DE LOCALIZAÇÃO DO EXTINTOR DE INCÊNDIO
32	47			EXTINTOR DE INCÊNDIO	EXTINTOR DE INCÊNDIO	INDICAÇÃO DE LOCALIZAÇÃO DO EXTINTOR DE INCÊNDIO
33	48			EXTINTOR DE INCÊNDIO	EXTINTOR DE INCÊNDIO	INDICAÇÃO DE LOCALIZAÇÃO DO EXTINTOR DE INCÊNDIO
34	49			EXTINTOR DE INCÊNDIO	EXTINTOR DE INCÊNDIO	INDICAÇÃO DE LOCALIZAÇÃO DO EXTINTOR DE INCÊNDIO
35	50			EXTINTOR DE INCÊNDIO	EXTINTOR DE INCÊNDIO	INDICAÇÃO DE LOCALIZAÇÃO DO EXTINTOR DE INCÊNDIO
36	51			EXTINTOR DE INCÊNDIO	EXTINTOR DE INCÊNDIO	INDICAÇÃO DE LOCALIZAÇÃO DO EXTINTOR DE INCÊNDIO
37	52			EXTINTOR DE INCÊNDIO	EXTINTOR DE INCÊNDIO	INDICAÇÃO DE LOCALIZAÇÃO DO EXTINTOR DE INCÊNDIO
38	53			EXTINTOR DE INCÊNDIO	EXTINTOR DE INCÊNDIO	INDICAÇÃO DE LOCALIZAÇÃO DO EXTINTOR DE INCÊNDIO
39	54			EXTINTOR DE INCÊNDIO	EXTINTOR DE INCÊNDIO	INDICAÇÃO DE LOCALIZAÇÃO DO EXTINTOR DE INCÊNDIO
40	55			EXTINTOR DE INCÊNDIO	EXTINTOR DE INCÊNDIO	INDICAÇÃO DE LOCALIZAÇÃO DO EXTINTOR DE INCÊNDIO
41	56			EXTINTOR DE INCÊNDIO	EXTINTOR DE INCÊNDIO	INDICAÇÃO DE LOCALIZAÇÃO DO EXTINTOR DE INCÊNDIO
42	57			EXTINTOR DE INCÊNDIO	EXTINTOR DE INCÊNDIO	INDICAÇÃO DE LOCALIZAÇÃO DO EXTINTOR DE INCÊNDIO
43	58			EXTINTOR DE INCÊNDIO	EXTINTOR DE INCÊNDIO	INDICAÇÃO DE LOCALIZAÇÃO DO EXTINTOR DE INCÊNDIO
44	59			EXTINTOR DE INCÊNDIO	EXTINTOR DE INCÊNDIO	INDICAÇÃO DE LOCALIZAÇÃO DO EXTINTOR DE INCÊNDIO
45	60			EXTINTOR DE INCÊNDIO	EXTINTOR DE INCÊNDIO	INDICAÇÃO DE LOCALIZAÇÃO DO EXTINTOR DE INCÊNDIO
46	61			EXTINTOR DE INCÊNDIO	EXTINTOR DE INCÊNDIO	INDICAÇÃO DE LOCALIZAÇÃO DO EXTINTOR DE INCÊNDIO
47	62			EXTINTOR DE INCÊNDIO	EXTINTOR DE INCÊNDIO	INDICAÇÃO DE LOCALIZAÇÃO DO EXTINTOR DE INCÊNDIO
48	63			EXTINTOR DE INCÊNDIO	EXTINTOR DE INCÊNDIO	INDICAÇÃO DE LOCALIZAÇÃO DO EXTINTOR DE INCÊNDIO
49	64			EXTINTOR DE INCÊNDIO	EXTINTOR DE INCÊNDIO	INDICAÇÃO DE LOCALIZAÇÃO DO EXTINTOR DE INCÊNDIO
50	65			EXTINTOR DE INCÊNDIO	EXTINTOR DE INCÊNDIO	INDICAÇÃO DE LOCALIZAÇÃO DO EXTINTOR DE INCÊNDIO

ITEM	INSTALAÇÃO	SÍMBOLO
CARTELA DE RISCO	14	
LUMINAÇÃO DE EMERGÊNCIA	74	
DIREÇÃO ROTA DE FUGA	71	
SINAL ROTA DE FUGA	72	
RESERVATÓRIO DE RESERVA DE ENERGIA	01	
BOMBAS DE INCÊNDIO	01	
HORNETES EM PIS	02	
CENTRAL DE ALARME	01	
BATERIAS DO SISTEMA DE ALARME	02	
ACIONADOR MANUAL DO SISTEMA DE ALARME	02	
AVISADOR SONORO VISUAL	02	
CHAVE ELÉTRICA SECUNDÁRIA	01	
CHAVE ELÉTRICA PRINCIPAL	01	
QUADRO DE DISTRIBUIÇÃO DE LUZ (DQL)	01	

GRUPO	OCUPAÇÃO	ESPALHO	DESCRIÇÃO	ESPEC. LIS
II	RESERVA DE EMERGÊNCIA	100%	RESERVA DE EMERGÊNCIA	100%
III	RESERVA DE EMERGÊNCIA	100%	RESERVA DE EMERGÊNCIA	100%
IV	RESERVA DE EMERGÊNCIA	100%	RESERVA DE EMERGÊNCIA	100%
V	RESERVA DE EMERGÊNCIA	100%	RESERVA DE EMERGÊNCIA	100%
VI	RESERVA DE EMERGÊNCIA	100%	RESERVA DE EMERGÊNCIA	100%
VII	RESERVA DE EMERGÊNCIA	100%	RESERVA DE EMERGÊNCIA	100%
VIII	RESERVA DE EMERGÊNCIA	100%	RESERVA DE EMERGÊNCIA	100%
IX	RESERVA DE EMERGÊNCIA	100%	RESERVA DE EMERGÊNCIA	100%
X	RESERVA DE EMERGÊNCIA	100%	RESERVA DE EMERGÊNCIA	100%
XI	RESERVA DE EMERGÊNCIA	100%	RESERVA DE EMERGÊNCIA	100%
XII	RESERVA DE EMERGÊNCIA	100%	RESERVA DE EMERGÊNCIA	100%
XIII	RESERVA DE EMERGÊNCIA	100%	RESERVA DE EMERGÊNCIA	100%
XIV	RESERVA DE EMERGÊNCIA	100%	RESERVA DE EMERGÊNCIA	100%
XV	RESERVA DE EMERGÊNCIA	100%	RESERVA DE EMERGÊNCIA	100%
XVI	RESERVA DE EMERGÊNCIA	100%	RESERVA DE EMERGÊNCIA	100%
XVII	RESERVA DE EMERGÊNCIA	100%	RESERVA DE EMERGÊNCIA	100%
XVIII	RESERVA DE EMERGÊNCIA	100%	RESERVA DE EMERGÊNCIA	100%
XIX	RESERVA DE EMERGÊNCIA	100%	RESERVA DE EMERGÊNCIA	100%
XX	RESERVA DE EMERGÊNCIA	100%	RESERVA DE EMERGÊNCIA	100%
XXI	RESERVA DE EMERGÊNCIA	100%	RESERVA DE EMERGÊNCIA	100%
XXII	RESERVA DE EMERGÊNCIA	100%	RESERVA DE EMERGÊNCIA	100%
XXIII	RESERVA DE EMERGÊNCIA	100%	RESERVA DE EMERGÊNCIA	100%
XXIV	RESERVA DE EMERGÊNCIA	100%	RESERVA DE EMERGÊNCIA	100%
XXV	RESERVA DE EMERGÊNCIA	100%	RESERVA DE EMERGÊNCIA	100%
XXVI	RESERVA DE EMERGÊNCIA	100%	RESERVA DE EMERGÊNCIA	100%
XXVII	RESERVA DE EMERGÊNCIA	100%	RESERVA DE EMERGÊNCIA	100%
XXVIII	RESERVA DE EMERGÊNCIA	100%	RESERVA DE EMERGÊNCIA	100%
XXIX	RESERVA DE EMERGÊNCIA	100%	RESERVA DE EMERGÊNCIA	100%
XXX	RESERVA DE EMERGÊNCIA	100%	RESERVA DE EMERGÊNCIA	100%

NOTAS  
 - MEDIDAS E NÍVEIS EM METROS;  
 - VERIFICAR DETALHES PARA INSTALAÇÃO DOS ELEMENTOS DE SEGURANÇA;  
 - CASA DE BOMBAS E CENTRAL DE ALARME ESTÃO LOCALIZADOS NO CAPS;  
 - ALTERAÇÕES NESTE PROJETO SOMENTE COM AUTORIZAÇÃO EXPRESSA DA FISCALIZAÇÃO E DA EMPRESA PROJETISTA.  
 REFERÊNCIAS:  
 - PLANO DE QUANTITATIVOS;  
 - MEMORIAL DESCRITIVO E ESPECIFICAÇÕES TÉCNICAS.

REV. 02	07/07/23	CONFORME SOLICITAÇÕES DA FISCALIZAÇÃO SANTÁRIA	DAC
REV. 03	28/04/23	CONFORME SOLICITAÇÕES DA FISCALIZAÇÃO SANTÁRIA	DAC
REV. 04	31/07/23	EMISSÃO FINAL	DAC
REVISÃO DATA	DESCRIÇÃO	RESP.	
CLIENTE	 Prefeitura Municipal de Pouso Alegre		
PROJETO	CONSTRUÇÃO DA UNIDADE DE PRONTO ATENDIMENTO RUA PIRANGUNHO, S/O JOÃO POUSO ALEGRE - MINAS GERAIS		
RESPONSÁVEL TÉCNICO E AUTOR	ALBERTO CAETANO FERREIRA  DAC Engenharia		
ENGENHEIRO	ENR. DAL FLÁVIA BARBOSA OEA. MC-187842/D		
PROJETO	CONSTRUÇÃO DA UNIDADE DE PRONTO ATENDIMENTO RUA PIRANGUNHO, S/O JOÃO POUSO ALEGRE - MINAS GERAIS		
FASE DO PROJETO	EXECUTIVO		
FOLHA Nº	01/02		
DATA NÍVEL	ESCALA	REVISÃO	PROJETO
31/07/2023	INDICADA	R02	DAC-PMPA-UPA-PE-INC-R02.DWG