




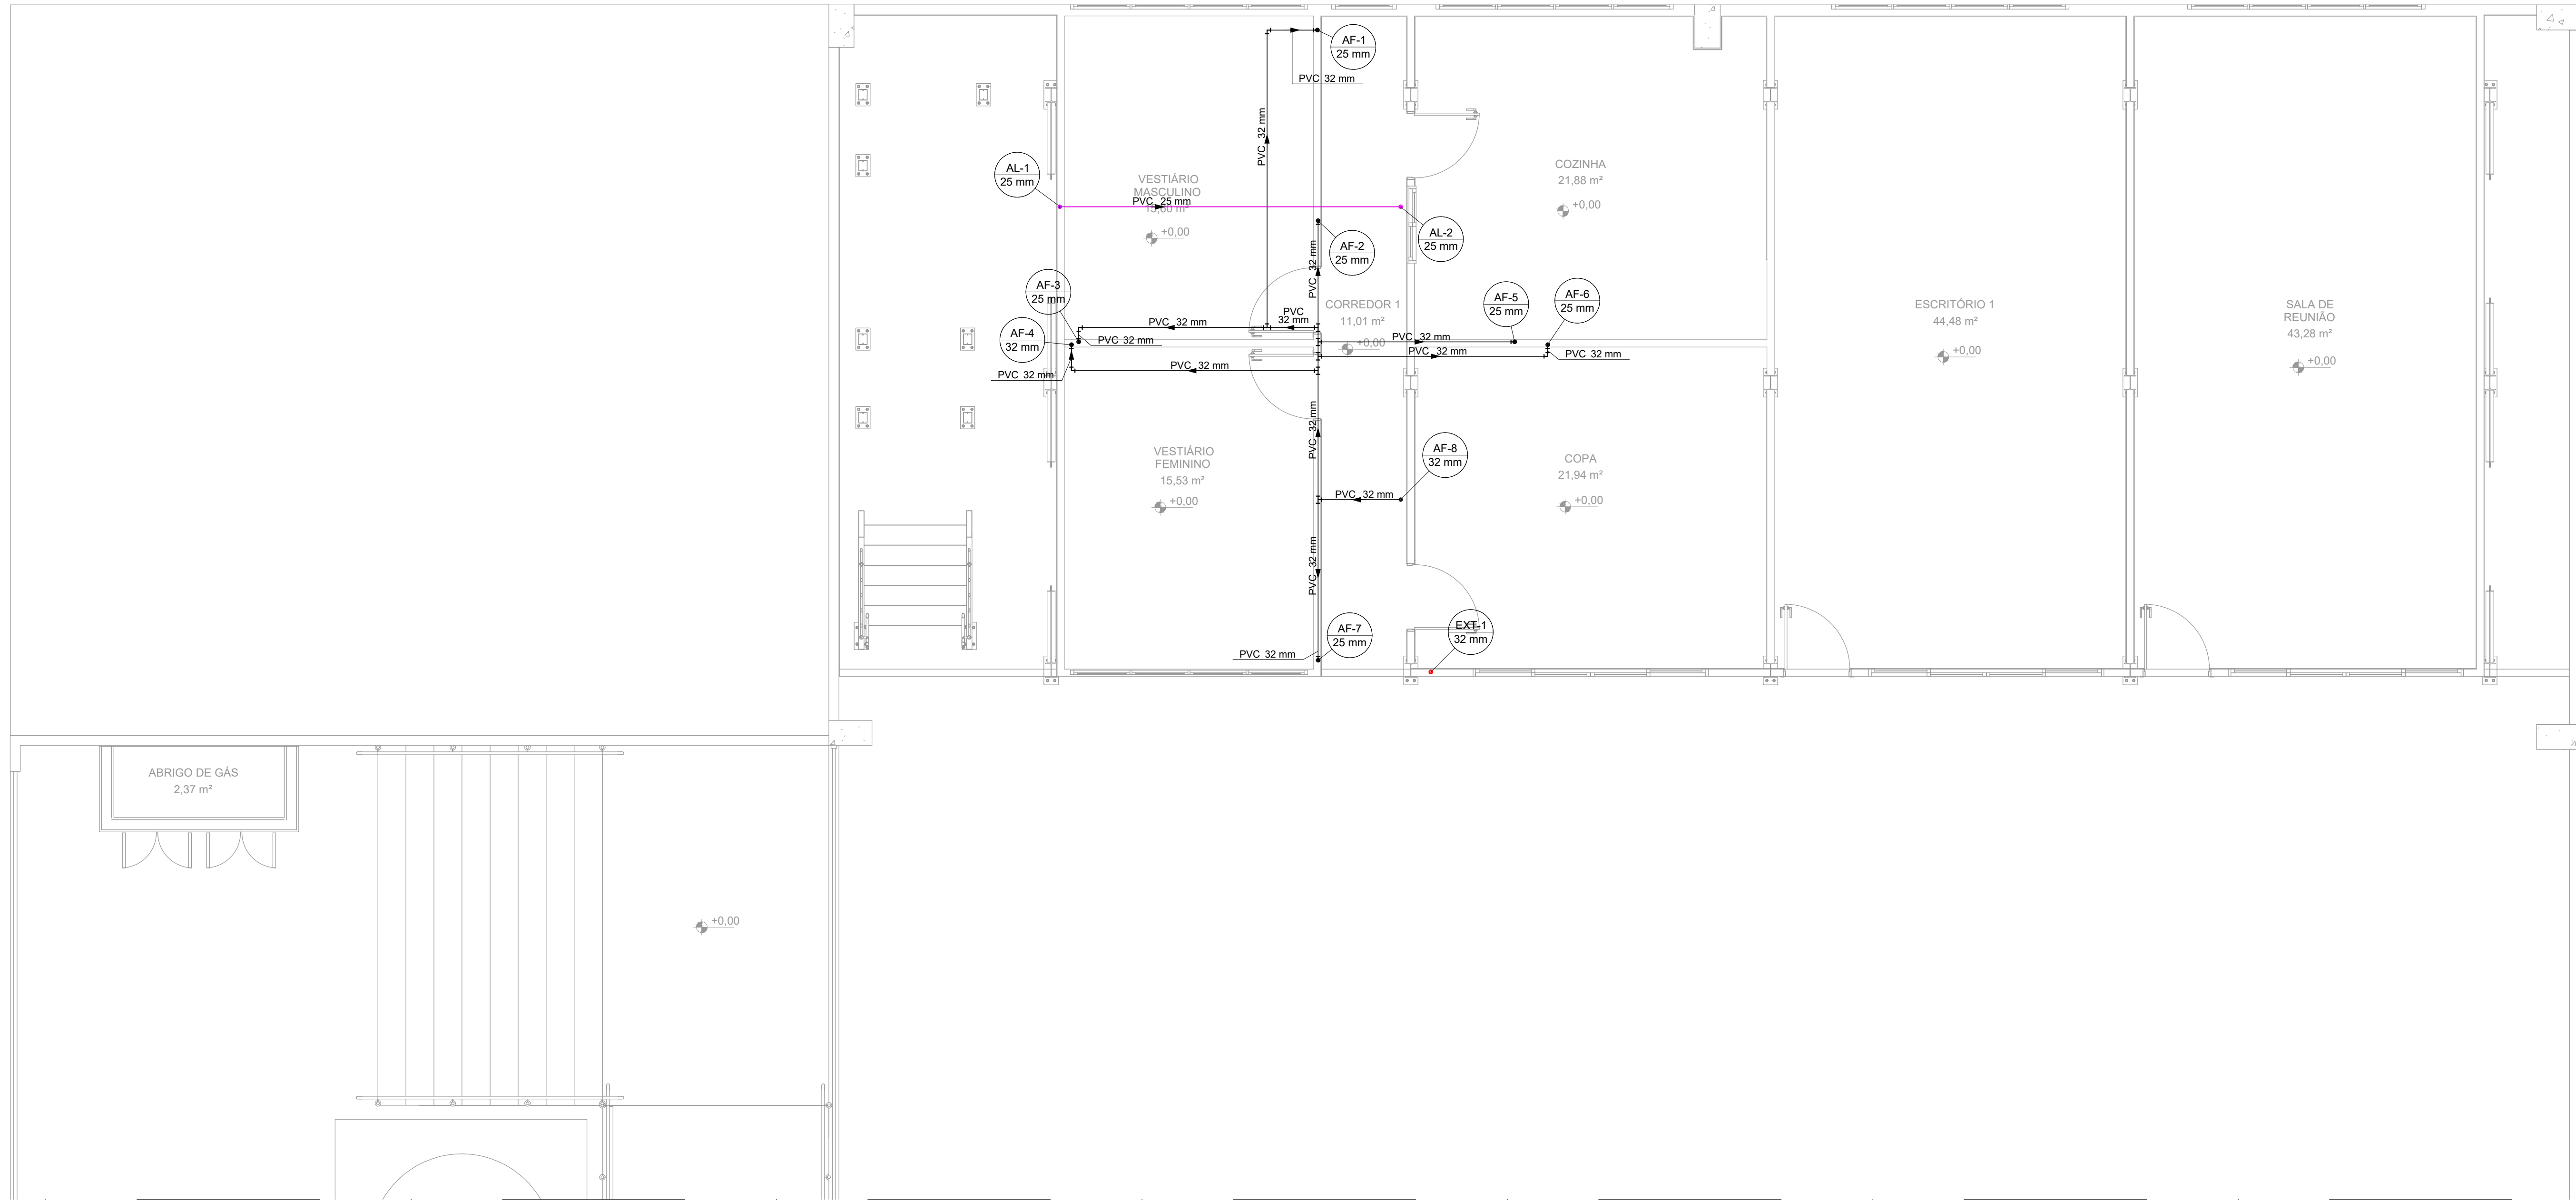

PLANTA DE FORRO - TÉRREO
ESCALA 1:50

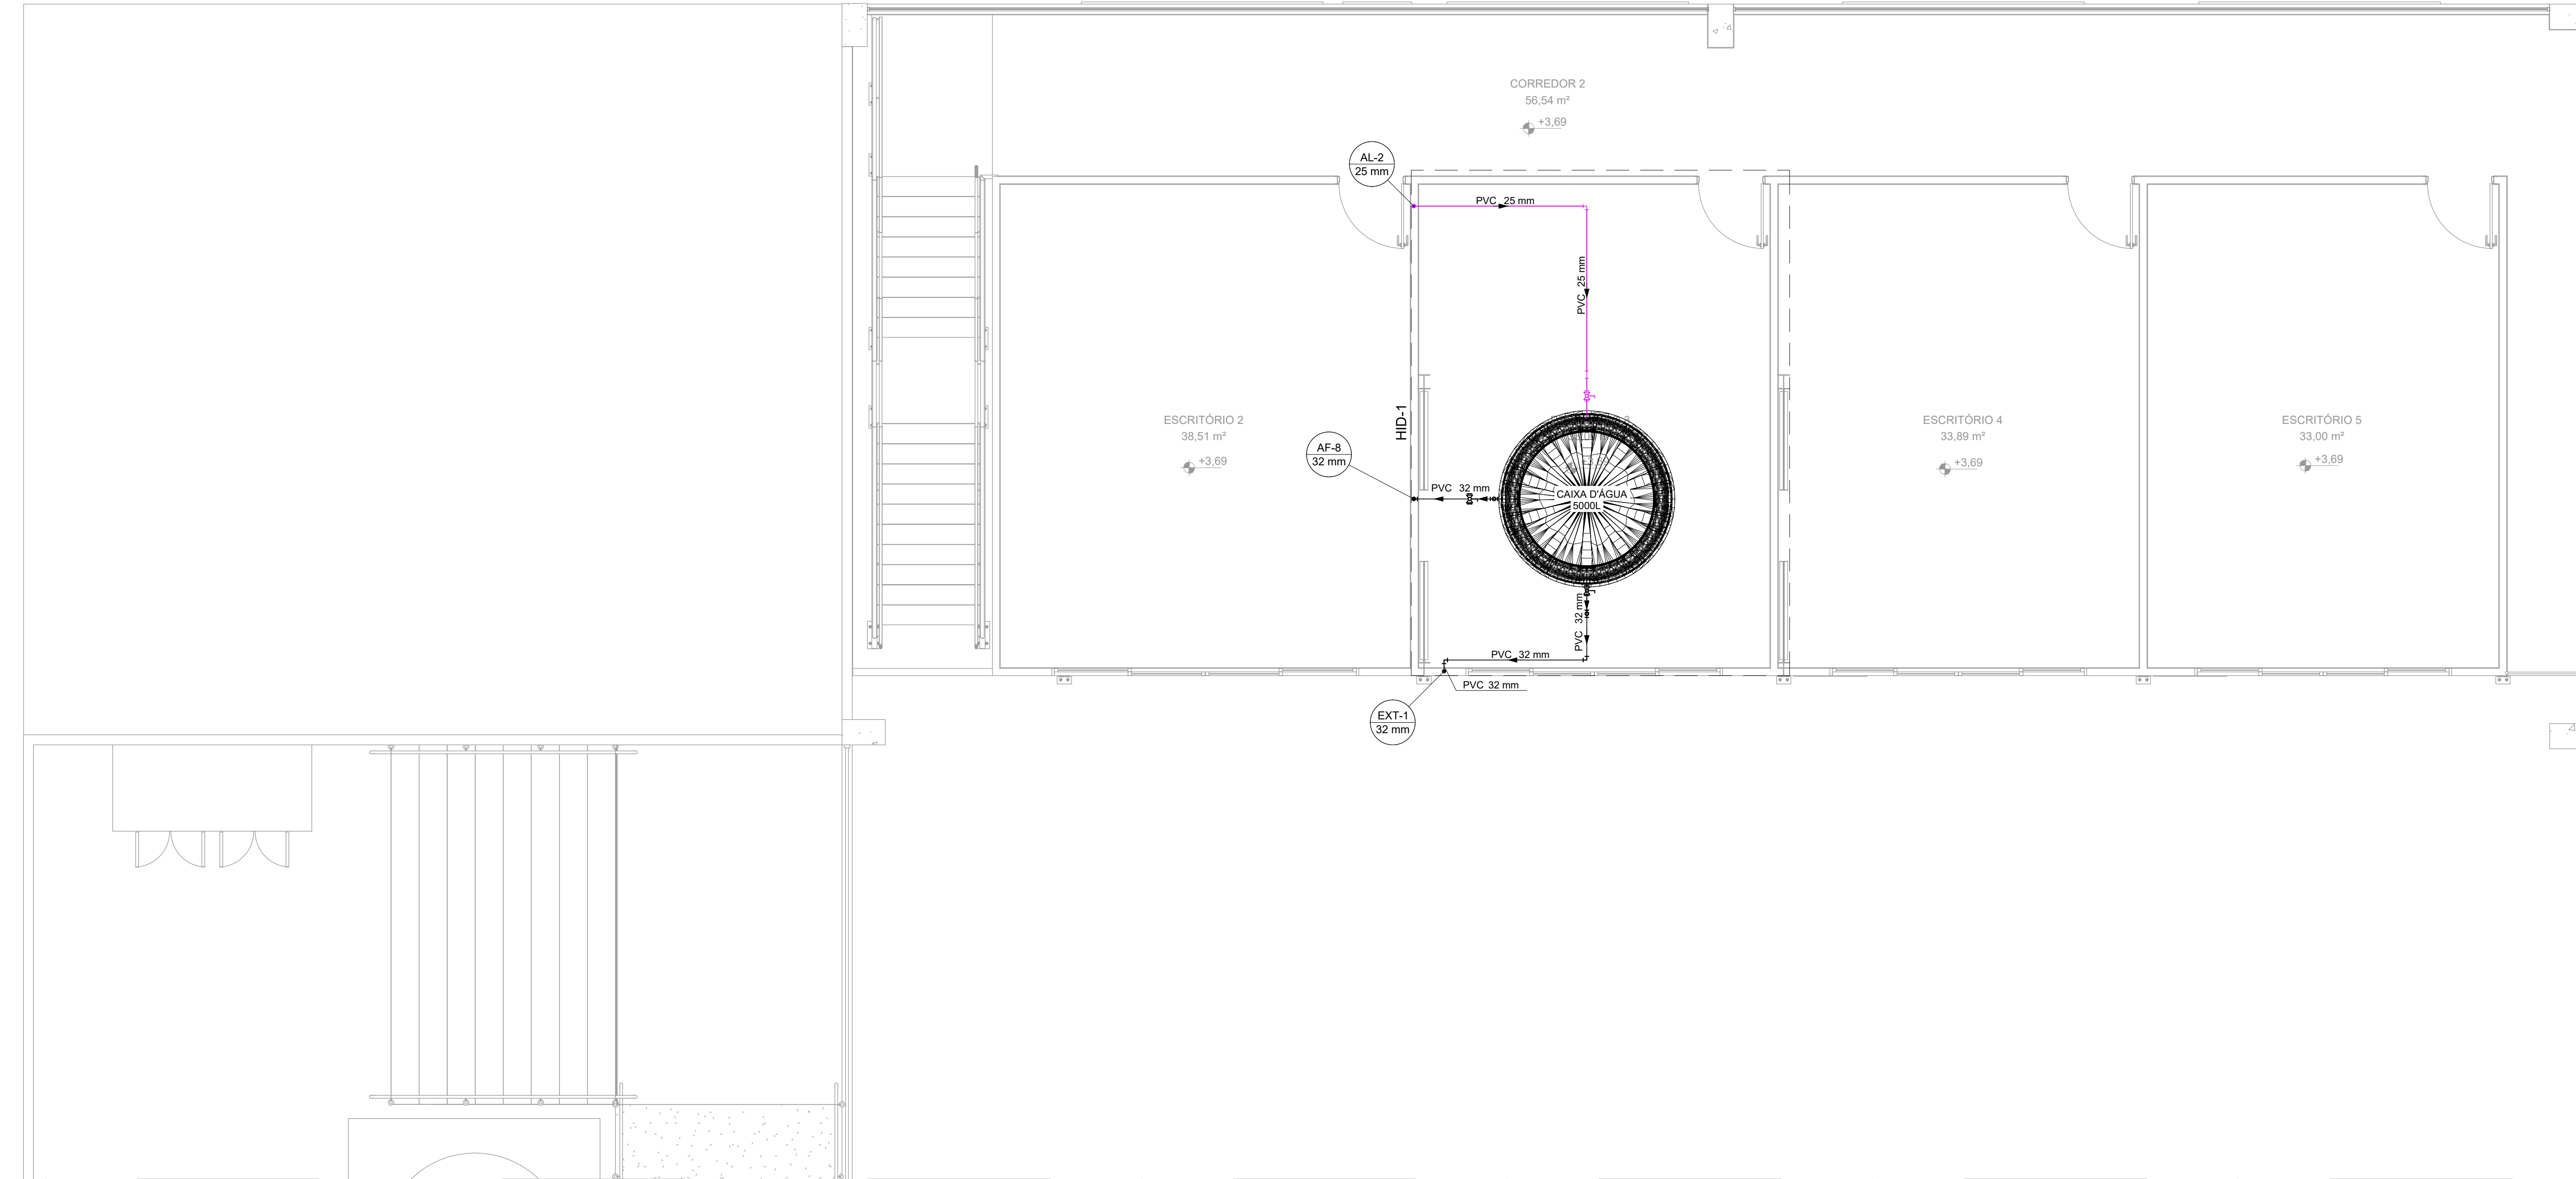

PLANTA BAIXA - ESPAÇO DA CAIXA D'ÁGUA
ESCALA 1:50

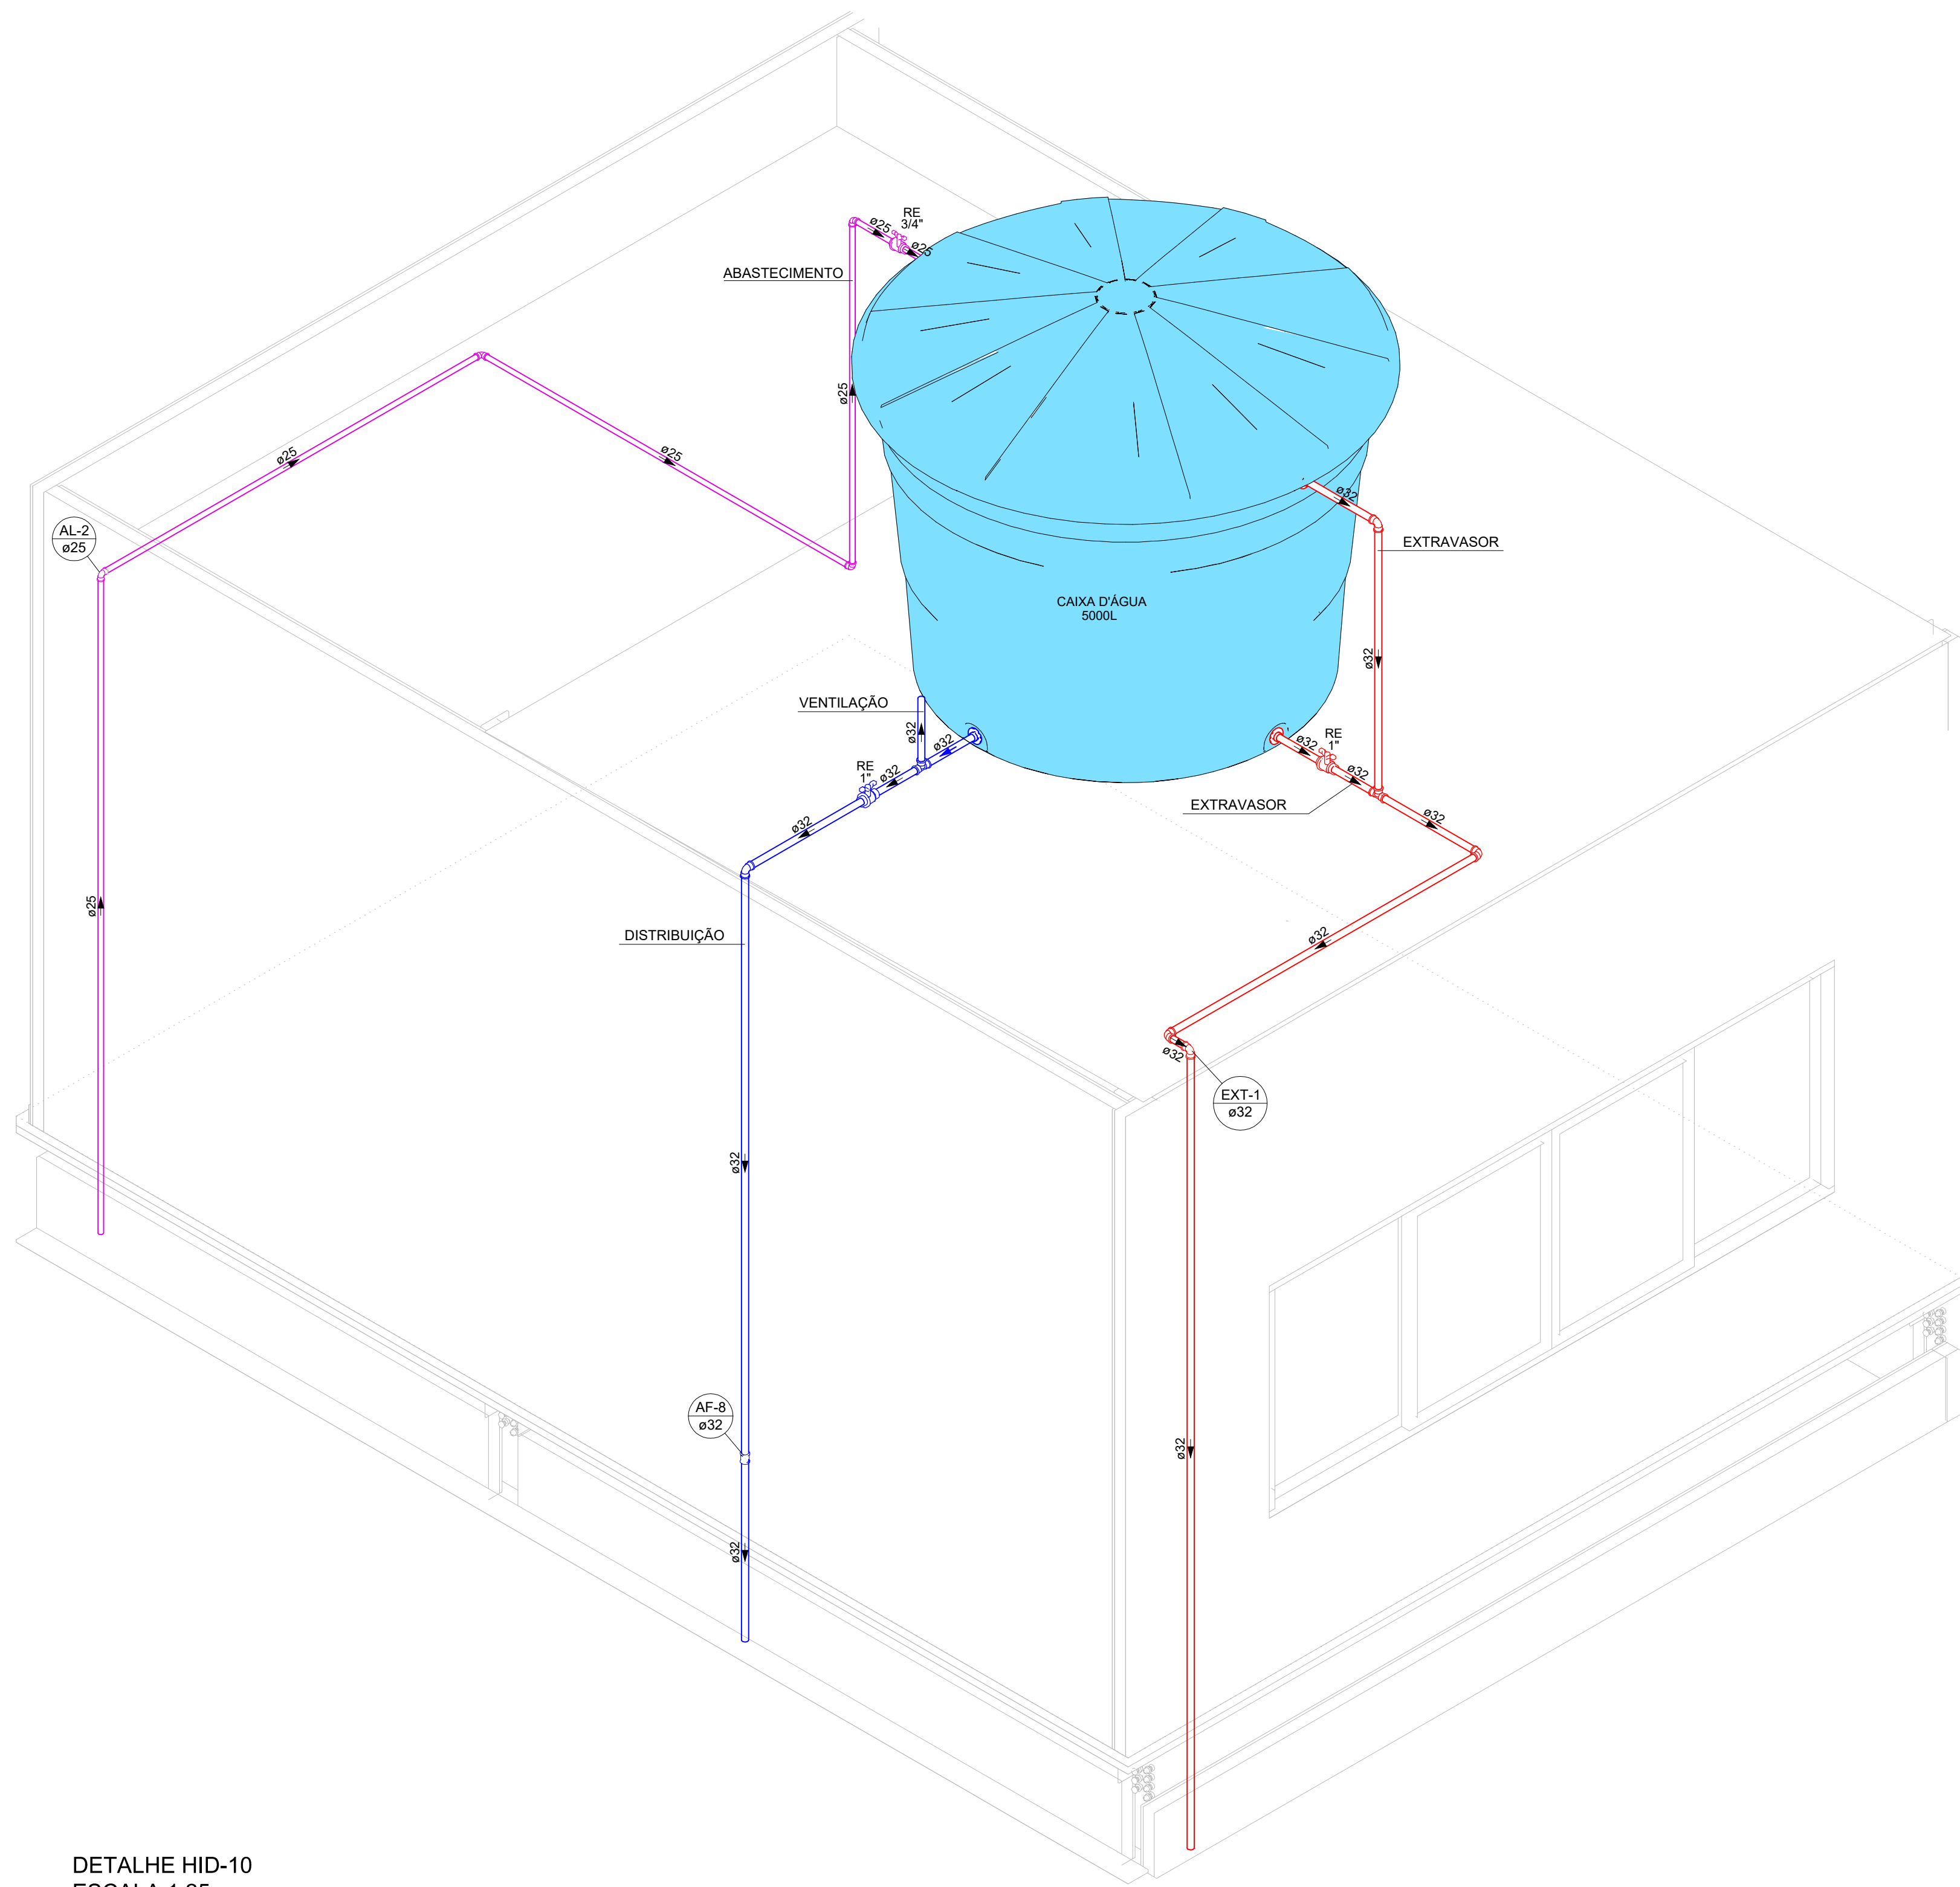

DETALHE HID-10
ESCALA 1:25


LISTA DE MATERIAIS - FORRO		
ALIMENTAÇÃO		
PVC RÍGIDO SOLDÁVEL	JOELHO 90° SOLDÁVEL	2 PC
	25 mm	
	TUBOS	1 PC
	25 mm	7.33 m
ÁGUA FRIA		
PVC RÍGIDO SOLDÁVEL	BUCHA DE REDUÇÃO SOLD. CURTA	7 PC
	32 mm - 25 mm	
	JOELHO 90° SOLDÁVEL	12 PC
	32 mm	
TUBOS	LULA SOLDÁVEL	8 PC
	32 mm	
	TUBOS	1.29 m
	32 mm	28.69 m
TÉ 90 SOLDÁVEL	32 mm	6 PC

LEGENDA DAS NOMENCLATURAS		
CHAMADA PARA PRUMADAS		
AF	ÁGUA FRIA	
AL	ALIMENTAÇÃO	
EXT	EXTRAVASOR	

LEGENDA DE CONDUTOS - MEZANINO	
ÁGUA FRIA	
ALIMENTAÇÃO	

LEGENDA - MEZANINO	
REGISTRO ESFERA VS COMPACTO SOLDÁVEL	

LISTA DE MATERIAIS - MEZANINO		
ALIMENTAÇÃO		
METALIS	REGISTRO ESFERA VS COMPACTO SOLDÁVEL	1 PC
	25 mm	
	TUBOS	1 PC
	25 mm	7.33 m
ÁGUA FRIA		
METALIS	REGISTRO ESFERA VS COMPACTO SOLDÁVEL	2 PC
	32 mm	
	TUBOS	1.29 m
	32 mm	28.69 m
TÉ 90 SOLDÁVEL	32 mm	6 PC

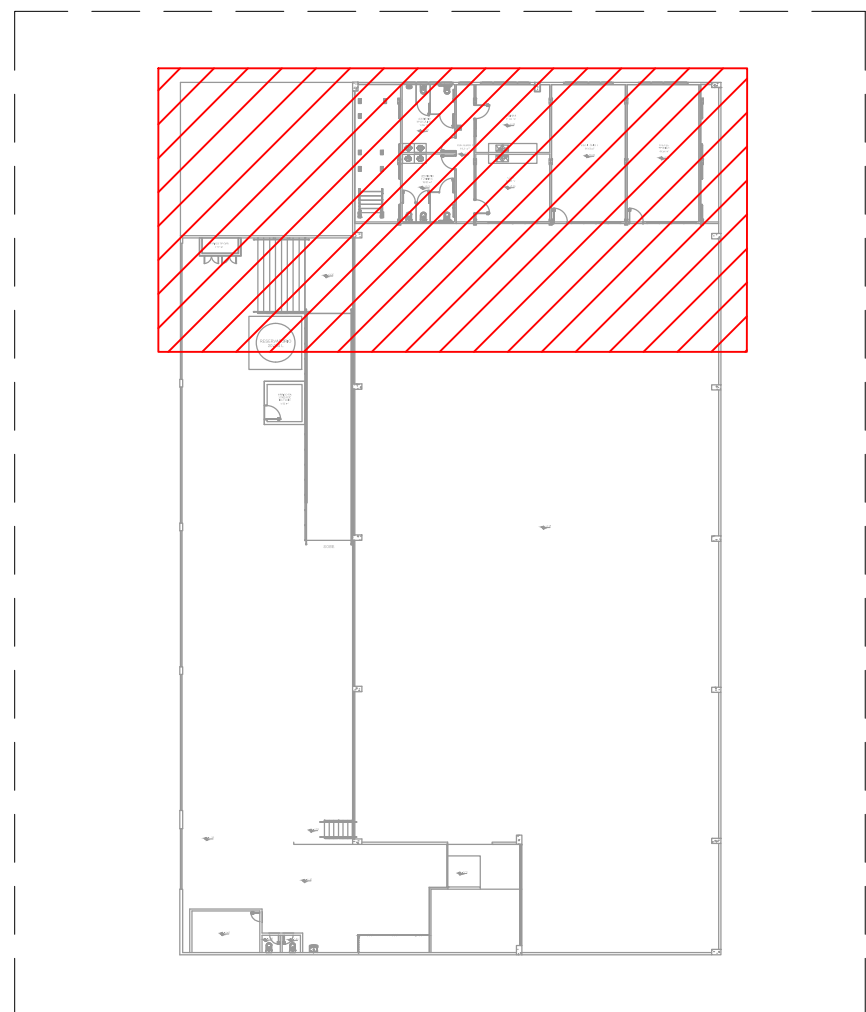

PLANTA DE REFERÊNCIA
ESCALA 1:1000

- NOTAS:
- TODOS OS TUBOS E CONEXÕES DO ALIMENTADOR PREDIAL E DA REDE PREDIAL DE DISTRIBUIÇÃO DE ÁGUA FRIA SERÃO EM PVC RÍGIDO SOLDÁVEL CLASSE 15;
 - A INTERLIGAÇÃO DA REDE DE ÁGUA FRIA SERÁ COM A REDE LOCAL;
 - O DIMENSIONAMENTO DO ALIMENTADOR E RAMAL PREDIAL FOI FEITO COM BASE NUMA PRESSÃO MÁXIMA DE 40 m.c.a. CONFORME NBR 9650;
 - A REDE DE ALIMENTAÇÃO PREDIAL E DE ÁGUA FRIA ENTERRADA DEVERÁ TER RECOBRIMENTO MÍNIMO DE 100 cm;
 - O DIÂMETRO DA TUBULAÇÃO É INDICADO EM mm;
 - TODAS AS COTAS ESTÃO INDICADAS EM cm;
 - PARA FAZER A TRANSIÇÃO ENTRE AS TUBULAÇÕES PLÁSTICAS E AS PEÇAS METÁLICAS DEVE SER UTILIZADO CONEXÕES COM BUCHA DE LATÃO;
 - AS TUBULAÇÕES DE ÁGUA EXECUTADAS INTERNAMENTE AS PAREDES DE ALVENARIA, SERÃO FIXADAS POR MEIO DE CHUMBAMENTO;
 - NA INSTALAÇÃO DA TUBULAÇÃO APARENTE DE ÁGUA, OS TUBOS DEVEREM SER FIXADOS COM ABRAÇADORAS DE SUPERFÍCIES INTERNAS LISAS E LARGAS;
 - EXECUTAR ESSE PROJETO JUNTAMENTE COM O PROJETO ESTRUTURAL;
 - PREVER DESVIO EM TODOS OS TUBOS QUANDO TIVER INTERFERÊNCIA COM AS VIGAS, CASO NÃO SEJA POSSÍVEL O DESVIO, ANTES DA CONCRETAGEM, DEVE-SE PREVER A PASSAGEM PARA TUBULAÇÕES DENTRO DOS LIMITES ESTABELECIDOS PELA NBR 6118:2014;
 - O RESERVATÓRIO PARA ATENDER A EDIFICAÇÃO, SERÁ DE CAPACIDADE DE 5000 LITROS;
 - NÃO ESTÃO INCLUIDOS NO PROJETO:
 - PROJETO MECÂNICO E DETALHAMENTO DE SUPORTES OU OUTROS DISPOSITIVOS;
 - DESENVOLVIMENTO TÉCNICO DE SOLUÇÕES E PRODUTOS NÃO CONVENIENTES OU ESPECIAIS PARA EXECUÇÃO DAS INSTALAÇÕES.

REV. 00	28/05/2025	EMIÇÃO INICIAL	DAC
REVISÃO	DATA	DESCRIÇÃO	RESP.
CLIENTE			
			
PROJETO			
			
RUA Cel. Joaquim Francisco, 341 - Bairro Virgínia CEP: 37501-052 - Pouso Alegre Fone: (35) 2143-3889 www.dacengenharia.com.br			
RESPONSÁVEL TÉCNICO E ARTIST			
ALDORE CAETANO FERREIRA - CREA MG-97.1324			
SUPERVISOR			
REFORMA DO CENTRO DE DISTRIBUIÇÃO DA SECRETARIA DE EDUCAÇÃO			
DISCIPLINA			
RUA LUCY VASCONCELOS TEIXEIRA, 45 BAIRRO MIRANTE DO PARAISO, POUSO ALEGRE - MG			
FOLHA Nº			
PROJETO DE INSTALAÇÕES HIDRÁULICAS PLANTA DE FORRO E CAIXA D'ÁGUA DETALHES, TABELAS, LISTA DE MATERIAIS E NOTAS			
FOLHA Nº			
03/03			
DATA INICIAL	ESCALA	REVISÃO	PROJETO
28/05/2025	INDICADA	R00	DAC-PMPA-RDC-PE-AF-R00.DWG