


PROJETO DE SEGURANÇA CONTRA INCÊNDIO E PÂNICO - REFORMA DO CENTRO DE DISTRIBUIÇÃO DA SECRETARIA DE EDUCAÇÃO
ESCALA INDICADA

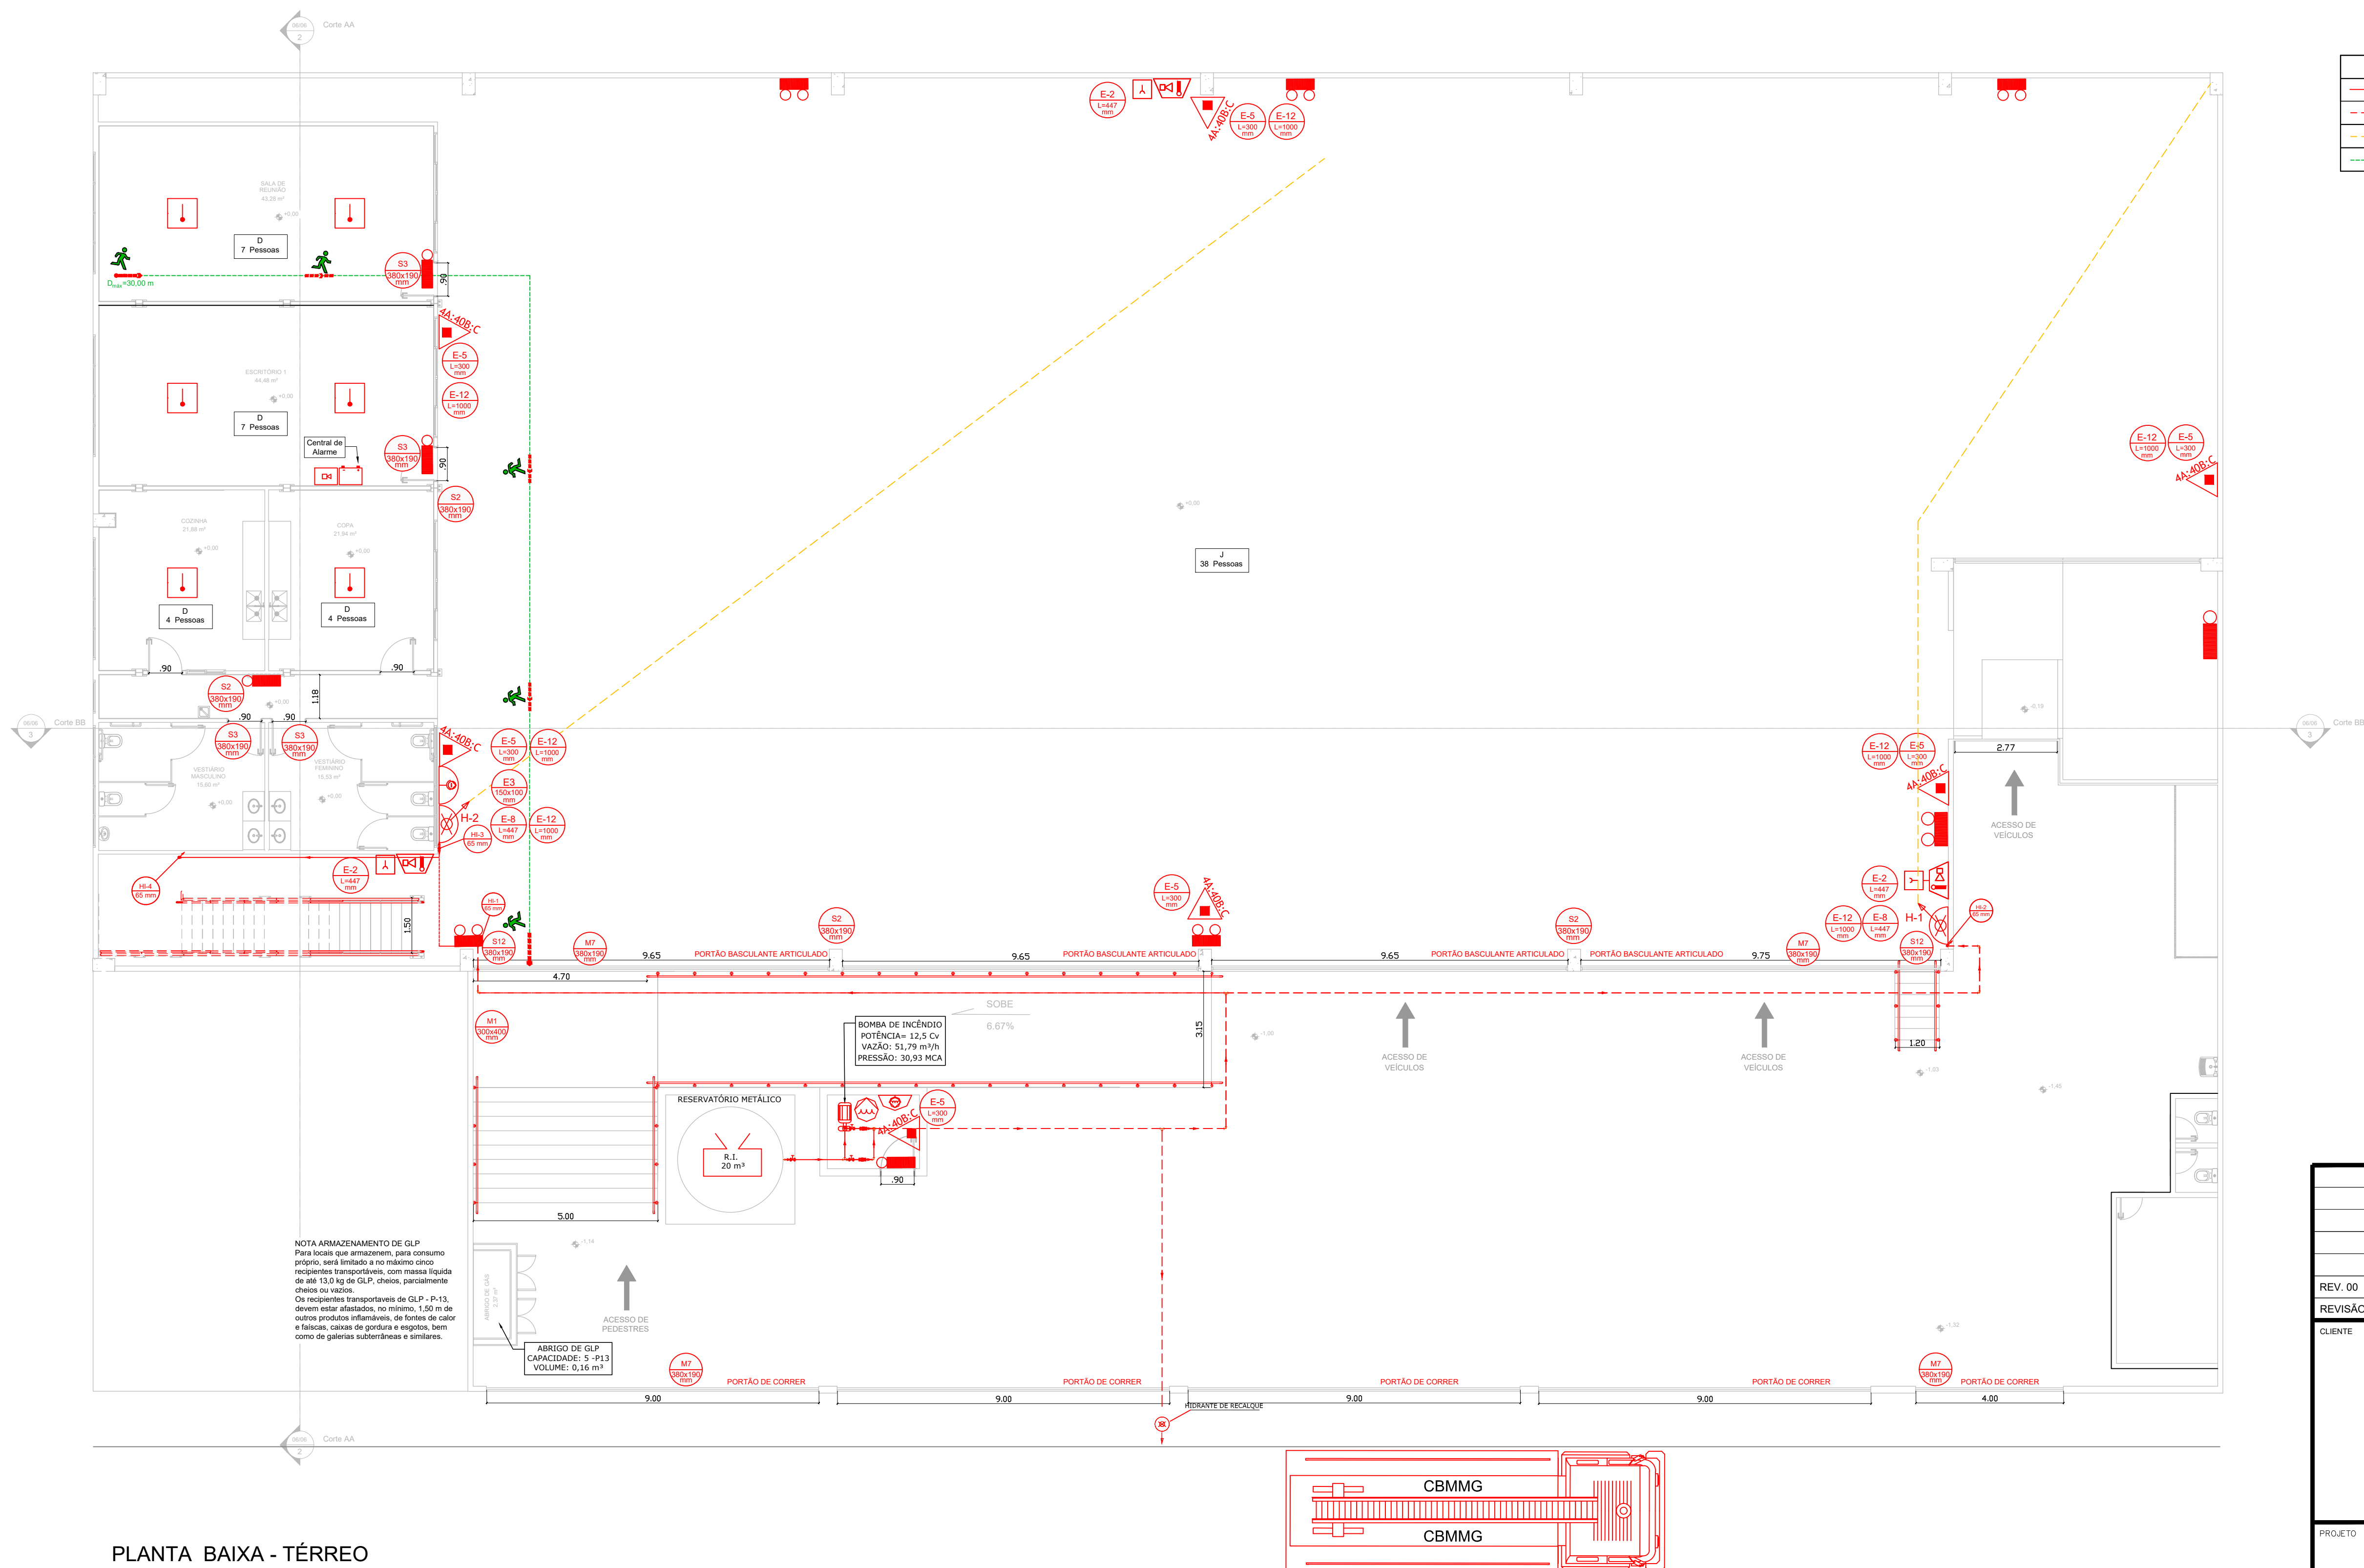

PLANTA BAIXA - TÉRREO
Área: 1.532,97 m²
Escala: 1:100

DIVISÃO

POPULAÇÃO

CAPACIDADE DA U DE PASSAGEM

J	UMA PESSOA POR 30 m ² de ÁREA	ACESSO E DESCARGAS ESCADAS E RAMPAIS PORTAS
D	UMA PESSOA POR 70 m ² de ÁREA	100 60 100

CALCULO DE SAÍDAS PARA ACESSOS E DESCARGAS

N = 600/10 = 0,60 unidades de passagem. Logo, 2 unidades de passagem.

L = 1,10 metros.

CALCULO DE SAÍDAS PARA ESCADAS E RAMPAIS

N = 600/60 = 0,01 unidades de passagem. Logo, 2 unidades de passagem.

L = 1,10 metros.

CALCULO DE SAÍDAS PARA PORTAS

N = 600/100 = 0,60 unidades de passagem. Logo, 1 unidades de passagem

L = 0,80 metros.

LEGENDA	
	TUBULAÇÃO APARENTE
	TUBULAÇÃO ENTERADA
	ALCANÇE MÁXIMO DA MANGUEIRA
	DISTÂNCIA MÁXIMA A SER PERCORRIDA

REV. 00	28/05/25	EMISSÃO INICIAL	DAC
REVISÃO:	DATA :	DESCRIÇÃO:	RESP.:



PROJETO	COORDENAÇÃO
 Rua Cel. Joaquim Francisco, 341, Bairro Varginha CEP: 37501-052 - Itajubá / MG Tel: (35) 2143 - 9087 www.dacengenharia.com.br	RAFAEL BARBOSA CARREIRA CAU: 00A155411-5 RESPONSÁVEL TÉCNICO E AUTOR
	ALOISIO CAETANO FERREIRA CREA: MG-97/13201

EMPREENHEIRO				
REFORMA DO CENTRO DE DISTRIBUIÇÃO DA SECRETARIA DE EDUCAÇÃO				
ENDEREÇO			DISCIPLINA	
RUA LUCY VASCONCELOS TEIXEIRA, 45			PSCIP	
BAIRRO MIRANTE DO PARAÍSO, POUSO ALEGRE - MG			FASE DO PROJETO	
ASSUNTO			EXECUTIVO	
PLANTA BAIXA - TÉRREO			FOLHA Nº.	
DIMENSIONAMENTO DAS SAÍDAS DE EMERGÊNCIA			04/06	
DATA INICIAL	ESCALA	REVISÃO	ARQUIVO	
28/05/2025	INDICADA	R00	DAC-PMPA-RCO-PE-INÇENDIO-R00.DWG	