




PROJETO DE INSTALAÇÕES SANITÁRIAS - REFORMA E AMPLIAÇÃO DA E.M. DOM OTÁVIO  
ESCALA INDICADA

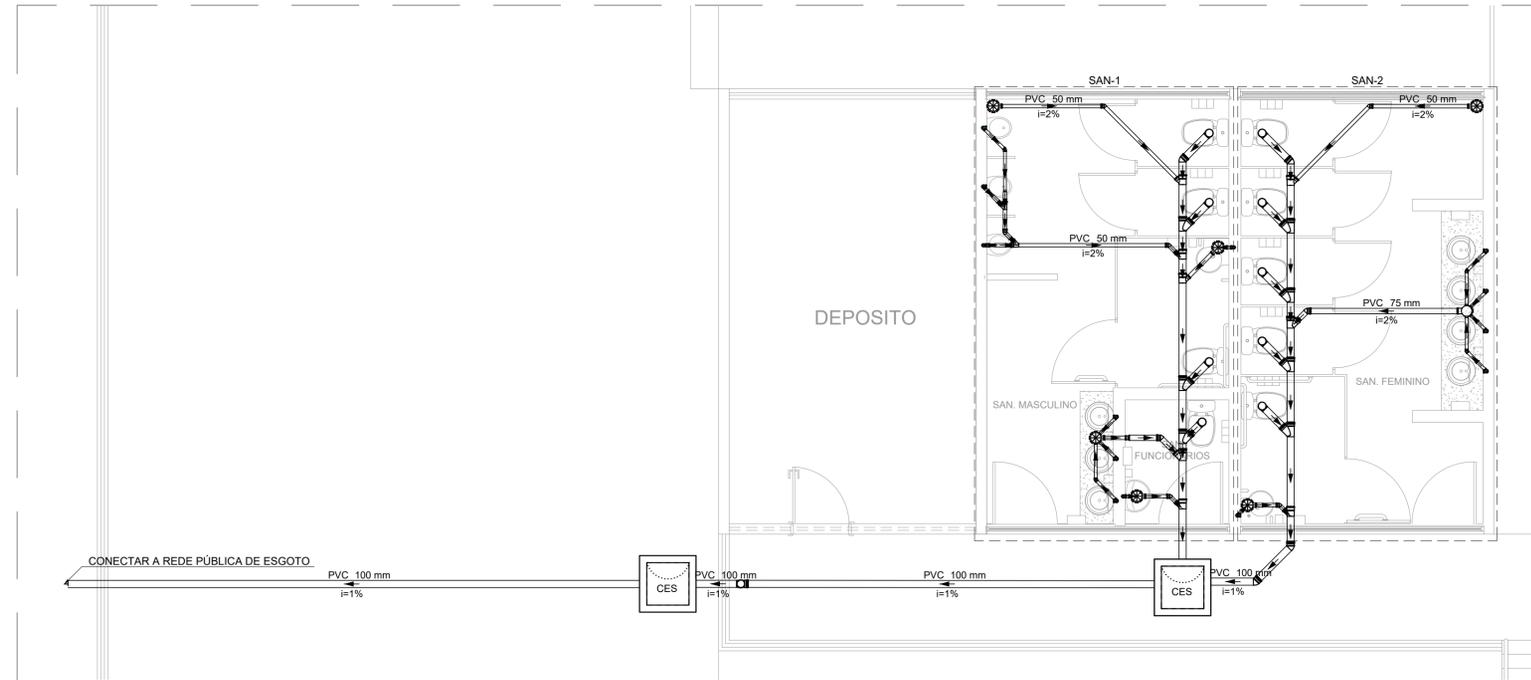

PLANTA BAIXA TÉRREO  
Escala: 1:50

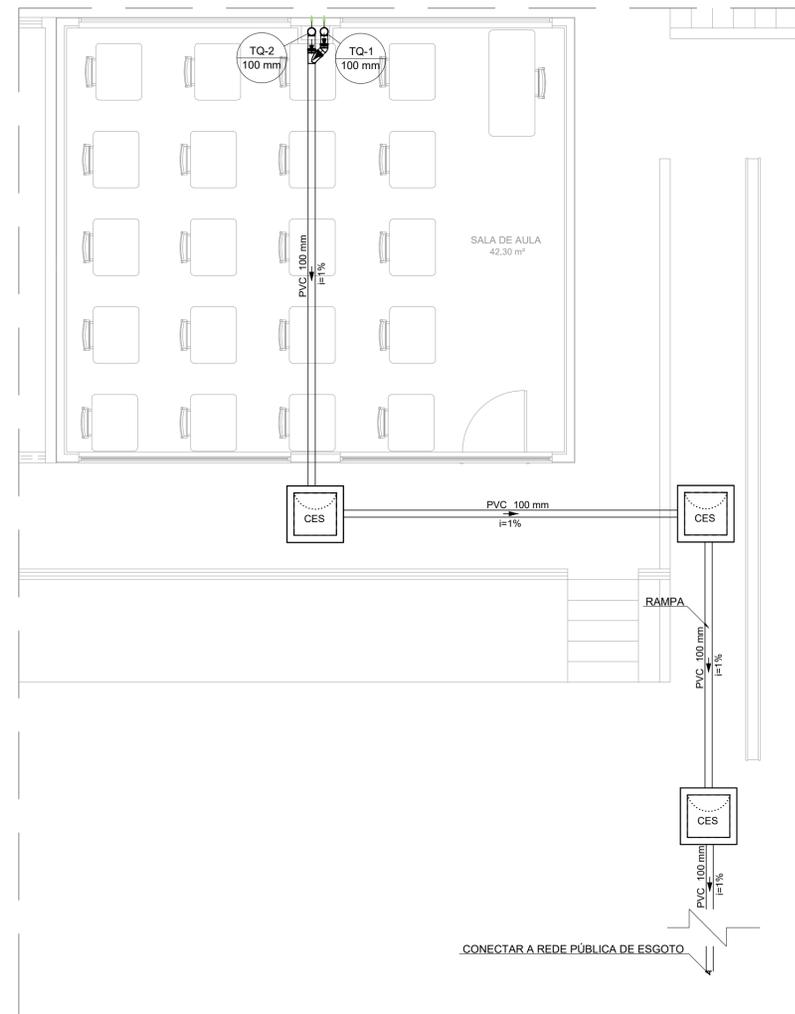

PLANTA BAIXA TÉRREO  
Escala: 1:50

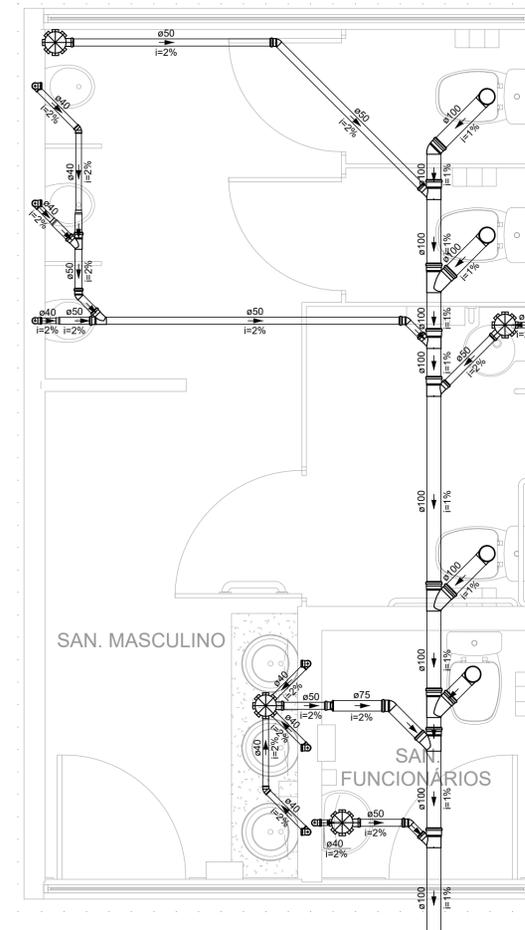

DETALHE SAN-1  
Escala: 1:25



DETALHE SAN-2  
Escala: 1:25



PLANTA DE REFERÊNCIA  
Sem Escala

Lista de materiais - TÉRREO	
Esgoto	
Caixas de Passagem	
Caixa de inspeção de esgoto sifonada CES- 60x60 cm	5 pc
PVC Acessórios	
Caixa sifonada 150x150x50	6 pc
150x185x75	1 pc
Sifão de copo p/ pia e lavatório 1" - 1.1/2"	10 pc
Sifão flexível p/ Mictório 1.1/4" - 2"	3 pc
Válvula p/ lavatório e tanque 1"	10 pc
PVC Esgoto	
Bucha de redução longa 50 mm - 40 mm	6 pc
Curva 90 curta 40 mm	13 pc
Joelho 45 100 mm	5 pc
40 mm	4 pc
50 mm	6 pc
75 mm	2 pc
Joelho 90 100 mm	13 pc
40 mm	3 pc
Joelho 90 canal p/ esgoto secundário 40 mm - 1.1/2"	10 pc
Junção simples 100 mm - 50 mm	6 pc
100 mm - 75 mm	2 pc
100 mm - 100 mm	8 pc
50 mm - 50 mm	2 pc
Redução excêntrica 75 mm - 50 mm	1 pc
Tubo rígido c/ ponta lisa 100 mm - 4"	48.81 m
40 mm	13.61 m
50 mm - 2"	10.68 m
75 mm - 3"	3.01 m

Legenda detalhada - TÉRREO	
Bucha de redução longa	
PVC Esgoto	
Bucha de redução longa 50 mm - 40 mm	1pc
Caixa Sifonada	
PVC Acessórios	
Caixa sifonada 150x150x50	1pc
Caixas de Passagem	
Caixa de inspeção de esgoto sifonada CES- 60x60 cm	1pc
Joelho 45	
PVC Esgoto	
Joelho 45 100 mm	1pc
Joelho 90- coluna	
PVC Esgoto	
Joelho 90 100 mm	1pc
Joelho 90- desce	
PVC Esgoto	
Joelho 90 100 mm	1pc
Junção simples	
PVC Esgoto	
Junção simples 100 mm - 100 mm	1pc
Lavatório de Uso Geral	
PVC Acessórios	
Sifão de copo p/ pia e lavatório 1" - 1.1/2"	1pc
Válvula p/ lavatório e tanque 1"	1pc
PVC Esgoto	
Curva 90 curta 40 mm	1pc
Joelho 90 canal p/ esgoto secundário 40 mm - 1.1/2"	1pc
Tubo rígido c/ ponta lisa 40 mm	0.6m
Mictório de Descarga Automática- DN 40mm	
PVC Acessórios	
Sifão flexível p/ Mictório 1.1/4" - 2"	1pc
PVC Esgoto	
Bucha de redução longa 50 mm - 40 mm	1pc
Curva 90 curta 40 mm	1pc
Joelho 90 40 mm	1pc
Tubo rígido c/ ponta lisa 40 mm	0.6m
Redução excêntrica- superior	
PVC Esgoto	
Redução excêntrica 75 mm - 50 mm	1pc
Vaso Sanitário c/ J90°	
PVC Esgoto	
Joelho 90 100 mm	1pc

NOTAS:

- TODOS OS TUBOS E CONEXÕES DA REDE DE ESGOTO SANITÁRIO SERÃO EM PVC RÍGIDO;
- ADOTAR DECLIVIDADE MÍNIMA DE 2% PARA OS TUBOS COM DIÂMETROS ATÉ Ø75MM E 1% PARA TUBOS COM DIÂMETROS ≥ Ø100MM;
- TODOS OS DIÂMETROS SÃO COTADOS EM MILÍMETROS;
- PARA INSTALAR LOUÇAS CONSULTAR AINDA O PROJETO DE ARQUITETURA;
- PASSAR A TUBULAÇÃO ABAIXO DA VIGA BALDRAME. EM CASO DE ENCONTRO COM A FUNDAÇÃO REALIZAR O DESVIO NA TUBULAÇÃO, NÃO INTERFERINDO NA FUNDAÇÃO EXISTENTE.

REV. 00	13/01/23	EMISSÃO INICIAL	DAC
REVISÃO:	DATA :	DESCRIÇÃO:	RESP.:
 <p>Prefeitura Municipal de Pouso Alegre</p>			
 <p>DAC Engenharia</p> <p>Rua Miguel Vianna, n° 81, 2° Andar Bairro Morro Chic CEP: 37500-080 - Itajubá / MG Tel: (35) 3623-8846 www.dacengenharia.com.br</p>		<p>COORDENAÇÃO ALÓISIO CAETANO FERREIRA</p> <p>RESPONSÁVEL TÉCNICO E AUTOR ENG. CIVIL FLÁVIA BARBOSA CREA MG-187.842/D</p>	
<p>EMPREENDIMENTO <b>REFORMA E AMPLIAÇÃO DA E.M. DOM OTÁVIO</b></p>			
<p>ENDEREÇO RUA PROF. NEUZA S. DA MOTTA, 145 - B. J. ESPLANADA POUSO ALEGRE - MINAS GERAIS</p>		<p>DISCIPLINA ESGOTO</p> <p>FASE DO PROJETO EXECUTIVO</p> <p>FOLHA N° 01/02</p>	
DATA INICIAL	ESCALA	REVISÃO	ARQUIVO
13/01/2023	INDICADA	ROO	DAC-PMPA-DOM-PE-ESG-ROO.DWG