


PROJETO DE IRRIGAÇÃO
ESCALA: 1:250

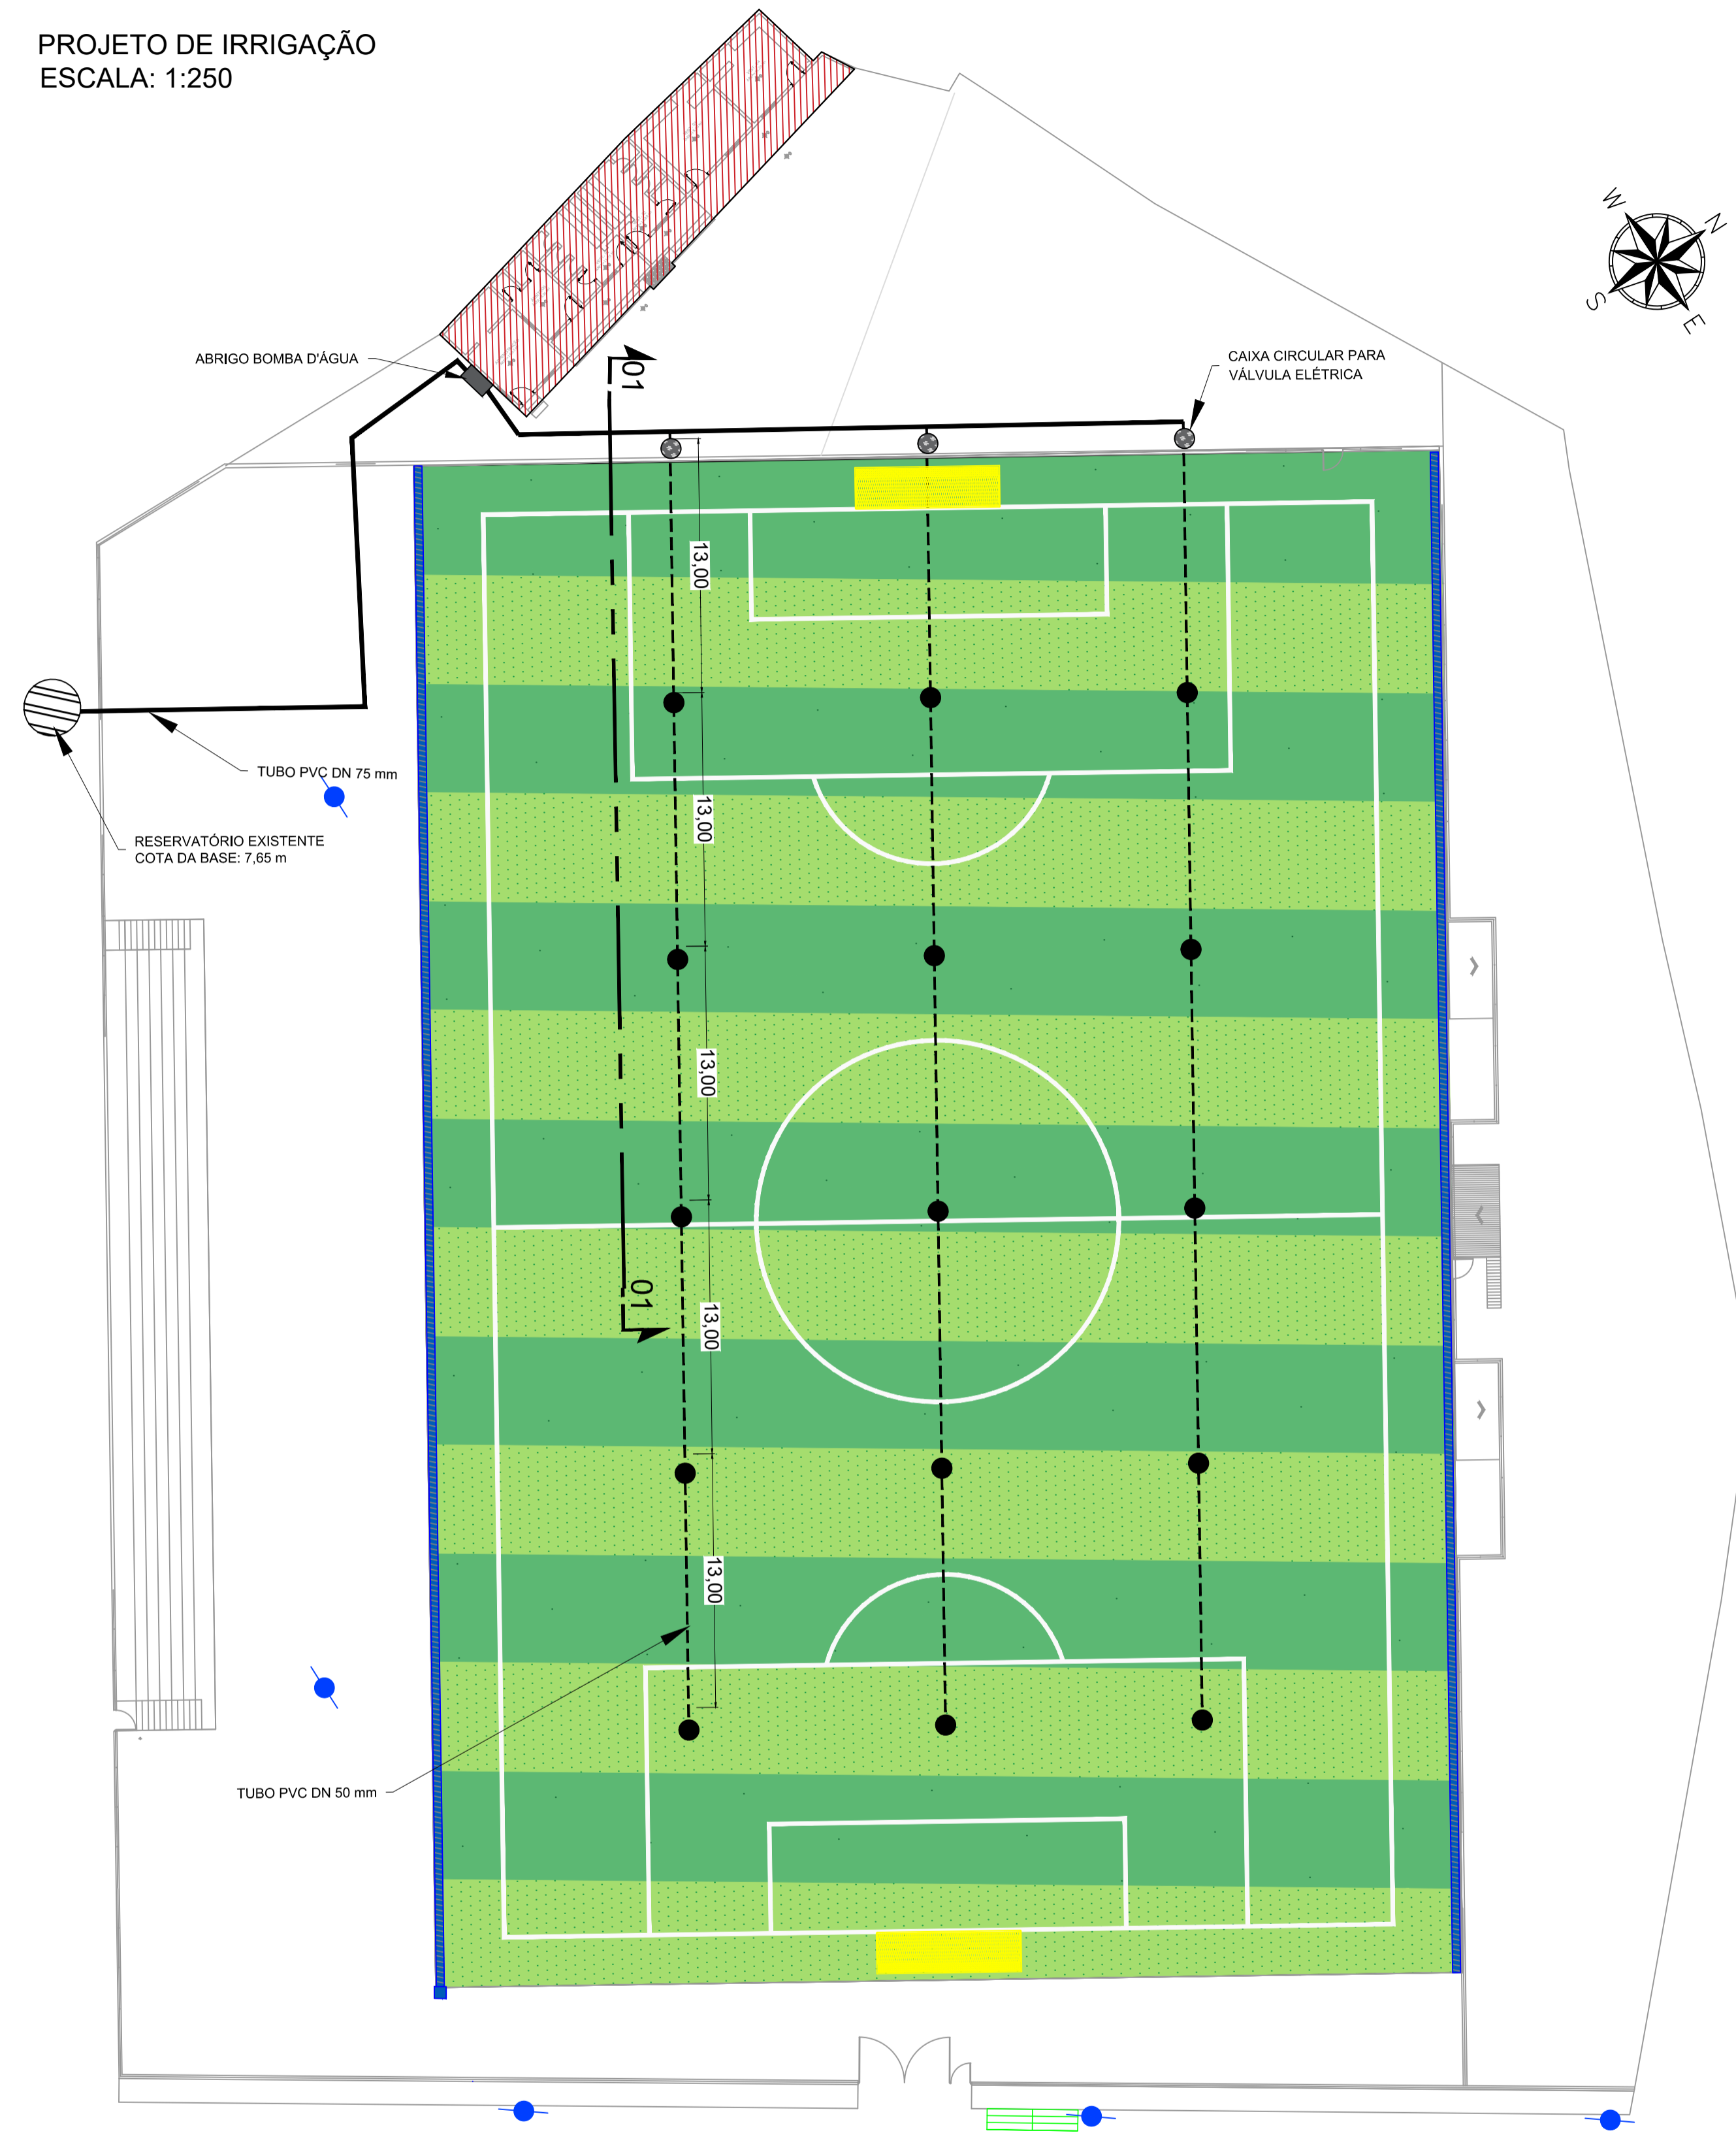

LEGENDA:

- LIMITES DO TERRENO
- ▨ EDIFICAÇÕES
- ▨ GRAMADO SINTÉTICO
- POSTES EXISTENTES
- ▨ BOCA DE LOBO EXISTENTE
- ⊙ CAIXA CIRCULAR DE VÁLVULA
- TRAVES DE GOL
- CANALETA
- ASPERSOR ROTOR 5006
- - - TUBO DN 50mm
- TUBO DN 75mm
- ⊙ RESERVATÓRIO EXISTENTE
- ABRIGO BOMBA D'ÁGUA

RAIO DE ALCANCE DO ASPERSOR
ESCALA: 1:500

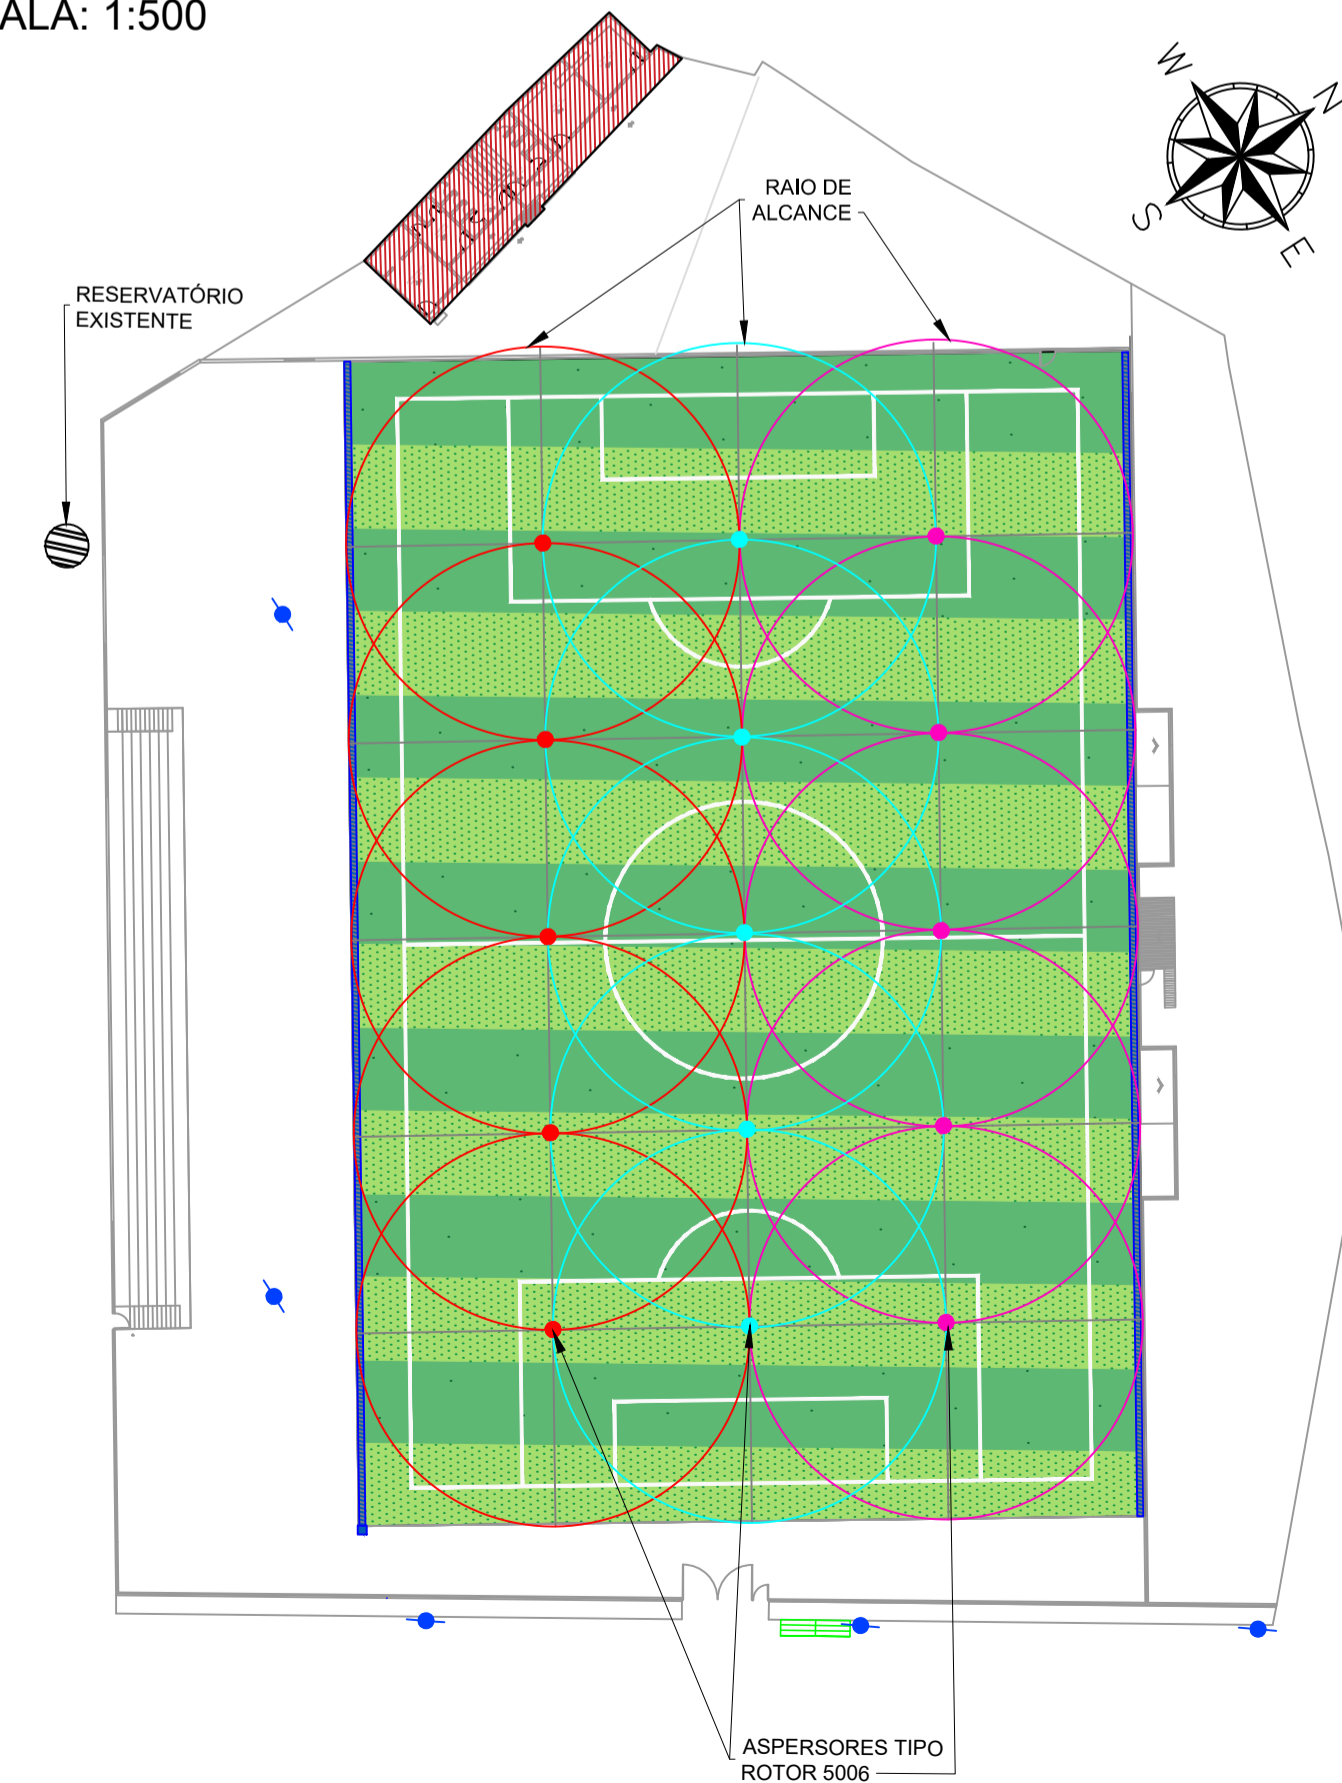


TABELA 1 - QUANTITATIVO IRRIGAÇÃO

PEÇAS		
FLANGE 75 mm	1	un
TUBO PVC 75 mm	73.57	m
REDUÇÃO 75mm x 50mm	4	un
TUBO PVC 50 mm	230.30	m
UNIÃO SOLDÁVEL PVC 50mm	8	un
UNIÃO SOLDÁVEL 50 x 1 1/2" ROSCA IRRIGAÇÃO PVC	8	un
BOMBA D'ÁGUA	8	un
BUCHA DE REDUÇÃO PVC 3/4" x 1/2"	1	un
CONEXÃO INOX COM BUCHA DE REDUÇÃO 1/2" MACHO x 3/4" FÊMEA	1	un
MANÔMETRO DN 53	1	un
CURVA LONGA 90° PVC 75 mm	3	un
VÁLVULA DE RETENÇÃO HORIZONTAL 2 1/2"	1	un
LUVA PVC 75 mm	2	un
TÊ SOLDÁVEL 75 mm	1	un
TÊ 75 mm x 50 mm	3	un
VÁLVULA ELÉTRICA DE 1 1/2"	3	un
CAIXA DE VÁLVULA CIRCULAR 10"	3	un
TAMPÃO PVC CAP SOLDÁVEL 50 mm	15	un
TÊ PVC 50 mm X 3/4" LF	15	un
CONECTOR DE 3/4"	10	un
TUBO FLEXÍVEL 1/2"	4.50	m
CURVA 90° PVC SOLDÁVEL 75 mm	4	un
CURVA 45° PVC SOLDÁVEL 75 mm	4	un
ASPERSOR ROTOR 5006	15	un

REV. 00 28/07/23 EMISSÃO INICIAL		DAC
REVISÃO: DATA : DESCRIÇÃO:		RESP.:
CLIENTE		
 Prefeitura Municipal de Pouso Alegre		
 Rua Cel. Joaquim Francisco, 341 – Bairro Varginha CEP: 37501-052 – Itajubá / MG Tel: (35) 98414-5841 www.dacengenharia.com.br	COORDENAÇÃO DE PROJETOS ENG. HÍD. DENIS DE SOUZA SILVA RESPONSÁVEL TÉCNICO E AUTOR ENG. CIVIL FLÁVIA C. BARBOSA CREA: MG-187.842/D	
EMPREENDIMENTO		
IMPLANTAÇÃO DE GRAMA SINTÉTICA NO CAMPO CÔI		
ENDEREÇO AVENIDA UBERLÂNDIA, BAIRRO SÃO JOÃO POUSO ALEGRE – MINAS GERAIS	DISCIPLINA IRRIGAÇÃO	
ASSUNTO PROJETO EXECUTIVO DE IRRIGAÇÃO PLANTA BAIXA DETALHES E QUANTITATIVO	FASE DO PROJETO EXECUTIVO	
DATA INICIAL 28/07/2023		ESCALA INDICADA
REVISÃO ROO		ARQUIVO DAC-PMPA-RCC-REF-PE-ROO.DWG
		FOLHA N.º 04