




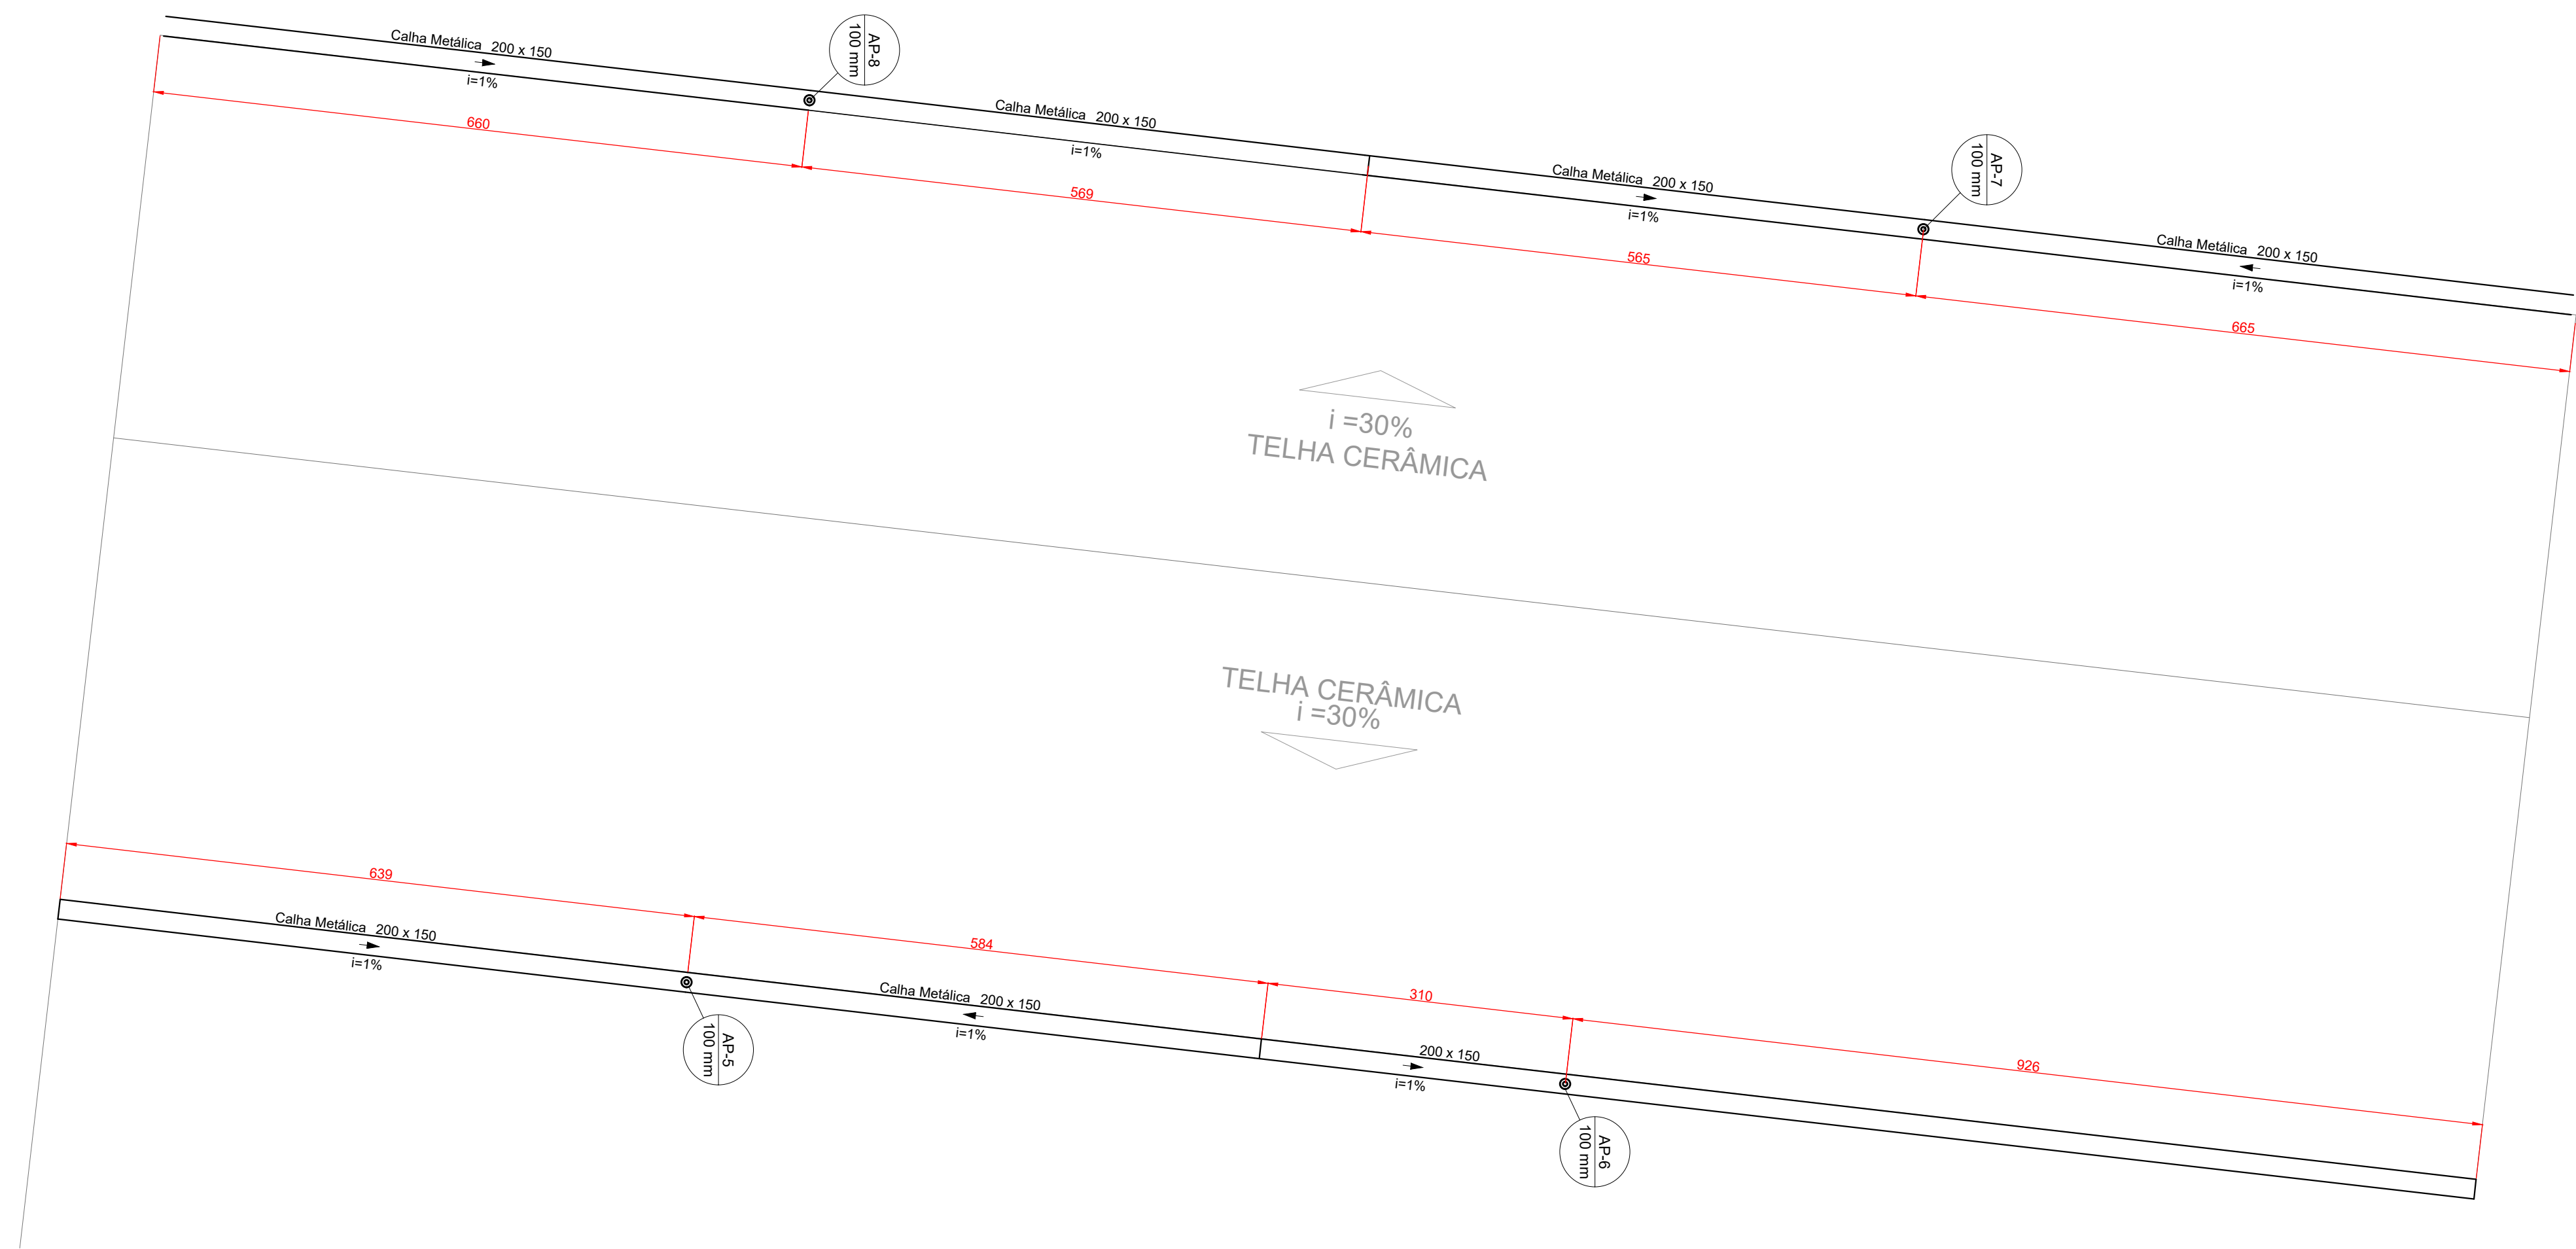


PLANTA BAIXA - COBERTURA SALAS
ESCALA 1:50

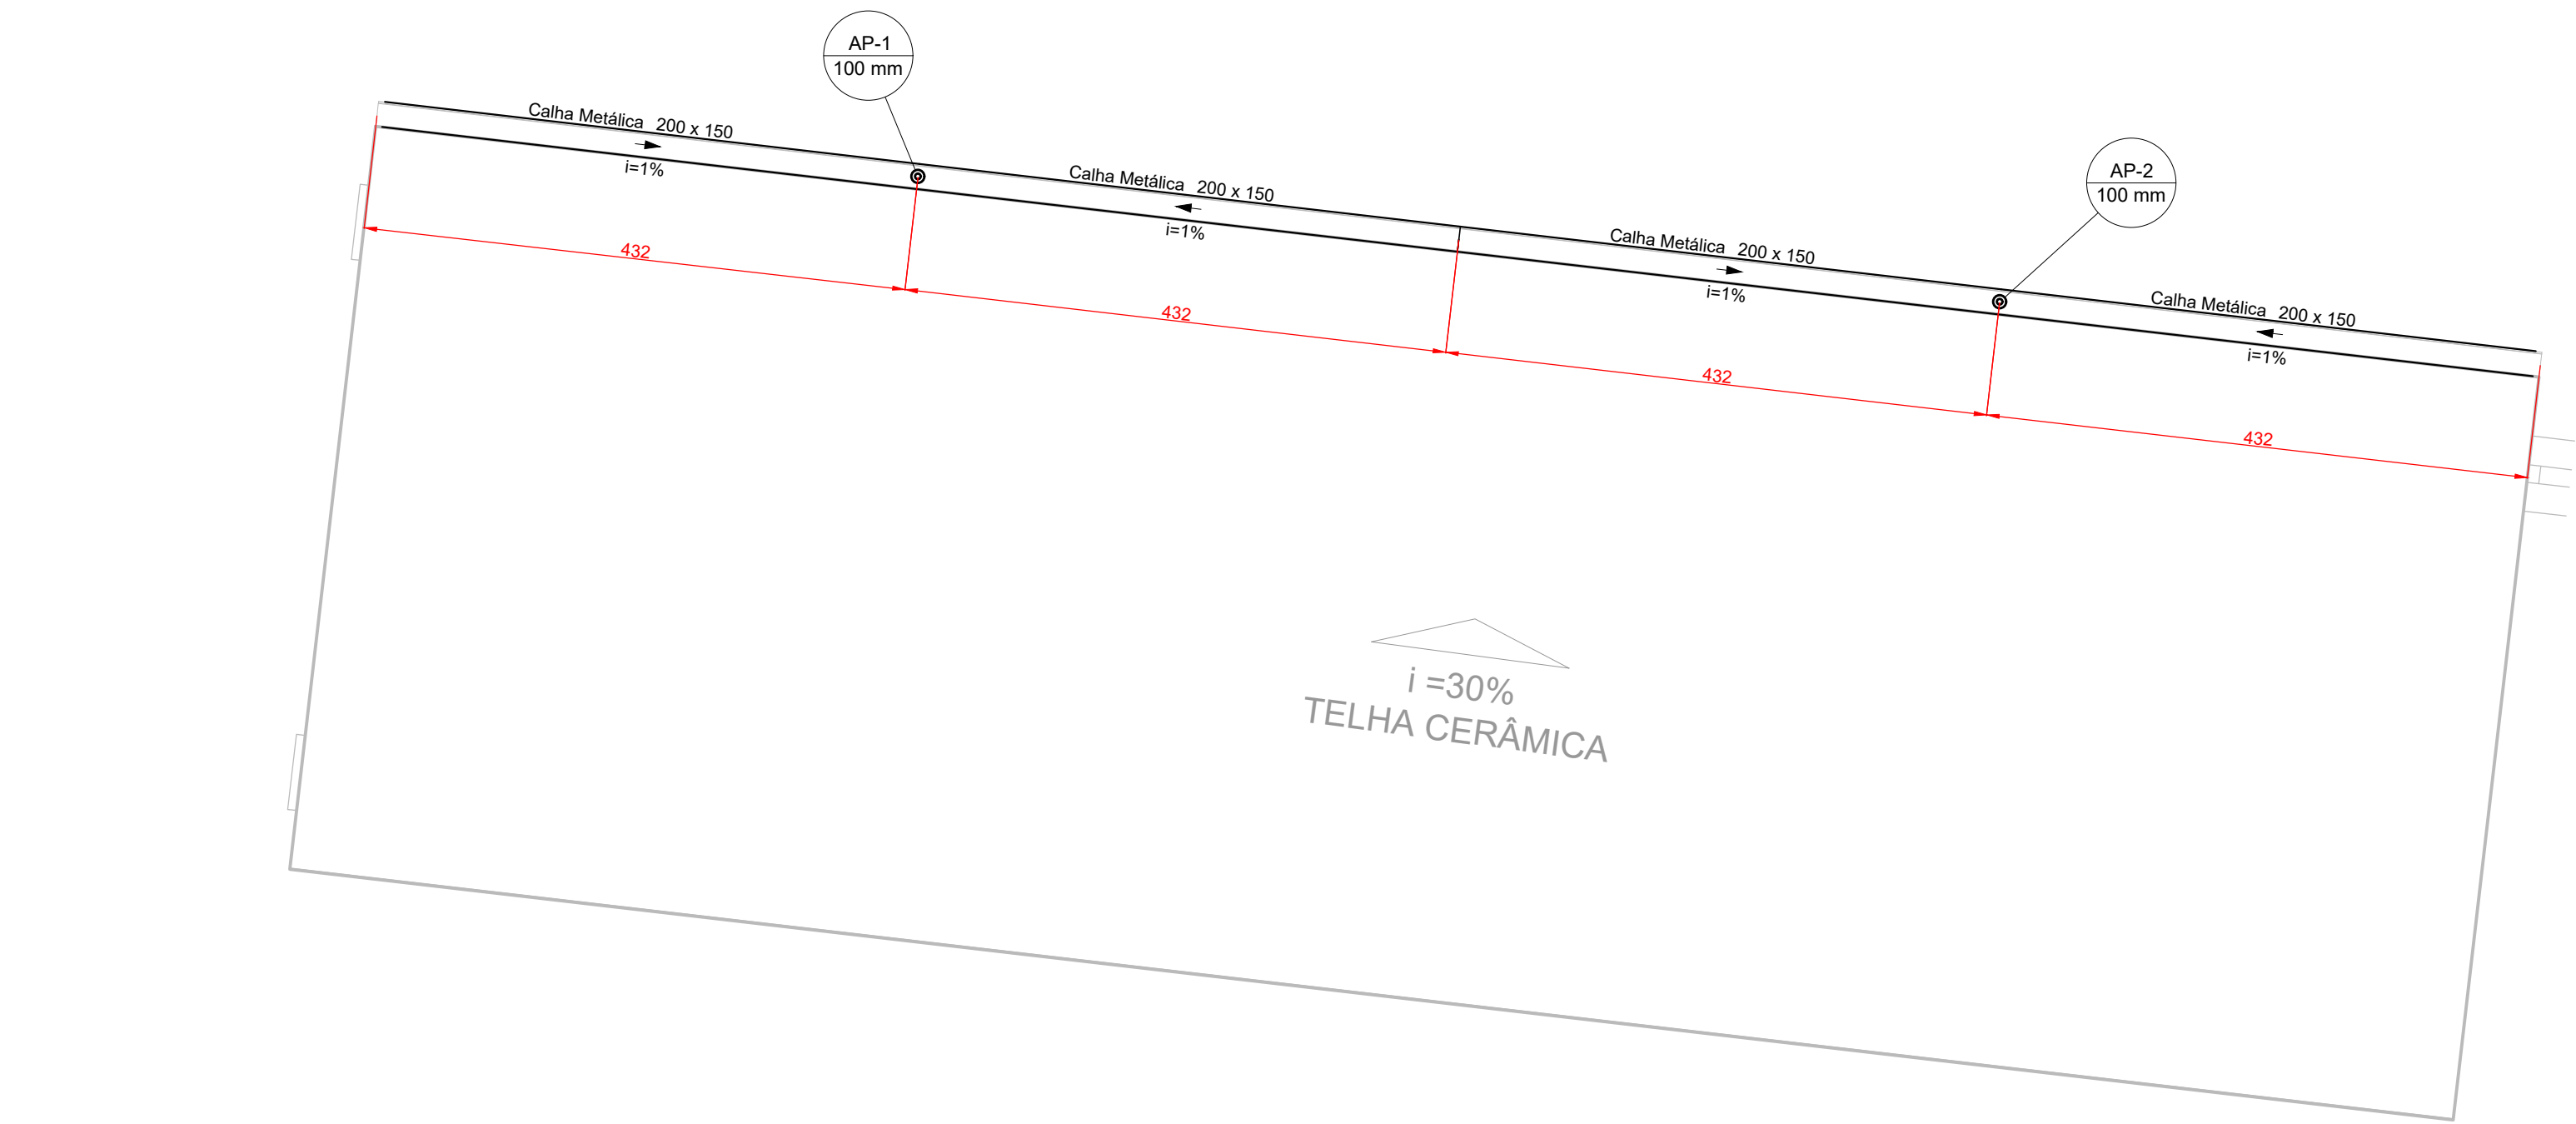

PLANTA BAIXA - COBERTURA BANHEIROS
ESCALA 1:50

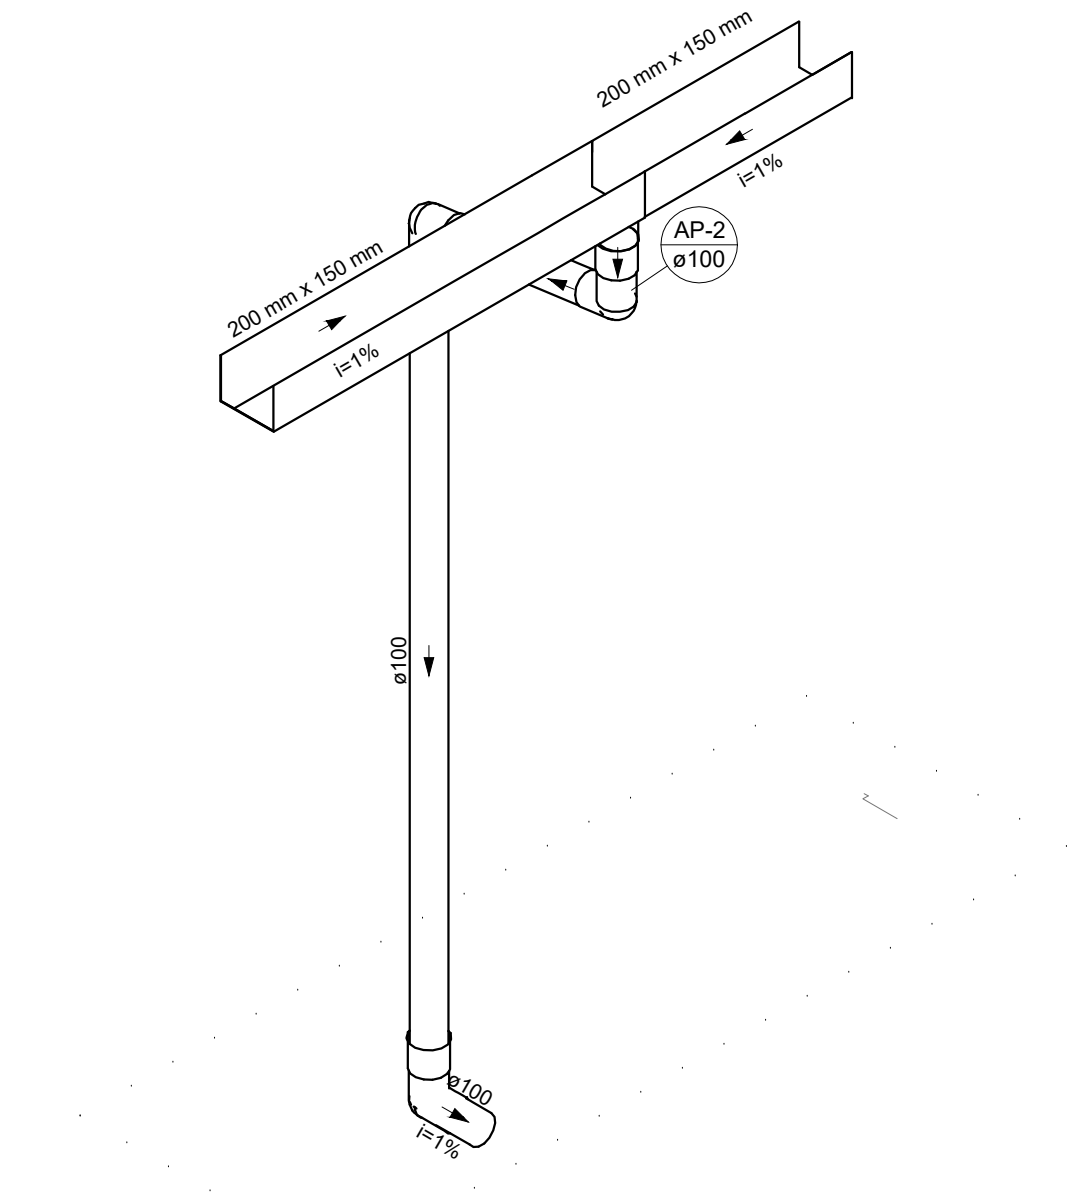


DETALHE PLU-1
ESCALA 1:25

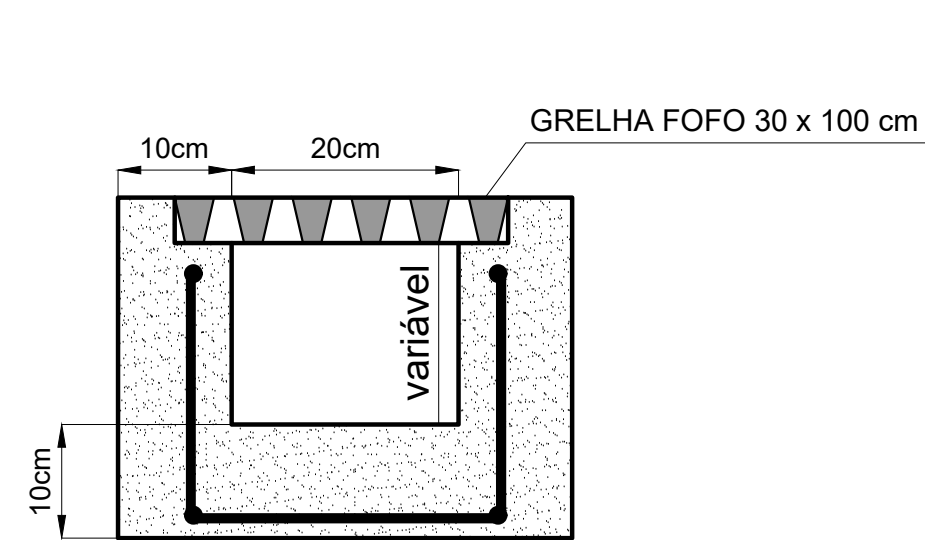

DETALHE DA CANALETA 20 X 20
SEM ESCALA

ESPECIFICAÇÃO TÉCNICA
CANALETA EM CONCRETO fck 25 MPa

1. TODA ÁREA INTERNA DEVE SER IMPERMEABILIZADA;
2. A PROFUNDIDADE É VARIÁVEL PARA GARANTIR QUE A DECLIVIDADE DE 1,0 % SEJA ATENDIDA;
3. A ARMAÇÃO APRESENTA 4 BARRAS LONGITUDINAIS COM Ø 6,30 MM CORRIDO, COM ESTRIBOS EM FORMATO DE U E Ø 5,00 MM A CADA 20 CM. O COBRIMENTO É DE 2,00 CM
4. PROFUNDIDADE INICIAL DE 20 CM.

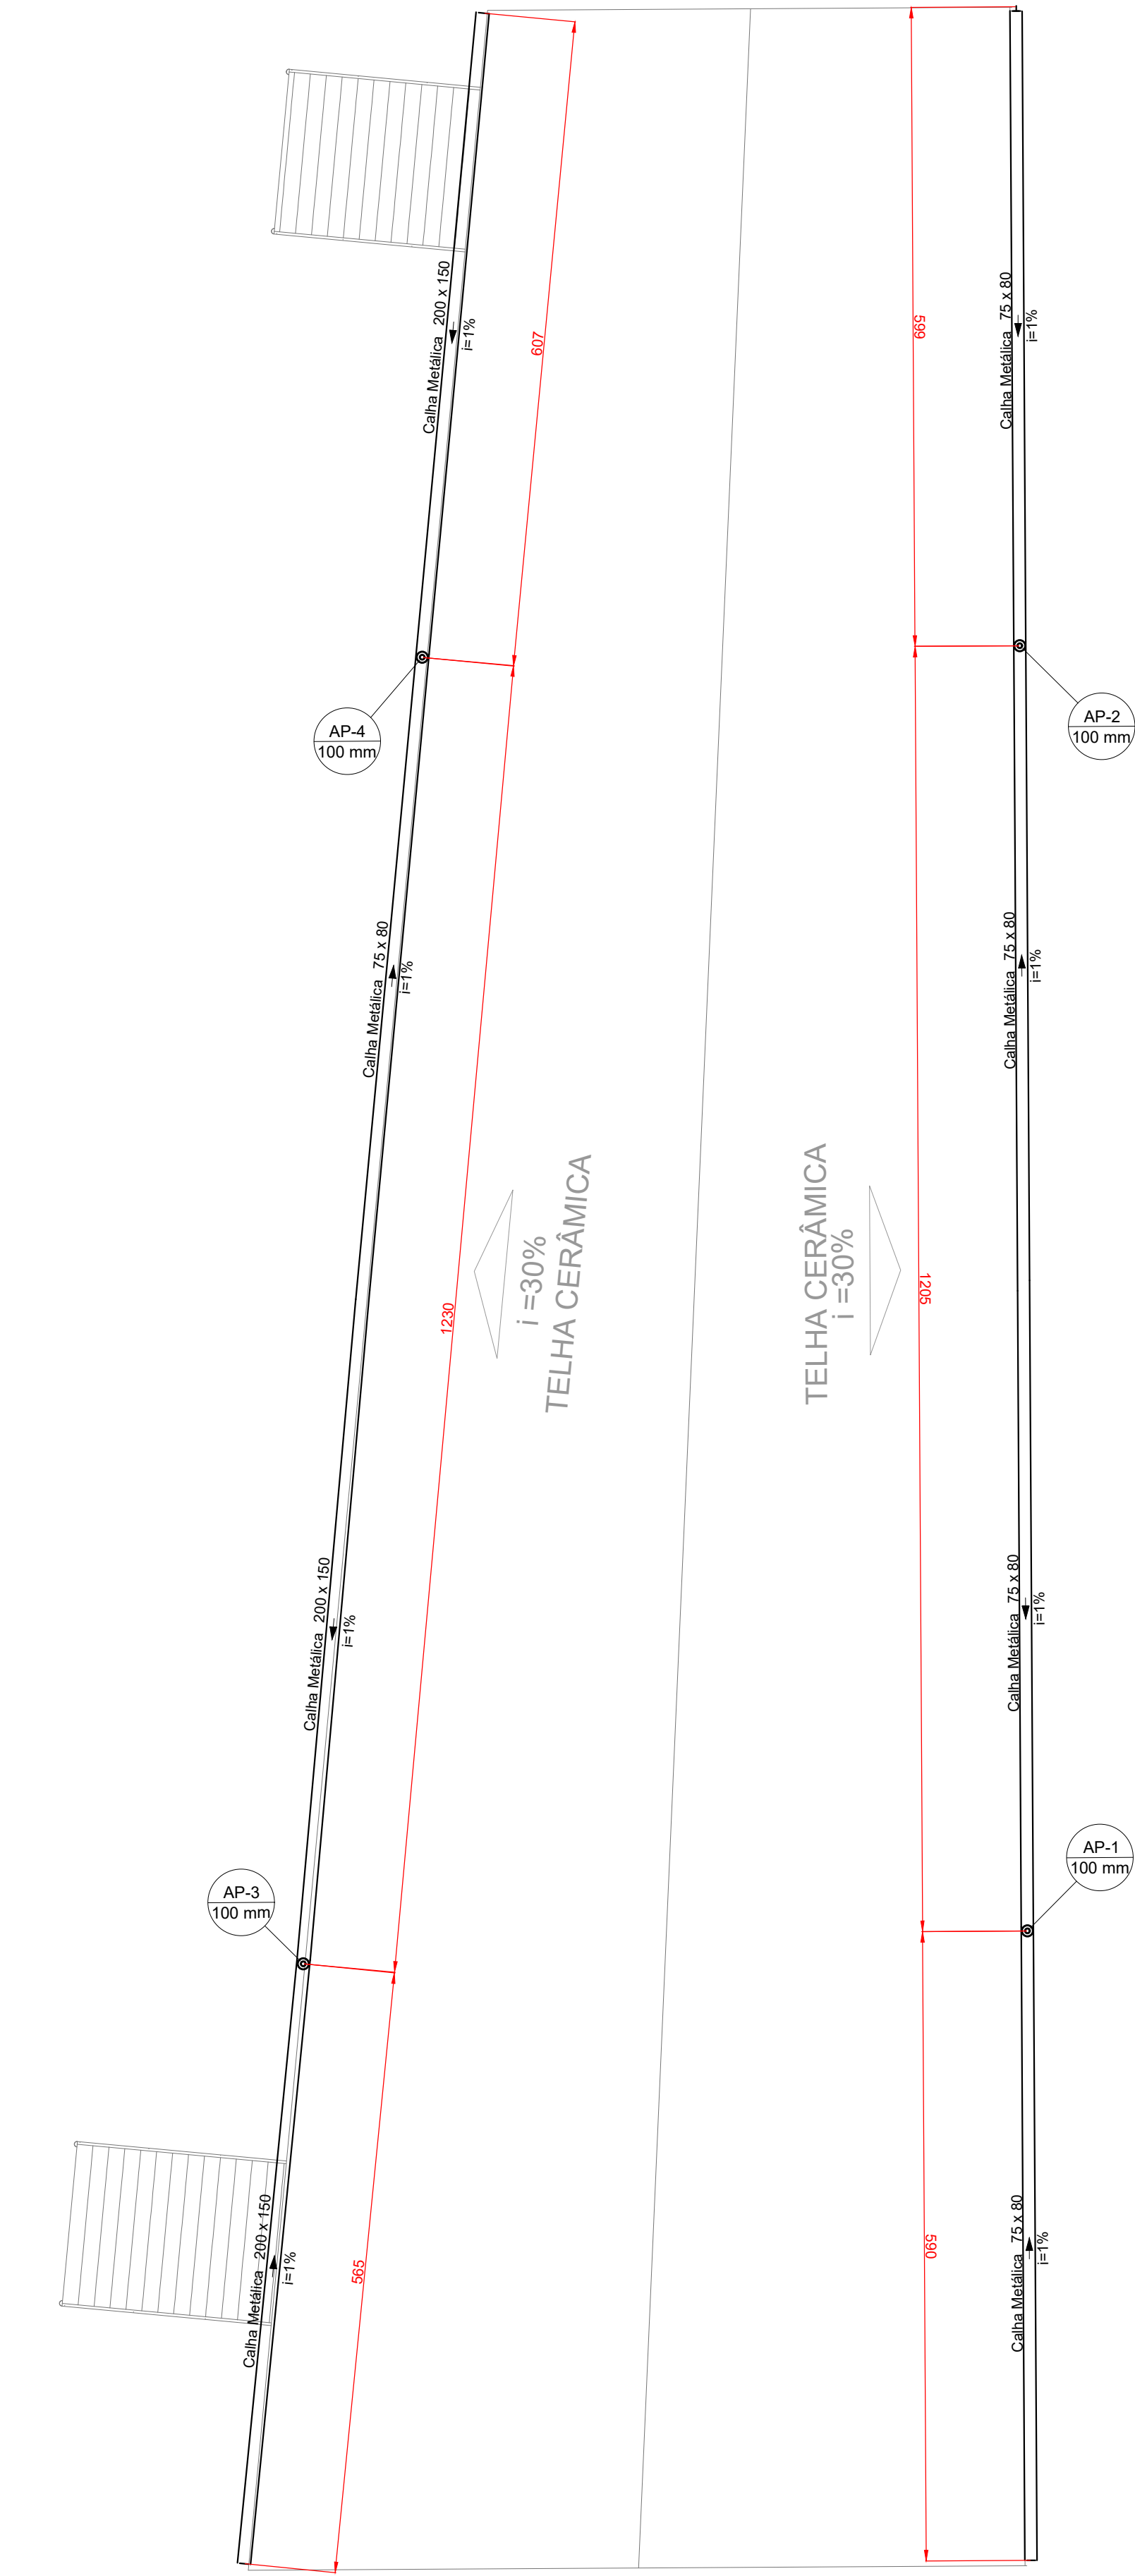

PLANTA BAIXA - COBERTURA COZINHA
ESCALA 1:50

LISTA DE MATERIAIS - COBERTURA PLUVIAL		
CALHA METÁLICA		
CALHA RETANGULAR	200 mm x 150 mm	17,3 m
PVC ACESSÓRIOS	100mm	
ROLÔ HEMISFÉRICO	100mm	10 pç
PVC SÉRIE R		
TUBO PVC RÍGIDO SÉRIE R PONTA LISA	100 mm	0,30 m

LISTA DE MATERIAIS - COB. COZINHA E SALA PLUVIAL		
CALHA METÁLICA		
CALHA RETANGULAR	200 mm x 150 mm	97,86 m
PVC SÉRIE R		
TUBO PVC RÍGIDO SÉRIE R PONTA LISA	100 mm	0,98 m

LEGENDA - TERREIO	
○	JOELHO 90° SÉRIE R COLUNA
□	JOELHO 90° SÉRIE R DESCE

NOTAS:

1. OS TELHADOS SERÃO EM TELHA CERÂMICA, CONFORME INDICADO NO PROJETO;
2. TODA ÁGUA PLUVIAL PROVENIENTE DAS COBERTURAS SERÃO COLETADAS POR CALHAS RETANGULARES DE AÇO GALVANIZADO DE DIMENSÕES 200x150 mm E DEVERÃO TER DECLIVIDADE MÍNIMA DE 1,0% EM DIREÇÃO AOS CONDUTORES VERTICAIS;
3. NOS PONTOS DE EMENDA DE CALHA, O AÇO GALVANIZADO DEVE SER DOBRADO DE MODO A GARANTIR A QUEDA D'ÁGUA PARA LADOS OPOSTOS;
4. OS CONDUTORES VERTICAIS SERÃO DE PVC TIPO ESGOTO COM ANEL DE BORRACHA, SÉRIE R, E DEVERÃO SER FIXADOS NA PAREDE POR BRACADERAS PARAFUSADAS;
5. TODA TUBULAÇÃO É INDICADA EM MM;
6. DESCARTE DAS ÁGUAS PLUVIAIS NAS SARIJETAS PÚBLICAS EXISTENTES;
7. PROJETO DIMENSIONADO CONFORME NBR 10844/ABNT;
8. ADOTOU-SE UM ACRESCIMO DE APROXIMADAMENTE 10% NOS QUANTITATIVOS DAS TUBULAÇÕES, EM FUNÇÃO DAS PERDAS DE MATERIAS E COMPONENTES NOS CANTEIROS DE OBRAS.

REV. 00 17/07/24 EMISSÃO INICIAL		DAC
REVISÃO DATA : DESCRIÇÃO:		RESP.:
CLIENTE:		
		
PROJETO		COORDENAÇÃO
 Rua Cel. Joaquim Francisco, 341, Bairro Virgínia CEP: 37501-002 - Pouso Alegre / MG Tel: (35) 2143 - 9007 www.dacengenharia.com.br		RAFAEL BARBOSA CARREIRA CAU: 004155411-5 RESPONSÁVEL TÉCNICO E AUTOR
APROFUNDAMENTO		ALOISIO CAETANO FERREIRA - CREA: MG-97.1320
AMPLIAÇÃO DO CEIM MARILISA LOPES DE OLIVEIRA		
ENDEREÇO		DISCIPLINA
RUA LUÍS BARBATO, 336 - B. JARDIM AURELIANO POUSO ALEGRE - MINAS GERAIS		PLUVIAL
ASSUNTO		FASE DO PROJETO
PROJETO DE INSTALAÇÕES PLUVIAIS PLANTA BAIXA - COBERTURA DETALHES, LISTA DE MATERIAIS, TABELAS E NOTAS		EXECUTIVO
FOLHA Nº		01/03
DATA FINAL	ESCALA	REVISÃO
17/07/2024	INDICADA	R00
ARQUIVO: DAC-PMPA-MLO-PE-PLU-R00.DWG		