


Legenda de condutos - Têrreo	
Agua fria	---
Agua quente	---

LEGENDA DETALHADA - COBERTURA	
Metais	
Registro de gaveta bruto ABNT 1.1/4"	1 pc
PVC rígido soldável	---
Adapt sold curto coboisa-rosca p registro 40 mm - 1.1/4"	2 pc
Registro bruto gaveta Industrial c/PVC soldável	
Metais	
Registro bruto de gaveta industrial 1"	1 pc
PVC rígido soldável	---
Adapt sold curto coboisa-rosca p registro 32 mm - 1"	2 pc
Registro bruto gaveta industrial c/ CPVC	
CPVC Aquatherm	
Conector 28 x 1"	2 pc
Metais	
Registro bruto de gaveta industrial 1"	1 pc

LISTA DE MATERIAIS - COBERTURA	
Agua fria	
Metais	
Registro bruto de gaveta industrial 1.1/4"	2 pc
Registro de gaveta bruto ABNT 1.1/4"	1 pc
PVC rígido soldável	
Adapt sold curto coboisa-rosca p registro 40 mm - 1.1/4"	4 pc
Bucha de redução sold. longa 50 mm - 32 mm	1 pc
Joelho 45 soldável 32 mm	5 pc
40 mm	2 pc
50 mm	3 pc
Joelho 90° soldável 32 mm	12 pc
40 mm	6 pc
50 mm	1 pc
Tubos 32 mm	51.11 m
40 mm	21.25 m
50 mm	37.48 m
Tê de redução 90 soldável 50 mm - 32 mm	1 pc
50 mm - 40 mm	1 pc
Agua quente	
CPVC Aquatherm	
Bucha de redução 28 x 22	5 pc
35 x 22	6 pc
Conector 28 x 1"	4 pc
Joelho 45 22 mm	2 pc
1 pc	1 pc
28 mm	1 pc
35 mm	2 pc
Joelho 90 22 mm	26 pc
28 mm	20 pc
35 mm	7 pc
Tubo CPVC 3 Mts 22 mm	59.34 m
28 mm	88.81 m
35 mm	55.58 m
Tê 90 22 mm	4 pc
28 mm	5 pc
35 mm	6 pc
Tê de Redução 28 x 22 mm	4 pc
Cobre	
Linha bolsa - bolsa 22 mm	3 pc
28 mm	4 pc
35 mm	2 pc
Metais	
Registro bruto de gaveta industrial 1"	2 pc
1.1/4"	1 pc
Placa Solar	
CSC Premium - Cumulus 200 H	3 pc
Reservatório térmico solar	
Reservatório Solar - Horizontal 1000 L	1 pc
500 L	2 pc

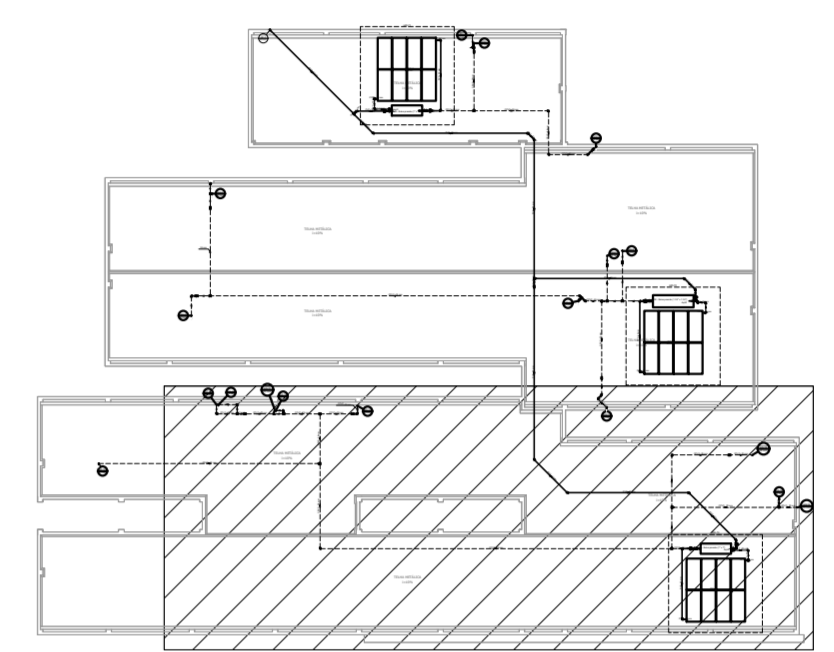

PLANTA DE REFERÊNCIA SEM ESCALA

PLANTA BAIXA - COBERTURA - PARTE 2
ESCALA 1:50

<p>REV. 02 07/07/23 CONFORME SOLICITAÇÕES DA VIOLÊNCIA SANITÁRIA DAC</p> <p>REV. 01 28/04/23 CONFORME SOLICITAÇÕES DA VIOLÊNCIA SANITÁRIA DAC</p> <p>REV. 00 31/01/23 EMISSÃO INICIAL DAC</p> <p>REVISÃO: DATA : DESCRIÇÃO: RESP.:</p>	
<p>CLIENTE:</p>	
<p>Rua Miguel Vianna, n° 81, 2° Andar Bairro Morro Chic CEP: 37500-080 - Itajubá / MG Tel: (35) 3623-8846 www.docengenharia.com.br</p>	
<p>PROJETO</p>	<p>COORDENAÇÃO ALOSIO CAETANO FERREIRA</p>
<p>RESPONSÁVEL TÉCNICO E AUTOR</p>	<p>ENG. CIVIL FLÁVIA BARBOSA CREA MG-187.842/D</p>
<p>EMPREENDIMENTO</p>	
<p>CONSTRUÇÃO DA UNIDADE DE PRONTO ATENDIMENTO</p>	
<p>ENDEREÇO RUA PIRANGUINHO, B. SÃO JOÃO POUSO ALEGRE - MINAS GERAIS</p>	<p>DISCIPLINA ÁGUA</p>
<p>ASSUNTO PROJETO DE INSTALAÇÕES HIDRÁULICAS PLANTA COBERTURA, LEGENDA E LISTA DE MATERIAIS</p>	<p>FASE DO PROJETO EXECUTIVO</p>
<p>DATA INICIAL 31/01/2023</p>	<p>FOLHA Nº 06/07</p>
<p>ESCALA INDICADA</p>	<p>ARQUIVO DAC--PMPA--UPA--PE--AGF--RO2.DWG</p>