


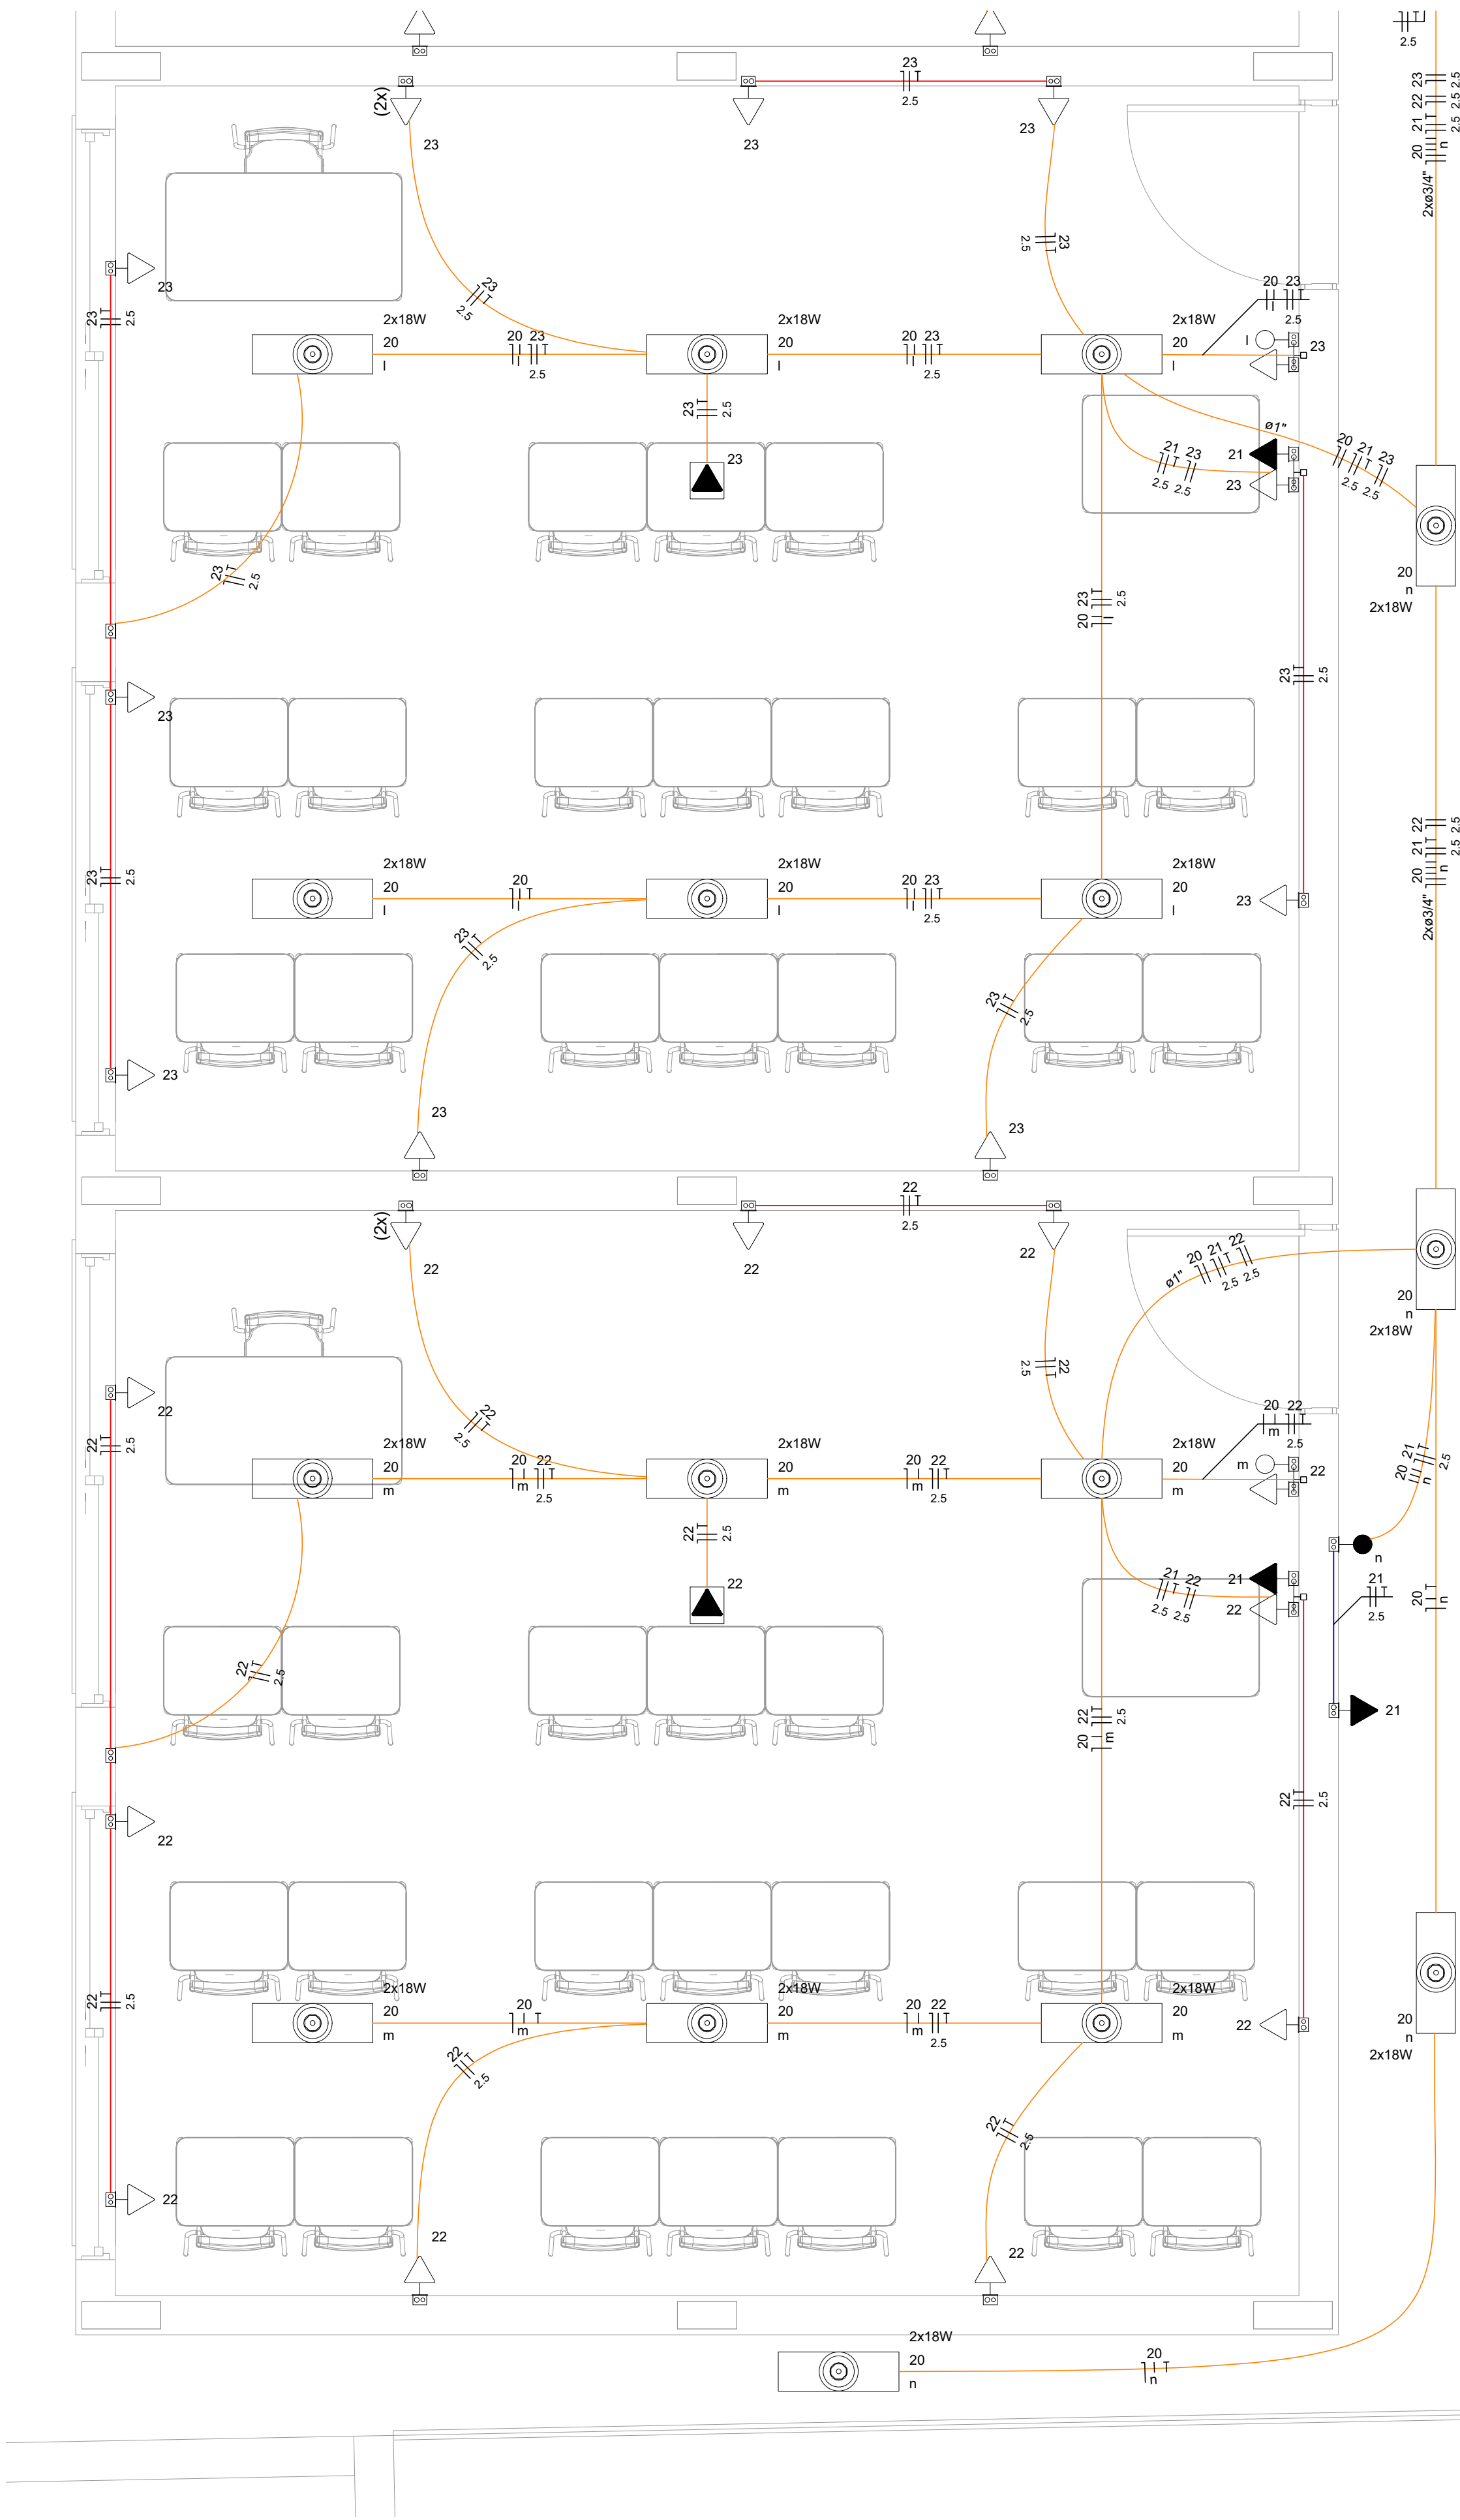


PLANTA BAIXA - PARTE B INFERIOR
ESCALA 1:25

Legenda - Pavimento	
(2x)	2 Tomadas baixas a 0,40m do piso
	Caixa de inspeção padrão CEMIG ZA
	Entrada de serviço
	Interruptor 1 simples e 1 paralelo - 1,20m do piso
	Interruptor intermediário 1 tecla - 1,20m do piso
	Interruptor paralelo 1 tecla - 1,20m do piso
	Interruptor paralelo 2 teclas - 1,20m do piso
	Interruptor simples 1 tecla - 1,20m do piso
	Interruptor simples 2 teclas - 1,20m do piso
	Luminaria tubular LED 2x18W
	Quadro de distribuição
	Quadro de medição
	Tomada alta a 2,20m do piso
	Tomada alta a 2,80m do piso
	Tomada baixa - 20A a 0,30m do piso
	Tomada baixa a 0,30m do piso
	Tomada média - 20A a 1,20m do piso

Legenda de condutos - Pavimento	
Elétrica	
	Teto
	Alta
	Média
	Baixa
	Piso

- NOTAS:**
- EM TODA DISTRIBUIÇÃO DE CIRCUITOS DEVERÁ SER UTILIZADO CABO DE COBRE;
 - CABOS E ELETRODUTOS NÃO INDICADOS SERÃO DE #1,5 mm² E Ø3/4";
 - TODOS OS ELETRODUTOS A SEREM UTILIZADO DEVERAM TER DIAMETRO NOMINAL MINIMO DE 3/4";
 - OS FIOS E CABOS DEVERÃO SER ESPECIFICADO, CONFORME QUADRO DE CARGAS;
 - TODOS OS QUADRO DE DISTRIBUIÇÃO DE CIRCUITO DEVERÃO TER BARRAMENTO DE NEUTRO E TERRA INSTALADOS SOBRE ISOLADORES;
 - O QUADRO DE DISTRIBUIÇÃO DEVERÃO SER LOCADOS A 1,50M DO NÍVEL DO AMBIENTE INSTALADO;
 - OS QUADROS DE DISTRIBUIÇÃO DEVERÃO SER MONTADOS CONFORME ESPECIFICADO NOS DIAGRAMAS UNIFILARES;
 - TODOS OS CIRCUITOS DEVERÃO POSSUIR INDICAÇÃO EM SEUS RESPECTIVOS QUADROS;
 - TODOS OS DISJUNTORES DEVERÃO SER MONOPOLARES, BIPOLARES OU TRIPOLARES NÃO PERMITINDO-SE O USO DE DOIS OU TRÊS DISJUNTORES MONOPOLARES ACOPLADOS MECANICAMENTE. (DISJUNTORES PADRÃO DIN);
 - OS BARRAMENTOS DE TERRA DEVERÃO SER INTERLIGADAS AO ATERRAMENTO GERAL;
 - TODOS EQUIPAMENTOS METALICOS DEVERÃO SER ATERRADOS;
 - O CONDUTOR NEUTRO DEVERÁ SER ISOLADO, E SUA BITOLA IGUAL AO CONDUTOR FASE SEGUNDO O PADRÃO DE CORES DOS CABOS ;
 - ELETRODUTOS ATERRADOS DEVERAM SER DE PVC PEAD;
 - SOMENTE DEVERA SER EXETUDADO EMENDAS NA INSTALAÇÃO ELÉTRICA EM CAIXA DE PASSAGEM;
 - OS CONDUTOS NÃO DEVERAM ATRAVESSAR AS ESTRUTURAS EM CONCRETO ARMADO (VIGAS E PILÁRES);
 - IDENTIFICAÇÃO DE CORES DOS CONDUTORES:
 - FASE R - BRANCO
 - FASE S - PRETO
 - FASE T - VERMELHO
 - NEUTRO - AZUL CLARO
 - TERRA - VERDE-AMARELO
 - RETORNO - AMARELO;
 - NORMAS RELACIONADAS AO PROJETO:**
 - ABNT NBR 5349 - CABOS NUS DE COBRE MOLE PARA FINS ELÉTRICOS - ESPECIFICAÇÕES;
 - ABNT NBR 5370 - CONECTORES DE COBRE PARA CONDUTORES ELÉTRICOS EM SISTEMAS DE POTÊNCIA;
 - ABNT NBR 5410:2004 - INSTALAÇÕES ELÉTRICAD DE BAIXA TENSÃO;
 - ABNT NBR 5461 - ILUMINAÇÃO;
 - ABNT NBR 5471 - CONDUTORES ELÉTRICOS;
 - ABNT NBR ISO/CIE - 8995-1 - ILUMINAÇÃODE AMBIENTES DE TRABALHO - PARTE 1: INTERIOR
 - CEMIG ND 5.1 - FORNECIMENTO DE ENERGIA ELÉTRICA EM TENSÃO SECUNDÁRIA - REDE DE DISTRIBUIÇÃO AÉREA - EDIFICAÇÕES INDIVIDUAIS

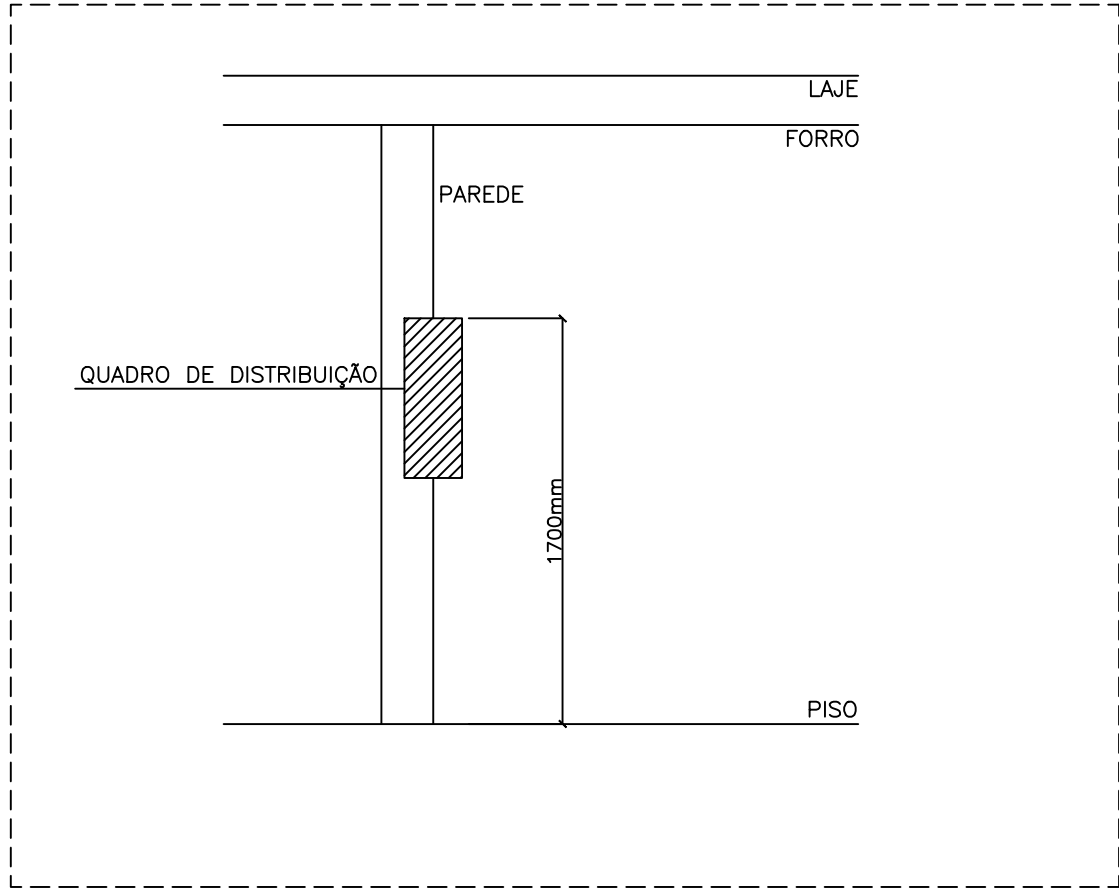

DETALHE - POSIÇÃO DOS QUADROS DE DISTRIBUIÇÃO
SEM ESCALA



PLANTA BAIXA - CROQUI DE LOCALIZAÇÃO
SEM ESCALA

REV. 00	17/07/24	EMIÇÃO INICIAL	DAC
REVISÃO	DATA :	DESCRIÇÃO:	RESP.
CLIENTE			
		Prefeitura Municipal de Pouso Alegre	
 Rua Cel. Joaquim Francisco, 341, Bairro Varginha CEP: 37501-052 - Itajubá / MG Tel: (35) 2143 - 9087 www.dacengenharia.com.br		COORDENAÇÃO:	
		RAFAEL BARBOSA CARREIRA CAU: 00A155411-5	
		RESPONSÁVEL TÉCNICO E AUTOR	
ALIOISIO CAETANO FERREIRA CREA: MG-97.132/D			
EMPREENHIMENTO			
AMPLIAÇÃO DO CEIM MARILISA LOPES DE OLIVEIRA			
ENDEREÇO		DISCIPLINA	
RUA LUÍS BARBATO, 336 - B. JARDIM AURELIANO POUSO ALEGRE - MINAS GERAIS		ELÉTRICO	
ASSUNTO		FASE DO PROJETO	
PROJETO DE INSTALAÇÕES ELÉTRICAS PLANTA BAIXA, CROQUI DE LOCALIZAÇÃO, LEGENDAS, NOTAS E DETALHES		EXECUTIVO	
		FOLHA N.º	
		04/08	
DATA INICIAL	ESCALA	REVISÃO	ARQUIVO
17/07/2024	INDICADA	R00	DAC-PMPA-MLO-PE-ELE-R00.DWG