


PLANTA BAIXA PAVIMENTO 1
Escala: 1:50

Lista de materiais - PAV. 1	
Água fria	
Aparelho	
Mictório de Descarga Descontínua 1/2"	3 pc
Torneira de Tanque de Lavar 25mmx 3/4"	1 pc
Torneira de lavatório 25 mm - 1/2"	8 pc
Vaso Sanitário c/ cx. acoplada 1/2"	7 pc
Metais	
Registro de gaveta c/ canopia cromada 3/4"	5 pc
Registro de pressão c/ canopia cromada 3/4"	3 pc
PVC Acessórios	
Engate flexível cobre cromado com canopia 1/2 - 30cm	7 pc
Engate flexível plástico 1/2 - 30cm	8 pc
PVC misto soldável	
Joelho de redução soldável c/ rosca 25 mm - 1/2"	7 pc
Luva soldável c/ rosca 25 mm - 3/4"	3 pc
PVC rígido soldável	
Adapt sold.curto c/bolsa-rosca p registro 25 mm - 3/4"	13 pc
Joelho 90° soldável 25 mm	7 pc
Luva soldável 25 mm	6 pc
Tubos 25 mm	32.01 m
Tê 90 soldável 25 mm	14 pc
PVC soldável azul c/ bucha latão	
Joelho 90° soldável com bucha de latão 25 mm - 3/4"	1 pc
Joelho de redução 90° soldável com bucha de latão 25 mm - 1/2"	11 pc


Legenda detalhada - PAV. 1	
Registro de Pressão com PVC soldável	
Metais	
Registro de pressão c/ canopia cromada 3/4"	1 pc
PVC misto soldável	
Luva soldável c/ rosca 25 mm - 3/4"	1 pc
PVC rígido soldável	
Adapt sold.curto c/bolsa-rosca p registro 25 mm - 3/4"	1 pc
Registro de gaveta c/canopia cromada c/PVC soldável	
Metais	
Registro de gaveta c/ canopia cromada 3/4"	1 pc
PVC rígido soldável	
Adapt sold.curto c/bolsa-rosca p registro 25 mm - 3/4"	2 pc

ALTURA DOS PONTOS DE ÁGUA		
SIGLA	ITEM	ALTURA
TLR	TANQUE	110 CM
LV	LAVATÓRIO	60 CM
VS	VASO SANITÁRIO	15 CM
RG	REGISTRO DE GAVETA ALTO	180 CM
-	RAMAL DE ÁGUA FRIA	80 CM

Legenda de condutos - Terreo	
Água fria	
Tubulação enterrada	

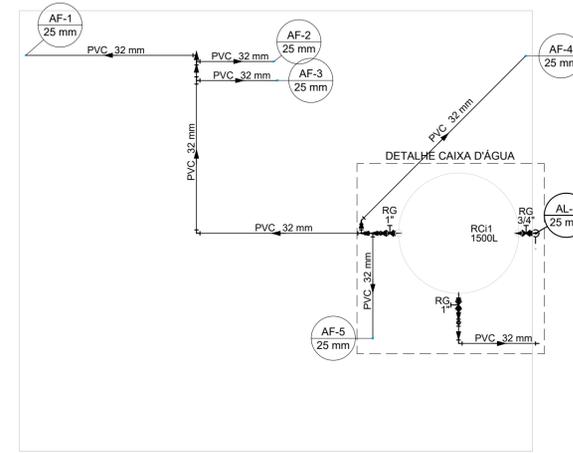


PLANTA BAIXA COBERTURA
Escala: 1:50

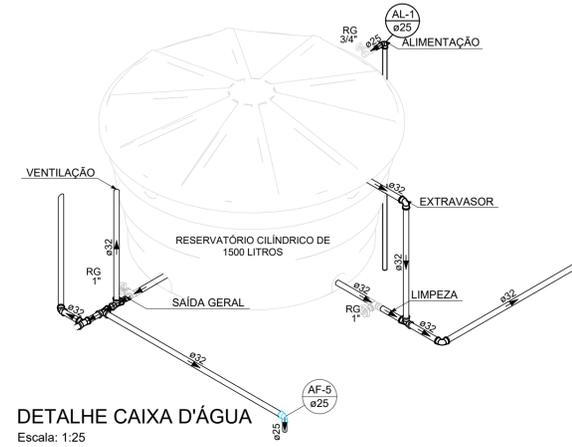

DETALHE CAIXA D'ÁGUA
Escala: 1:25

Legenda detalhada - COBERTURA	
Registro bruto gaveta ABNT c/PVC soldável	
Metais	
Registro de gaveta bruto ABNT 1"	1 pc
PVC rígido soldável	
Adapt sold.curto c/bolsa-rosca p registro 32 mm - 1"	2 pc

Lista de materiais - COBERTURA	
Metais	
Registro de gaveta bruto ABNT 1"	2 pc
3/4"	1 pc
PVC rígido soldável	
Adapt sold. c/ flange livre p/ cx. d'água 25 mm - 3/4"	1 pc
32 mm - 1"	1 pc
Adapt sold.curto c/bolsa-rosca p registro 25 mm - 3/4"	2 pc
32 mm - 1"	4 pc
Joelho 45 soldável 32 mm	1 pc
Joelho 90° soldável 25 mm	1 pc
32 mm	4 pc
Joelho de redução 90 soldável 32 mm - 25 mm	5 pc
Torneira de bóia 3/4"	1 pc
Tubos 25 mm	4.45 m
Tê 90 soldável 32 mm	18.02 m
Reservatório cilíndrico	
Poliétileno 1500 L	1 pc

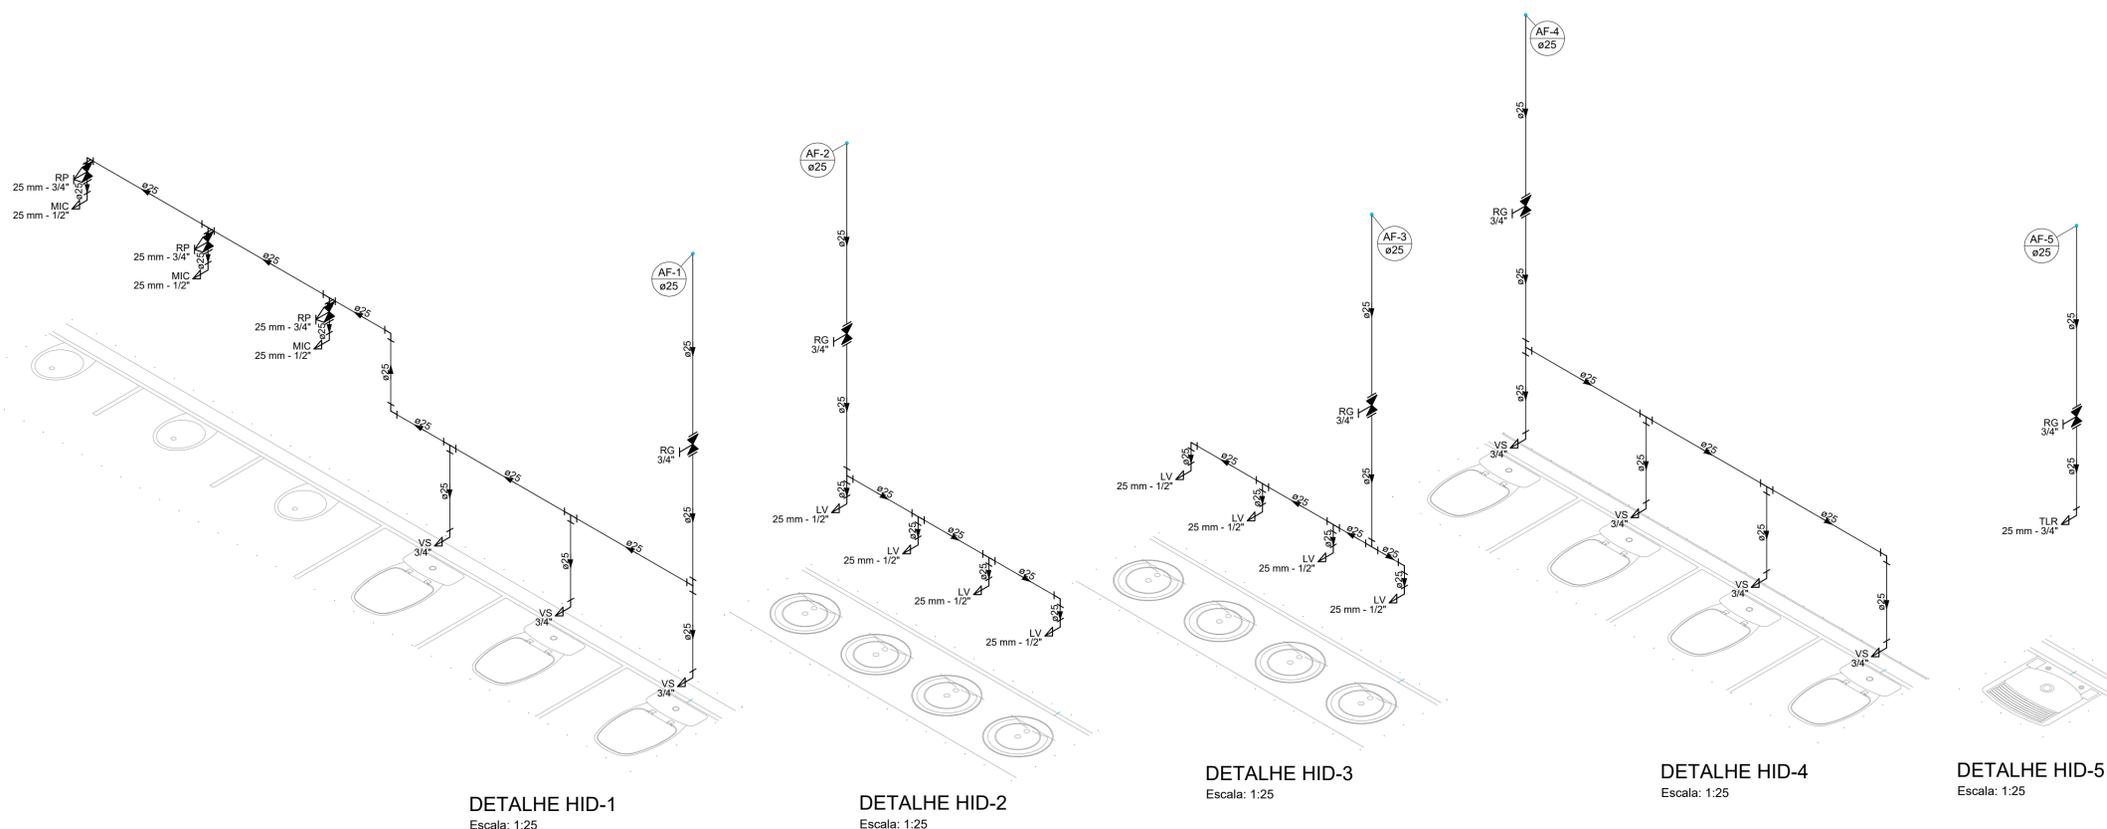

- NOTAS:
- TODOS OS TUBOS E CONEXÕES DA REDE DE ÁGUA FRIA SERÃO EM PVC RÍGIDO SOLDÁVEL CLASSE 15;
 - PARA FAZER A TRANSIÇÃO ENTRE AS TUBULAÇÕES PLÁSTICAS E AS PEÇAS METÁLICAS DEVE SER UTILIZADO CONEXÕES COM BUCHA DE LATÃO;
 - AS TUBULAÇÕES DE ÁGUA FRIA DEVERÃO SER INSTALADAS COM LIGEIRA DECLIVIDADE, PARA SE EVITAR A INDESEJÁVEL PRESENÇA DE AR APRISIONADO NA REDE;
 - AS TUBULAÇÕES EMBUTIDAS EM ALVENARIA SERÃO FIXADAS PELO ENCHIMENTO DO VAZIO RESTANTE NOS RASGOS COM ARGAMASSA DE CIMENTO E AREIA. DEVERÁ SER ELIMINADO QUALQUER AGENTE QUE MANTENHA OU PROVOQUE TENSÕES NOS TUBOS E CONEXÕES;
 - EM CASO DE ENCONTRO DA TUBULAÇÃO COM ELEMENTOS ESTRUTURAIS DEVERÁ SER REALIZADO DESVIO, NÃO INTERFERINDO NA ESTRUTURA EXISTENTE.

REV. 00 13/01/23 EMISSÃO INICIAL		DAC
REVISÃO: DATA : DESCRIÇÃO:		RESP.:
		COORDENAÇÃO ALÓISIO CAETANO FERREIRA
Rua Miguel Vianna, n° 81, 2° Andar Bairro Morro Chic CEP: 37500-080 - Itajubá / MG Tel: (35) 3623-8846 www.dacengenharia.com.br		RESPONSÁVEL TÉCNICO E AUTOR ENG. CIVIL FLÁVIA BARBOSA CREA MG-187.842/D
EMPREENDIMENTO REFORMA E AMPLIAÇÃO DA E.M. DOM OTÁVIO		
ENDEREÇO RUA PROF. NEUZA S. DA MOTTA, 145 - B. J. ESPLANADA POUSO ALEGRE - MINAS GERAIS		DISCIPLINA ÁGUA FRIA
PROJETO DE INSTALAÇÕES HIDRÁULICAS PLANTA PAVIMENTO 1 E COBERTURA, DETALHES, LEGENDA E LISTA DE MATERIAIS		FASE DO PROJETO EXECUTIVO
DATA INICIAL 13/01/2023		FOLHA N° 02/02
ESCALA INDICADA	REVISÃO R00	ARQUIVO DAC-PMPA-DOM-PE-AGF-R00.DWG