




PROJETO DE DRENAGEM PLUVIAL - PLANTA BAIXA
ESCALA 1:100

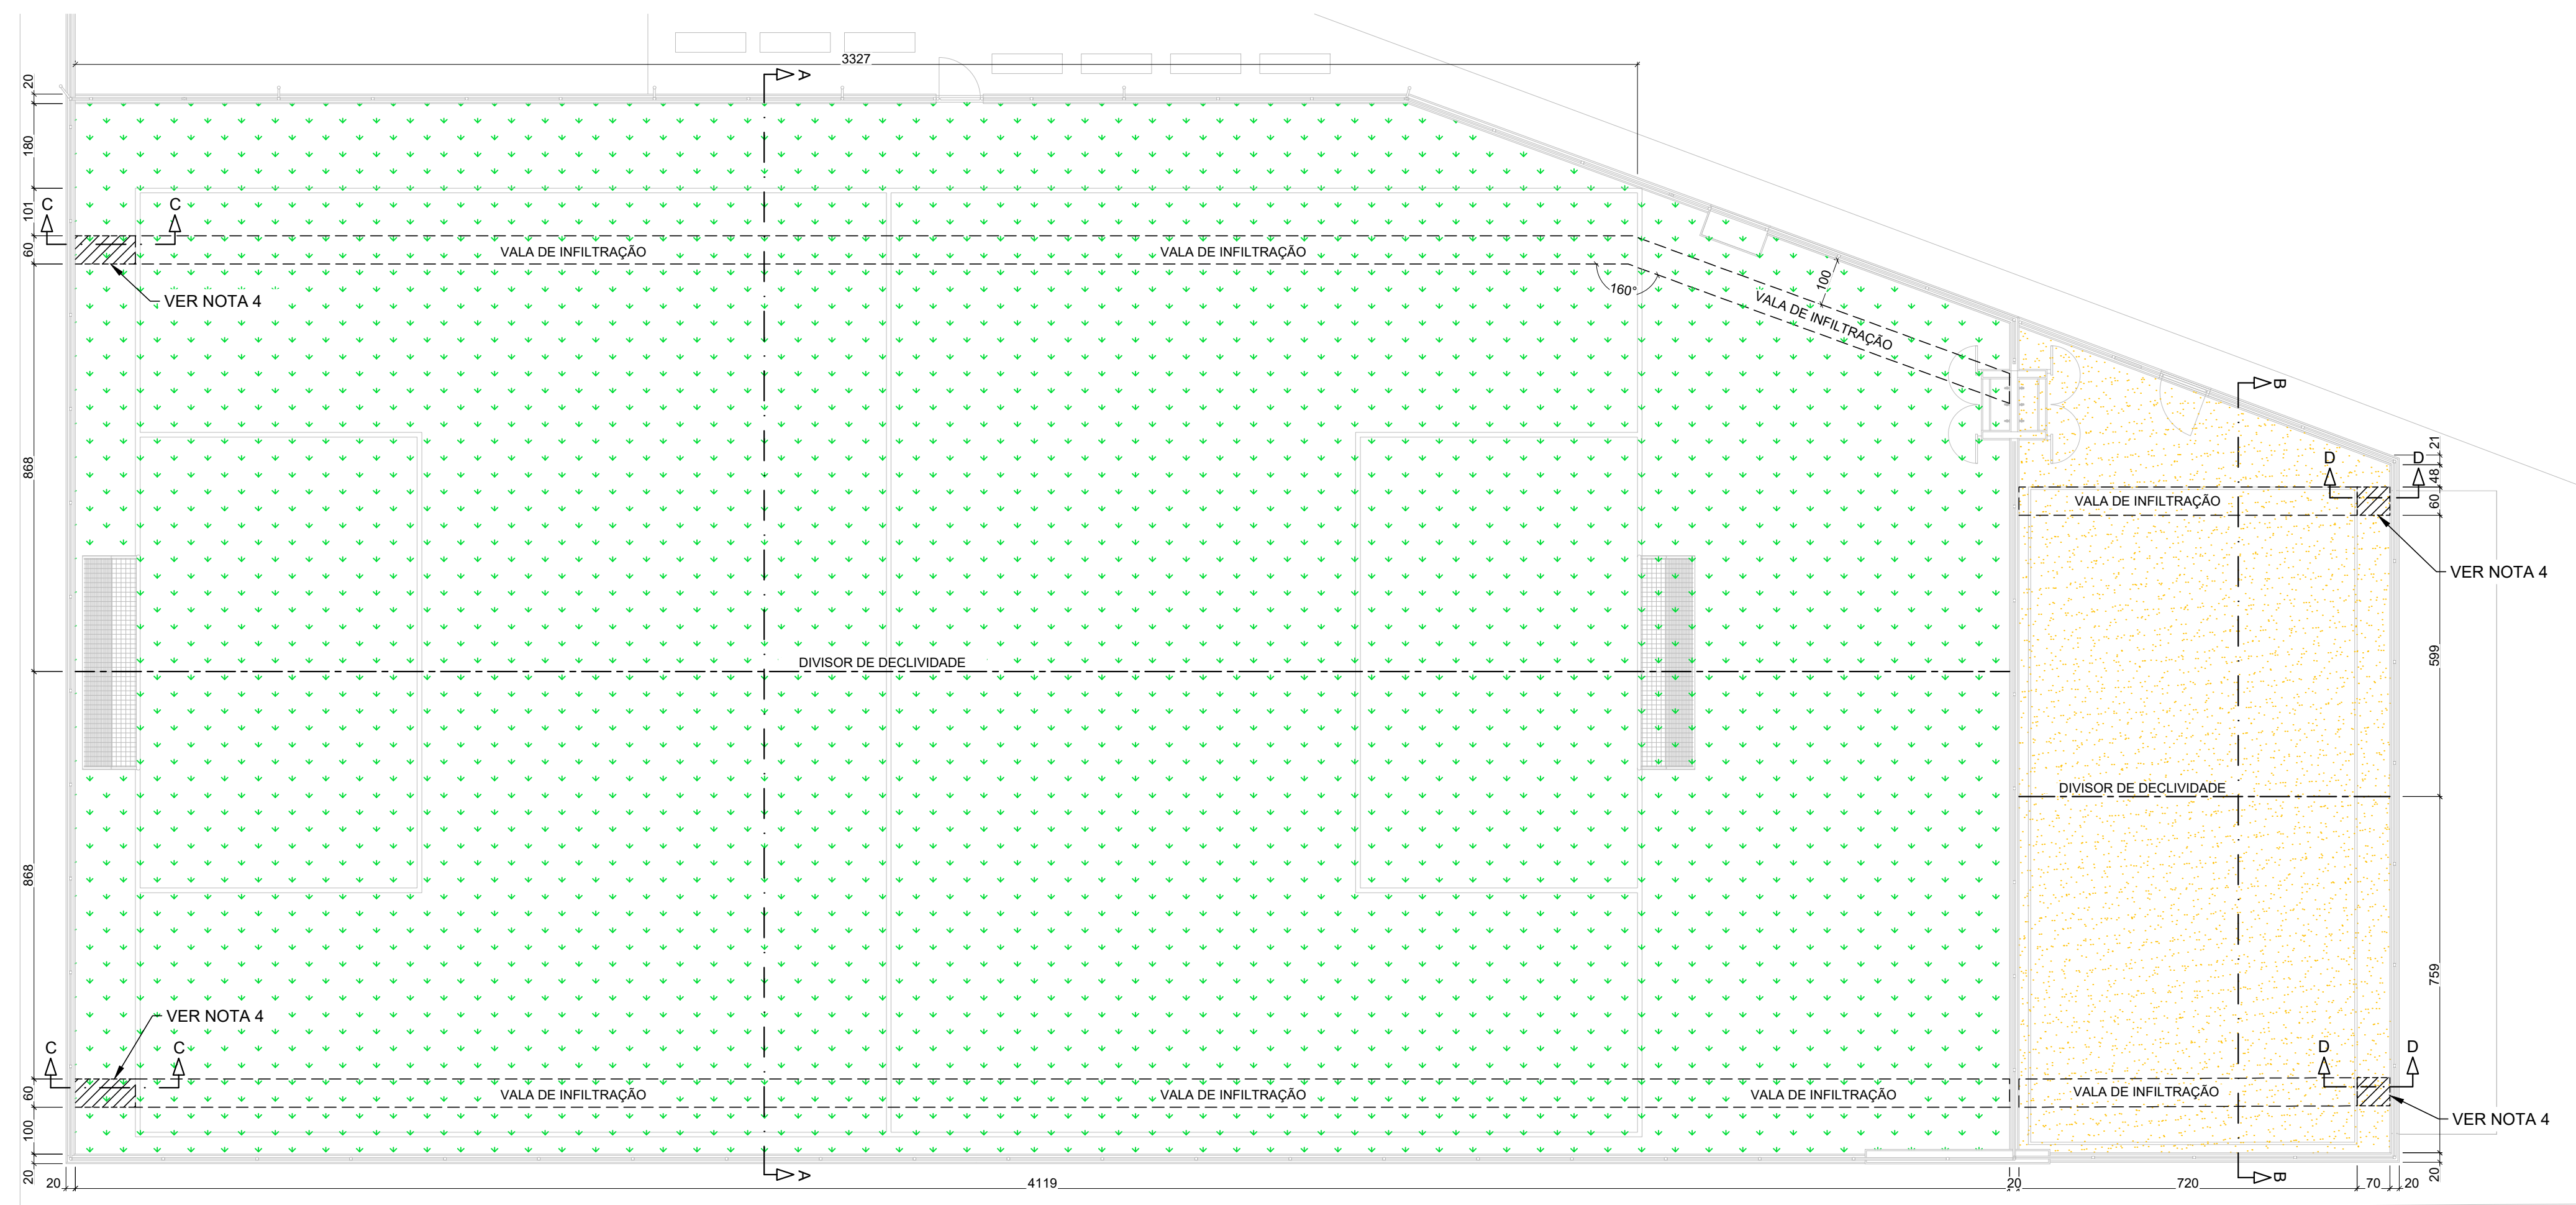


PROJETO DE DRENAGEM PLUVIAL - CORTE A-A
ESCALA 1:50

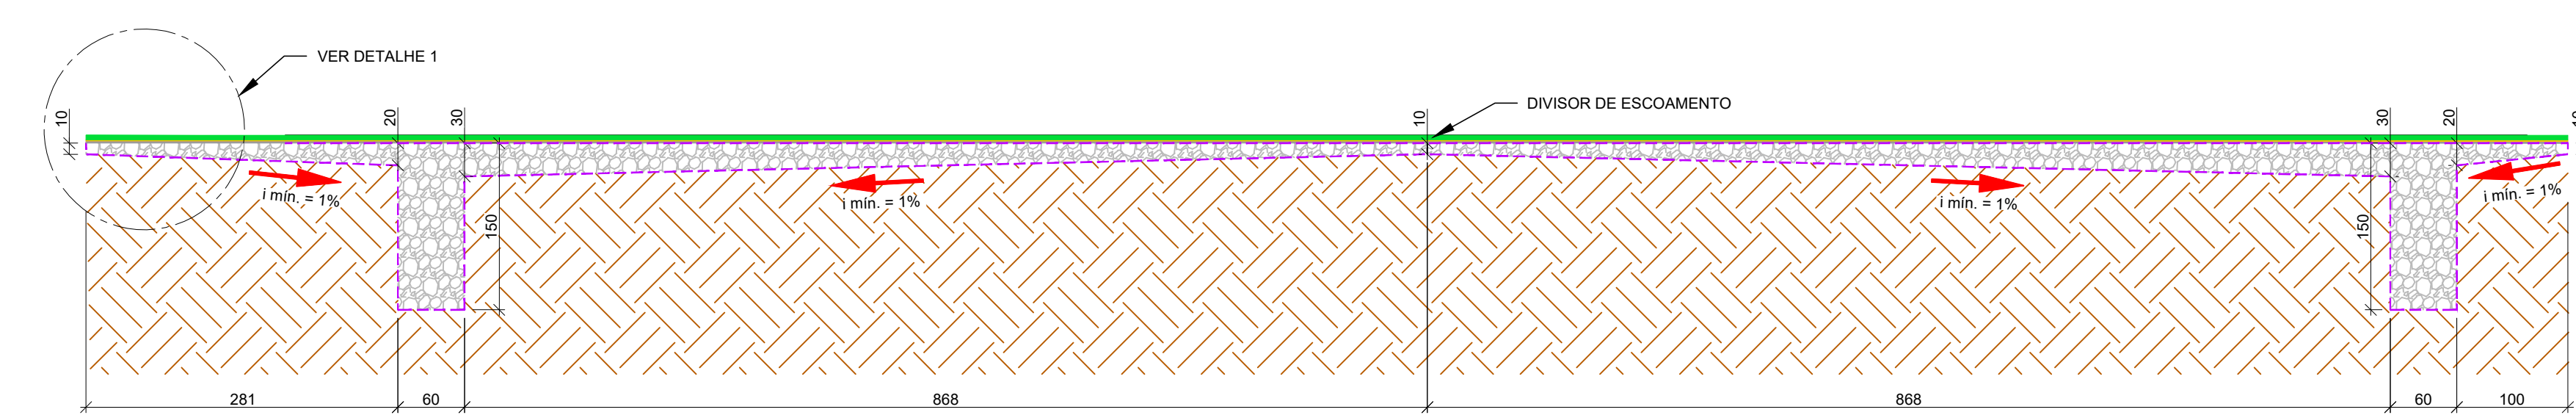


PROJETO DE DRENAGEM PLUVIAL - CORTE C-C
ESCALA 1:50

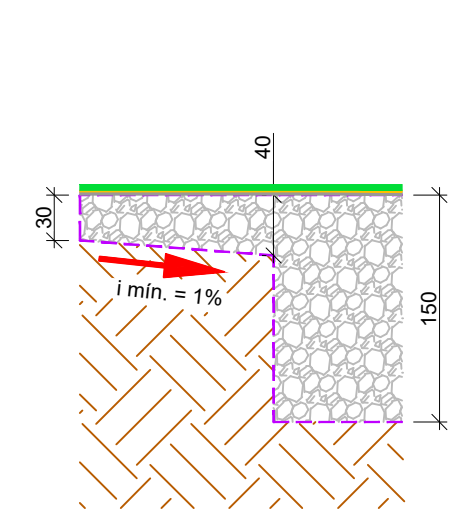


PROJETO DE DRENAGEM PLUVIAL - CORTE B-B
ESCALA 1:50

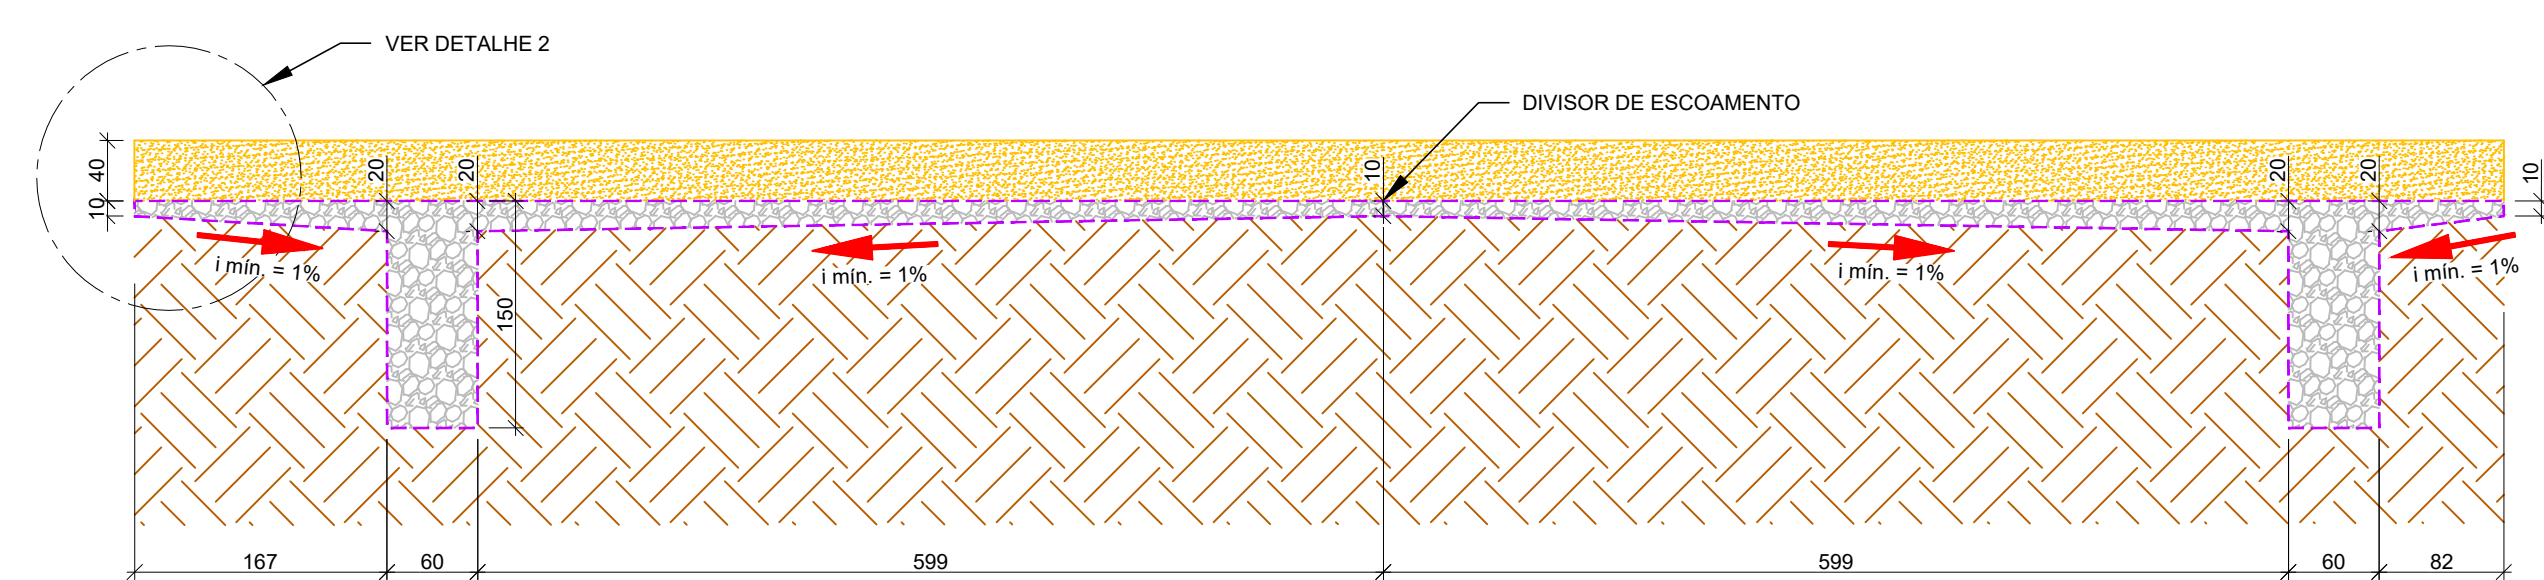


PROJETO DE DRENAGEM PLUVIAL - CORTE D-D
ESCALA 1:50

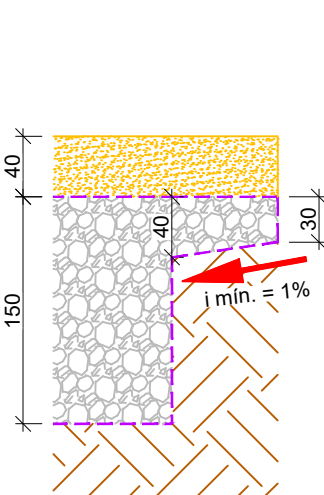

DETALHE 1
SEM ESCALA

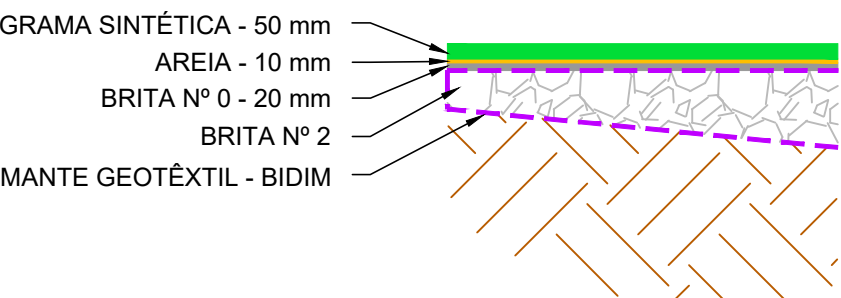

DETALHE 2
SEM ESCALA

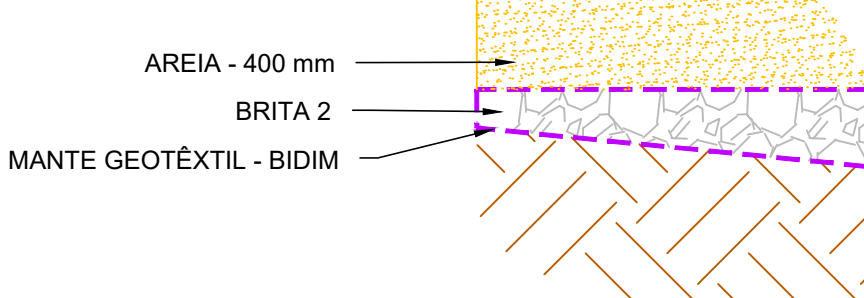

- NOTAS:
1. COTAS, MEDIDAS E DIMENSÕES EM CENTÍMETROS, EXCETO ONDE INDICADO;
 2. ALTERAÇÕES NESSE PROJETO SOMENTE COM AUTORIZAÇÃO EXPRESSA DA EMPRESA PROJETISTA;
 3. AS DECLIVIDADES MÍNIMAS DE 1% PREVISTAS EM CORTE DEVERÃO SER ATENDIDAS;
 4. EXECUTAR UMA CAMADA DRENANTE PARA QUE O ESCOAMENTO SEJA CONDUZIDO À VALA DE INFILTRAÇÃO;
 5. OS DANOS CAUSADOS ÀS INSTALAÇÕES SUBTERRÂNEAS SERÃO DE INTEIRA RESPONSABILIDADE DOS EXECUTORES DA OBRA, INDEPENDENTE DA INTERFERÊNCIA CONSTAR OU NÃO EM PLANTA.

- LEGENDA:
- DIVISOR DE DECLIVIDADE OU DIVISOR DE ESCOAMENTO
 - VALA DE INFILTRAÇÃO
 - SENTIDO DO ESCOAMENTO DA CAMADA DE BRITA Nº 2
 - LINHA DE CORTE
 - MANTA GEOTÊXTEL - BIDIM
 - CAMADA DE BRITA Nº 2

| TABELA DE QUANTIDADES | | | |
|-------------------------|------------|---------|--|
| ITEM | QUANTIDADE | UNIDADE | |
| BRITA Nº 2 | 202,8 | m³ | |
| MANTA GEOTÊXTEL - BIDIM | 1675,85 | m² | |
| ESCAVAÇÃO DE VALA | 202,8 | m³ | |

| | | | |
|---------|----------|----------------|-------|
| REV. 00 | 01/08/25 | EMIÇÃO INICIAL | DAC |
| REVISÃO | DATA | DESCRIÇÃO | RESP. |

CLIENTE

 Prefeitura Municipal de Pouso Alegre

PROJETO

 DAC Engenharia

Rua Cel. Joaquim Francisco, nº 341
Bairro Varginha
CEP: 37501-052 - Itajubá / MG
Tel: (35) 2143-9087
www.dacengenharia.com.br

COORDENAÇÃO

RAFAEL BARBOSA CARREIRA CAU: 00A155411-5

RESPONSÁVEL TÉCNICO E AUTOR

ALOISIO CAETANO FERREIRA CREA: MG-97.132/D

EMPREENDIMENTO

REFORMA E AMPLIAÇÃO DA QUADRA SOCIETY DO BAIRRO CHAPADÃO I

ENDEREÇO

AVENIDA NÉLIO GOMES, 311, BAIRRO CONJUNTO CHAPADÃO I
POUSO ALEGRE - MINAS GERAIS

ASSUNTO

PROJETO DE DRENAGEM PLUVIAL
PLANTA, CORTES, DETALHES E QUANTITATIVOS

DISCIPLINA

DRENAGEM

FASE DO PROJETO

EXECUTIVO

FOLHA Nº.

ÚNICA

DATA INICIAL

01/08/2025

ESCALA

INDICADA

REVISÃO

R00

ARQUIVO

DAC-PMPA-RQC-PE-DRE-R00.DWG