



PROJETO DE INSTALAÇÕES SANITÁRIAS - REFORMA E AMPLIAÇÃO DA QUADRA SOCIETY DO BAIRRO CHAPADÃO I
ESCALA INDICADA

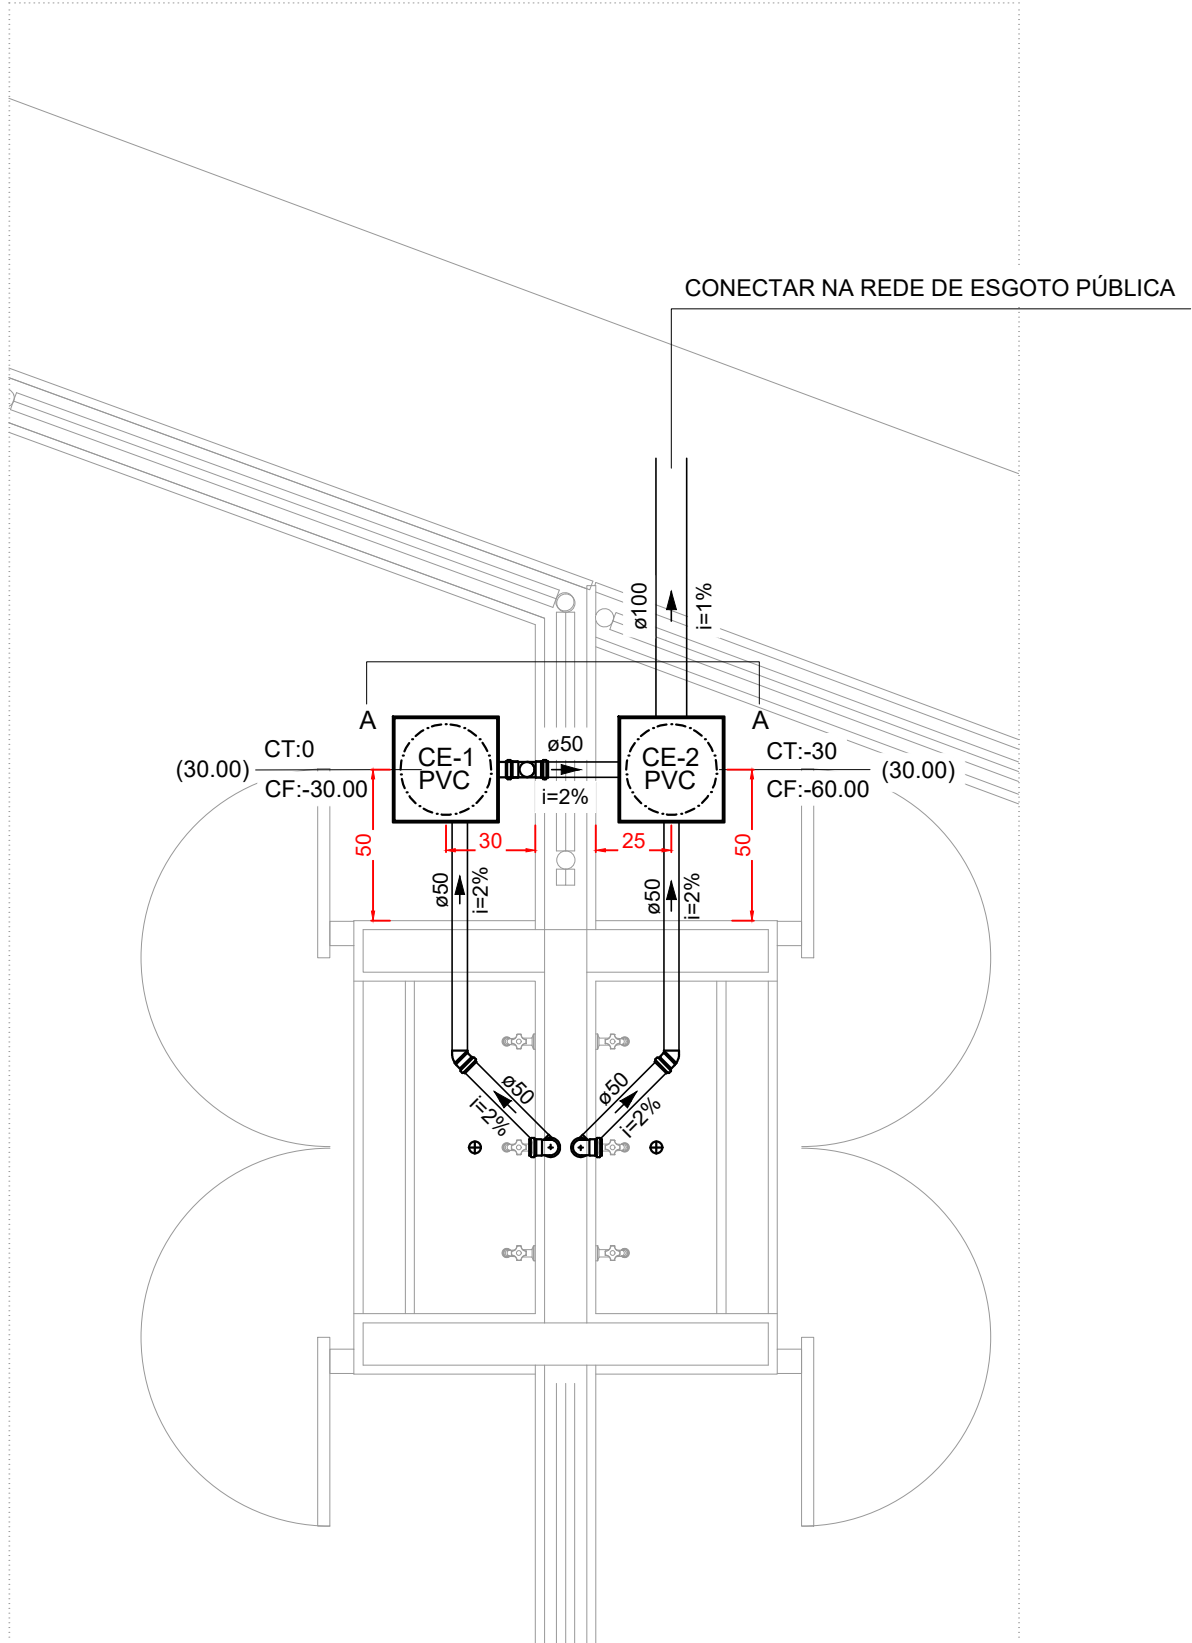


PLANTA BAIXA TÉRREO
Escala: 1:25

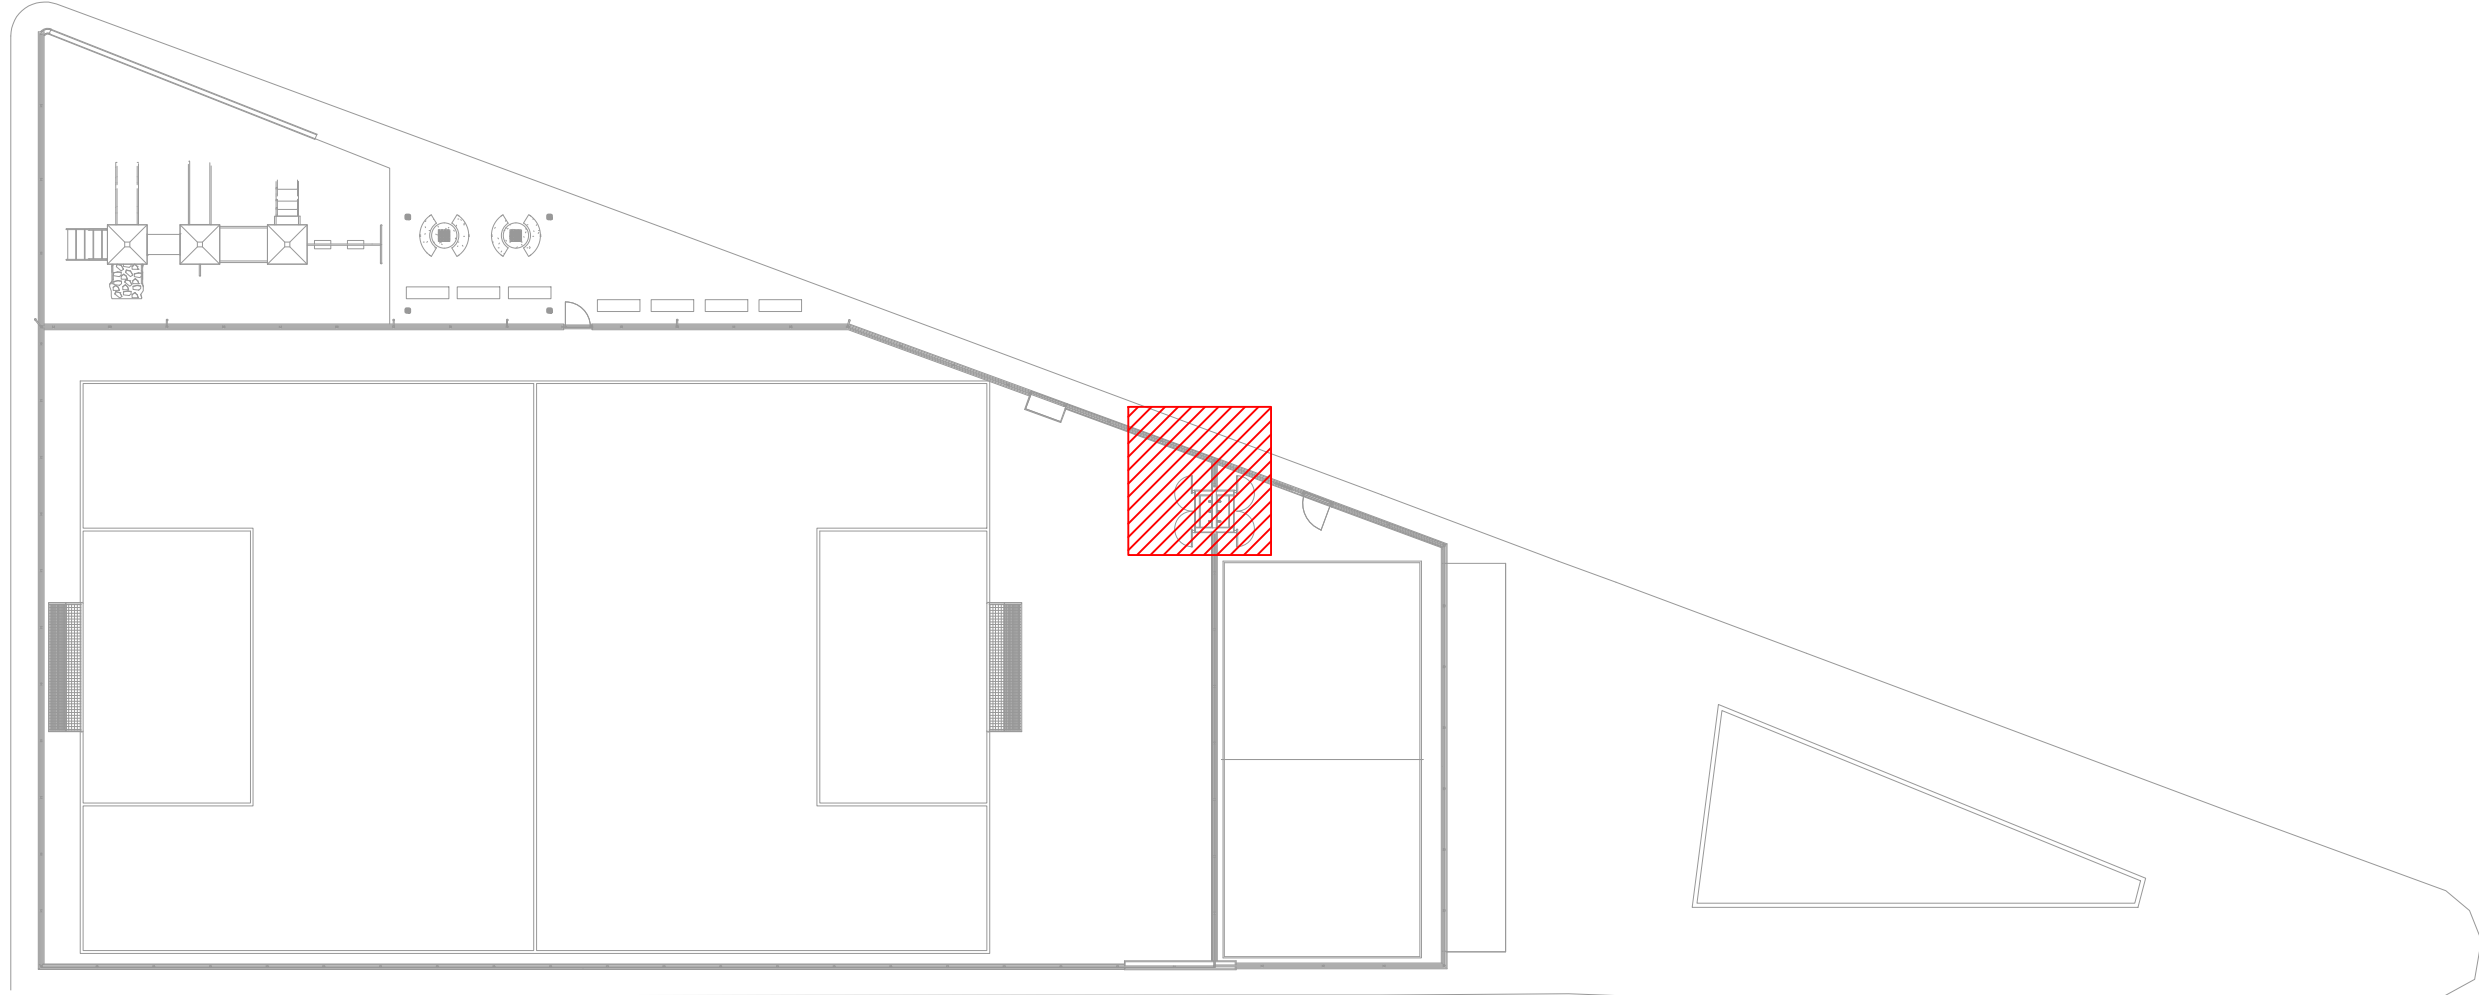

PLANTA DE REFERÊNCIA
Sem Escala

LISTA DE MATERIAIS - TÉRREO	
ESGOTO	
CAIXAS DE PASSAGEM	
CAIXA DE PASSAGEM PVC 30x30x30 cm	2 PÇ
PVC ACESSÓRIOS	
SIFÃO FLEXÍVEL C/ ADAPTADOR 1.1/4" - 2"	2 PÇ
VÁLVULA P/ TANQUE 40 mm	2 PÇ
PVC ESGOTO	
ANEL DE BORRACHA 50mm - 2"	8 PÇ
JOELHO 45 50 mm	2 PÇ
JOELHO 90 50 mm	6 PÇ
TUBO RÍGIDO C/ PONTA LISA 100 mm - 4"	1.1 m
50 mm - 2"	4.75 m

LEGENDA DE PEÇAS	
	CAIXAS DE PASSAGEM PVC 30x30x30cm
	JOELHO 45
	BEBEDOURO DN 50MM
	VÁLVULA P/ TANQUE DN 40MM

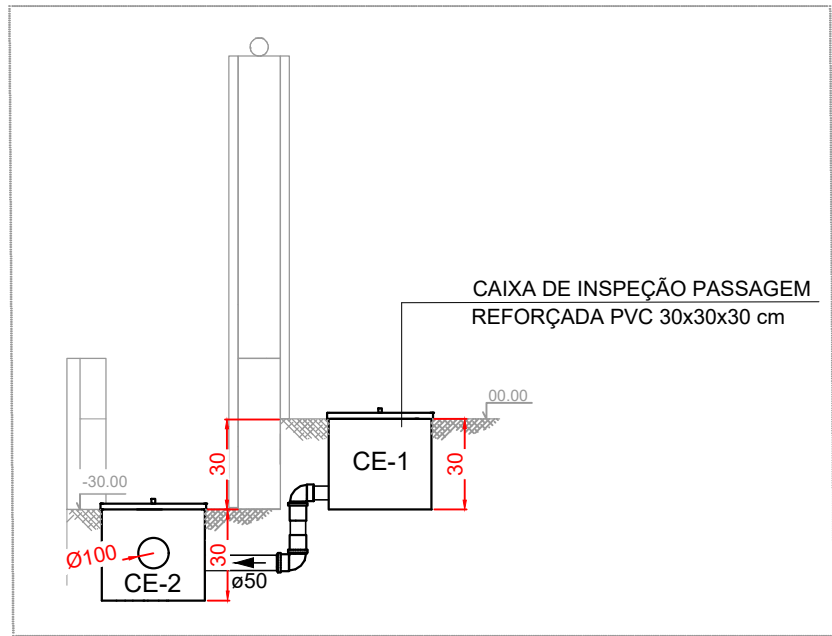

CORTE AA
Escala: 1:25

DIMENSÕES INTERNAS - CAIXA DE ESGOTO			
INDICAÇÃO	LARGURA (CM)	COMPRIMENTO (CM)	PROFUNDIDADE (CM)
CE-1	30	30	30
CE-2	30	30	30

- NOTAS:
- TODOS OS TUBOS E CONEXÕES DA REDE DE ESGOTO SANITÁRIO SERÃO EM PVC RÍGIDO;
 - ADOTAR DECLIVIDADE MÍNIMA DE 2% PARA OS TUBOS COM DIÂMETROS ATÉ Ø75MM E 1% PARA TUBOS COM DIÂMETROS _ Ø100MM;
 - TODOS OS DIÂMETROS SÃO COTADOS EM MILÍMETROS;
 - TODAS AS COTAS ESTÃO INDICADAS EM cm;
 - AS COTAS DOS GREIDES NAS CAIXAS DE ESGOTO SÃO MÍNIMAS, PODENDO AUMENTAR EM RAZÃO DAS DECLIVIDADES NATURAIS DO TERRENO. ANTES DA EXECUÇÃO DA OBRA DEVEM SER VERIFICADAS AS COTAS NO TERRENO;
 - EXECUTAR ESSE PROJETO JUNTAMENTE COM O PROJETO ESTRUTURAL;
 - ANTES DA CONCRETAGEM PREVER PASSAGEM PARA TUBULAÇÕES DENTRO DOS LIMITES ESTABELECIDOS PELA NBR 6118:2014;
 - POSICIONAR TUBULAÇÕES ABAIXO DAS VIGAS;
 - NÃO ESTÃO INCLUSOS NO PROJETO:
 - PROJETO MECÂNICO E DETALHAMENTO DE SUPORTES OU OUTROS DISPOSITIVOS;
 - DESENVOLVIMENTO TÉCNICO DE SOLUÇÕES E PRODUTOS NÃO CONVENCIONAIS OU ESPECIAIS PARA EXECUÇÃO DAS INSTALAÇÕES;

REV. 00	01/08/25	EMIÇÃO INICIAL	DAC		
REVISÃO	DATA :	DESCRIÇÃO:	RESP.:		
CLIENTE					
					
PROJETO		COORDENAÇÃO			
		RAFAEL BARBOSA CARREIRA CAU: 00A155411-5			
Rua Cel. Joaquim Francisco, 341, Bairro Varginha CEP: 37501-052 - Itajubá / MG Tel: (35) 2143 - 9087 www.dacengenharia.com.br		RESPONSÁVEL TÉCNICO E AUTOR			
		ALOISIO CAETANO FERREIRA CREA: MG-97.132/D			
EMPREENHIMENTO					
REFORMA E AMPLIAÇÃO DA QUADRA SOCIETY DO BAIRRO CHAPADÃO I					
ENDEREÇO		DISCIPLINA			
AVENIDA NÉLIO GOMES, 311 BAIRRO CONJUNTO CHAPADÃO I, POUSO ALEGRE - MG		ESGOTO			
ASSUNTO		FASE DO PROJETO			
PROJETO DE INSTALAÇÕES SANITÁRIAS PLANTA BAIXA - TÉRREO, DETALHES LISTA DE MATERIAIS, TABELAS, LEGENDAS E NOTAS		EXECUTIVO			
		FOLHA N°.			
		01/01			
DATA INICIAL	ESCALA	REVISÃO	ARQUIVO		
01/08/2025	INDICADA	R00	DAC-PMPA-RQC-PE-ESG-R00.DWG		