


PROJETO DE INSTALAÇÕES SANITÁRIAS - CONSTRUÇÃO DA UNIDADE DE PRONTO ATENDIMENTO
ESCALA INDICADA

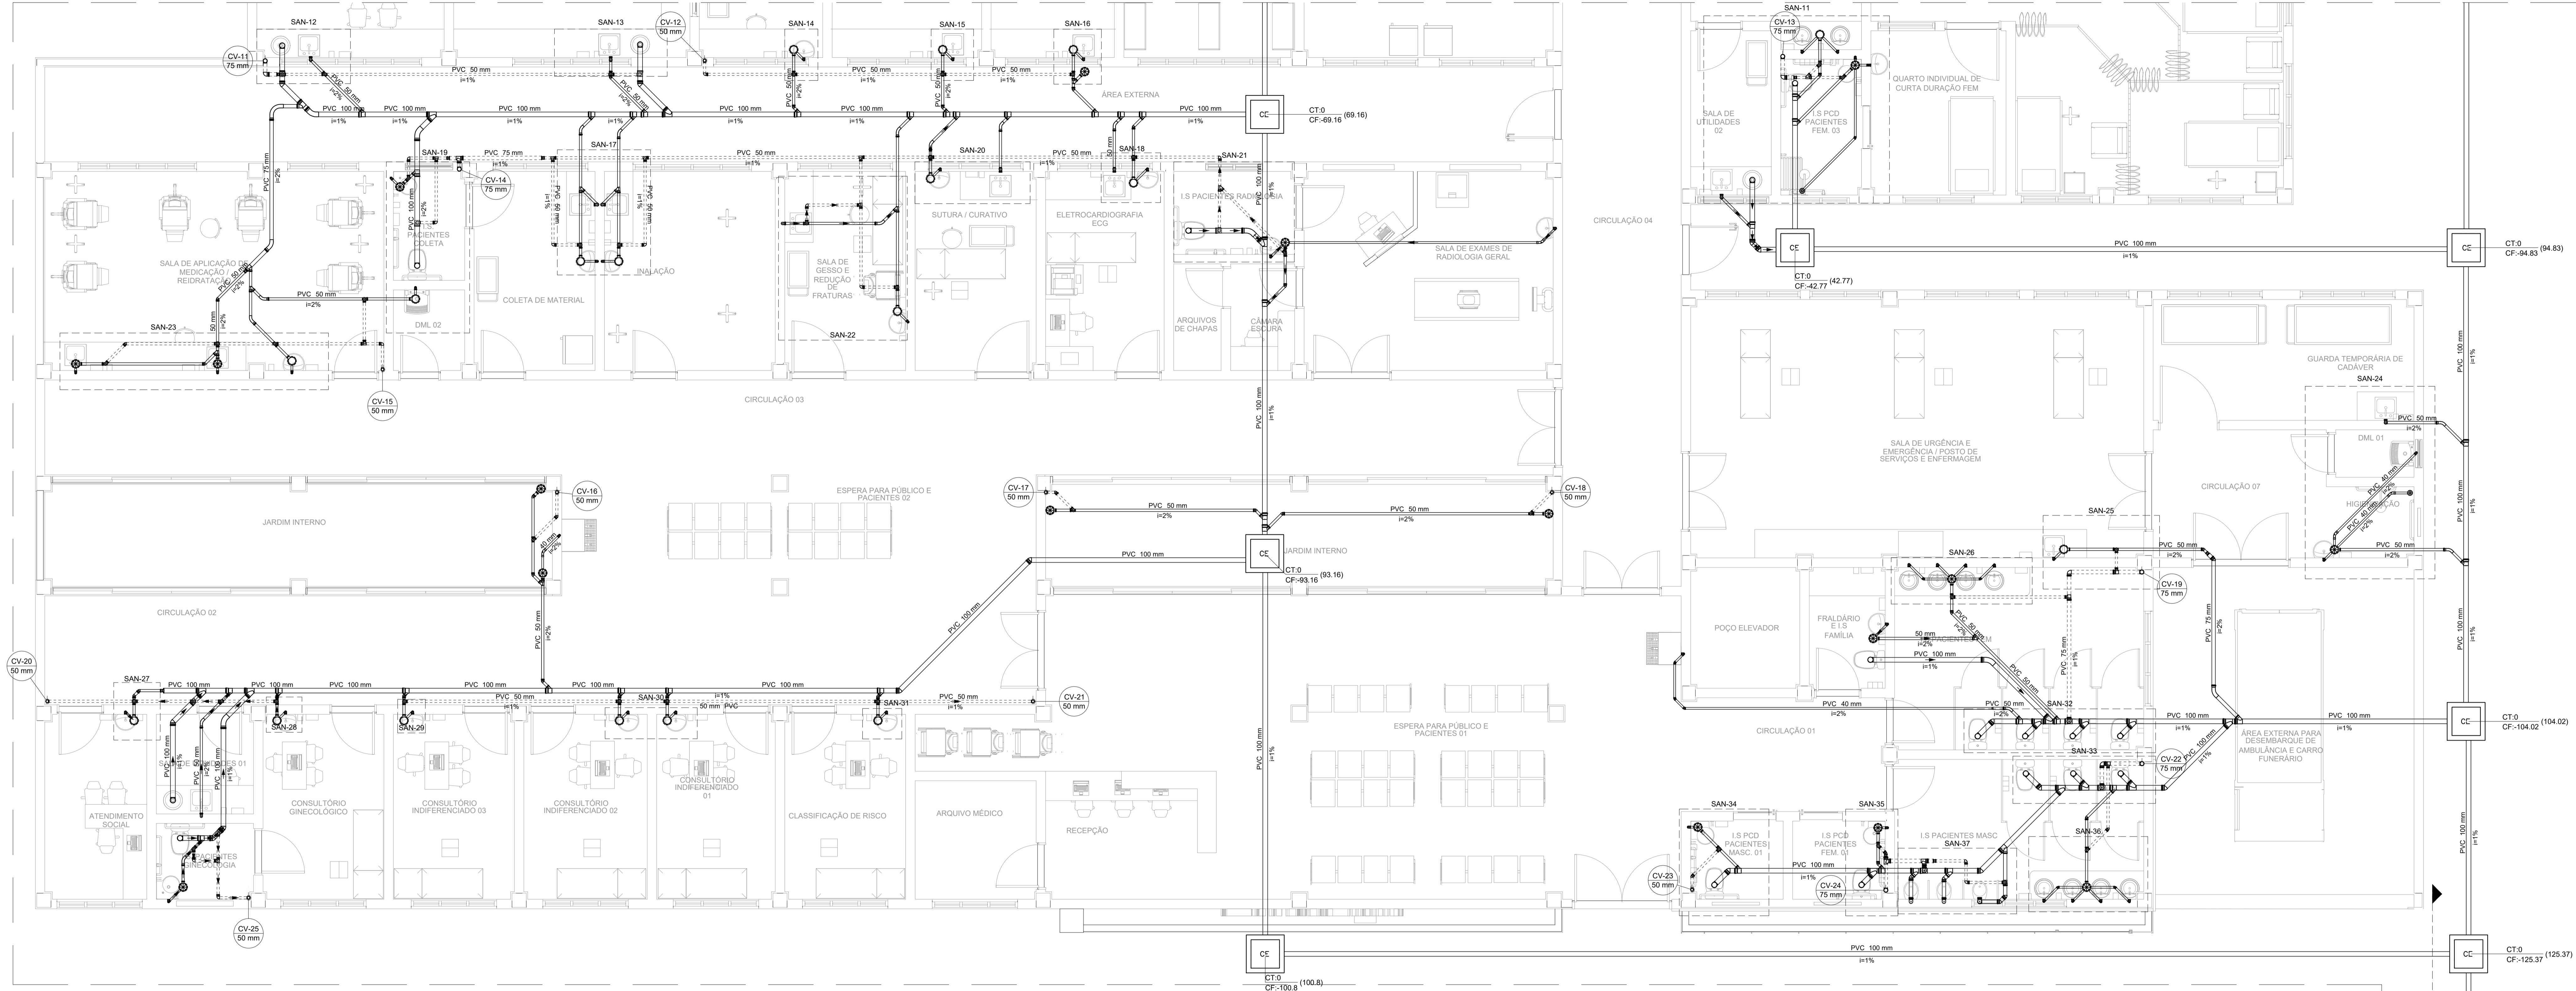

PLANTA BAIXA - TÉRREO - PARTE 2
ESCALA 1:50

LEGENDA DETALHADA - TÉRREO	
Betão armado	
PVC Esgoto	
Curva 90 curta	1pc
Joelho 90 cilíndrico p/ esgoto secundário	1pc
40 mm - 1.1/2"	
Tubo rígido p/ ponta lisa	0.6m
Bucha de redução longa	
PVC Esgoto	
Bucha de redução longa	1pc
50 mm - 40 mm	
Caixa Sifonada	
PVC Acessórios	
Caixa sifonada	1pc
150x150x50	

Caixas Inspetão Esgoto Simples	
Caixas de Passagem	1pc
Caixa de inspeção esgoto simples	
CE-50x60 cm	
Chuveiro Residencial	
PVC Acessórios	
Ralo sifonado alt. reg. saída 40	1pc
100 mm - 40 mm	
PVC Esgoto	
Curva 90 curta	1pc
40 mm	
Bucha de redução longa para Esgoto Sanitário	
PVC Esgoto	
Curva 45 longa	1pc
75 mm	
Curva 45 longa	1pc
PVC Esgoto	
Curva 45 longa Amarelo	1pc
40 mm	

Curva 90 longa	
Caixas de Passagem	1pc
Joelho 45	
PVC Esgoto	
Joelho 45	1pc
40 mm	
Joelho 90	
PVC Esgoto	
Joelho 90	1pc
75 mm	
Joelho 90 - coluna	
PVC Esgoto	
Joelho 90	1pc
50 mm	
Joelho 90 cilíndrico p/ esgoto secundário	1pc
40 mm - 1.1/2"	
Tubo rígido p/ ponta lisa	0.6m
Junção simples	
PVC Esgoto	
Junção simples	1pc
100 mm - 50 mm	


Junção simples p/ redução	
PVC Esgoto	
Junção simples	1pc
75 mm - 50 mm	
Redução excêntrica	
75 mm - 50 mm	1pc
Lavatório Residencial com sifão	
PVC Acessórios	
Sifão de sopo p/ pia e lavatório	1pc
1" - 1.1/2"	
Valvula p/ lavatório e tanque	1pc
1"	
PVC Esgoto	
Curva 90 curta	1pc
40 mm	
Joelho 90 cilíndrico p/ esgoto secundário	1pc
40 mm - 1.1/2"	
Tubo rígido p/ ponta lisa	0.6m

Mictório de Válvula de Descarga DN 75mm	
PVC Acessórios	
Sifão flexível p/ Mictório	1pc
1.1/2" - 2"	
Valvula p/ pia	
1"	1pc
PVC Esgoto	
Joelho 90	2pc
75 mm	
Redução excêntrica	1pc
75 mm - 50 mm	
Tubo rígido p/ ponta lisa	0.6m
50 mm - 2"	

Pia de Cozinha Residencial com Sifão 50mm	
PVC Acessórios	
Sifão de copo p/ pia e lavatório	1pc
1" - 2"	
Valvula p/ pia	
1"	1pc
PVC Esgoto	
Joelho 90	2pc
50 mm	
Redução excêntrica	0.6m
75 mm - 50 mm	
Tubo rígido p/ ponta lisa	
50 mm - 2"	

Ramais de Ventilação em Cruz	
PVC Esgoto	
Sifão flexível p/ Adaptação	1pc
1.1/2" - 1.1/2"	
Válvula p/ tanque	1pc
1.1/2"	
PVC Esgoto	
Curva 90 curta	1pc
40 mm	
Joelho 90 cilíndrico p/ esgoto secundário	1pc
40 mm - 1.1/2"	
Tubo rígido p/ ponta lisa	0.6m
40 mm	

Te sanitário	
PVC Esgoto	
Tê sanitário	1pc
75 mm - 50 mm	
Vaso Sanitário c/ JSO"	
PVC Esgoto	
Joelho 90	1pc
100 mm	
Ventilação p/ saída de vaso sanitário	1pc
100 mm	

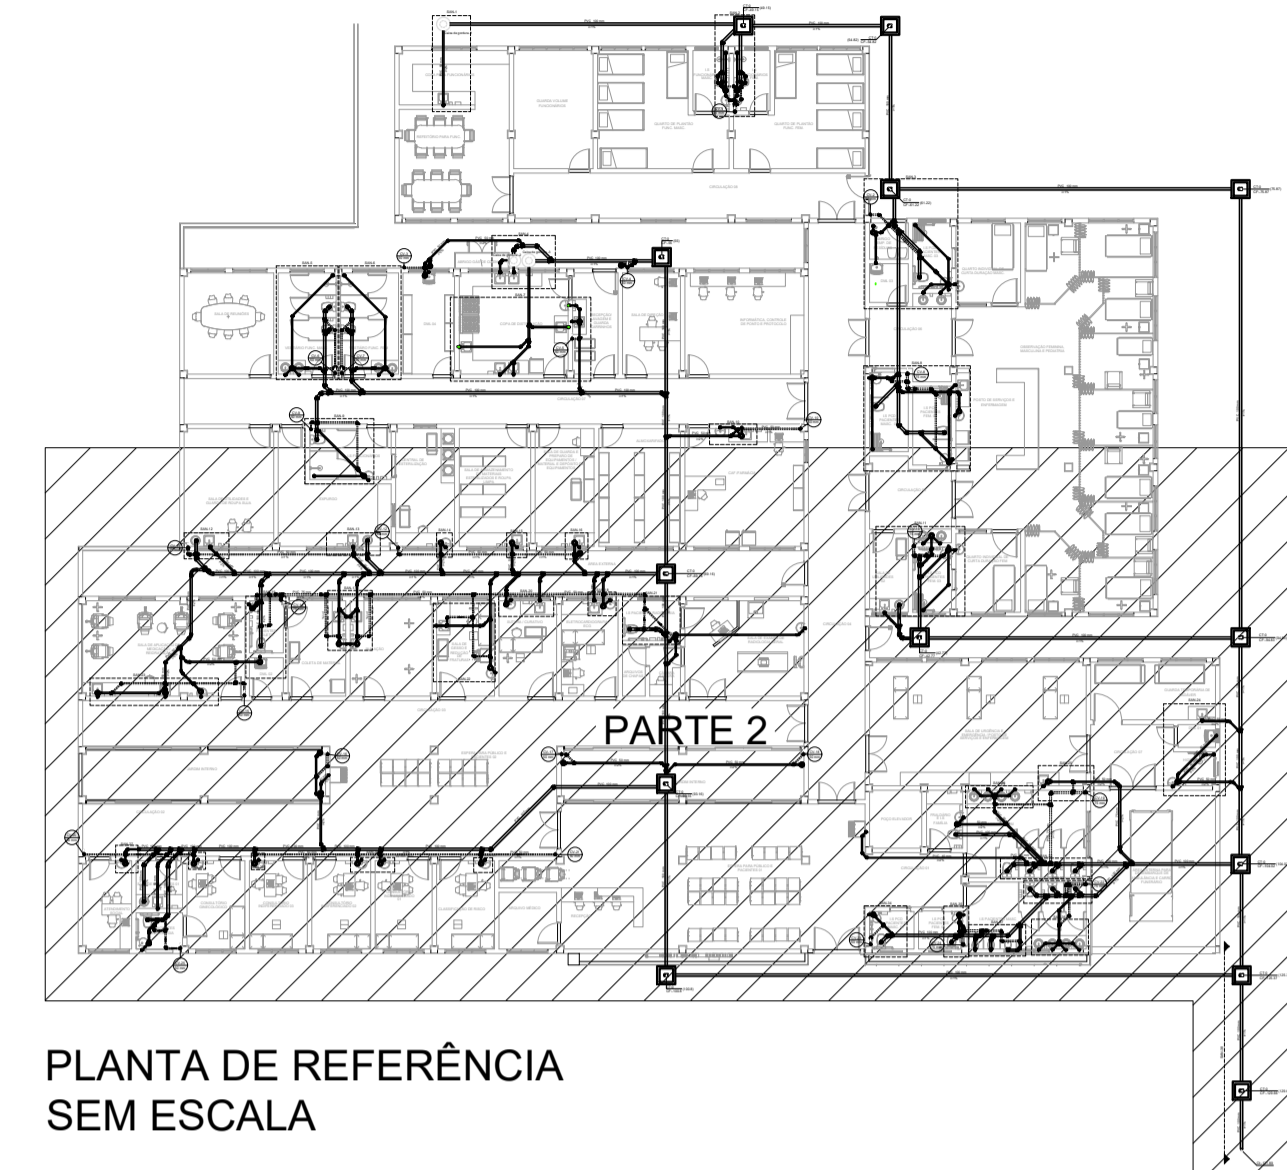

PLANTA DE REFERÊNCIA
SEM ESCALA

- NOTAS:
- TODOS OS TUBOS E CONEXÕES DA REDE DE ESGOTO SANITÁRIO SERÃO EM PVC RÍGIDO;
 - ADOTAR DECLIVIDADE MÍNIMA DE 2% PARA OS TUBOS COM DIÂMETROS ATÉ Ø75MM E 1% PARA TUBOS COM DIÂMETROS > Ø100MM;
 - TODOS OS DIÂMETROS SÃO COTADOS EM MILÍMETROS;
 - A COLUNA DE VENTILAÇÃO DEVE ULTRAPASSAR EM PELO MENOS 30 cm O NÍVEL DA COBERTURA, A FIM DE EVITAR ODORES;
 - TODA TUBULAÇÃO DE VENTILAÇÃO DEVERÁ TER UM ACLIVE MÍNIMO DE 1%;
 - AS TUBULAÇÕES VERTICAIS DAS COLUNAS DE VENTILAÇÃO SERÃO EMBUTIDAS NA ALVENARIA;
 - PARA INSTALAR LOUÇAS CONSULTAR AINDA O PROJETO DE ARQUITETURA;
 - PASSAR A TUBULAÇÃO ABAIXO DA VIGA BALDRAME, EM CASO DE ENCONTRO COM A FUNDAÇÃO REALIZAR O DESVIO NA TUBULAÇÃO, NÃO INTERFERINDO NA FUNDAÇÃO EXISTENTE.

REV. 02	07/07/23	CONFORME SOLICITAÇÕES DA VIGILÂNCIA SANITÁRIA	DAC
REV. 01	28/04/23	CONFORME SOLICITAÇÕES DA VIGILÂNCIA SANITÁRIA	DAC
REV. 00	31/01/23	EMISSÃO INICIAL	DAC
REVISÃO: DATA :	DESCRIÇÃO:		RESP.:
CLIENTE			
		Prefeitura Municipal de Pouso Alegre	
PROJETO		COORDENAÇÃO	
		ALOSIO CAETANO FERRERA	
RESPONSÁVEL TÉCNICO E AUTOR		ENGENHEIRO CIVIL FLÁVIA BARBOSA	
CREA MC-187.842/0			

EMPENHAMENTO		DISCIPLINA	
CONSTRUÇÃO DA UNIDADE DE PRONTO ATENDIMENTO		ESGOTO	
ENERGICO		FASE DO PROJETO	
RUA PIRANGUINHO, B. SÃO JOÃO		EXECUTIVO	
POUSO ALEGRE - MINAS GERAIS		FOLHA Nº:	
ASSUNTO		02/03	
PROJETO DE INSTALAÇÕES SANITÁRIAS			
PLANTA TÉRREO - PARTE 2 E LEGENDA			
DATA INICIAL	ESCALA	REVISÃO	ANEXO
31/01/2023	INDICADA	RO2	DAC-PMPA-UPA-PE-ESG-RO2.DWG