



PLANTA BAIXA TÉRREO
Escala: 1:100

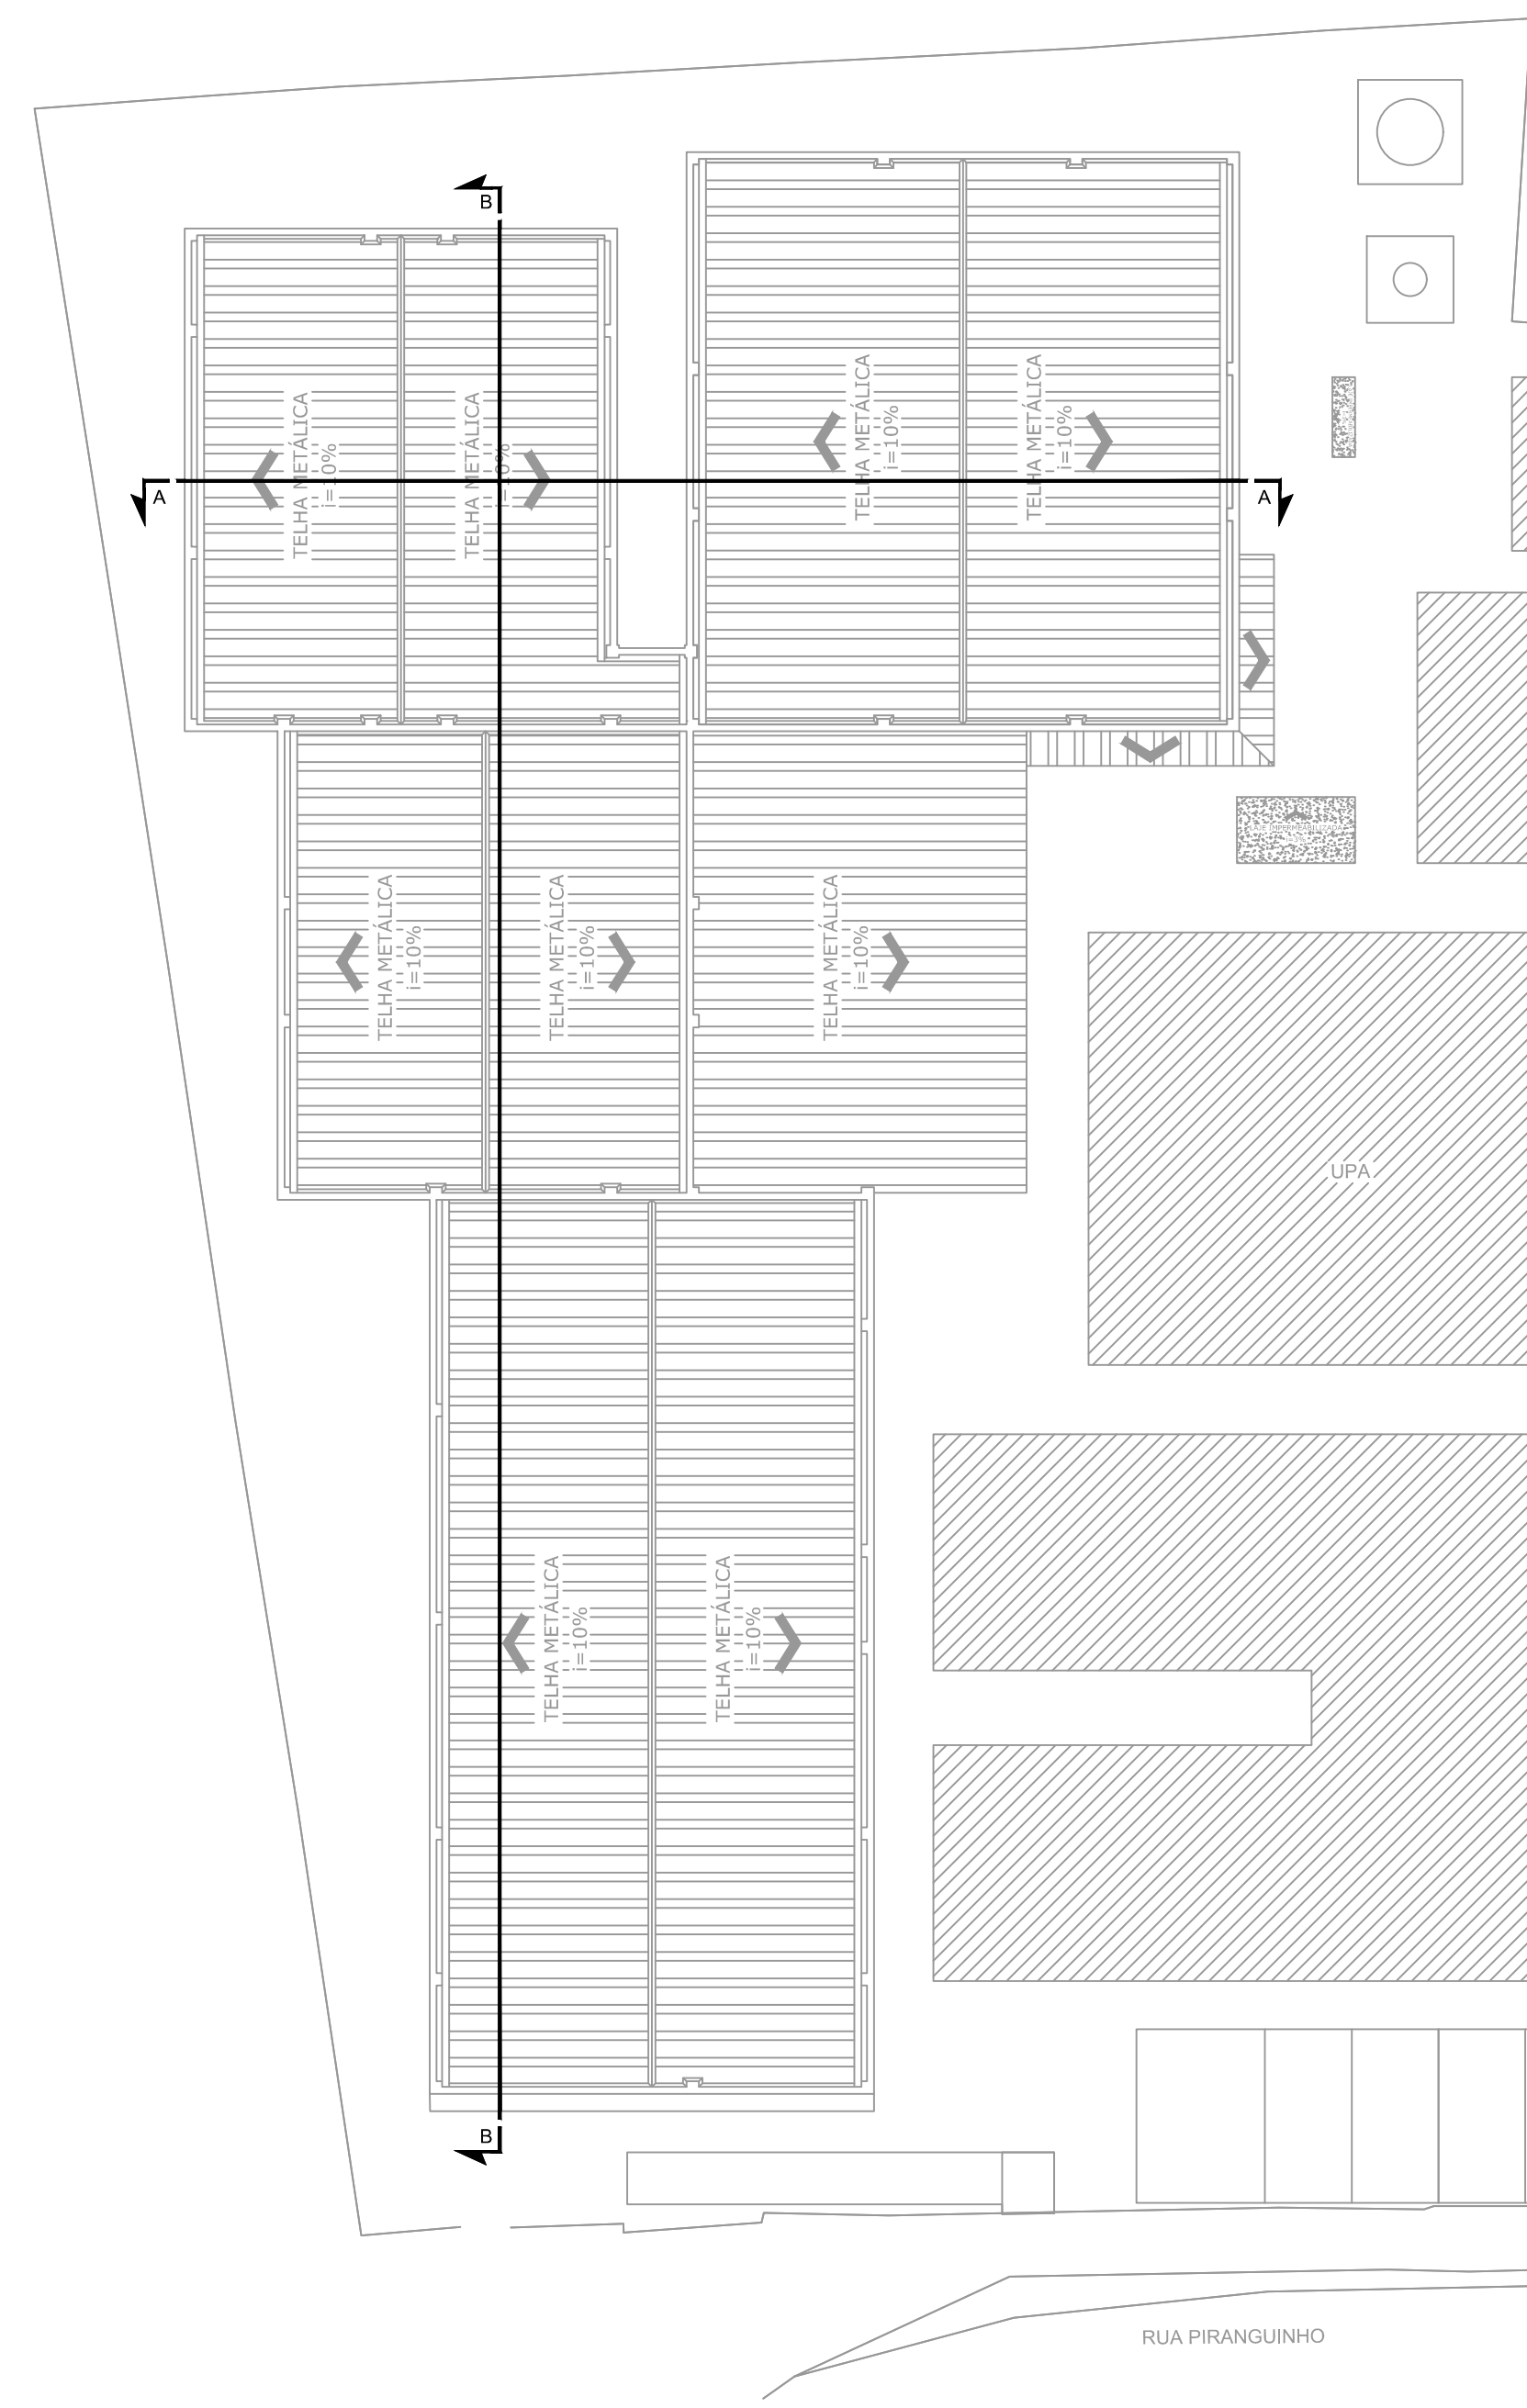

PLANTA BAIXA COBERTURA
Escala: 1:200

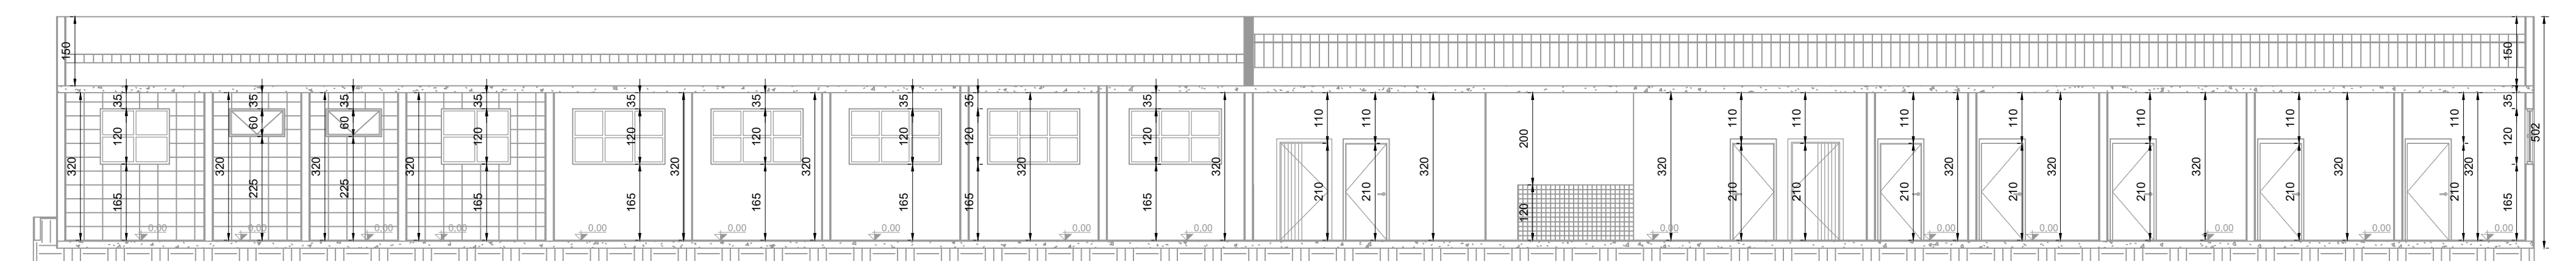

CORTE AA
Escala: 1:100



CORTE BB
Escala: 1:100



PLANTA BAIXA SITUAÇÃO
Escala: 1:400

MEDIDAS DE SEGURANÇA		SINALIZAÇÃO DE EMERGENÇA	
EXTINTORES	47 UNIDADES - CARGA DE FÓSFORO 2A 208-C CONFORME IT-16	PLACA COM SIMBOLÓGIA RETANGULAR FUNDO VERDE E FOTOGRÁFIA FOTOGRÁFICA	INDICAÇÃO DE UMA SAÍDA DE EMERGENÇA
SINALIZAÇÃO DE EMERGENÇA	47 UNIDADES CONFORME IT-16	PLACA COM SIMBOLÓGIA RETANGULAR FUNDO VERDE E FOTOGRÁFIA FOTOGRÁFICA	INDICAÇÃO DE UMA SAÍDA DE EMERGENÇA
ALARME E DETECÇÃO	10 UNIDADES CONFORME IT-14	PLACA COM SIMBOLÓGIA RETANGULAR FUNDO VERDE E FOTOGRÁFIA FOTOGRÁFICA	INDICAÇÃO DE UMA SAÍDA DE EMERGENÇA
HIDRANTES	47 UNIDADES CONFORME IT-17	PLACA COM SIMBOLÓGIA RETANGULAR FUNDO VERDE E FOTOGRÁFIA FOTOGRÁFICA	INDICAÇÃO DE UMA SAÍDA DE EMERGENÇA
SINALIZAÇÃO DE EMERGENÇA	77 UNIDADES CONFORME IT-16	PLACA COM SIMBOLÓGIA RETANGULAR FUNDO VERDE E FOTOGRÁFIA FOTOGRÁFICA	INDICAÇÃO DE UMA SAÍDA DE EMERGENÇA
BRIGADA DE INCÊNDIO	NÃO SE APLICA		

GRUPO	OCCUPAÇÃO	DENOMINAÇÃO	DESCRIÇÃO	EXEMPLOS
H	SERVIÇO DE SAÚDE E INSTITUCIONAL	H-6	CLÍNICA MÉDICA E CONSULTÓRIOS (EM GERAL, TODOS SEM INTERIORES)	CAPS
	CARGA DE INCÊNDIO - IT 09			
	DESCRIÇÃO	ESTIVADO	CARGA DE INCÊNDIO EM M2/M³	
	SERVIÇO DE SAÚDE E INSTITUCIONAL	H-6	CLÍNICA MÉDICA E CONSULTÓRIOS (EM GERAL, TODOS SEM INTERIORES)	200
	CLASSIFICAÇÃO DE EXISTÊNCIAS E NÍVEL DE RISCO QUANTO A CARGA DE INCÊNDIO			
	BAIXA		CARGA DE INCÊNDIO M2/M³	200

CONTROLE DE MATERIAIS DE ACABAMENTO E REVESTIMENTO	
REVESTIMENTO ACABAMENTO	NÃO SE APLICA
REVESTIMENTO ACABAMENTO	NÃO SE APLICA
REVESTIMENTO ACABAMENTO	NÃO SE APLICA
REVESTIMENTO ACABAMENTO	NÃO SE APLICA


DIMENSIONAMENTO DAS SAÍDAS DE EMERGENÇA	
CÁLCULO DE SAÍDAS PARA ACESSOS E DESESCARGAS	
N = 1087,23 - Logo: 09 unidades de passagem	
Logo: 09 x 0,25 = 2,25 metros	
De acordo com a IT-06, a largura mínima de saída de emergência, em qualquer caso, deve ser proporcional ao número e suas unidades de passagem de 55 cm.	
CÁLCULO DE SAÍDAS PARA ESCADA E SINALIZAÇÃO	
N = 1087,23 - Logo: 09 unidades de passagem	
Logo: 09 x 0,25 = 2,25 metros	
De acordo com a IT-06, a largura mínima de saída de emergência, em qualquer caso, deve ser proporcional ao número e suas unidades de passagem de 55 cm.	
CÁLCULO DE SAÍDAS PARA PORTA	
N = 1087,23 - Logo: 12 unidades de passagem	
Logo: 12 x 0,25 = 3,00 metros	
De acordo com a IT-06, a largura mínima de saída de emergência, em qualquer caso, deve ser proporcional ao número e suas unidades de passagem de 55 cm.	

CODIGO	METALIZADO	IDENTIF.	EMBOLO	SIGNIFICADO	FORMA E COR	APLICAÇÃO
S2	13	SAÍDA	SAÍDA DE EMERGENÇA	INDICAÇÃO DE UMA SAÍDA DE EMERGENÇA	PLACA COM SIMBOLÓGIA RETANGULAR FUNDO VERDE E FOTOGRÁFIA FOTOGRÁFICA	INDICAÇÃO DE UMA SAÍDA DE EMERGENÇA
S3	31	SAÍDA	SAÍDA DE EMERGENÇA	INDICAÇÃO DE UMA SAÍDA DE EMERGENÇA	PLACA COM SIMBOLÓGIA RETANGULAR FUNDO VERDE E FOTOGRÁFIA FOTOGRÁFICA	INDICAÇÃO DE UMA SAÍDA DE EMERGENÇA
S12	04	SAÍDA	SAÍDA DE EMERGENÇA	INDICAÇÃO DA SAÍDA DE EMERGENÇA COM SEM SINALIZAÇÃO FOTOGRÁFICA	PLACA COM SIMBOLÓGIA RETANGULAR FUNDO VERDE E FOTOGRÁFIA FOTOGRÁFICA	INDICAÇÃO DA SAÍDA DE EMERGENÇA COM SEM SINALIZAÇÃO FOTOGRÁFICA
M1	01	VER BARRIL	VER BARRIL	INDICAÇÃO DE LOCALIZAÇÃO DO BARRIL	PLACA COM SIMBOLÓGIA RETANGULAR FUNDO VERDE E FOTOGRÁFIA FOTOGRÁFICA	INDICAÇÃO DE LOCALIZAÇÃO DO BARRIL

CODIGO	METALIZADO	IDENTIF.	EMBOLO	SIGNIFICADO	FORMA E COR	APLICAÇÃO
E3	07	EXTINTOR	EXTINTOR DE INCÊNDIO	INDICAÇÃO DE LOCALIZAÇÃO DO EXTINTOR DE INCÊNDIO	PLACA COM SIMBOLÓGIA RETANGULAR FUNDO VERDE E FOTOGRÁFIA FOTOGRÁFICA	INDICAÇÃO DE LOCALIZAÇÃO DO EXTINTOR DE INCÊNDIO
E12	08	COMBATE A INCÊNDIO	COMBATE A INCÊNDIO	INDICAÇÃO DE LOCALIZAÇÃO DO COMBATE A INCÊNDIO	PLACA COM SIMBOLÓGIA RETANGULAR FUNDO VERDE E FOTOGRÁFIA FOTOGRÁFICA	INDICAÇÃO DE LOCALIZAÇÃO DO COMBATE A INCÊNDIO
E1	02	ALARME SONORO	ALARME SONORO	INDICAÇÃO DE LOCALIZAÇÃO DO ALARME SONORO	PLACA COM SIMBOLÓGIA RETANGULAR FUNDO VERDE E FOTOGRÁFIA FOTOGRÁFICA	INDICAÇÃO DE LOCALIZAÇÃO DO ALARME SONORO
E2	03	COMANDO MANUAL DE ALARME	COMANDO MANUAL DE ALARME	INDICAÇÃO DE LOCALIZAÇÃO DO COMANDO MANUAL DE ALARME	PLACA COM SIMBOLÓGIA RETANGULAR FUNDO VERDE E FOTOGRÁFIA FOTOGRÁFICA	INDICAÇÃO DE LOCALIZAÇÃO DO COMANDO MANUAL DE ALARME
E3	02	ABRIGO DE MANGUEIRA	ABRIGO DE MANGUEIRA	INDICAÇÃO DA LOCALIZAÇÃO DO ABRIGO DE MANGUEIRA	PLACA COM SIMBOLÓGIA RETANGULAR FUNDO VERDE E FOTOGRÁFIA FOTOGRÁFICA	INDICAÇÃO DA LOCALIZAÇÃO DO ABRIGO DE MANGUEIRA
E3	02	HIDRANTE DE INCÊNDIO	HIDRANTE DE INCÊNDIO	INDICAÇÃO DA LOCALIZAÇÃO DO HIDRANTE DE INCÊNDIO	PLACA COM SIMBOLÓGIA RETANGULAR FUNDO VERDE E FOTOGRÁFIA FOTOGRÁFICA	INDICAÇÃO DA LOCALIZAÇÃO DO HIDRANTE DE INCÊNDIO

LEGENDA SÍMBOLOS GRÁFICOS		
ITEM	INSTALADO	EMBOLO
CARGA DE FÓSFORO	07	SAÍDA
ILUMINAÇÃO DE EMERGENÇA	48	SAÍDA
PRESENCIA DE FUGA SAÍDA FORA DE FUGA	12	SAÍDA
REGISTRO DE RECALQUE SEM VÁLVULA DE RETENÇÃO	01	SAÍDA
SINAL DE INCÊNDIO	01	SAÍDA
HIDRANTE SIMPLES	02	SAÍDA
CENTRAL DE ALARME	01	SAÍDA
BATERIAS DO SISTEMA DE ALARME	02	SAÍDA
ACIONADOR MANUAL DO SISTEMA DE ALARME	02	SAÍDA
CHAVE ELÉTRICA SECUNDÁRIA	01	SAÍDA
CHAVE ELÉTRICA PRINCIPAL	01	SAÍDA
GRUPO DE DISTRIBUIÇÃO DE LÍZ. GLOBO	01	SAÍDA

FACHADA
Escala: 1:100

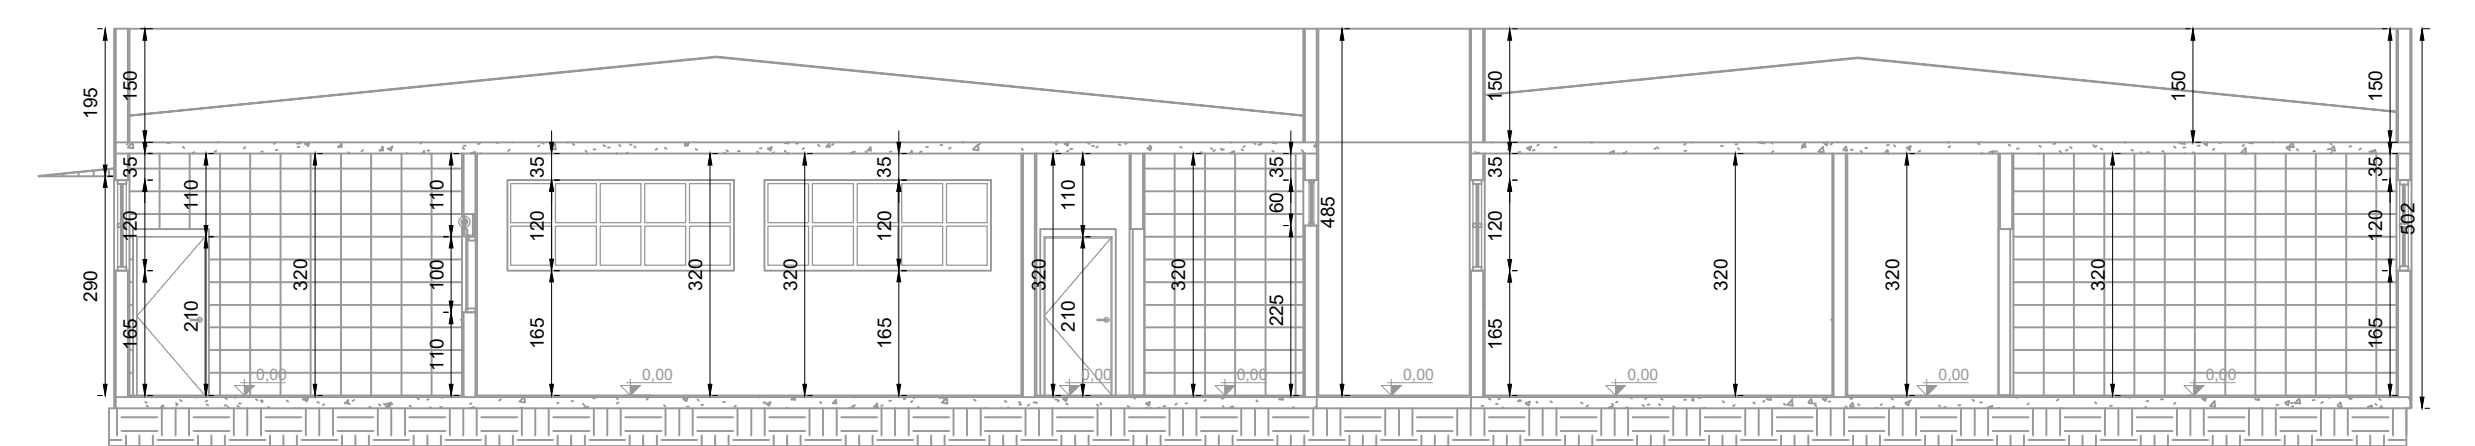

NOTAS
- MEDIDAS E NÍVEIS EM METROS;
- VERIFICAR DETALHES PARA INSTALAÇÃO DOS ELEMENTOS DE SEGURANÇA;
- RESERVATÓRIO E HIDRANTE DE RECALQUE ESTÃO LOCALIZADOS/ INSTALADOS NA LUPA;
- ALTERAÇÕES NESTE PROJETO SOMENTE COM AUTORIZAÇÃO EXPRESSA DA FISCALIZAÇÃO E DA EMPRESA PROJETISTA.
REFERÊNCIAS:
- PLANILHA DE QUANTITATIVOS;
- MEMORIAL DESCRITIVO E ESPECIFICAÇÕES TÉCNICAS.

REV. 01	28/04/23	CONFORME SOLICITAÇÃO DA VOLUNTÁRIA	DAC
REV. 02	31/07/23	DESENHO FINAL	DAC
REVISÃO DATA	DESCRIÇÃO		RESP.
PROJETO		COORDENAÇÃO	
RUA PIRANGUINHO, B. SÃO JOÃO POUSO ALEGRE - MINAS GERAIS		ALDORE CAETANO FERREIRA	
RESPONSÁVEL TÉCNICO E AUTOR		ENR. CIVIL FLÁVIA BARBOSA	
Rua Miguel Vianna, nº 81, 2º Andar Bairro Marro Chic CEP: 37500-080 - Itajubá / MG Tel: (35) 3623-8846 www.dacengenharia.com.br		CREA MG-187.842/0	
CONSTRUÇÃO DO CENTRO DE ATENÇÃO PSICOSSOCIAL			
ENDEREÇO		DISCIPLINA	
RUA PIRANGUINHO, B. SÃO JOÃO POUSO ALEGRE - MINAS GERAIS		INCÊNDIO	
ASSUNTO		FASE DO PROJETO	
PLANTA BAIXA TÉRREO E PLANTA BAIXA COBERTURA CORTES E FACHADA PLANTA DE SITUAÇÃO E TABELAS		EXECUTIVO	
DATA REALIZADA		FOLHA Nº	
31/07/2023		01/02	

QUANTO DE ÁREAS	ÁREA
ÁREA TÉRREO	4.818,00 m²
ÁREA LUPA	1.482,00 m²
ÁREA CAPS	1.883,00 m²
ÁREA ABRIGO GERADOR DE ENERGIA, RESERVOIRIO BIOLÓGICO CONTINUIDADE, RESERVOIRIO COMUM	48,00 m²
ÁREA ABRIGO DE MEDIC. 40	6,00 m²
COMPRIMIDO E CAIXÃO MEDICINAL	3,00 m²
ÁREA CASA DE MEDICINA	3,00 m²
ÁREA TOTAL	2.866,00 m²