


PLANTA COBERTURA - ÁGUA FRIA
ESCALA 1:50

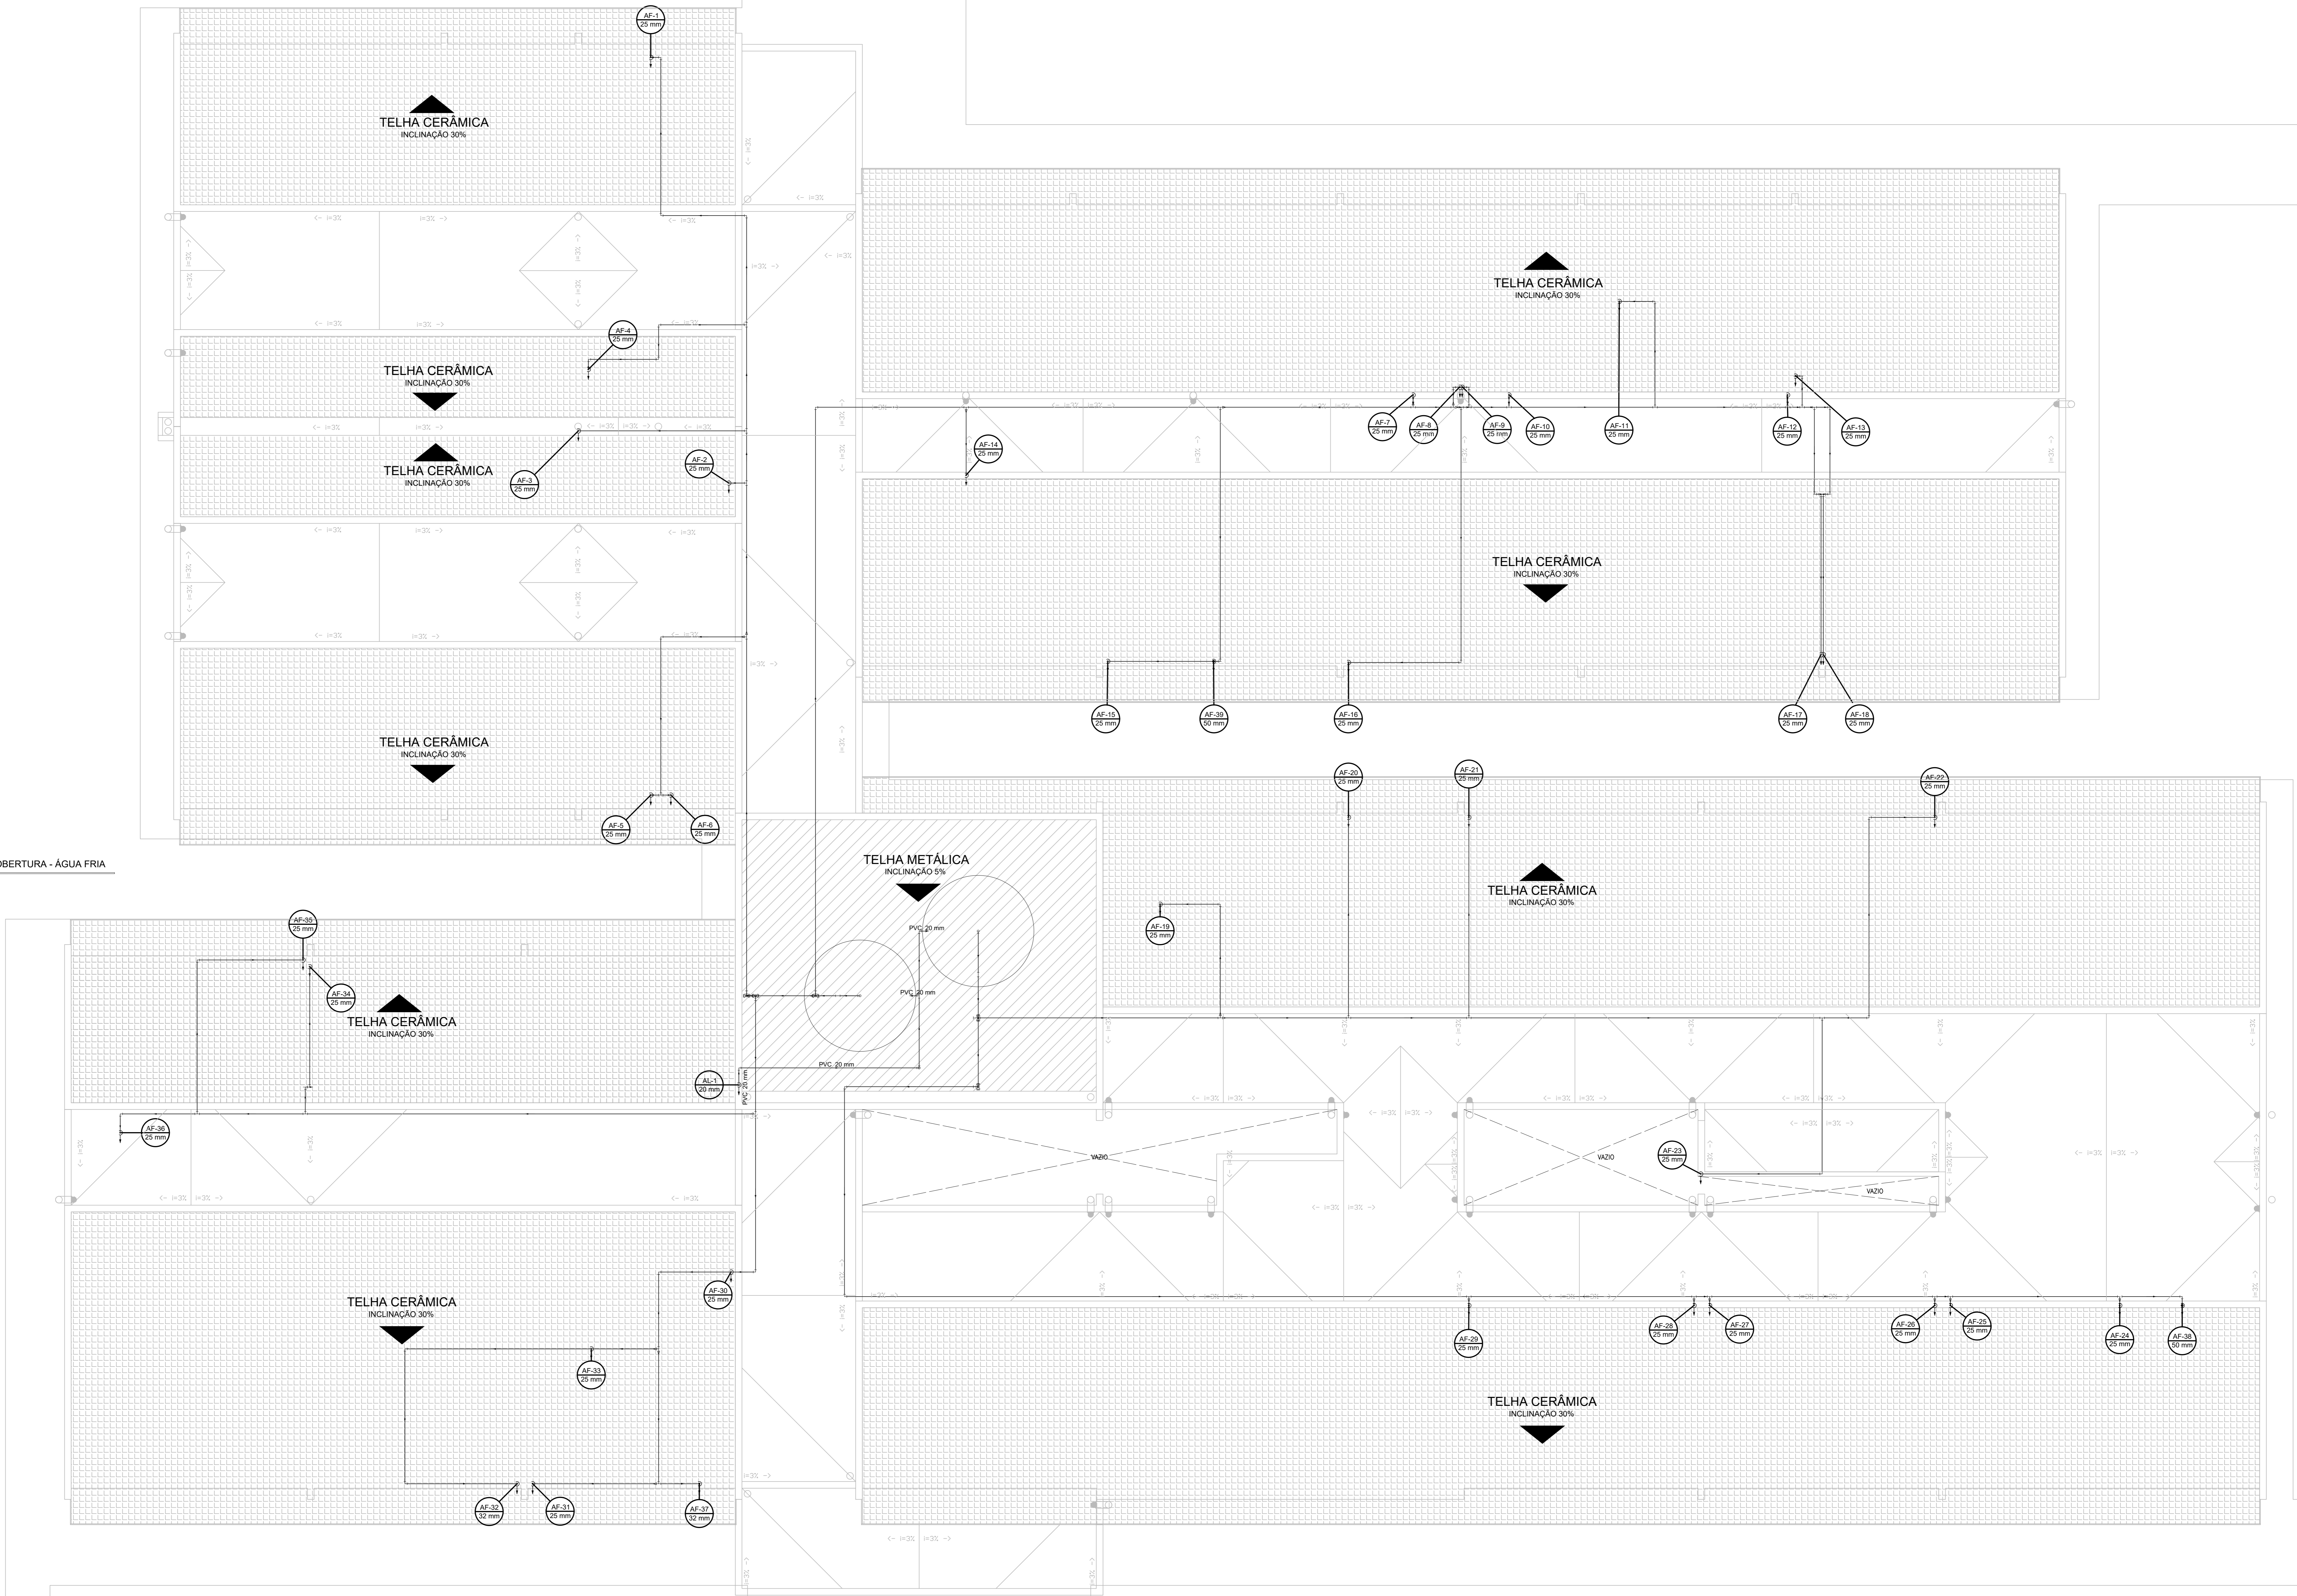

LISTA DE MATERIAIS:

<p>APARELHO</p> <p>BEBEDOURO 4 pz</p> <p>CHUVEIRO 10 pz</p> <p>DUCHA RESISTÊNCIA 23 pz</p> <p>DUCHA 1/2" 2 pz</p> <p>ESPURÃO 2 pz</p> <p>MICTORIO DE DESCARGA DESCONTINUA 3 pz</p> <p>PRESSURIZADOR 1 pz</p> <p>TORNILHEIRA DE ABRIM 6 pz</p> <p>TUBERIAS DE LAVATORIO 72 pz</p> <p>TUBO SANITARIO C/CK. ACOPLADA 23 pz</p>	<p>METAS</p> <p>REGISTRO DE GAVETA BRUTO ABNT 34 pz</p> <p>REGISTRO DE GAVETA C/ CANOPLA CROMADA 5 pz</p> <p>REGISTRO DE PRESSÃO C/ CANOPLA CROMADA 10 pz</p> <p>VALVULA DE DESCARGA PI MICTORIO 3 pz</p> <p>VALVULA DE DESCARGA BAIXA PRESSÃO 2 pz</p> <p>PVC ACESSÓRIOS</p> <p>BUCHA DE LIGAÇÃO PI VASO SANITARIO 1 pz</p> <p>ENLACE FLEXIVEL COBRE CROMADO COM CANOPLA 2 pz</p> <p>ENLACE FLEXIVEL PLASTICO 23 pz</p> <p>ENLACE FLEXIVEL PLASTICO 76 pz</p> <p>TUBO DE DESCARGA VDE 2 pz</p> <p>TUBO DE LIGAÇÃO LATÃO CROMADO C/ CANOPLA PI VASO SA 2 pz</p>	<p>PVC RIGIDO SOLDÁVEL</p> <p>ADAPT. SOLD. CURTO C/BOLSA-ROSCA P REGISTRO 88 pz</p> <p>20 mm 3 pz</p> <p>25 mm 2 pz</p> <p>30 mm 2 pz</p> <p>35 mm 2 pz</p> <p>40 mm 2 pz</p> <p>50 mm 2 pz</p> <p>60 mm 2 pz</p> <p>75 mm 2 pz</p> <p>90 mm 2 pz</p> <p>110 mm 2 pz</p> <p>125 mm 2 pz</p> <p>150 mm 2 pz</p> <p>175 mm 2 pz</p> <p>200 mm 2 pz</p> <p>225 mm 2 pz</p> <p>250 mm 2 pz</p> <p>300 mm 2 pz</p> <p>350 mm 2 pz</p> <p>400 mm 2 pz</p> <p>450 mm 2 pz</p> <p>500 mm 2 pz</p> <p>600 mm 2 pz</p> <p>700 mm 2 pz</p> <p>800 mm 2 pz</p> <p>900 mm 2 pz</p> <p>1000 mm 2 pz</p> <p>1200 mm 2 pz</p> <p>1500 mm 2 pz</p> <p>1800 mm 2 pz</p> <p>2000 mm 2 pz</p> <p>2500 mm 2 pz</p> <p>3000 mm 2 pz</p> <p>3500 mm 2 pz</p> <p>4000 mm 2 pz</p> <p>4500 mm 2 pz</p> <p>5000 mm 2 pz</p> <p>6000 mm 2 pz</p> <p>7000 mm 2 pz</p> <p>8000 mm 2 pz</p> <p>9000 mm 2 pz</p> <p>10000 mm 2 pz</p>
--	---	---

LEGENDA:

<p>REGISTRO BRUTO GAVETA ABNT C/PVC SOLDÁVEL</p> <p>REGISTRO DE PRESSÃO COM PVC SOLDÁVEL</p> <p>REGISTRO DE GAVETA C/CANOPLA CROMADA C/PVC SOLDÁVEL</p> <p>VALVULA DE DESCARGA C/PVC SOLDÁVEL</p> <p>VALVULA DE DESCARGA PI MICTORIO</p>
--

CLIENTE

Prefeitura Municipal de Pouso Alegre

PROJETO

APEPE
UNIFEI
Universidade Federal de Itajubá

GERÊNCIA DE PROJETOS

DENIS DE SOUZA SILVA

COORDENAÇÃO DE PROJETOS

GERALDO LÚCIO TIAGO FILHO CREA MG 22.588/D

RESPONSÁVEL TÉCNICO

ENG. CIVIL FLÁVIA C. BARBOSA CREA MG 197.842/D

REVISÃO

DOMINGOS MANUEL DE MORAIS NETO

FRANCISCO CHICONE NETO

VINÍCIUS SILVEIRA FORNAGA

WILLIAM BARADEL LARI

EMPRESAMENTO

UNIDADE DE PRONTO ATENDIMENTO

ENDEREÇO

RUA COMENDADOR JOSÉ GARCIA

POUSO ALEGRE - MINAS GERAIS

ABRILHITO

PROJETO EXECUTIVO HIDROSSANITÁRIO

PLANTA BAIXA - INSTALAÇÕES DA COBERTURA

DISCIPLINA

ÁGUA FRIA

FASE DO PROJETO

EXECUTIVO

FOLHA Nº

03/06

DATA: 10/06/2018 ESCALA: 1:50 M REVISÃO: R00 ARS: FAF/PE/PMP/LPA/AGF-PE-R00.DWG