


**LISTA DE MATERIAIS**

<b>CAIXAS DE PASSAGEM</b>	
CAIXA DE AREIA PLUVIAL COM GRELHA	3 pz
CAIXA DE AREIA PLUVIAL SEM GRELHA	2 pz
CAIXA DE GORDURA	3 pz
CG 60x60 cm	1 pz
CAIXA DE INSPEÇÃO DE ESGOTO SIFONADA	18 pz
CES - 60x60 cm	3 pz
CAIXA DE PASSAGEM PVC	2 pz
CAIXA DE PASSAGEM MODULADA	1 pz
POÇO DE VISITA PARA DRENAGEM PLUVIAL	1 pz
PVD - 80x80 cm	1 pz
<b>FILTRO DE ÁGUA DA CHUVA</b>	
RESIDENCIAL	2 pz
ABR 800x700	1 pz
<b>PVC ACESSÓRIOS</b>	
CAIXA SIFONADA	8 pz
100x150x50	31 pz
150x150x50	19 pz
150x150x50	66 pz
1" - 1.1/2"	3 pz
SIFÃO FLEXÍVEL P/ MICTÓRIO	3 pz
1" - 1.1/2"	66 pz
VÁLVULA P/ LAVATÓRIO E TANQUE	1 pz
1"	1 pz
VÁLVULA P/ PIA	1 pz
<b>PVC ESGOTO</b>	
BUCHA DE REDUÇÃO LONGA	3 pz
50 mm - 40 mm	16 pz
CURVA 90 CURTA	86 pz
40 mm	20 pz
JOELHO 45	15 pz
40 mm	15 pz
50 mm	15 pz
75 mm	15 pz
JOELHO 90	15 pz
40 mm	15 pz
50 mm	15 pz
75 mm	15 pz
JOELHO 90 C/ANEL P/ ESGOTO SECUNDÁRIO	86 pz
JUNÇÃO INVERTIDA	1 pz
75 mm x 50 mm	27 pz
75 mm x 75 mm	10 pz
100 mm - 75 mm	4 pz
100 mm - 100 mm	4 pz
150 mm - 75 mm	1 pz
200 mm - 100 mm	1 pz
40 mm x 40 mm	1 pz
50 mm - 50 mm	1 pz
75 mm - 50 mm	1 pz
75 mm - 75 mm	1 pz
LUAVA DE CORRER	1 pz
150 / SIMPLES	75 pz
100 mm	14 pz
150 mm	64 pz
75 mm	75 pz
REDUÇÃO EXCÊNTRICA	4 pz
100 mm - 75 mm	14 pz
150 mm - 100 mm	14 pz
75 mm - 50 mm	14 pz
TUBO RÍGIDO C/ PONTA LISA	366,02 m
100 mm - 4"	124,84 m
150 mm - 6"	20,08 m
200 mm - 8"	191,10 m
40 mm - 2"	124,22 m
50 mm - 2"	124,22 m
75 mm - 2"	124,22 m
TES SANITÁRIO	4 pz
100 mm - 100 mm	4 pz
100 mm - 50 mm	4 pz
100 mm - 75 mm	4 pz
150 mm - 100 mm - 75 mm	4 pz
150 mm - 75 mm	4 pz
200 mm - 75 mm	4 pz
50 mm - 50 mm	4 pz
75 mm - 75 mm	4 pz

PLANTA TÉRREO - ESGOTO / DRENAGEM PLUVIAL 01/04  
ESCALA 1:50

**ARTICULAÇÃO:**

FOLHA 03	FOLHA 04
<b>FOLHA 01</b>	FOLHA 02

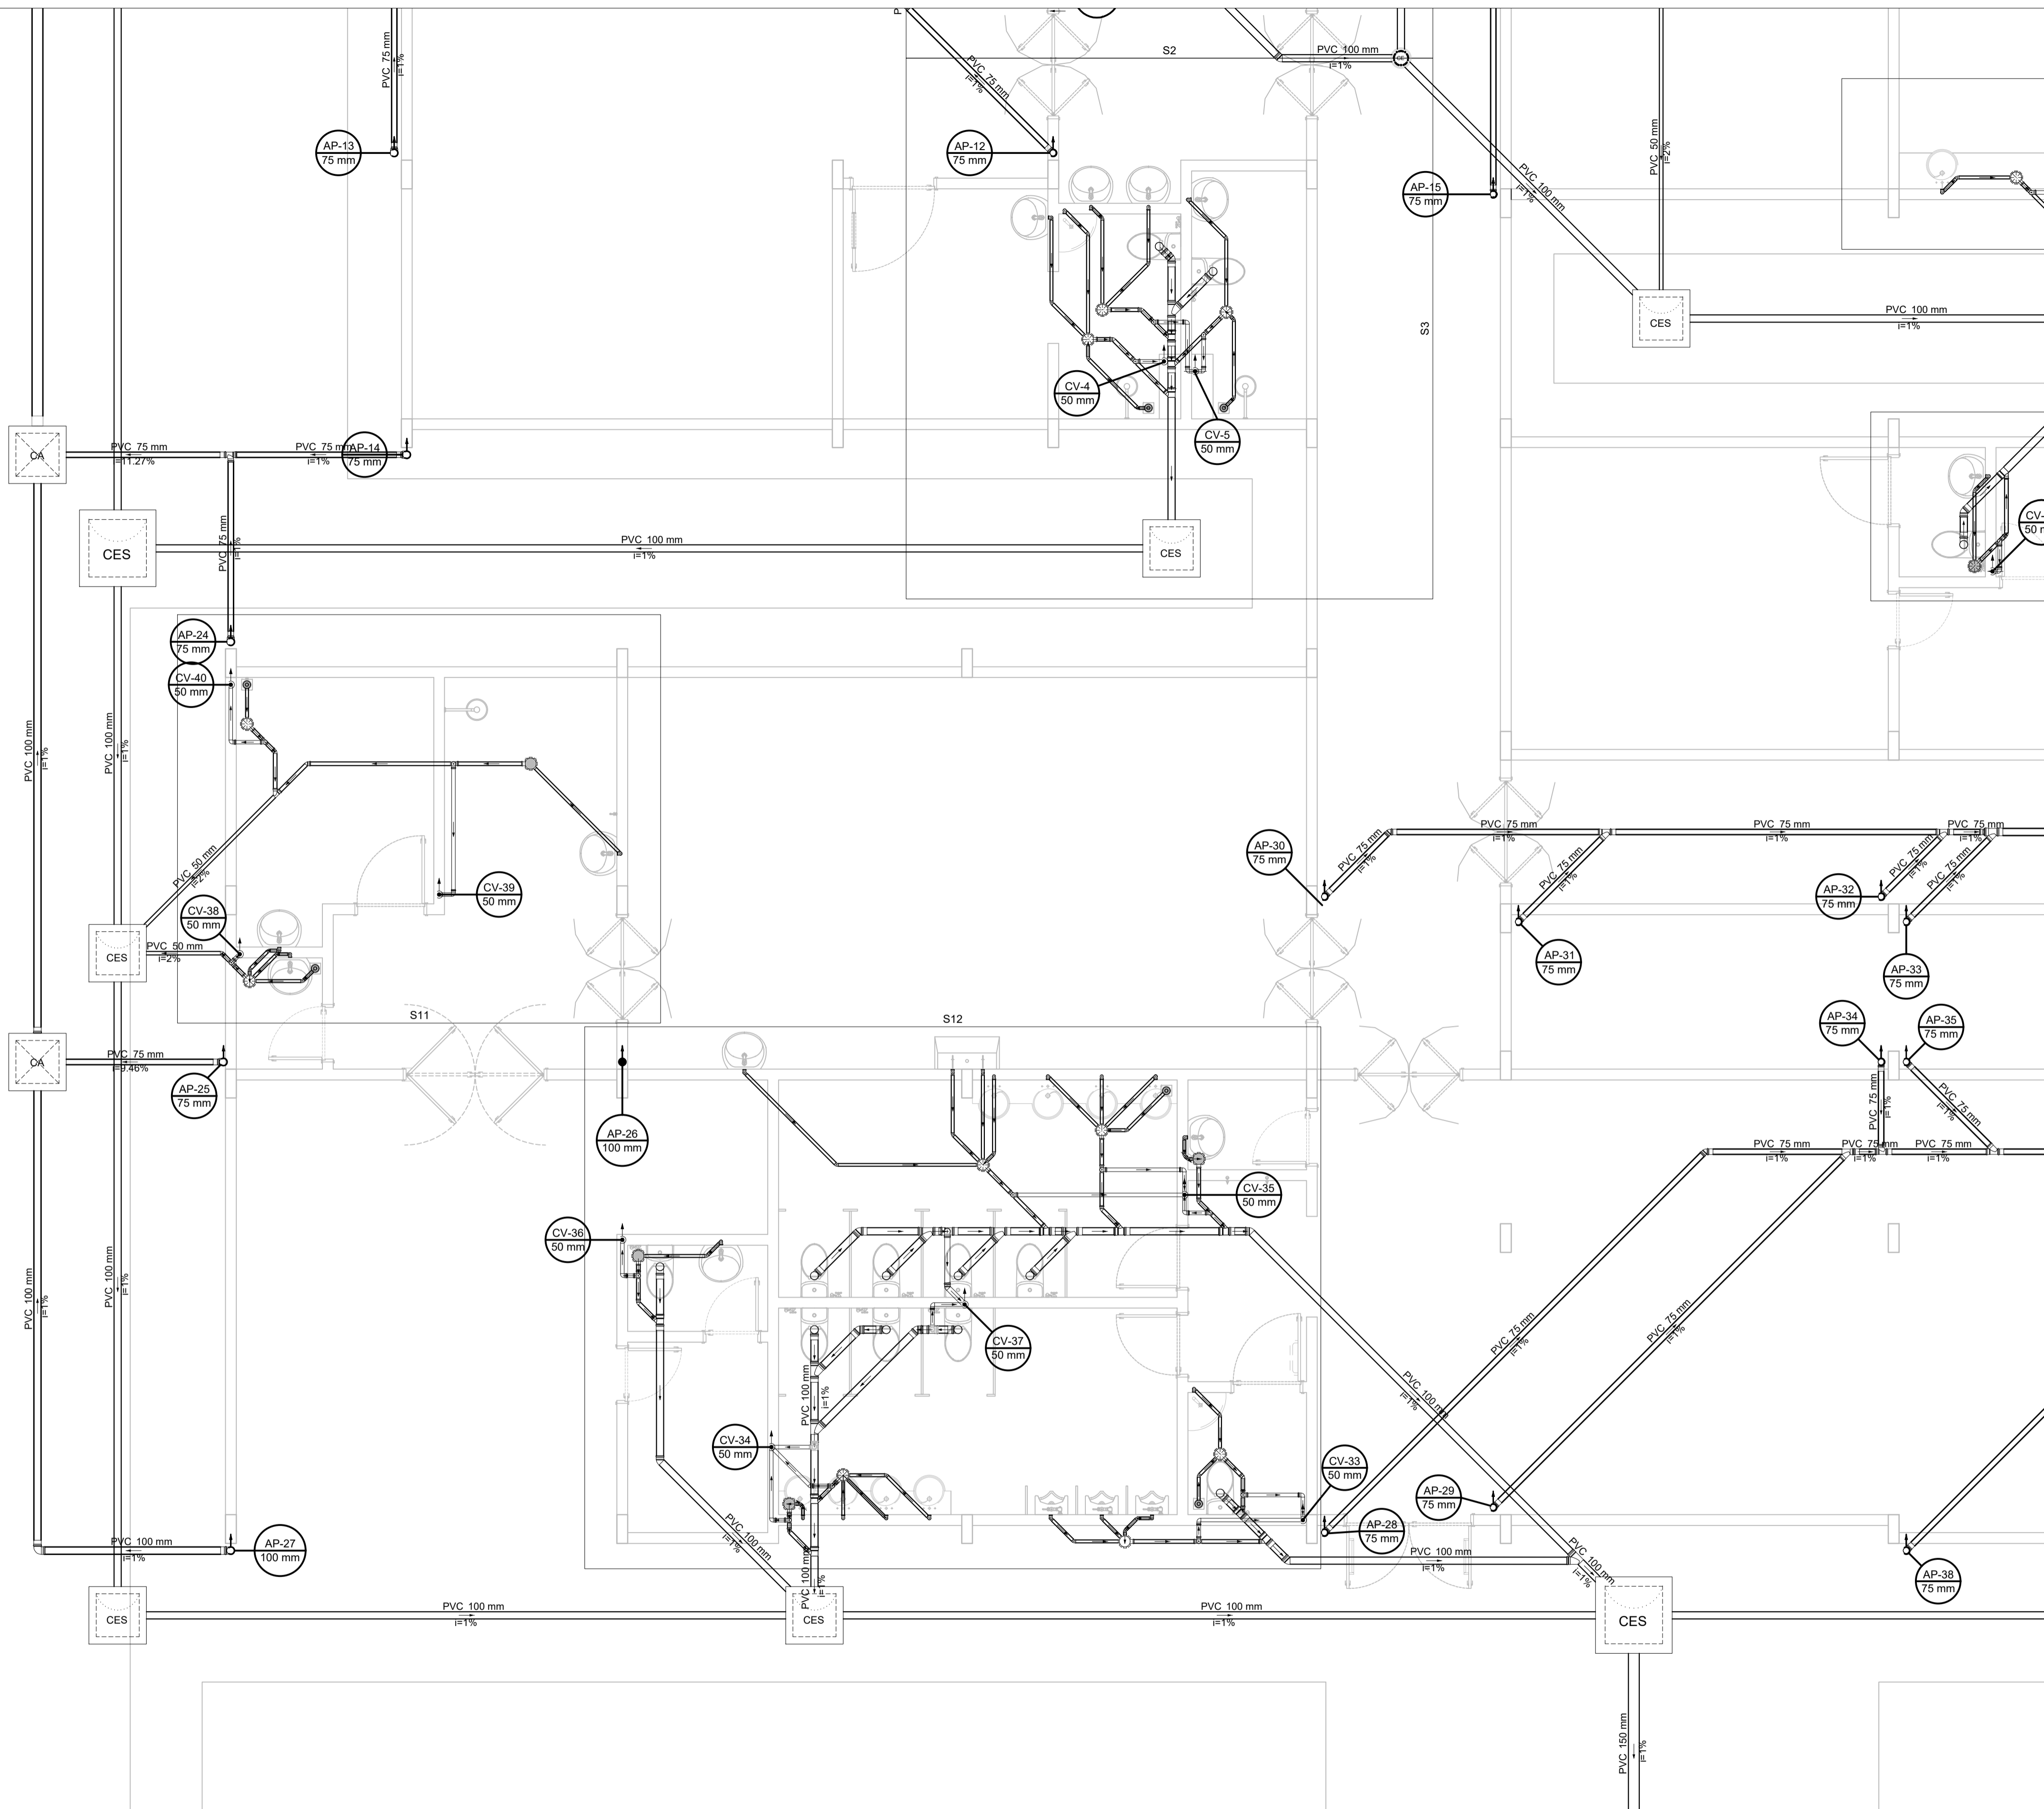

CLIENTE



Prefeitura Municipal de **Pouso Alegre**

PROJETO



GERÊNCIA DE PROJETOS

DENIS DE SOUZA SILVA  
COORDENAÇÃO DE PROJETOS  
GERALDO LÚCIO TIAGO FILHO CREA: MG 22.508/D  
RESPONSÁVEL TÉCNICO  
ENG. CIVIL FLÁVIA C. BARBOSA CREA: MG 187.842/D  
DESENHO  
DOMINGOS MANOEL DE MORAIS NETO  
FRANCISCO CHICONE NETO  
VINÍCIUS SILVEIRA FORMIGA  
WILLIAM BARADEL LARI

EMPREENDIMENTO

**UNIDADE DE PRONTO ATENDIMENTO**

ENDEREÇO  
RUA COMENDADOR JOSÉ GARCIA  
POUSO ALEGRE - MINAS GERAIS

ASSUNTO  
PROJETO EXECUTIVO HIDROSSANITÁRIO  
PLANTA BAIXA - INSTALAÇÕES DE ESGOTO E AP - TÉRREO  
ARTICULAÇÃO: FOLHA 01

DISCIPLINA  
ESGOTO / ÁGUA PLUVIAL  
FASE DO PROJETO  
EXECUTIVO  
FOLHA Nº  
**01/08**

DATA INICIAL  
10/06/2018  
ESCALA  
1:50 M  
REVISÃO  
R00  
ARQUIVO  
FAPEPE-PMPA-UPA-ESG-PE-R00.DWG