


PLANTA COBERTURA - ESGOTO / DRENAGEM PLUVIAL
ESCALA 1:50

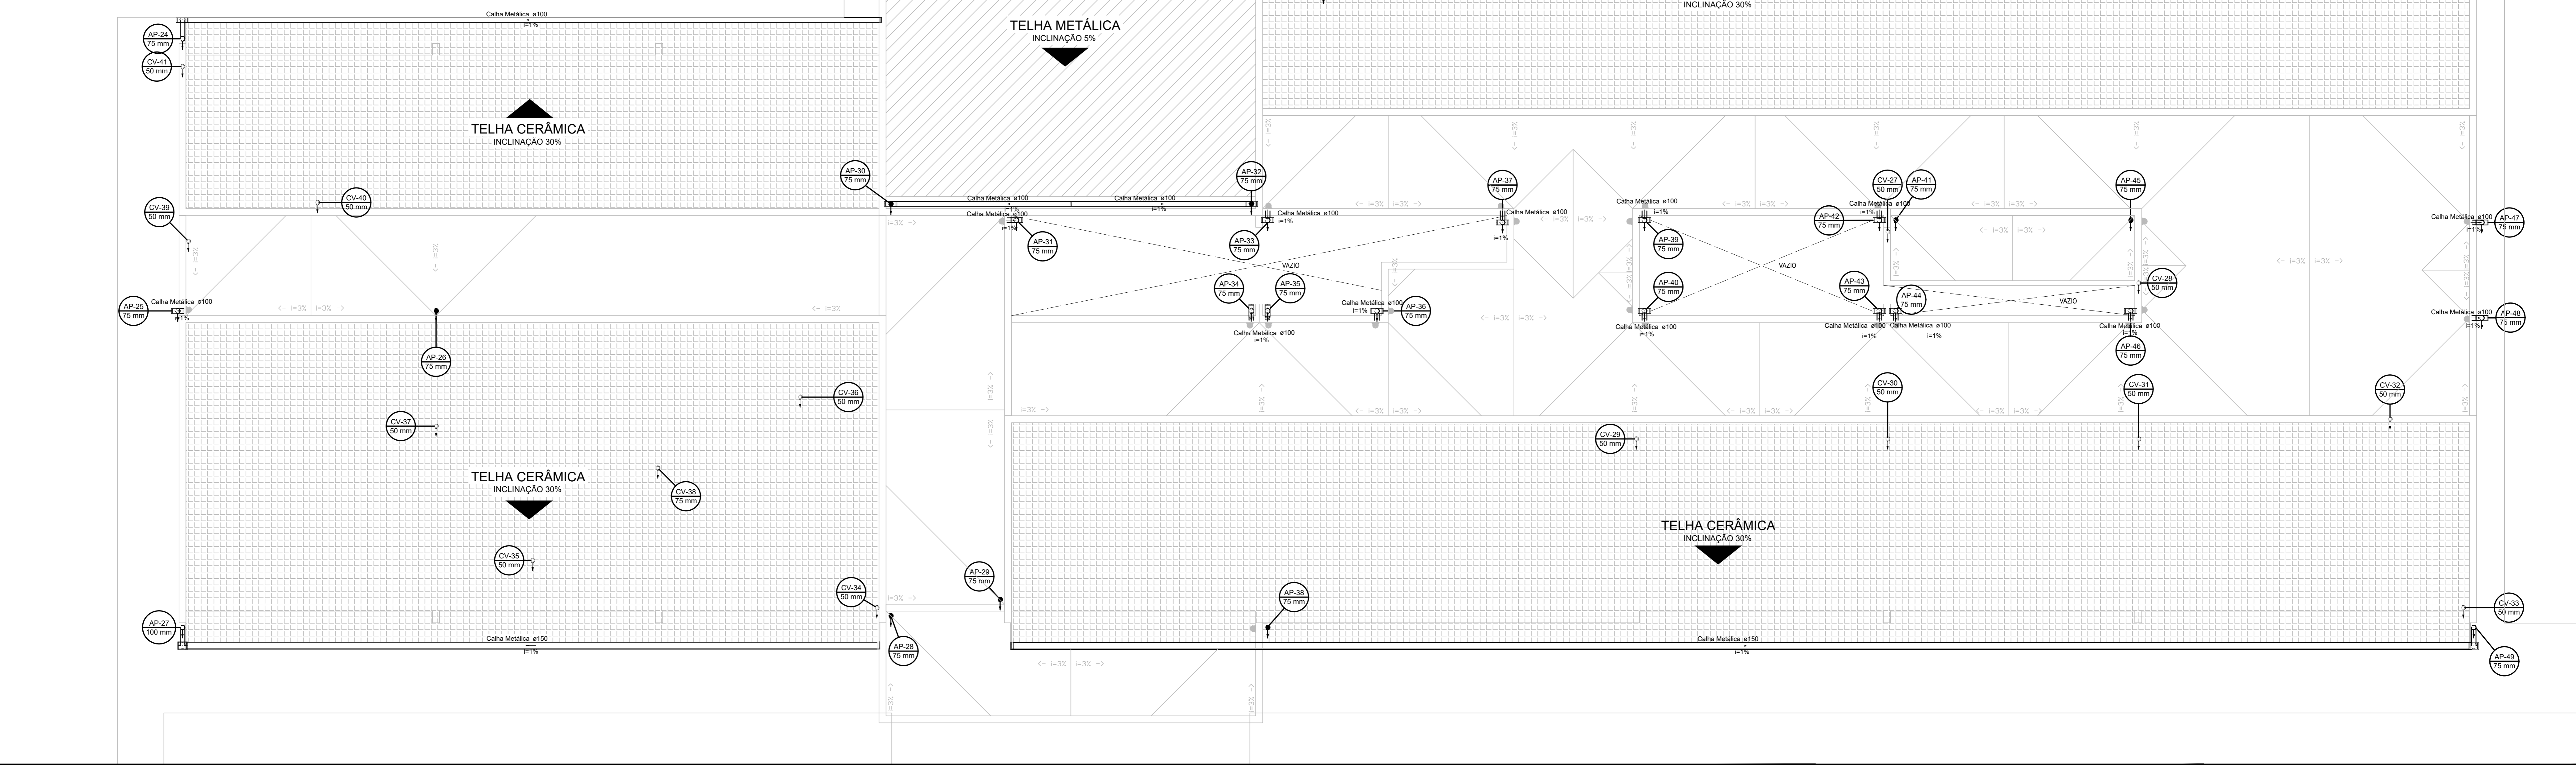

LISTA DE MATERIAIS:

<p>CALHA METÁLICA ADAPTADOR PARA BOCAL SEMI-CIRCULAR 100 mm x 75 mm 23 pc 100 mm x 100 mm 2 pc 150 mm x 75 mm 4 pc 150 mm x 100 mm 1 pc CABECEIRA SEMI-CIRCULAR 100 mm 10 pc 150 mm 10 pc CALHA SEMI-CIRCULAR 100 mm 108,08 m 150 mm 131,75 m</p>	<p>PVC ESGOTO LUA SIMPLIS 37 pc LUA COM BORDA DE VENTILAÇÃO 7 pc PVC PONTA-BOUSA C/ VIROLA 7 pc PVC PONTA-BOUSA C/ VIROLA 7 pc LUBRIFICANTE C/ PONTA LISA 10,00 m 100 mm x 75 mm 4,00 m 75 mm x 50 mm 128,00 m</p>
--	---

LEGENDA:

- ADAPTADOR PARA BOCAL SEMI-CIRCULAR O TERMINAÇÃO
- CABECEIRA SEMI-CIRCULAR
- TERMINAL DE VENTILAÇÃO- COLUNA



Prefeitura Municipal
de Pouso Alegre



<p>COORDENAÇÃO DE PROJETOS DENIS DE SOUZA SILVA COORDENAÇÃO DE PROJETOS GERALDO LÚCIO TIAGO FILHO RESPONSÁVEL TÉCNICO ENGR. CIVIL FLÁVIA C. BARBOSA RESUMO DOMINGOS MANOEL DE MORAIS NETO FRANCISCO CHICHONE NETO VINÍCIUS SILVEIRA FORNICA WILLIAM BARADEL LARI</p>	<p>EMPRESAMENTO UNIDADE DE PRONTO ATENDIMENTO ENDEREÇO RUA COMENDADOR JOSÉ GARCIA POUSO ALEGRE - MINAS GERAIS ABRILHITO PROJETO EXECUTIVO HIDROSSANITÁRIO PLANTA BAIXA - INSTALAÇÕES DA COBERTURA</p>	<p>DISCIPLINA ESGOTO / ÁGUA PLUVIAL FASE DO PROJETO EXECUTIVO FOLHA Nº 05/08</p>
<p>DATA: 10/06/2018 ESCALA: 1:50 M REVISÃO: R00 ARQUIVO: FAREPE-PMP/LIPA-ESG-PE-R00.DWG</p>		