


PLANTA TÉRREO - ESGOTO E ÁGUA PLUVIAL
EDIFÍCIOS ANEXOS
ESCALA 1:50

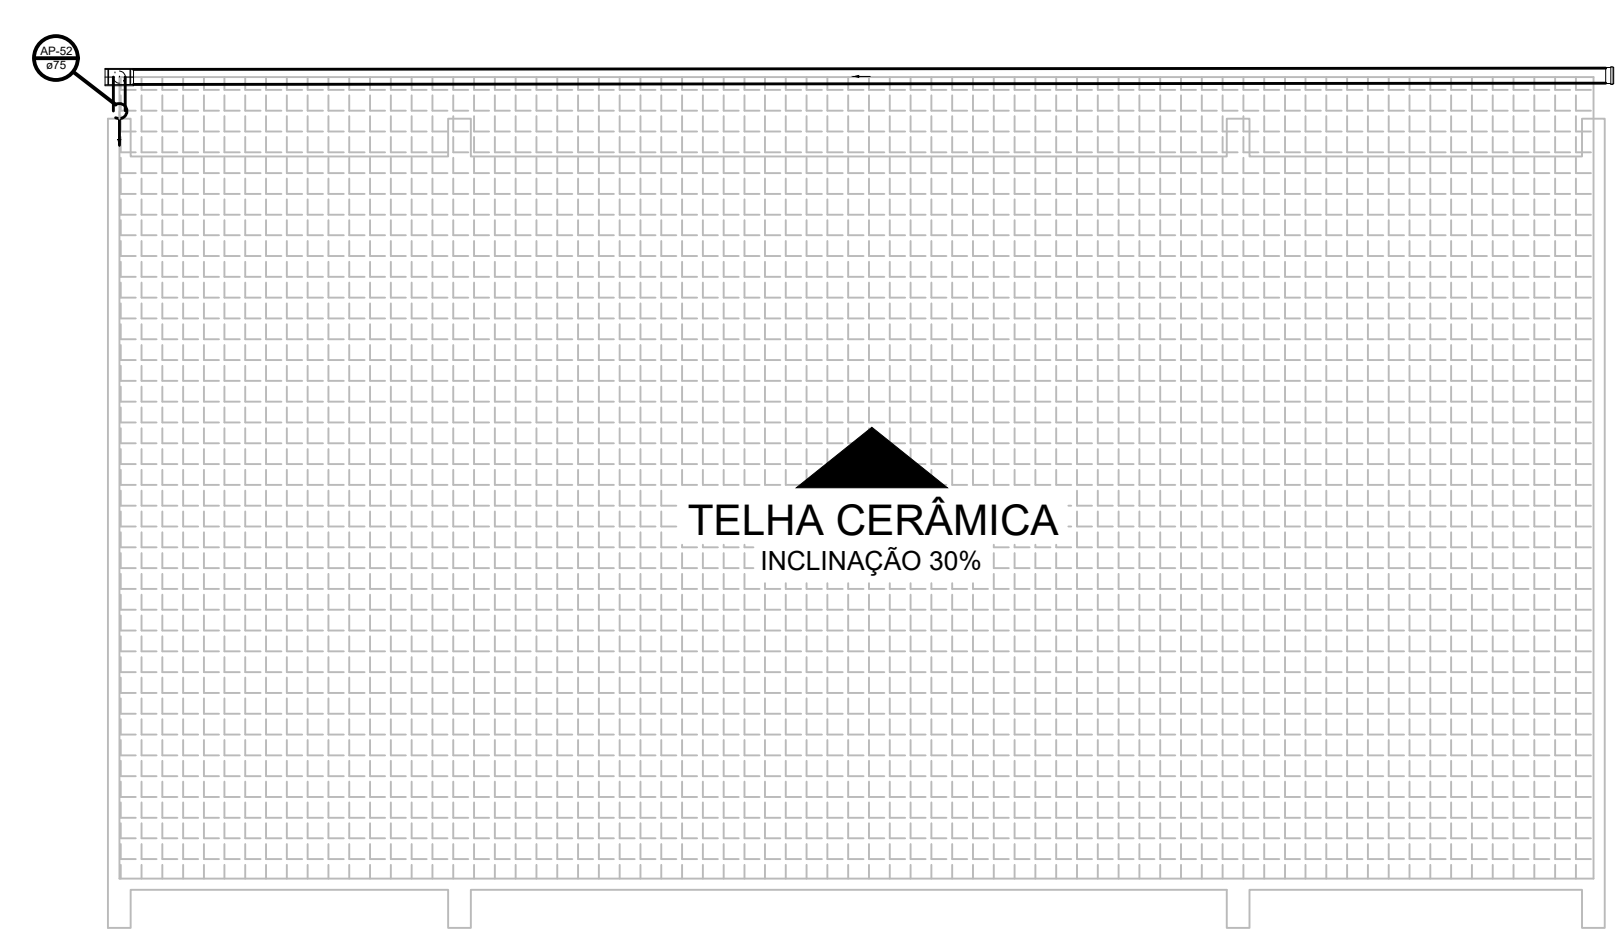

PROJETO



GERÊNCIA DE PROJETOS
DENIS DE SOUZA SILVA

COORDENAÇÃO DE PROJETOS
GERALDO LÚCIO TIAGO FILHO CREA: MG 22.508/D

RESPONSÁVEL TÉCNICO
ENG. CIVIL FLÁVIA C. BARBOSA CREA: MG 187.842/D

DESENHO
DOMINGOS MANOEL DE MORAIS NETO
FRANCISCO CHICONE NETO
VINÍCIUS SILVEIRA FORMIGA
WILLIAM BARADEL LARI

CLIENTE



EMPREENDIMENTO

UNIDADE DE PRONTO ATENDIMENTO

ENDEREÇO
RUA COMENDADOR JOSÉ GARCIA
POUSO ALEGRE - MINAS GERAIS

ASSUNTO
PROJETO EXECUTIVO HIDROSSANITÁRIO
PLANTA BAIXA - EDIFÍCIOS ANEXOS COBERTURA

DISCIPLINA
ESGOTO / ÁGUA PLUVIAL

FASE DO PROJETO
EXECUTIVO

FOLHA Nº.
06/08

DATA INICIAL 10/06/2018	ESCALA 1:50M	REVISÃO R00	ARQUIVO FAPEPE-PMPA-UPA-ESG-PE-R00.DWG
----------------------------	-----------------	----------------	---