


PLANTA BAIXA - TÉRREO  
ESCALA 1:50

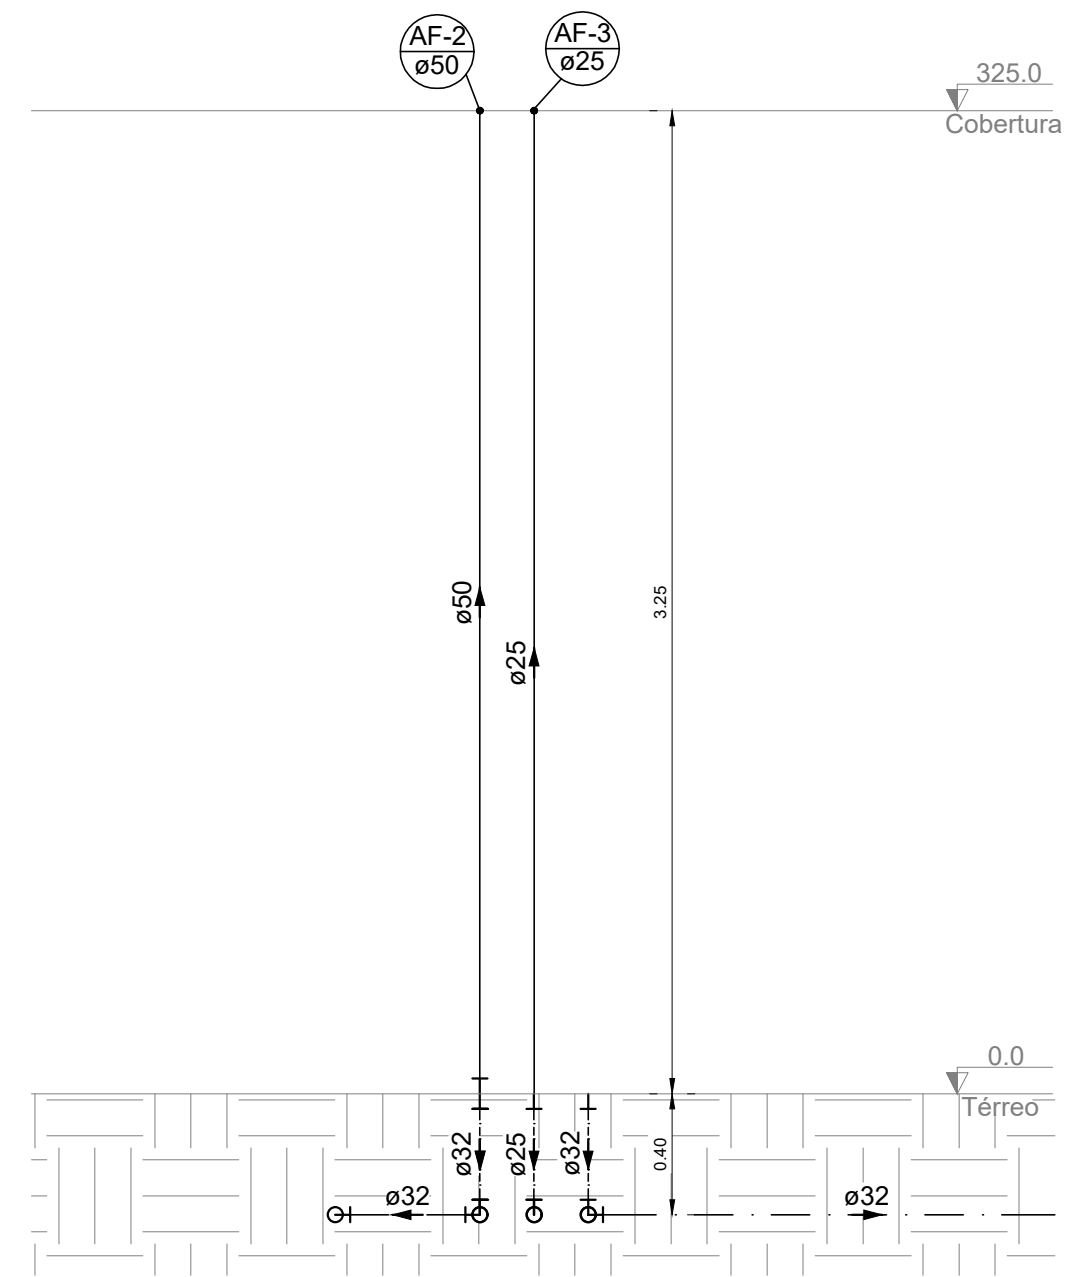

DETALHE HID-1  
ESCALA 1:25

LISTA DE MATERIAIS

Água fria	
Aparelho	
Bebidouro	1 pç
25mm x 1/2"	
Ducha higiênica	4 pç
25mm x 1/2"	
Purificador de água	
3/4"	
Torneira de Jardim	1 pç
25 mm x 1/2"	
Torneira de Pia de Cozinha	2 pç
25 mm - 1/2"	
25mm - 3/4"	8 pç
Torneira de Tanque de Lavar	2 pç
25mm x 3/4"	
Torneira de lavatório	15 pç
25 mm - 1/2"	
Vaso Sanitário c/ cx. acoplada	5 pç
1/2"	
Vaso Sanitário p/ Válvula de Descarga de 1 1/2"	1 pç
40mm - 1 1/2"	
Metais	
Registro de gaveta c/ canopla cromada	1 pç
1.1/2"	
3/4"	24 pç
Registro de pressão c/ canopla cromada	2 pç
3/4"	
Válvula de descarga baixa pressão	1 pç
1.1/2"	
PVC Acessórios	
Bolsa de ligação p/ vaso sanitário	1 pç
1.1/2"	
Engate flexível cobre cromado com canopla	5 pç
1/2 - 30cm	
Engate flexível plástico	16 pç
1/2 - 30cm	
Tubo de descarga VDE:	
38 mm	1 pç
Tubo de ligação latão cromado c/ canopla p/ vaso Sa.	1 pç
38 mm	
PVC misto soldável	
Joelho de redução soldável c/ rosca	5 pç
25 mm - 1/2"	
Luva soldável c/ rosca	2 pç
25 mm - 3/4"	
PVC rígido soldável	
Adapt sold. longo c/ flange p/ox. c/ água	1 pç
25 mm - 3/4"	
32 mm - 1"	2 pç
50 mm - 1.1/2"	1 pç
Adapt sold curto c/bolsa-rosca p registro	50 pç
25 mm - 3/4"	
50 mm - 1.1/2"	3 pç
Bucha de redução sold. curta	7 pç
32 mm - 25 mm	
Curva 90 soldável	2 pç
25 mm	
Curva de transposição	2 pç
25 mm	
Joelho 90° soldável	83 pç
25 mm	
32 mm	12 pç
50 mm	2 pç
Luva soldável	1 pç
25 mm	
Tubos	
25 mm	127.98 m
32 mm	54.78 m
50 mm	6.74 m
Tê 90 soldável	25 pç
25 mm	
32 mm	5 pç
Tê de redução 90 soldável	2 pç
32 mm - 25 mm	
União soldável	10 pç
25 mm	
50 mm	3 pç
PVC soldável azul c/ bucha latão	
Joelho 90° soldável com bucha de latão	10 pç
25 mm - 3/4"	
Joelho de redução 90° soldável com bucha de latão	22 pç
25 mm - 1/2"	
Tê red. 90 sold c/ bucha latão B central	1 pç
25 mm - 1/2"	

LISTA DE MATERIAIS

Água quente	
Aparelho	
Chuveiro	2 pç
22mm x 3/4"	
CPVC Aquatherm	
Bucha de redução	10 pç
28 x 22	
Conector	22 pç
22 x 3/4"	
Curva de transposição	3 pç
22 mm	
Joelho 90	18 pç
22 mm	
Joelho 90° de transição	4 pç
22 x 1/2"	
22 x 3/4"	7 pç
Luva de transição	4 pç
22 x 3/4"	
CPVC Aquatherm	
Conector	31.48 m
22 mm	
Tubo CPVC 3 Mts	
22 mm	
Tê 90	1 pç
22 mm	
Tô misturador	2 pç
22 mm	
Metais	
Registro de gaveta c/ canopla cromada	10 pç
3/4"	
Registro de pressão c/ canopla cromada	2 pç
3/4"	
PVC Acessórios	
Engate flexível cobre cromado com canopla	4 pç
1/2 - 30cm	

LEGENDA

Curva de transposição
CPVC Aquatherm
Curva de transposição
22 mm
PVC rígido soldável
Curva de transposição
25 mm
Registro de Pressão com CPVC
CPVC Aquatherm
Conector
22 x 3/4"
Luva de transição
22 x 3/4"
Metais
Registro de pressão c/ canopla cromada
3/4"
Registro de Pressão com PVC soldável
Metais
Registro de pressão c/ canopla cromada
3/4"
PVC misto soldável
Luva soldável c/ rosca
25 mm - 3/4"
PVC rígido soldável
Adapt sold curto c/bolsa-rosca p registro
25 mm - 3/4"
Registro de gaveta c/ canopla cromada c/ CPVC
CPVC Aquatherm
Conector
22 x 3/4"
Metais
Registro de gaveta c/ canopla cromada
3/4"
Registro de gaveta c/ canopla cromada c/ PVC soldável
Metais
Registro de gaveta c/ canopla cromada
3/4"
Registro de pressão c/ canopla cromada
3/4"
PVC rígido soldável
Adapt sold curto c/bolsa-rosca p registro
25 mm - 3/4"
Válvula de descarga c/PVC soldável
Metais
Válvula de descarga baixa pressão
1.1/2"
PVC Acessórios
Bolsa de ligação p/ vaso sanitário
1.1/2"
Tubo de descarga VDE.
38 mm
Tubo de ligação latão cromado c/ canopla p/ vaso Sa.
38 mm
PVC rígido soldável
Adapt sold curto c/bolsa-rosca p registro
50 mm - 1.1/2"

LEGENDA DE CONDUTOS

Água fria embutida em alvenaria
Água quente embutida em alvenaria
Água fria embutida no piso
Ar comprimido embutido no piso
Sucção embutida no piso

ALTURA DOS PONTOS DE ÁGUA

SIGLA	ITEM	ALTURA
CH	CHUVEIRO	210 CM
LV	LAVATÓRIO	60 CM
PIA	PIA COZINHA	110 CM
RP	REGISTRO DE PRESSÃO	110 CM
RG	REGISTRO DE GAVETA ALTO	180 CM
RG	REGISTRO DE GAVETA BAIXO	INDICADO
TLR	TANQUE	65 CM
VS	VASO SANITÁRIO	15 CM
TJ	TORNEIRA JARDIM	75 CM
DH	DUCHA HIGIÊNICA	60 CM
PA	PURIFICADOR DE ÁGUA	160 CM
BE	BEBEDOURO	100 CM
PD	PIA DE DESPEJO	70 CM
VD	VÁLVULA DE DESCARGA	110 CM
---	RAMAL DE ÁGUA FRIA	INDICADO
---	RAMAL DE ÁGUA QUENTE	INDICADO

- NOTAS:
1. TODOS OS TUBOS E CONEXÕES DA REDE DE ÁGUA FRIA SERÃO EM PVC RÍGIDO SOLDÁVEL CLASSE 15;
  2. TODOS OS TUBOS E CONEXÕES DA REDE DE ÁGUA QUENTE SERÃO EM CPVC AQUATHERM;
  3. EXECUTAR ESSE PROJETO JUNTAMENTE COM O PROJETO ESTRUTURAL;
  4. ANTES DA CONCRETAGEM PREVER PASSAGEM PARA TUBULAÇÕES DENTRO DOS LIMITES ESTABELECIDOS PELA NBR 6118:2014;

REV. 02	18/08/2021	ALTERAÇÃO DE LAYOUT	DAC
REV. 01	03/08/2021	ALTERAÇÃO DE LAYOUT	DAC
REV. 00	16/07/2021	EMISSÃO INICIAL	DAC
REVISÃO DATA		DESCRIÇÃO:	RESP.:
CLIENTE			
		<b>Prefeitura Municipal de Pouso Alegre</b>	
PROJETO	GERÊNCIA DE PROJETOS		ENG CIVIL
		COORDENAÇÃO DE PROJETOS	ALDOIS CAETANO FERREIRA
Rua Miguel Vianna, n° 81, Sala 12 Bairro Marro Chic CEP: 37500-080 - Itajubá / MG Tel: (35) 3623-5720 www.dacengenharia.com.br		RESPONSÁVEL TÉCNICO	CREA: MG-97.132/D
PROJETO		ENGR. CIVIL FLÁVIA C. BARBOSA	CREA: MG-187.842/D
FLAMANA MARISS DE PAIVA E SILVA - ENG CIVIL		DESENHO	
FLAMANA MARISS DE PAIVA E SILVA - ENG CIVIL		FLAMANA MARISS DE PAIVA E SILVA - ENG CIVIL	
EMPRESAMENTO			
<b>CONSTRUÇÃO DA UBS AFONSOS</b>			
ENDEREÇO	ESTRADA MUNICIPAL RURAL, S/N, BAIRRO AFONSOS		DISCIPLINA
POUSO ALEGRE - MINAS GERAIS		ÁGUA	FASE DO PROJETO
ASSUNTO	PROJETO DE INSTALAÇÕES HIDRÁULICAS		EXECUTIVO
PLANTA BAIXA - TERREO, LISTA DE MATERIAIS E LEGENDA		FOLHA N.º	
		<b>01/03</b>	
DATA INICIAL	ESCALA	REVISÃO	ARQUIVO
16/07/2021	INDICADA	R02	DAC-PMPA-AFO-PE-AGF-01-R02.DWG