
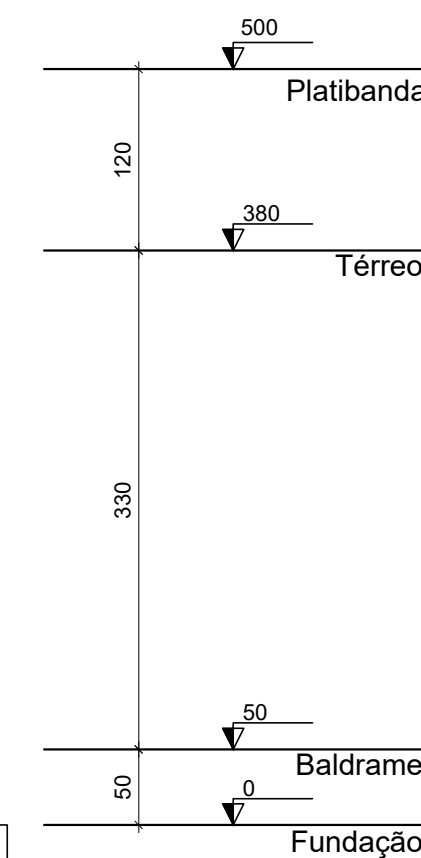


Vigas			
Nome	Seção (cm)	Elevação (m)	Nível (m)
VP-10	15x20	0.00	5.00
VP-11	15x20	0.00	5.00
VP-12	15x20	0.00	5.00
VP-1	15x20	0.00	5.00
VP-2	15x20	0.00	5.00
VP-3	15x20	0.00	5.00
VP-4	15x20	0.00	5.00
VP-5	15x20	0.00	5.00
VP-6	15x20	0.00	5.00
VP-7	15x20	0.00	5.00
VP-8	15x20	0.00	5.00
VP-9	15x20	0.00	5.00
VP-10	15x20	0.00	5.00
VP-11	15x20	0.00	5.00
VP-12	15x20	0.00	5.00
VP-13	15x20	0.00	5.00
VP-14	15x20	0.00	5.00

Pilares			
Nome	Seção (cm)	Elevação (m)	Nível (m)
P1	15x30	0.00	5.00
P2	15x30	0.00	5.00
P3	15x30	0.00	5.00
P4	15x30	0.00	5.00
P5	15x30	0.00	5.00
P6	15x30	0.00	5.00
P8	15x30	0.00	5.00
P10	15x30	0.00	5.00
P15	15x30	0.00	5.00
P18	15x30	0.00	5.00
P19	15x30	0.00	5.00
P23	15x35	0.00	5.00
P25	15x30	0.00	5.00
P26	15x30	0.00	5.00
P27	15x30	0.00	5.00
P28	15x30	0.00	5.00
P29	15x30	0.00	5.00
P30	15x30	0.00	5.00
P31	15x30	0.00	5.00
P49	15x30	0.00	5.00
P47	15x30	0.00	5.00
P51	15x25	0.00	5.00
P53	15x35	0.00	5.00
P54	20x30	0.00	5.00
P55	20x30	0.00	5.00
P56	20x30	0.00	5.00
P57	20x30	0.00	5.00
PL-1	15x25	0.00	5.00
PL-2	15x25	0.00	5.00
PL-3	15x25	0.00	5.00
PL-4	15x25	0.00	5.00
PL-5	15x25	0.00	5.00
PL-6	15x25	0.00	5.00
PL-7	15x25	0.00	5.00
PL-8	15x25	0.00	5.00

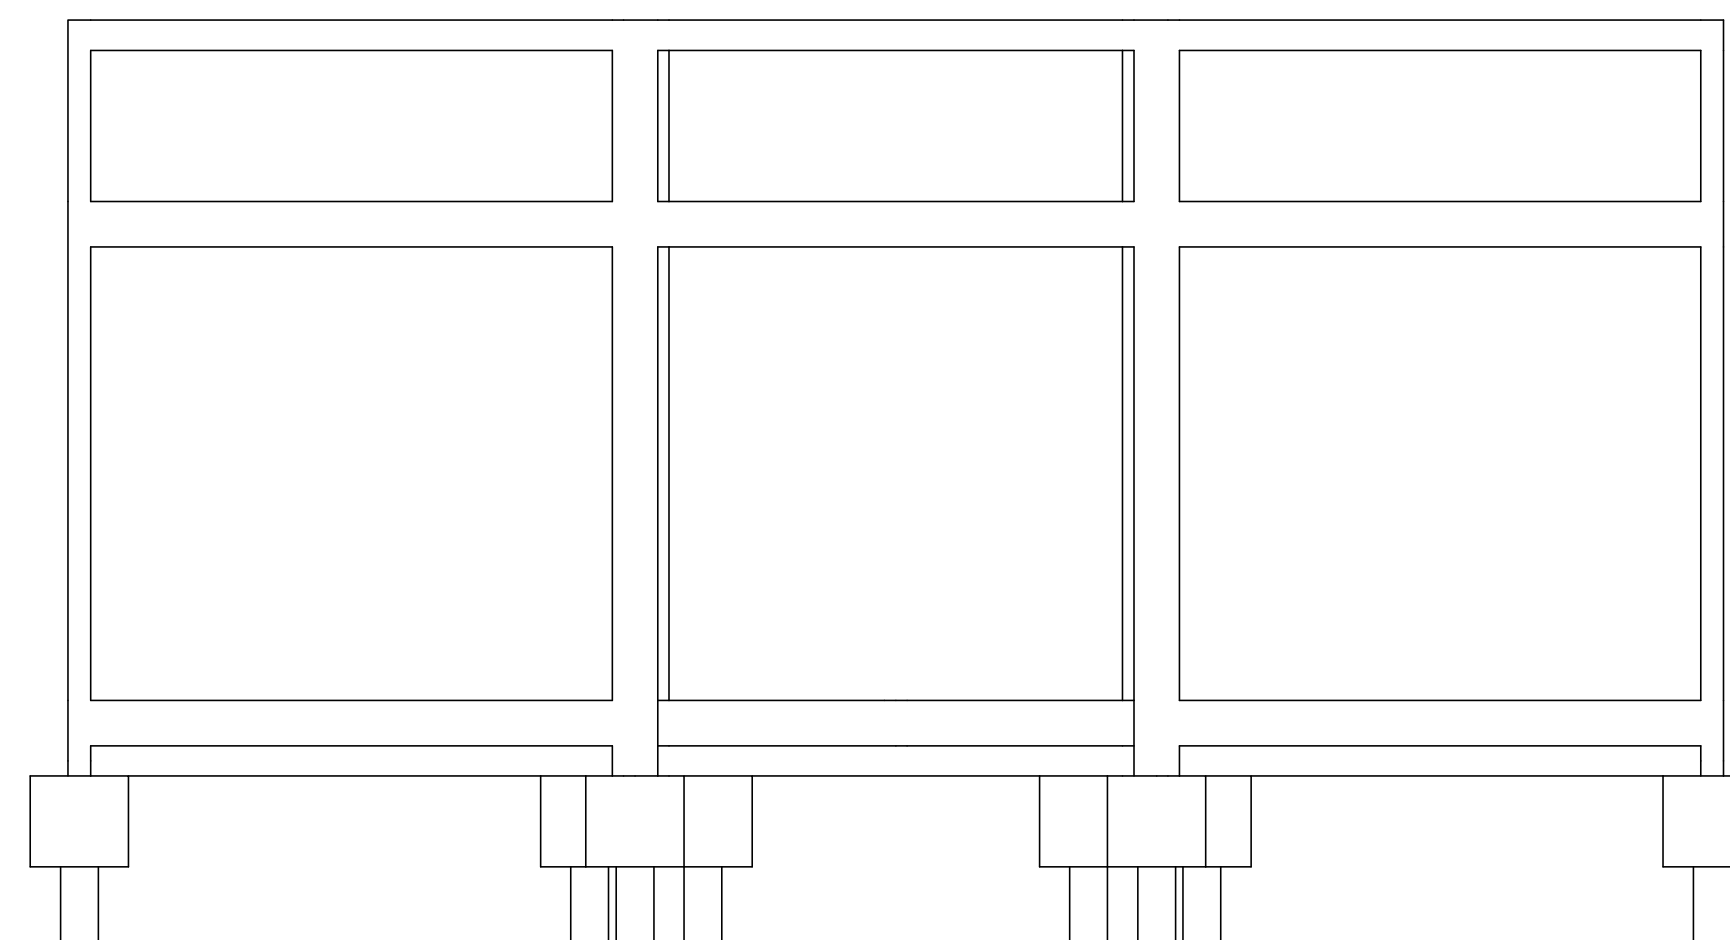

VISTA A
Escala 1:50

Características dos materiais			
fck (MPa)	Ecs (MPa)	fct (MPa)	Abatimento (cm)
25	24150	3	5.00

Dimensão máxima do agregado = 19 mm

Legenda dos pilares		Legenda das vigas e paredes	
	Pilar que morre		Viga
	Pilar que passa		

REV. 01	02/08/19	ATENDIMENTO AO RELATÓRIO DE ANÁLISE	DAC
REV. 00	28/06/19	EMIÇÃO INICIAL	DAC
REVISÃO: DATA :	DESCRIÇÃO:		RESP.:

CLIENTE

Prefeitura Municipal de Pouso Alegre

PROJETO	GERÊNCIA DE PROJETOS DENIS DE SOUZA SILVA CREA: MG-127.216/D
	COORDENAÇÃO DE PROJETOS ALOSIO CAETANO FERREIRA CREA: MG-97.132/D
	RESPONSÁVEL TÉCNICO ENGR. ELÉTRICO ADRIANO M. CAMPOS CREA: MG-187.842/D
	PROJETO FLÁVIA C. BARBOSA E WILLIAM BARADEL LARI
	DESENHO WILLIAM BARADEL LARI

Rua Miguel Vianna, nº 81, Sala 12
Bairro Morro Chic
CEP: 37500-080 - Itajubá / MG
Tel: (35) 3623-5720
www.dacengenharia.com.br

EMPREENDIMENTO

REFORMA E AMPLIAÇÃO DO CEIM ANNA VIANA DE ANDRADE

ENDEREÇO RUA CORONEL BRITO FILHO, Nº 621 - BAIRRO FÁTIMA I POUSO ALEGRE - MINAS GERAIS	DISCIPLINA ESTRUTURAL
ASSUNTO PLANTA DE FORMA - TOPO PLATIBANDA PLANTA BAIXA E CORTE	FASE DO PROJETO EXECUTIVO
	FOLHA Nº. 04

DATA INICIAL 02/08/2019	ESCALA INDICADO	REVISÃO R01	ARQUIVO DAC-PMPA-ANA-PE-EST-R01.DWG
----------------------------	--------------------	----------------	--