


ISOMÉTRICO
ESCALA 1:100

INFORMAÇÃO DA REDE DE HIDRANTES

Hidrantes	Mangueiras	DIÂMETRO = 40 mm COMPRIMENTO = 30 m
	Esguicho Regulável	DIÂMETRO = 40 mm
	Tubulação	DIÂMETRO = 65 mm
	Reserva de Incêndio	RI = 9 m³
	Bombas	Principal = 4,5 cv Jockey = 0,5 cv

Quadro resumo hidrante mais desfavorável	
Pressão no esguicho (mca)	30,00
Velocidade no esguicho (m/s)	24,26
Perda de carga no esguicho (mca)	3,00
Perda de carga na mangueira (mca)	3,38
Perda de carga conexões (mca)	3,70
Perda de carga na sucção (mca)	0,21
Altura manométrica (mca)	42,38
Vazão (m³/s)	18,00
Potência da bomba principal (cv)	4,50
NPSHd	13,28
NRSRr	2,00
Potência da bomba jockey (cv)	0,50

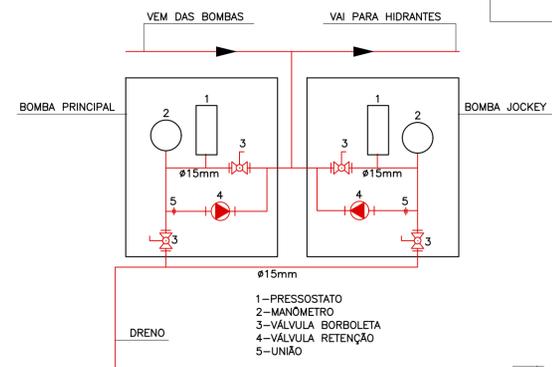

CAVALETE DE AUTOMAÇÃO DAS BOMBAS

SEM ESCALA

Esta edificação está dotada dos seguintes Sistemas de Proteção Contra Incêndios:

- Segurança estrutural
- Extintores de incêndio
- Saída de emergência
- Iluminação de emergência
- Sinalização de emergência
- Hidrantes
- Brigada de Incêndio
- Alarme de Incêndio

Edificação em estrutura de concreto

Em caso de emergência ligue:


193 - Corpo de Bombeiros

PLACA M1

SEM ESCALA


INDICAÇÃO DOS SISTEMAS DE PROTEÇÃO CONTRA INCÊNDIO EXISTENTES NA EDIFICAÇÃO:
FORMA: QUADRADO OU RETANGULAR
COR DE FUNDO: CONTRASTANTE COM A MENSAGEM
ALTURA MÍNIMA DAS LETRAS 65mm

DETALHE - TUBULAÇÃO ENTERRADA

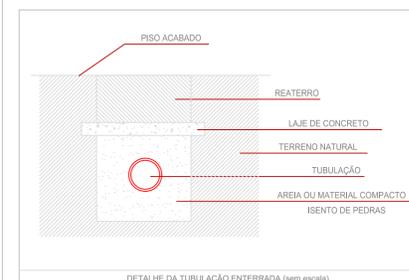


DETALHE DA TUBULAÇÃO ENTERRADA (sem escala)

DETALHE - INSTALAÇÃO HIDRANTES (I.T.-17)

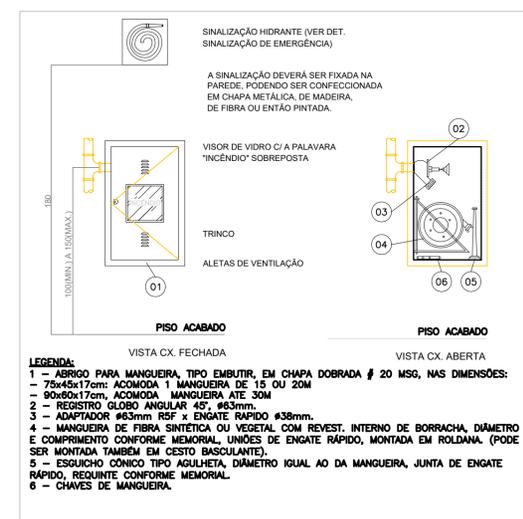

DETALHE - INSTALAÇÃO HIDRANTES (I.T.-17)

DETALHE - HIDRANTE DE RECALQUE (I.T.-17)

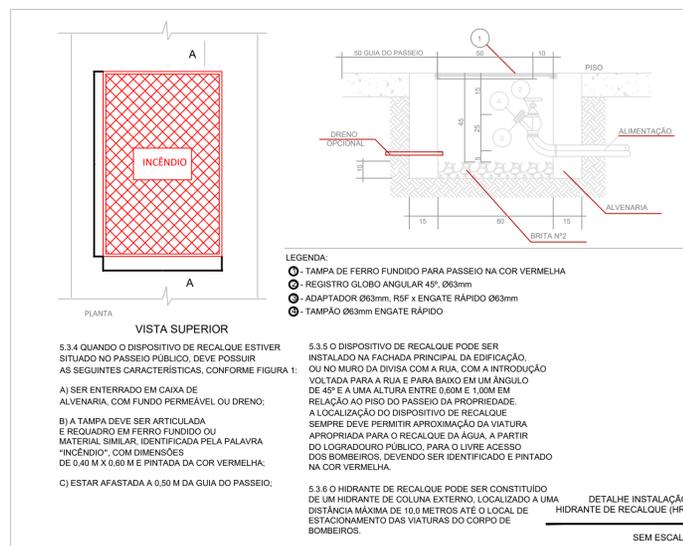

DETALHE - HIDRANTE DE RECALQUE (I.T.-17)

REV. 00	17/07/19	EMISSÃO INICIAL	DAC
REVISÃO	DATA	DESCRIÇÃO	RESP.:
CLIENTE			
<p>Prefeitura Municipal de Pouso Alegre</p>		<p>GERÊNCIA DE PROJETOS DENIS DE SOUZA SILVA CREA: MG-127.216/D</p> <p>COORDENAÇÃO DE PROJETOS ALOISIO CAETANO FERREIRA CREA: MG-97.132/D</p> <p>RESPONSÁVEL TÉCNICO ENC. CIVIL FLÁVIA C. BARBOSA CREA: MG-187.842/D</p> <p>PROJETO DIEGO MOUTINHO CAETANO</p> <p>DESENHO FABIANA YOSHINAGA</p>	
EMPREENHAMENTO			
E.M. DR. ANGELO CONSOLI			
<p>ENDEREÇO RUA ALVARO LEITE, 20, FATIMA POUSO ALEGRE - MINAS GERAIS</p>		<p>DISCIPLINA AVCB</p> <p>FASE DO PROJETO EXECUTIVO</p> <p>FOLHA N.º 03/03</p>	
ASSUNTO			
PROJETO DE INCÊNDIO PLANTA BAIXA COM ELEMENTOS DE COMBATE AO INCÊNDIO			
DATA INICIAL	ESCALA	REVISÃO	ARQUIVO
29/10/2019	INDICADA	ROO	DAC-FMPA-ANGCON-PE-INC-01-R00-V2.DWG