


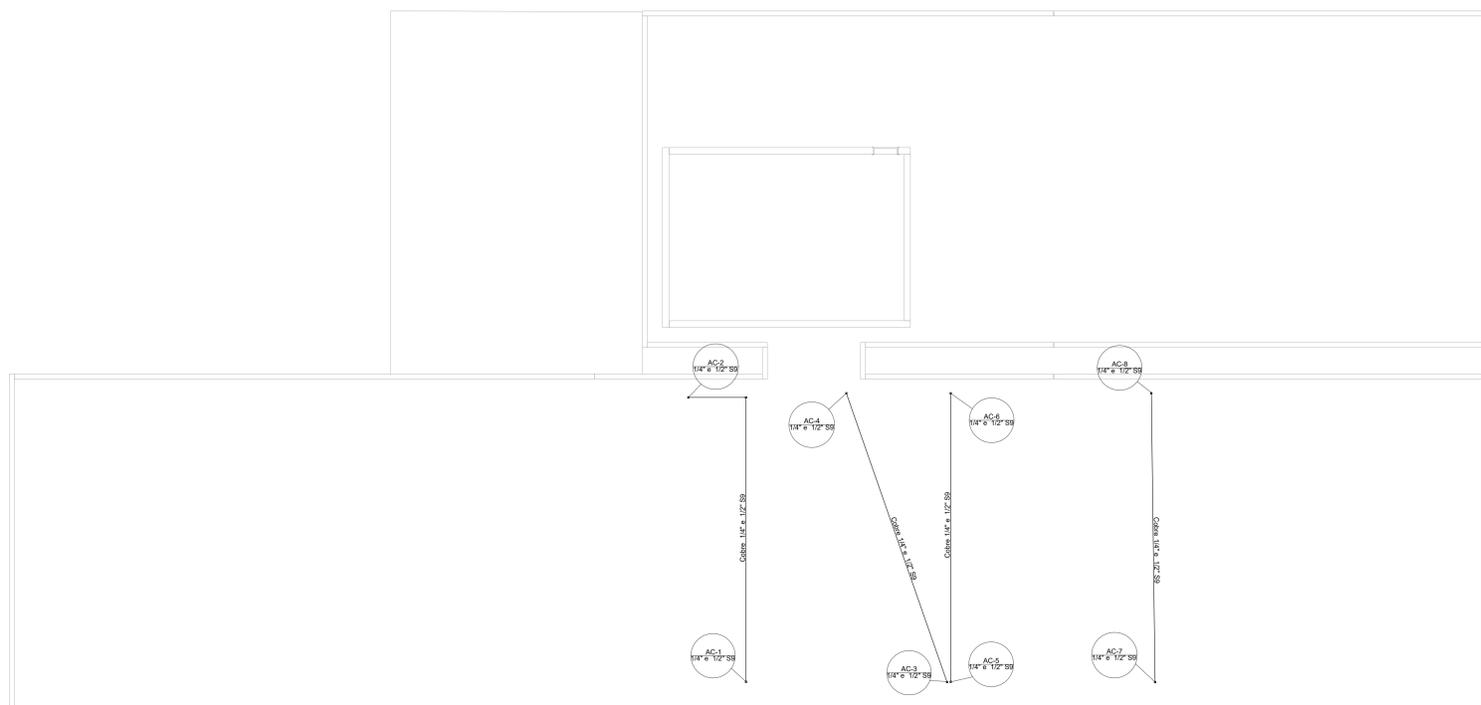

PLANTA BAIXA - TÉRREO
ESCALA 1:50



PLANTA BAIXA - COBERTURA
ESCALA 1:75

LISTA DE MATERIAIS	
Equipamentos Ar condicionado	
Condensadora Split	14 pc
Evaporadora Split	14 pc
PVC rígido soldável	48 pc
Tubos	25 mm
Tubo de cobre flexível	1/2"
Tubo de cobre flexível	3/8"
Tubo isolante Esporjoso	66,87 m
Tubo isolante Esporjoso	115,56 m
Tubo de cobre flexível	66,87 m
Tubo de cobre flexível	115,56 m
Tubo de cobre flexível	48,69 m
Tubo de cobre flexível	48,69 m

ALTURA DOS EQUIPAMENTOS		
SPLIT	ITEM	ALTURA
	Split Condensadora	250 CM
	Split Condensadora - baixa	0 CM
	Split Condensadora - média	80 CM

LEGENDA DE CONDUITOS	
Tubo Isolante	---
Tubulação de dreno	---

REV. 00	19/11/21	DESCRIÇÃO INICIAL	DAC
REVISÃO	DATA	DESCRIÇÃO	RESP.


Prefeitura Municipal de Pouso Alegre

 DAC Engenharia Rua Miguel Vitorino, n° 81, Sala 12 Bairro Monte Chic CEP: 37500-080 - Itajubá / MG Tel: (35) 3623-5720 www.dacengenharia.com.br	SUPLENTE DE PROJETO: PEDRO HENRIQUE JUSTIANO - ENG. CIVIL COORDENAÇÃO DE PROJETOS: ALOISIO CAETANO FERREIRA - CREA: MG-97.132/D RESPONSÁVEL TÉCNICO: ENG. CIVIL FLAVIANA M. DE PAIVA E SILVA - CREA: MG-187.842/D PROJETO: ENG. CIVIL FLAVIANA M. DE PAIVA E SILVA EXECUÇÃO: ENG. CIVIL FLAVIANA M. DE PAIVA E SILVA
--	--

CONSTRUÇÃO DA UBS ÁRVORE GRANDE		DISCIPLINA: CLIMATIZAÇÃO
ENDEREÇO: RUA EDUARDO SOUZA GOUVEIA, B. JARDIM OLÍMPICO, POUSO ALEGRE - MINAS GERAIS		FASE DO PROJETO: EXECUTIVO
ASSUNTO: PROJETO DE CLIMATIZAÇÃO PLANTA BAIXA - TÉRREO E COBERTURA, LISTA DE MATERIAIS E LEGENDA		FOLHA Nº: 01/02
DATA FINAL: 29/11/2021	ESCALA: INDICADA	PROJETO: ROD