




| LISTA DE MATERIAIS | |
|----------------------------------|-------------------------------|
| Pluvial | |
| Caixa de Passagem | |
| Caixa de área pluvial sem grelha | |
| CA- 60x60cm | 06 pç |
| CA- 80x80 cm | 02 pç |
| PVC Saneat | |
| Joelho 45 | 34 pç |
| Joelho 90 | 20 pç |
| Tubo rígido Ø ponta lisa | 144,67 m |
| 150 mm - 4" | |
| 150 mm - 6" | 132,1 m |
| LEGENDA | |
| CA | Caixa de área pluvial simples |
| Ø | Joelho 45- desce |
| ∩ | Joelho 45- sobe |
| ∩ | Joelho 90- desce |

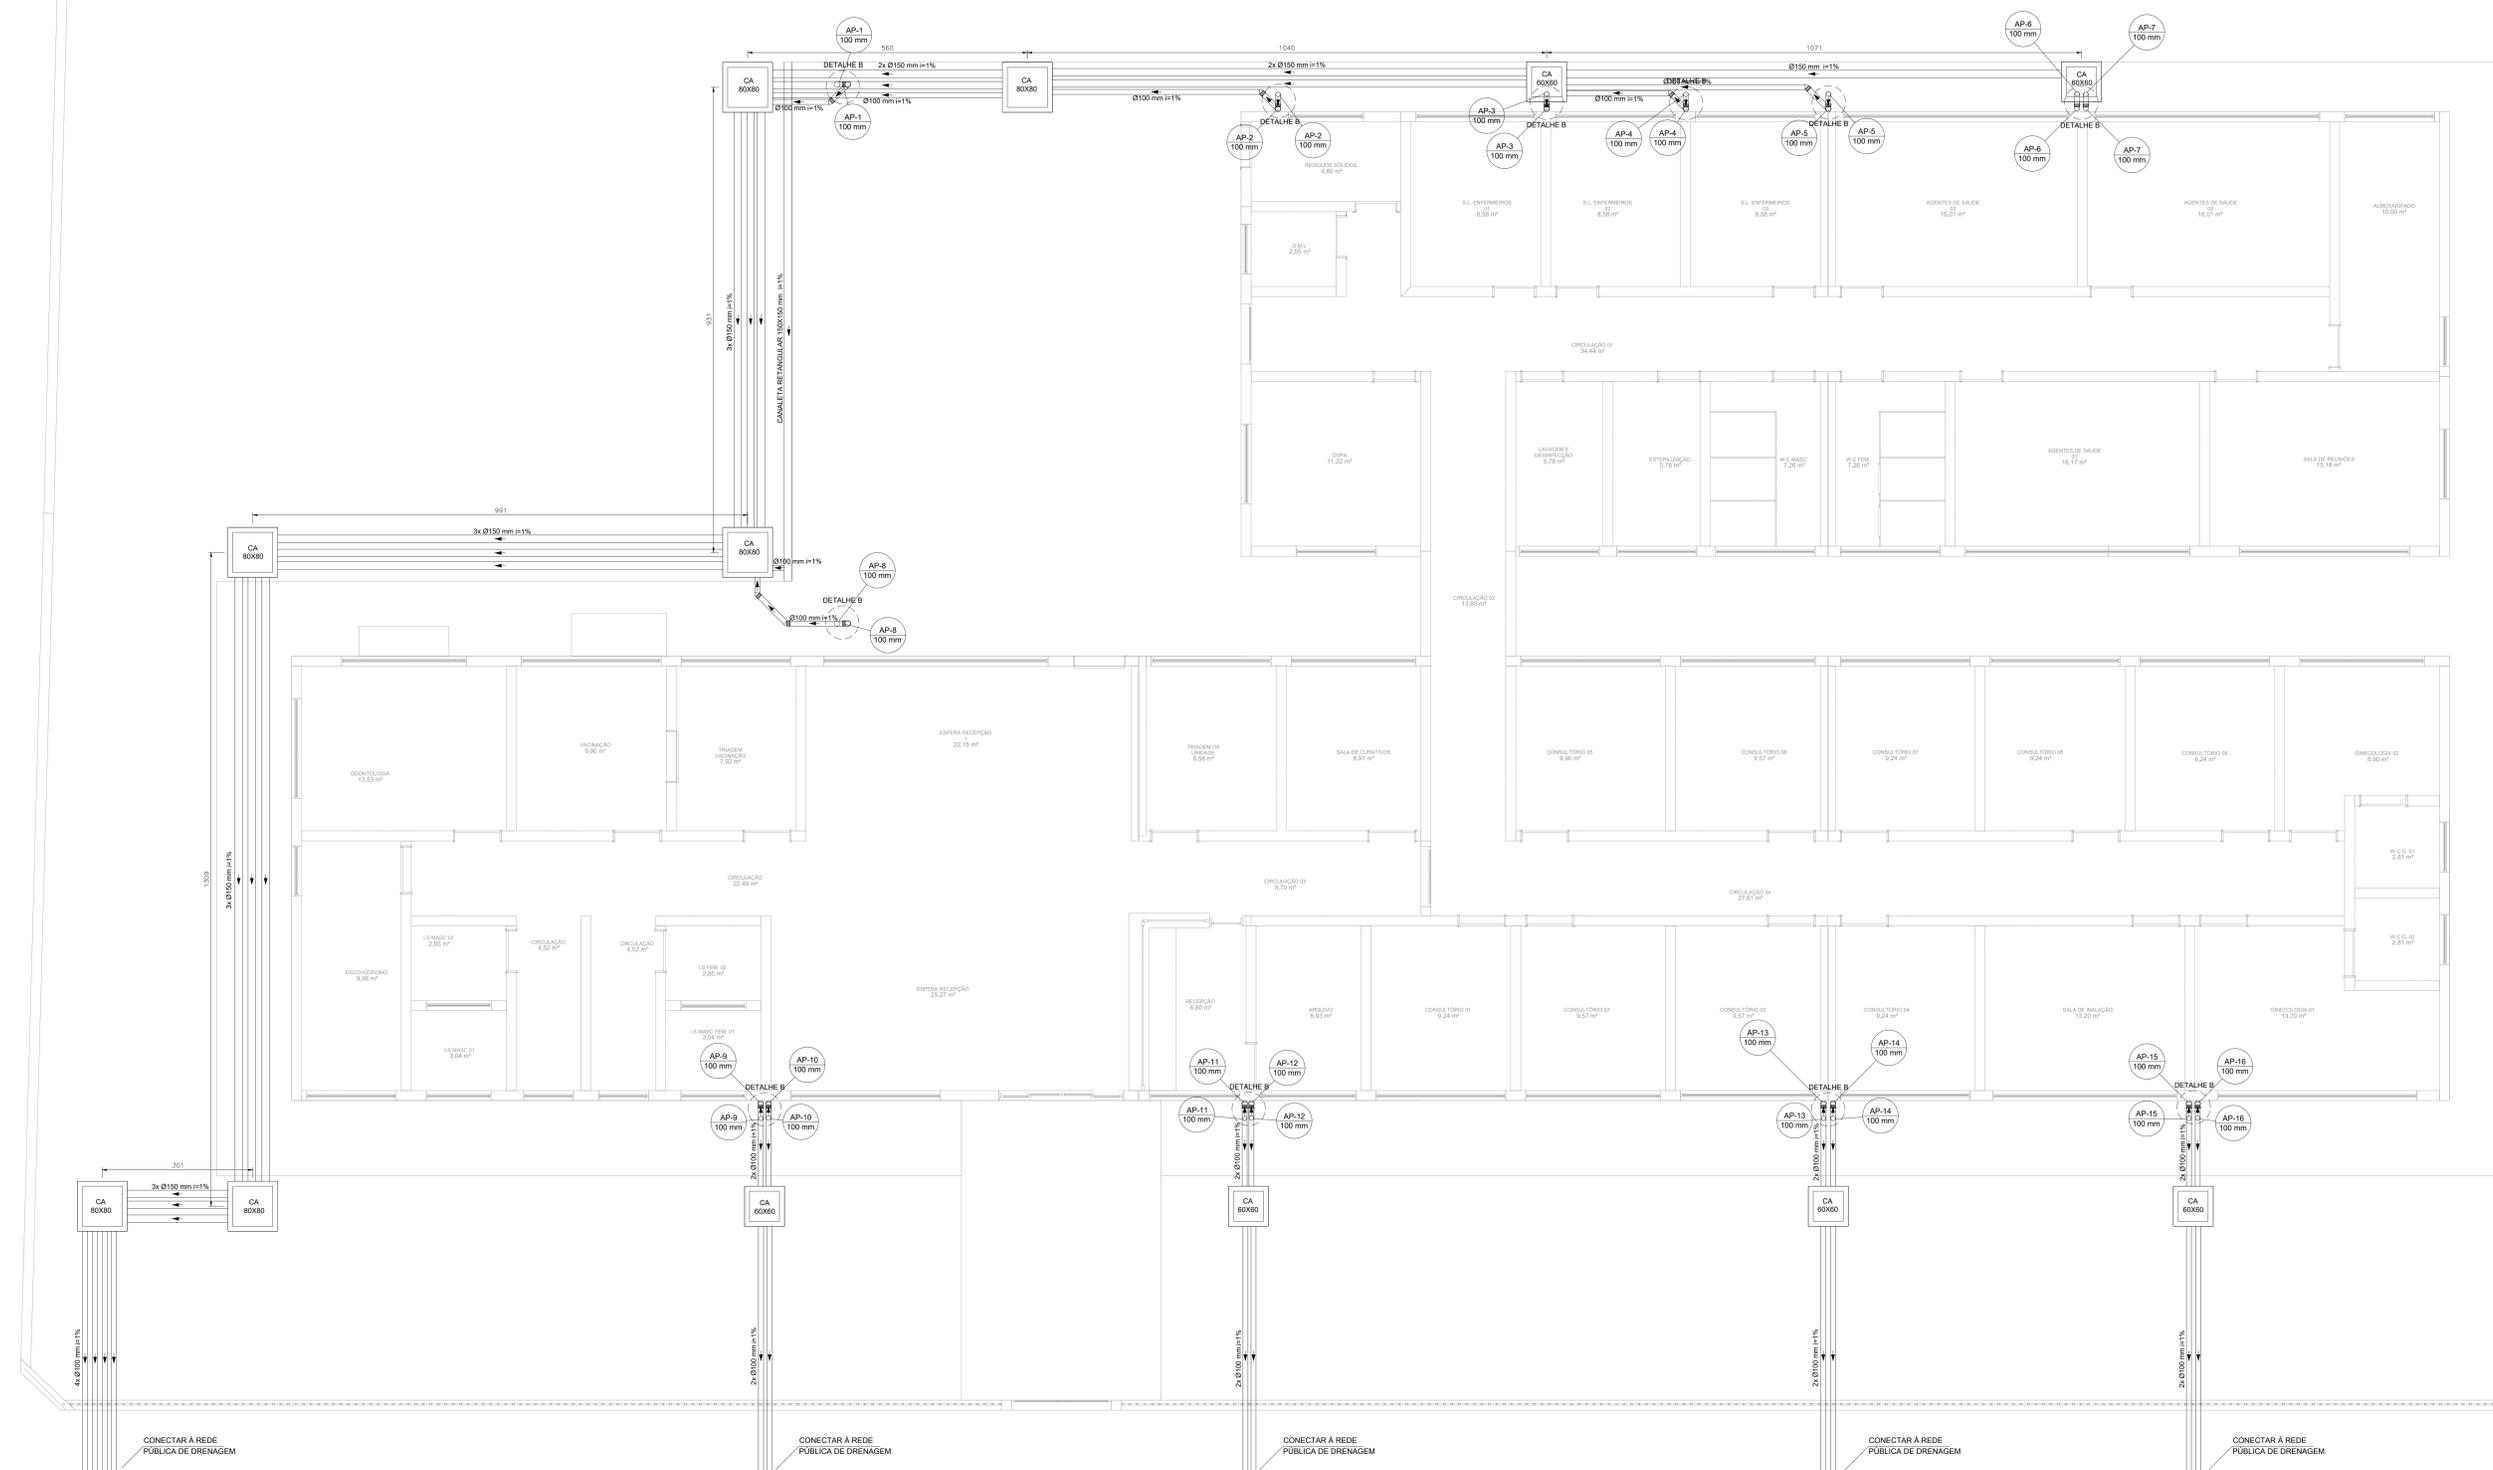

PLANTA BAIXA - TÉRREO
ESCALA 1:50

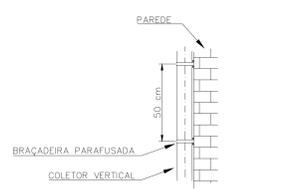

DETAILHE A - FIXAÇÃO DO COLETOR VERTICAL

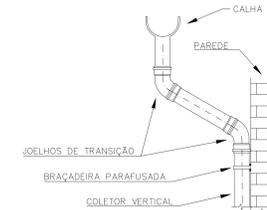

DETAILHE B - TRANSIÇÃO CALHA-COLETOR VERTICAL

- OBSERVAÇÕES - CALHAS E COLETORES:
- OS TELHADOS, COM APENAS UMA ÁGUA, TERÃO INCLINAÇÃO DE 10% E SERÃO PROTEGIDOS POR PLATIBANDA EM TODOS OS LADOS.
 - SOBRE AS PLATIBANDAS DEVERÃO SER INSTALADOS RUFOS PINGADEIRA PARA PROTEÇÃO DA ALVENARIA DE REVESTIMENTO.
 - A FAZDE INTERIOR DA PLATIBANDA SERÁ PROTEGIDA POR RUFOS EXTERNOS. O POSICIONAMENTO DESTES RUFOS ESTÁ INDICADO EM PLANTA.
 - TODAS AS CANALETAS DEVEM SER COBERTAS POR GRELHA PROTETORA CONTRA ENTUPIMENTO.
 - NOS PONTOS DE EMENDA DE CALHA, O AÇO GALVANIZADO DEVE SER DOBRADO DE MODO A GARANTIR A QUEDA D'ÁGUA PARA LADOS OPOSTOS.
 - OS CONDUTORES VERTICAIS, DEMARCADOS COM O SÍMBOLO AP, DEVEM SER FIXADOS NA PAREDE POR BRACADEIRAS PARAFUSADAS COMO DEMONSTRADO NO DETALHE A.

| | | | |
|--|----------|---|-------|
| REV. 00 | 19/11/21 | EMISSÃO INICIAL | DAC |
| REVISÃO | DATA | DESCRIÇÃO | RESP. |
|  | | | |
|  | | Rua Miguel Vitorino, nº 81, Sala 12 Bairro: Monte Chic CEP: 37500-080 - Itajubá / MG Tel: (35) 3623-5720 www.dacengenharia.com.br | |
| PROJETO: CONSTRUÇÃO DA UBS ÁRVORE GRANDE ENDEREÇO: RUA EDUARDO SOUZA GOUVEIA, B. JARDIM OLÍMPICO, POUSO ALEGRE - MINAS GERAIS ASSUNTO: PROJETO DE INSTALAÇÕES PLUVIAIS E LEGENDA | | ORÇAMENTO DE PREÇOS: ENG. CIVIL COORDENAÇÃO DE PROJETOS: ENG. CIVIL ALISSO CAETANO FERREIRA: ORÇ. MG-97.132/0 RESPONSÁVEL TÉCNICO: ENG. CIVIL FLAVIA C. BARROSA: ORÇ. MG-181.812/0 PROJETO: ENG. CIVIL FLAVIANA MARI DE PAIVA E SILVA DESENHO: ENG. CIVIL FLAVIANA MARI DE PAIVA E SILVA | |
| DISPONIBILIDADE: PLUVIAL FASE DO PROJETO: EXECUTIVO FOLHA Nº: 01/02 | | DATA IMPRESSÃO: 29/11/2021 ESCALA: INDICADA REVISÃO: R00 ARQUIVO: DAC-PMPA-ARG-PE-PLU-ROD.DWG | |