


PLANTA BAIXA
Escala: 1:50

Legenda de condutos	
Elétrica	
	Teto
	Média
	Piso

QD1

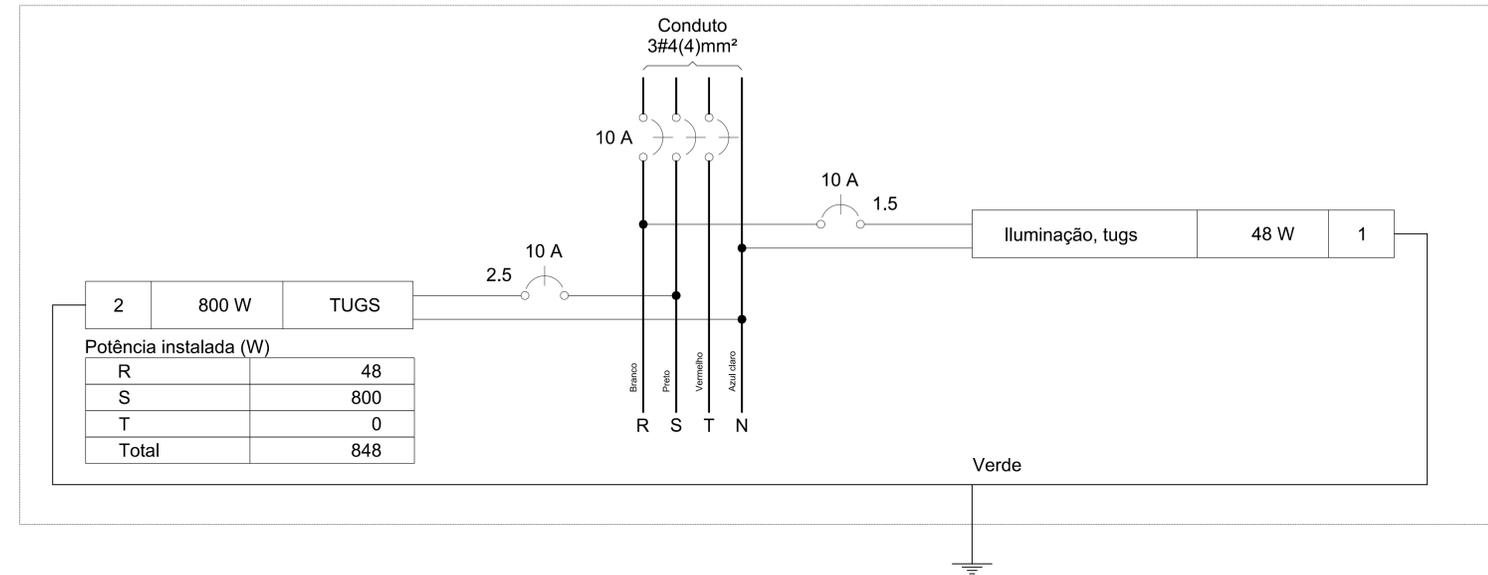

Potência instalada (W)		
R	48	
S	800	
T	0	
Total	848	

Lista de materiais	
Elétrica	
Acessórios p/ eletrodutos	
Caixa PVC 4x2"	5 pç
Cabo Unipolar (cobre)	
Isol.PVC - 450/750V (ref. Pirastic Ecoplus BWF Flexível)	
1.5 mm ² - Amarelo	5.72 m
1.5 mm ² - Azul claro	15.14 m
1.5 mm ² - Branco	16.86 m
2.5 mm ² - Azul claro	28.3 m
2.5 mm ² - Preto	28.3 m
2.5 mm ² - Verde-amarelo	28.3 m
Dispositivo Elétrico - embutido	
Placa 2x4"	
Interruptor simples - 1 tecla	1 pç
Placa p/ 1 função	4 pç
S/ placa	
Tomada hexagonal (NBR 14136) 2P+T 10A	4 pç
Dispositivo de Proteção	
Disjuntor Unipolar Termomagnético - norma DIN (Curva C) 10 A - 10 kA	2 pç
Eletroduto PVC flexível	
Eletroduto leve 3/4"	28.3 m
Ponto de luz	
Ponto de luz 24W	2 pç
Quadro distrib. chapa pintada - embutir	
Barr. trif., disj geral, compacto - DIN (Ref. Moratori) Cap. 18 disj. unip. - In barr. 100 A	1 pç

Legenda	
	Interruptor simples 1 tecla - 1,10m do piso
	Ponto genérico de luz 24W
	Quadro de distribuição
	Tomada baixa a 0,30m do piso
	Tomada média a 1,10m do piso

<p>REV. 00 27/08/21 EMISSÃO INICIAL DAC</p> <p>REVISÃO: DATA : DESCRIÇÃO: RESP.:</p>	
<p>PROJETO</p> <p>DAC engenharia</p> <p>Rua Miguel Vianna, n° 81, Sala 12 Bairro Morro Chic CEP: 37500-080 - Itajubá / MG Tel: (35) 3623-5720 www.dacengenharia.com.br</p>	
<p>GERÊNCIA DE PROJETOS PEDRO HENRIQUE JUSTINIANO ENG. CIVIL</p> <p>COORDENAÇÃO DE PROJETOS ALDOISIO CAETANO FERREIRA CREA: MG-97.132/D</p> <p>RESPONSÁVEL TÉCNICO ENGR. CIVIL FLÁMIA C. BARBOSA CREA: MG-187.842/D</p> <p>PROJETO ENGR. CIVIL FLÁMIA C. BARBOSA CREA: MG-187.842/D</p> <p>DESENHO RENAN SOUZA TOLEDO</p>	
<p>EMPREENDIMENTO</p> <p>REFORMA ALMOXARIFADO SECRETARIA AGRICULTURA</p>	
<p>ENDEREÇO</p> <p>RUA TRES CORAÇÕES, 1325 - B. JARDIM SÃO JOÃO POUSO ALEGRE - MINAS GERAIS</p>	<p>DISCIPLINA</p> <p>ELÉTRICO</p>
<p>ASSUNTO</p> <p>PROJETO ELÉTRICO PLANTA BAIXA DIAGRAMA MULTIFILAR, LISTA MATERIAIS</p>	<p>FASE DO PROJETO</p> <p>EXECUTIVO</p> <p>FOLHA Nº.</p> <p>ÚNICA</p>
<p>DATA INICIAL</p> <p>27/08/2021</p>	<p>ESCALA</p> <p>INDICADA</p>
<p>REVISÃO</p> <p>ROO</p>	<p>ARQUIVO</p> <p>DAC-PMPA-ASA-PE-ELE-ROO.DWG</p>