






PLANTA BAIXA - COBERTURA
ESCALA 1:50

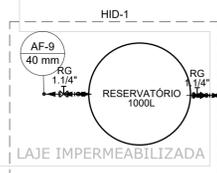


DETALHE HID-1
ESCALA 1:25

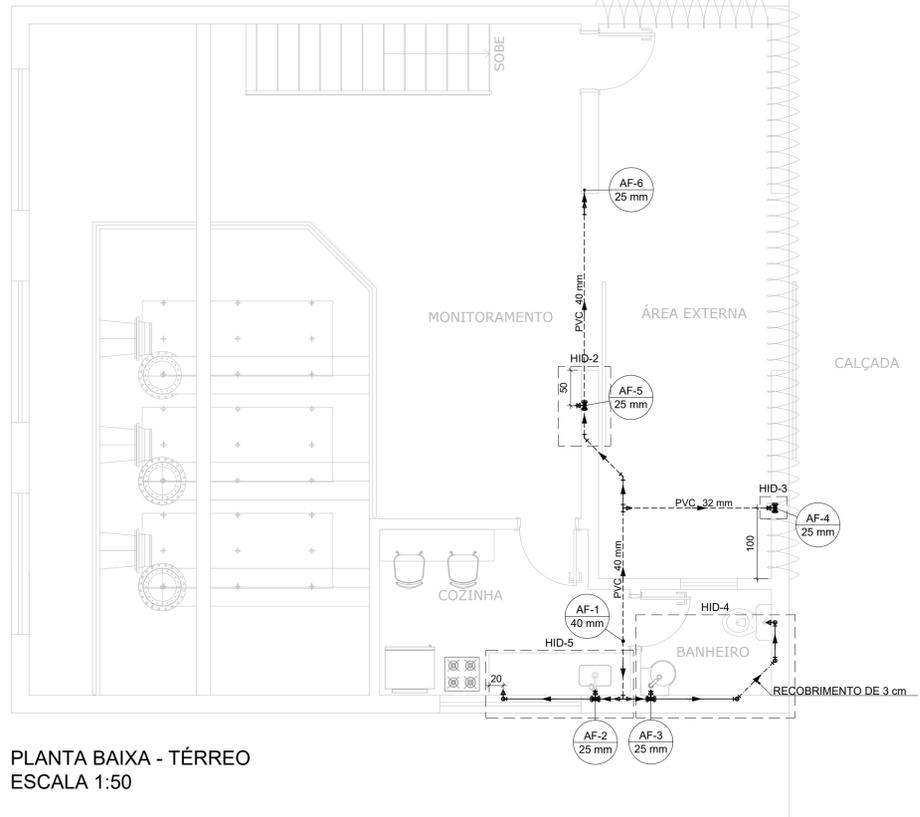


PLANTA BAIXA - TÉRREO
ESCALA 1:50

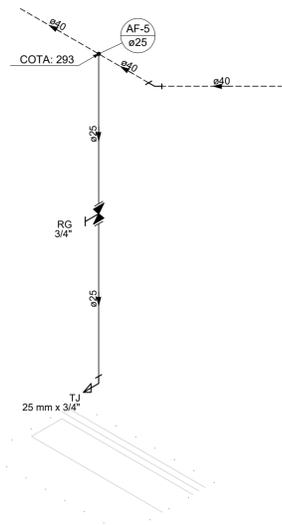


DETALHE HID-2
ESCALA 1:25

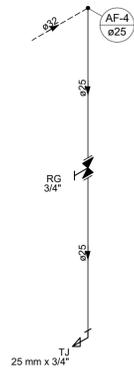

DETALHE HID-3
ESCALA 1:25

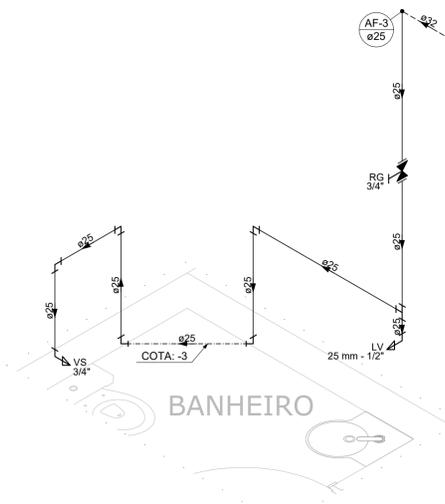

DETALHE HID-4
ESCALA 1:25

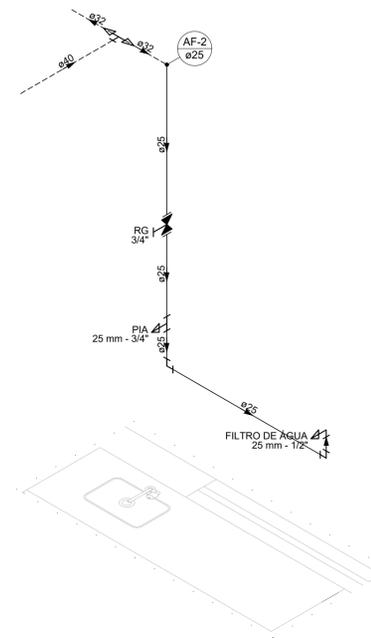

DETALHE HID-5
ESCALA 1:25

Legenda detalhada - Cobertura e Térreo	
Registro de gaveta c/canopla cromada c/PVC soldável	
Metals	
Registro de gaveta c/ canopla cromada	1 pc
PVC rígido soldável	
Adapt sold.corto c/bolsa-rosca p registro	2 pc
25 mm - 3/4"	
Registro bruto gaveta ABNT c/PVC soldável	
Metals	
Registro de gaveta bruto ABNT	1 pc
1.1/4"	
PVC rígido soldável	
Adapt sold.corto c/bolsa-rosca p registro	2 pc
40 mm - 1.1/4"	

ALTURA DOS PONTOS DE ÁGUA		
SIGLA	ITEM	ALTURA
BE	FILTRO DE ÁGUA	100 CM
LV	LAVATÓRIO	60 CM
VS	VASO SANITÁRIO	15 CM
RG	REGISTRO DE GAVETA ALTO	180 CM
TJ	TORNEIRA DE JARDIM	80 CM
---	RAMAL DE ÁGUA FRIA	80 CM

Legenda de condutos - Cobertura e Térreo	
Água fria	
---	Tubulação enterrada
---	Tubulação aérea (293 cm do piso)

Lista de materiais - Cobertura e Térreo	
Água fria	
Aparelho	
Purificador de Água	1 pc
25mm x 1/2"	
Torneira de Jardim	2 pc
25 mm x 3/4"	
Torneira de Cozinha	1 pc
25mm - 3/4"	
Torneira de lavatório	1 pc
25 mm - 1/2"	
Vaso Sanitário c/ cx. acoplada	1 pc
1/2"	
Metals	
Registro de gaveta c/ canopla cromada	4 pc
3/4"	
Registro de gaveta bruto ABNT	2 pc
1.1/4"	
PVC Acessórios	
Engate flexível cobre cromado com canopla	1 pc
1/2 - 30cm	
Engate flexível plástico	2 pc
1/2 - 30cm	
PVC misto soldável	
Joelho de redução soldável c/ rosca	1 pc
25 mm - 1/2"	
PVC rígido soldável	
Adapt sold.corto c/bolsa-rosca p registro	8 pc
25 mm - 3/4"	
Adapt sold.corto c/bolsa-rosca p registro	4 pc
40 mm - 1.1/4"	
Bucha de redução sold. curta	2 pc
40 mm - 32 mm	
Bucha de redução sold. longa	3 pc
40 mm - 25 mm	
Joelho 45 soldável	2 pc
40 mm	
Joelho 90° soldável	9 pc
25 mm	
40 mm	
Joelho de redução 90° soldável	3 pc
32 mm - 25 mm	
Tubos	18.77 m
25 mm	
32 mm	2.77 m
40 mm	8.72 m
Tê 90° soldável	1 pc
25 mm	
40 mm	5 pc
Tê de redução 90° soldável	1 pc
40 mm - 32 mm	
PVC soldável azul c/ bucha latão	
Joelho 90° soldável com bucha de latão	2 pc
25 mm - 3/4"	
Joelho de redução 90° soldável com bucha de latão	2 pc
25 mm - 1/2"	
Tê sold c/ bucha latão bolsa central	1 pc
25 mm - 3/4"	
Reservatório cilíndrico	
Poliétileno	1 pc
1000 L	

NOTAS:

- TODOS OS TUBOS E CONEXÕES DA REDE DE ÁGUA FRIA SERÃO EM PVC RÍGIDO SOLDÁVEL CLASSE 15;
- PARA FAZER A TRANSIÇÃO ENTRE AS TUBULAÇÕES PLÁSTICAS E AS PEÇAS METÁLICAS DEVE SER UTILIZADO CONEXÕES COM BUCHA DE LATÃO;
- AS TUBULAÇÕES DE ÁGUA FRIA DEVERÃO SER INSTALADAS COM LIGEIRA DECLIVIDADE, PARA SE EVITAR A INDESEJÁVEL PRESENÇA DE AR APRISIONADO NA REDE;
- AS TUBULAÇÕES EMBUTIDAS EM ALVENARIA SERÃO FIXADAS PELO ENCHIMENTO DO VAZIO RESTANTE NOS RASGOS COM ARGAMASSA DE CIMENTO E AREIA. DEVERÁ SER ELIMINADO QUALQUER AGENTE QUE MANTENHA OU PROVOQUE TENSÕES NOS TUBOS E CONEXÕES;
- EM CASO DE ENCONTRO DA TUBULAÇÃO COM ELEMENTOS ESTRUTURAIS DEVERÁ SER REALIZADO DESVIO, NÃO INTERFERINDO NA ESTRUTURA EXISTENTE.

REV. 00	24/08/22	EMISSÃO INICIAL	DAC
REVISÃO: DATA :	DESCRICO:	RESP.:	

CLIENTE

Prefeitura Municipal de Pouso Alegre

<p>Rua Miguel Vianna, nº 81, Sala 12 Bairro Morro Chic CEP: 37500-080 - Itajubá / MG Tel: (35) 3623-5720 www.dacengenharia.com.br</p>	<p>GERÊNCIA DE PROJETOS IGOR PAIVA LOPES ENQ. HÍDRICO</p>
	<p>COORDENAÇÃO DE PROJETOS DENIS DE SOUZA SILVA CREA: MG-127.216/D</p>
<p>RESPONSÁVEL TÉCNICO ENQ. CIVIL FLÁVIA C. BARBOSA CREA: MG-187.842/D</p>	<p>PROJETO CAMILA DA SILVA ANDRADE</p>
<p>DESENHO CAMILA DA SILVA ANDRADE</p>	

EMPREENDIMENTO	
SISTEMA DE BOMBEAMENTO CONTRA ENCHENTES – DIQUINHA	
ENDEREÇO	DISCIPLINA
RUA MARIA DIVINA SOARES – SÃO GERALDO POUSO ALEGRE – MINAS GERAIS	ÁGUA FRIA
ASSUNTO	FASE DO PROJETO
PROJETO DE INSTALAÇÕES HIDRÁULICAS PLANTA COBERTURA E TÉRREO, DETALHES, LEGENDA E LISTA DE MATERIAIS	EXECUTIVO
DATA INICIAL	FOLHA Nº.
24/08/2022	01/02
ESCALA	ARQUIVO
INDICADA	DAC-PMPA-BDQ-PE-AGF-ROO.DWG