


PLANTA BAIXA - TÉRREO  
ESCALA 1:50

Lista de materiais	
<b>Caixas de Passagem</b>	
Caixa de inspeção esgoto simples CE- 60x60 cm	1 pç
<b>PVC Acessórios</b>	
Caixa sifonada 150x150x50	3 pç
Sifão de copo p/ pia e lavatório 1" - 1.1/2"	1 pç
Sifão flexível c/ Adaptador 1.1/2" - 1.1/2"	1 pç
Válvula p/ lavatório e tanque 1"	1 pç
Válvula p/ tanque 1 1/2"	1 pç
<b>PVC Esgoto</b>	
Curva 90 curta 100 mm	1 pç
40 mm	2 pç
Curva 90 longa 50 mm	1 pç
Joelho 45 100 mm	1 pç
50 mm	3 pç
Joelho 90 50 mm	5 pç
Joelho 90 c/anel p/ esgoto secundário 40 mm - 1.1/2"	2 pç
Junção simples 100 mm - 50 mm	1 pç
50 mm - 50 mm	1 pç
Tubo rígido c/ ponta lisa 100 mm - 4"	11.14 m
40 mm	1.65 m
50 mm - 2"	15.50 m
Tê sanitário 50 mm - 50 mm	4 pç
Terminal de Ventilação 50 mm	2 pç

NOTAS:

- TODOS OS TUBOS E CONEXÕES DA REDE DE ESGOTO SANITÁRIO SERÃO EM PVC RÍGIDO;
- ADOTAR DECLIVIDADE MÍNIMA DE 2% PARA OS TUBOS COM DIÂMETROS ATÉ Ø75MM E 1% PARA TUBOS COM DIÂMETROS ≥ Ø100MM;
- TODOS OS DIÂMETROS SÃO COTADOS EM MILÍMETROS;
- A COLUNA DE VENTILAÇÃO DEVE ULTRAPASSAR EM PELO MENOS 30 cm O NÍVEL DA COBERTURA, A FIM DE EVITAR ODORES;
- TODA TUBULAÇÃO DE VENTILAÇÃO DEVERÁ TER UM ACLIVE MÍNIMO DE 1%;
- AS TUBULAÇÕES VERTICAIS DAS COLUNAS DE VENTILAÇÃO SERÃO EMBUTIDAS NA ALVENARIA;
- OS TAMPÕES DE FERRO FUNDIDO DAS CAIXAS DE ESGOTO DEVERÃO TER NA SUA FACE EXTERNA A INSCRIÇÃO "ESGOTO SANITÁRIO" BEM VISÍVEL;
- PARA INSTALAR LOUÇAS CONSULTAR AINDA O PROJETO DE ARQUITETURA;
- ANTES DA CONCRETAGEM PREVER PASSAGEM PARA TUBULAÇÕES DENTRO DOS LIMITES ESTABELECIDOS PELA NBR 6118:2014;

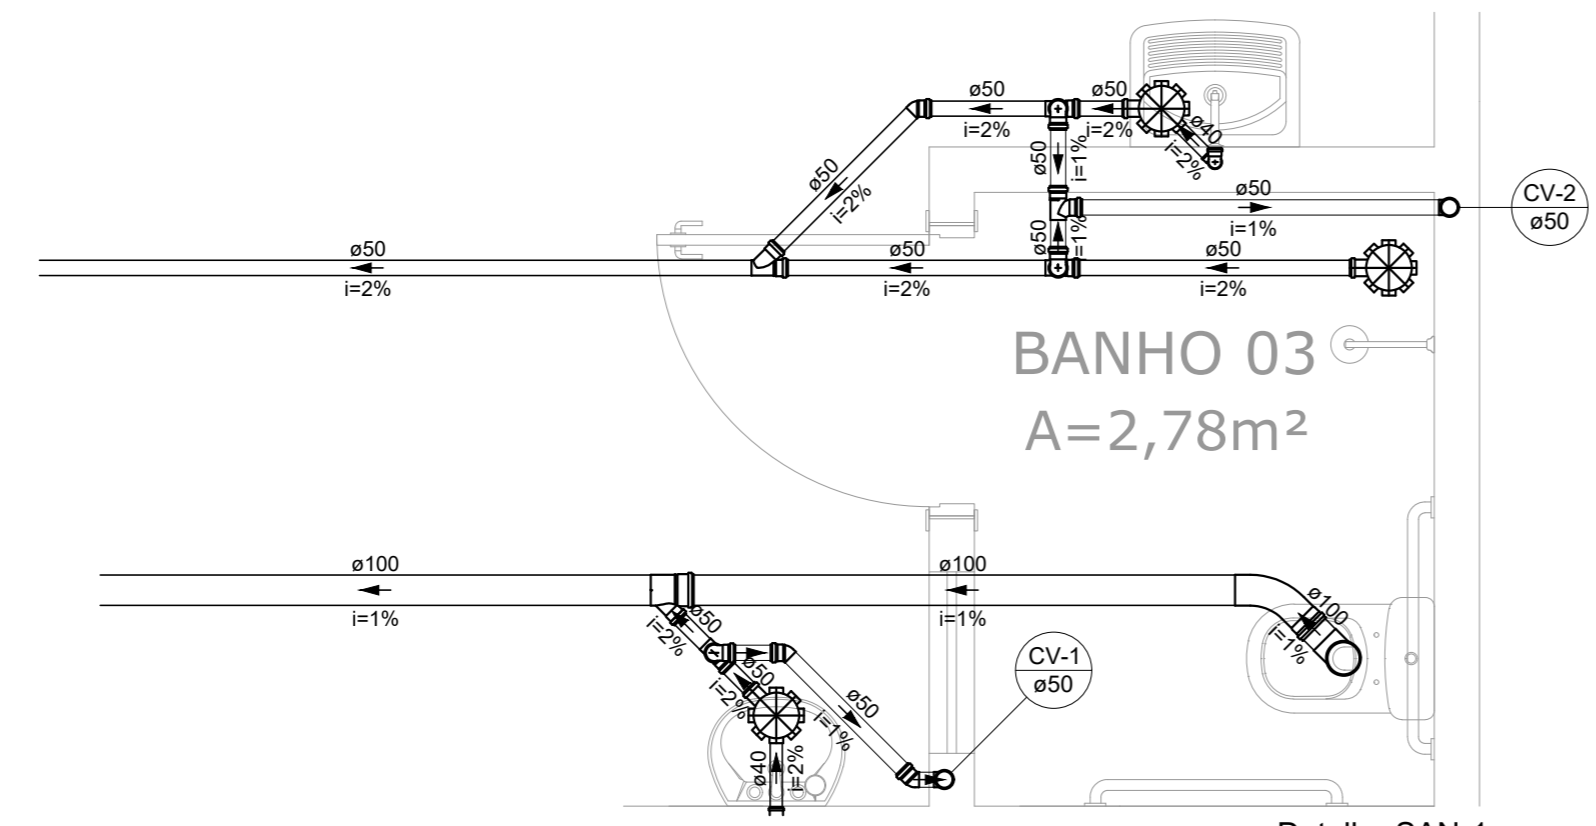

Detalhe SAN-1  
Escala 1:25

 <p>Prefeitura Municipal de <b>Pouso Alegre</b></p>	
<p>PROJETO</p>  <p>Rua Miguel Vianna, n° 81, Sala 12 Bairro Morro Chic CEP: 37500-080 - Itajubá / MG Tel: (35) 3623-5720 www.dacengenharia.com.br</p>	<p>GERENCIA DE PROJETOS <b>PEDRO HENRIQUE JUSTINIANO</b>    ENG CIVIL</p> <p>COORDENAÇÃO DE PROJETOS <b>ALOISIO CAETANO FERREIRA</b>    CREA: MG-97.132/D</p> <p>RESPONSÁVEL TÉCNICO <b>ENG. CIVIL FLÁVIA C. BARBOSA</b>    CREA: MG-187.842/D</p> <p>PROJETO <b>FLAVIANA MÁRIS DE PAIVA E SILVA</b> - ENG CIVIL</p> <p>DESENHO <b>FLAVIANA MÁRIS DE PAIVA E SILVA</b> - ENG CIVIL</p>
<p>EMPREENDIMENTO</p> <p><b>REFORMA E AMPLIAÇÃO DO CEMITÉRIO MUNICIPAL</b></p>	
<p>ENDEREÇO</p> <p>RUA COMENDADOR JOSÉ GARCIA, 736 - B. CASCALHO POUSO ALEGRE - MINAS GERAIS</p>	<p>DISCIPLINA</p> <p><b>ESGOTO</b></p>
<p>ASSUNTO</p> <p>PROJETO DE INSTALAÇÕES SANITÁRIAS PLANTA BAIXA TÉRREO, COBERTURA E LISTA DE MATERIAIS</p>	<p>FASE DO PROJETO</p> <p><b>EXECUTIVO</b></p>
<p>DATA INICIAL    ESCALA    REVISÃO    ARQUIVO</p> <p>21/07/2021    INDICADA    R02    DAC-PMPA-CEM-PE-ESG-R02.DWG</p>	
<p>FOLHA N.º</p> <p><b>ÚNICA</b></p>	