





Legenda	
○	Terminal de ventilação- coluna

Lista de Materiais	
PVC Esgoto	
Terminal de ventilação	
50 mm	18 pç
Tubo rígido c/ ponta lisa	
50 mm - 2"	63.94 m


**PLANTA BAIXA INSTALAÇÕES SANITÁRIAS COBERTURA**  
Escala 1:100

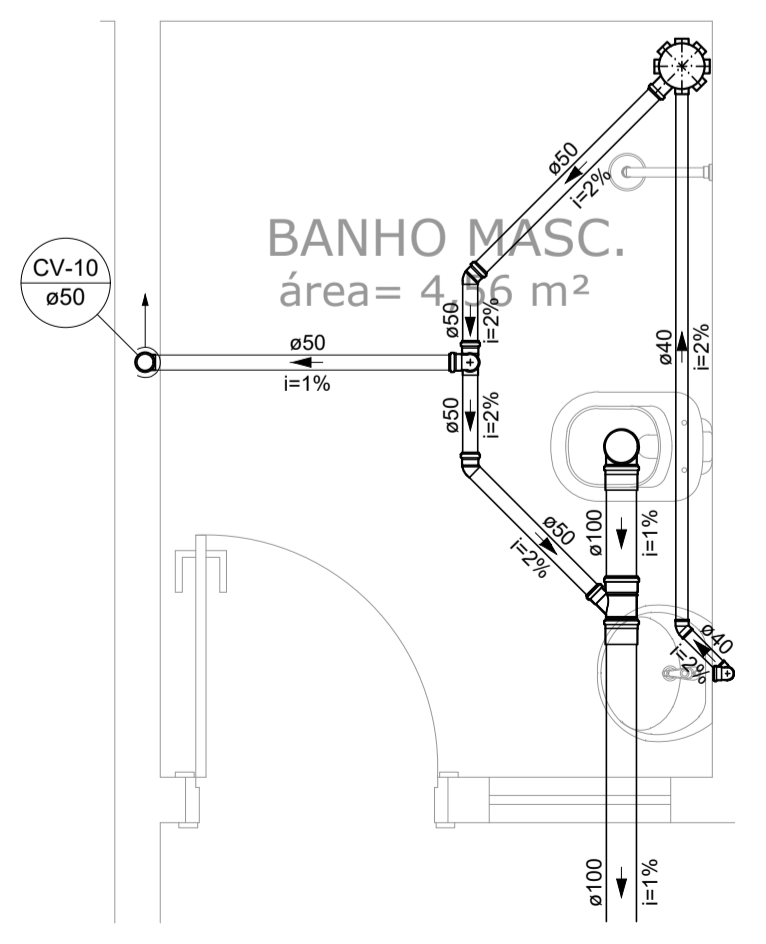


Detalhe SAN-10  
Escala 1:25

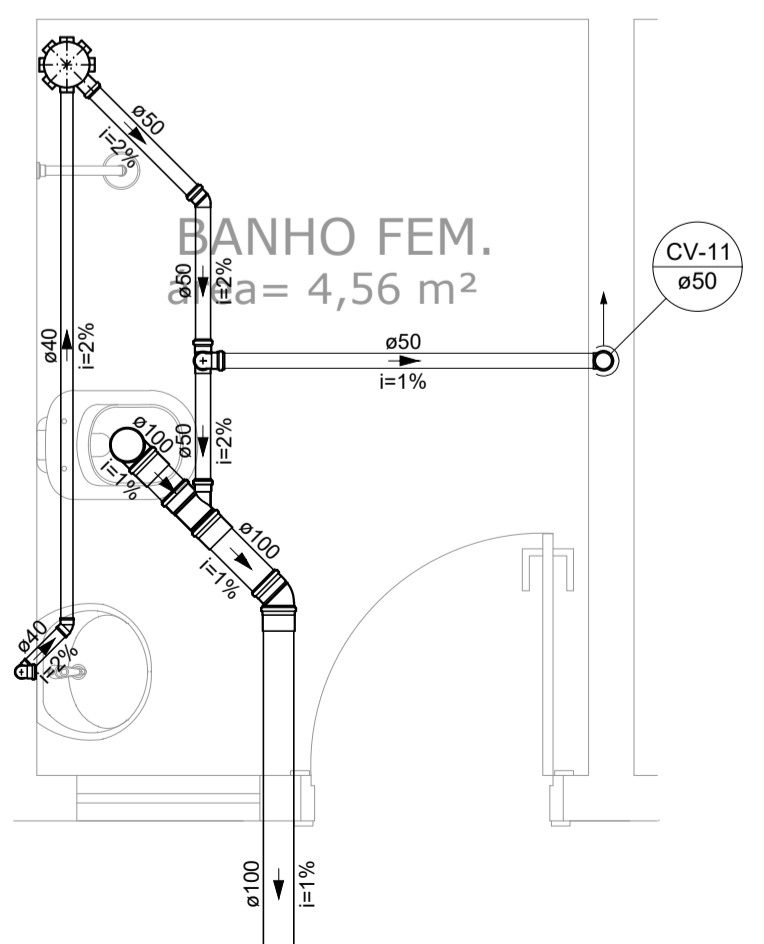

Detalhe SAN-11  
Escala 1:25

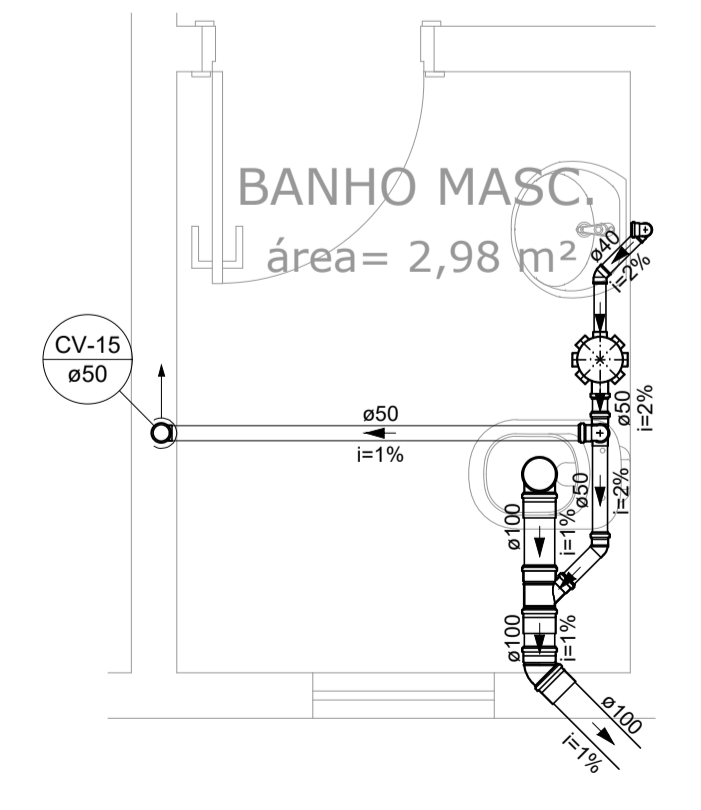

Detalhe SAN-12  
Escala 1:25

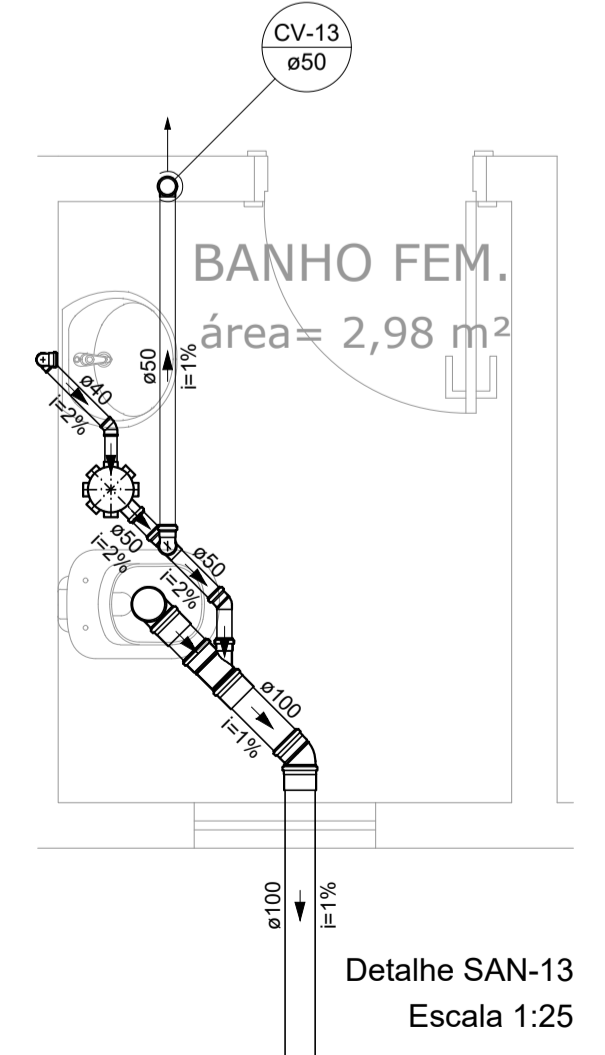

Detalhe SAN-13  
Escala 1:25

REV. 00	13/04/20	EMISSÃO INICIAL	DAC
REVISÃO:	DATA :	DESCRIÇÃO:	RESP.:



 Rua Miguel Vianna, nº 81, Sala 12 Bairro Morro Chic CEP: 37500-080 - Itajubá / MG Tel: (35) 3623-5720 www.dacengenharia.com.br	GERÊNCIA DE PROJETOS	DENIS DE SOUZA SILVA	CREA: MG-127.216/D
	COORDENAÇÃO DE PROJETOS	ALOSIO CAETANO FERREIRA	CREA: MG-97.132/D
	RESPONSÁVEL TÉCNICO	ENGR. CIVIL FLÁVIA C. BARBOSA	CREA: MG-187.842/D
	DESENHO	CAMILA DA SILVA ANDRADE	

EMPREENDIMENTO		DISCIPLINA
<b>IMPLANTAÇÃO DO CEMAPA E CENTRO POP</b>		<b>ESGOTO</b>
ENDEREÇO	RUA PROJETADA, BAIRRO SANTA CECÍLIA, POUSO ALEGRE - MINAS GERAIS	FASE DO PROJETO
ASSUNTO	PROJETO DE INSTALAÇÕES SANITÁRIAS PLANTA BAIXA COBERTURA, LISTA DE MATERIAIS, LEGENDA E DETALHES	<b>EXECUTIVO</b>
		FOLHA Nº.
		<b>02/03</b>

DATA INICIAL	ESCALA	REVISÃO	ARQUIVO
13/04/2020	INDICADA	ROO	DAC-PMPA-CEPOP-PE-ESG-ROO.DWG