


PLANTA BAIXA - TÉRREO
ESCALA 1:50

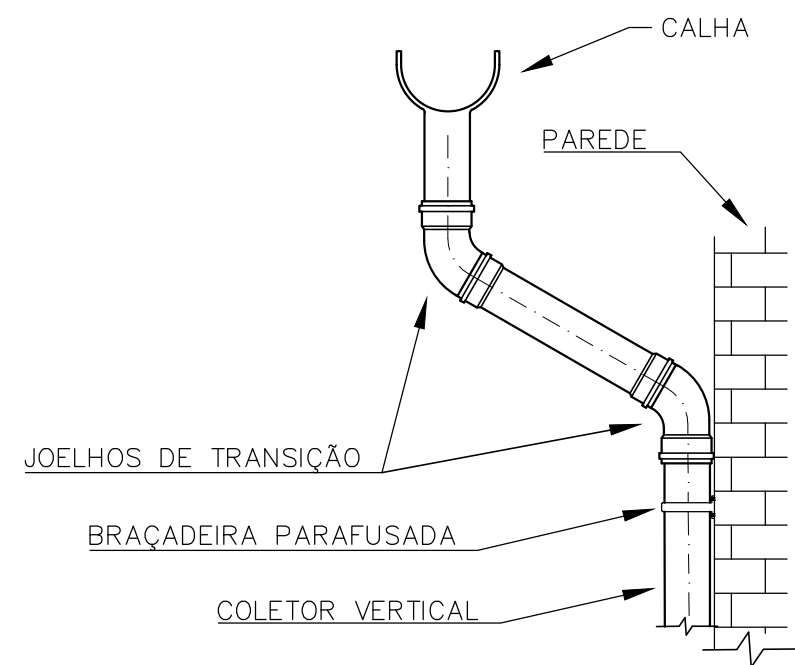

DETALHE A - TRANSIÇÃO CALHA-COLETOR VERTICAL

LISTA DE MATERIAIS		
Pluvial		
Calha metálica		
Calha retangular		
75 mm x 80 mm		3.6 m
80 mm x 100 mm		19.47 m
PVC Esgoto		
Joelho 45		
100 mm		4 pç
75 mm		2 pç
Tubo rígido c/ ponta lisa		
100 mm - 4"		6.38 m
75 mm - 3"		3.04 m
Joelho 90		
100 mm		2 pç
75 mm		1 pç

LEGENDA	
▬	Cabeceira retangular
▬	Joelho 45- desce
○	Joelho 45- sobe

OBSERVAÇÕES - CALHAS E COLETORES:

- NOS PONTOS DE EMENDA DE CALHA, O AÇO GALVANIZADO DEVE SER DOBRADO DE MODO A GARANTIR A QUEDA D'ÁGUA PARA LADOS OPOSTOS.
- OS CONDUTORES VERTICAIS, DEMARCADOS COM O SÍMBOLO AP, DEVEM SER FIXADOS NA PAREDE POR BRAÇADEIRAS PARAFUSADAS COMO DEMONSTRADO NO DETALHE A.

REV. 00	04/10/2021	ALTERAÇÃO DO PROGRAMA DE NECESSIDADES	DAC
REV. 00	30/03/2021	EMIÇÃO INICIAL	DAC
REVISÃO:	DATA :	DESCRIÇÃO:	RESP.:
CLIENTE			
			
		GERÊNCIA DE PROJETOS PEDRO HENRIQUE JUSTINIANO ENG. CIVIL COORDENAÇÃO DE PROJETOS ALOISIO CAETANO FERREIRA CREA: MG-97.132/D RESPONSÁVEL TÉCNICO ENG. CIVIL FLÁVIA C. BARBOSA CREA: MG-187.842/D PROJETO FLAVIANA MÁRIS DE PAIVA E SILVA DESENHO FLAVIANA MÁRIS DE PAIVA E SILVA	
EMPREENDIMENTO			
REFORMA DO CAMPO DE FUTEBOL CAPITÃO NELSON MASSAFERA			
ENDEREÇO		DISCIPLINA	
RUA ALVARINO GONÇALVES NEGRÃO, B. SÃO JOÃO POUSO ALEGRE – MINAS GERAIS		PLUVIAL	
ASSUNTO		FASE DO PROJETO	
PROJETO DE INSTALAÇÕES PLUVIAIS PLANTA BAIXA, DETALHES, LISTA DE MATERIAIS E LEGENDA		EXECUTIVO	
DATA INICIAL		FOLHA N.º	
30/03/2021		ÚNICA	
ESCALA	REVISÃO	ARQUIVO	
INDICADA	R01	DAC-PMPA-CNM-PE-PLU-R01.DWG	