


PLANTA BAIXA INSTALAÇÕES HIDRÁULICAS


ESCALA 1:75

Lista de Materiais	
Água fria	
Aparelho	
Torneira de Pia de Cozinha 25mm - 3/4"	3 pç
Torneira de lavatório 25 mm - 1/2"	2 pç
Vaso Sanitário c/ cx. acoplada 1/2"	1 pç
Metais	
Registro de gaveta c/ canopla cromada 3/4"	1 pç
PVC Acessórios	
Engate flexível cobre cromado com canopla 1/2 - 30cm	1 pç
Engate flexível plástico 1/2 - 30cm	2 pç
PVC misto soldável	
Joelho de redução soldável c/ rosca 25 mm - 1/2"	1 pç
PVC rígido soldável	
Adapt sold.curto c/bolsa-rosca p registro 25 mm - 3/4"	2 pç
Joelho 90° soldável 25 mm	13 pç
Tubos 25 mm	20.82 m
Tê 90 soldável 25 mm	4 pç
PVC soldável azul c/ bucha latão	
Joelho 90° soldável com bucha de latão 25 mm - 3/4"	3 pç
Joelho de redução 90° soldável com bucha de latão 25 mm - 1/2"	2 pç

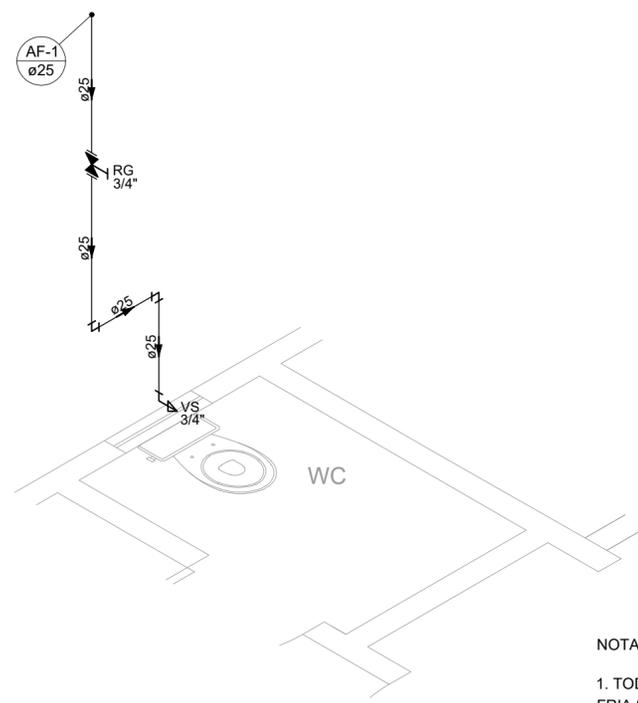

Detalhe H2
Escala 1:30

- NOTAS:
- TODOS OS TUBOS E CONEXÕES DA REDE DE ÁGUA FRIA SERÃO EM PVC RÍGIDO SOLDÁVEL CLASSE 15;
 - OS PONTOS TERMINAIS DEVEM RECEBER PEÇAS DE LATÃO;
 - TODAS AS TUBULAÇÕES SÃO INDICADAS EM MILÍMETROS;

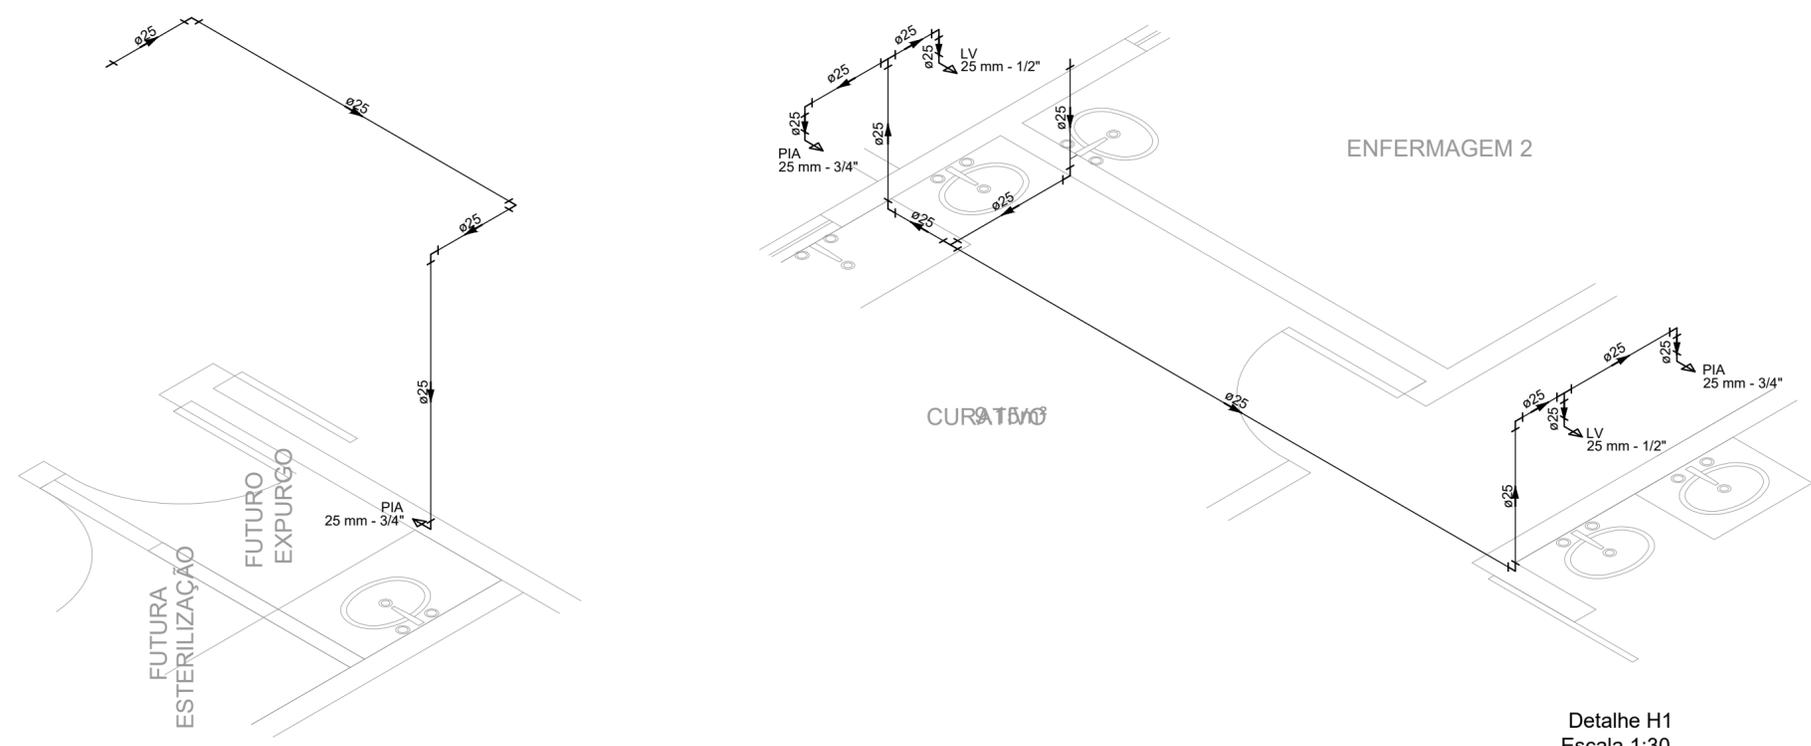

Detalhe H1
Escala 1:30

Detalhe H3
Escala 1:30

REV. 00	24/04/20	EMISSÃO INICIAL	DAC
REVISÃO	DATA	DESCRIÇÃO	RESP.:

CLIENTE

Prefeitura Municipal de Pouso Alegre

PROJETO

DAC engenharia

Rua Miguel Vianna, n° 81, Sala 12
Bairro Morro Chic
CEP: 37500-080 - Itajubá / MG
Tel: (35) 3623-5720
www.dacengenharia.com.br

GERÊNCIA DE PROJETOS	DENIS DE SOUZA SILVA	CREA: MG-127.216/D
COORDENAÇÃO DE PROJETOS	ALOISIO CAETANO FERREIRA	CREA: MG-97.132/D
RESPONSÁVEL TÉCNICO	ENG. CIVIL FLÁVIA C. BARBOSA	CREA: MG-187.842/D
PROJETO	CAMILA ANDRADE	
DESENHO	BIANCA BARUK	

EMPREENDIMENTO

REFORMA DA UBS CRUZ ALTA

ENDEREÇO	RODOVIA FERNÃO DIAS, S/N, CRUZ ALTA POUSO ALEGRE - MINAS GERAIS	DISCIPLINA	ÁGUA
ASSUNTO	PROJETO DE INSTALAÇÕES HIDRÁULICAS PLANTA BAIXA	FASE DO PROJETO	EXECUTIVO
		FOLHA N.º	ÚNICA

DATA INICIAL	ESCALA	REVISÃO	ARQUIVO
24/04/2020	INDICADO	R02	DAC-PMPA-CRUZALTA-PE-ÁGUA-R00.DWG