



**PLANTA BAIXA INSTALAÇÕES SANITÁRIAS**

ESCALA 1:75

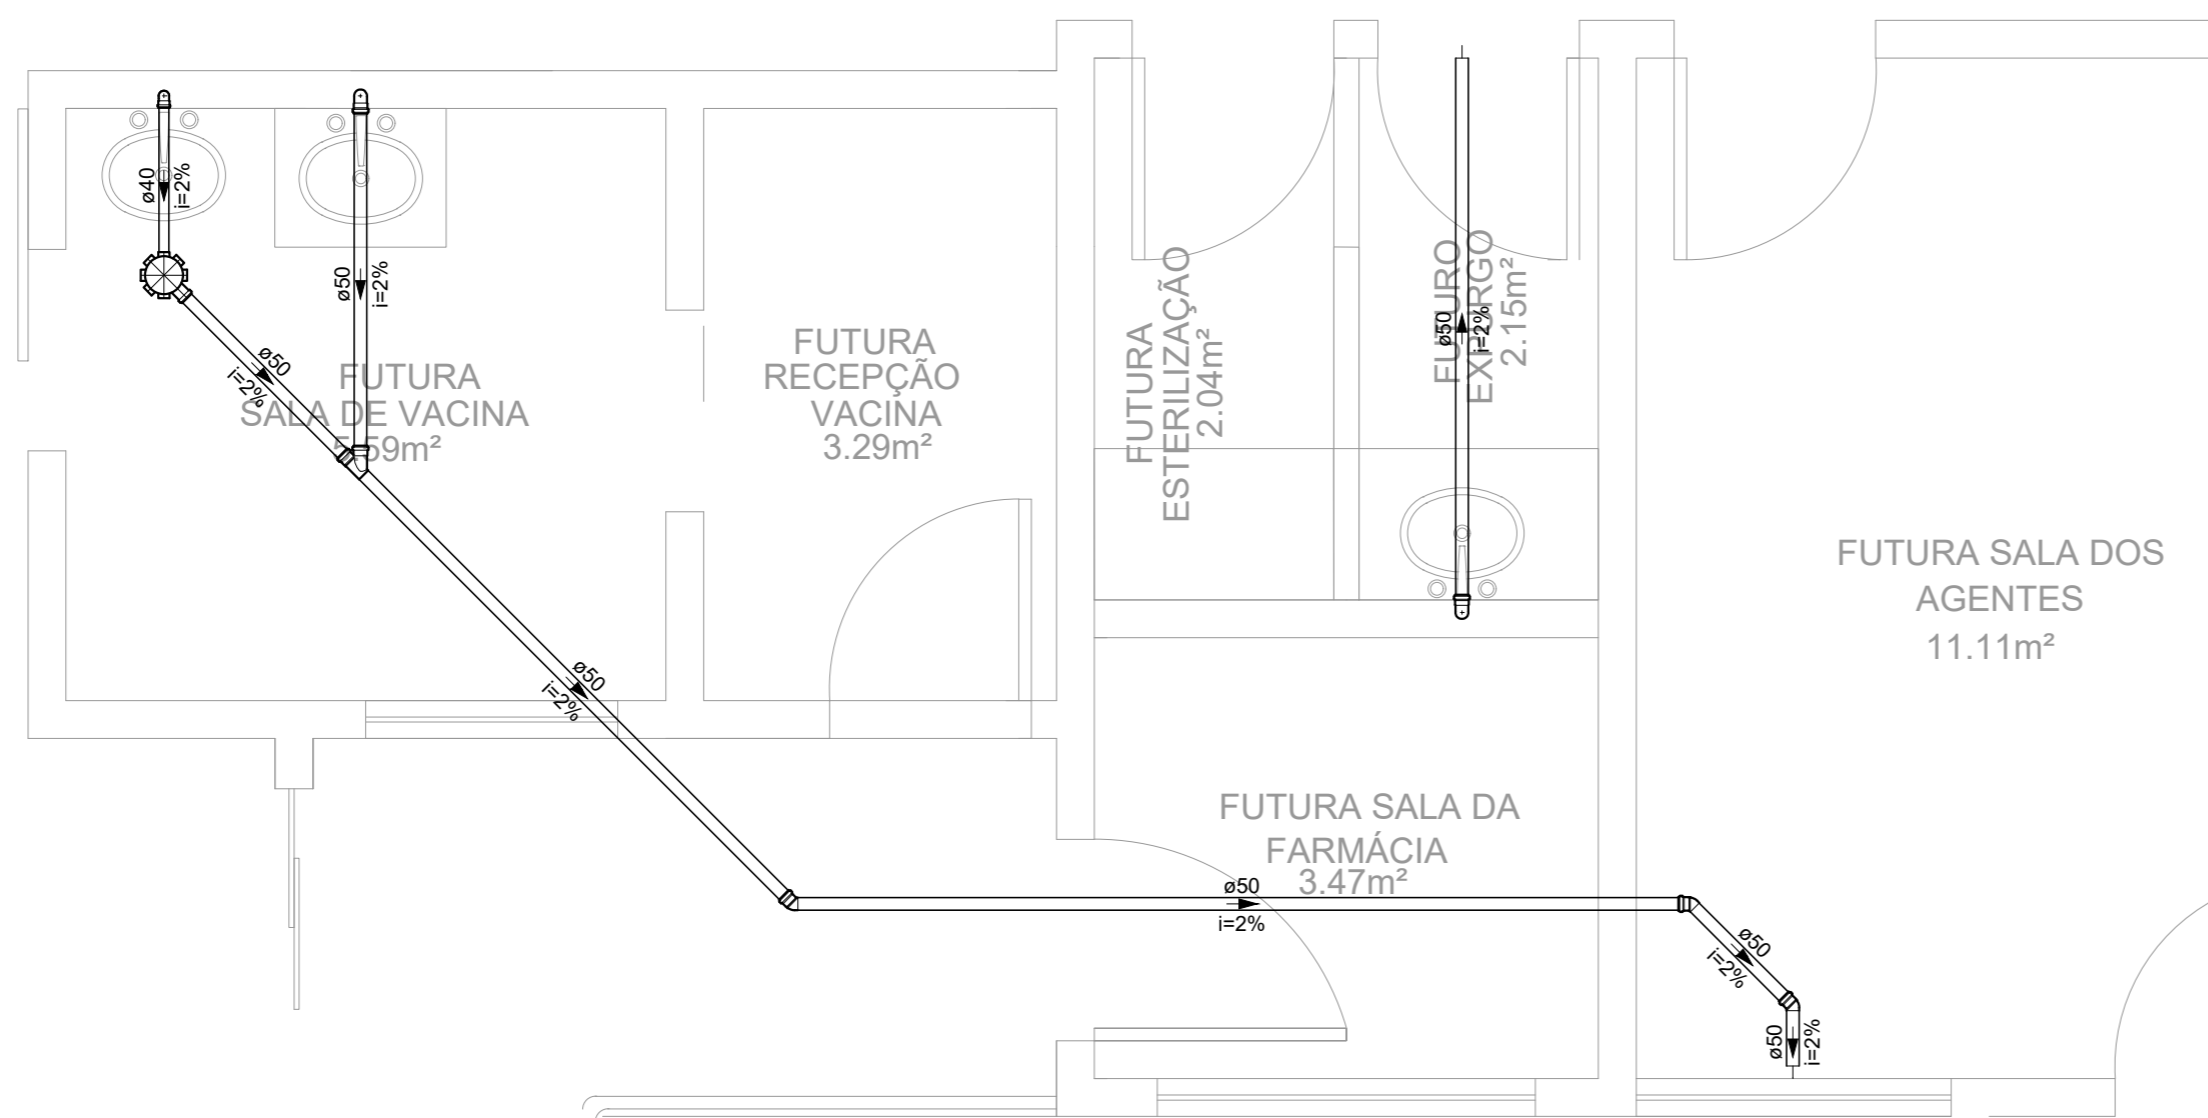

Detalhe S2  
Escala 1:30

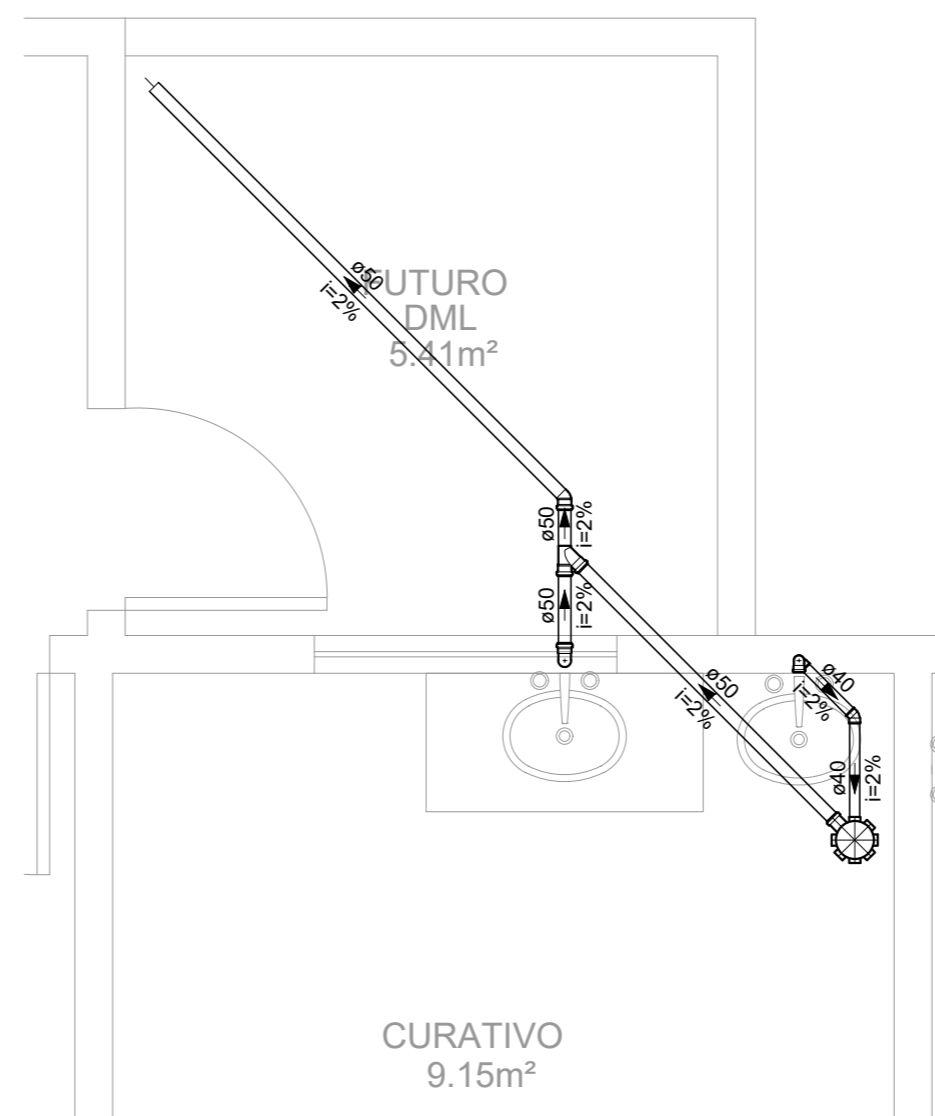

Detalhe S1  
Escala 1:30

Legenda	
	Caixa Sifonada
	Joelho 45
	Junção simples
	Lavatório com sifão
	Pia de Cozinha com Sifão 50mm

Lista de Materiais	
Esgoto	
PVC Acessórios	
Caixa sifonada 150x150x50	2 pç
Sifão de copo p/ pia e lavatório 1" - 1.1/2"	2 pç
1" - 2"	3 pç
PVC Esgoto	
Curva 90 curta	
40 mm	2 pç
Joelho 45 40 mm	1 pç
50 mm	4 pç
Joelho 90 50 mm	6 pç
Joelho 90 c/anel p/ esgoto secundário 40 mm - 1.1/2"	2 pç
Junção simples 50 mm - 50 mm	2 pç
Tubo rígido c/ ponta lisa	
40 mm	2.55 m
50 mm - 2"	17.29 m

**NOTAS:**

- TODOS OS TUBOS E CONEXÕES DA REDE DE ESGOTO SANITÁRIO SERÃO EM PVC RÍGIDO;
- ADOTAR DECLIVIDADE MÍNIMA DE 2% PARA OS TUBOS COM DIÂMETROS ATÉ Ø75MM E 1% PARA TUBOS COM DIÂMETROS ≥ Ø100MM;
- TODAS AS TUBULAÇÕES SÃO INDICADAS EM MILÍMETROS;

REV. 00	24/04/20	EMISSÃO INICIAL	DAC
REVISÃO	DATA	DESCRIÇÃO	RESP.:

CLIENTE

Prefeitura Municipal de **Pouso Alegre**

<p>Rua Miguel Vianna, n° 81, Sala 12 Bairro Morro Chic CEP: 37500-080 - Itajubá / MG Tel: (35) 3623-5720 www.dacengenharia.com.br</p>	GERENCIA DE PROJETOS	DENIS DE SOUZA SILVA	CREA: MG-127.216/D
	COORDENAÇÃO DE PROJETOS	ALOISIO CAETANO FERREIRA	CREA: MG-97.132/D
RESPONSÁVEL TÉCNICO		ENG. CIVIL FLÁVIA C. BARBOSA	CREA: MG-187.842/D
PROJETO		CAMILA ANDRADE	
DESENHO		BIANCA BARUK	

EMPREENDIMENTO		REFORMA DA UBS CRUZ ALTA	
ENDEREÇO		RODOVIA FERNÃO DIAS, S/N, CRUZ ALTA POUSO ALEGRE - MINAS GERAIS	
ASSUNTO		PROJETO DE INSTALAÇÕES HIDRÁULICAS PLANTA BAIXA	
DISCIPLINA		ESGOTO	
FASE DO PROJETO		EXECUTIVO	
FOLHA N.º		ÚNICA	

DATA INICIAL	ESCALA	REVISÃO	ARQUIVO
24/04/2020	INDICADO	RO2	DAC-PMPA-CRUZALTA-PE-ESG-R00.DWG