



PROJETO DE INSTALAÇÕES HIDRÁULICAS DO ESPAÇO ESTAÇÃO CIDADANIA - CULTURA
ESCALA INDICADA

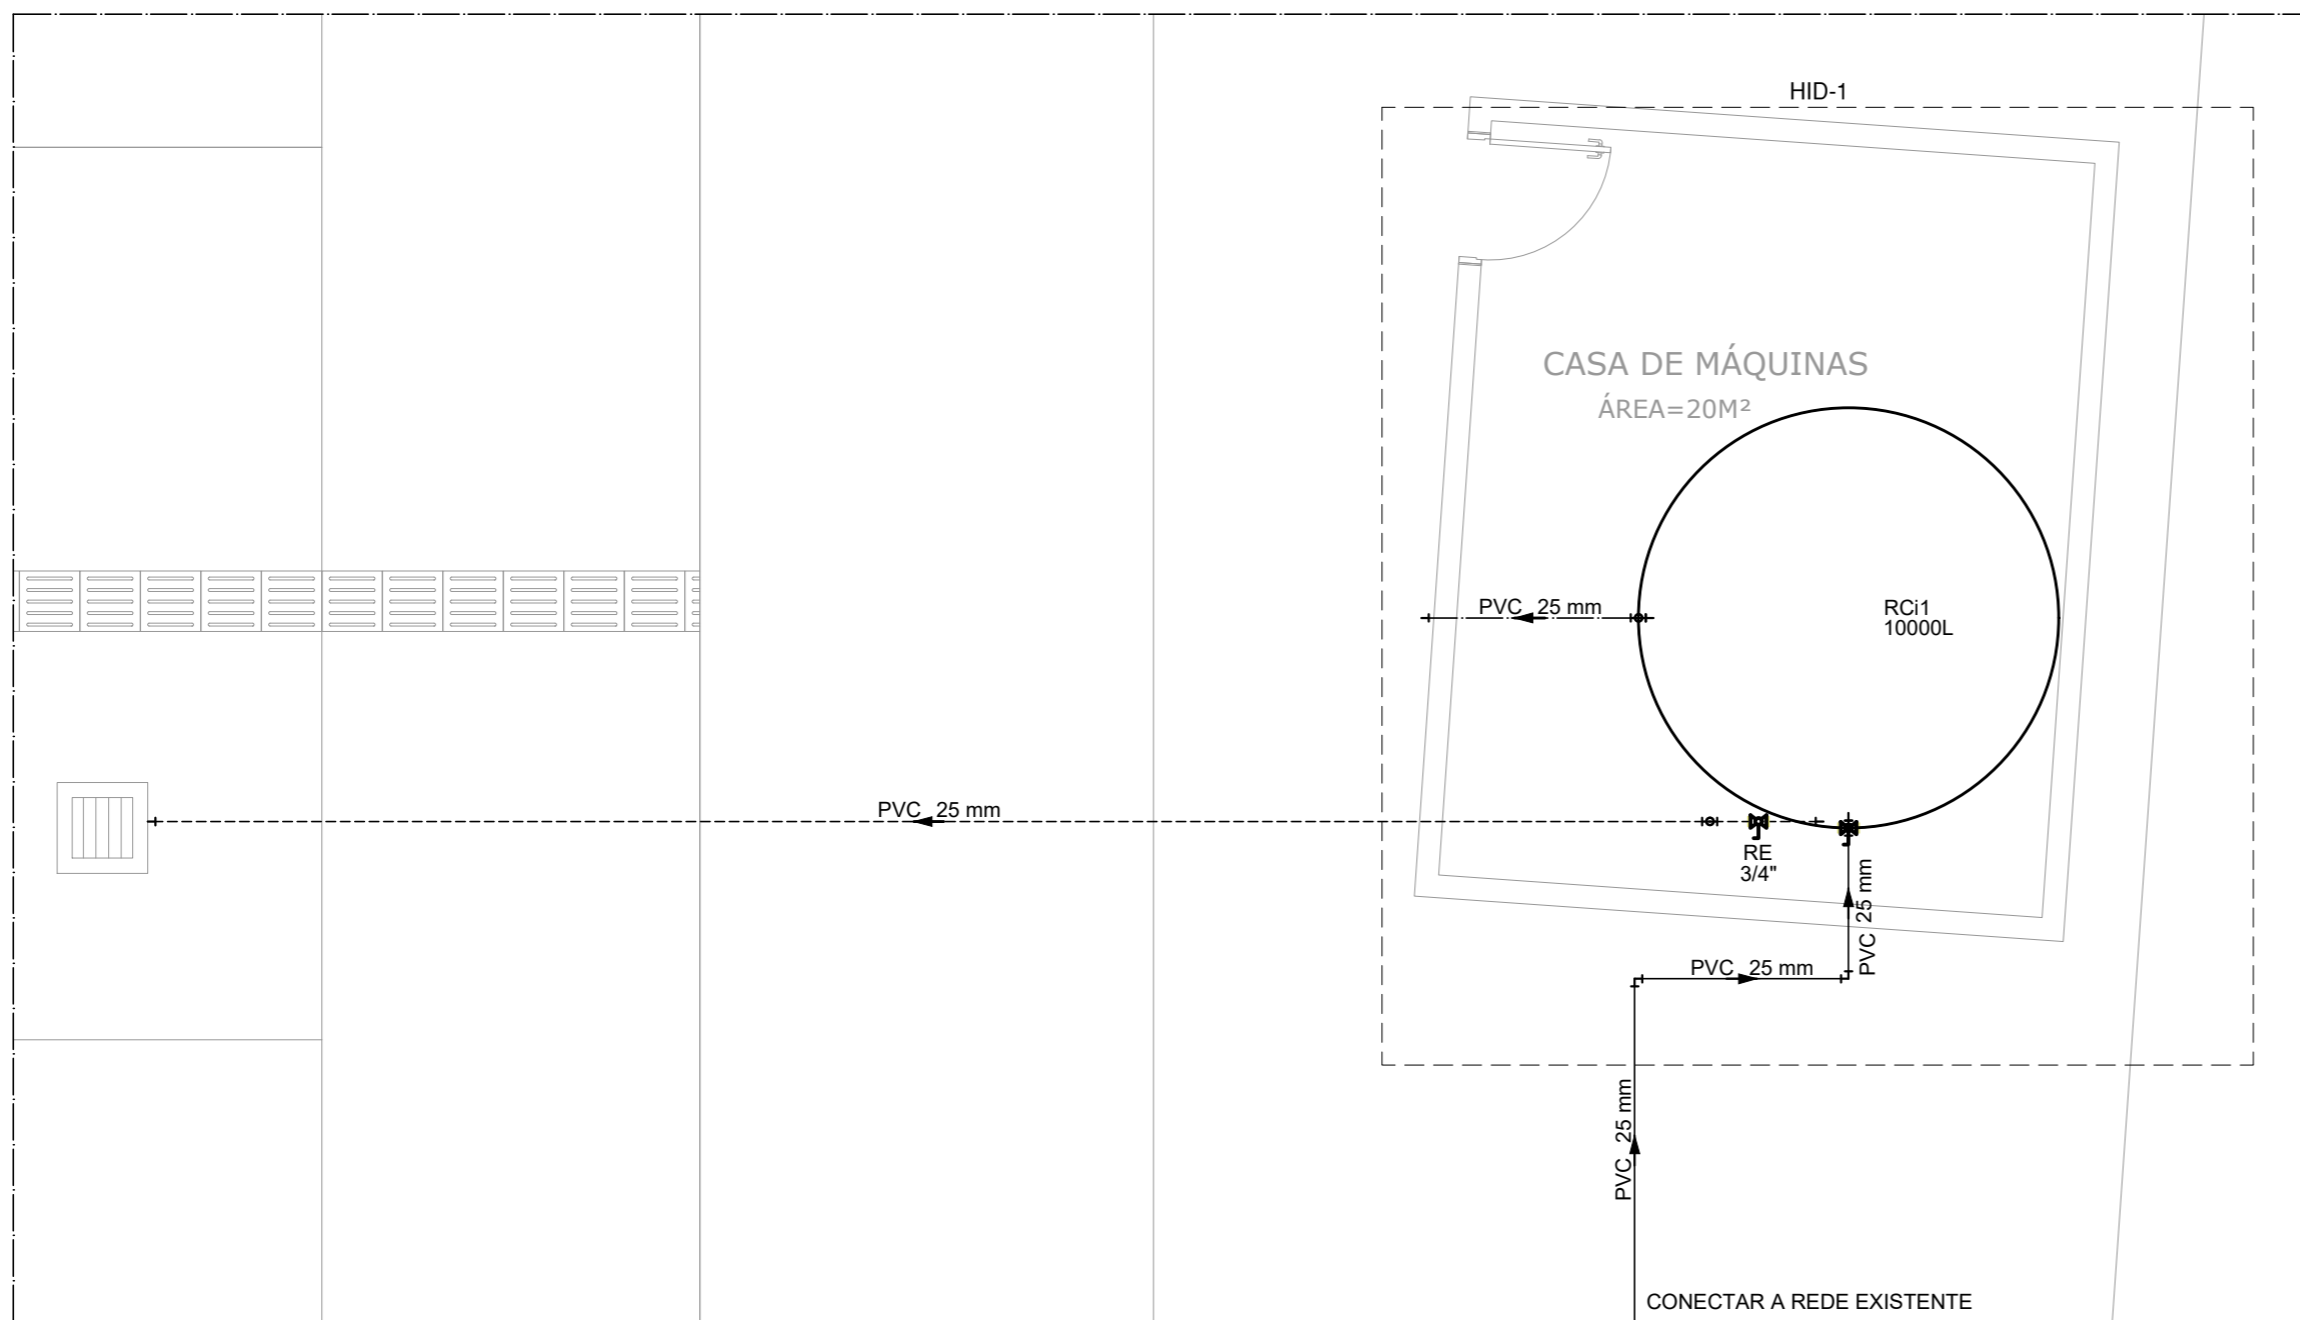

PLANTA BAIXA
Escala 1:50

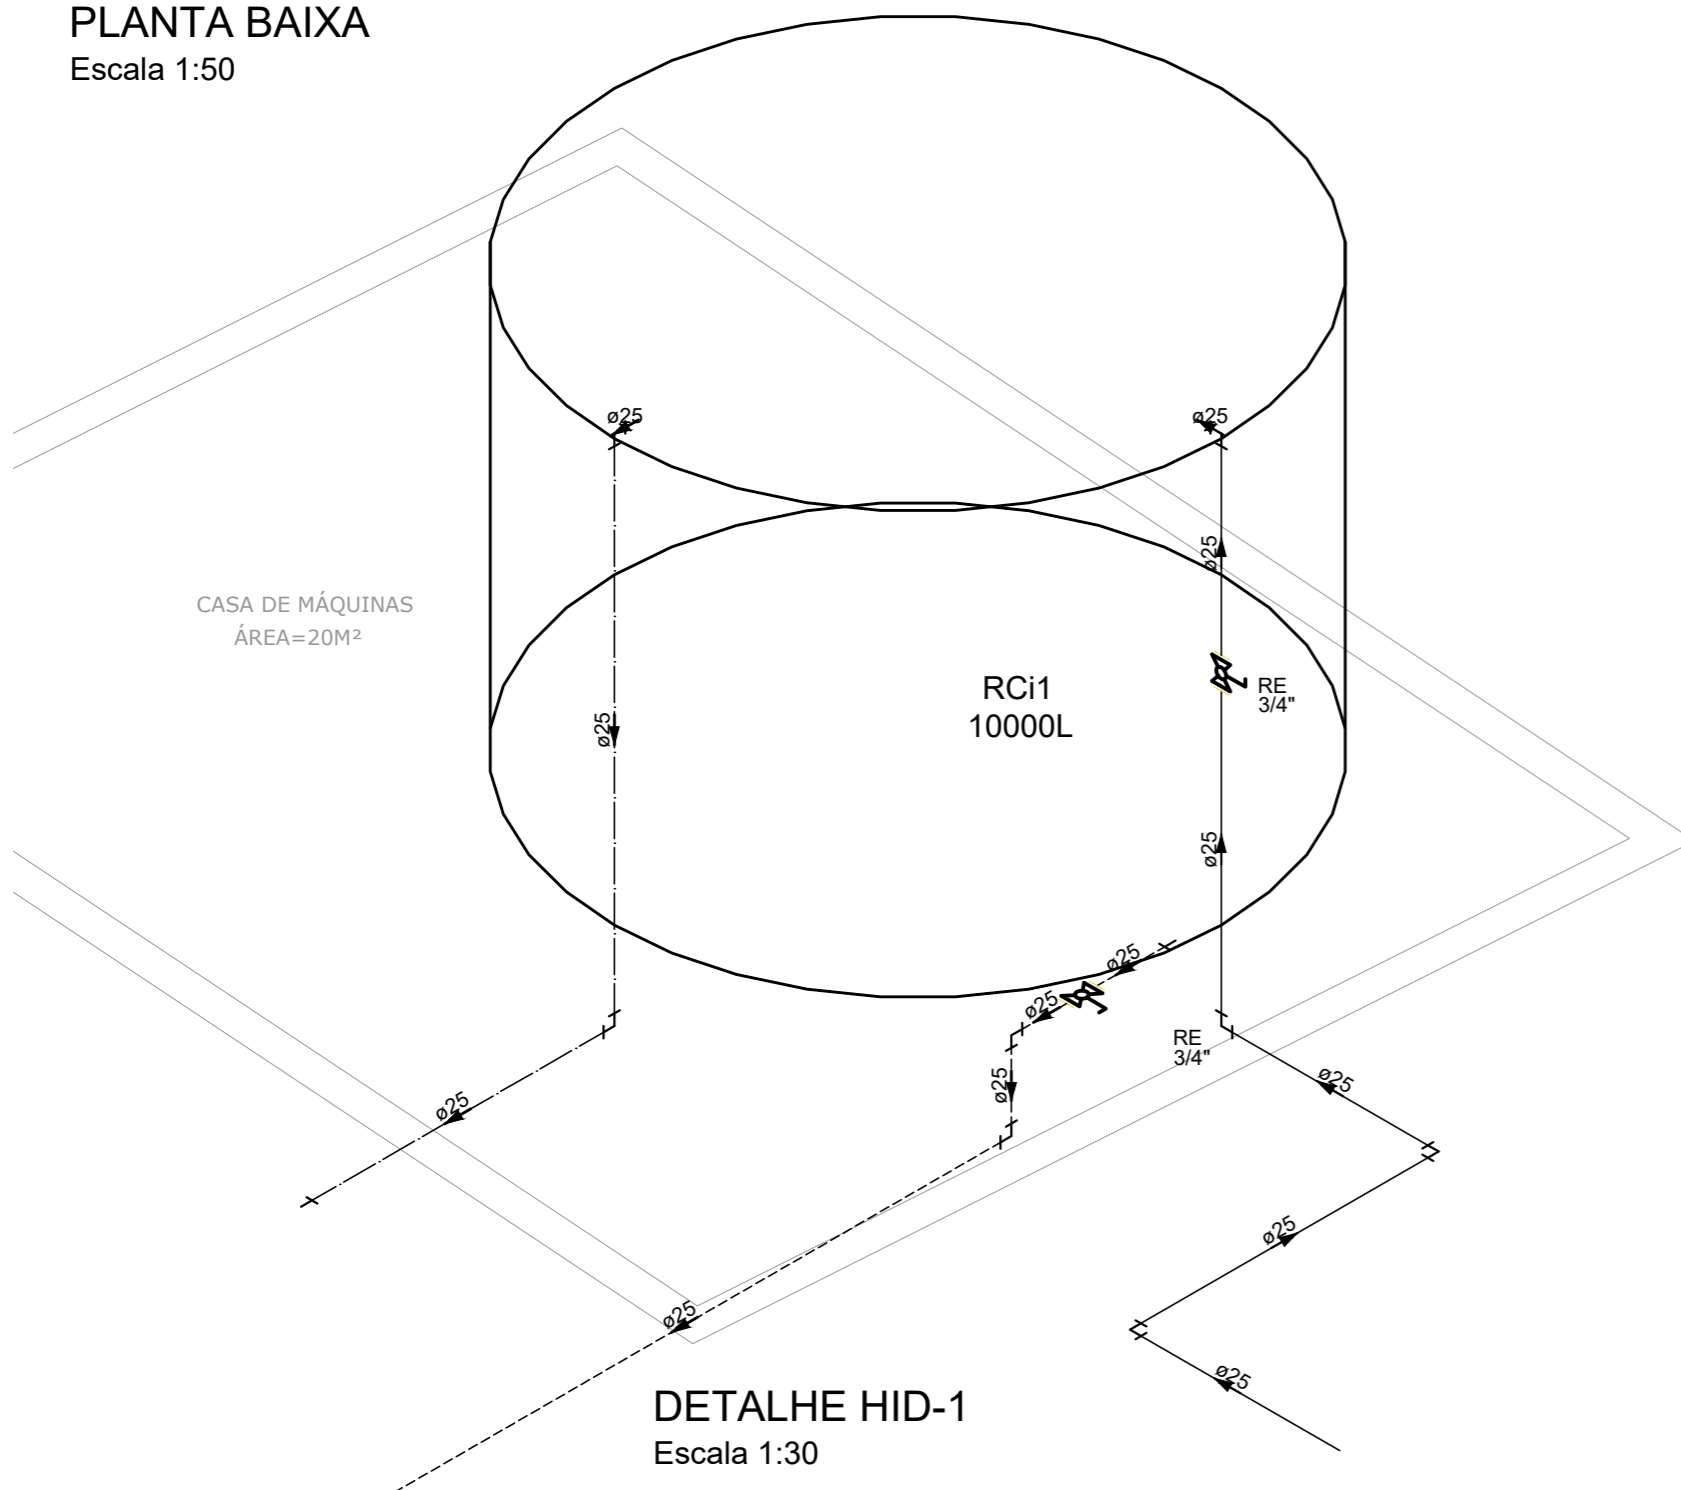


DETALHE HID-1
Escala 1:30

Lista de materiais	
Água fria	
Metals	
Registro esfera VS compacto soldável PVC 25 mm	2 pç
PVC rígido soldável	
Adapt sold. c/ flange livre p/ cx. d' água 25 mm - 3/4"	3 pç
Joelho 90° soldável 25 mm	8 pç
Torneira de bóia 3/4"	1 pç
Tubos 25 mm	51.37 m
Tê 90 soldável 25 mm	1 pç
Reservatório cilíndrico	
Tanque 10000 L	1 pç

Legenda de condutos	
	Tubulação do extravasor
	Tubulação limpeza
	Tubulação alimentação

NOTAS:

1. TODOS OS TUBOS E CONEXÕES DA REDE DE ÁGUA FRIA SERÃO EM PVC RÍGIDO SOLDÁVEL CLASSE 15;
2. TODA FURAÇÃO DOS RESERVATÓRIOS PARA A PASSAGEM DOS TUBOS DEVERÁ SER FEITA CONFORME RECOMENDAÇÃO DO FABRICANTE DOS MESMOS, EM ALGUNS CASOS, ADAPTAÇÕES PODEM SER NECESSÁRIAS ÀS INDICAÇÕES DESTES PROJETO;
3. O RESERVATÓRIO DEVE SER UM RECIPIENTE ESTANQUE QUE POSSUA TAMPA OPACA, FIRMEMENTE PRESA NA SUA POSIÇÃO, COM VEDAÇÃO QUE IMPEÇA A ENTRADA DE LÍQUIDOS, POEIRAS, INSETOS E OUTROS ANIMAIS NO SEU INTERIOR;

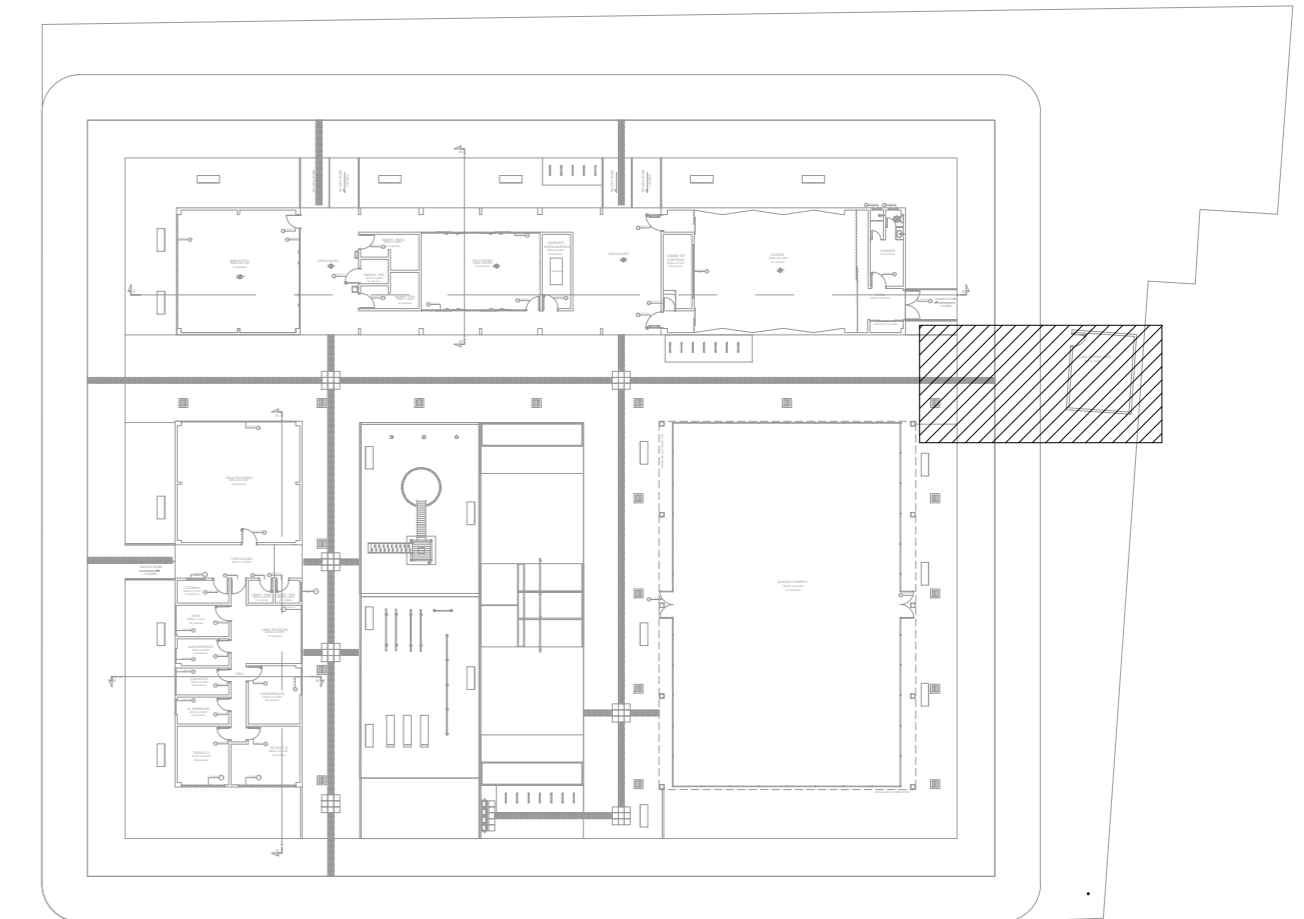

CROQUI
Escala 1:1.000

REV.	DATA	DESCRIÇÃO	RESP.
REV. 04	29/11/21	REVISÃO CONFORME ANÁLISE DA CEF	DAC
REV. 03	19/11/21	REVISÃO CONFORME ANÁLISE DA CEF	DAC
REV. 02	16/08/21	REVISÃO CONFORME ANÁLISE DA CEF	DAC
REV. 01	11/06/21	ALTERAÇÃO DE FASES	DAC
REV. 00	23/04/21	EMIÇÃO INICIAL	DAC
REVISÃO	DATA	DESCRIÇÃO	RESP.:



Prefeitura Municipal
de Pouso Alegre

 Rua Miguel Vianna, n° 81, Sala 12 Bairro Morro Chic CEP: 37500-080 – Itajubá / MG Tel: (35) 3623-5720 www.dacengenharia.com.br	GERÊNCIA DE PROJETOS	DENIS DE SOUZA SILVA	CREA: MG-127.216/D
	COORDENAÇÃO DE PROJETOS	ALOISIO CAETANO FERREIRA	CREA: MG-97.132/D
	RESPONSÁVEL TÉCNICO	<i>Camila Cristina Andrade</i>	
	ENG. CIVIL FLÁVIA C. BARBOSA	CREA: MG-187.842/D	
	PROJETO	ENG. CIVIL CAMILA DA SILVA ANDRADE	
	DESENHO	ENG. CIVIL CAMILA DA SILVA ANDRADE	

EMPREENDIMENTO			
REFORMA DO ESPAÇO ESTAÇÃO CIDADANIA – CULTURA			
ENDEREÇO	AVENIDA PINTO COBRA, 2015 – BAIRRO SANTA CECÍLIA POUSO ALEGRE – MINAS GERAIS		DISCIPLINA
			ÁGUA FRIA
ASSUNTO	ALIMENTAÇÃO RESERVATÓRIO DE INCÊNDIO PROJETO DE INSTALAÇÕES HIDRÁULICAS PLANTA BAIXA, DETALHES E LISTA DE MATERIAIS		FASE DO PROJETO
			EXECUTIVO
			FOLHA N.º
			02/02
DATA INICIAL	ESCALA	REVISÃO	ARQUIVO
23/04/2021	INDICADA	RO4	DAC-PMPA-EEC-PE-AGF-R04.DWG