


1 PLANTA BAIXA - TÉRREO

ESCALA: 1:100

2 PLANTA BAIXA - 1º PAV.

ESCALA: 1:100


LEGENDA	
	BLOCO AUTÔNOMO PARA ILUMINAÇÃO DE EMERGÊNCIA COM LEDS
	EXTINTOR MANUAL DE PÓ QUÍMICO ABC - 6 Kg/ 3-A-20-BC
	AVISADOR SONORO DO SISTEMA DE ALARME
	INDICADOR MANUAL DO SISTEMA DE ALARME
	CENTRAL DO SISTEMA DE ALARME
	BATERIA DO SISTEMA DE ALARME
	RESERVATÓRIO PARA INCÊNDIO
	HIDRANTE DE REGAQUE
	HIDRANTE SIMPLES

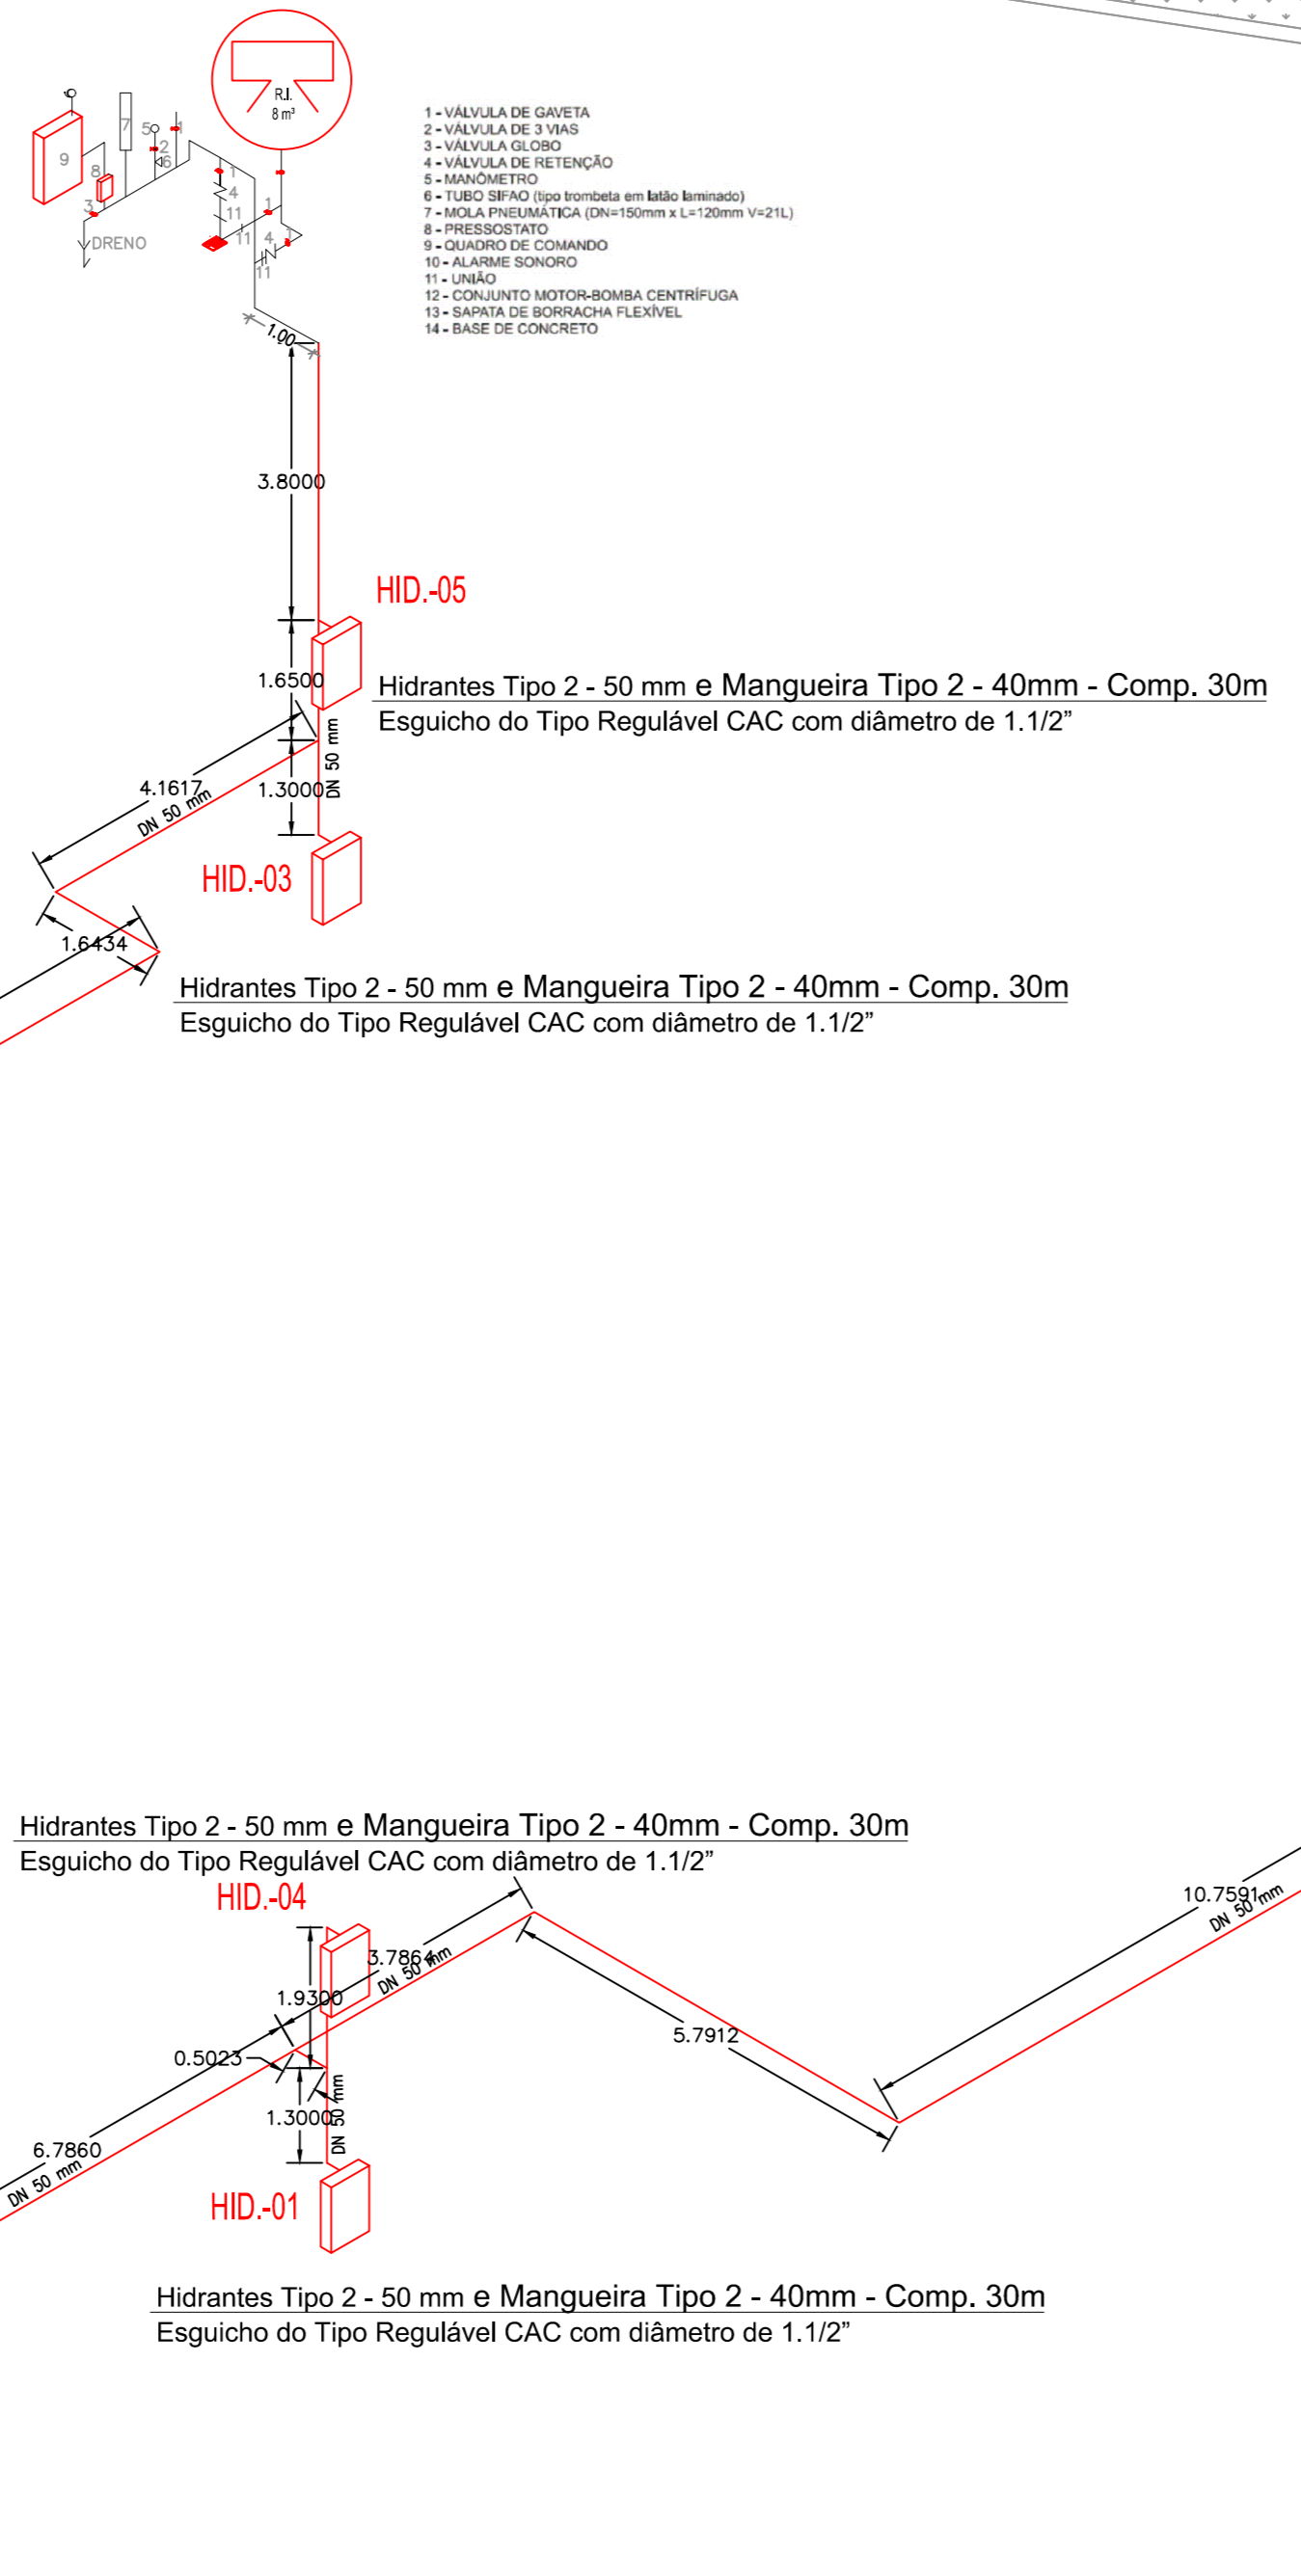

QUADRO RESUMO DE INFORMAÇÕES DA BRIGADA DE INCÊNDIO		
Nº do pavimento	População fixa do pavimento	Número de brigadistas
1	12	5
2	9	4
3		
4		
...		
(Outras informações)		
Qualifica-se como população fixa os funcionários da escola, sendo estimado 1 professor por sala de aula, incluindo biblioteca (15), 4 da área administrativa, 2 de limpeza, 2 de cozinha, totalizando 21.		
TOTAL	9 brigadistas em nível intermediário	

QUADRO DE ÁREAS - ESCOLA CIDADE JARDIM				
Região	Área de Sala de Aulas [m²]	Área de Apoio [m²]	Área de Quadra [m²]	Área Total Pavimento [m²]
Pavimento Térreo	270,06	707,62	328,18	1305,86
1º Pavimento	345,64	381,69	0,00	727,33
TOTAL	615,70	1089,31	328,18	2033,19

QUADRO RESUMO DO SISTEMA DE HIDRANTES E MANGUEIRAS PARA COMBATE A INCÊNDIO	
1 Tipo de sistema adotado	Hidrantes Tipo 2
2 Reserva Técnica de Instalação (m³)	8 m³
3 Tipo de reservatório (relevo ou subterrâneo)	Reservatório Elevado
4 Vazão no HI mais desfavorável (LPM)	120 LPM
5 Pressão no HI mais desfavorável (mca)	30,00 mca
6 Pressão no HI mais favorável (mca)	41,74 mca
7 Potência da bomba de bombeamento (CV)	6,0 CV
8 Potência da bomba jockey (CV) - caso haja	Não necessário.
9 Tipo de mangueira	Tipo 2 - Diâmetro de 40mm
10 (Outras informações)	Esguicho do Tipo Regulável CAC com diâmetro de 1.12"

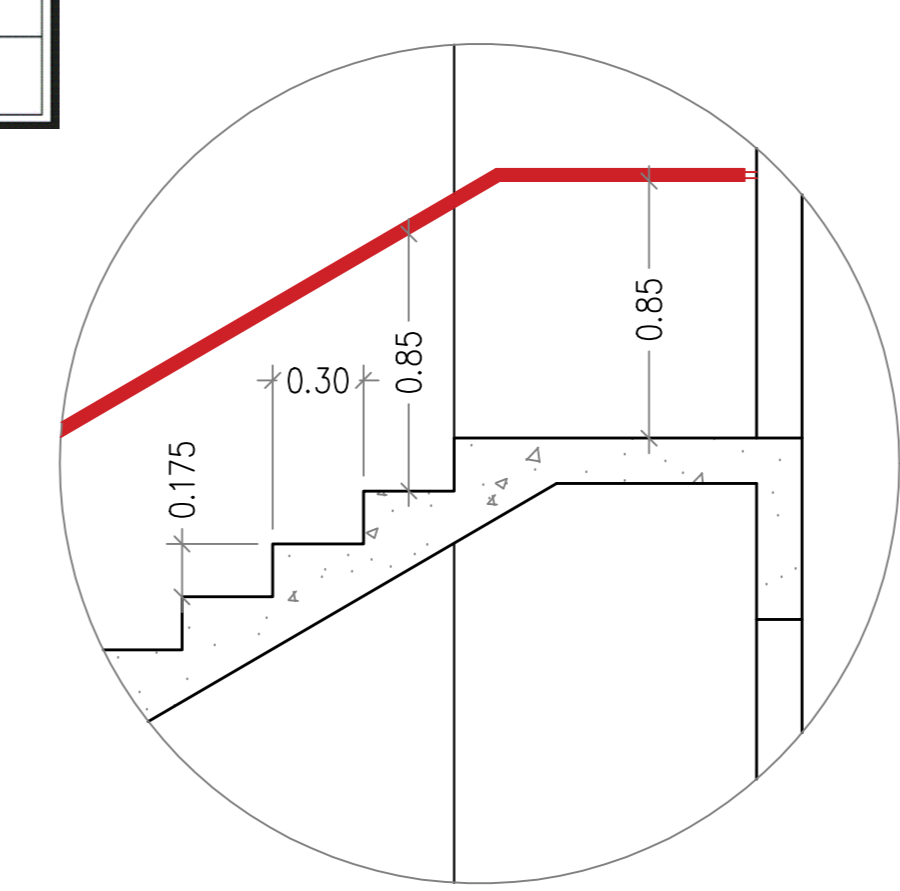

3 ISOMÉTRICO

ESCALA: 1:100

4 DETALHE DA ESCADA E CORRIMÃO

SEM ESCALA

COD	QUA	SYMB	FORMA E COR
S12	8		PLACA INDICATIVA DE SINALIZAÇÃO DE SAÍDA: FUNDO NA COR VERDE E LETRAS NA COR BRANCA FOTOLUMINESCENTE. SOBRE PORTA: H = 10 cm DA VERGA.
S3	18		PLACA INDICATIVA DE SAÍDA DE EMERGÊNCIA: FUNDO NA COR VERDE E LETRAS NA COR BRANCA FOTOLUMINESCENTE. NA PAREDE: H=180 cm DO PISO ACABADO.
S8	1		PLACA INDICATIVA DE ESCADA DE EMERGÊNCIA DR: FUNDO NA COR VERDE E LETRAS NA COR BRANCA FOTOLUMINESCENTE. NA PAREDE: H=180 cm DO PISO ACABADO.
S9	1		PLACA INDICATIVA DE ESCADA DE EMERGÊNCIA ESQ: FUNDO NA COR VERDE E LETRAS NA COR BRANCA FOTOLUMINESCENTE. NA PAREDE: H=180 cm DO PISO ACABADO.
E5	10		PLACA INDICATIVA DE EXTINTOR DE INCÊNDIO: FUNDO NA COR VERMELHA E LETRAS NA COR BRANCA FOTOLUMINESCENTE. NA PAREDE: H=180 cm DO PISO ACABADO.
M1	1		PLACA INDICATIVA DOS SISTEMAS DE PROTEÇÃO NA COR VERDE E LETRAS NA COR BRANCA FOTOLUMINESCENTE. NO SAGUÃO DE ENTRADA: H=180 cm DO PISO ACABADO.
E1	5		PLACA INDICATIVA DO ALARME SONORO: FUNDO NA COR VERMELHA E LETRAS NA COR BRANCA FOTOLUMINESCENTE. NA PAREDE: H=180 cm DO PISO ACABADO.
E2	6		PLACA INDICATIVA DO ACIONAMENTO DO ALARME DE INCÊNDIO: FUNDO NA COR VERMELHA E LETRAS NA COR BRANCA FOTOLUMINESCENTE. NA PAREDE: H=180 cm DO PISO ACABADO.

REV. 03 | 20/04/2020 | INSERÇÃO DOS BANHEIROS | DAC

REV. 02 | 04/03/2020 | ALTERAÇÃO DO ACESSO DE SERVIÇO | DAC

REV. 01 | 04/03/2020 | ALTERAÇÃO DO LAYOUT | DAC

REV. 00 | 07/01/2020 | DESAHO INICIAL | DAC

REVISÃO: DATA : DESCRIÇÃO: RESP.:

CLIENTE: Prefeitura Municipal de Pouso Alegre

PROJETO: AVENIDA CAMILO DE BARROS LARAIA, POUSO ALEGRE - MINAS GERAIS

COORDENAÇÃO DE PROJETOS: ALOISIO CAETANO FERREIRA

RESPONSÁVEL TÉCNICO: ENZ. CIVIL FLAVIA C. BARROSA

PROJETO: PLANTA BAIXA COM ELEMENTOS DE COMBATE AO INCÊNDIO

FECHA: 01/03

DATA: 27/11/2020

ESCALA: INDICADA

PROJETO: R03

APROVADO: DAC-PMPA-JAR-PE-INC-R03.DWG