

**CANTEIRO DE OBRAS - PLANTA BAIXA**  
ESCALA 1:150

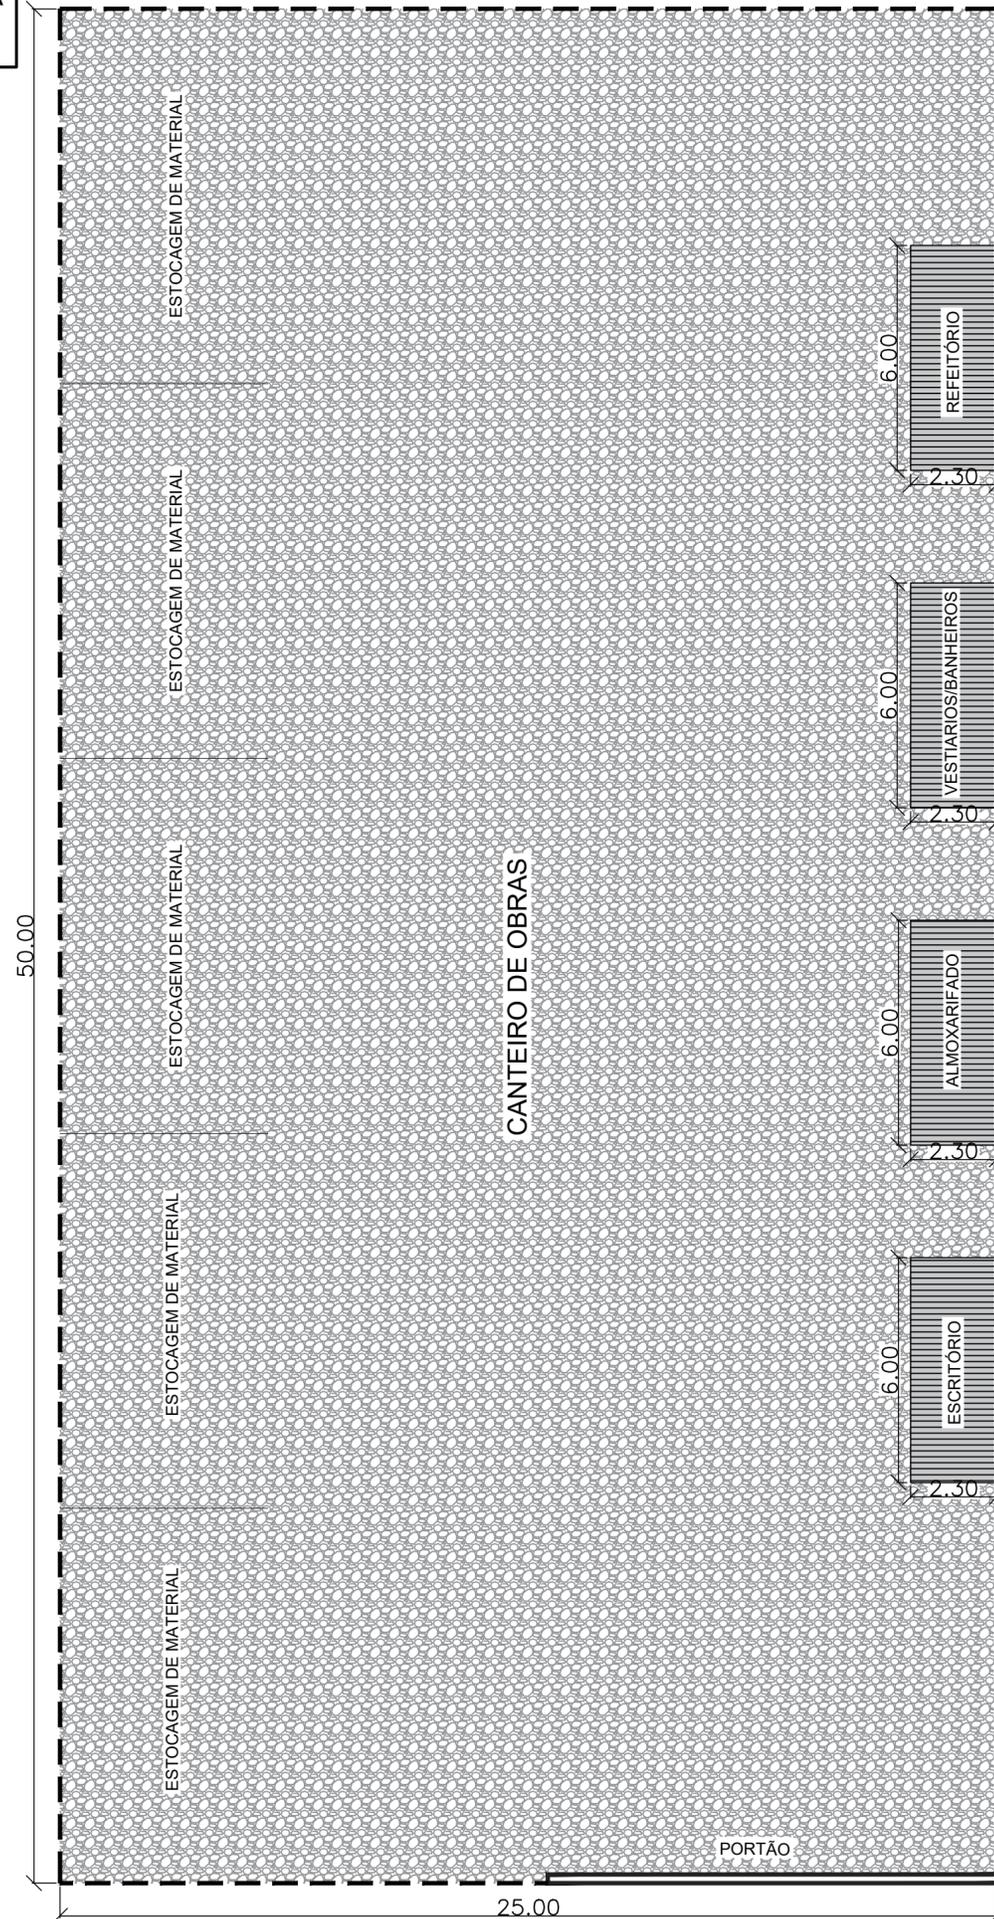


TABELA 1 - SERVIÇOS À IMPLEMENTAR

QUANTITATIVO		
TAPUME	150,00	m
BRITA N°1 E N°2	125,00	m³
ESCRITÓRIO	1,00	U
ALMOXARIFADO	1,00	U
VESTIÁRIO/ BANHEIRO	1,00	U
REFEITÓRIO	1,00	U
LIGAÇÃO PROVISÓRIA DE ÁGUA	1,00	U
LIGAÇÃO PROVISÓRIA DE ENERGIA	1,00	U

LEGENDA:

- PORTÃO
- - - TAPUME
- ▨ BRITA
- ▩ CONTAINER

NOTAS:

- COTAS EM METRO, EXCETO ONDE INDICADO;
- O LOCAL PARA A INSTALAÇÃO DO CANTEIRO DE OBRA DEVERÁ SER DEFINIDO PELA SECRETÁRIA DE OBRAS;
- O CROQUI APRESENTADO NESTE PROJETO DEVERÁ SER ADAPTADO CONFORME LOCAL DEFINIDO PELA SECRETÁRIA DE OBRAS;

REV. 00   19/11/21   EMISSÃO INICIAL		DAC
REVISÃO:	DATA :	DESCRIÇÃO:
CLIENTE		
 <p>Prefeitura Municipal de <b>Pouso Alegre</b></p>		
PROJETO	GERÊNCIA DE PROJETOS	
 Rua Miguel Vianna, n° 81, Sala 12 Bairro Morro Chic CEP: 37500-080 – Itajubá / MG Tel: (35) 3623-5720 www.dacengenharia.com.br	FELIPE G. ALEXANDRE	CREA: MG-245.296/D
	COORDENAÇÃO DE PROJETOS	
	DENIS DE SOUZA SILVA	CREA: MG-127.216/D
	RESPONSÁVEL TÉCNICO	
FLÁVIA CRISTINA BARBOSA		CREA: MG-187.842/D
PROJETO		
FELIPE G. ALEXANDRE		
DESENHO		
FELIPE G. ALEXANDRE		
EMPREENDIMENTO		
OBRAS DE DRENAGEM E PAVIMENTAÇÃO DA VIA DE INTERLIGAÇÃO DO INSTITUTO FEDERAL-PARQUE REAL AO ALGODÃO		
ENDEREÇO		DISCIPLINA
ESTRADA MUNICIPAL – BAIRRO ALGODÃO POUSO ALEGRE – MINAS GERAIS		CANTEIRO
ASSUNTO		FASE DO PROJETO
CANTEIRO DE OBRAS PLANTA BAIXA		EXECUTIVO
		FOLHA N°
		ÚNICA
DATA INICIAL	ESCALA	REVISÃO
19/11/2021	1:150	ROO
ARQUIVO		DAC-PMPA-LIA-PE-CAN-ROO.DWG