




VISTA FACHADA DA TORRE  
ESCALA 1:200

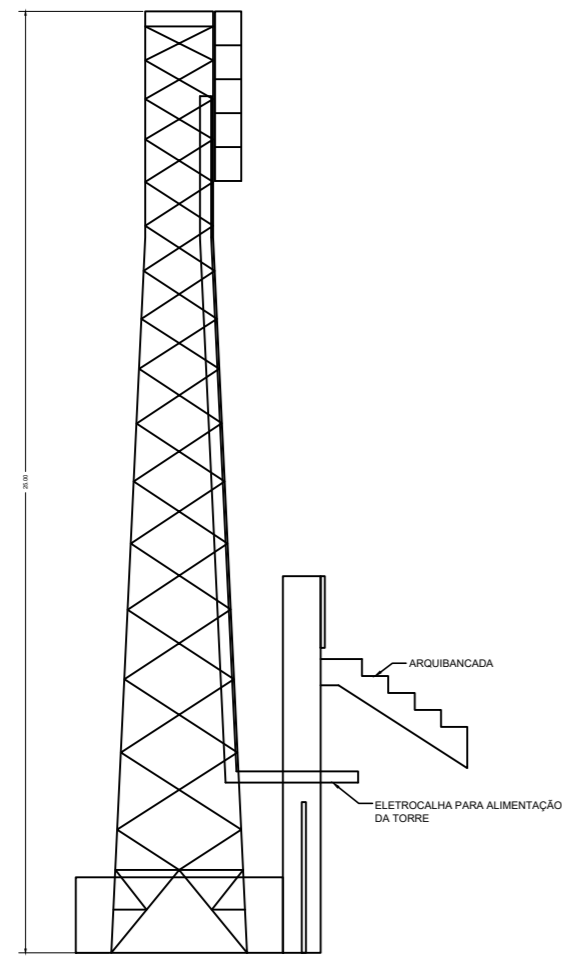


CORTE AA  
ESCALA 1:200

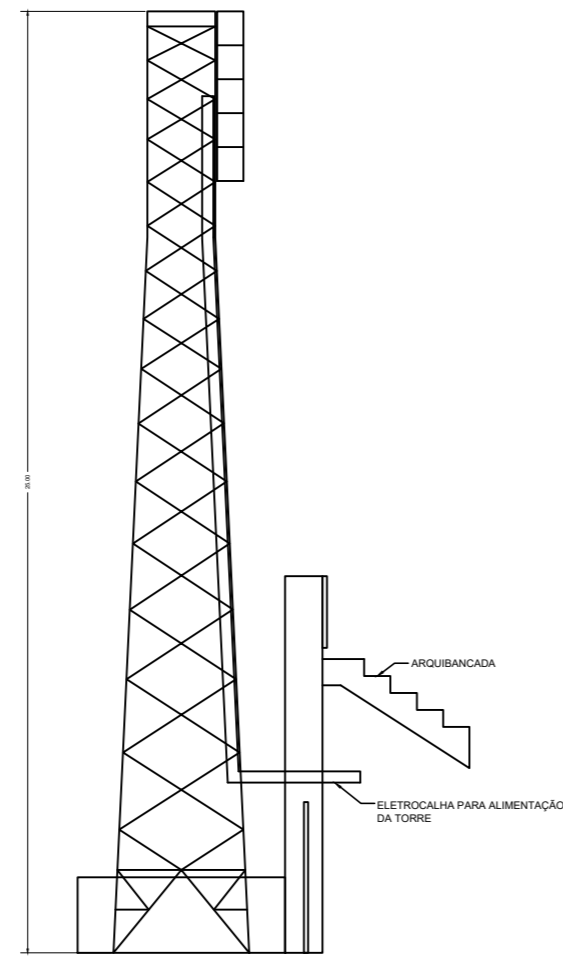

CORTE BB  
ESCALA 1:200

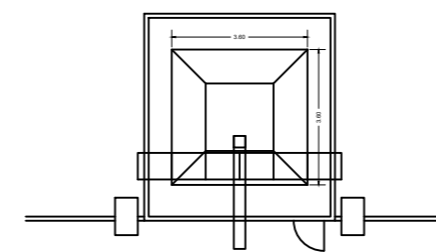

PLANTA BAIXA TORRE 01  
ESCALA 1:200

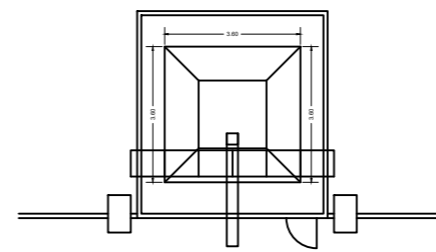

PLANTA BAIXA TORRE 02  
ESCALA 1:200

REV. 00	19/02/21	EMISSÃO INICIAL	DAC
REVISÃO	DATA :	DESCRIÇÃO:	RESP.:

CLIENTE



Prefeitura Municipal de **Pouso Alegre**

PROJETO



Rua Miguel Vianna, nº 81, Sala 12  
Bairro Morro Chic  
CEP: 37500-080 - Itajubá / MG  
Tel: (35) 3623-5720  
www.dacengenharia.com.br

GERÊNCIA DE PROJETOS	DENIS DE SOUZA SILVA	CREA: MG-127.216/D
COORDENAÇÃO DE PROJETOS	ALOISIO CAETANO FERREIRA	CREA: MG-97.132/D
RESPONSÁVEL TÉCNICO	ENG. ELE. GIOVANNI PETRUCCI	CREA: MG-255.737
PROJETO	ENG. ELE. GIOVANNI PETRUCCI	
DESENHO	DIEGO MOUTINHO CAETANO	

EMPREENDIMENTO

**ESTÁDIO MUNICIPAL IRMÃO GINO MARIA ROSSI**

ENDEREÇO	RUA EDUARDO SOUZA GOUVÊA, 981, SÃO CARLOS POUSO ALEGRE - MINAS GERAIS	DISCIPLINA	<b>ELÉTRICO</b>
ASSUNTO	PROJETO ELÉTRICO LUMINOTÉCNICO	FASE DO PROJETO	<b>EXECUTIVO</b>
		FOLHA Nº.	<b>02/02</b>

DATA INICIAL	ESCALA	REVISÃO	ARQUIVO
19/02/2021	INDICADA	R00	246-DAC-NUSEC-CHI-PE-SPD-R03.DWG