




PLANTA BAIXA TÉRREO  
Escala 1:50

PROJEÇÃO DA  
CONSTRUÇÃO

DETALHE DAS CAIXAS DE PASSAGEM  
SEM ESCALA

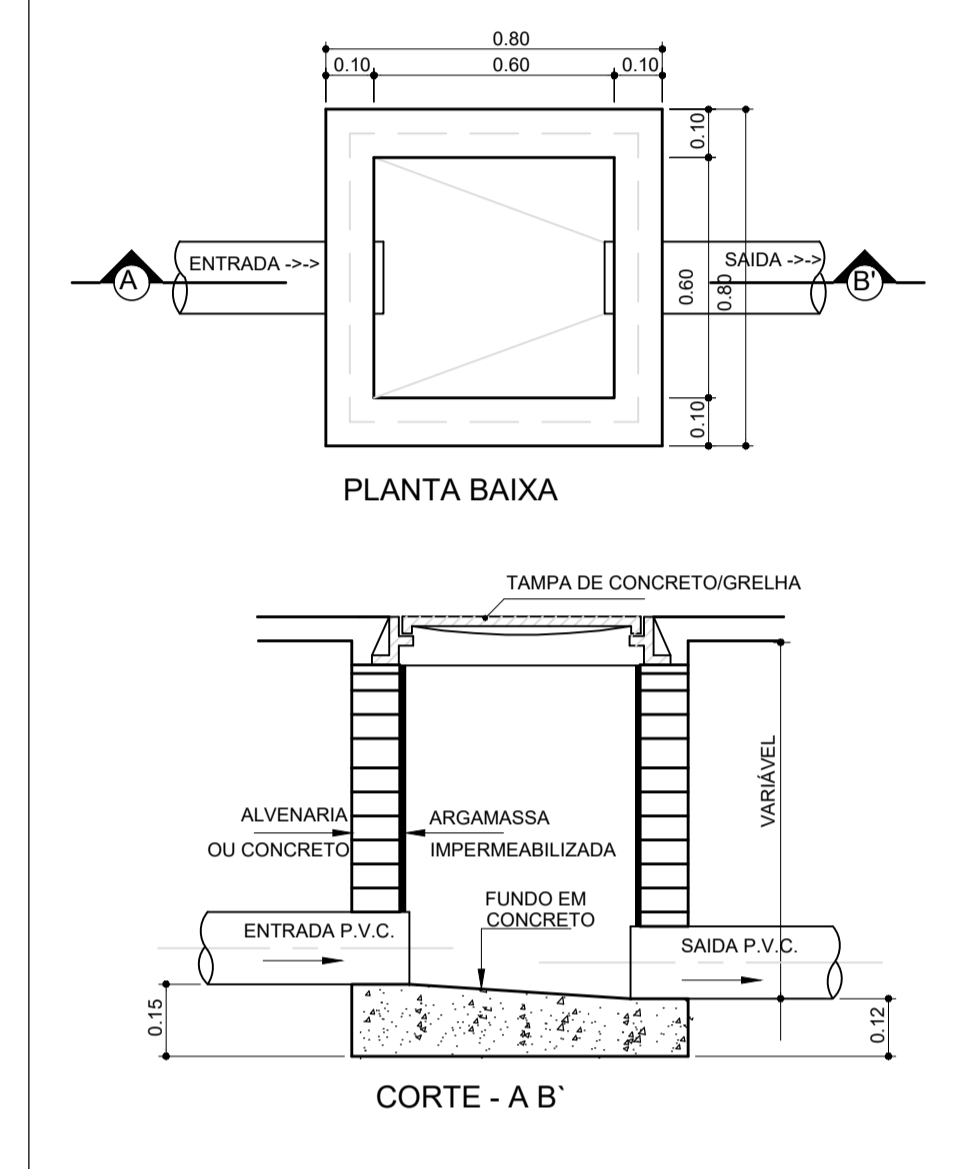

Lista de materiais	
Pluvial	
Caixas de Passagem	
Caixa de areia pluvial sem grelha CA- 60x60cm	1 pç
PVC série R	
Joelho 90° Série R	
100 mm	7 pç
Tubo PVC rígido Série R ponta lisa	
100 mm	59.51 m

Legenda	
	Caixa de areia pluvial simples
	Joelho 45° Série R
	Joelho 90° Série R coluna

NOTAS:

- OS CONDUTORES PLUVIAIS DEVERÃO SER DE PVC SÉRIE REFORÇADA.
- OS TUBOS DEVERÃO SER SOLDADOS COM ADESIVO PLÁSTICO, APÓS LIXAMENTO COM LIXA D'ÁGUA E LIMPEZA COM SOLUÇÃO DESENGORDURANTE.
- A UNIÃO DAS PEÇAS EM AÇO GALVANIZADO DEVERÃO SER FEITAS MEDIANTE FIXAÇÃO COM REBITES DE REPUXO E SOLDAGEM COM FILETE CONTÍNUO, APÓS CONVENIENTE LIMPEZA / APLICAÇÃO DE FLUXO NAS CHAPAS A SEREM UNIDAS.
- OS CONDUTORES PLUVIAIS DE DESCIDA DEVERÃO SER DE PVC SÉRIE REFORÇADA, COM DIÂMETRO NOMINAL DE 100 MM.
- A POSIÇÃO DOS PONTOS DE DESCIDA E DE CAIXA DE AREIA PLUVIAL DEVERÃO SER CONFERIDOS ANTES DA EXECUÇÃO. SE NECESSÁRIO DEVERÃO SER FEITAS ALTERAÇÕES IN LOCO PARA ADEQUAÇÃO.

REV. 00   05/10/21   EMISSÃO INICIAL		DAC
REVISÃO: DATA :   DESCRIÇÃO:		RESP.:
CLIENTE		
<p>Prefeitura Municipal de Pouso Alegre</p>		
<p>Rua Miguel Vianna, nº 81, Sala 12 Bairro Morro Chic CEP: 37500-080 - Itajubé / MG Tel: (35) 3623-5720 www.dacengenharia.com.br</p>		<p>GERÊNCIA DE PROJETOS PEDRO HENRIQUE JUSTINIANO ENO CIVIL</p> <p>COORDENAÇÃO DE PROJETOS DENIS DE SOUZA SILVA CREA: MG-127.216/D</p> <p>RESPONSÁVEL TÉCNICO ENO CIVIL FLÁMIA CRISTINA BARBOSA CREA: MG-187.842/D</p> <p>DESENHO CAMILA DA SILVA ANDRADE</p>
EMPREENHIMENTO		
REFORMA DA COBERTURA DO PRONTO ATENDIMENTO SÃO JOÃO		
ENDEREÇO TV. UBERLÂNDIA, 21, SÃO JOÃO POUSO ALEGRE - MINAS GERAIS		DISCIPLINA PLUVIAL
ASSUNTO PROJETO EXECUTIVO DE DRENAGEM PLUVIAL PLANTA BAIXA, LISTA DE MATERIAIS E LEGENDA		FASE DO PROJETO EXECUTIVO
DATA INICIAL 05/10/2021		FOLHA Nº. 02/02
ESCALA INDICADA	REVISÃO ROO	ARQUIVO DAC-PMPA-PASJ-PLU-PE-ROO.DWG