



PLANTA BAIXA - TÉRREO
ESCALA 1:100




PLANTA BAIXA - TÉRREO
ESCALA 1:100

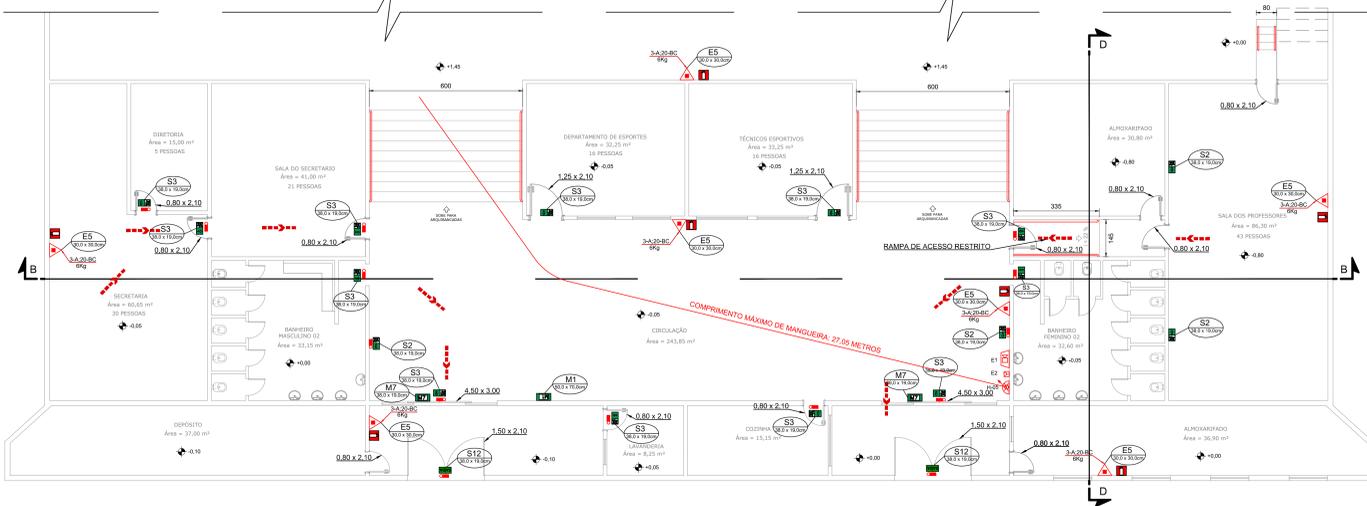


CORTE AA
ESCALA 1:100

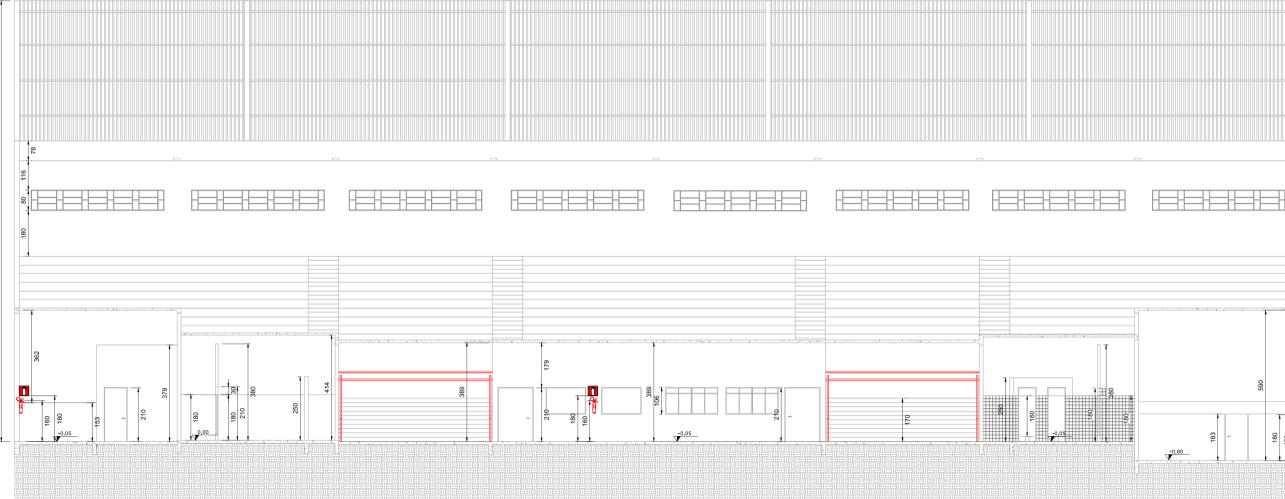

CORTE BB
ESCALA 1:100

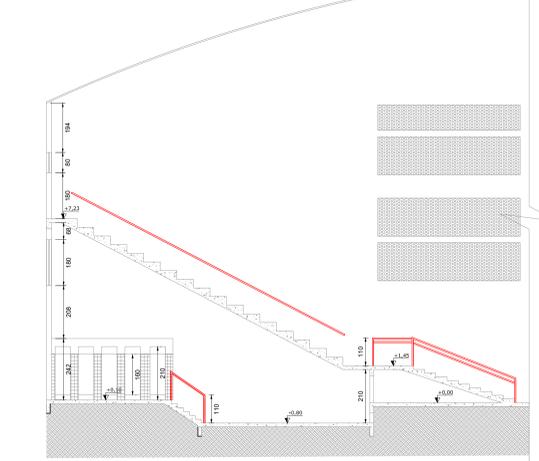


CORTE CC
ESCALA 1:100

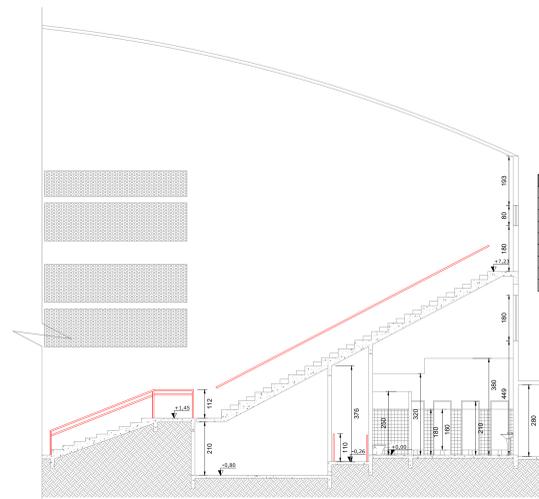


CORTE DD
ESCALA 1:100

DETALHE - INSTALAÇÃO DO EXTINTOR SEM ESCALA

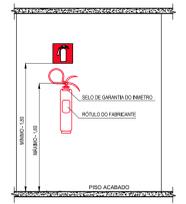

DETALHE - ILUMINAÇÃO DE EMERGÊNCIA SEM ESCALA

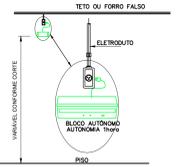

- NOTAS:
- 1 - A SINALIZAÇÃO DEVERÁ SER FRADA NA PAREDE LOGO ACIMA DO EQUIPAMENTO
 - 2 - NÃO INSTALAR, ALÉM DA SINALIZAÇÃO NORMAL, DEVERÁ SER PROTETIDA POR ABRIGOS APROPRIADOS.
 - 3 - OS EXTINTORES INSTALADOS EM ÁREAS EXTERNAS DEVEM SER PROTETIDOS POR ABRIGOS APROPRIADOS.
 - 4 - É PERMITIDA A INSTALAÇÃO DE EXTINTORES SOBRE O PISO, DESDE QUE PERMANEÇA ABRIGADO EM SUPOSTOS APROPRIADOS E AFIÇADOS AO SOLO, COM ALTURA ENTRE 0,10m E 0,20m DO PISO.

- NOTAS:
- 1 - A SINALIZAÇÃO DEVERÁ SER FRADA NA PAREDE LOGO ACIMA DO EQUIPAMENTO
 - 2 - NÃO INSTALAR, ALÉM DA SINALIZAÇÃO NORMAL, DEVERÁ SER PROTETIDA POR ABRIGOS APROPRIADOS.
 - 3 - OS EXTINTORES INSTALADOS EM ÁREAS EXTERNAS DEVEM SER PROTETIDOS POR ABRIGOS APROPRIADOS.
 - 4 - É PERMITIDA A INSTALAÇÃO DE EXTINTORES SOBRE O PISO, DESDE QUE PERMANEÇA ABRIGADO EM SUPOSTOS APROPRIADOS E AFIÇADOS AO SOLO, COM ALTURA ENTRE 0,10m E 0,20m DO PISO.

QUADRO DE ÁREAS	
ÁREA GRÁFICO - TÉRREO	1.446,00 m²
ÁREA GRÁFICO - PRIMEIRO PAVIMENTO	2.990,96 m²
ÁREA DE APOIO	676,80 m²
ÁREA CONSTRUÍDA	4.713,64 m²
ÁREA DO TERRENO	10.703,26 m²
ÁREA DE CAMPO E QUADRAS	5.290,00 m²
ÁREA PARQUEADO	1.144,20 m²
ÁREA DA PISCINA	1.568,00 m²

REV. 01 | 09/05/22 | REVISÃO / REAVALIAÇÃO | DAC

REV. 00 | 17/07/19 | DIVISÃO INICIAL | DAC

REVISÃO DATA | DESCRIÇÃO | RESP.:

CLIENTE:

Prefeitura Municipal de Pouso Alegre

PROJETO:

COORDENADOR DE PROJETOS: FELIPE GOMARÊS ALEXANDRE CREA: MG-245.296/0

COORDENADOR DE PROJETOS: ALGOSIO CAETANO FERREIRA CREA: MG-97.132/0

RESPONSÁVEL TÉCNICO: ENGR. CIVIL ELIANA C. BARBOSA CREA: MG-187.842/0

PROJETO: ASHLEY MONIQUE BARBOSA

DESENHO: ASHLEY MONIQUE BARBOSA

EMPENHAMENTO:

PRAÇA DE ESPORTES

ENDEREÇO: RUA NILSON SCHMIDT, JARDIM OLÍMPICO, POU SO ALEGRE - MINAS GERAIS

ASSISTENTE: PROJETO DE INCÊNDIO, PLANTA DE LOCALIZAÇÃO, PLANTA BAIXA COM ELEMENTOS DE COMBATE AO INCÊNDIO, PLANTA DE COBERTURA, CORTE, FACHADA E DETALHES

ESCALA: INDICADA

INDICADA: R01

PROJETO: DAC-PMFA-PE-PP0P-R01-PRAÇA DE ESPORTES.DWG

DISCIPLINA: PPOIP

FASE DO PROJETO: EXECUTIVO

FOLHA Nº: 01/08

DATA INICIAL: 17/07/2019

REVISÃO: INDICADA

PROJETO: DAC-PMFA-PE-PP0P-R01-PRAÇA DE ESPORTES.DWG

CARACTERÍSTICAS GERAIS DA EDIFICAÇÃO	
ÁREA CONSTRUÍDA	4.713,64 m²
ALTURA DA EDIFICAÇÃO	17,32 m

INFORMATIVO DAS MEDIDAS DE SEGURANÇA			
EXTINTORES	CONFORME IT-16		
SADAS DE EMERGÊNCIA	CONFORME IT-08		
ILUMINAÇÃO DE EMERGÊNCIA	CONFORME IT-13		
SINALIZAÇÃO DE EMERGÊNCIA	CONFORME IT-15		
ALARME DE INCÊNDIO	CONFORME IT-14		
ACESSO DE VENTURA	CONFORME IT-04		
BRIGADA DE INCÊNDIO	CONFORME IT-12		
HRDRANTES E MANGOTINHOS	CONFORME IT-17		
CONTROLE DE MATERIAIS	CONFORME IT-38		

CLASSIFICAÇÃO			
GRUPO	Ocupação	Divisão	Descrição
F	REUNIÃO DE PÚBLICO	F-3	CENTRO ESPORTIVOS E DE EXIBIÇÃO

CARGA DE INCÊNDIO IT-9			
Ocupação/uso	Descrição	Divisão	Carga de Incêndio em MJ/m²
REUNIÃO DE PÚBLICO	CENTRO ESPORTIVOS E DE EXIBIÇÃO	F-3	150

CLASSIFICAÇÃO DAS EDIFICAÇÕES E ÁREAS DE RISCO QUANTO À CARGA DE INCÊNDIO	
RISCO CARGA DE INCÊNDIO	CARGA DE INCÊNDIO EM MJ/M²
BAIXO	150

POPULAÇÃO			
GRUPO	Ocupação	Divisão	Número de Pessoas
F	REUNIÃO DE PÚBLICO	F-3	693