


RUA JOSÉ ROSA

AVENIDA JOSÉ AGRIPINO DIAS

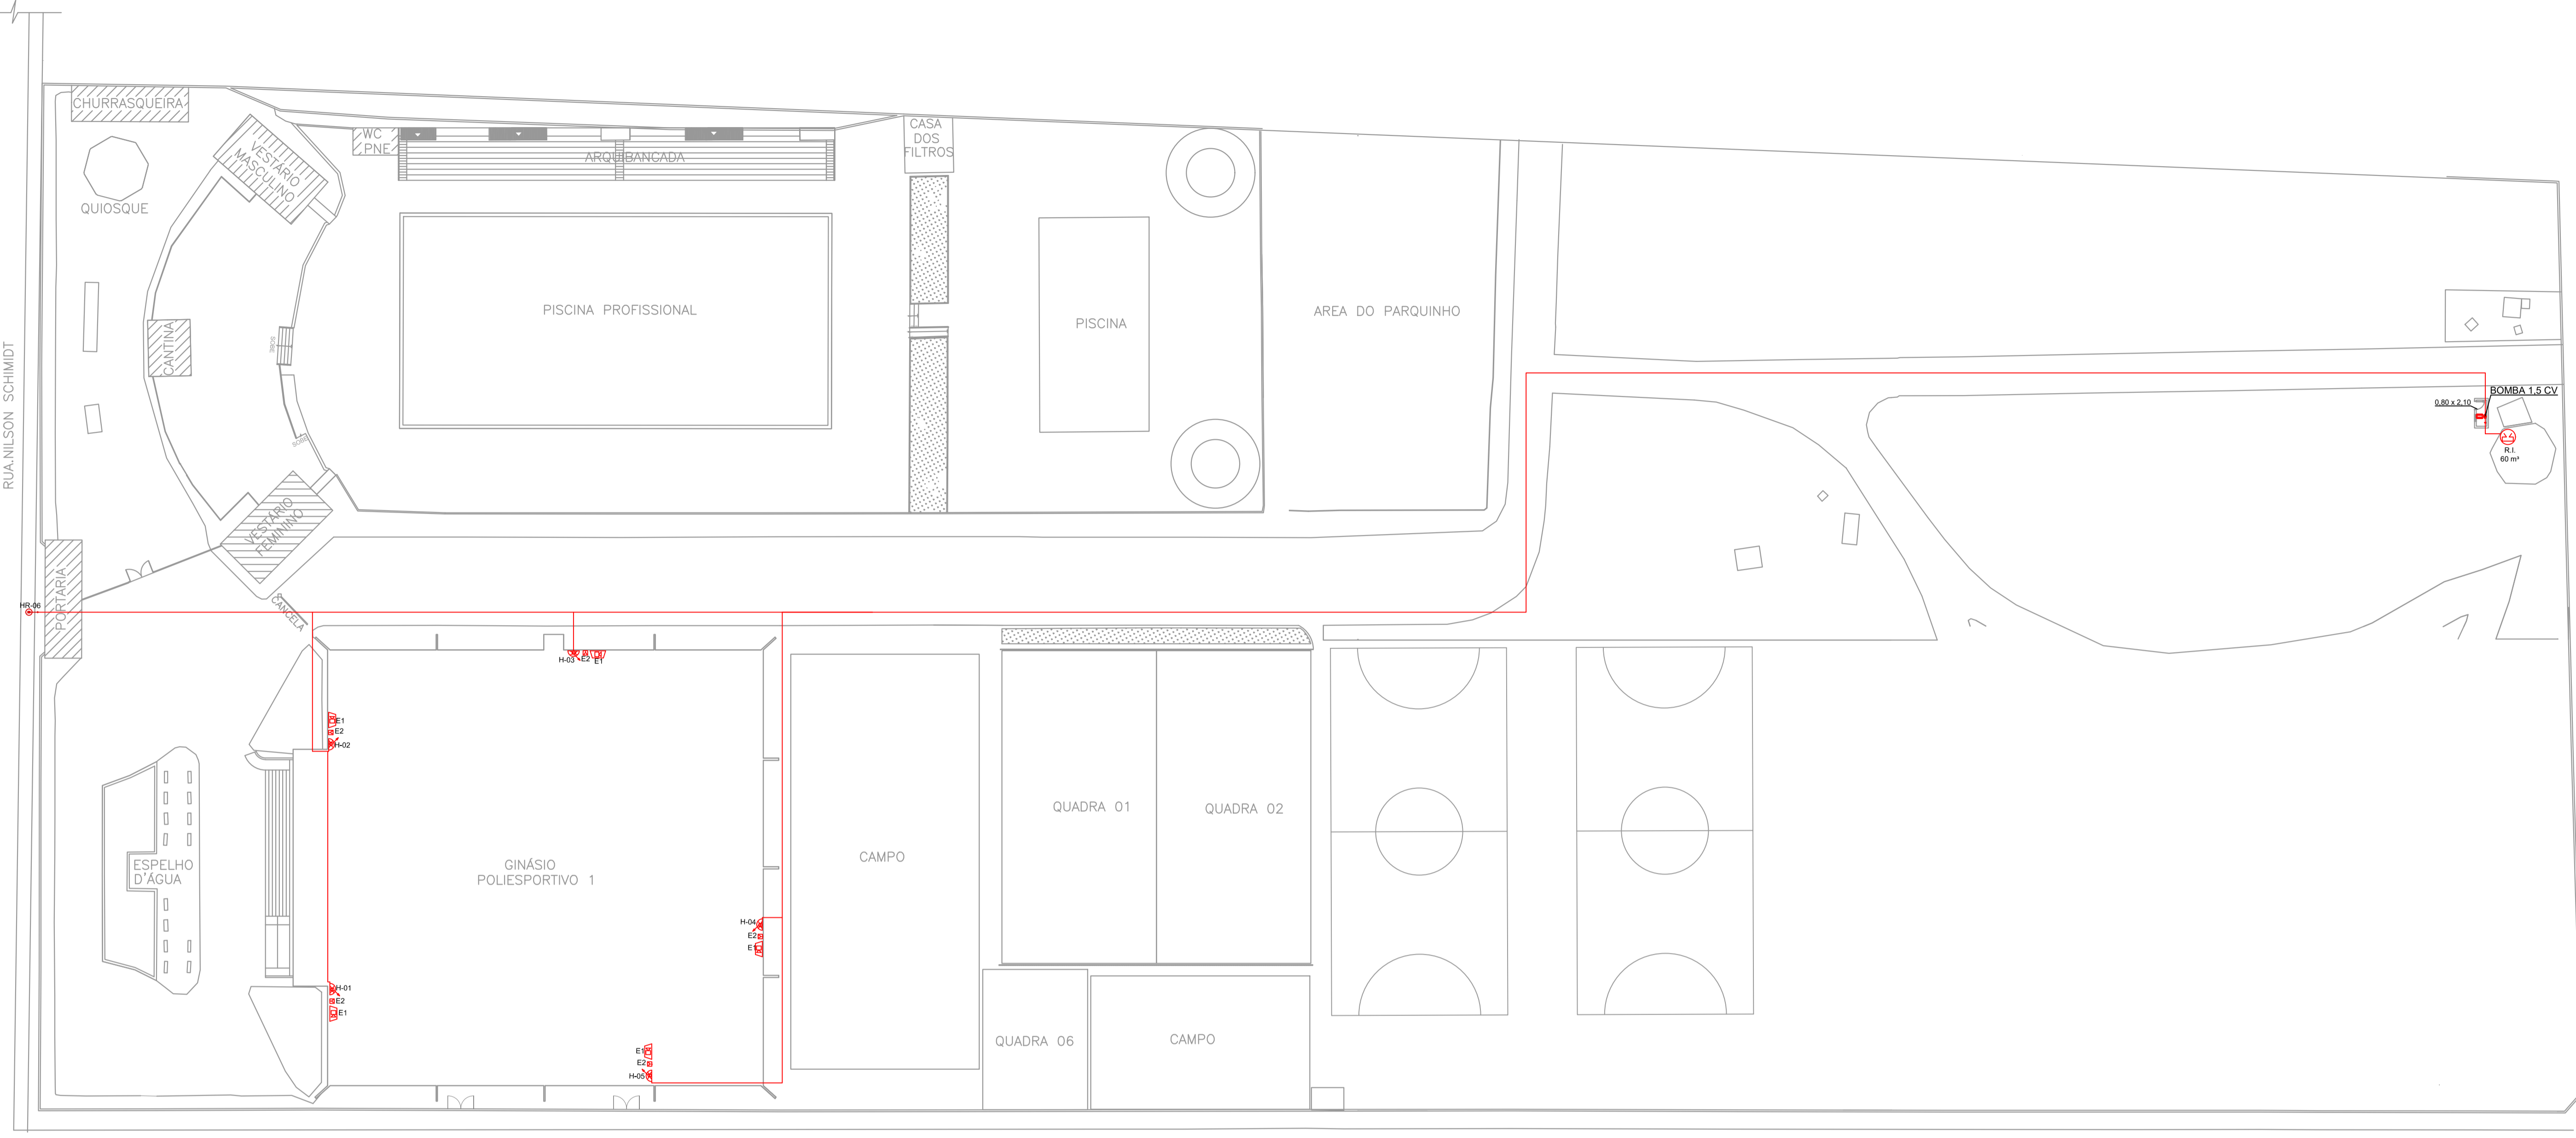


REDE DE HIDRANTES


ESCALA 1:250

DETALHE - HIDRANTE DE RECALQUE


SEM ESCALA

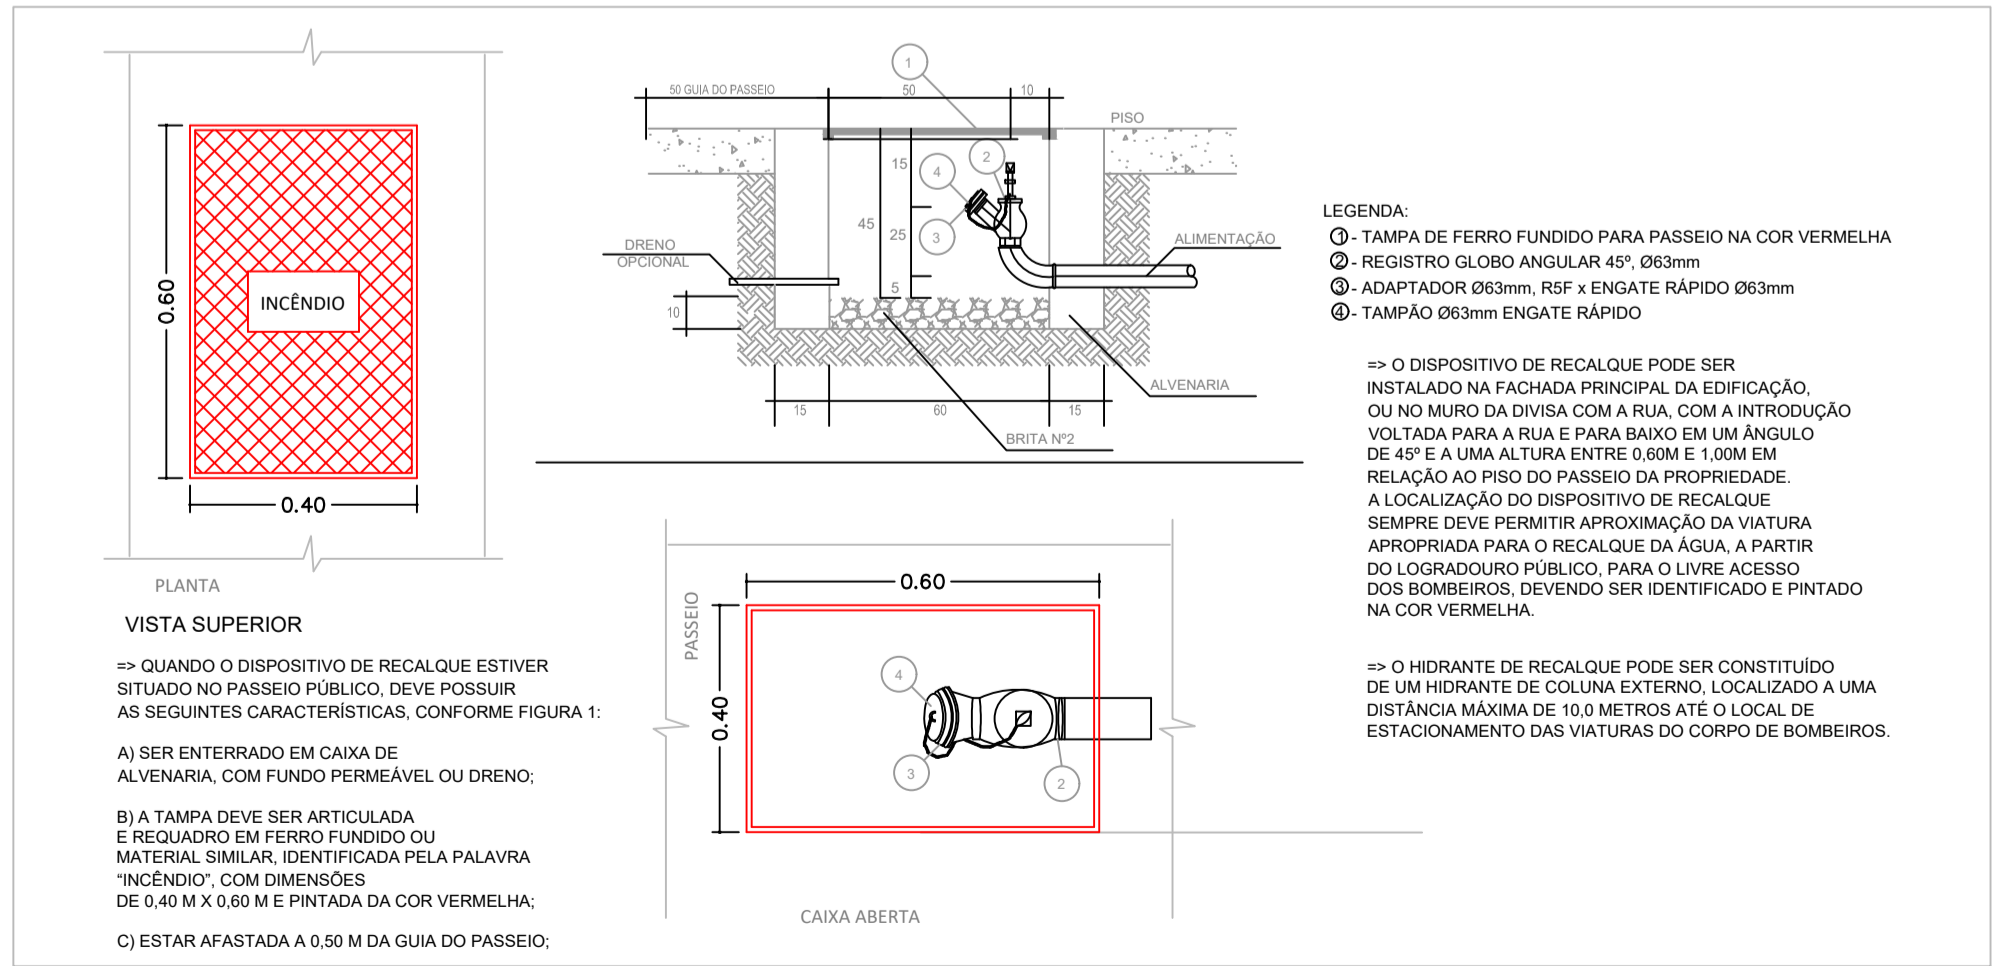

DETALHE - INSTALAÇÃO HIDRANTE SEM ESCALA

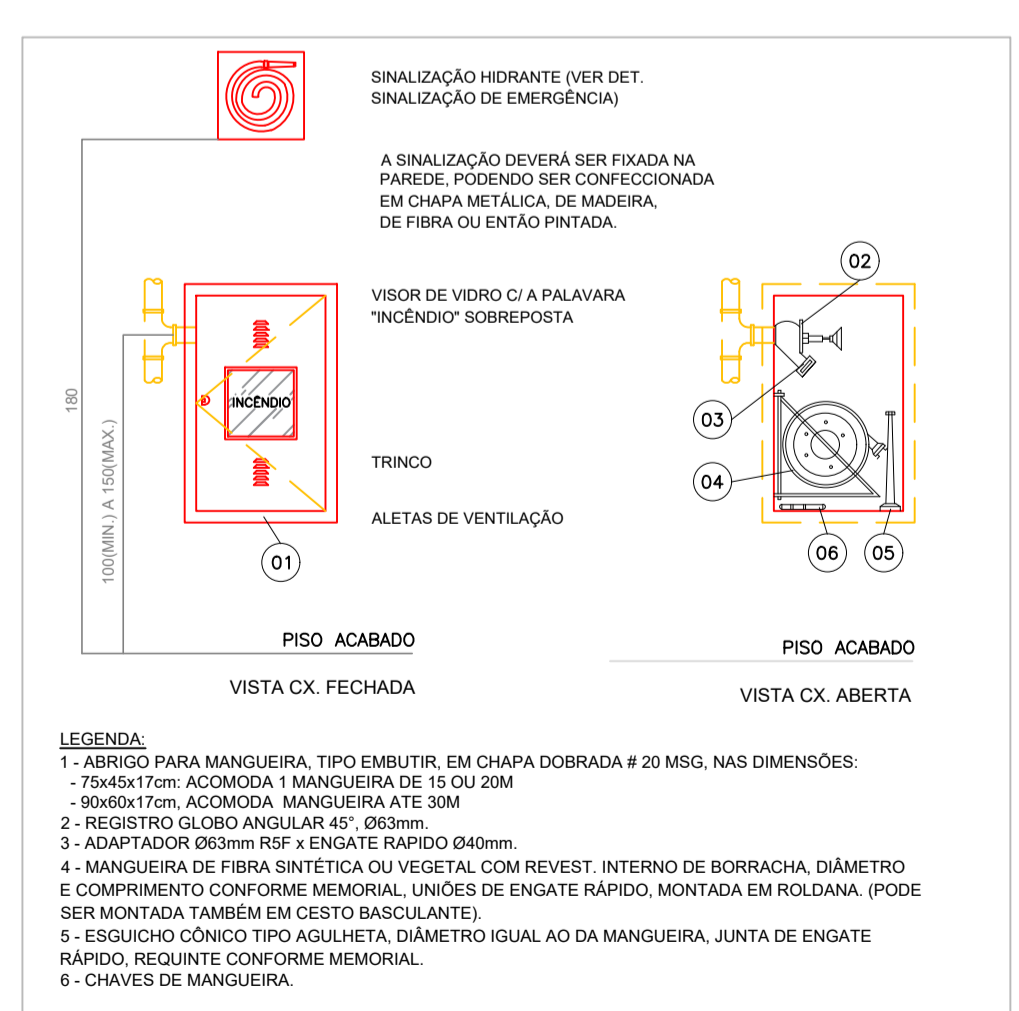

DETALHE - TUBULAÇÃO ENTERRADA SEM ESCALA

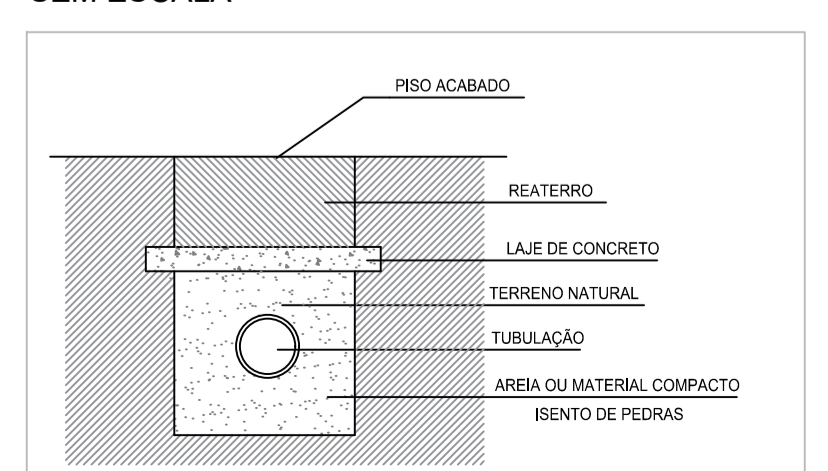

QUAN	SIMB.	LEGENDA
43		BLOCO AUTÔNOMO PARA ILUMINAÇÃO DE EMERGÊNCIA COM LEDS
28		EXTINTOR MANUAL DE PÓ QUÍMICO ABC - 6 Kg/ 3-A;20-BC
5		AVISADOR SONORO DO SISTEMA DE ALARME
5		ACIONADOR MANUAL DO SISTEMA DE ALARME
1		CENTRAL DO SISTEMA DE ALARME
1		BATERIA DO SISTEMA DE ALARME
1		RESERVATÓRIO PARA INCÊNDIO
1		HIDRANTE DE RECALQUE
5		HIDRANTE SIMPLES
-		SAÍDA FINAL DA ROTA DE FUGA
-		DIREÇÃO DO FLUXO DA ROTA DE FUGA
304,30 m		CORRIMÃO

REV. 01 09/05/22 REVISÃO / READEQUAÇÃO REV. 00 17/07/19 EMISSÃO INICIAL REVISÃO: DATA : DESCRIÇÃO:	DAC DAC RESP.:
CLIENTE:	
PROJETO: Rua Miguel Vianna, nº 81, Sala 12 Bairro Morro Chic CEP: 37500-080 - Itajubá / MG Tel: (35) 3623-5720 www.dacengenharia.com.br	GERÊNCIA DE PROJETOS: FELIPE GUIMARÃES ALEXANDRE CREA: MG-245.296/D COORDENAÇÃO DE PROJETOS: ALOISIO CAETANO FERREIRA CREA: MG-97.132/D RESPONSÁVEL TÉCNICO: ENCS. CIVIL FLÁVIA C. BARBOSA CREA: MG-187.842/D PROJETO: ASHELLEY MONIQUE BARBOSA DESENHO: ASHELLEY MONIQUE BARBOSA
EMPREENDIMENTO: PRAÇA DE ESPORTES	
ENDEREÇO: RUA NILSON SCHMIDT, JARDIM OLÍMPICO POUSO ALEGRE - MINAS GERAIS	DISCIPLINA: PPCIP FASE DO PROJETO: EXECUTIVO
ASSUNTO: PROJETO DE INCÊNDIO, PLANTA DE LOCALIZAÇÃO PLANTA BAIXA COM ELEMENTOS DE COMBATE AO INCÊNDIO PLANTA DE COBERTURA, CORTE, FACHADA E DETALHES	
DATA INICIAL: 17/07/2019 ESCALA: INDICADA REVISÃO: R01 ARQUIVO: DAC-PMPA-PE-PPCIP-R01-PRAÇA DE ESPORTES.DWG	
FOLHA Nº: 05/08	