



PROJETO DA POLICLÍNICA MUNICIPAL - FASE I
ESCALA INDICADA

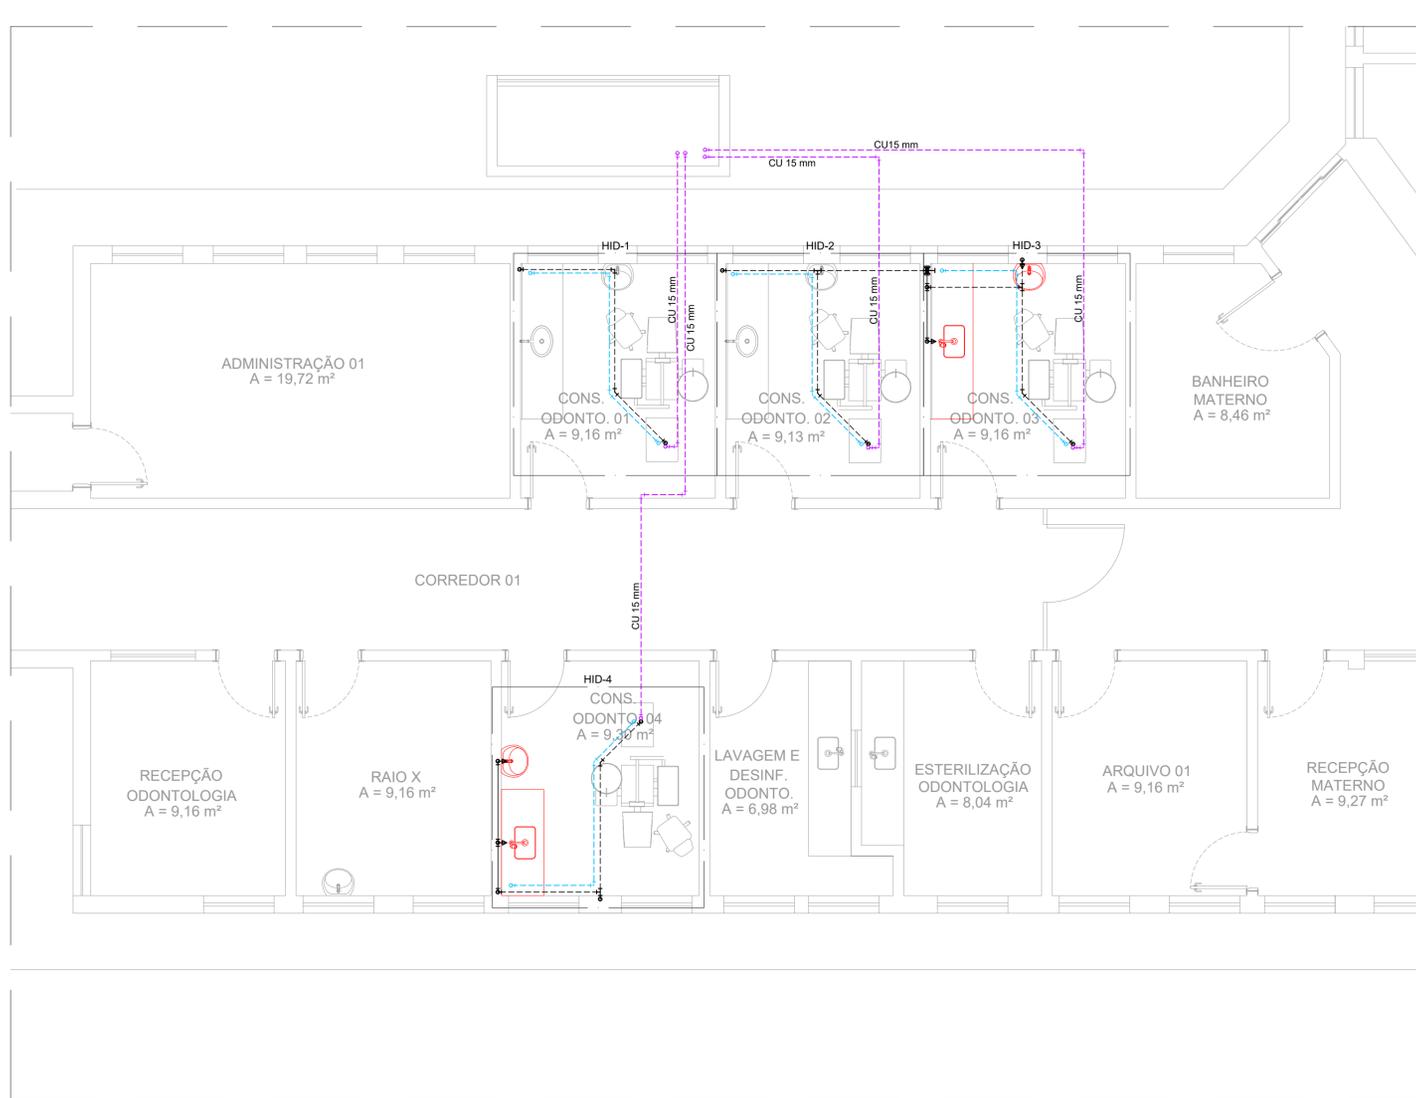

PLANTA BAIXA - TÉRREO
Escala: 1:50



DET. HID - 1
ESCALA: 1:25

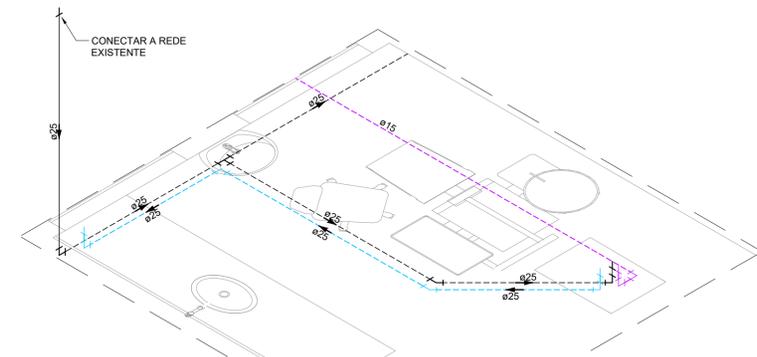


DET. HID - 2
ESCALA: 1:25

| LEGENDA DE CONDUTOS | |
|---------------------|--------------------------------|
| | Água fria |
| | Água fria embutida no piso |
| | Ar comprimido embutido no piso |
| | Sucção embutida no piso |


| Lista de materiais | |
|---|---------|
| Aparelho | |
| Torneira de Pia de Cozinha 25 mm - 1/2" | 2 pc |
| Torneira de lavatório 25 mm - 1/2" | 2 pc |
| Cobre | |
| Colevelo bolsa - bolsa 15 mm | 14 pc |
| Tubos de cobre 15 mm | 31,86 m |
| Metais | |
| Registro de gaveta c/ canopla cromada 3/4" | 1 pc |
| PVC Acessórios | |
| Engate flexível plástico 1/2 - 30cm | 2 pc |
| PVC rígido soldável | |
| Adapt sold. curto c/bolsa-rosca p registro 25 mm - 3/4" | 2 pc |
| Curva 90 soldável 25 mm | 9 pc |
| Joelho 45 soldável 25 mm | 8 pc |
| Joelho 90° soldável 25 mm | 19 pc |
| Luva soldável 25 mm | 3 pc |
| Tubos 25 mm | 44,91 m |
| Tê 90 soldável 25 mm | 5 pc |
| PVC soldável azul c/ bucha latão | |
| Joelho de redução 90° soldável com bucha de latão 25 mm - 1/2" | 11 pc |
| 25 mm - 3/4" | 4 pc |

| ALTURA DOS PONTOS DE ÁGUA | | |
|---------------------------|--------------------------|--------|
| SIGLA | ITEM | ALTURA |
| PIA | PIA | 105 CM |
| LV | LAVATORIO | 60 CM |
| RG | REGISTRO DE GAVETA BAIXO | 45 CM |
| --- | RAMAL DE ÁGUA FRIA | 80 CM |


- NOTAS:
1. TODOS OS TUBOS E CONEXÕES DA REDE DE ÁGUA FRIA SERÃO EM PVC RÍGIDO SOLDÁVEL CLASSE 15;
 2. PARA FAZER A TRANSIÇÃO ENTRE AS TUBULAÇÕES PLÁSTICAS E AS PEÇAS METÁLICAS DEVE SER UTILIZADO CONEXÕES COM BUCHA DE LATÃO.

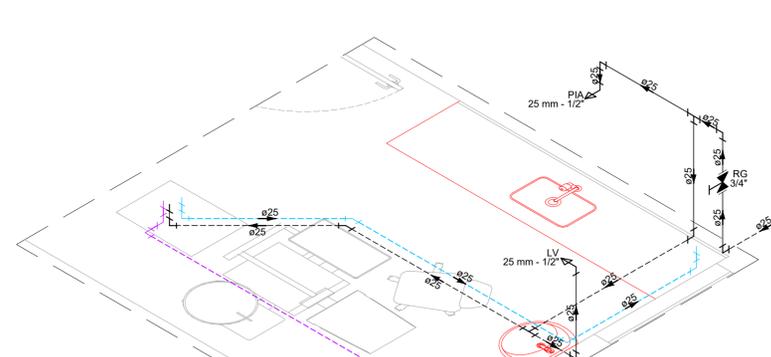

DET. HID - 3
ESCALA: 1:25

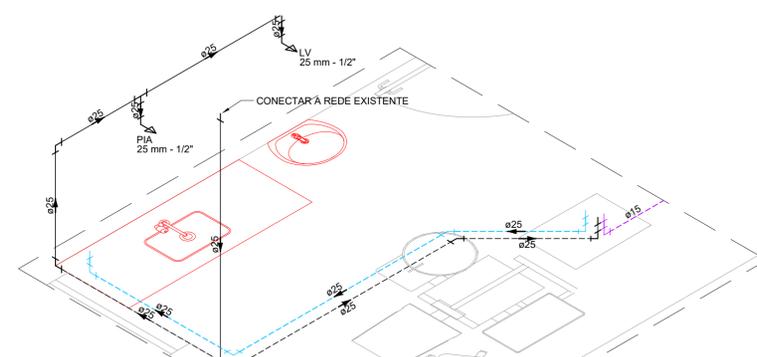

DET. HID - 4
ESCALA: 1:25

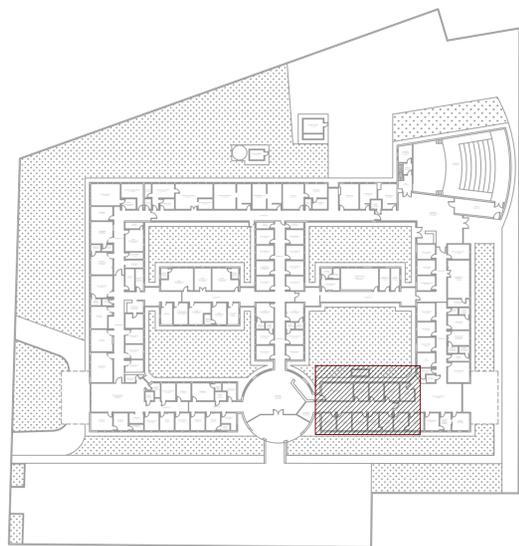

CROQUI DE REFERÊNCIA
Sem Escala

| | | |
|---|----------------|--|
| REV. 00 04/04/22 EMISSÃO INICIAL | | DAC |
| REVISÃO: DATA : DESCRIÇÃO: | | RESP.: |
| CLIENTE | | |
| <p>Prefeitura Municipal de Pouso Alegre</p> | | |
| <p>DAC Engenharia</p> <p>Rua Miguel Vianna, nº 81, Sala 12 Bairro Morro Chic CEP: 37500-080 - Itajubá / MG Tel: (35) 3623-5720 www.dacengenharia.com.br</p> | | <p>GERÊNCIA DE PROJETOS PEDRO HENRIQUE JUSTINIANO ENO CIVIL</p> <p>COORDENAÇÃO DE PROJETOS ALDOISO CAETANO FERREIRA CREA: MG-97,132/D</p> <p>PROJETO RESPONSÁVEL TÉCNICO ENR. CIVIL FLÁVIA C. BARBOSA CREA: MG-187,842/D</p> <p>ENR. CIVIL CAMILA DA SILVA ANDRADE</p> <p>DESENHO ENR. CIVIL CAMILA DA SILVA ANDRADE</p> |
| EMPREENDIMENTO | | |
| REFORMA DA POLICLÍNICA MUNICIPAL – FASE I | | |
| ENDEREÇO RUA JOAQUIM BENEDITO DE PAULA, S/N, B. SÃO GERALDO POUSO ALEGRE – MINAS GERAIS | | DISCIPLINA HIDRÁULICO |
| ASSUNTO PROJETO DE INSTALAÇÕES HIDRAULICAS PLANTA BAIXA, DETALHES E LEGENDA | | FASE DO PROJETO EXECUTIVO |
| DATA INICIAL 04/04/2022 | | FOLHA Nº. 01/01 |
| ESCALA INDICADA | REVISÃO ROO | ARQUIVO DAC-PMPA-POLI-FSI-PE-AGF-ROO.DWG |