



PROJETO DE REFORMA DA POLICLÍNICA MUNICIPAL - FASE I
ESCALA INDICADA

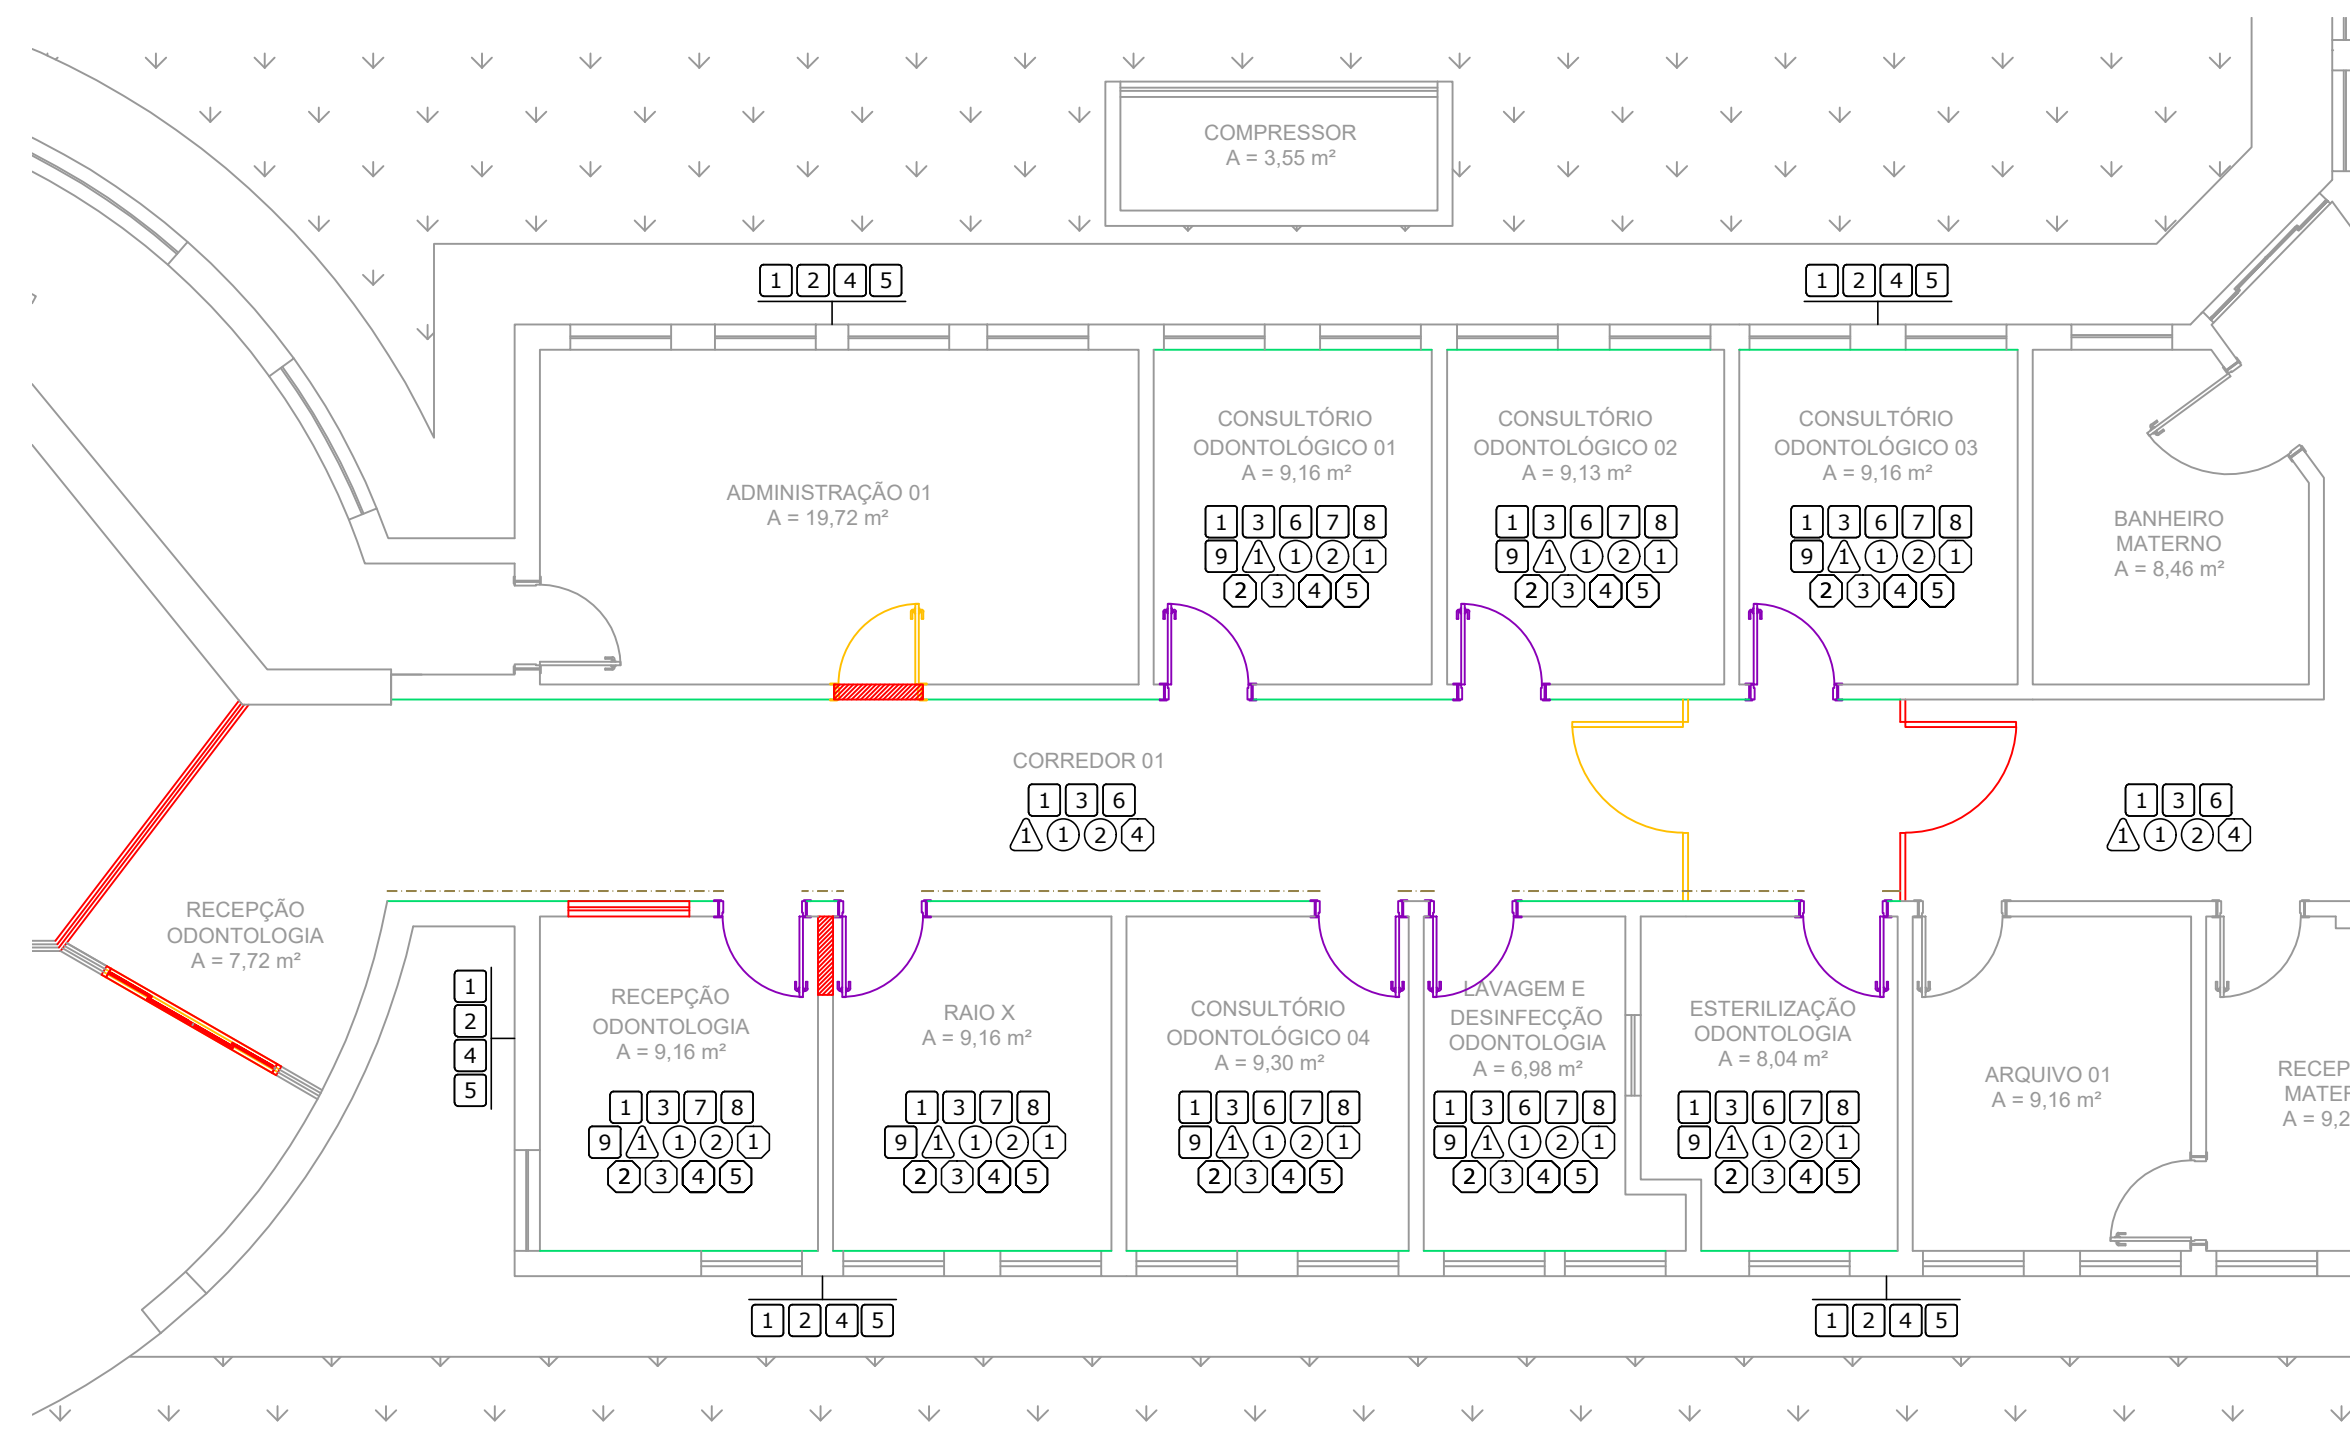

PLANTA BAIXA - CEO
Escala: 1:75


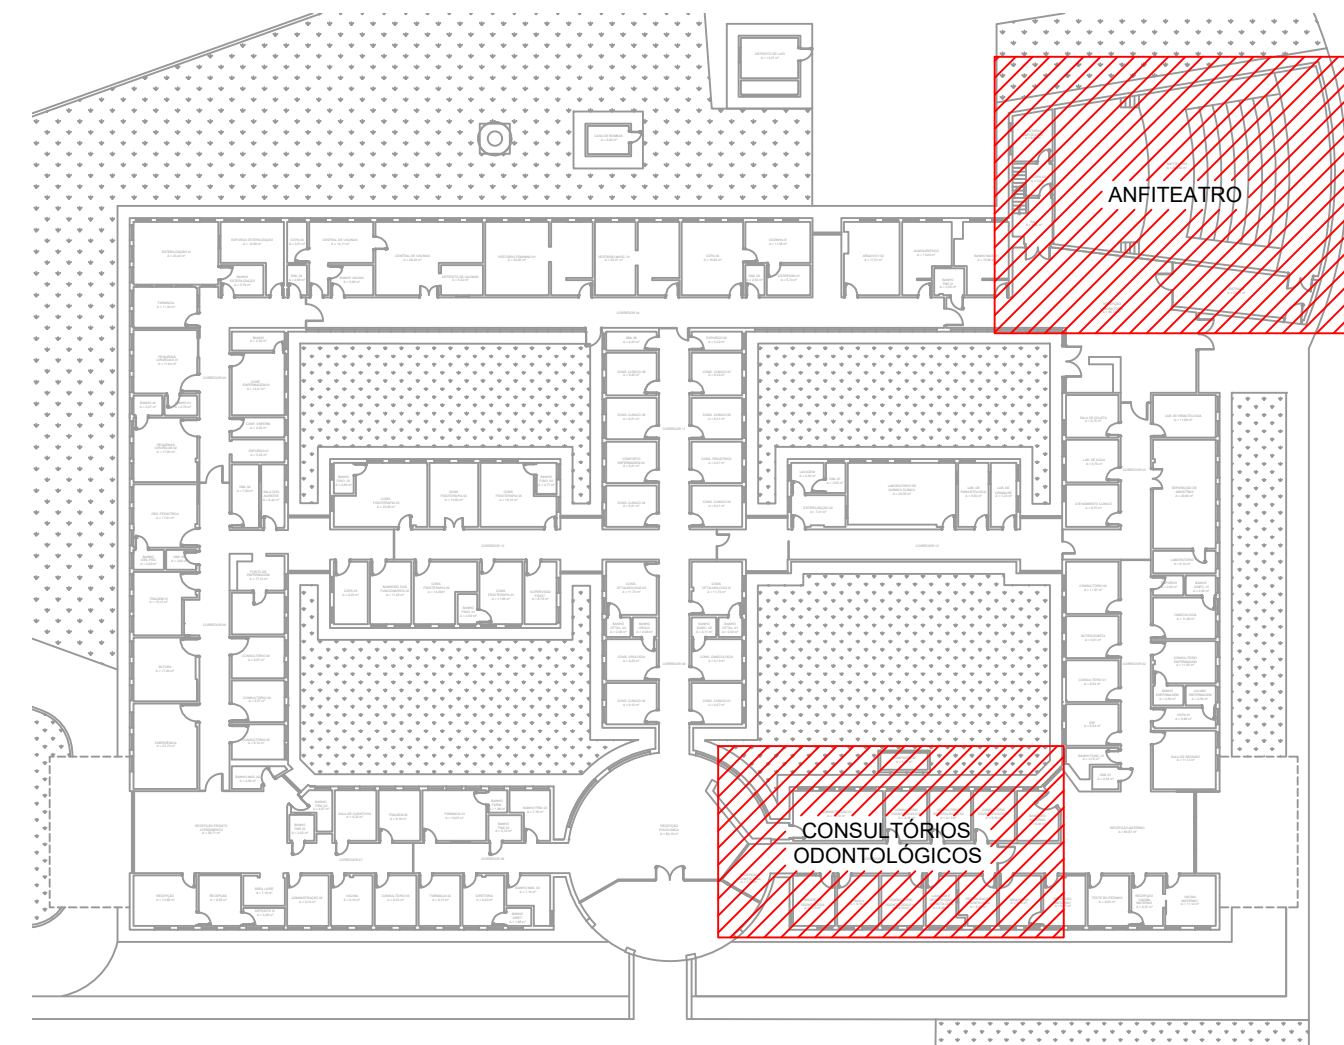


CROQUI

PISO: PAREDE:
TETO: COMPLEMENTARES:

| LEGENDA DE SERVIÇOS | | | |
|--|---|--|----|
| DEMOLIÇÕES E REMOÇÕES | | LIMPEZA DOS VIDROS DAS JANELAS | 8 |
| CONSTRUÇÕES E INSTALAÇÕES | | SUBSTITUIÇÃO DOS PUXADORES DAS JANELAS MAXIM-AR | 9 |
| TROCA DE RALOS | | TROCA DE PISOS CÉRAMICOS - PISO SOBRE PISO | 10 |
| TROCA DE CHUVEIRO | | PINTURA DO PISO | 11 |
| REMOÇÃO, RECORTE E REINSTALAÇÃO DE PORTA | | SUBSTITUIÇÃO DO CARPETE POR PISO PORCELANATO | 12 |
| REMOÇÃO DE RODAPÉ | | LIXAMENTO DO TETO | 13 |
| REMOÇÃO E REINSTALAÇÃO DO BATE-MACA | | PINTURA DO TETO | 14 |
| TROCA DO CHAPIM DANIFICADO | | IMPERMEABILIZAÇÃO DO TETO | 15 |
| APLICAÇÃO DE MASSA ÚNICA | | APLICAÇÃO DE GESSO DESEMPENADO | 16 |
| APLICAÇÃO DE VEDACALHA | | REMOÇÃO E INSTALAÇÃO DE FORRO EM DRYWALL | 17 |
| APLICAÇÃO DE MANTA TÉRMICA | | TROCA DO TELHAMENTO DANIFICADO | 18 |
| FIXAÇÃO DO EXAUSTOR | | TROCA DE CALHA | 19 |
| INSTALAÇÃO DE CONCERTINA | | TROCA DE RUFO | 20 |
| TROCA DO RESERVATÓRIO DE ÁGUA | | LIMPEZA DAS CALHAS | 21 |
| LIXAMENTO DAS PAREDES | 1 | INSTALAÇÃO DE NOVA DRENAGEM PLUVIAL | 22 |
| IMPERMEABILIZAÇÃO DE PAREDES | 2 | TROCA DE ESPELHOS DAS TOMADAS E INTERRUPTORES | 23 |
| PINTURA INTERNA NAS PAREDES | 3 | EXECUÇÃO DAS INSTALAÇÕES ELÉTRICAS | 24 |
| PINTURA EXTERNA NAS PAREDES | 4 | TROCA DAS LUMINÁRIAS | 25 |
| APLICAÇÃO DE REVESTIMENTO 10X10 - ATÉ 1,20 M | 5 | EXECUÇÃO DE INSTALAÇÕES HIDROSSANITÁRIAS | 26 |
| APLICAÇÃO DE REVESTIMENTO 20X20 - ATÉ 1,20 M | 6 | LIMPEZA DAS LOUÇAS | 27 |
| PINTURA DAS JANELAS | 7 | SUBSTITUIÇÃO DAS TORNEIRAS POR TORNEIRAS AUTOMÁTICAS | 28 |

PLANTA BAIXA - ANFITEATRO
Escala: 1:75

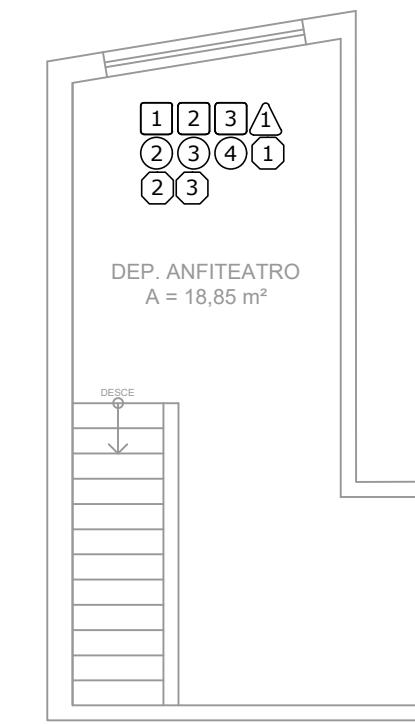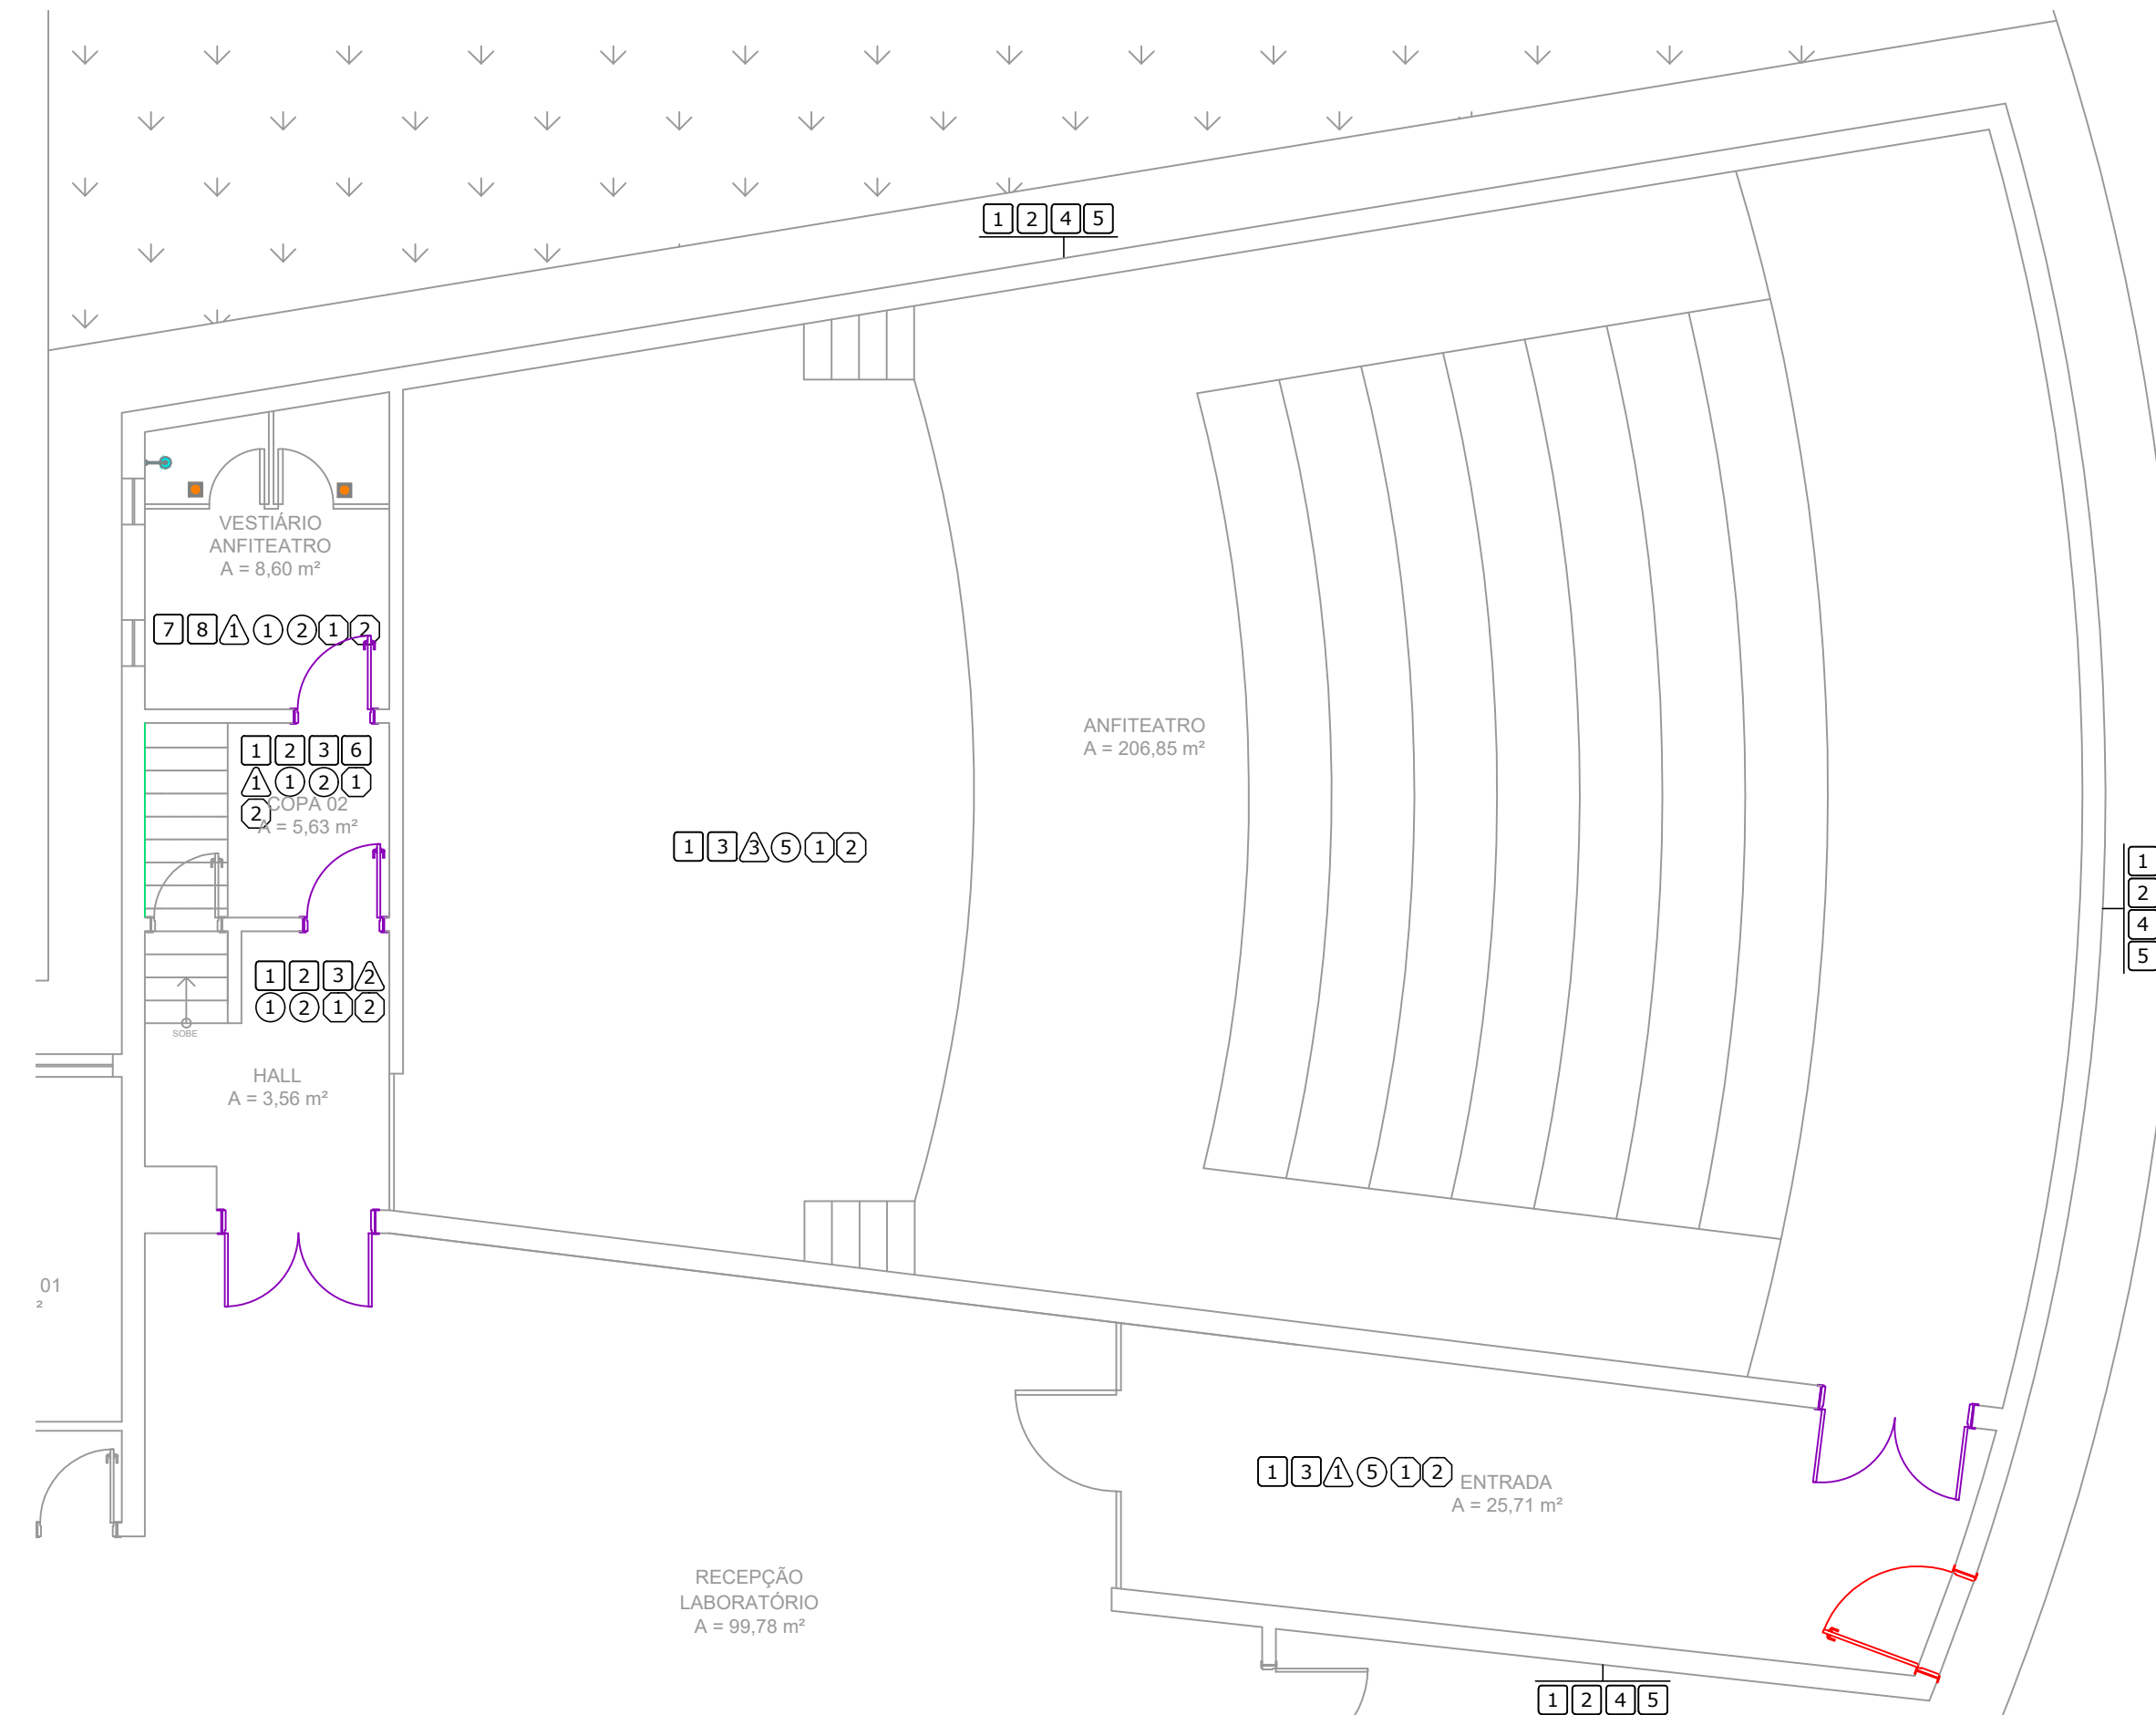

PLANTA BAIXA SUPERIOR - ANFITEATRO
Escala: 1:75

| | | | |
|-----------------|------------|------------------|-----|
| REV. 00 | 04/04/22 | EMISSION INICIAL | DAC |
| REVISÃO: DATA : | DESCRIÇÃO: | RESP.: | |

CLIENTE

Prefeitura Municipal de Pouso Alegre

PROJETO

DAC Engenharia

Rua Miguel Vianna, n° 81, Sala 12
Bairro Morro Chic
CEP: 37500-080 - Itajubá / MG
Tel: (35) 3623-5720
www.dacengenharia.com.br

GERÊNCIA DE PROJETOS: PEDRO HENRIQUE JUSTINIANO ENG. CIVIL
COORDENAÇÃO DE PROJETOS: ALOISIO CAETANO FERREIRA CREA: MG-97.132/D
RESPONSÁVEL TÉCNICO: ENG. CIVIL FLÁVIA C. BARBOSA CREA: MG-187.842/D
PROJETO: ENG. CIVIL THAIS VIVIANE COMBRA
DESENHO: ENG. CIVIL SARA GONÇALVES VILAS BOAS DOS SANTOS

EMPREENDIMENTO: REFORMA DA POLICLÍNICA MUNICIPAL - FASE I

ENDEREÇO: RUA JOAQUIM BENEDITO DE PAULA, S/N, B. SÃO GERALDO, POUSO ALEGRE - MINAS GERAIS

DISCIPLINA: ARQUITETÔNICO

FASE DO PROJETO: EXECUTIVO

ASSUNTO: PLANTA BAIXA REFORMA CEO E ANFITEATRO

FOLHA N°: 03/04

| | | | |
|--------------|----------|---------|----------------------------------|
| DATA INICIAL | ESCALA | REVISÃO | ARQUIVO |
| 04/04/2022 | INDICADA | ROO | DAC-PMPA-POLI-FSI-PE-ARQ-ROO.DWG |

NOTAS

- MEDIDAS EM CENTÍMETROS E NÍVEIS EM METROS;
 - VERIFICAR DETALHES CONSTRUTIVOS PERTINENTES NAS PRANCHAS DE DETALHAMENTO;
 - ALTERAÇÕES NESTE PROJETO SOMENTE COM AUTORIZAÇÃO EXPRESSA DA EMPRESA PROJETISTA.
- REFERÊNCIAS:
- PLANILHA DE QUANTITATIVOS
 - MEMORIAL DESCRITIVO E ESPECIFICAÇÕES TÉCNICAS