




PROJETO DA POLICLÍNICA MUNICIPAL - FASE I  
ESCALA INDICADA

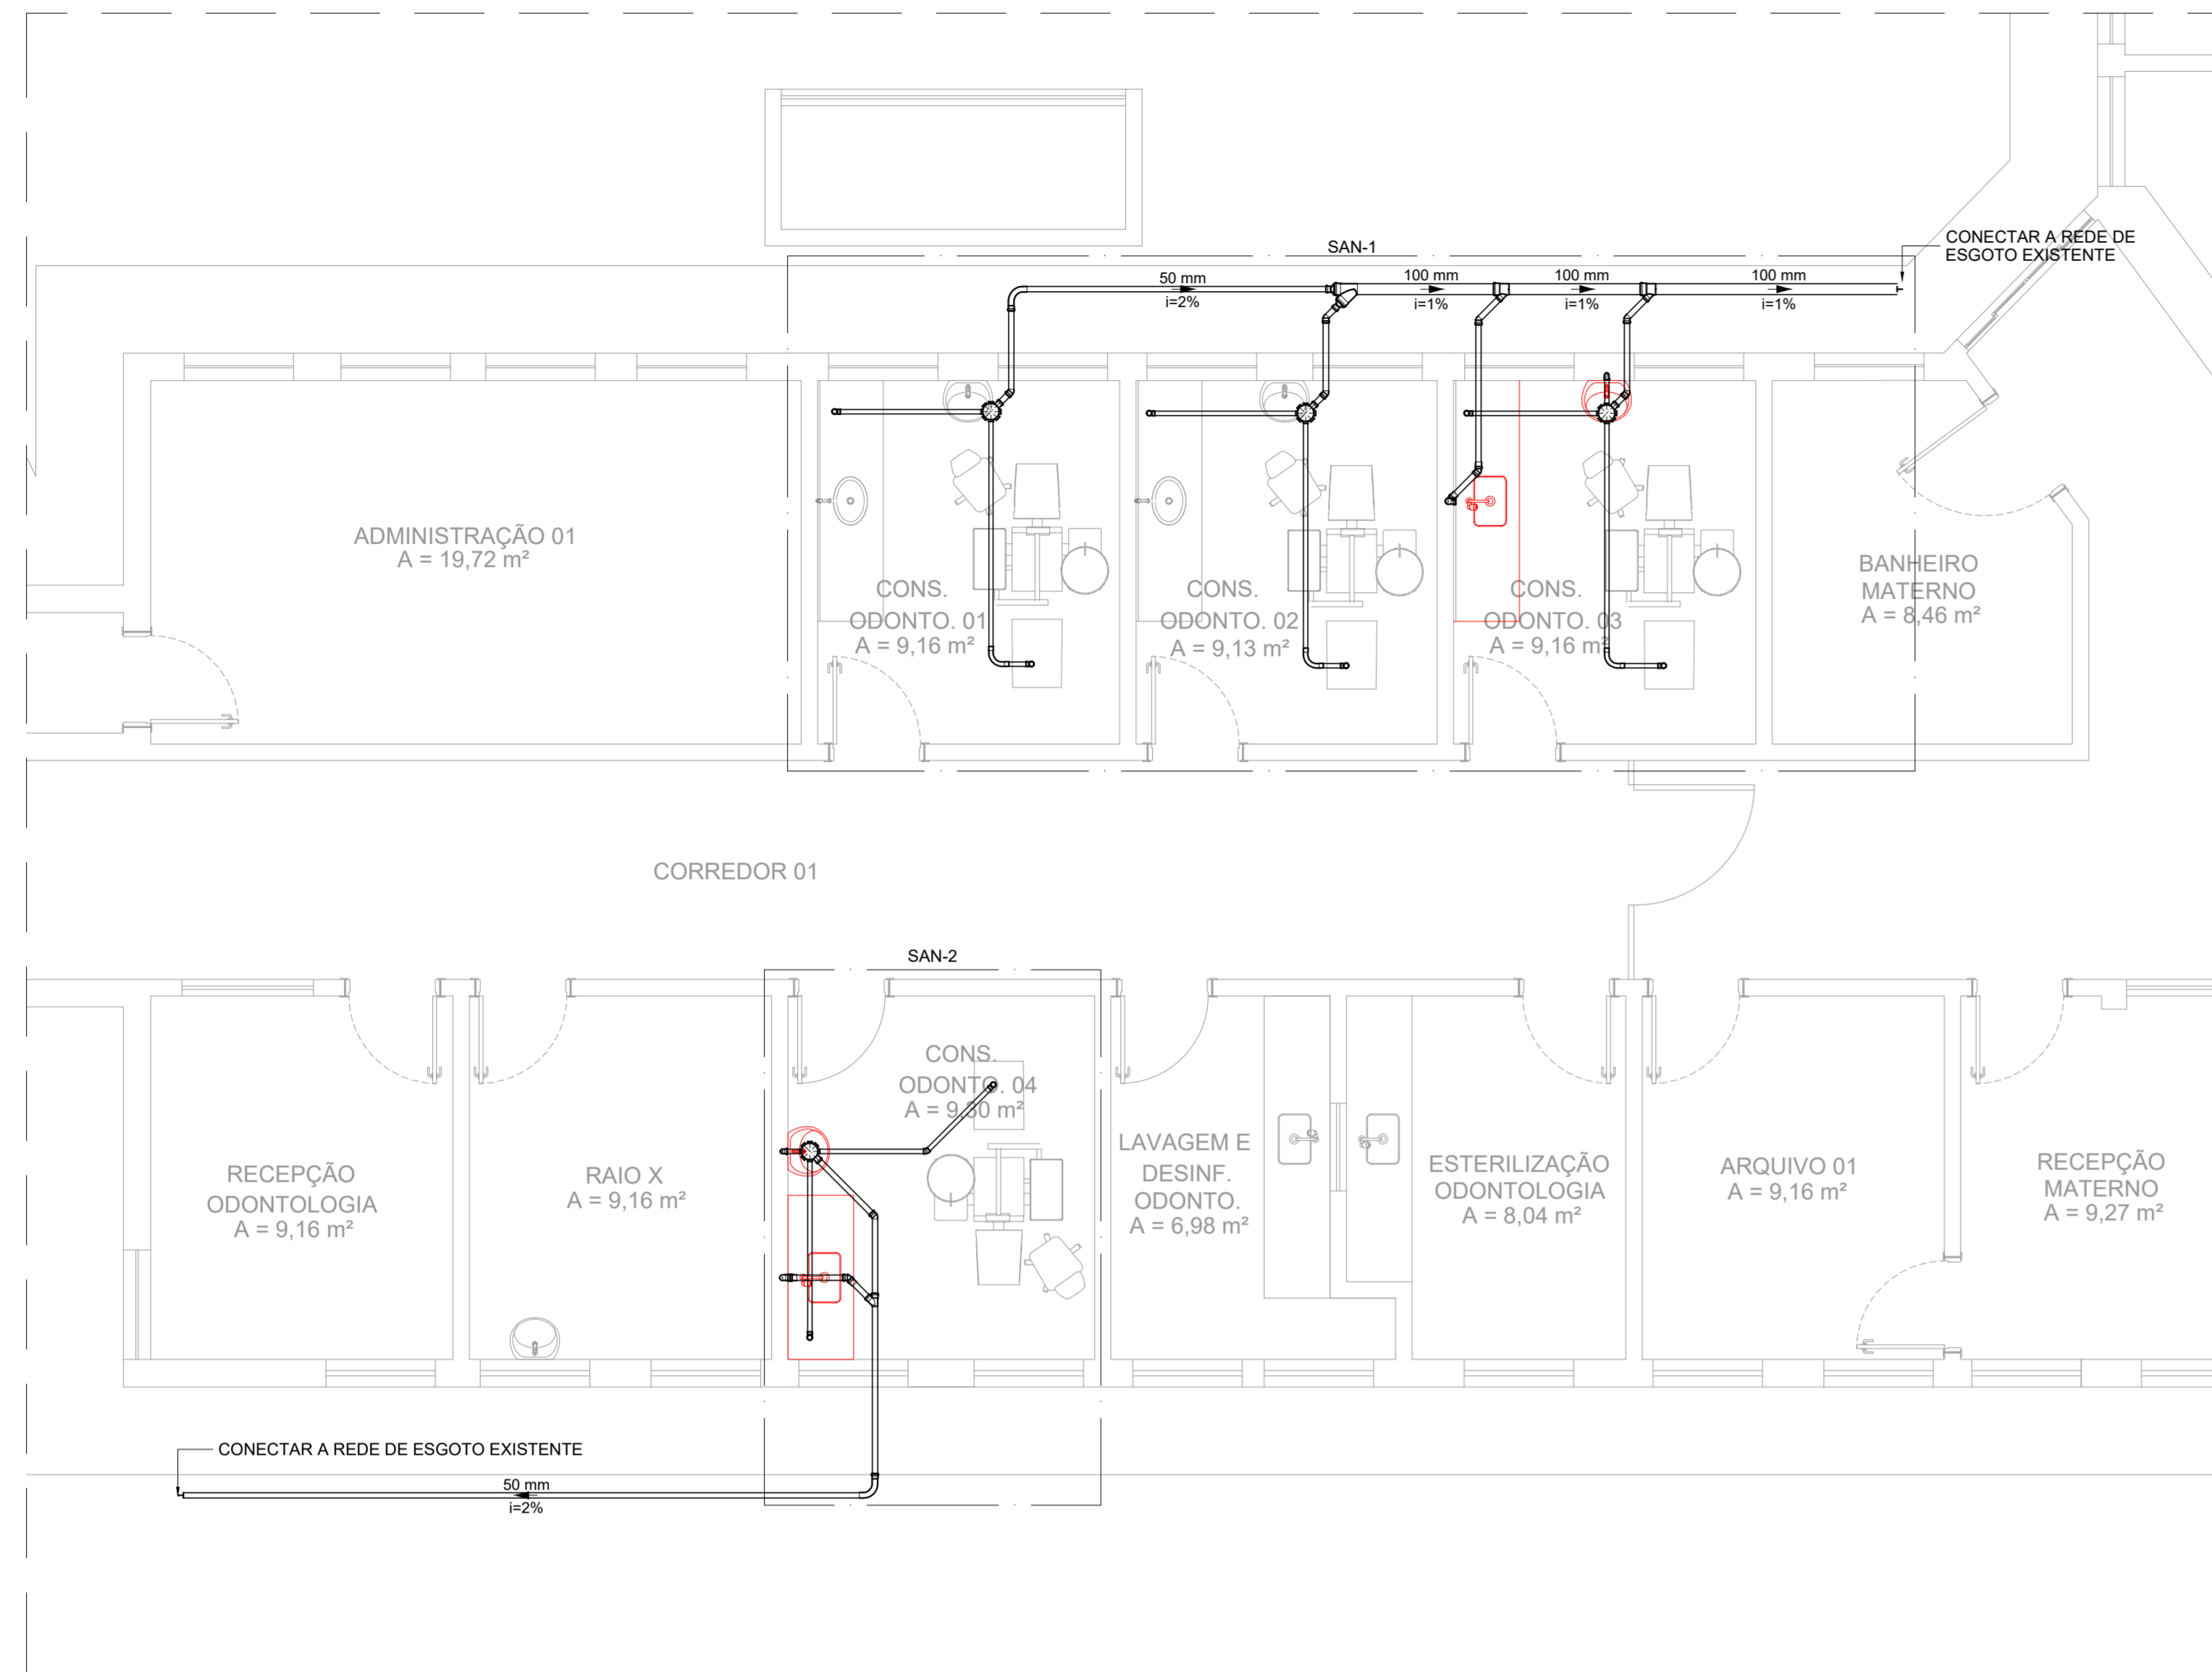


PLANTA BAIXA - TÉRREO  
Escala: 1:50

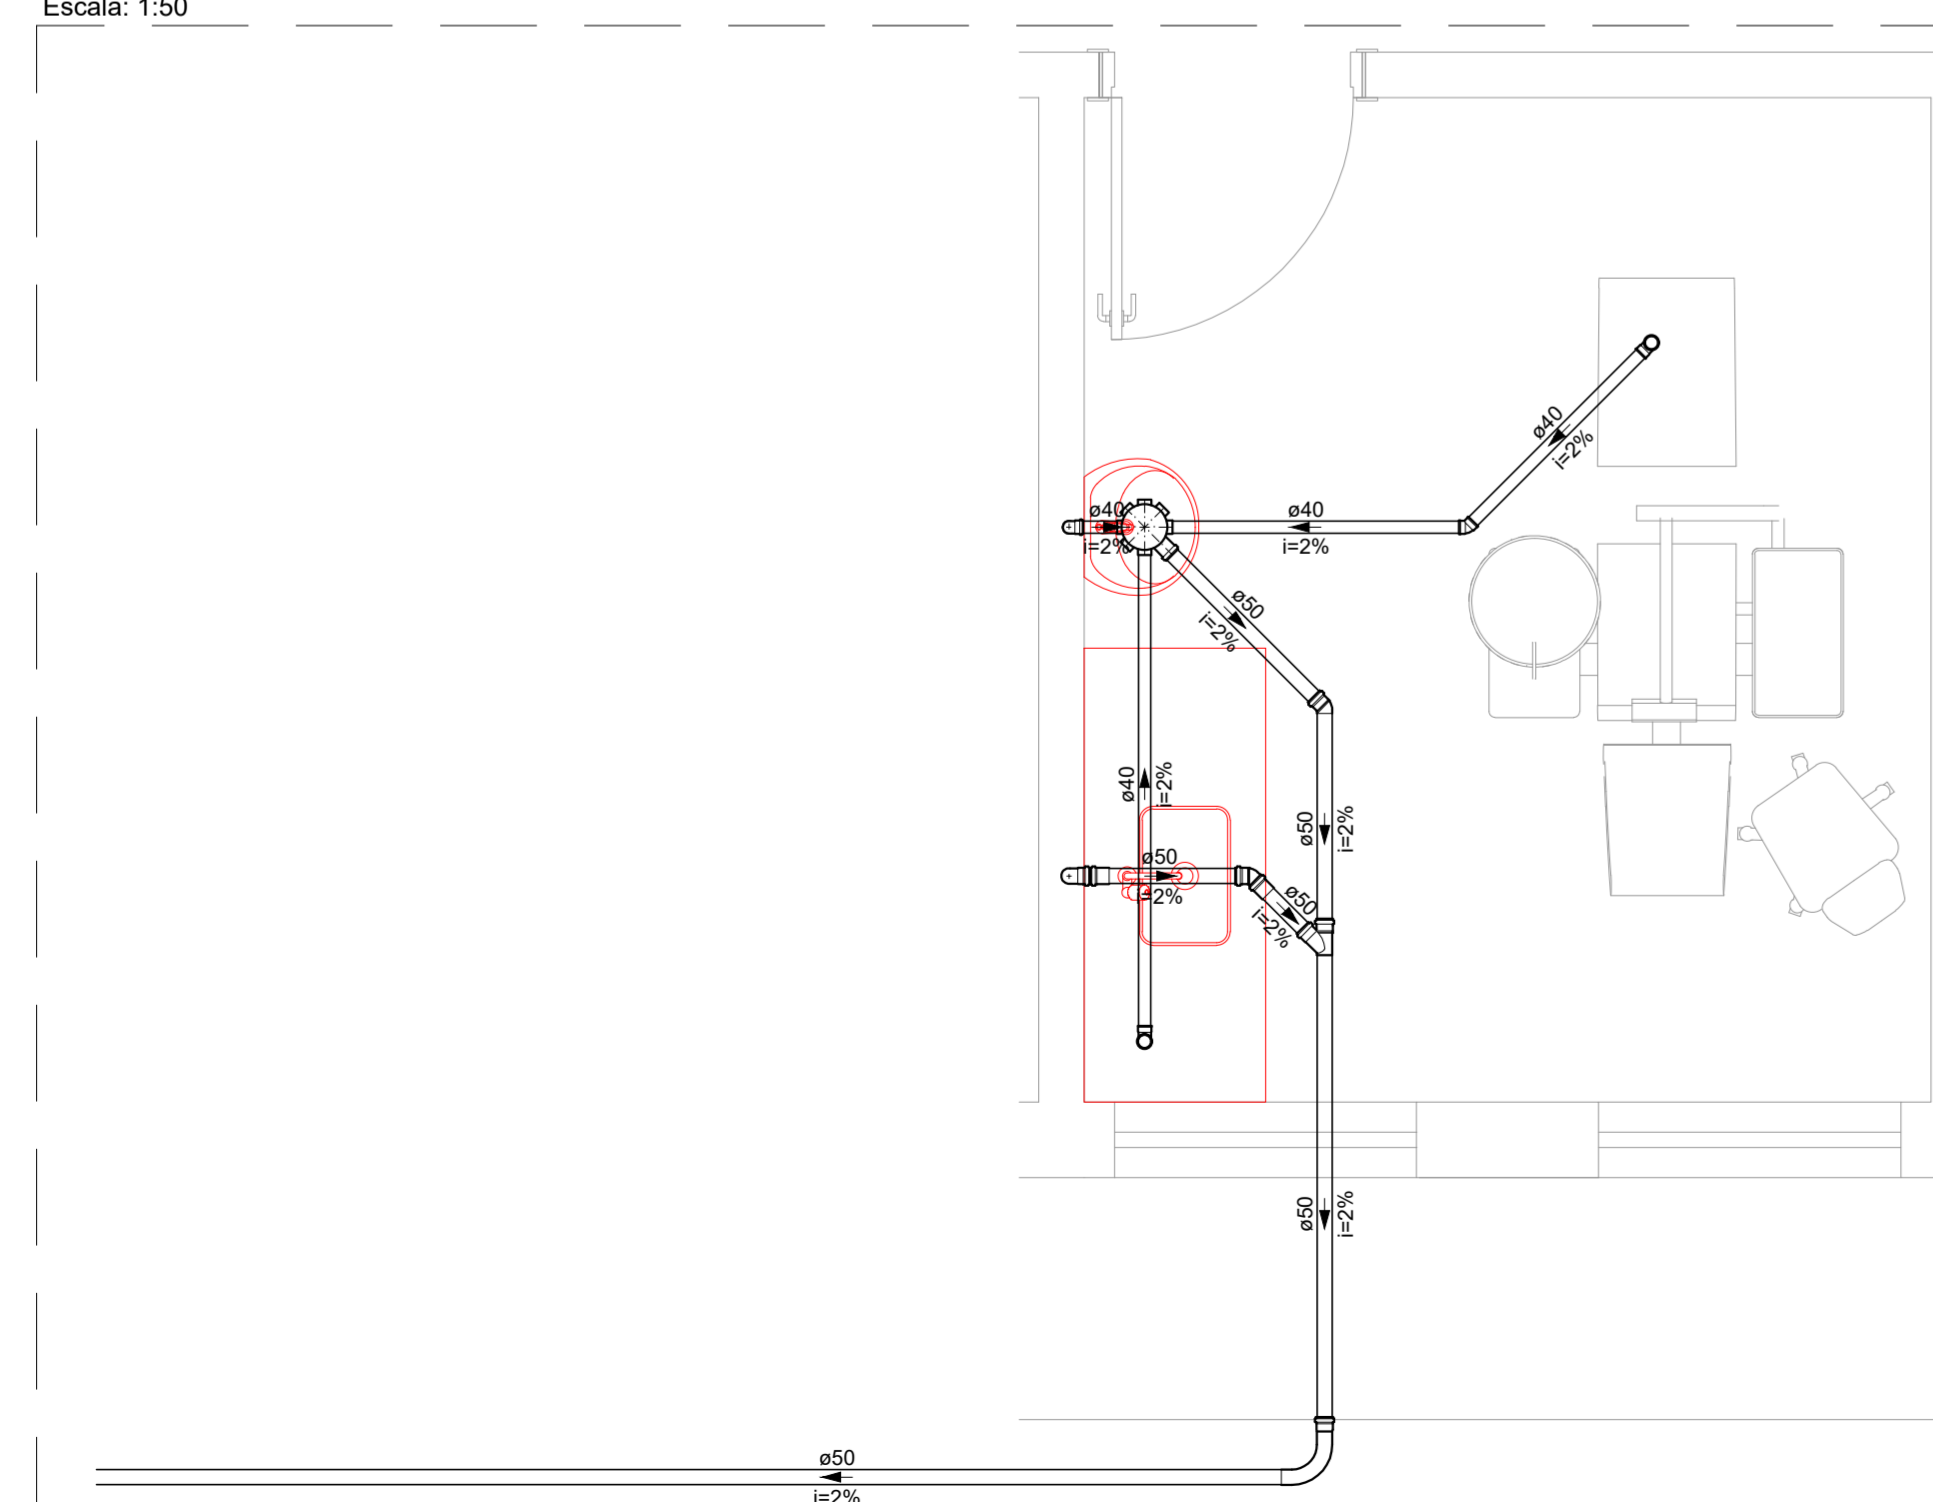

DET. SAN. - 2  
Escala: 1:25

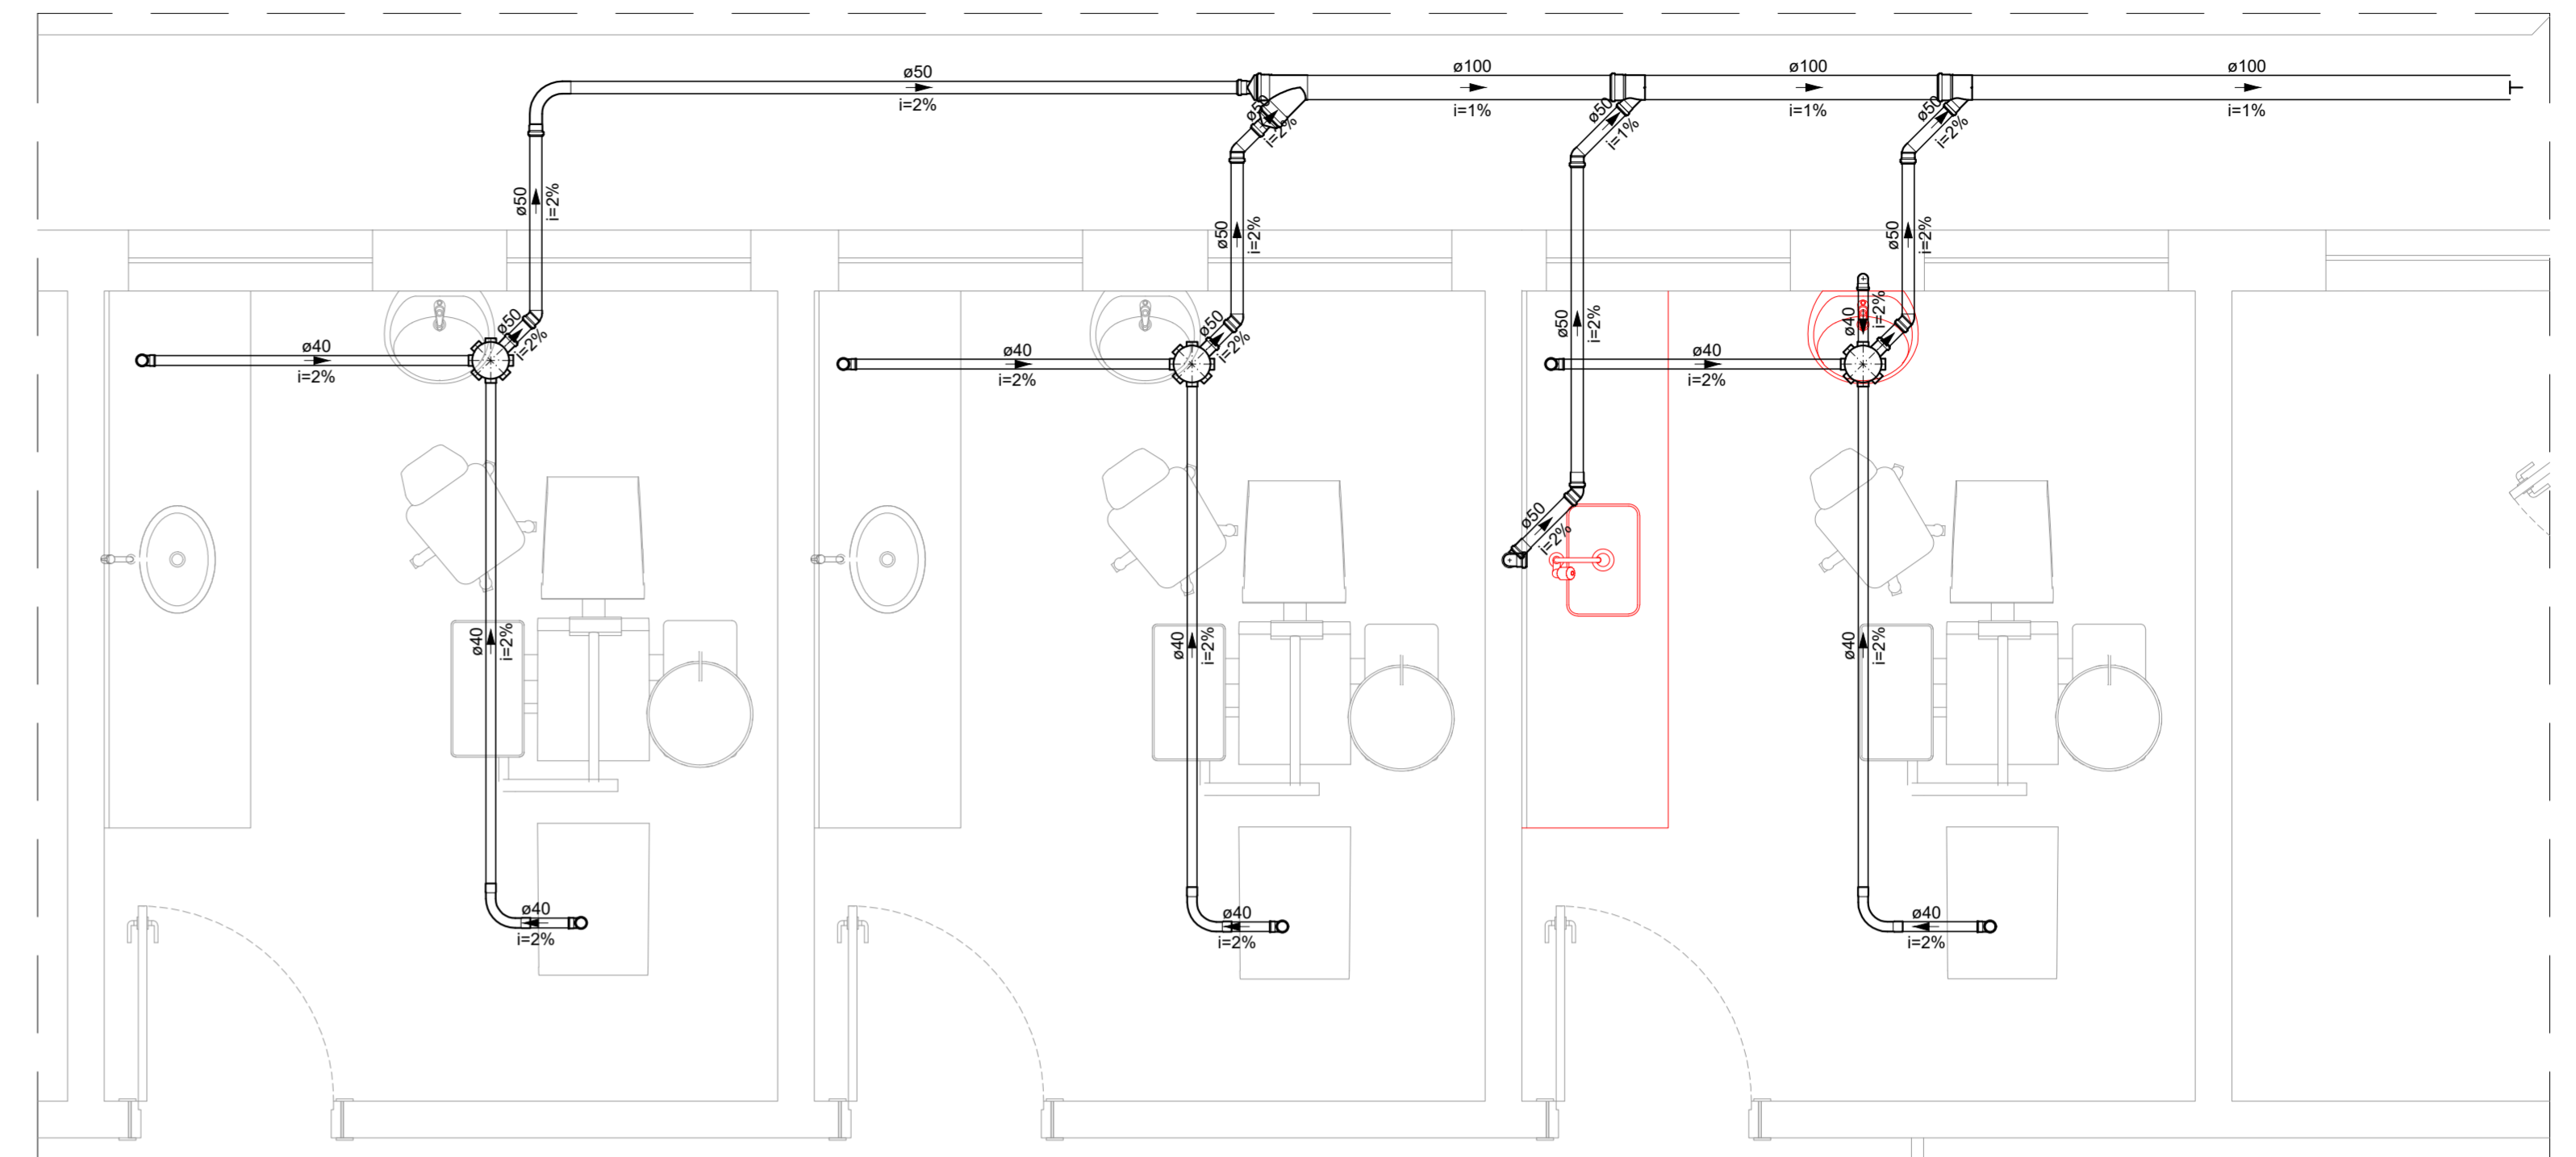

DET. SAN. - 1  
Escala: 1:25

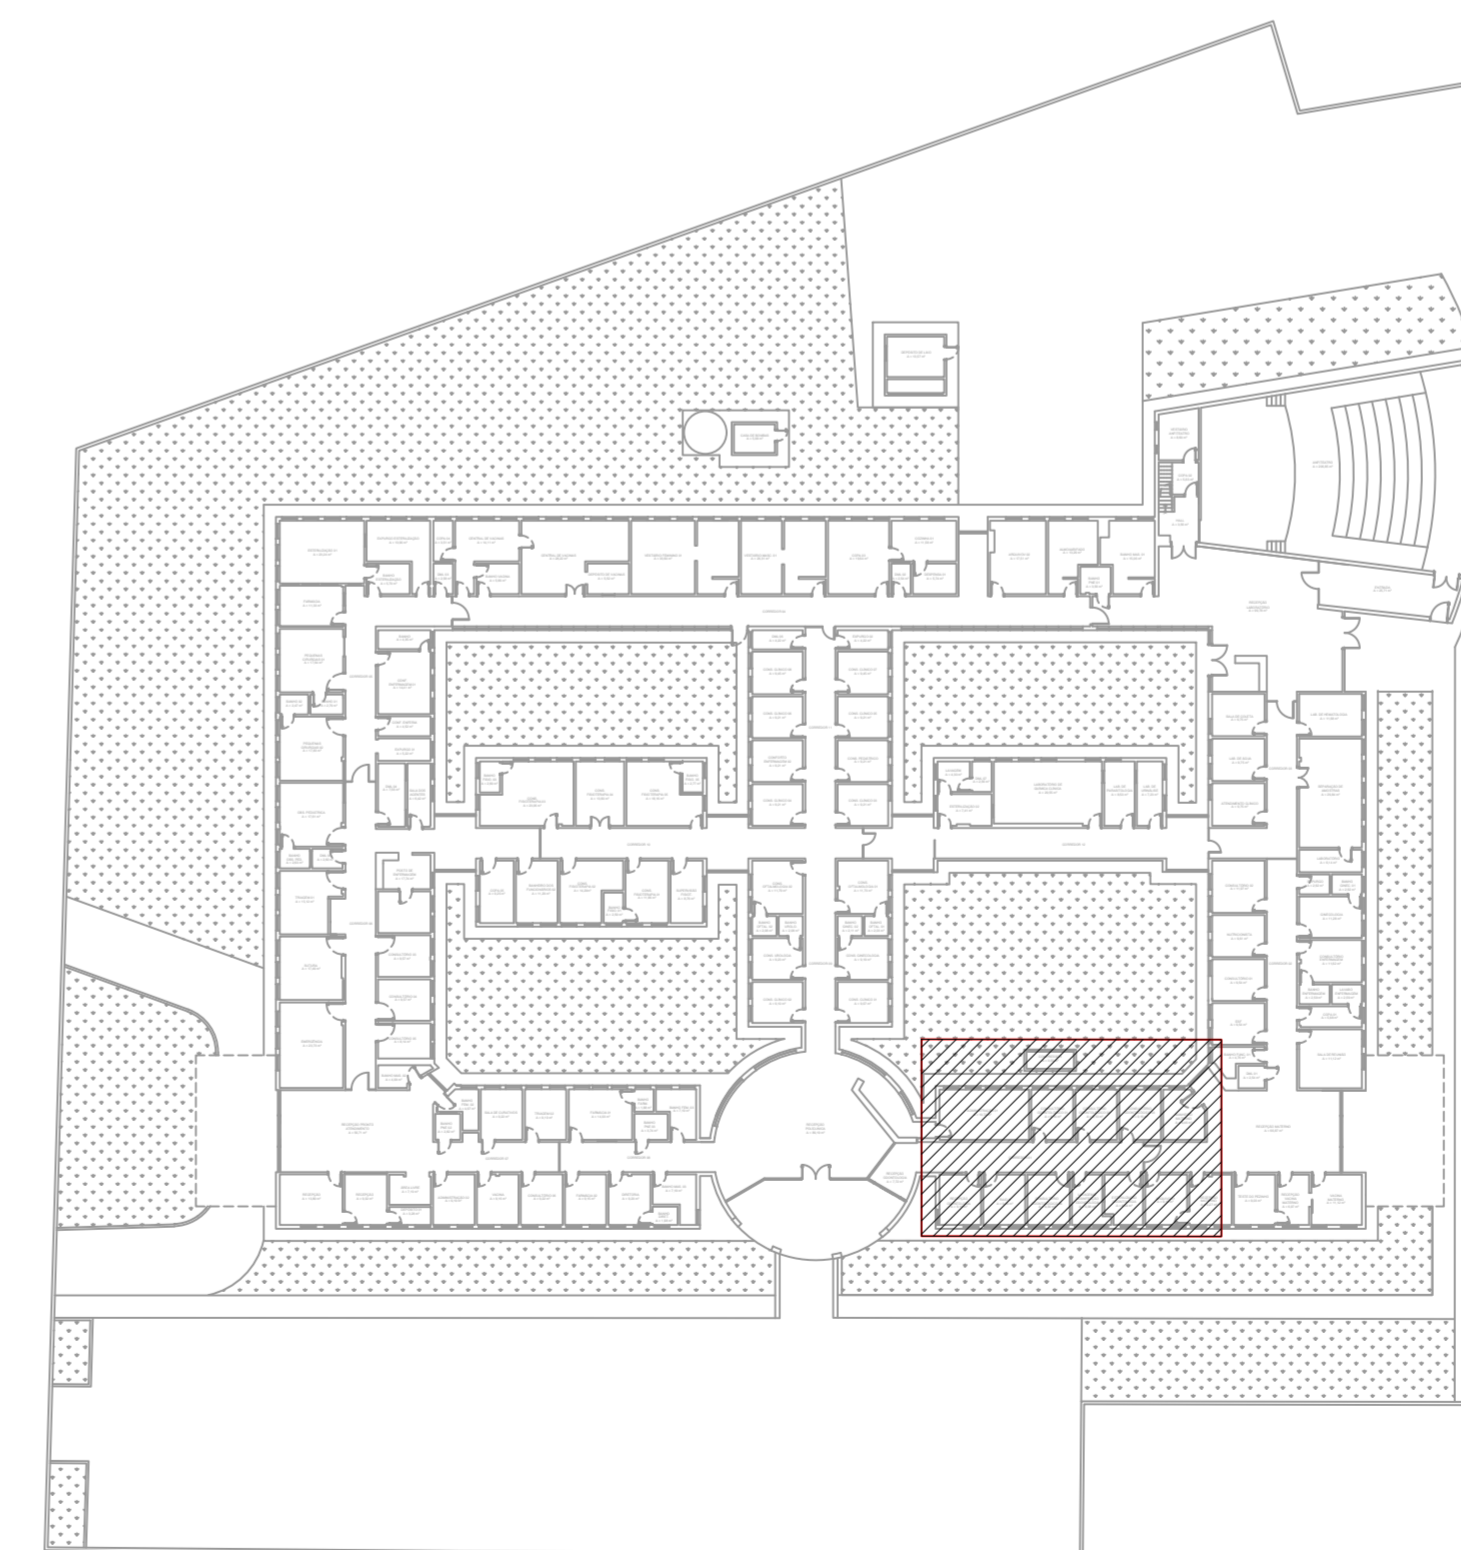

CROQUI DE REFERÊNCIA  
Sem Escala

Legenda - TÉRREO	
	Caixa Sifonada
	Curva 90 curta
	Curva 90 longa
	Joelho 45
	Junção simples
	Junção simples c/ redução
	Lavatório com sifão
	Pia com Sifão 50mm

- NOTAS:
- TODOS OS TUBOS E CONEXÕES DA REDE DE ESGOTO SANITÁRIO SERÃO EM PVC RÍGIDO;
  - ADOTAR DECLIVIDADE MÍNIMA DE 2% PARA OS TUBOS COM DIÂMETROS ATÉ Ø75MM E 1% PARA TUBOS COM DIÂMETROS ≥ Ø100MM;
  - TODOS OS DIÂMETROS SÃO COTADOS EM MILÍMETROS;

REV. 00   04/04/22   EMISSÃO INICIAL	DAC
REVISÃO: DATA :   DESCRIÇÃO:	RESP.:
<p>PROJETO</p> <p>Rua Miguel Vianna, n° 81, Sala 12 Bairro Morro Chic CEP: 37500-080 - Itajubá / MG Tel: (35) 3623-5720 www.dacengenharia.com.br</p>	
<p>GERÊNCIA DE PROJETOS PEDRO HENRIQUE JUSTINIANO ENG° CIVIL</p> <p>COORDENAÇÃO DE PROJETOS ALDOISO CAETANO FERREIRA CREA: MG-97.132/D</p> <p>RESPONSÁVEL TÉCNICO ENG° CIVIL FLÁVIA C. BARBOSA CREA: MG-187.842/D</p> <p>PROJETO ENG° CIVIL CAMILA DA SILVA ANDRADE</p> <p>DESENHO ENG° CIVIL CAMILA DA SILVA ANDRADE</p>	
<p>EMPREENDIMENTO</p> <p><b>REFORMA DA POLICLÍNICA MUNICIPAL – FASE I</b></p>	
<p>ENDEREÇO</p> <p>RUA JOAQUIM BENEDITO DE PAULA, S/N, B. SÃO GERALDO POUSO ALEGRE – MINAS GERAIS</p>	<p>DISCIPLINA</p> <p>ESGOTO</p>
<p>ASSUNTO</p> <p>PROJETO DE INSTALAÇÕES SANITÁRIAS PLANTA BAIXA, DETALHES E LEGENDA</p>	<p>FASE DO PROJETO</p> <p>EXECUTIVO</p> <p>FOLHA Nº.</p> <p style="font-size: 24pt; font-weight: bold;">01/01</p>
<p>DATA INICIAL</p> <p>04/04/2022</p>	<p>ESCALA</p> <p>INDICADA</p>
<p>REVISÃO</p> <p>ROO</p>	<p>ARQUIVO</p> <p>DAC-PMPA-POLI-FSI-PE-ESG-ROO.DWG</p>