



PROJETO DE REFORMA DA POLICLÍNICA MUNICIPAL -FASE I
ESCALA INDICADA


CONECTAR À REDE DE DRENAGEM PÚBLICA

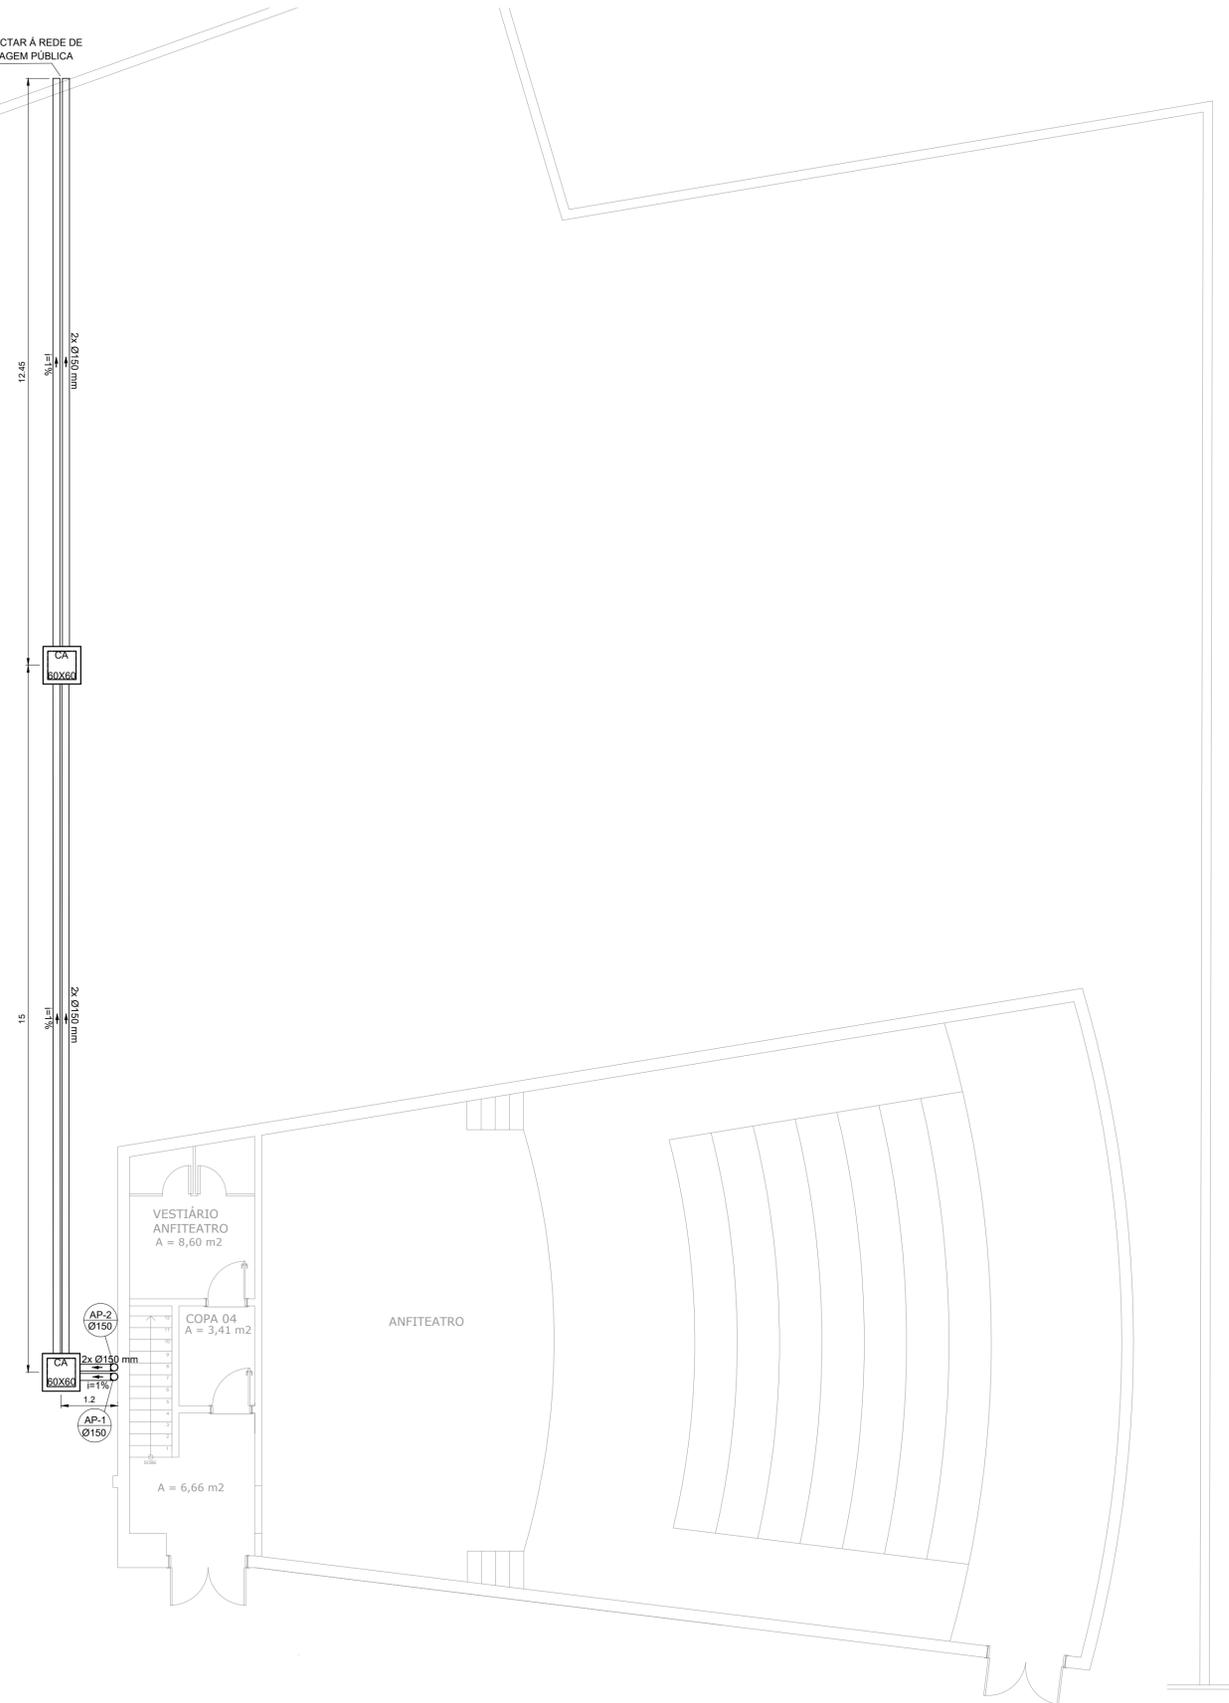

PLANTA BAIXA - TÉRREO
ESCALA 1:75

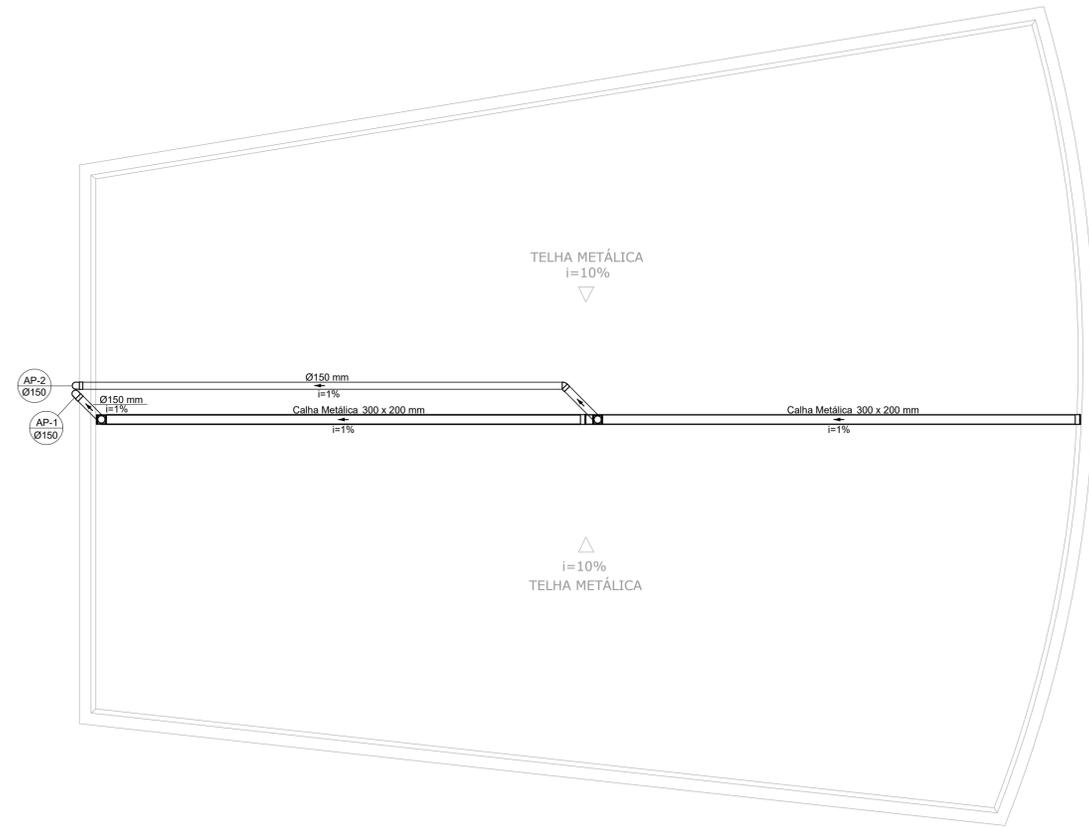

PLANTA BAIXA - COBERTURA
ESCALA 1:75

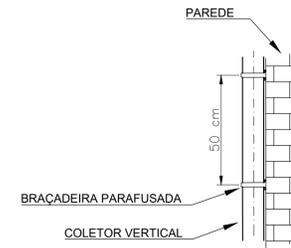

DETALHE A - FIXAÇÃO DO COLETOR VERTICAL

LISTA DE MATERIAIS	
Pluvial	
Calha metálica	
Calha retangular	
300 x 200 mm	20,56 m
PVC Esgoto	
Joelho 45	
150 mm	1 pc
Joelho 90	
150 mm	6 pc
Tubo rígido c/ ponta lisa	
150 mm - 6"	73,95 m
Caixas de Passagem	
Caixa de areia pluvial sem grelha	
CA- 60x60cm	2 pc

LEGENDA	
	Adaptador para bocal semi-circular c/ terminação
	Cabeceira
	Joelho 45
	Joelho 90- cotuna
	Joelho 90- desce

OBSERVAÇÕES - CALHAS E COLETORES:

- OS TELHADOS, COM APENAS UMA ÁGUA, TERÃO INCLINAÇÃO DE 10% E SERÃO PROTEGIDOS POR PLATIBANDA EM TODOS OS LADOS.
- SOBRE AS PLATIBANDAS DEVERÃO SER INSTALADOS RUFOS PINGADEIRA PARA PROTEÇÃO DA ALVENARIA DE REVESTIMENTO.
- A FACE INTERIOR DA PLATIBANDA SERÁ PROTEGIDA POR RUFOS EXTERNOS. O POSICIONAMENTO DESTES RUFOS ESTÁ INDICADO EM PLANTA.
- NOS PONTOS DE EMENDA DE CALHA, O AÇO GALVANIZADO DEVE SER DOBRADO DE MODO A GARANTIR A QUEDA D'ÁGUA PARA LADOS OPOSTOS.
- OS CONDUTORES VERTICAIS, DEMARCADOS COM O SÍMBOLO AP, DEVEM SER FIXADOS NA PAREDE POR BRAÇADEIRAS PARAFUSADAS COMO DEMONSTRADO NO DETALHE A.

REV. 00	04/04/22	EMISSÃO INICIAL	DAC
REVISÃO:	DATA :	DESCRIÇÃO:	RESP.:

CLIENTE



Prefeitura Municipal de Pouso Alegre

PROJETO	GERÊNCIA DE PROJETOS	ENG. CIVIL
	PEDRO HENRIQUE JUSTINIANO	
Rua Miguel Vianna, nº 81, Sala 12 Bairro Morro Chic CEP: 37500-080 - Itajubá / MG Tel: (35) 3623-5720 www.dacengenharia.com.br	COORDENAÇÃO DE PROJETOS	CREA: MG-97.132/D
	ALOSIO CAETANO FERREIRA	
	RESPONSÁVEL TÉCNICO	
	ENG. CIVIL FLÁVIA C. BARBOSA	CREA: MG-187.842/D
	PROJETO	
	ENG. CIVIL FLAVIANA MÁRIS DE PAIVA E SILVA	
	DESENHO	
	ENG. CIVIL FLAVIANA MÁRIS DE PAIVA E SILVA	

EMPREENDIMENTO	
REFORMA DA POLICLÍNICA MUNICIPAL – FASE I	
ENDEREÇO	DISCIPLINA
RUA JOAQUIM BENEDITO DE PAULA, S/N, B. SÃO GERALDO POUSO ALEGRE – MINAS GERAIS	PLUVIAL
ASSUNTO	FASE DO PROJETO
PROJETO DE INSTALAÇÕES PLUVIAIS PLANTA BAIXA DO TÉRREO E COBERTURA DO ANFITEATRO DETALHE, LISTA DE MATERIAIS E LEGENDA	EXECUTIVO
DATA INICIAL	FOLHA Nº.
04/04/2022	ÚNICA
ESCALA	ARQUIVO
INDICADA	DAC-PMPA-POLI-FSI-PE-PLU-ROO.DWG
REVISÃO	
ROO	