
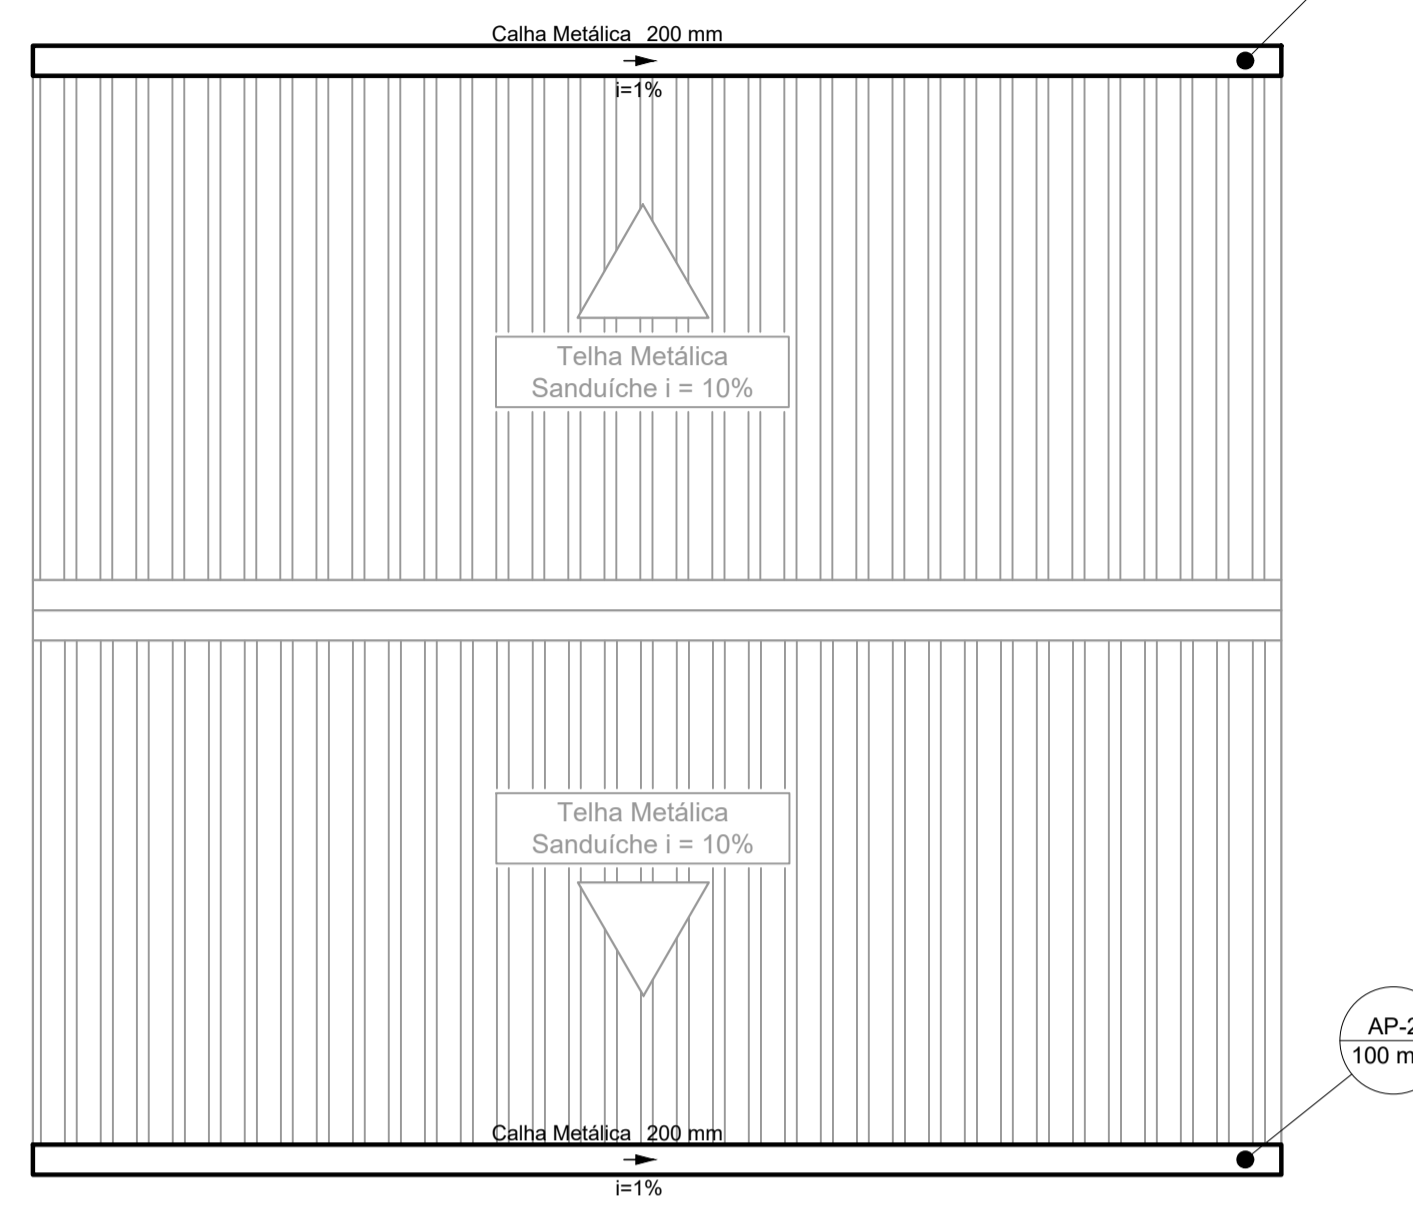
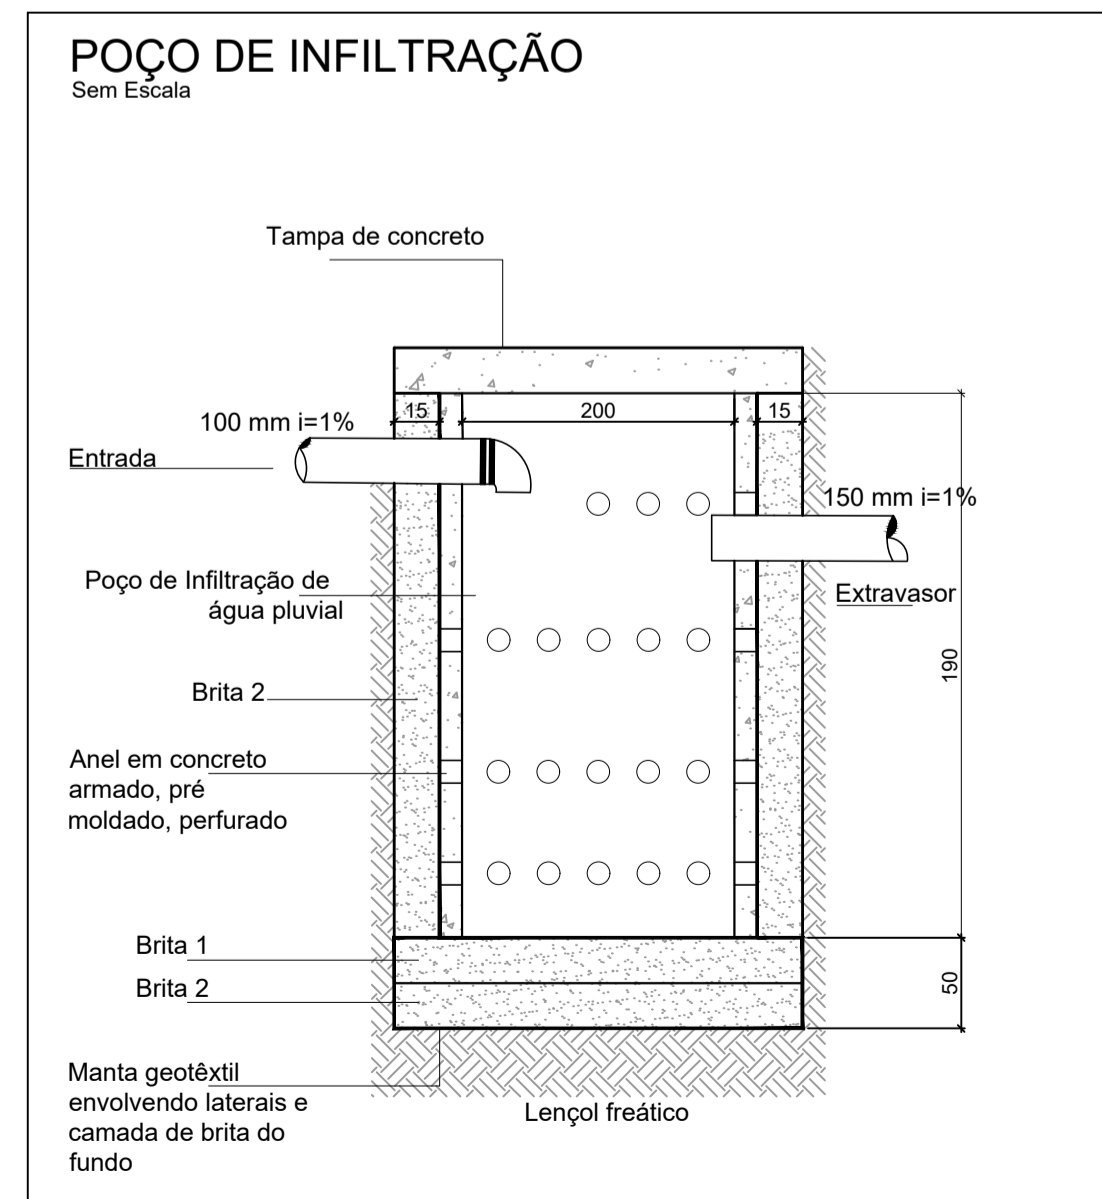


PLANTA TÉRREO  
Escala 1:50

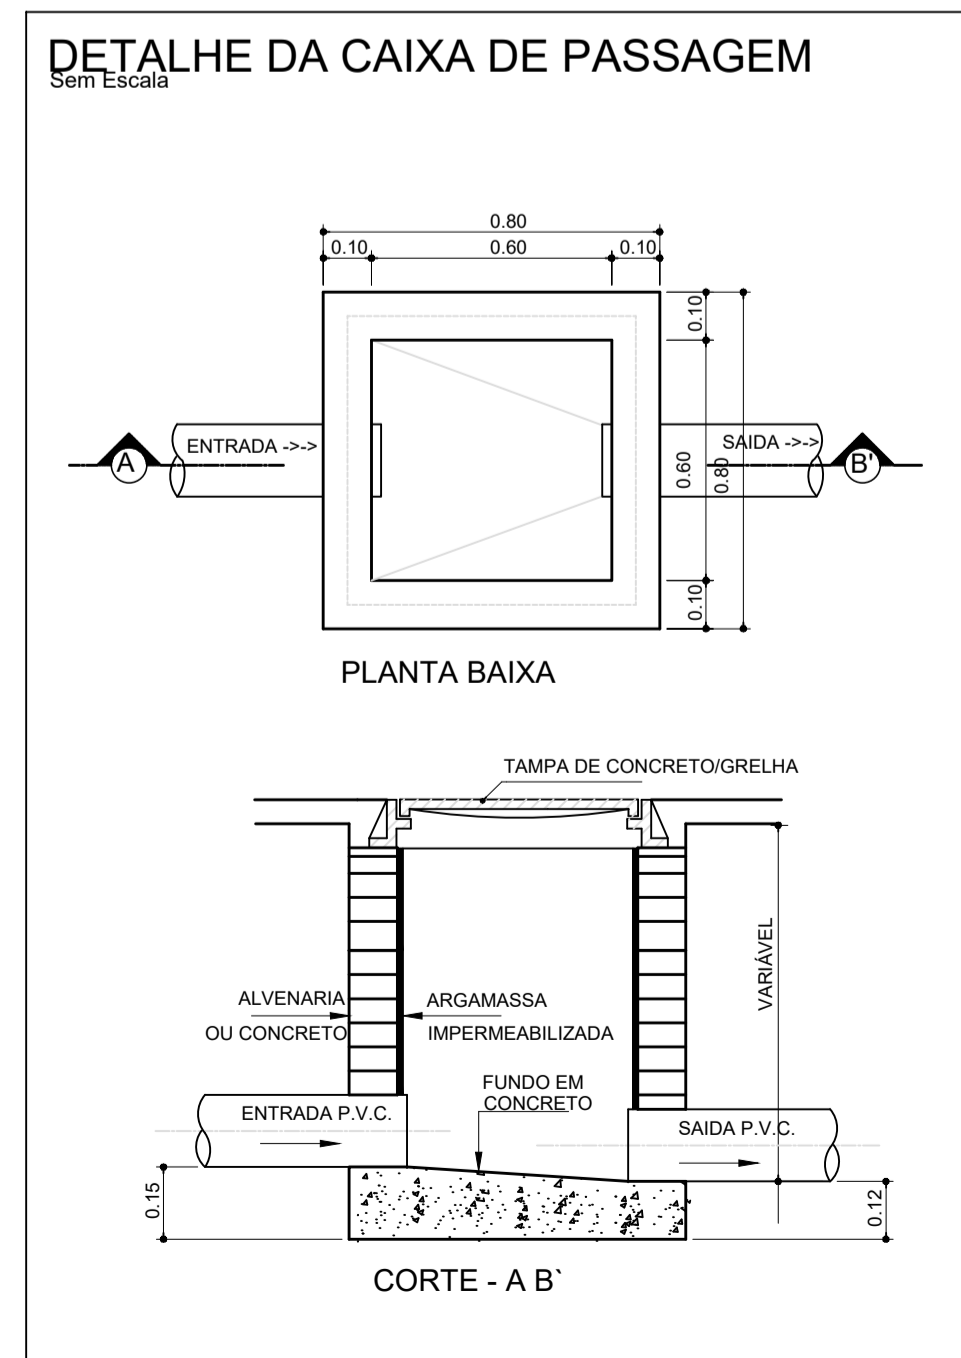


PLANTA COBERTURA  
Escala 1:50

Lista de materiais	
Pluvial	
Caixas de Passagem	
Caixa de areia pluvial sem grelha	
CA- 60x60cm	2 pz
PVC série R	
Joelho 90° Série R	
100 mm	2 pz
Tubo PVC rígido Série R ponta lisa	
100 mm	56.00 m
Calha metálica	
Calha Aço Galvanizado	
200 mm	16.51 m

Legenda	
CA	Caixa de areia pluvial simples
○	Joelho 90° Serie R coluna

NOTAS:

- OS CONDUTORES PLUVIAIS DEVERÃO SER DE PVC SÉRIE REFORÇADA.
- OS TUBOS DEVERÃO SER SOLDADOS COM ADESIVO PLÁSTICO, APÓS LIXAMENTO COM LIXA D'ÁGUA E LIMPEZA COM SOLUÇÃO DESENGORDURANTE.
- A CALHA DEVERÁ SER EM CHAPA DE AÇO GALVANIZADO NÚMERO 24.
- PARA DETALHAMENTO DA CALHA VER PROJETO DE ESTRUTURA METÁLICA.
- A UNIÃO DAS PEÇAS EM AÇO GALVANIZADO DEVERÃO SER FEITAS MEDIANTE FIXAÇÃO COM REBITES DE REPUXO E SOLDAGEM COM FILETE CONTÍNUO, APÓS CONVENIENTE LIMPEZA / APLICAÇÃO DE FLUXO NAS CHAPAS A SEREM UNIDAS.
- OS CONDUTORES PLUVIAIS DE DESCIDA DEVERÃO SER DE PVC SÉRIE REFORÇADA, COM DIÂMETRO NOMINAL DE 100 MM.
- OS CONDUTORES PLUVIAIS ENTERRADOS ESTÃO SUPER DIMENSIONADOS PARA FUTURAS MODIFICAÇÕES NO SISTEMA DE COBERTURA EXISTENTE.
- O POÇO DE INFILTRAÇÃO SERÁ COMPOSTO POR ANÉIS DE CONCRETO ARMADO, PERFURADOS, DE 2,00M DE DIÂMETRO INTERNO, ENVOLVIDOS POR MANTA GEOTÉXIL E COM FUNDO PREENCHIDO COM MATERIAL GRANULAR, TAMBÉM ENVOLTO EM MANTA GEOTÉXIL.

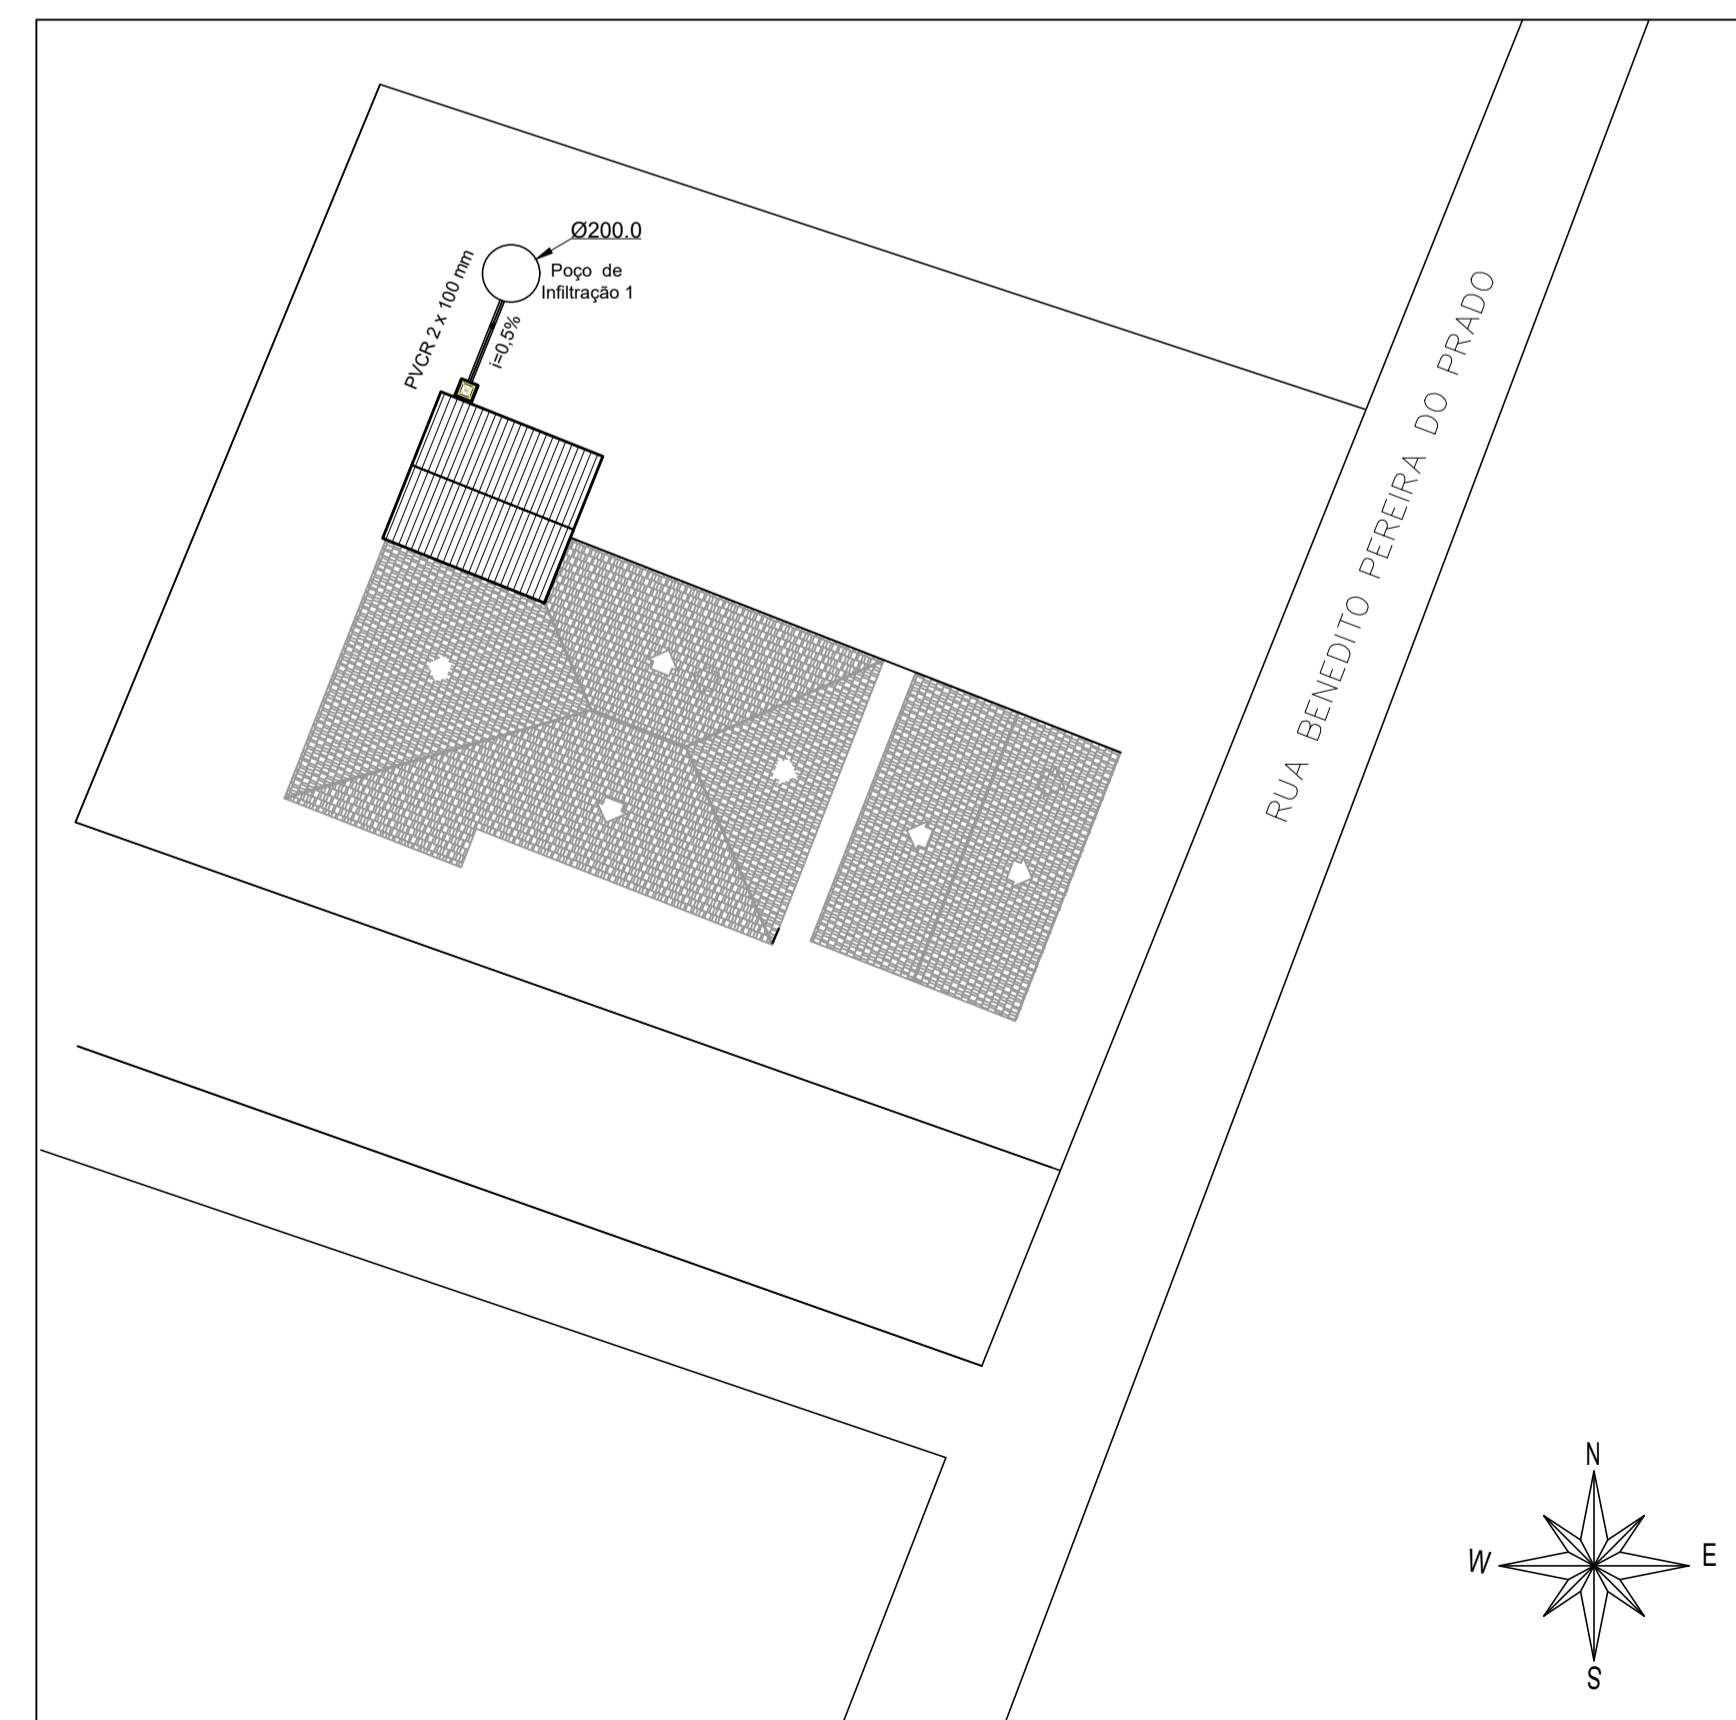

PLANTA DE LOCALIZAÇÃO DAS CAIXAS  
Escala 1:350

REV. 00	10/09/21	EMISSÃO INICIAL	DAC
REVISÃO:	DATA :	DESCRIÇÃO:	RESP.:
CLIENTE			
		Prefeitura Municipal de Pouso Alegre	
		GERÊNCIA DE PROJETOS PEDRO JUSTINIANO COORDENAÇÃO DE PROJETOS FLÁVIA CRISTINA BARBOSA CREA: MG-187.842/D RESPONSÁVEL TÉCNICO ENGR. CIVIL FLÁVIA C. BARBOSA CREA: MG-187.842/D PROJETO: ENGR. WILLIAM BARADEL LARI DESENHO: ENGR. WILLIAM BARADEL LARI	
EMPREENHIMENTO			
CONSTRUÇÃO DE COBERTURA - ESCOLA MUNICIPAL SABINA DE BARROS MENDONÇA			
ENDEREÇO		DISCIPLINA	
R BENEDITO PEREIRA DO PRADO, S/N. BAIRRO CERVO POUSO ALEGRE - MINAS GERAIS		COMPLEMENTARES	
ASSUNTO		FASE DO PROJETO	
SISTEMA DE ÁGUAS PLUVIAIS PLANTA BAIXA, QUANTITATIVOS E DETALHES		EXECUTIVO	
DATA INICIAL		FOLHA N.º	
17/03/2021	ESCALA	17/03/2021	03/04
INDICADA	REVISÃO	ROO	
ARQUIVO	DAC-PMPA-SAB-COM-PE-ROO.DWG		