


Legenda	
	Caixas Inspeção Esgoto Sifonada
	Joelho 45

Legenda	
	Caixa de areia pluvial simples
	Joelho 45° Serie R
	Joelho 90° Serie R coluna
	Junção simples Serie R

LEGENDA:

- LIMITE DO TERRENO
- CALÇADA
- GRADE
- CAIXAS ESGOTO
- CAIXAS A REMOVER
- EDIFICAÇÕES EXISTENTES
- POSTE
- TRONCO
- ÁRVORES
- 100 → NÚMERO
- XXX → DESCRIÇÃO
- % → DECLIVIDADE

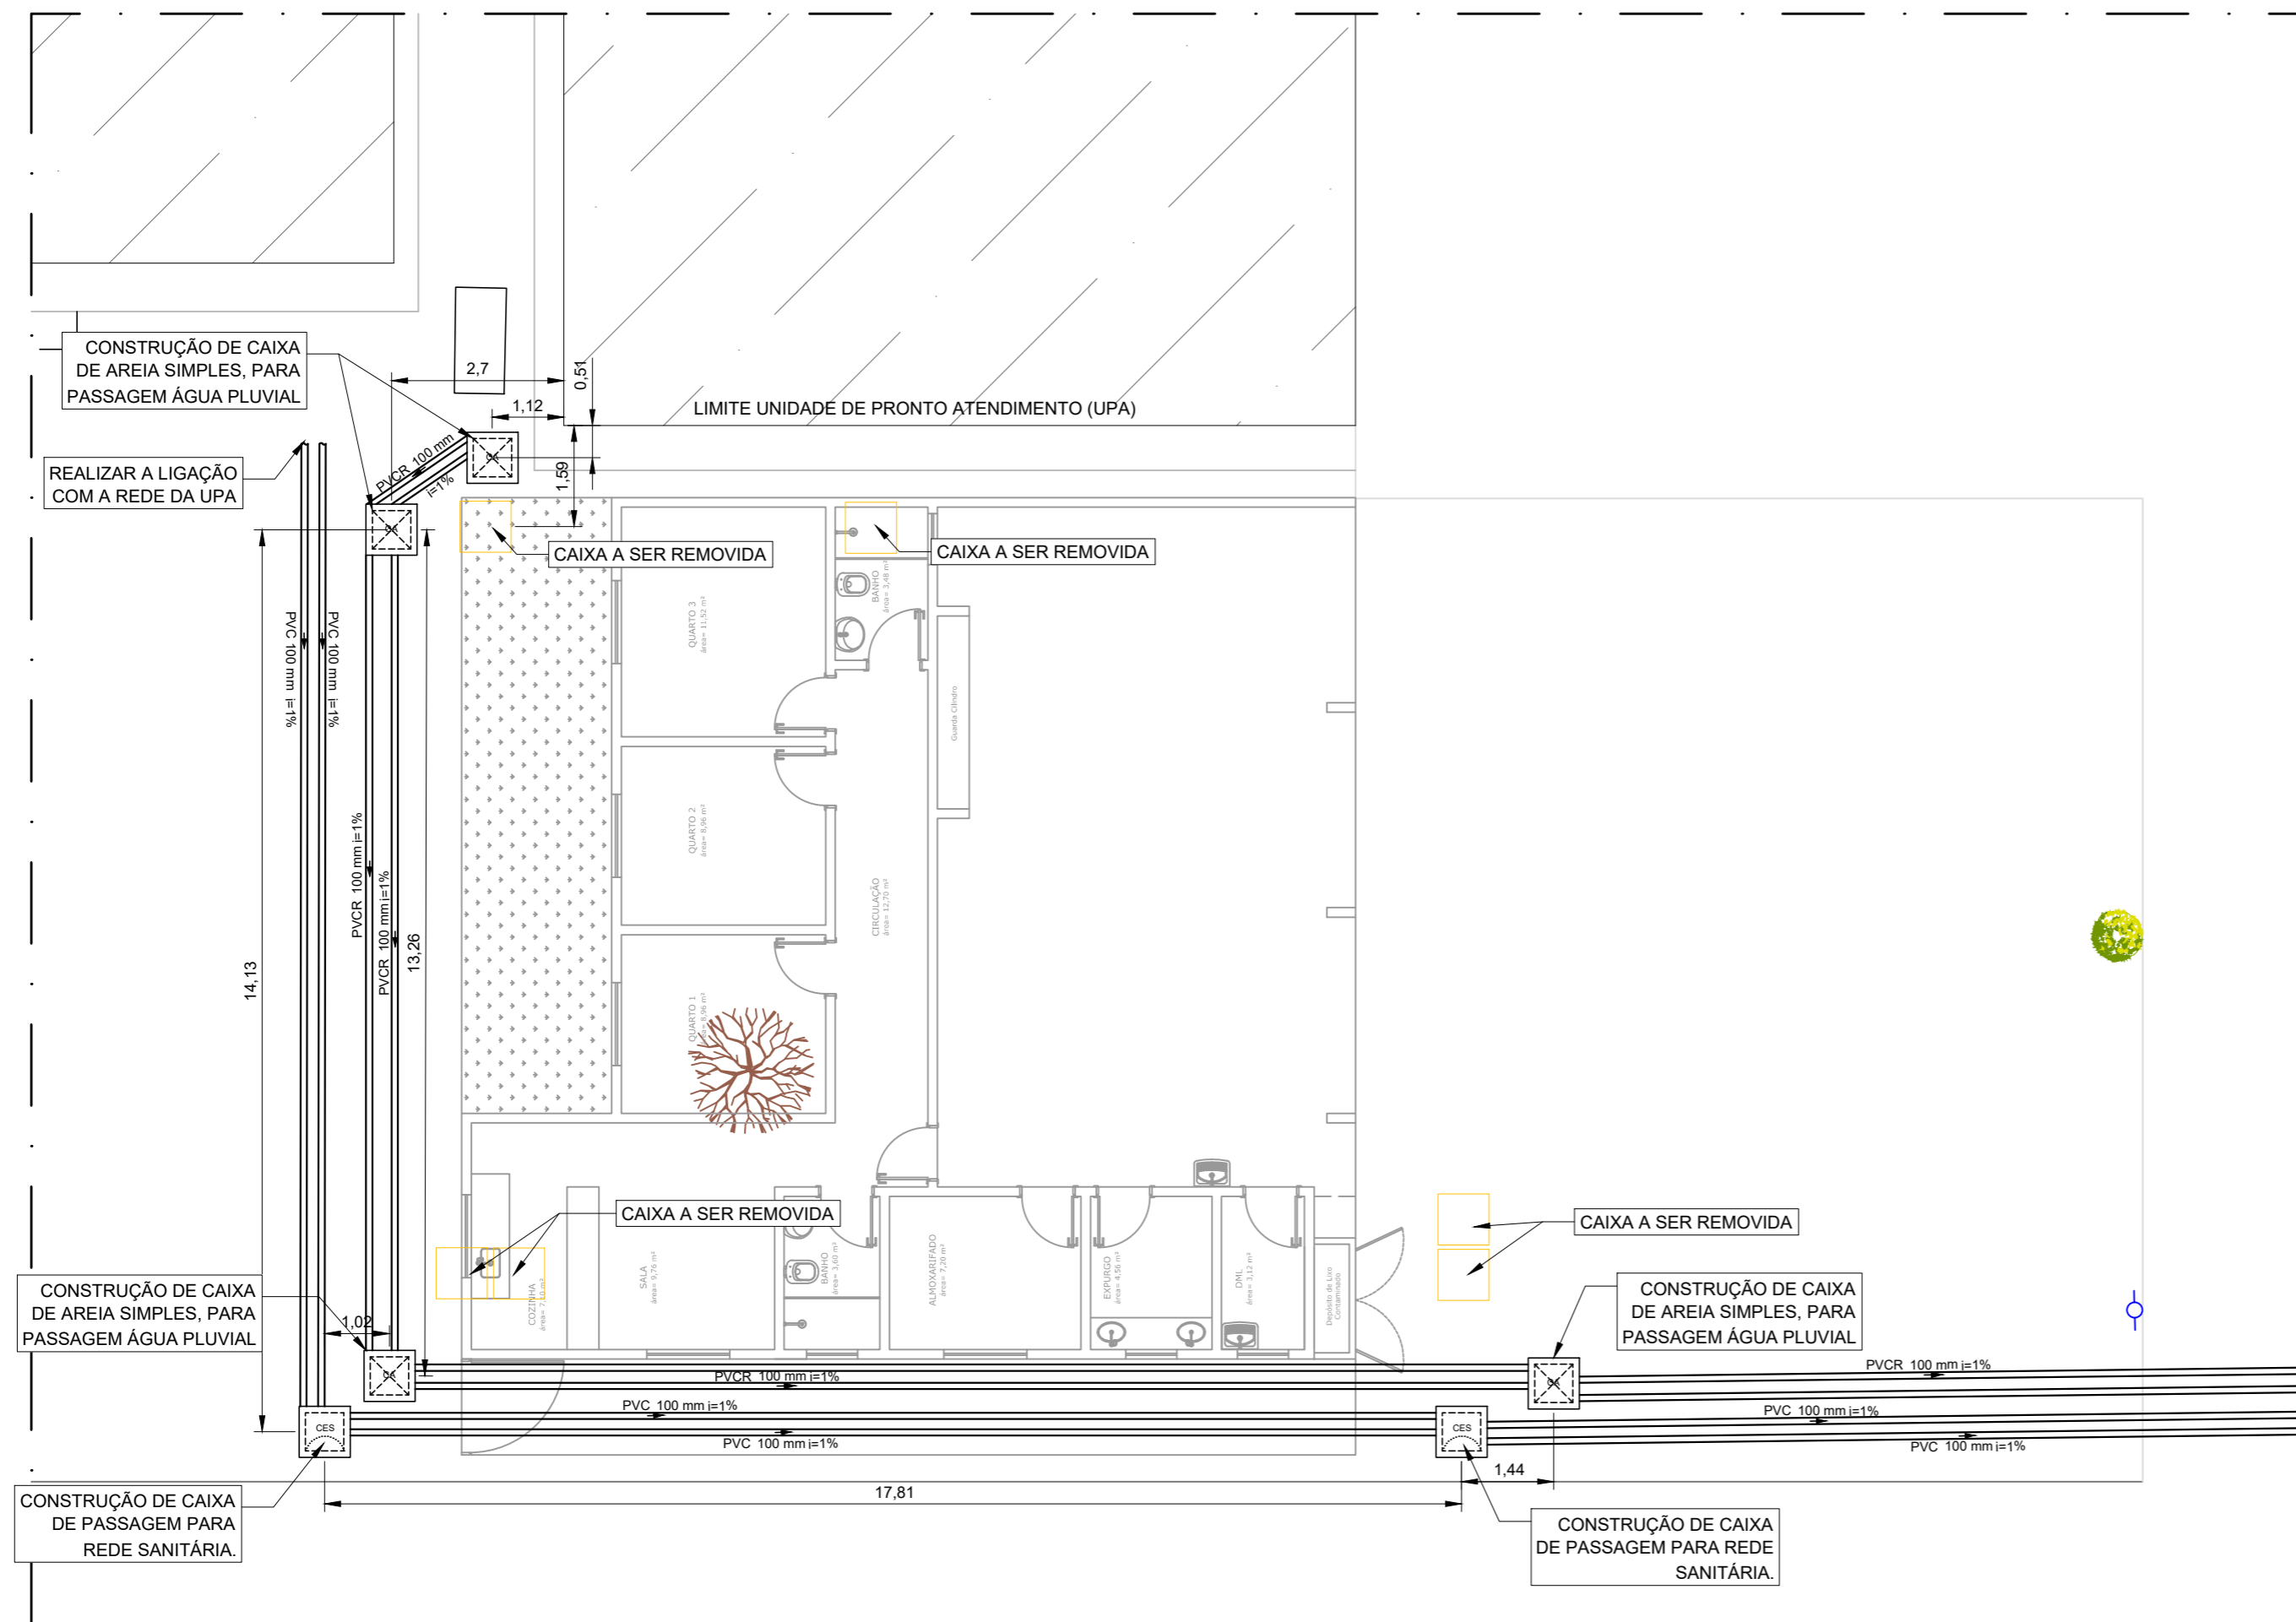

PLANTA BAIXA
Escala: 1:100

REV. 00	26/04/2021	EMISSÃO INICIAL	DAC
REVISÃO:	DATA :	DESCRIÇÃO:	RESP.:
CLIENTE			
		Prefeitura Municipal de Pouso Alegre	
		GERÊNCIA DE PROJETOS DENIS DE SOUZA SILVA CREA: MG-127.216/D COORDENAÇÃO DE PROJETOS ALOSIO CAETANO FERREIRA CREA: MG-97.132/D RESPONSÁVEL TÉCNICO ENG. CIVIL FLÁVIA C. BARBOSA CREA: MG-187.842/D	
Rua Miguel Vianna, n° 81, Sala 12 Bairro Morro Chic CEP: 37500-080 – Itajubá / MG Tel: (35) 3623-5720 www.dacengenharia.com.br		PROJETO ENG. DIEGO MOUTINHO CAETANO DESENHO ENG. DIEGO MOUTINHO CAETANO	
EMPREENDIMENTO IMPLANTAÇÃO DO SISTEMA DE ATENDIMENTO MÓVEL DE URGÊNCIA			
ENDEREÇO RUA DR. ANTÔNIO KREPP FILHO, BAIRRO CENTRO POUSO ALEGRE – MINAS GERAIS		DISCIPLINA HIDROSSANITÁRIO	
ASSUNTO PROJETO REALOCAÇÃO HIDROSSANITÁRIA LIGAÇÃO EXISTENTE LOCAÇÃO DAS NOVAS CAIXAS A SEREM IMPLANTADAS		FASE DO PROJETO EXECUTIVO	
DATA INICIAL 26/04/2021		ESCALA INDICADA	
REVISÃO ROO		ARQUIVO DAC-PMPA-SAMU-PE-INT-R00.DWG	
FOLHA N.º UNICA			