


PLANTA BAIXA - TÉRREO  
ESCALA 1:50

LISTA DE MATERIAIS		
Água fria		
Aparelho		
Chuveiro	25mm x 3/4"	7 pç
Torneira de lavatório	25 mm - 1/2"	3 pç
Metais		
Registro de pressão c/ canopla cromada	3/4"	7 pç
PVC Acessórios		
Engate flexível plástico	1/2 - 30cm	3 pç
PVC misto soldável		
Luva soldável c/ rosca	25 mm - 3/4"	7 pç
PVC rígido soldável		
Adapt sold.curto c/bolsa-rosca p registro	25 mm - 3/4"	7 pç
Joelho 90° soldável	25 mm	6 pç
Te 90°	25 mm - 3/4"	3 pç
Tubos	25 mm	8.21 m
PVC soldável azul c/ bucha latão		
Joelho 90° soldável com bucha de latão	25 mm - 3/4"	7 pç
Joelho de redução 90° soldável com bucha de latão	25 mm - 1/2"	3 pç

LEGENDA	
Registro de Pressão com PVC soldável	
Metais	
Registro de pressão c/ canopla cromada	3/4"
PVC misto soldável	25 mm - 3/4"
Luva soldável c/ rosca	25 mm - 3/4"
PVC rígido soldável	25 mm - 3/4"
Adapt sold.curto c/bolsa-rosca p registro	25 mm - 3/4"


ALTURA DOS PONTOS DE ÁGUA		
SIGLA	ITEM	ALTURA
CH	CHUVEIRO	200 CM
RP	REGISTRO DE PRESSÃO	140 CM
LV	LAVATÓRIO	90 CM

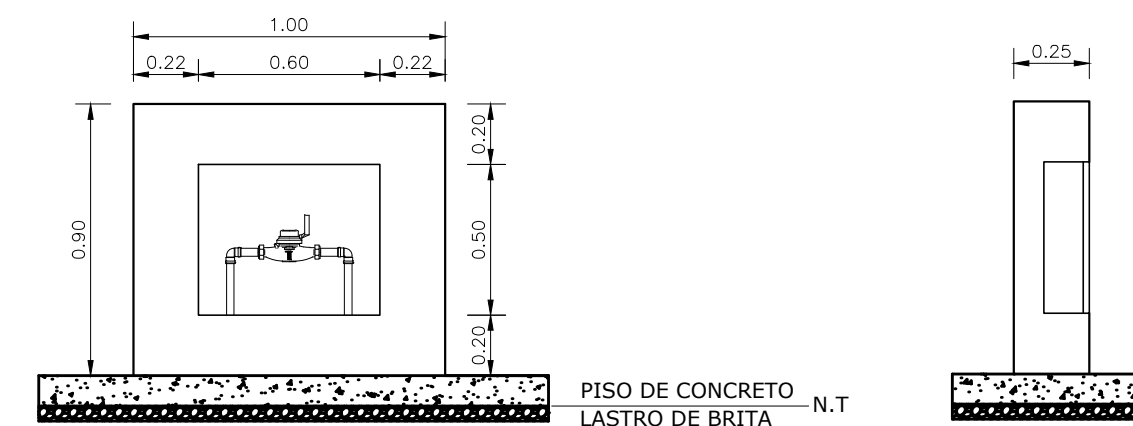


DETALHE - ABRIGO PARA HIDRÔMETRO  
ESCALA 1:25

NOTAS:


- TODOS OS TUBOS E CONEXÕES DA REDE DE ÁGUA FRIA SERÃO EM PVC RÍGIDO SOLDÁVEL CLASSE 15;
- AS NOVAS INSTALAÇÕES DEVERÃO SER CONECTADAS NAS EXISTENTES.

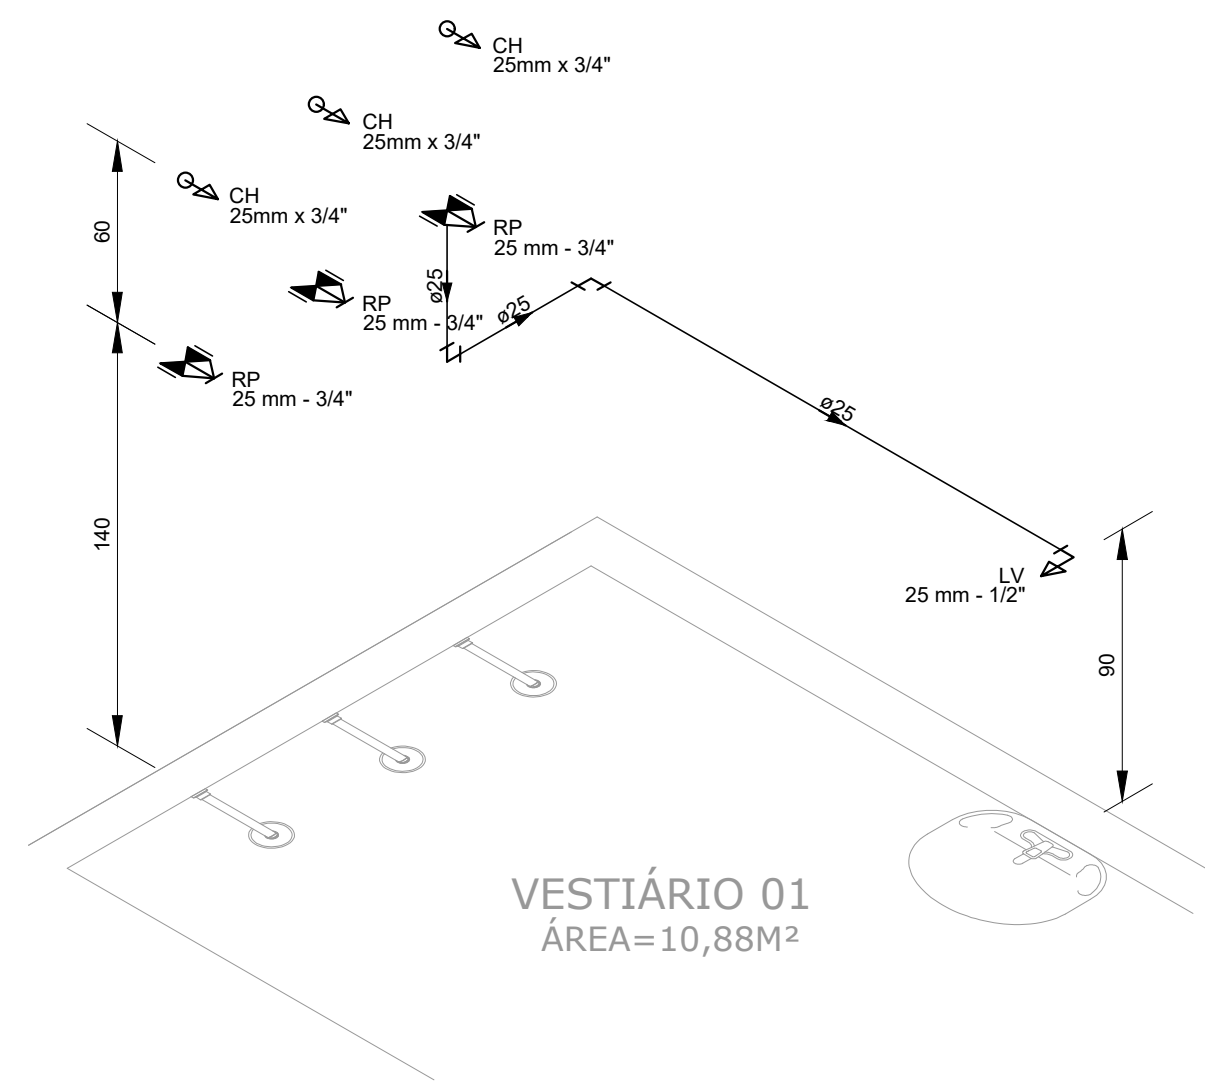

DETALHE HID-1  
ESCALA 1:25

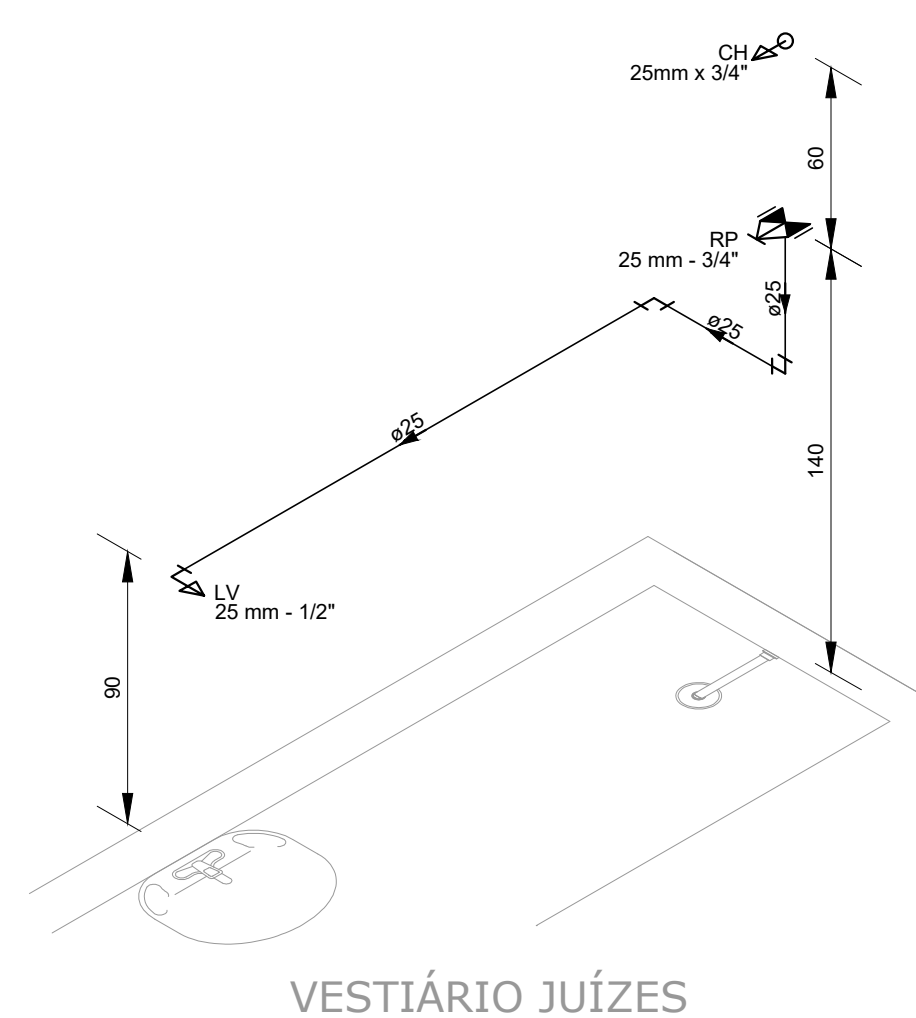

DETALHE HID-2  
ESCALA 1:25

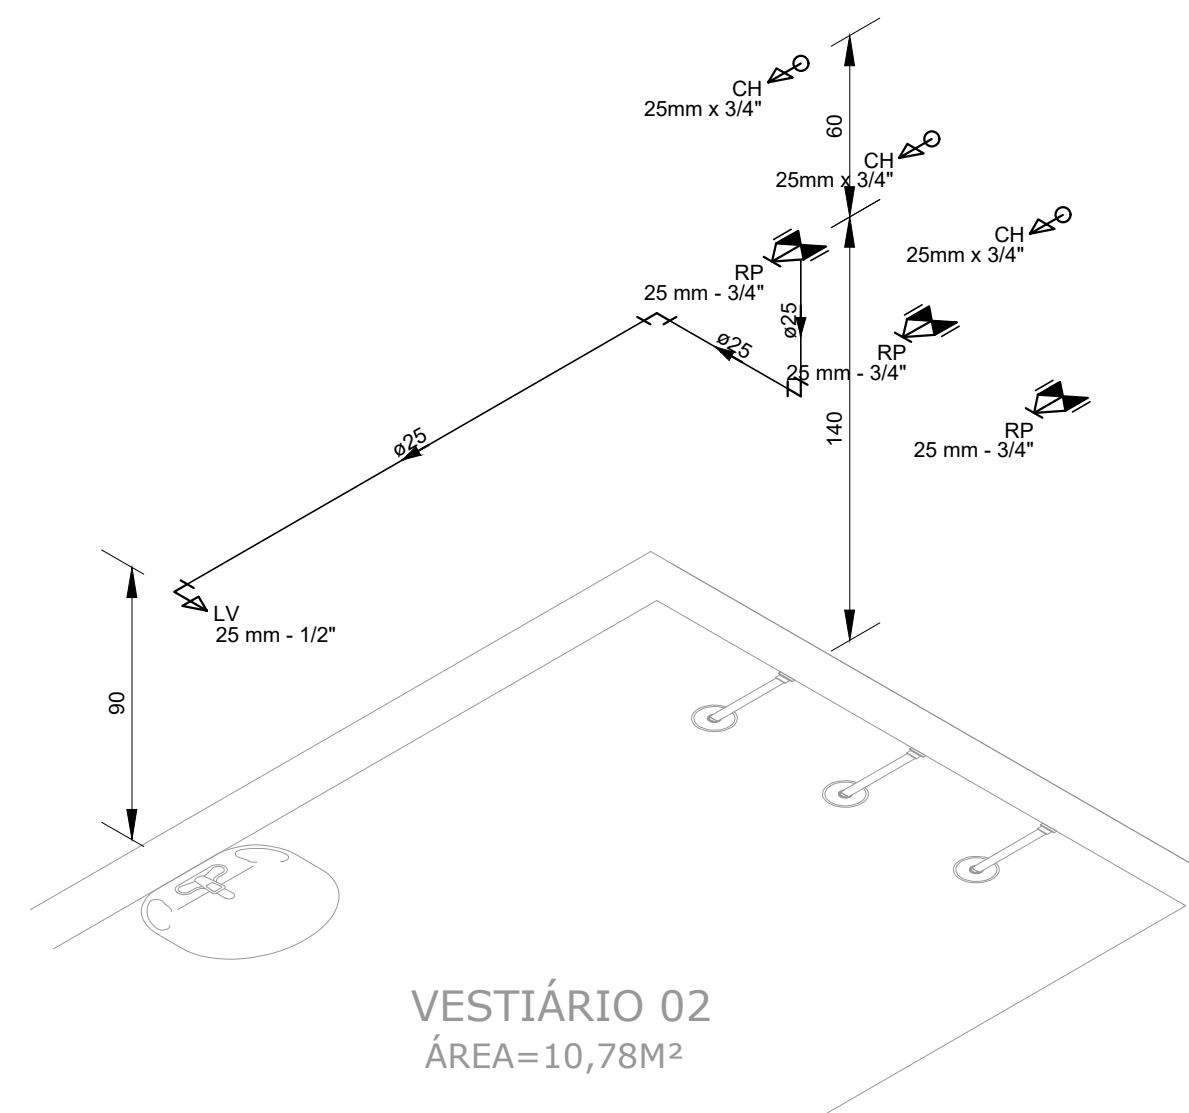

DETALHE HID-3  
ESCALA 1:25

REV. 01	20/09/2021	ALTERAÇÃO DO PROGRAMA DE NECESSIDADES	DAC
REV. 00	24/04/2021	EMIÇÃO INICIAL	DAC
REVISÃO:	DATA :	DESCRIÇÃO:	
CLIENTE			
 <b>Prefeitura Municipal de Pouso Alegre</b>			
PROJETO		GERÊNCIA DE PROJETOS	
 Rua Miguel Vianna, n.º 81, Sala 12 Bairro Morro Chic CEP: 37500-080 - Itajubá / MG Tel: (35) 3623-5720 www.dacengenharia.com.br		PEDRO HENRIQUE JUSTINIANO	ENG. CIVIL
		COORDENAÇÃO DE PROJETOS	ALOSIO CAETANO FERREIRA
EMPREENDIMENTO		RESPONSÁVEL TÉCNICO	
REFORMA DO CAMPO DE FUTEBOL SÃO CRISTOVÃO		ENG. CIVIL FLÁMIA C. BARBOSA	
ENDEREÇO		PROJETO	
RUA BENEDITO OLAVO DE TOLEDO, B. SÃO CRISTOVÃO		FLAVIANA MÁRIS DE PAIVA E SILVA - ENG. CIVIL	
POUSO ALEGRE - MINAS GERAIS		DESENHO	
ASSUNTO		FLAVIANA MÁRIS DE PAIVA E SILVA - ENG. CIVIL	
PROJETO DE INSTALAÇÕES DE ÁGUA		DISCIPLINA	
PLANTA BAIXA DO TÉRREO, DETALHES, LISTA DE MATERIAIS E LEGENDA.		ÁGUA FRIA	
FOLHA Nº.		FASE DO PROJETO	
ÚNICA		EXECUTIVO	
DATA INICIAL	ESCALA	REVISÃO	ARQUIVO
24/04/2020	INDICADA	R01	DAC-PMPA-SCR-PE-AGF-R01.DWG