


PROJETO ARQUITETÔNICO DO CAMPO DE FUTEBOL SÃO CRISTOVÃO
ESCALA INDICADA

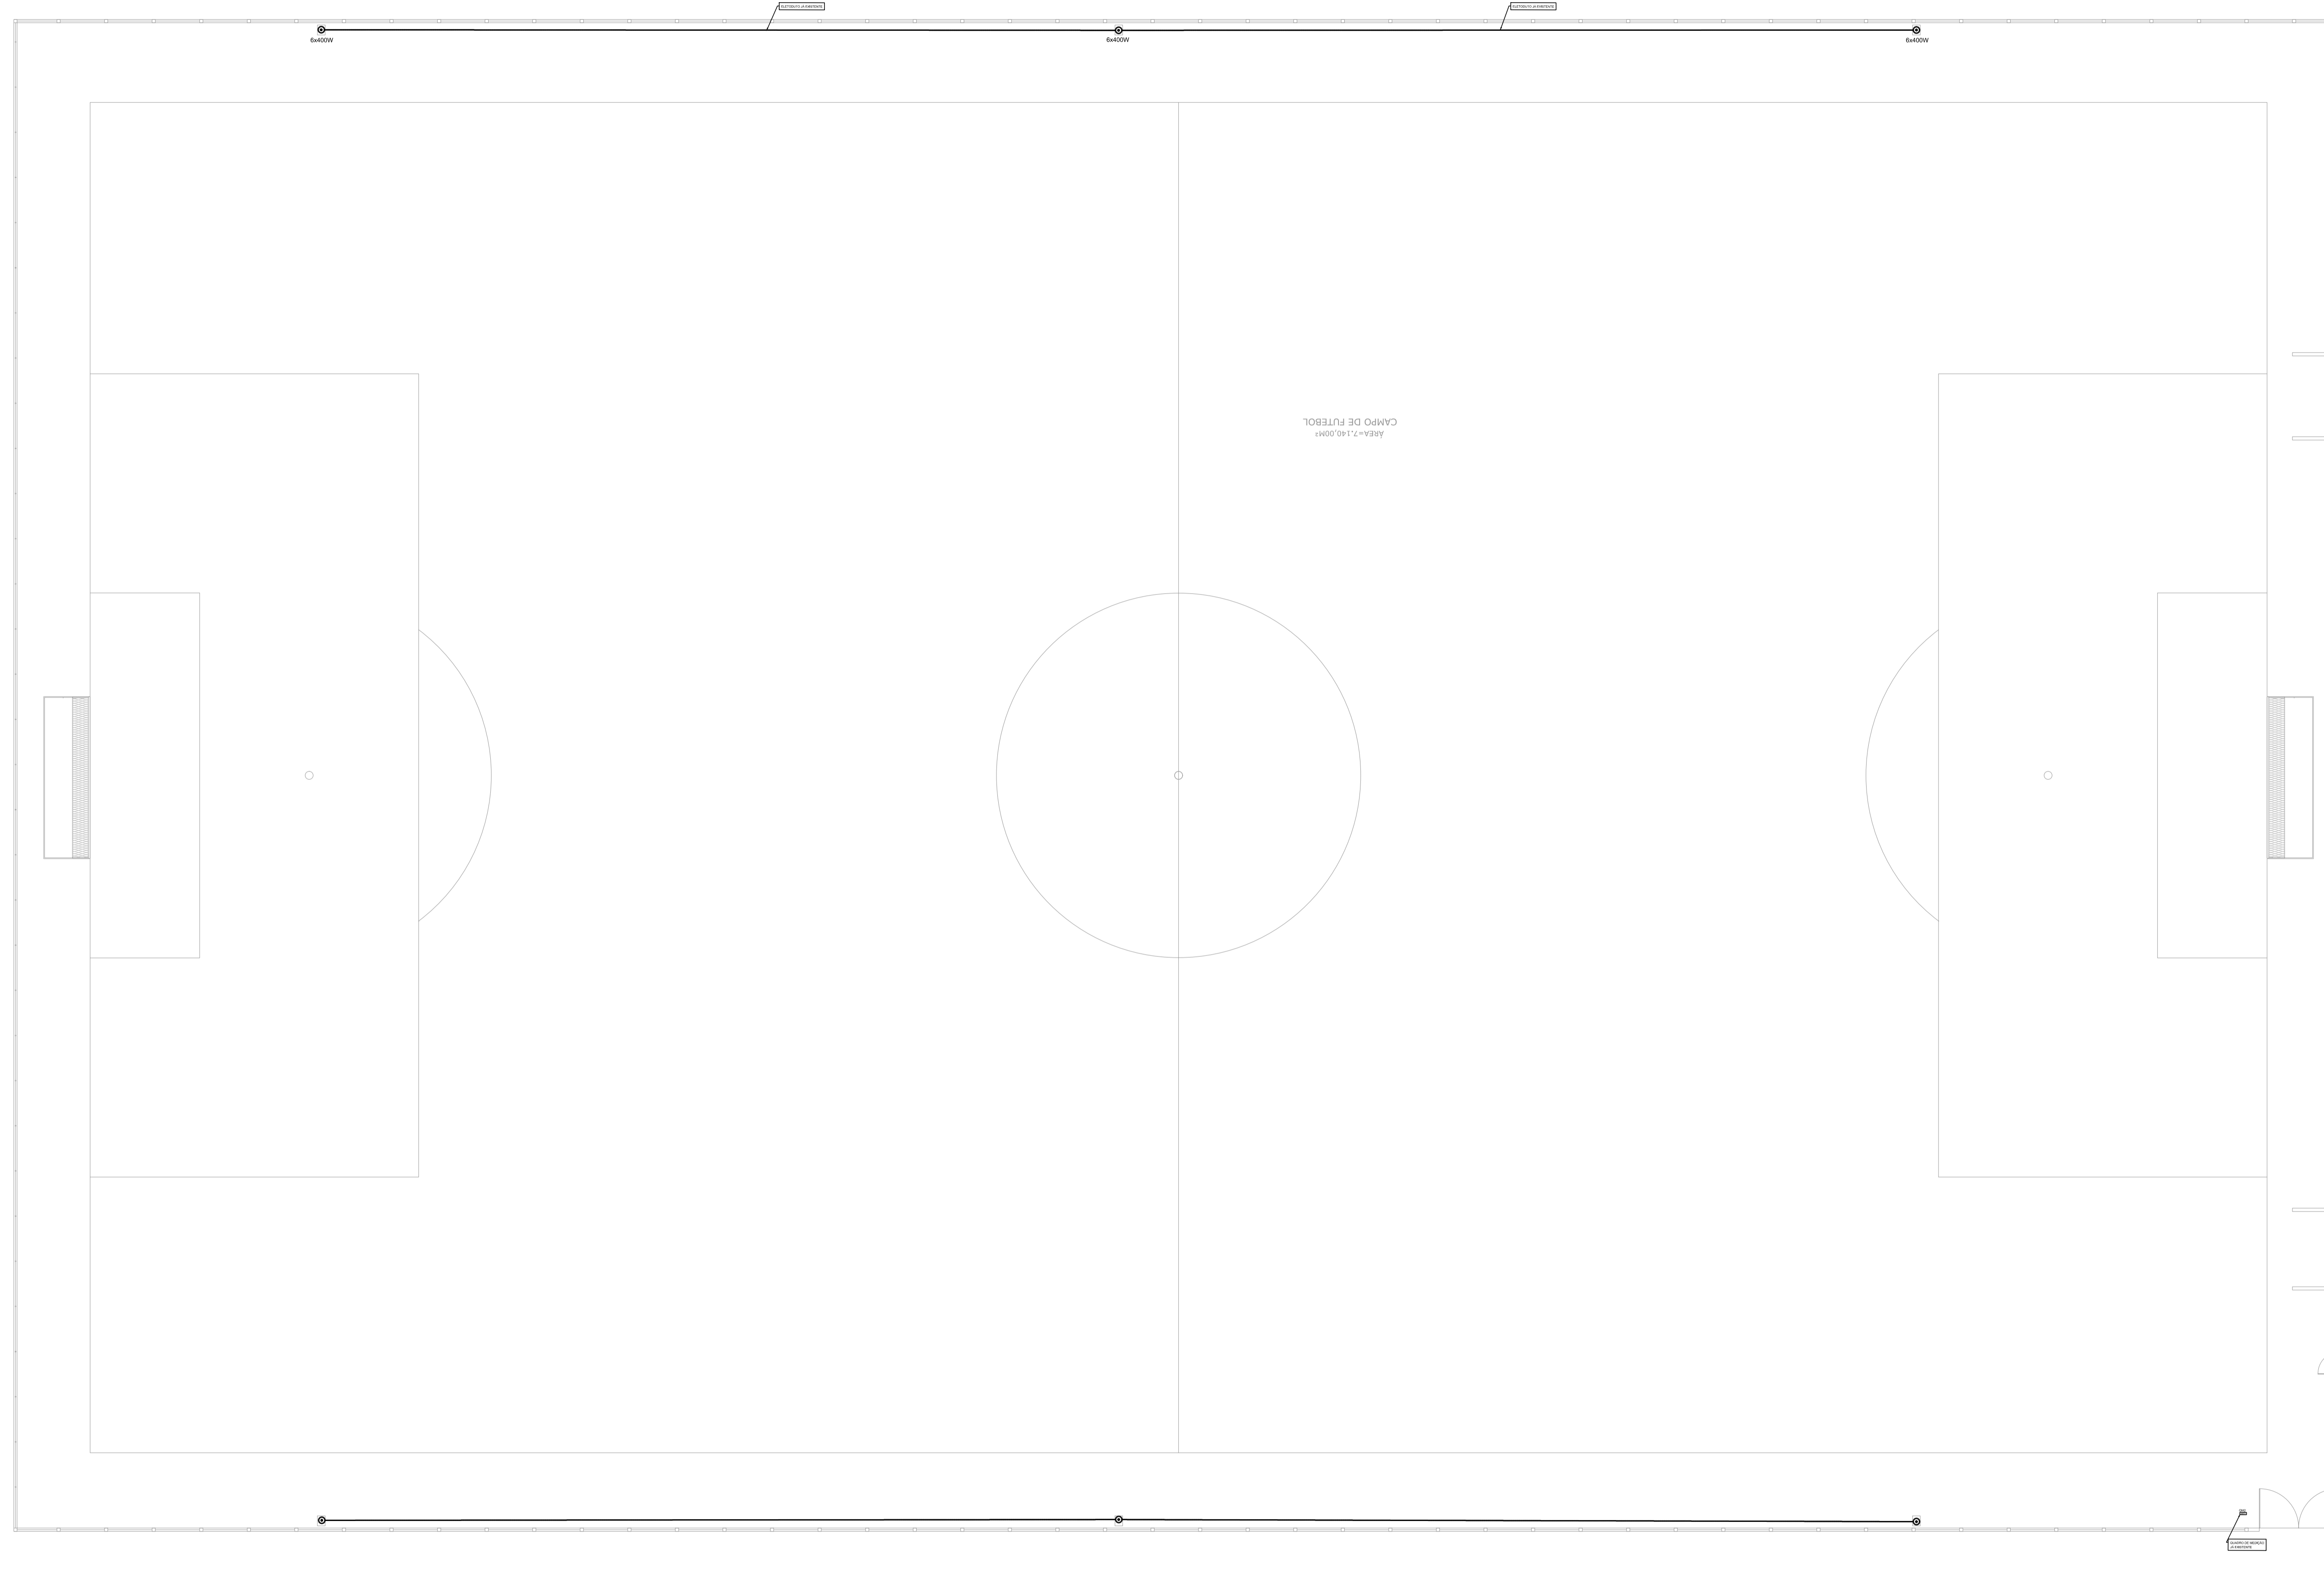

PLANTA BAIXA CAMPO
Escala: 1:150

- NOTAS**
- MEDIDAS EM CENTÍMETROS E NEVEIS EM METROS;
 - CONFERIR MEDIDAS NO LOCAL;
 - VERIFICAR DETALHES CONSTRUTIVOS PERTINENTES NO MEMORIAL DESCRITIVO;
 - ALTERAÇÕES NESTE PROJETO SOMENTE COM AUTORIZAÇÃO EXPRESSA DA FISCALIZAÇÃO E DA EMPRESA PROJETISTA.
- REFERÊNCIAS:**
- PLANILHA DE QUANTITATIVOS;
 - MEMORIAL DESCRITIVO E ESPECIFICAÇÕES TÉCNICAS.


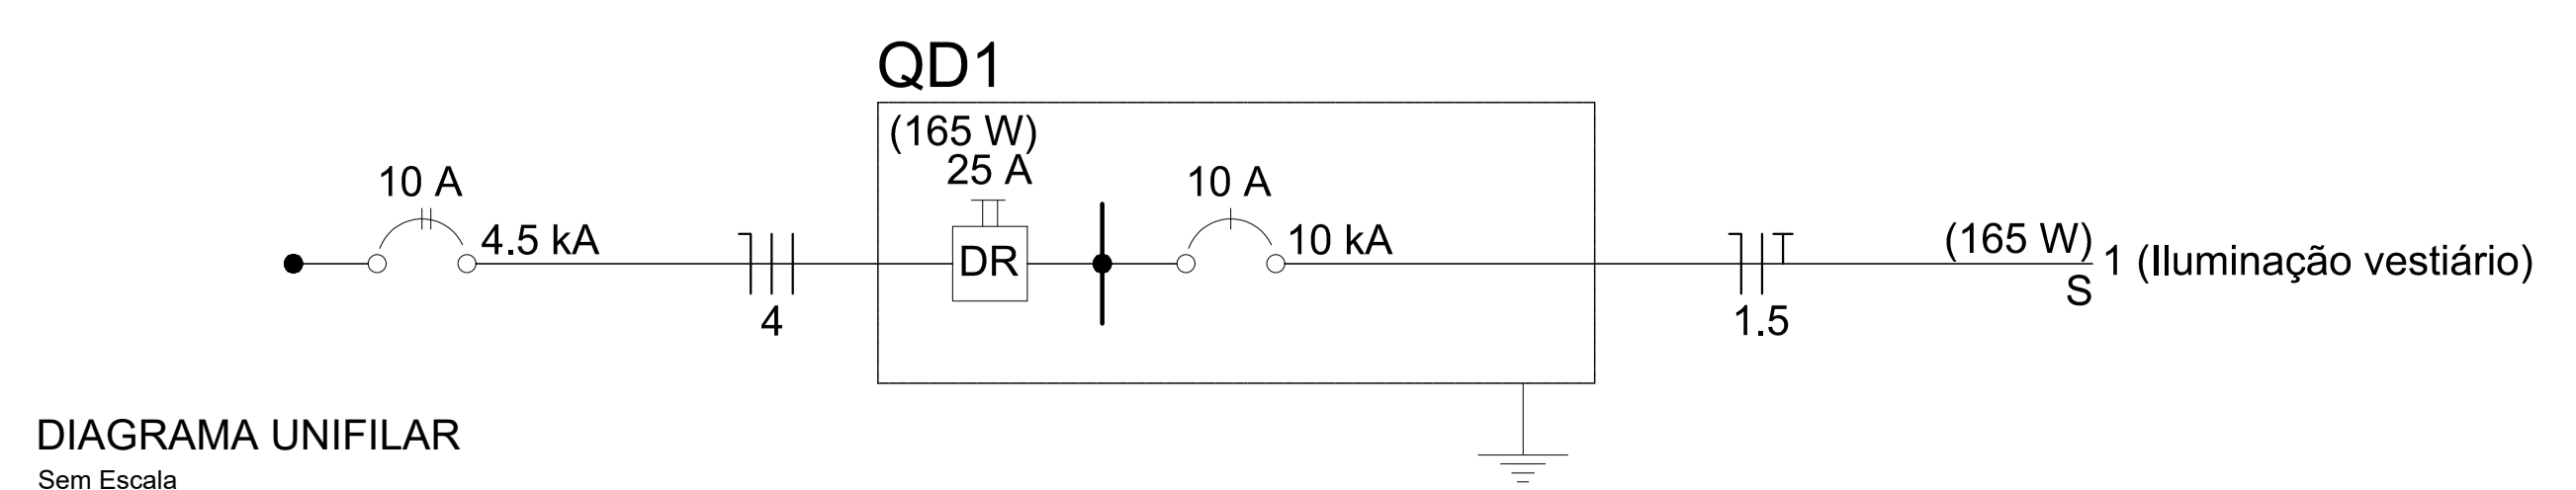


DIAGRAMA UNIFILAR
Sem Escala

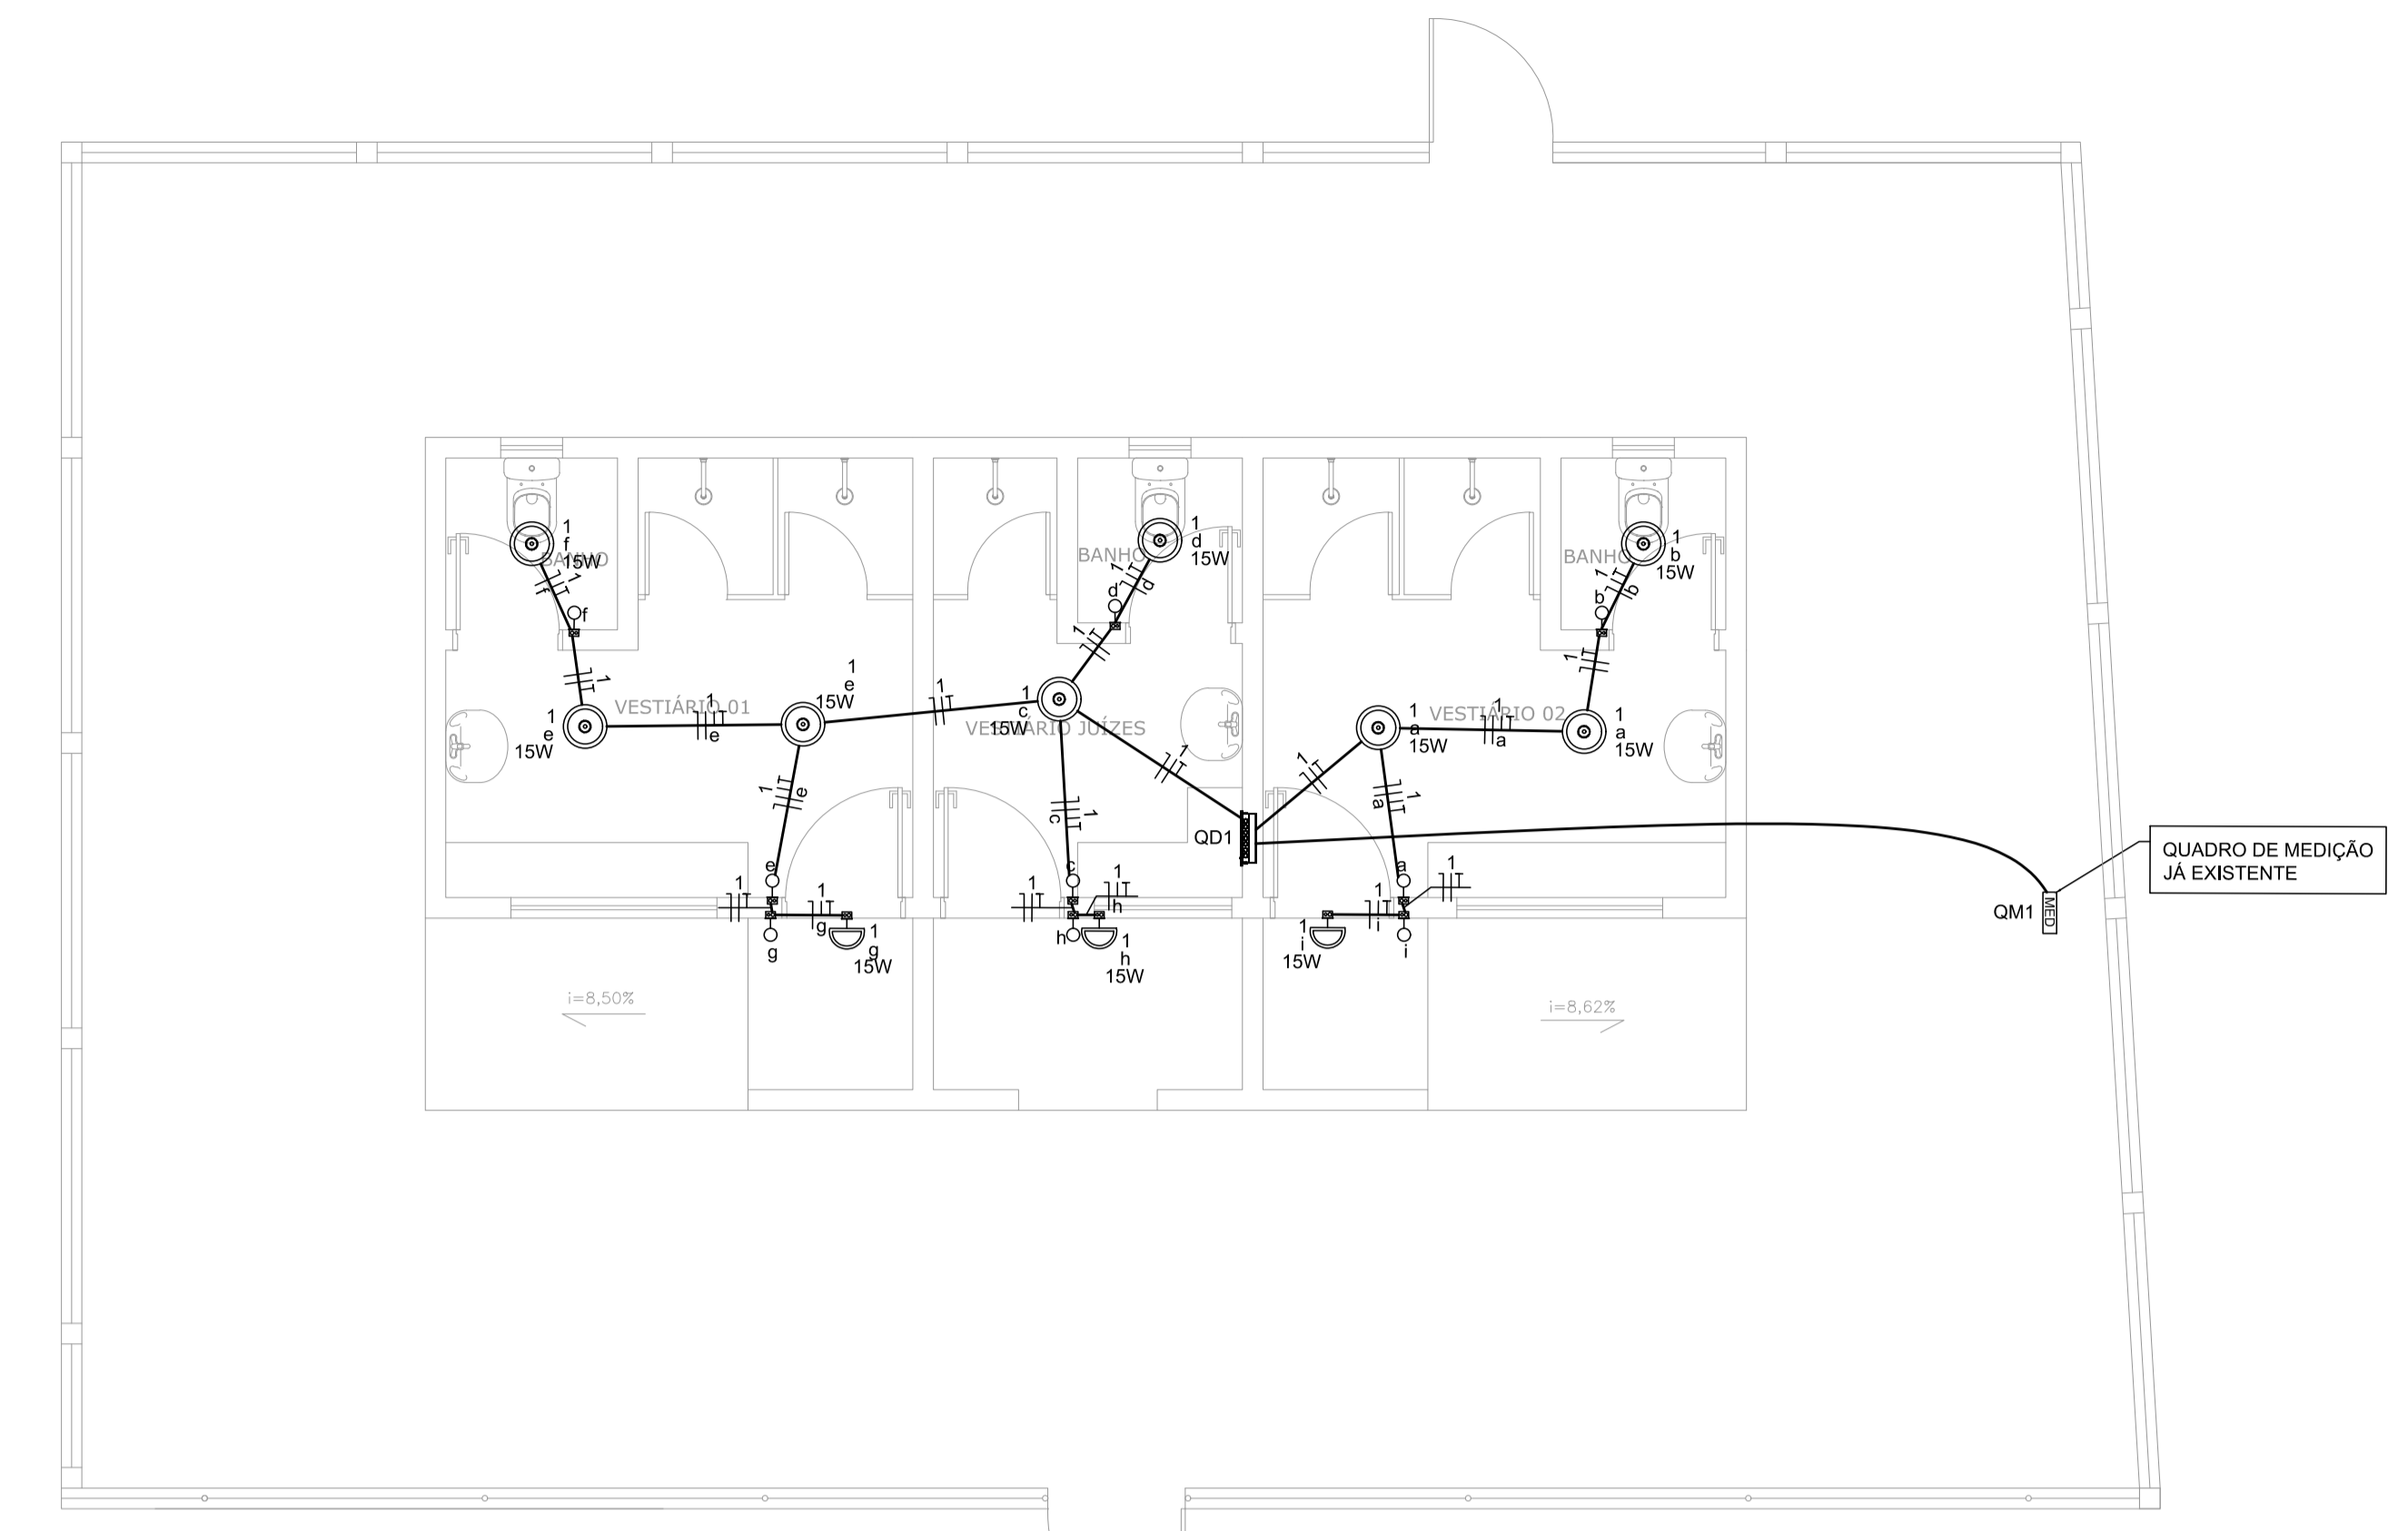

PLANTA BAIXA VESTIÁRIOS
Escala: 1:50

Elétrica	
	Teto
	Alta
	Média
	Piso

	Interruptor simples 1 tecla - 1,10m do piso
	Ponto genérico de luz 15W
	Ponto genérico de luz 400W
	Quadro de distribuição

Elétrica	
Acessórios p/ eletrodutos	
Caixa PVC 4x2"	9 pc
Cabo Unipolar (cobre)	
Isol.PVC - 450/750V (ref. Pirastic Ecoplus BWF Flexível)	
1.5 mm ² - Amarelo	30.1 m
1.5 mm ² - Azul claro	57.62 m
1.5 mm ² - Preto	40.32 m
1.5 mm ² - Verde-amarelo	57.62 m
Dispositivo Elétrico - embutido	
Placa 2x4"	
Interruptor simples - 1 tecla	9 pc
Dispositivo de Proteção	
Disjuntor Unipolar Termomagnético - norma DIN (Curva C)	
10 A - 10 kA	1 pc
Interruptor tetrapolar DR (3 fases/neutro - In 30mA) - DIN 25 A	1 pc
Eletroduto PVC flexível	
Eletroduto leve 3/4"	
Ponto de luz	
Ponto de luz 15W	11 pc
400W	36 pc
Quadro distrib. chapa pintada - embutir	
Barr. bif., no Fuso+disj. geral - UL (Ref. Cemar)	
Cap. 12 disj. unip. - In barr. 100 A	1 pc

- NOTAS:**
- OS CABOS DEVEM SAIR DO QUADRO E DO PAINEL PERCORRENDO O VESTIÁRIO PELO TETO;
 - OS QUADROS DE MEDIÇÃO JÁ EXISTEM NO LOCAL;
 - A FIAÇÃO DE ILUMINAÇÃO DO CAMPO JÁ EXISTE, SENDO FEITO A TROCA DAS LÂMPADAS.

REV.	DATA	DESCRIÇÃO	RESP.
REV. 01	20/09/21	ALTERAÇÃO DO PROGRAMA DE NECESSIDADES	DAC
REV. 00	24/04/20	EMISSÃO INICIAL	DAC

Prefeitura Municipal de Pouso Alegre

<p>Rua Miguel Varma, nº 01, Sala 12 Bairro Morro Chic CEP: 37500-080 - Itajubá / MG Tel: (35) 3623-5700 www.dacengenharia.com.br</p>	<p>GERÊNCIA DE PROJETOS: PEDRO HENRIQUE JUSTINIANO ENG. CIVIL</p> <p>COORDENAÇÃO DE PROJETOS: ALOISIO CAETANO FERRERA CREA: MG-97.132/0</p> <p>RESPONSÁVEL TÉCNICO: ENG. CIVIL FLÁVIA G. BARBOSA CREA: MG-187.842/0</p> <p>PROJETO: ENG. CIVIL THAIS VIVIANE COMBIRA</p> <p>DESENHO: RENAN SOUZA TOLEDO</p>
--	---

EMPREENHAMENTO			
REFORMA DO CAMPO DE FUTEBOL SÃO CRISTOVÃO			
ENDEREÇO: RUA BENEDITO OLAVO DE TOLEDO, B. SÃO CRISTOVÃO POUSO ALEGRE - MINAS GERAIS	DISCIPLINA: ELÉTRICA	FASE DO PROJETO: EXECUTIVO	
ASSUNTO: PLANTA BAIXA LEGENDA E DIAGRAMA UNIFILAR LISTA DE MATERIAIS	FOLHA Nº: ÚNICA		
DATA INICIAL: 24/04/2020	ESCALA: INDICADA	REVISÃO: R01	ARQUIVO: DAC-PMPA-SCR-PE-ELE-R01.DWG