




PROJETO DE PREVENÇÃO DE COMBATE A INCÊNDIO E PÂNICO DO CAMPO DE FUTEBOL PANTANO
ESCALA INDICADA

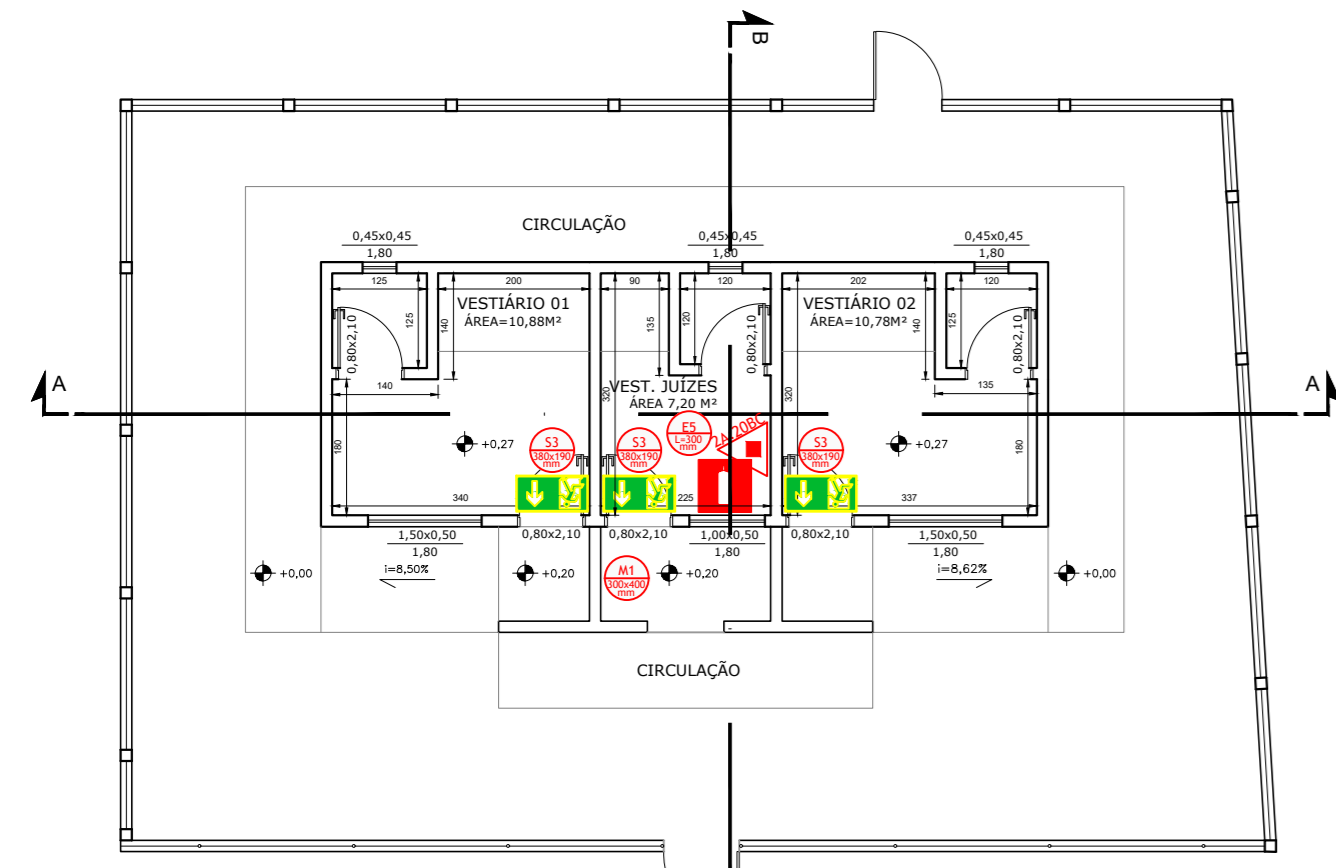


PLANTA BAIXA
Escala: 1:100

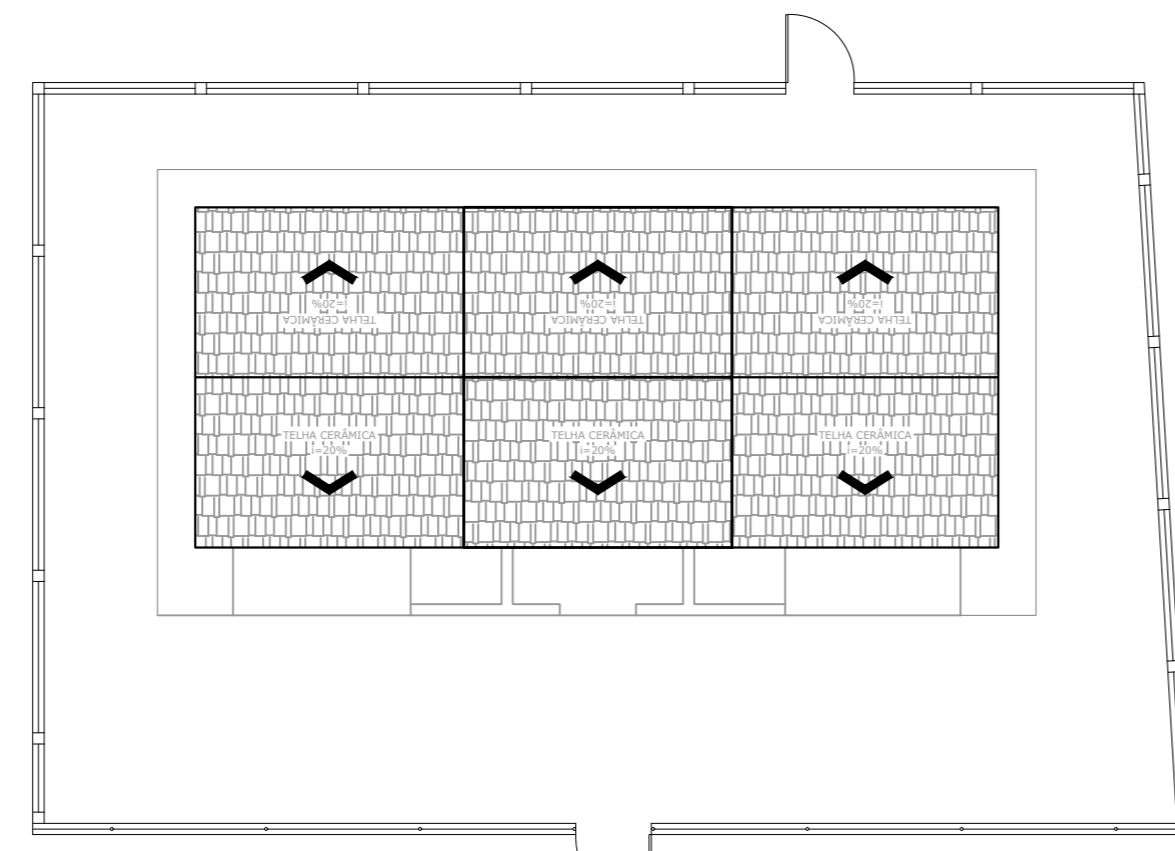


PLANTA COBERTURA
Escala: 1:100

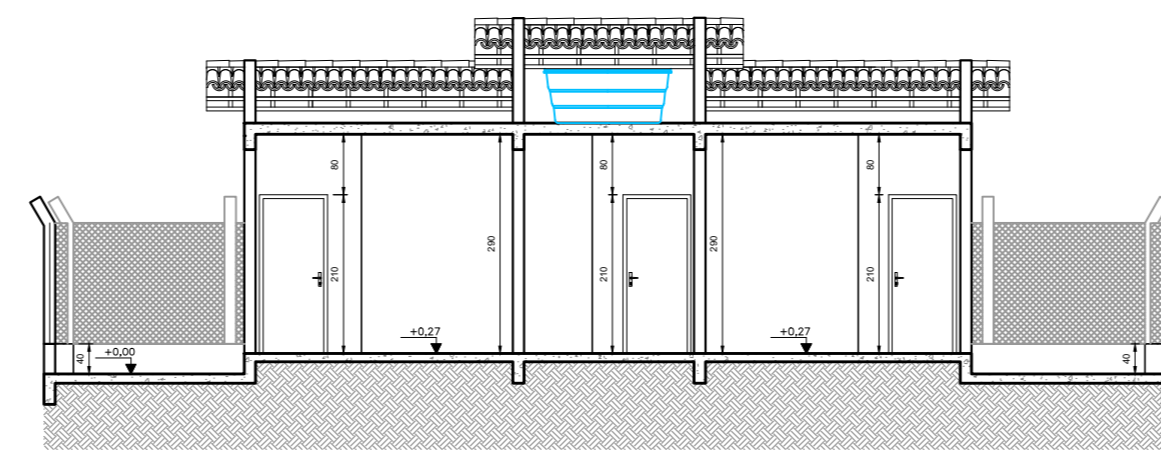

CORTE AA
Escala: 1:100

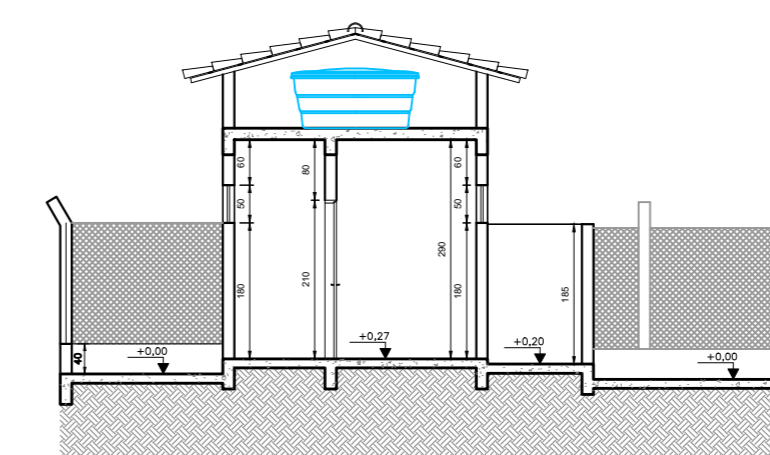


CORTE BB
Escala: 1:100

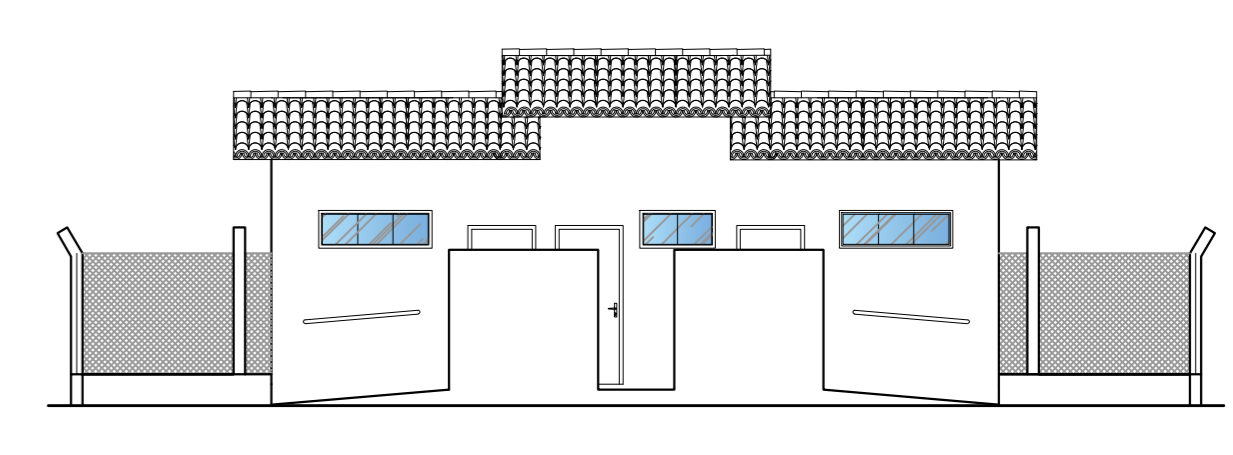

FACHADA
Escala: 1:100

QUADRO DE ÁREAS	
PAVIMENTO TERREO	33,67 m ²
TOTAL	33,67 m ²

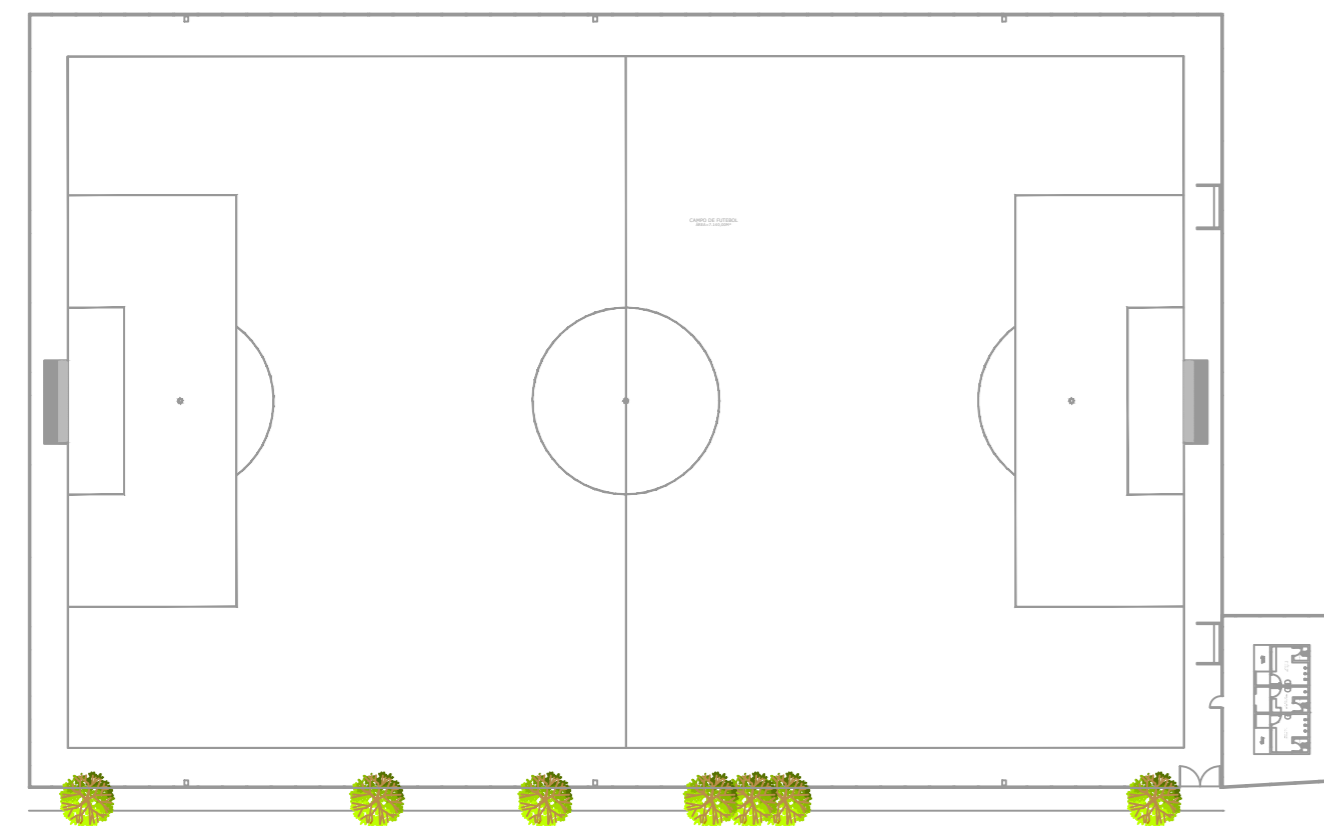


LOCAÇÃO
Escala: 1:850

LEGENDA SÍMBOLOS GRÁFICOS			
EQUIPAMENTOS INSTALADOS			
EXTINTORES	ITEM	INSTALADOS	SÍMBOLO
	CARGA DE PÓ ABC	01	



SIMBOLOGIA PARA A SINALIZAÇÃO DE EMERGÊNCIA						
SINALIZAÇÃO DE ORIENTAÇÃO E SALVAMENTO						
CÓDIGO	INSTALADOS	IDENTIF.	SÍMBOLO	SIGNIFICADO	FORMA E COR	APLICAÇÃO
S3	03			SAÍDA DE EMERGÊNCIA	PLACA COM SIMBOLOGIA RETANGULAR, FUNDO VERDE E PICTOGRAMA FOTOLUMINESCENTE	INDICAÇÃO DE UMA SAÍDA DE EMERGÊNCIA A SER FIXADA ACIMA DA PORTA, PARA INDICAR SEU ACESSO
M1	01			VER DETALHE SINALIZAÇÃO NO PROJETO	SÍMBOLO: QUADRADA OU RETANGULAR FUNDO: VERDE MENSAGEM: INDICANDO NÚMERO DO PAVIMENTO	NA ENTRADA PRINCIPAL DA EDIFICAÇÃO
SINALIZAÇÃO DE EQUIPAMENTOS DE COMBATE A INCÊNDIO						
CÓDIGO	INSTALADOS	IDENTIF.	SÍMBOLO	SIGNIFICADO	FORMA E COR	APLICAÇÃO
E5	01			EXTINTOR DE INCÊNDIO	SÍMBOLO: QUADRADA FUNDO: VERMELHA PICTOGRAMA: FOTOLUMINESCENTE	INDICAÇÃO DE LOCALIZAÇÃO DOS EXTINTORES DE INCÊNDIO
E12	01			SINALIZAÇÃO DE SOLO PARA EQUIPAMENTOS DE COMBATE A INCÊNDIO (HIDRANTES E EXTINTORES)	SÍMBOLO: QUADRADA (1,00M x 1,00M) FUNDO: VERMELHA (0,70M x 0,70M) PICTOGRAMA: BORDA AMARELA (LARGURA=15CM)	INDICAÇÃO DE LOCALIZAÇÃO DOS EQUIPAMENTOS DE COMBATE A INCÊNDIO PARA EVITAR OBSTRUÇÃO

ANEXO K – MEDIDAS DE SEGURANÇA			
INFORMATIVO – MEDIDAS DE SEGURANÇA			
EXTINTORES IT 16	CARGA DE PÓ ABC 2A:20B-C – (1 UNIDADE)		
ALARME E DETECÇÃO	NÃO EXIGIDO		
HIDRANTES	NÃO EXIGIDO		
SINALIZAÇÃO DE EMERGÊNCIA	5 UNIDADES CONFORME IT-15		
BRIGADA DE INCÊNDIO	NÃO EXIGIDO		
CLASSIFICAÇÃO			
GRUPO	OCUPAÇÃO	DIVISÃO	DESCRIÇÃO
E	EDUCACIONAL E CULTURA FÍSICA	E - 3	ACADEMIAS E ESPAÇOS PARA ATIVIDADES FÍSICAS EM GERAL
CARGA DE INCÊNDIO – IT 09			
OCUPAÇÃO/USO	DESCRIÇÃO	DIVISÃO	CARGA DE INCÊNDIO EM MJ/m ²
EDUCACIONAL E CULTURA FÍSICA	ACADEMIAS E ESPAÇOS PARA ATIVIDADES FÍSICAS EM GERAL	E - 3	300
CLASSIFICAÇÃO DAS EDIFICAÇÕES E ÁREAS DE RISCO QUANTO A CARGA DE INCÊNDIO			
RISCO	CARGA DE INCÊNDIO MJ/m ²		
BAIXO	300		
CONTROLE DE MATERIAIS DE ACABAMENTO E REVESTIMENTO			
PISO	ACABAMENTO	REVESTIMENTO	NÃO SE APLICA
PAREDE	ACABAMENTO	REVESTIMENTO	NÃO SE APLICA
TETO E FORRO	ACABAMENTO	REVESTIMENTO	NÃO SE APLICA

DETALHE 3 – INST. DO EXTINTOR DE INCÊNDIO FIXADO NA PAREDE SEM ESCALA

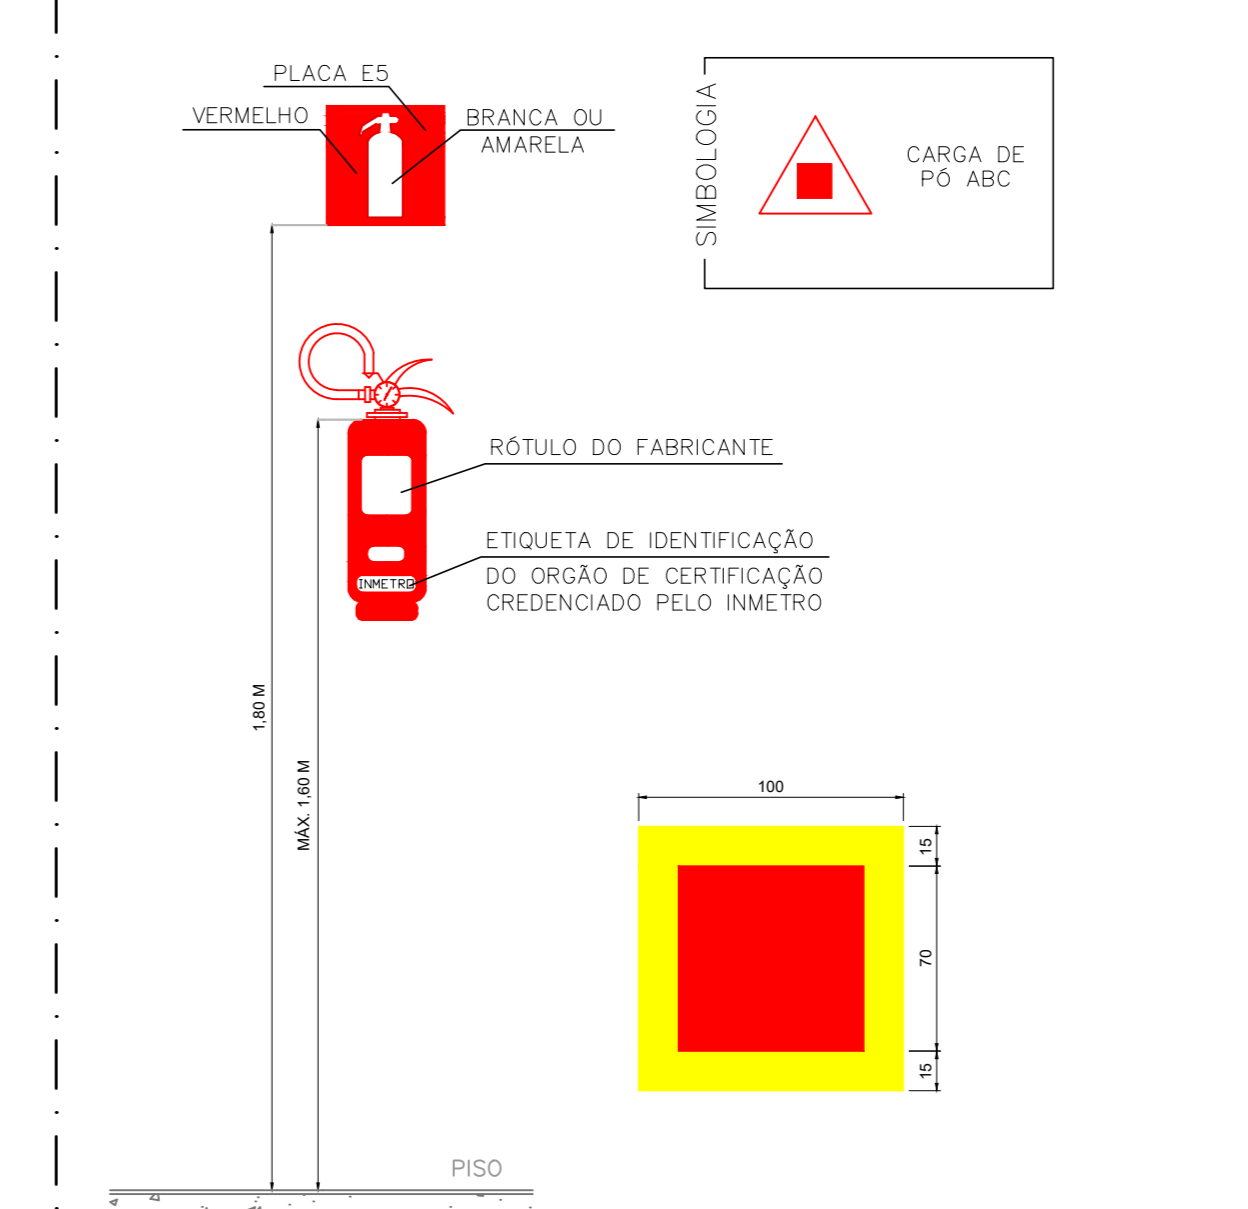

NOTAS – EXTINTORES:
 - A SINALIZAÇÃO DEVERÁ SER FIXADA NA PAREDE LOGO ACIMA DO EQUIPAMENTO PODENDO SER CONFECCIONADO EM CHAPAS METÁLICAS, DE MADEIRAS, FIBRA OU ENTÃO PINTADOS.
 - É PERMITIDO A INSTALAÇÃO DE EXTINTORES SOBRE PISO ACABADO DESDE QUE PERMANEÇAM APOIADOS EM SUPORTES APROPRIADOS E AFIXADOS DO SOLO, COM ALTURA RECOMENDADA ENTRE 0,10M E 0,20 M DO PISO.
 - OS LOCAIS DE INSTALAÇÃO DOS EXTINTORES DEVEREM POSSUIR SIMBOLOGIA E12 NO SOLO, PARA EVITAR ABSTRUÇÃO DOS EQUIPAMENTOS DE COMBATE A INCÊNDIO.
 - O EXTINTOR COM AGENTE DE MÚLTIPLA USO ABC PODERÁ SUBSTITUIR QUALQUER TIPO DE EXTINTOR DE CLASSES ESPECÍFICAS A,B E C DE UMA EDIFICAÇÃO OU ÁREA DE RISCO.

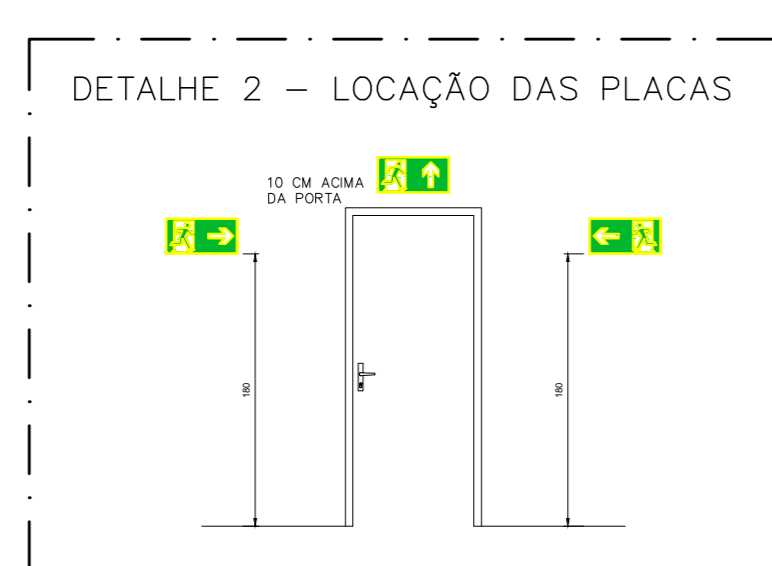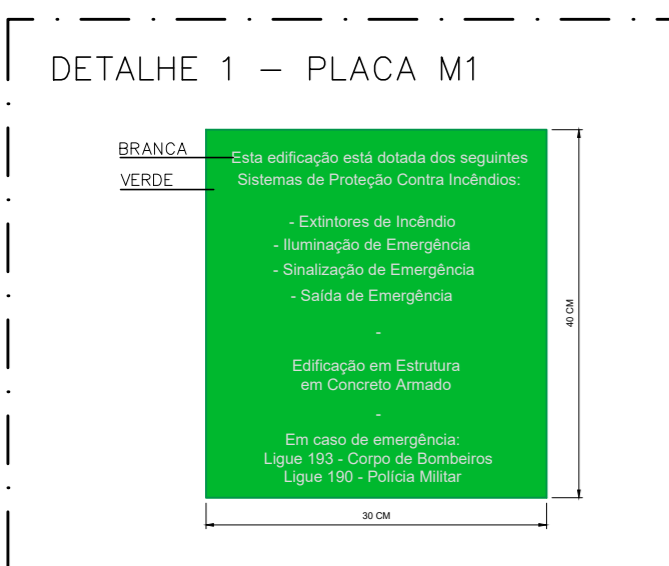

- NOTAS
- MEDIDAS E NÍVEIS EM METROS;
 - VERIFICAR DETALHES PARA INSTALAÇÃO DOS ELEMENTOS DE SEGURANÇA;
 - ALTERAÇÕES NESTE PROJETO SOMENTE COM AUTORIZAÇÃO EXPRESSA DA FISCALIZAÇÃO E DA EMPRESA PROJETISTA;
- REFERÊNCIAS:
- PLANILHA DE QUANTITATIVOS;
 - MEMORIAL DESCRITIVO E ESPECIFICAÇÕES TÉCNICAS.

REV.	DATA	DESCRIÇÃO	RESP.
REV. 01	20/09/21	ALTERAÇÕES NO PROGRAMA DE NECESSIDADES	DAC
REV. 00	24/04/20	EMIÇÃO INICIAL	DAC

Prefeitura Municipal de Pouso Alegre

DAC Engenharia

Rua Miguel Vianna, nº 81, Sala 12
Bairro Morro Chic
CEP: 37500-080 – Itajubá / MG
Tel: (35) 3623-5720
www.dacengenharia.com.br

EMPREENDIMENTO: REFORMA DO CAMPO DE FUTEBOL SÃO CRISTÓVÃO

ENDEREÇO: RUA BENEDITO OLAVO DE TOLEDO, B. SÃO CRISTÓVÃO, POUSO ALEGRE – MINAS GERAIS

DISCIPLINA: INCÊNDIO

FASE DO PROJETO: EXECUTIVO

ASSUNTO: PLANTA BAIXA, COBERTURA E LOCAÇÃO, CORTES E FACHADA, DETALHES E ELEMENTOS DE COMBATE A INCÊNDIO

FOLHA Nº: ÚNICA

DATA INICIAL	ESCALA	REVISÃO	ARQUIVO
24/04/2020	INDICADA	ROO	DAC-PMPA-SCR-PE-INC-R01.DWG