


PLANTA BAIXA - COBERTURA
ESCALA 1:50

LISTA DE MATERIAIS	
Pluvial	
Calha metálica	
Adaptador para bocal semi-circular 80 mm x 75 mm	8 pç
Cabeceira retangular 75 mm x 80 mm	12 pç
Calha retangular 75 mm x 80 mm	23.24 m
Calha semi-circular 80 mm	8 m
PVC Esgoto	
Joelho 45 75 mm	8 pç
Tubo rígido c/ ponta lisa 75 mm - 3"	18.63 m

LEGENDA	
	Adaptador para bocal semi-circular c/ terminação
	Cabeceira retangular
	Joelho 45- desce
	Joelho 45- sobe

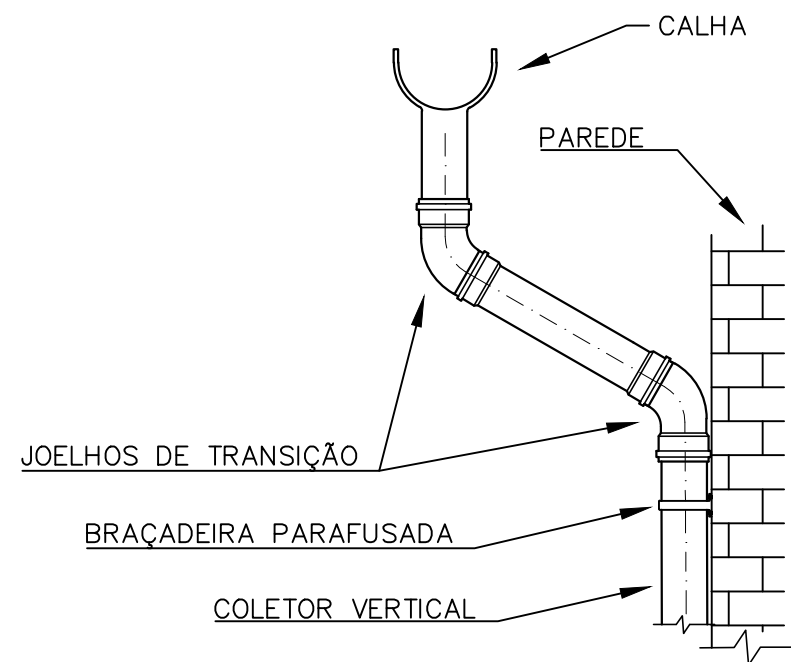

DETALHE A - TRANSIÇÃO CALHA-COLETOR VERTICAL

OBSERVAÇÕES - CALHAS E COLETORES:

- 1) NOS PONTOS DE EMENDA DE CALHA, O AÇO GALVANIZADO DEVE SER DOBRADO DE MODO A GARANTIR A QUEDA D'ÁGUA PARA LADOS OPOSTOS.
- 2) OS CONDUTORES VERTICAIS, DEMARCADOS COM O SÍMBOLO AP, DEVEM SER FIXADOS NA PAREDE POR BRAÇADEIRAS PARAFUSADAS COMO DEMONSTRADO NO DETALHE A.

REV.	DATA	DESCRIÇÃO	DAC
REV. 01	20/09/2021	ALTERAÇÃO DO PROGRAMA DE NECESSIDADES	DAC
REV. 00	24/04/2021	EMIÇÃO INICIAL	DAC
REVISÃO	DATA	DESCRIÇÃO	

CLIENTE

Prefeitura Municipal
de **Pouso Alegre**

PROJETO

DAC
engenharia

Rua Miguel Vianna, n° 81, Sala 12
Bairro Morro Chic
CEP: 37500-080 - Itajubá / MG
Tel: (35) 3623-5720
www.dacengenharia.com.br

GERÊNCIA DE PROJETOS	PEDRO HENRIQUE JUSTINIANO	ENG. CIVIL
COORDENAÇÃO DE PROJETOS	ALOISIO CAETANO FERREIRA	CREA: MG-97.132/D
RESPONSÁVEL TÉCNICO	ENG. CIVIL FLÁVIA C. BARBOSA	CREA: MG-187.842/D
PROJETO	FLAVIANA MÁRIS DE PAIVA E SILVA - ENG. CIVIL	
DESENHO	FLAVIANA MÁRIS DE PAIVA E SILVA - ENG. CIVIL	

EMPREENDIMENTO

REFORMA DO CAMPO DE FUTEBOL SÃO CRISTOVÃO

ENDEREÇO

RUA BENEDITO OLAVO DE TOLEDO, B. SÃO CRISTOVÃO
POUSO ALEGRE - MINAS GERAIS

DISCIPLINA

PLUVIAL

FASE DO PROJETO

EXECUTIVO

ASSUNTO

PROJETO DE INSTALAÇÕES DE ÁGUA PLUVIAL
PLANTA BAIXA DA COBERTURA, DETALHE, LISTA DE MATERIAIS
E LEGENDA.

FOLHA N.º

ÚNICA

DATA INICIAL	ESCALA	REVISÃO	ARQUIVO
24/04/2020	INDICADA	R01	DAC-PMPA-SCR-PE-PLU-R01.DWG