
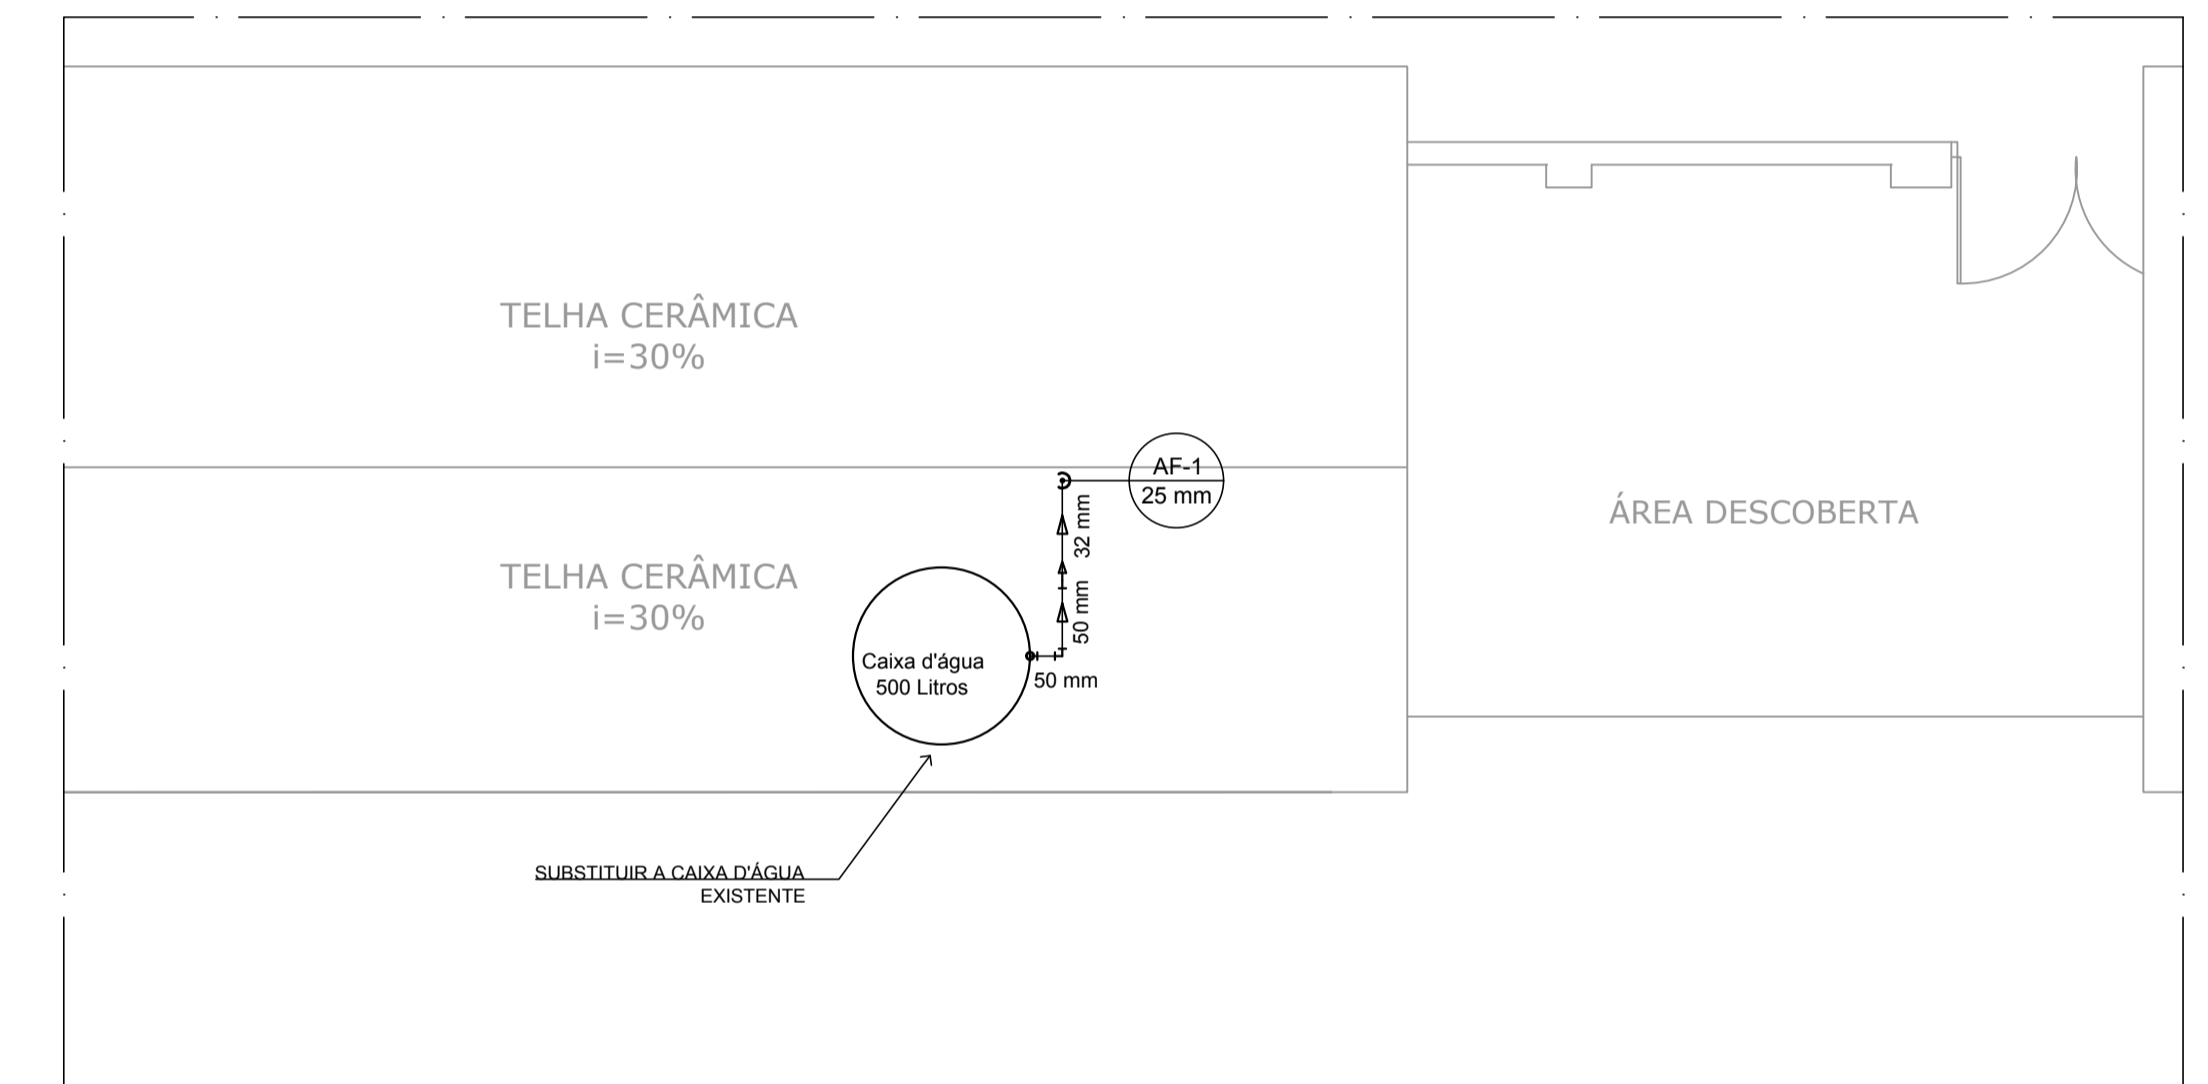


PARTE 2-1  
ESCALA 1:50

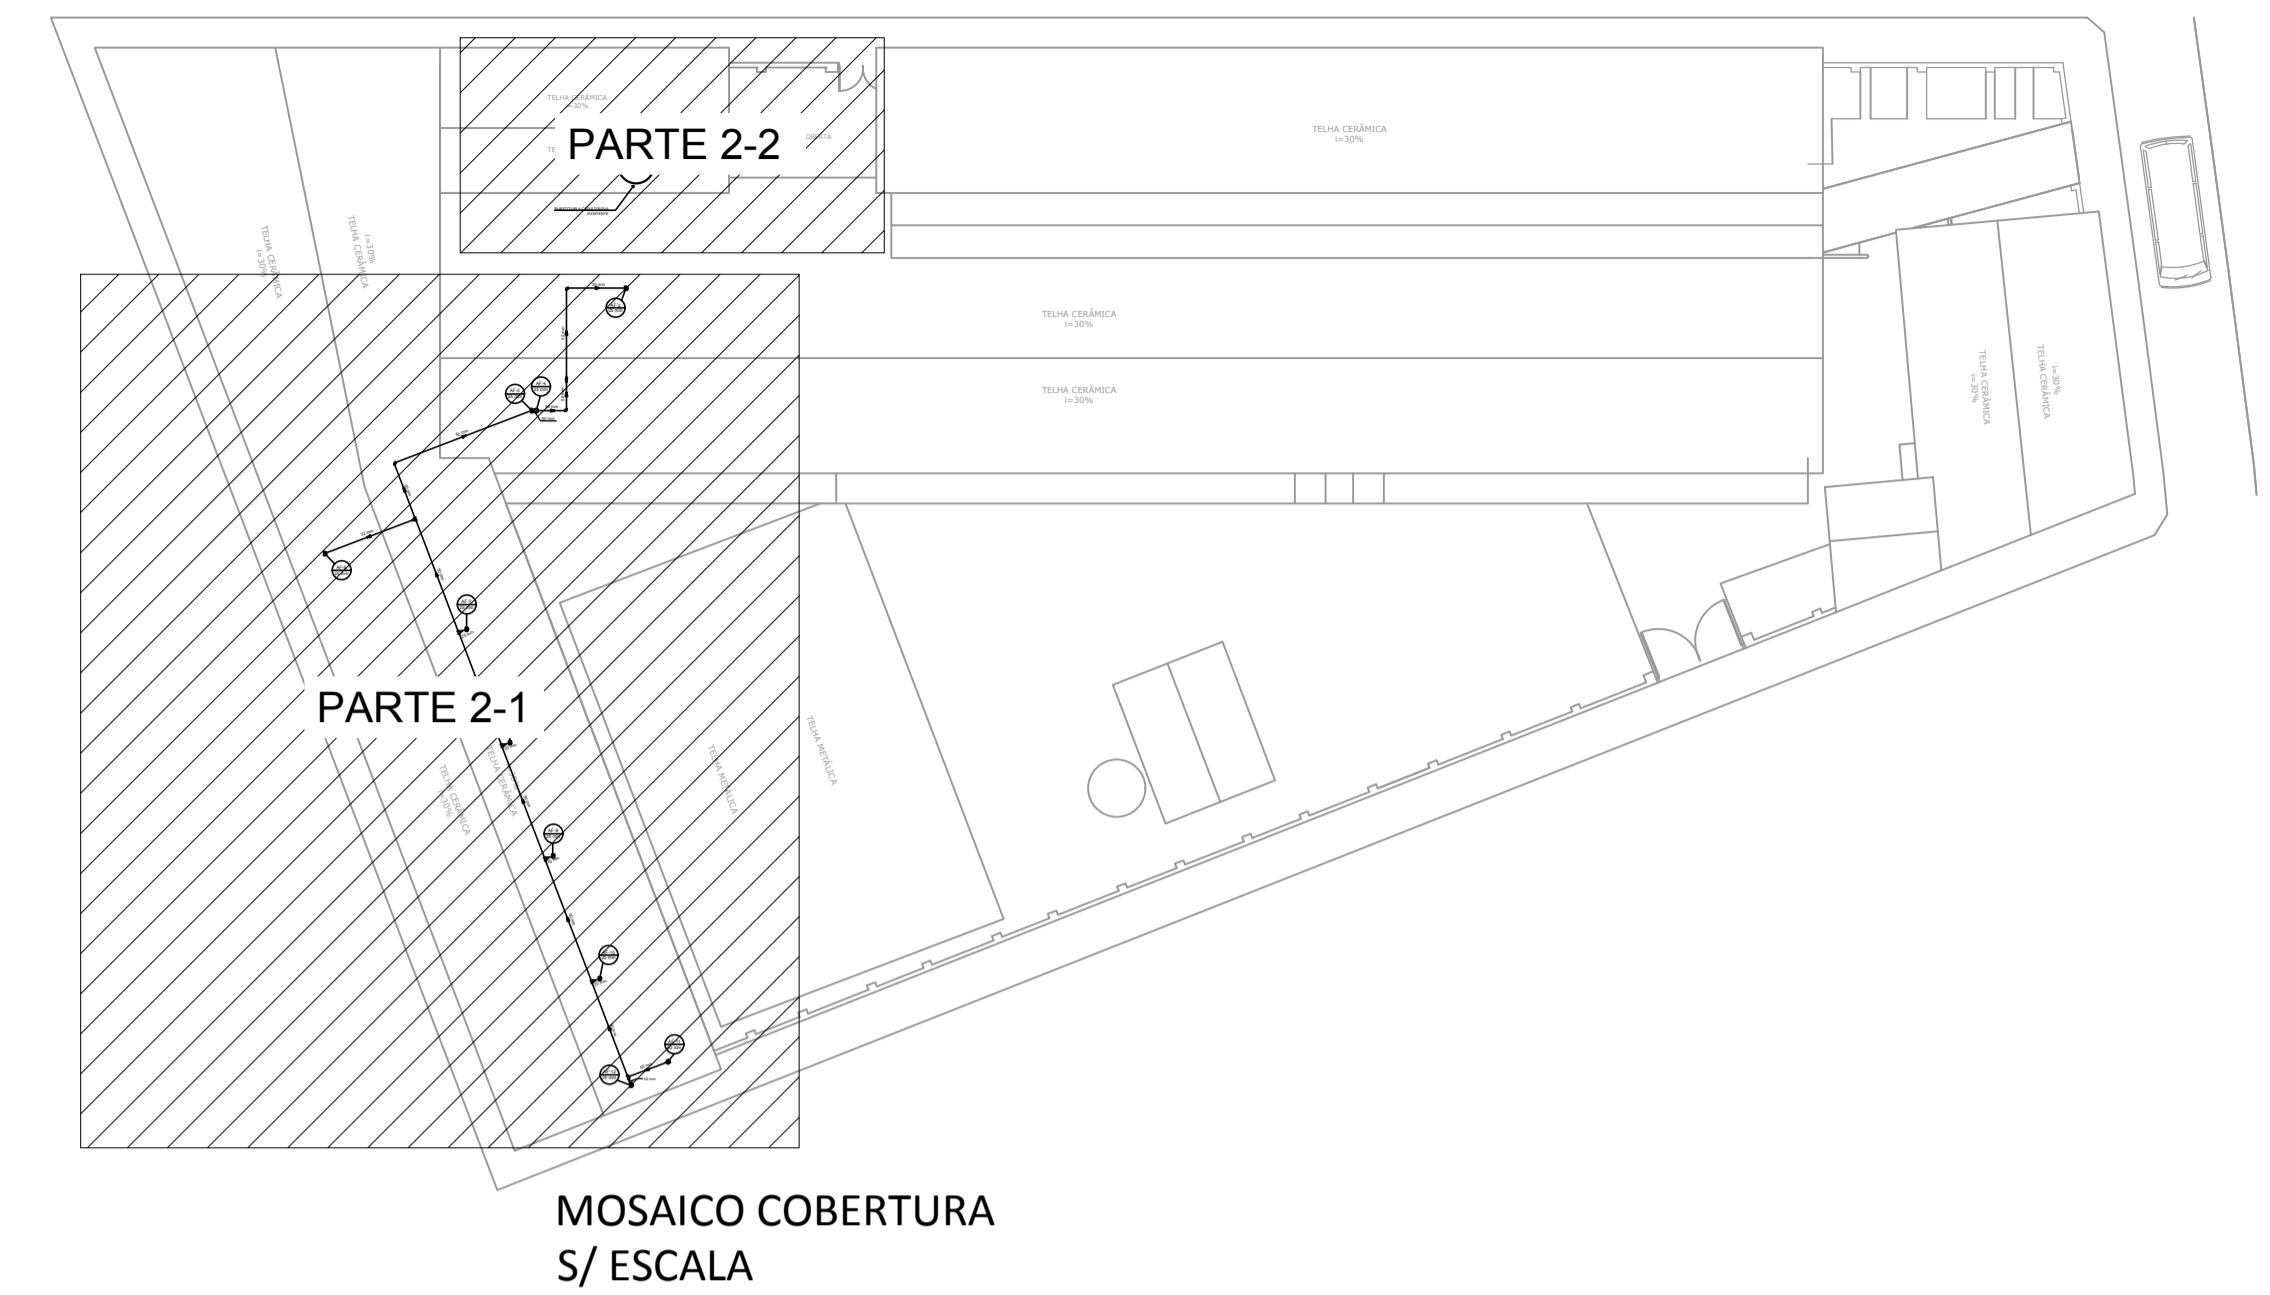

PARTE 2-2  
ESCALA 1:50

Lista de Materiais	
Água fria	
PVC rígido soldável	
Adapt sold. longo c/ flange p/ cx. d'água 25 mm - 3/4"	1 pc
Bucha de redução sold. longa 50 mm - 32 mm	2 pc
Joelho 90° soldável 25 mm	4 pc
32 mm	1 pc
50 mm	5 pc
Joelho de redução 90 soldável 32 mm - 25 mm	4 pc
Tubos 25 mm	1,19 m
32 mm	8,97 m
50 mm	32,99 m
Tê de redução 90 soldável 50 mm - 25 mm	6 pc
50 mm - 32 mm	2 pc
Reservatório cilíndrico Polietileno 500 L	1 pc

REV. 01	29/10/19	ATENDIMENTO AO RELATÓRIO DE ANÁLISE DO PROTOCOLO 70495/2019	DAC
REV. 00	28/08/19	EMISSÃO INICIAL	DAC
REVISÃO:	DATA :	DESCRIÇÃO:	RESP.:
CLIENTE			
 <p>Prefeitura Municipal de Pouso Alegre</p>			
 <p>Rua Miguel Vianna, nº 81, Sala 12 Bairro Morro Chic CEP: 37500-080 - Itajubá / MG Tel: (35) 3623-5720 www.dacengenharia.com.br</p>		GERÊNCIA DE PROJETOS DENIS DE SOUZA SILVA CREA: MG-127.216/D	
		COORDENAÇÃO DE PROJETOS ALOSIO CAETANO FERREIRA CREA: MG-97.132/D	
RESPONSÁVEL TÉCNICO ENGR. CIVIL FLÁVIA C. BARBOSA CREA: MG-187.842/D		PROJETO: CAMILA DA SILVA ANDRADE	
DESENHO CAMILA DA SILVA ANDRADE			
EMPREENDIMENTO <b>REFORMA E AMPLIAÇÃO DO CEM PROF. TEREZINHA B. HARDY</b>			
ENDEREÇO AVENIDA 19 DE OUTUBRO, 195 – SÃO CRISTÓVÃO POUSO ALEGRE – MINAS GERAIS		DISCIPLINA <b>ÁGUA</b>	
ASSUNTO PROJETO DE INSTALAÇÃO HIDRÁULICA PLANTA BAIXA COBERTURA E LISTA DE MATERIAIS		FASE DO PROJETO <b>EXECUTIVO</b>	
		FOLHA Nº. <b>02/03</b>	
DATA INICIAL 28/08/2019	ESCALA INDICADA	REVISÃO R01	ARQUIVO DAC-PMPA-THY-PE-AGF-ROL.DWG